








Nam/Trancha:
01/03

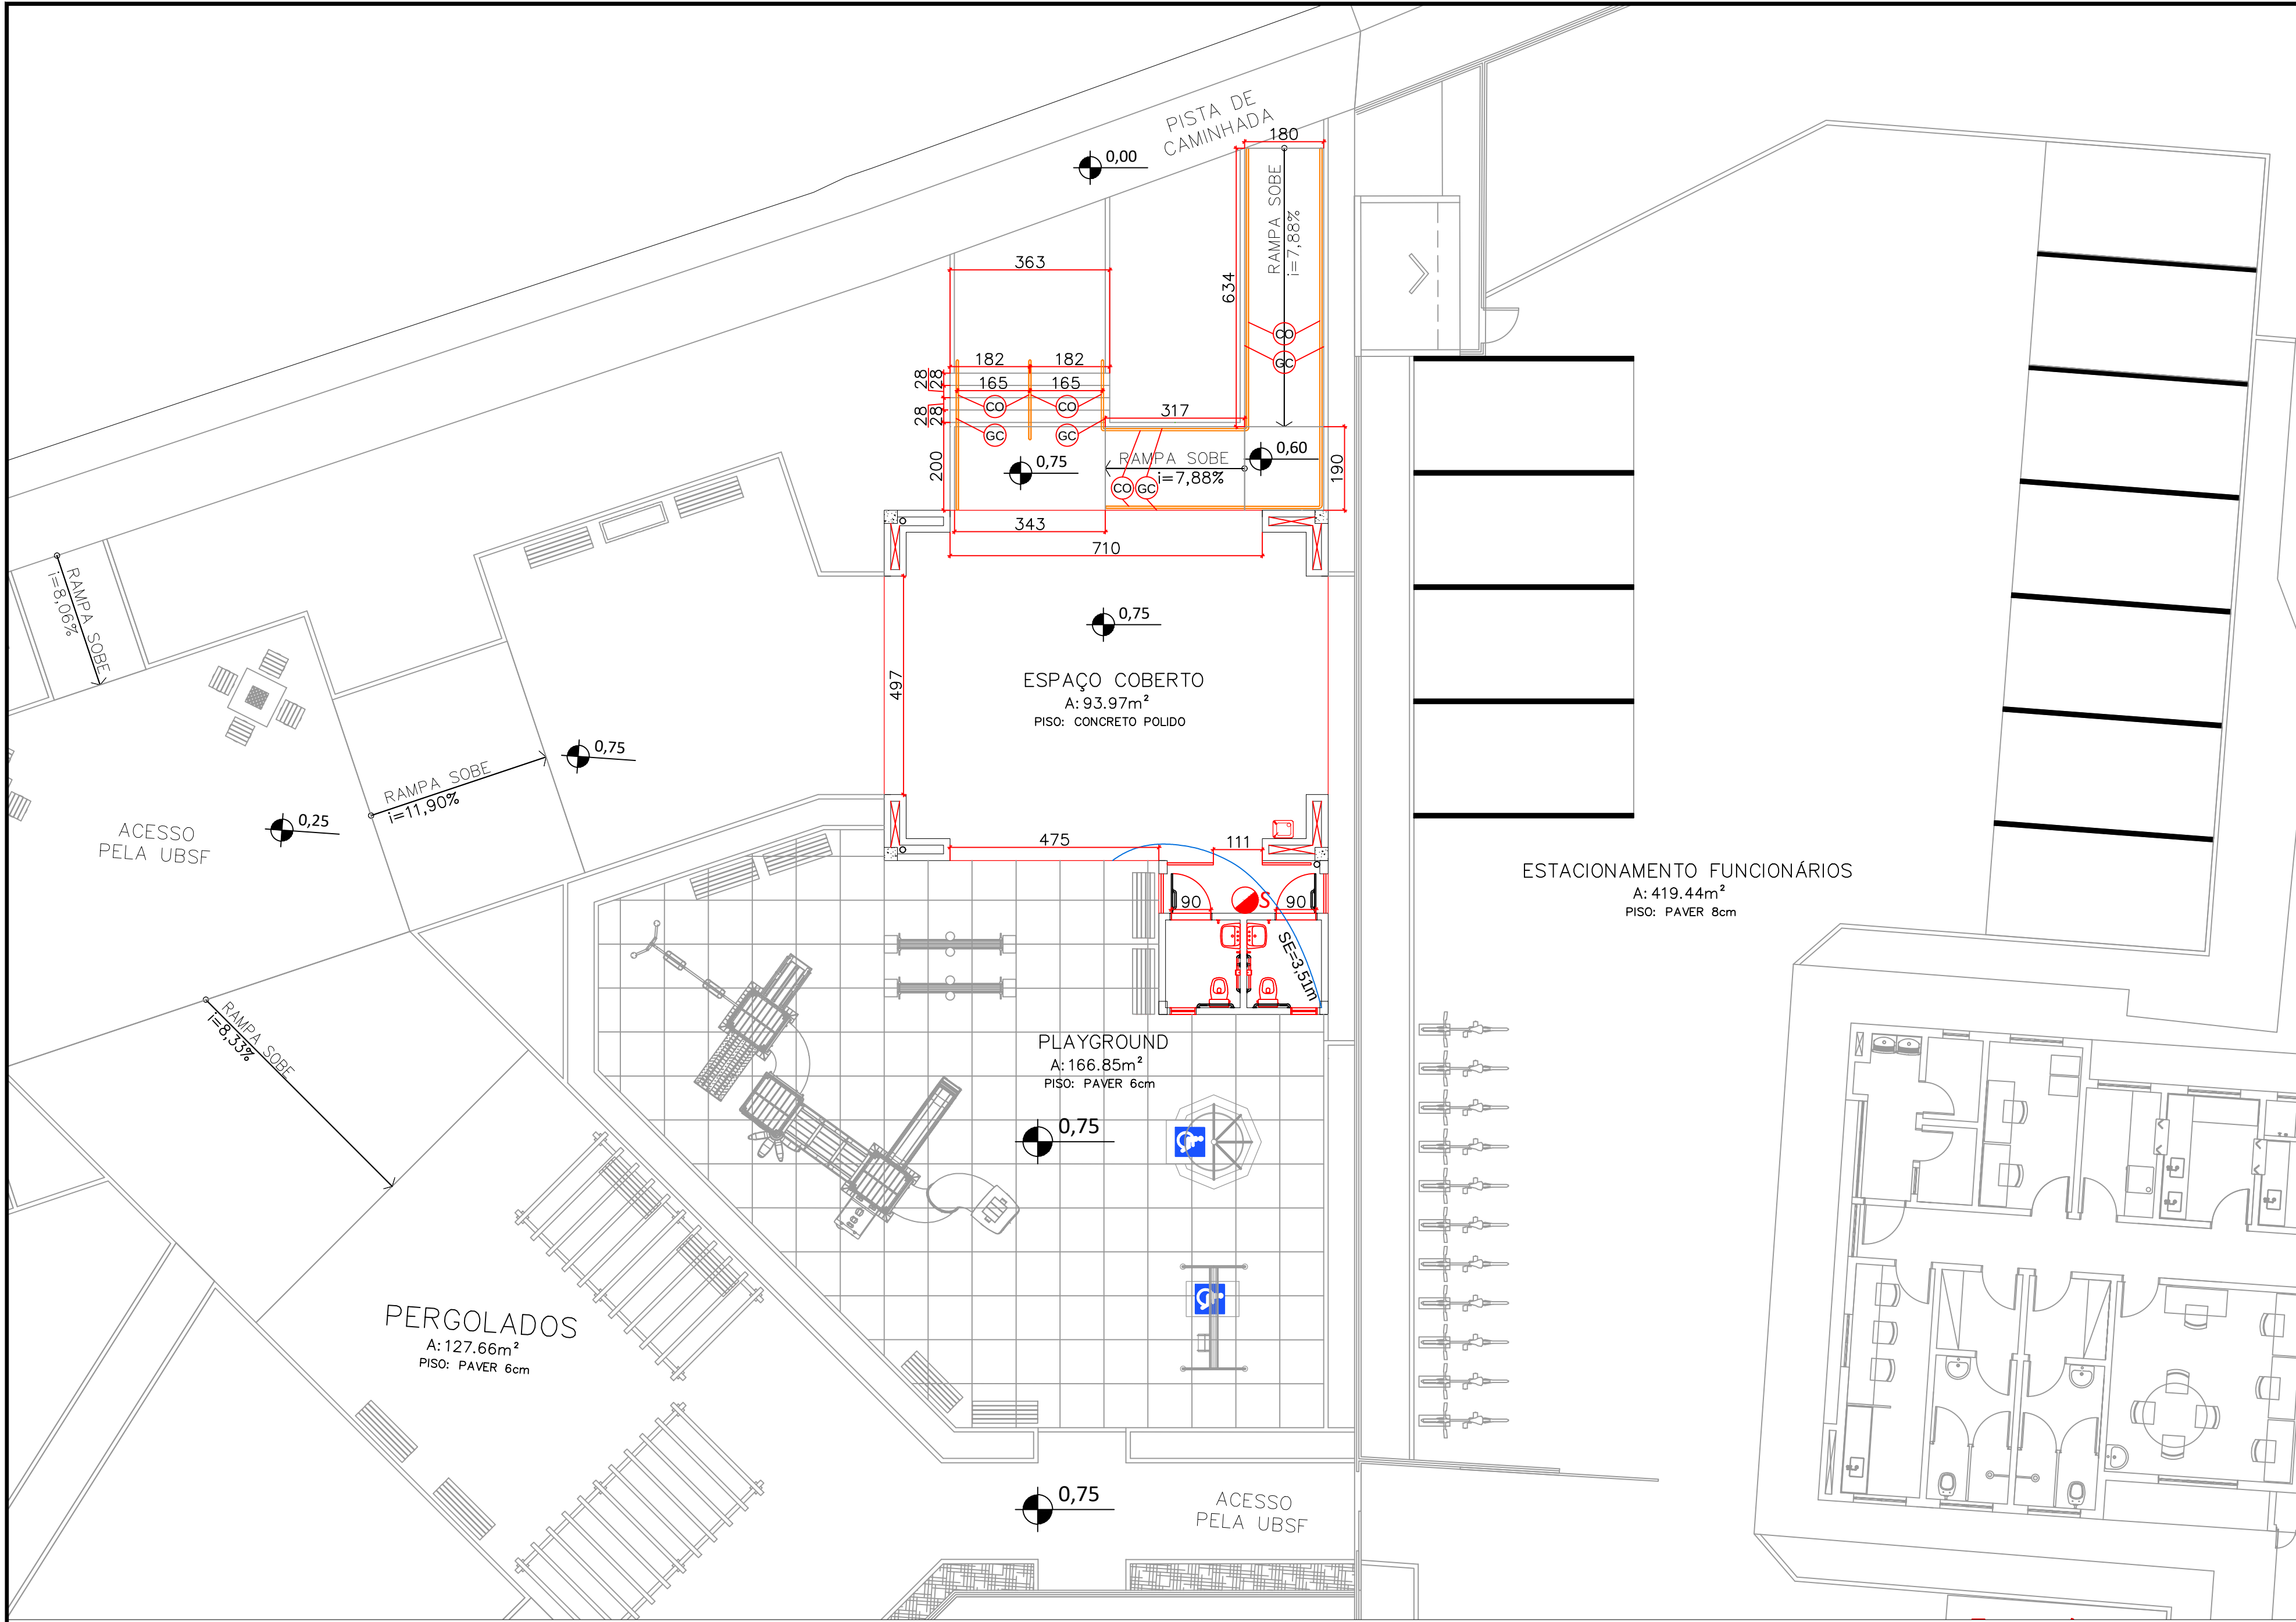

PLANTA BAIXA
Escala 1/100

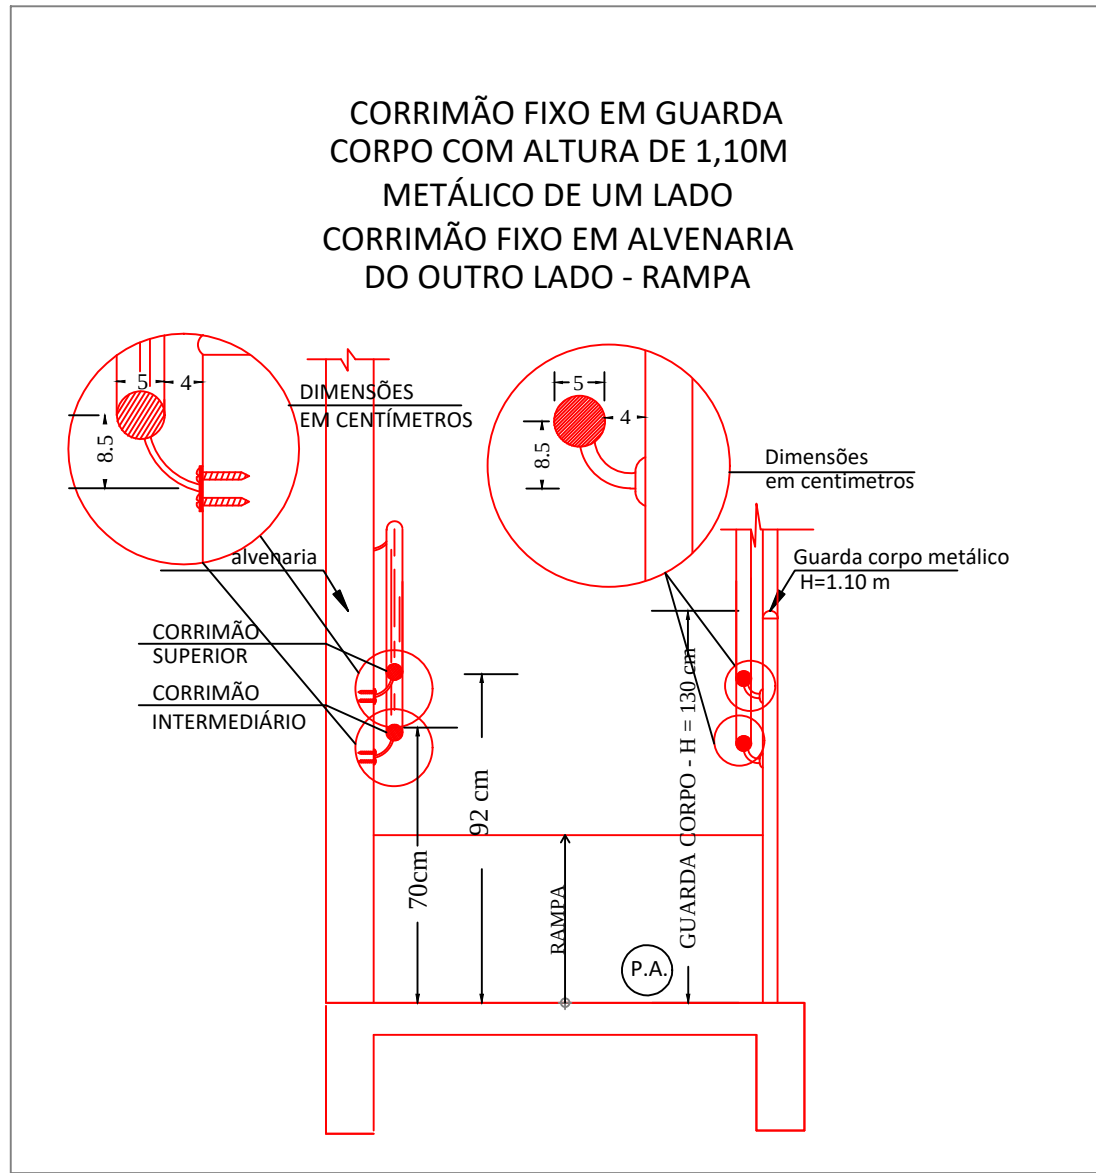

RAMPA
CORRIMÃO FIXO EM GUARDA CORPO METÁLICO

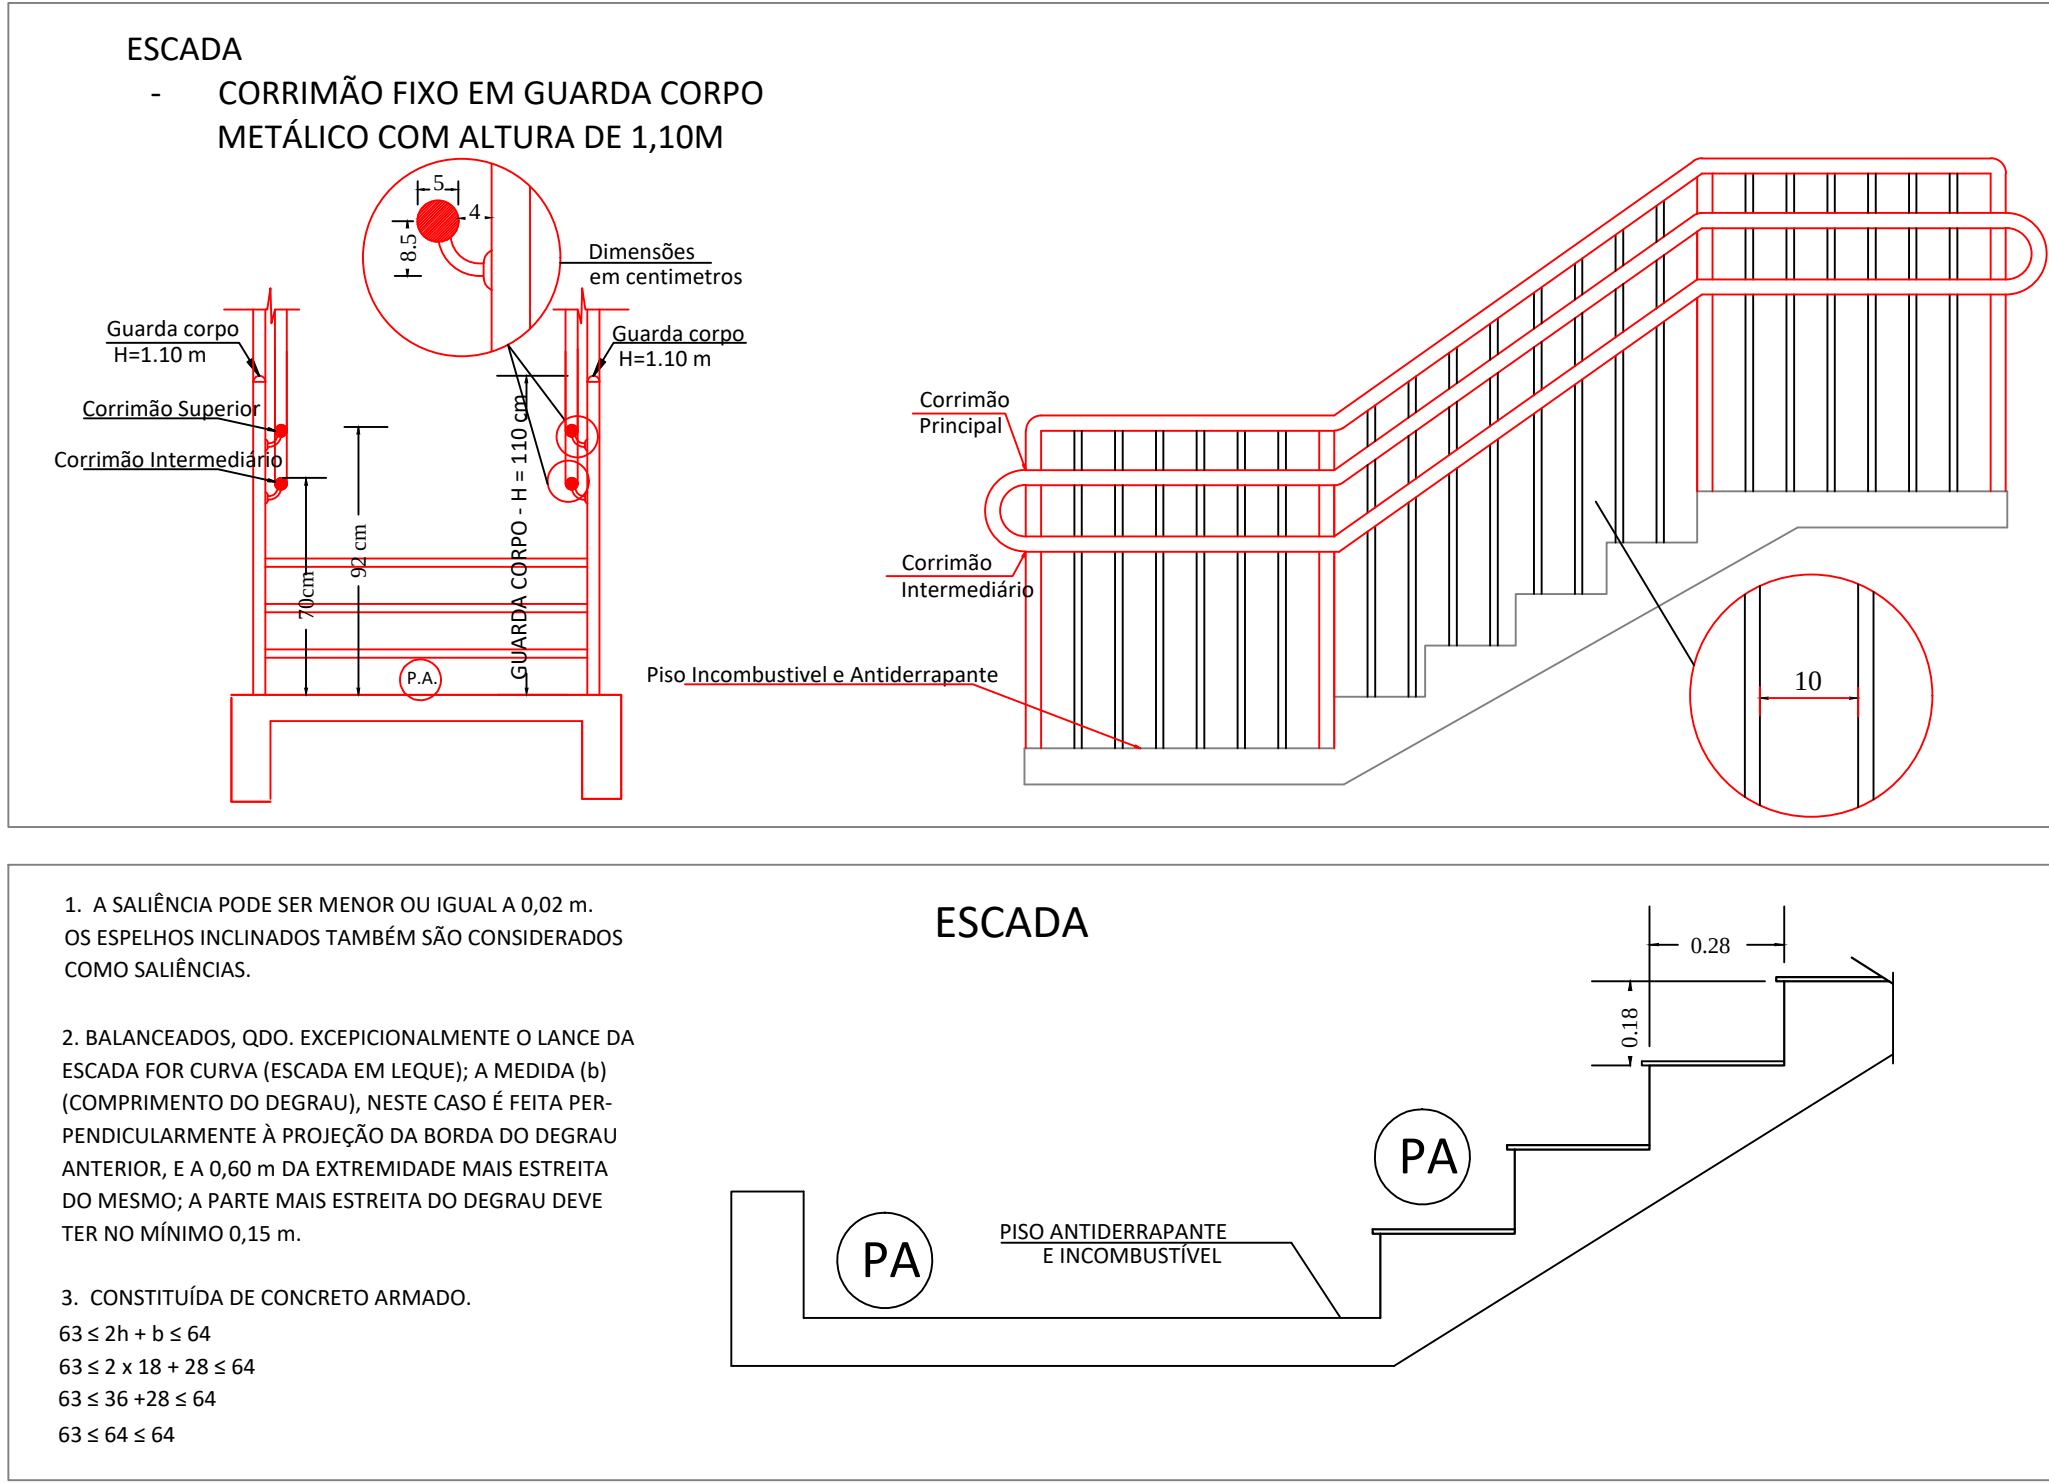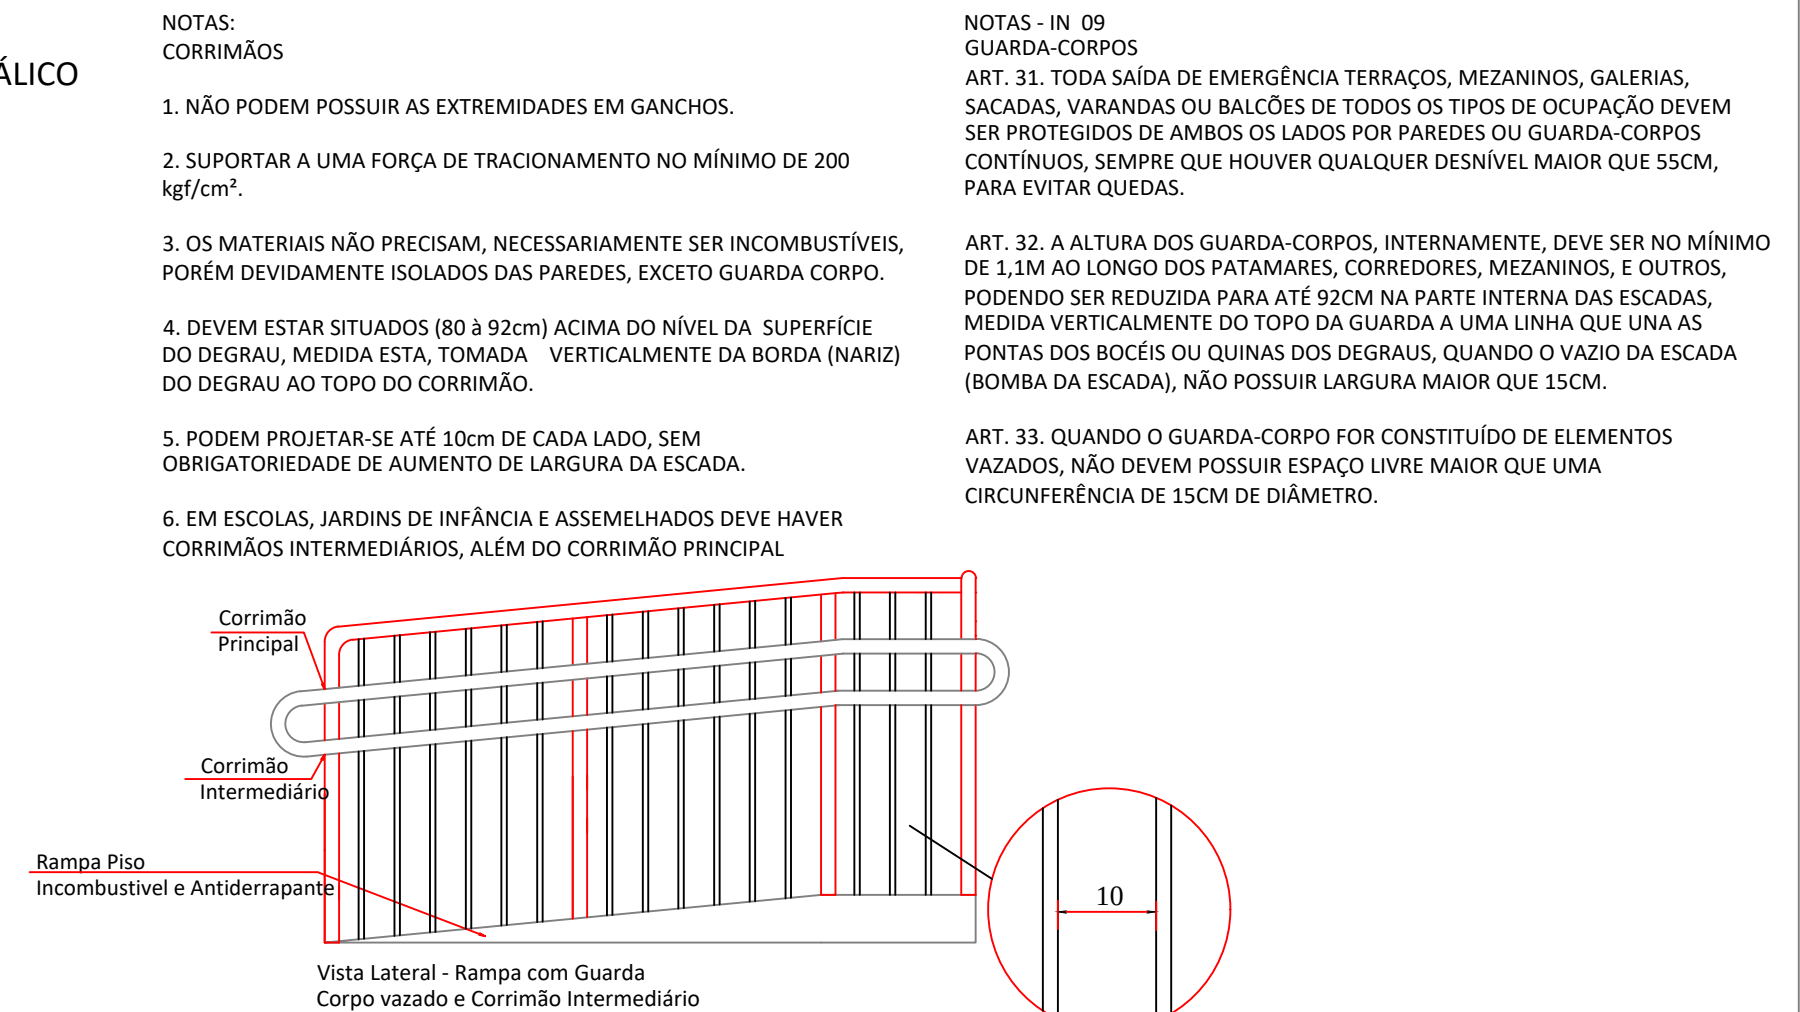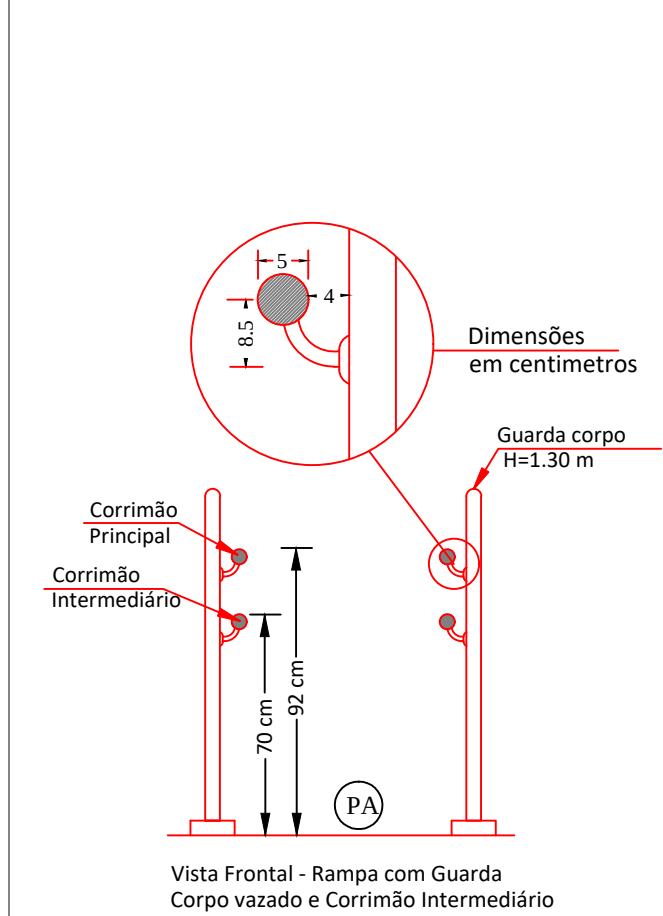

SÍMBOLO	LEGENDA - DESCRIÇÃO
	EXTINTOR PÓ QUÍMICO ABC (2-A-20-B-C) - PQS 6kg - C/ SINALIZAÇÃO DE PAREDE
	CAMINHAMENTO SAÍDA DE EMERGÊNCIA
	CORRIMÃO h = 92cm
	GUARDA CORPO METÁLICO h = 1,10m

NOTA 01 - PISO ANTIDERRAPANTE E INCOMBUSTÍVEL

OS PISOS DOS DEGRAUS E PATAMARES HALL SOCIAL, HALL SERVIÇO E CIRCULAÇÃO COMUM SERÃO DE MATERIAIS INCOMBUSTÍVEIS, ANTICHAMAS E ANTIDERRAPANTES.

O VALOR MÉDIO (M) DO COEFICIENTE DE FRIÇÃO DINÂMICO DO PISO A SER ASSENTADO NAS PORTAS DE FUGA (CORREDORES, ESCADARIAS, HALLS E SAÍDAS), DEVERÁ SER IGUAL OU MAIOR QUE 0,4 (ZERO VÍRGULA QUATRO) SATISFATÓRIO PARA O ENSAIO ÚMIDO OU IGUAL OU MAIOR QUE 0,75 (ZERO VÍRGULA SETENTA E CINCO) EXCELENTE PARA ENSAIO A SECO CONFORME TABELA "TRANSPORT RESEARCH LABORATORY" E COEFICIENTE DE RESISTÊNCIA A ABRASÃO CLASSIFICADO PEI-4 OU PEI-5 DE ACORDO COM A ISO-10545.

CARIMBOS

Corpo de Bombeiros Voluntários de Joinville
Centro de Atividades Técnicas
APROVADO E ASSINADO DIGITALMENTE por
Jaqueline F. de Moura – CREA: 115577-8

OBS: Para vistoria será necessária à apresentação destas pranchas aprovadas, plotadas em tamanho adequado para avaliação e visualização dos sistemas.

ART. 73. O AUTOR DO PROJETO DE CONSTRUÇÃO, REFORMA, ALTERAÇÃO DE ÁREA CONSTRUÍDA, MUDANÇA DE OCUPAÇÃO OU DE USO DE IMÓVEL, É RESPONSÁVEL PELO SEU DETALHAMENTO TÉCNICO EM RELAÇÃO AOS SISTEMAS E MEDIDAS DE SCI.

ESTÁ DISPOSTO NAS NSCI (NºI - PARTE I, 2022).

OBSERVAÇÕES

ASSINATURAS

SECRETARIA DA SAÚDE

RESPONSÁVEL TÉCNICO

PROJETO PREVENÇÃO E COMBATE A INCÊNDIOS

PREFEITURA DE JOINVILLE
Secretaria da Saúde
R. DR. JOÃO COLIN, 2700 - SANTO ANTÔNIO, JOINVILLE - SC

Sector:

UNIDADE DA GERÊNCIA DE OBRAS E SERVIÇOS
COORDENAÇÃO DE OBRAS

Nome Obra / Endereço:

VILA DA SAÚDE - UBSF PARQUE DOUAT
Rua Inambú S/N – Costa e Silva, Joinville/SC

Requerente:

FUNDO MUNICIPAL DE SAÚDE

Proprietário:

FUNDO MUNICIPAL DE SAÚDE

Tipo de Projeto:

PROJETO PREVENTIVO DE COMBATE A INCÊNDIO

Conteúdo:

• IMPLANTAÇÃO
• PLANTA BAIXA
• DETALHES

Num./Branch:

02/03

