
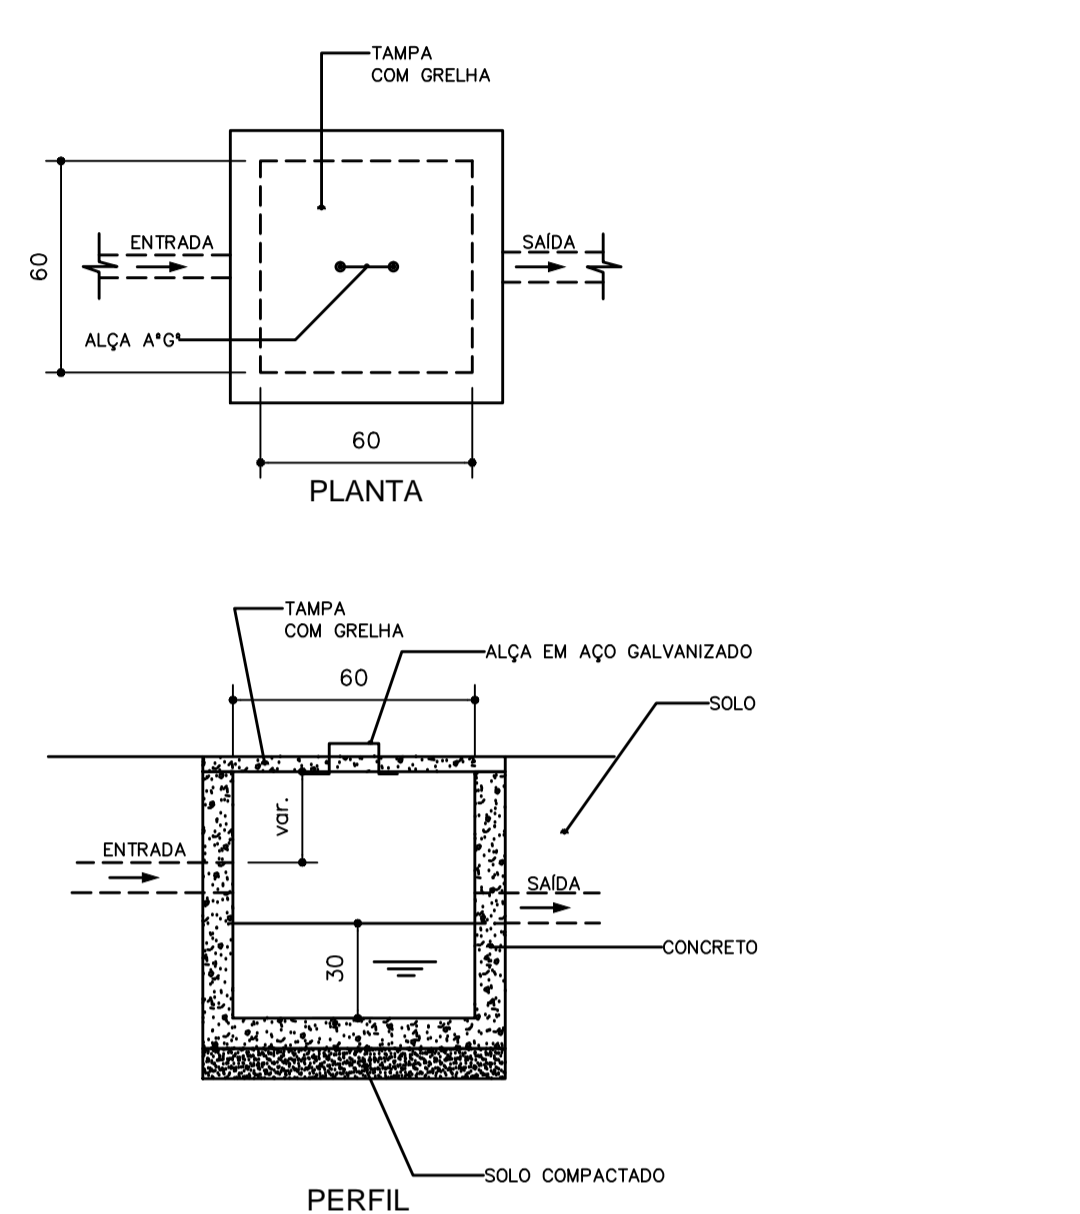
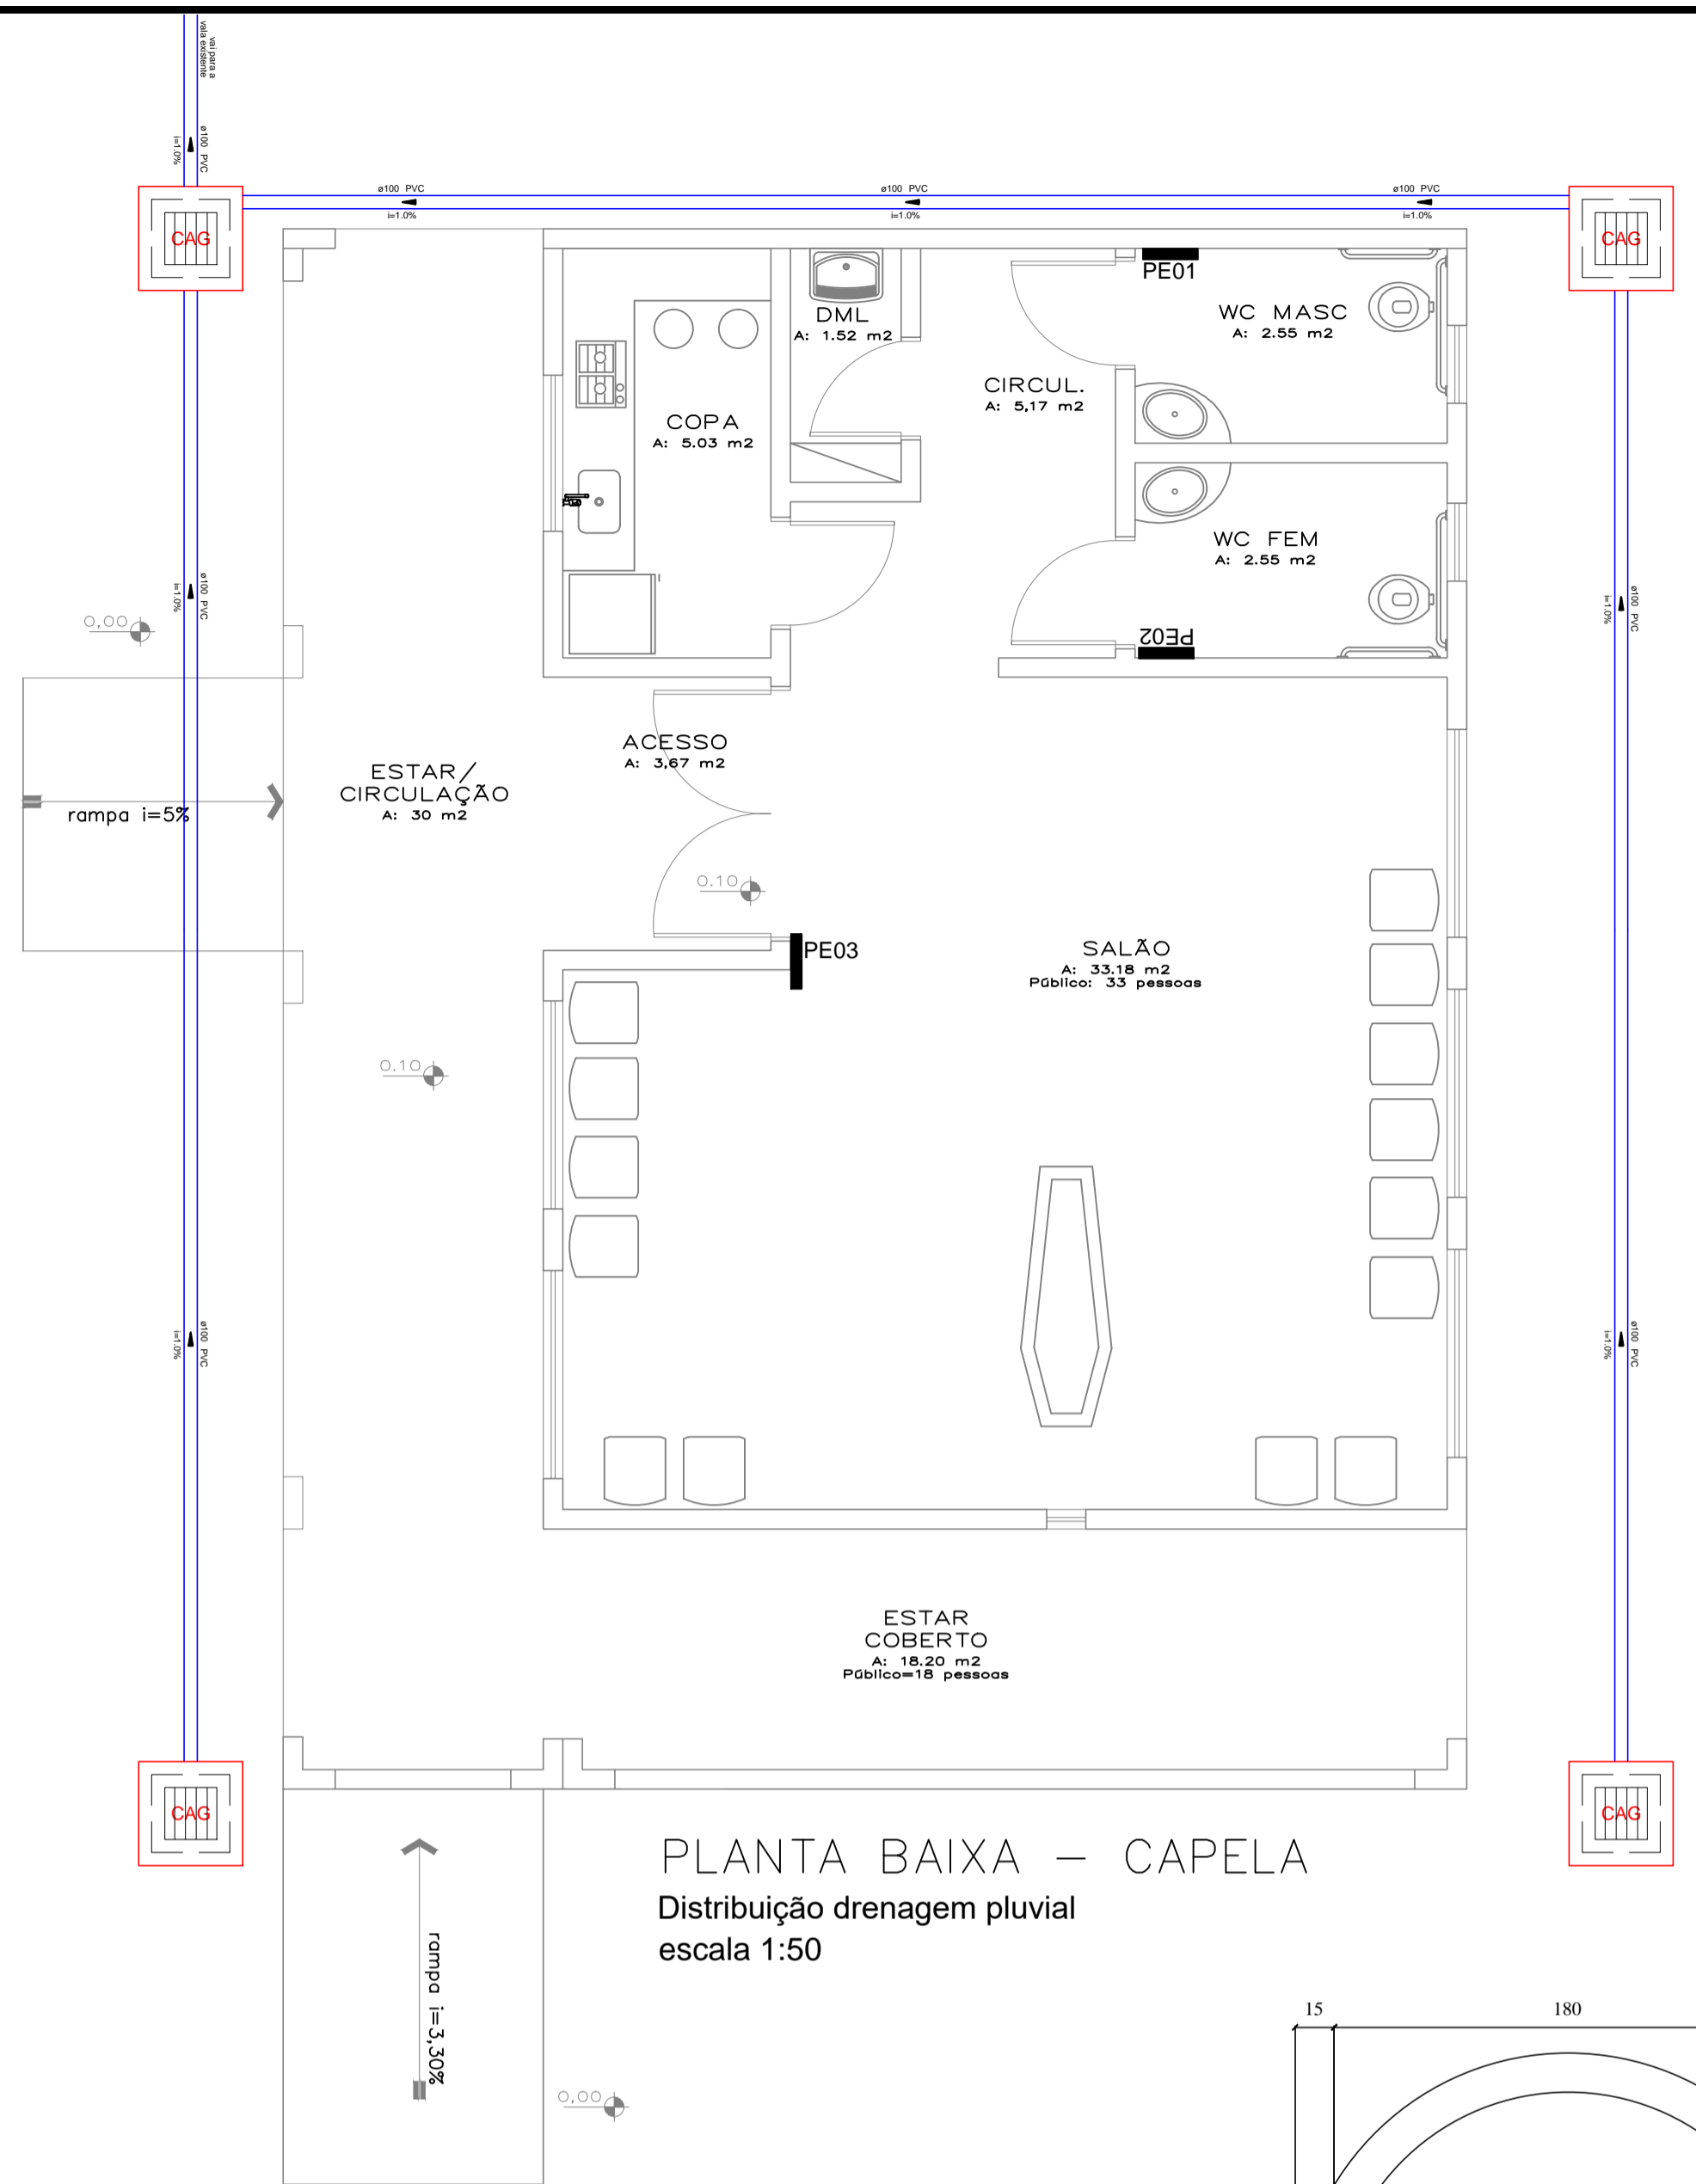
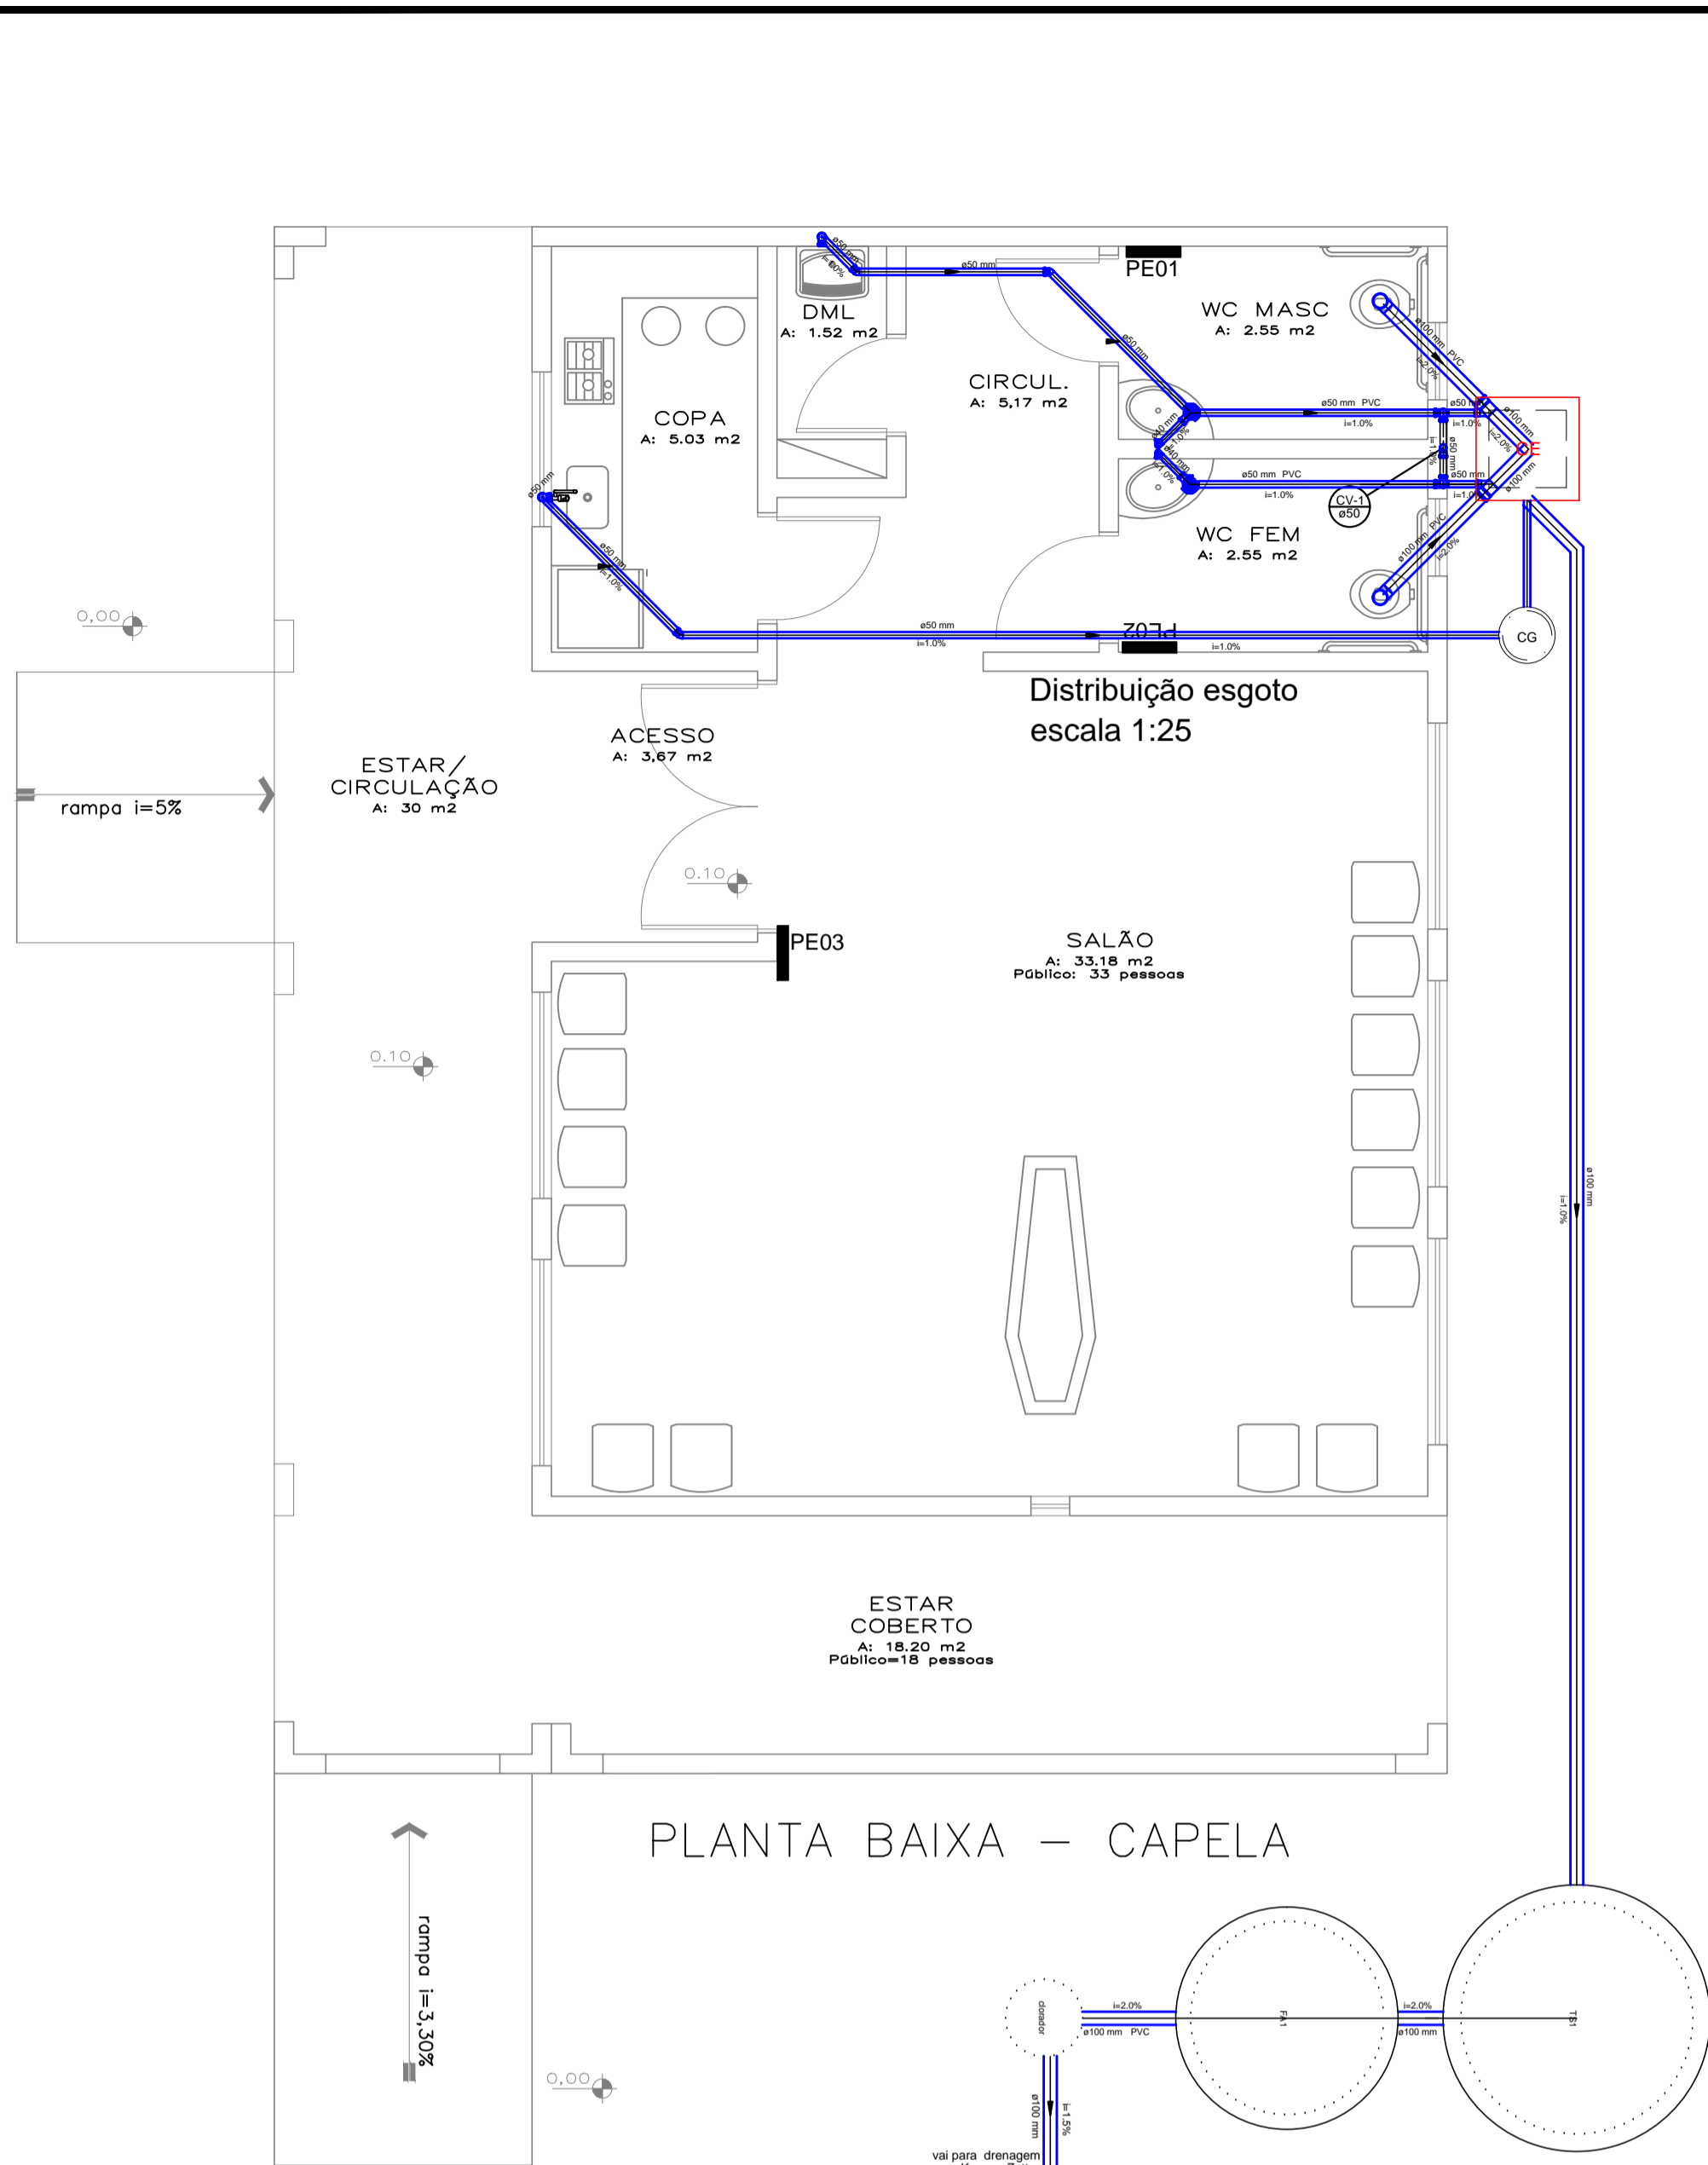
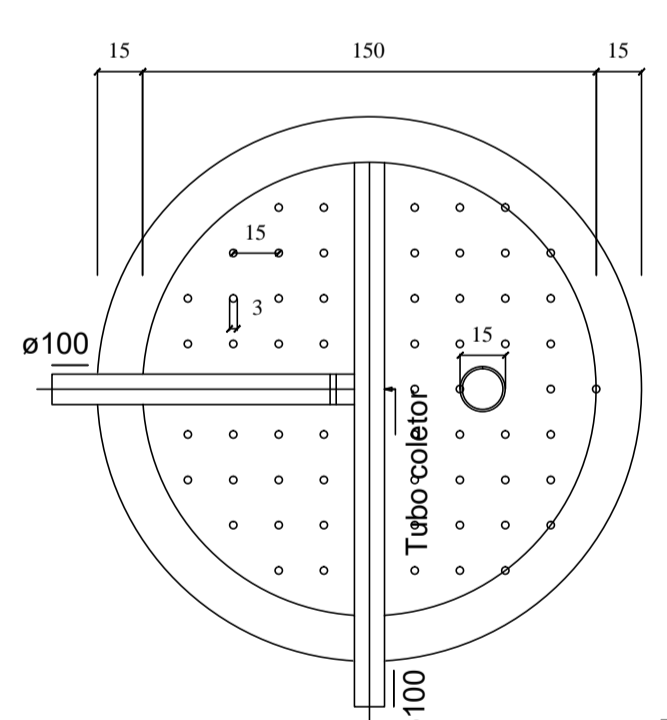



| | |
|---|---|
|  SECRETARIA DE INFRAESTRUTURA URBANA UNIDADE DE BANCO DE PROJETOS | |
| Projeto: PROJETO HIDROSANITÁRIO / DRENAGEM CAPELA CEMITÉRIO NOSSA SENHORA DE FÁTIMA | |
| Conteúdo: Distribuição hidráulica, detalhes, localização, implantação | |
| Autor(es): EDUARDO Eng. Civil Eduardo Pedrosa ara/fc 055634-D Assessor de forma PEDROSO 03646 737964 | Código: UBP / FCMNSDFHR0-2022 |
| Co-Autor(es): | Data: julho 22 Número Prancha: HS 01/02 |
| Ordenador da despesa: | Nota: Para o Código do Projeto Defina-se: 1 grupo – Secretário, Fundação entre outros; 2 grupo – Nome do Projeto (5 letras); 3 grupo – Tipo de Projeto; 4 grupo – Revisão / Ano; 5 grupo – Número de Pranchas; 6 grupo – Conteúdo das Pranchas. |
| Requerente: SAMA <i>Vanessa Landino Bento</i> | Escala: INDICADA Desenhista CAD: Eduardo |




DETALHE CAIXA COLETORA DE AREIA
ESC. 1/25





FILTRO ANAERÓBIO
PLANTA BAIXA - ESC. 1:25

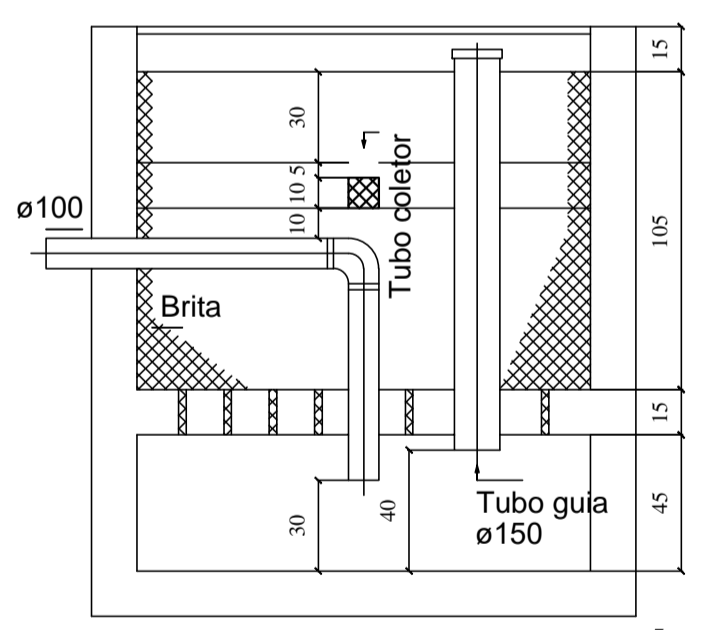


FILTRO ANAERÓBIO
CORTE - ESC. 1:25

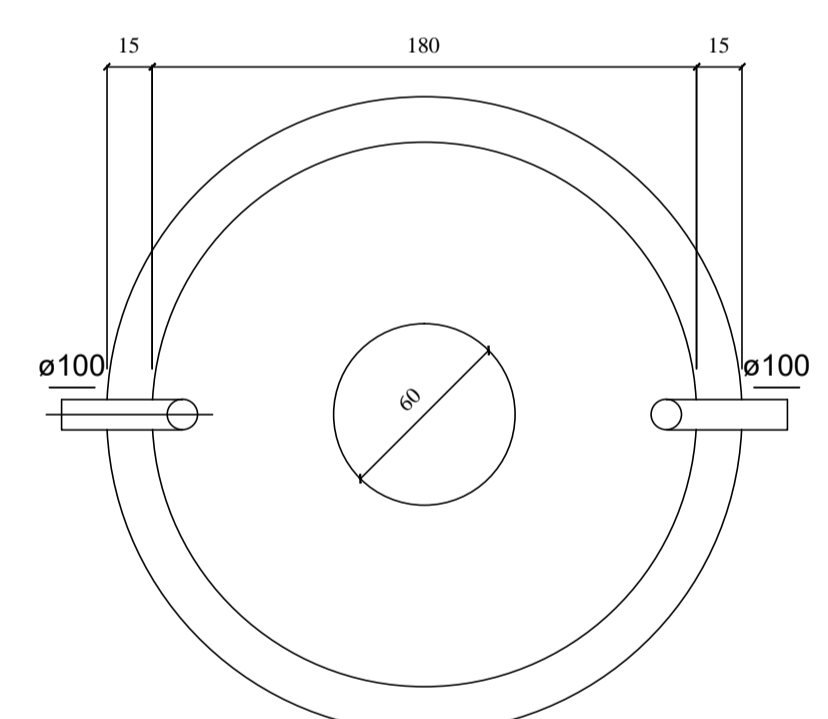


TANQUE SÉPTICO
PLANTA BAIXA - ESC. 1:25

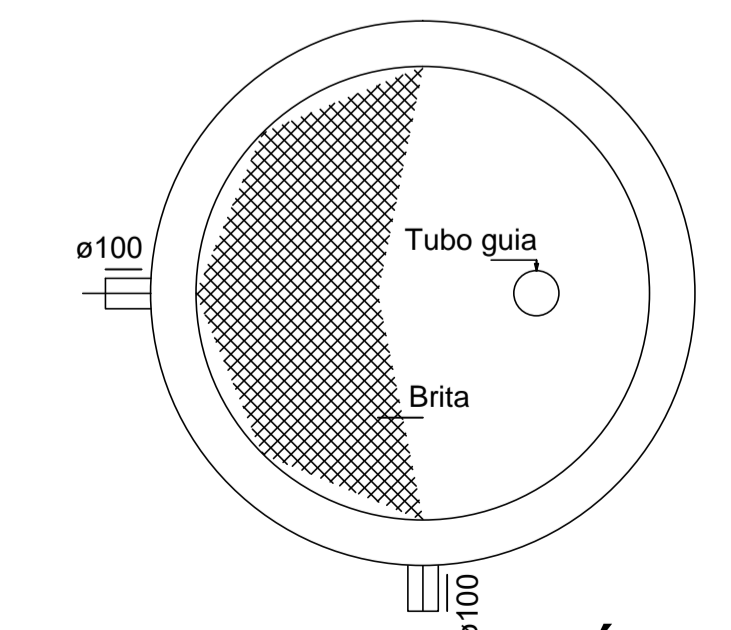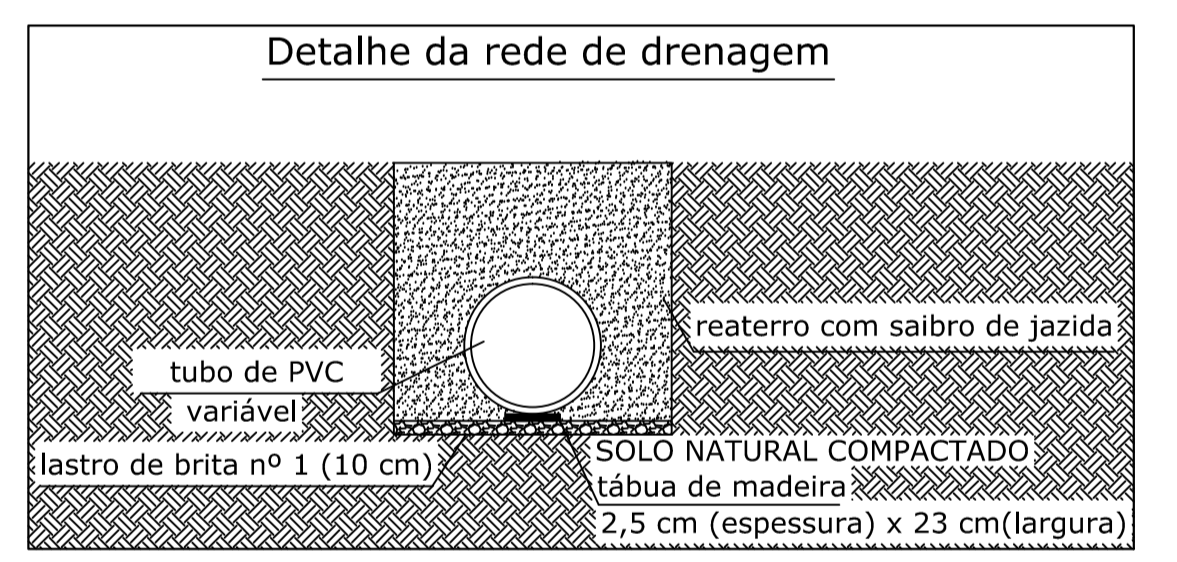


FILTRO ANAERÓBIO
PLANTA BAIXA -
ESC. 1:25

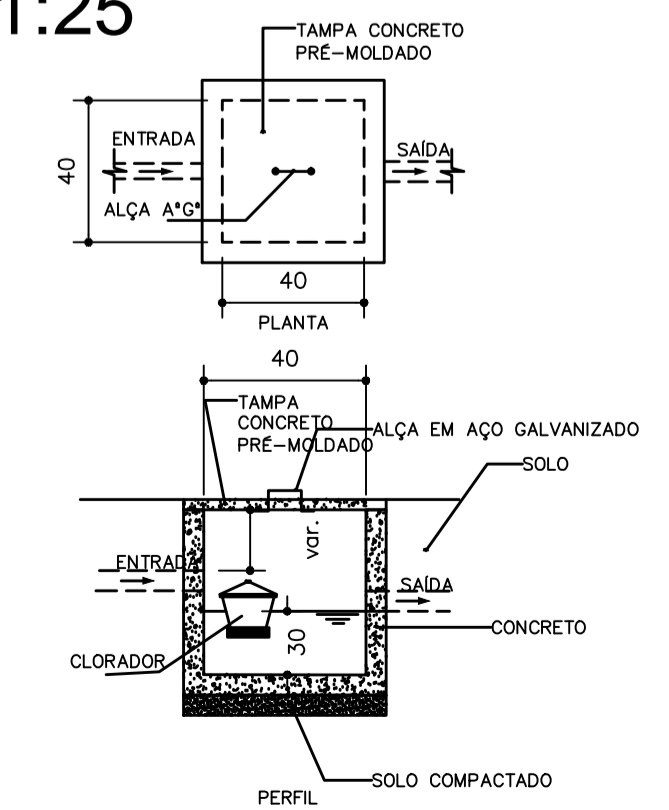


DETALHE CLORADOR
ESC. 1/25

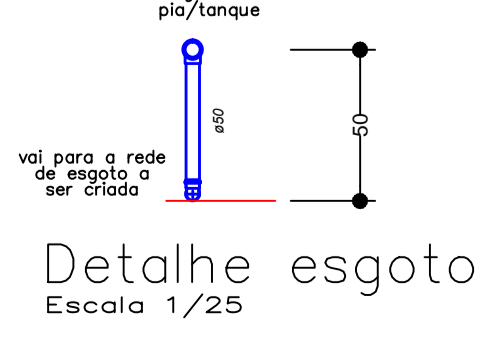


Detalle esgoto
Escala 1/25

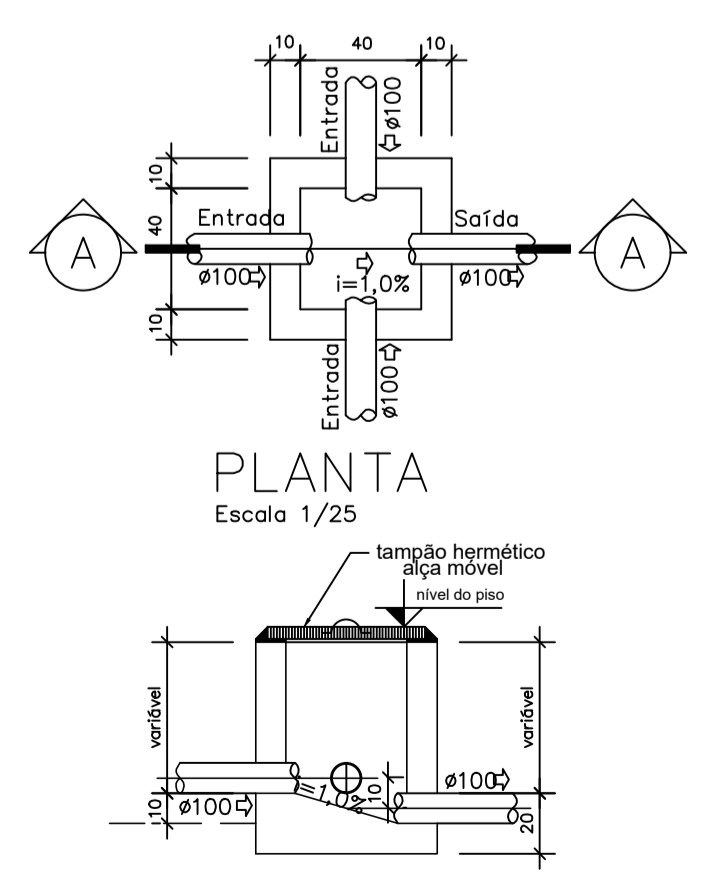

CAIXA DE INSPEÇÃO E PASSAGEM
Escala 1/20

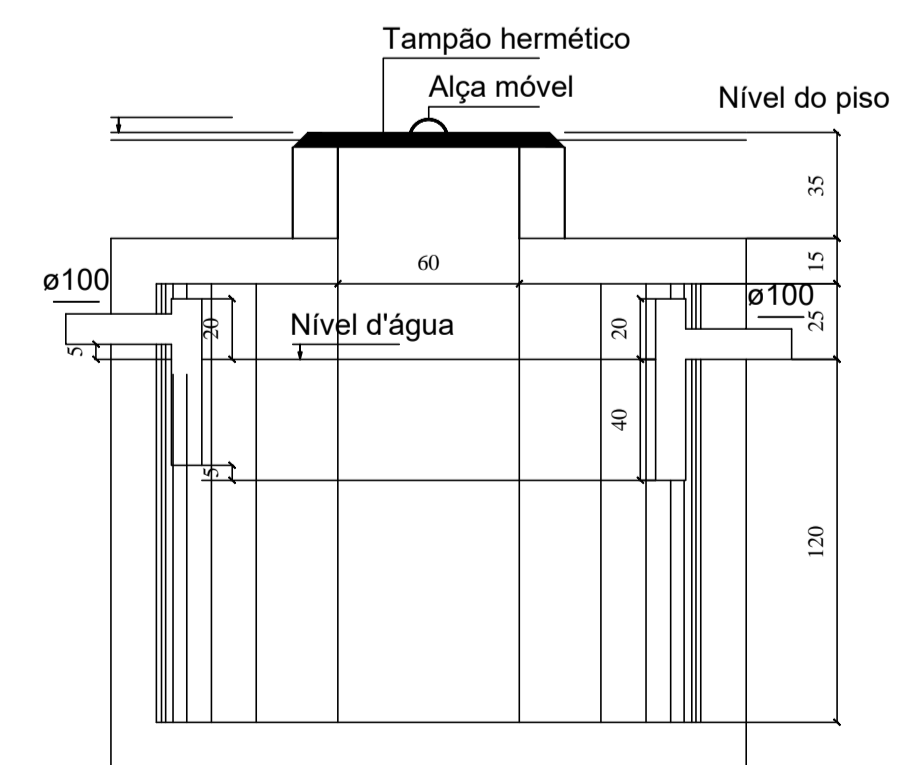

TANQUE SÉPTICO
CORTE - ESC. 1:25

| | | | | | |
|--|------|---|-------------|---|-----------|
| R1 | | REVISÃO CADASTRAL | | | |
| RO | | EMISSÃO INICIAL | | | |
| REV. | DATA | DESENHO | MODIFICAÇÃO | VERIFICAÇÃO | APROVAÇÃO |
|  SECRETARIA DE INFRAESTRUTURA URBANA UNIDADE DE BANCO DE PROJETOS | | | | | |
| Projeto: PROJETO HIDROSANITÁRIO / DRENAGEM CAPELA CEMITÉRIO NOSSA SENHORA DE FÁTIMA | | | | | |
| Conteúdo: DISTRIBUIÇÃO TUBULAÇÃO ESGOTO / DRENAGEM / DETALHES | | | | | |
| Autor(es): Eng. Civil Eduardo Pedrosa crec/fc 055634-D | | Ass.: EDUARDO PEDROSO 036607 - RPAI por EDUARDO PEDROSO 036607-19 | | Código: UBP / FCMNSDFHR0-2022 | |
| Co-Autor(es): | | Ass.: | | Data: julho 22 Número Prancha: HS 02/02 | |
| Ordenador da despesa: | | Ass.: | | Nota: Para o Código do Projeto Defina-se: 1 grupo - Secretário, Fundação entre outros; 2 grupo - Nome do Projeto (5 letras); 3 grupo - Tipo de Projeto; 4 grupo - Revisão / Ano; 5 grupo - Número de Pranchas; 6 grupo - Conteúdo das Pranchas. | |
| Requerente: SAMA | | Representante: Dayane Candido Bento | | Escala: INDICADA | |
| Desenhista CAD: EDUARDO | | Escala: INDICADA | | | |