


PLANTA BAIXA ESGOTO, PLUVIAL E DRENOS - SEGUNDO PAVIMENTO
Escala 1:50

- LEGENDA:**
- AF - ÁGUA FRIA
 - AQ - ÁGUA QUENTE
 - TQ - TUBO DE QUEDA
 - TV - TUBO DE VENTILAÇÃO
 - CA - CAIXA DE AREIA
 - CI - CAIXA DE INSPEÇÃO
 - CG - CAIXA DE GORDURA
 - RS - RALO SIFONADO
 - RG - REGISTRO DE GAVETA
 - LV - LAVATORIO
 - VS - VASO SANITARIO
 - PI - PIA
 - CH - CHUVEIRO
 - BH - BANHEIRA
 - TA - TANQUE
 - VD - VALVULA DE DESCARGA
 - MR - MAQUINA DE LAVAR ROUPAS
 - TJ - TORNEIRA DE JARDIM
 - VD - VALVULA DE DESCARGA
 - CO - CADEIRA ODONTOLÓGICA
 - AV - AUTO CLAVE
 - ⊙ PUNTO DE ÁGUA NO PISO 25X1/2
 - ➔ PUNTO DE DRENO DE SPLIT
 - ÁGUA FRIA
 - ÁGUA FRIA SOB O PISO
 - ESGOTO
 - ÁGUA PLUVIAL
 - ▨ CAIXA DE AREIA COM GRELHA
 - CAIXA DE AREIA COM TAMPA

HAVENDO DIVERGÊNCIA ENTRE ESCALA E COTA, PREVALECERÁ A COTA

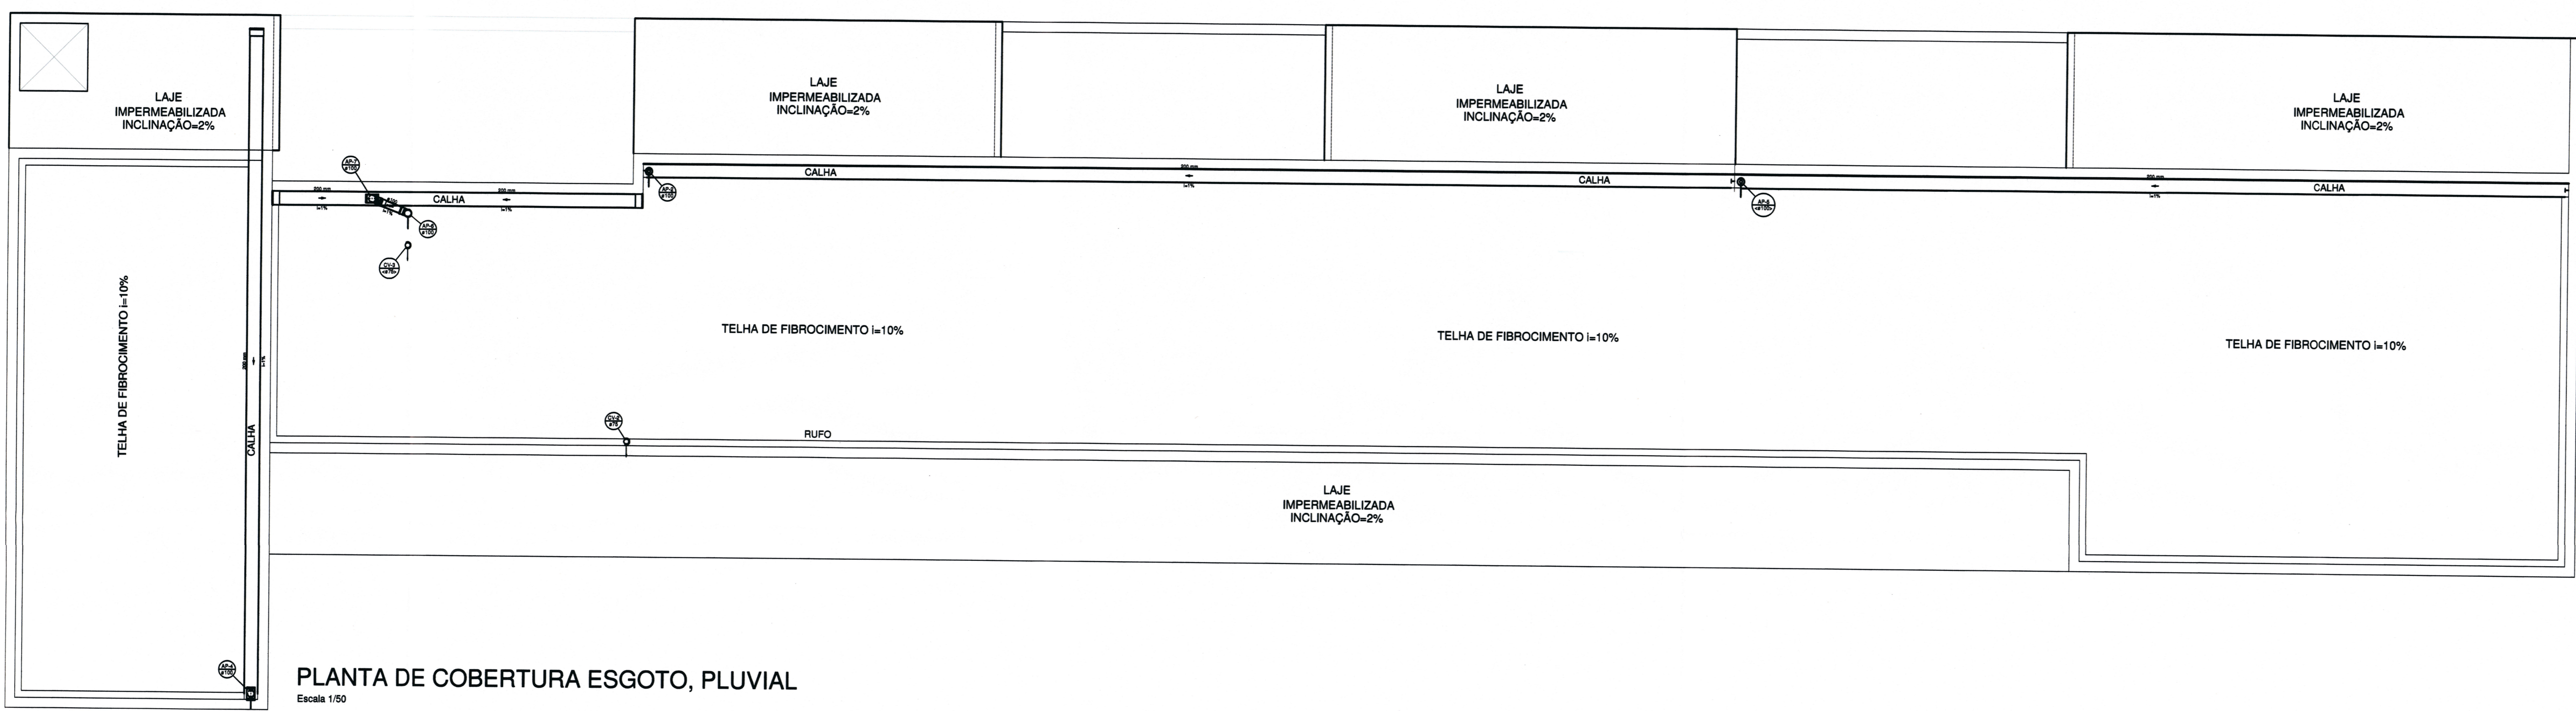

PLANTA DE COBERTURA ESGOTO, PLUVIAL
Escala 1:50

Associação de Municípios do Nordeste do Estado de Santa Catarina
99216-000 - JOINVILLE - SC - Rua Max Colln, 1943 - América - Fone: 47 3433-3927
ASSESSORIA E COORDENADORA DE PLANEJAMENTO URBANO, MUNICIPAL E REGIONAL
TOME ENCARREGADO: WWW.ARTUROROSAS.COM.BR

Equipe Técnica:
Arquiteta: TABATA YUMI FLUKICA
NATHALIA DE SOUZA ZATTAR
Engenheira Civil: FÁBIO BARBI DE ALMEIDA CONSTATE
DEBORA TORINI
GABRIELA CARDOZO GUIMARÃES
Técnico em Edificações: MARCOS STADELHOFER
Análise de Projeto: BIANCA SCHWARTZ

AMPLIAÇÃO MUSEU ARQUEOLÓGICO DE SAMBAQUI PROJETO HIDROSSANITÁRIO

PREFEITURA MUNICIPAL DE JOINVILLE
Endereço: Rua Dona Francisca, 600 - Centro - Joinville-SC

CONFERTE: Adriano Bartschen Silva
PREFEITURA MUNICIPAL DE JOINVILLE

PROJETO: Débora Torini
Engenheira Civil OREB 088.688-4

REVISÃO: ASSINATURA RESPONSÁVEL PELA EXECUÇÃO

CONTENIDO DA PRANCHINA: PLANTAS ESGOTO, PLUVIAL E DRENOS SEGUNDO PAV. E COBERTURA
NÚMERO PR: HID 05/05