




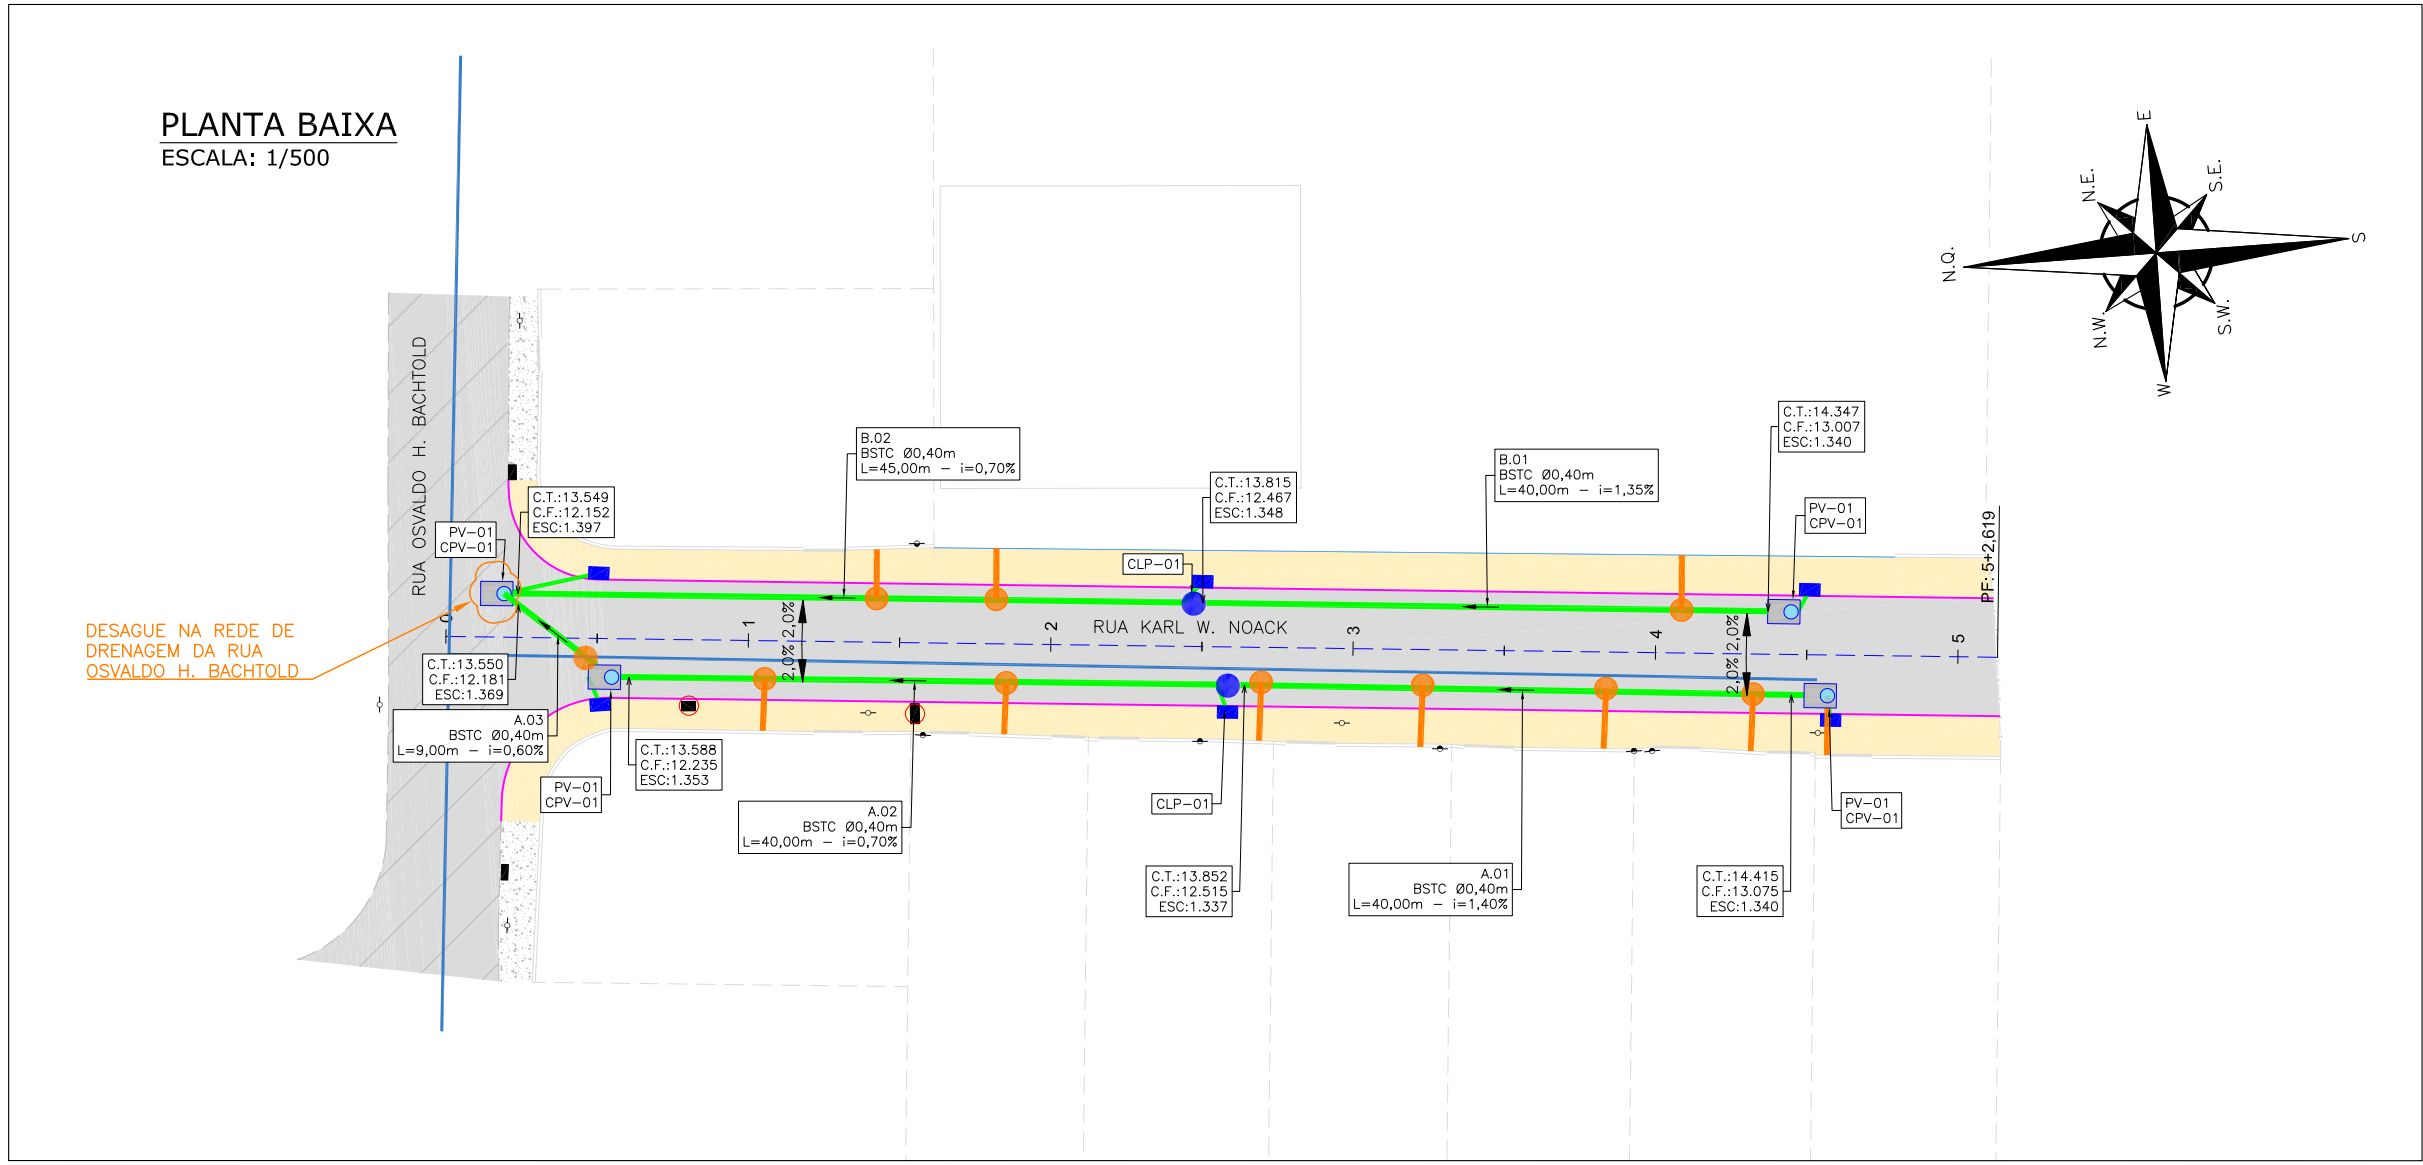

PERFIL LONGITUDINAL - EIXO 01 - LADO ESQUERDO
ESCALA VERTICAL: 1/100
ESCALA HORIZONTAL: 1/500

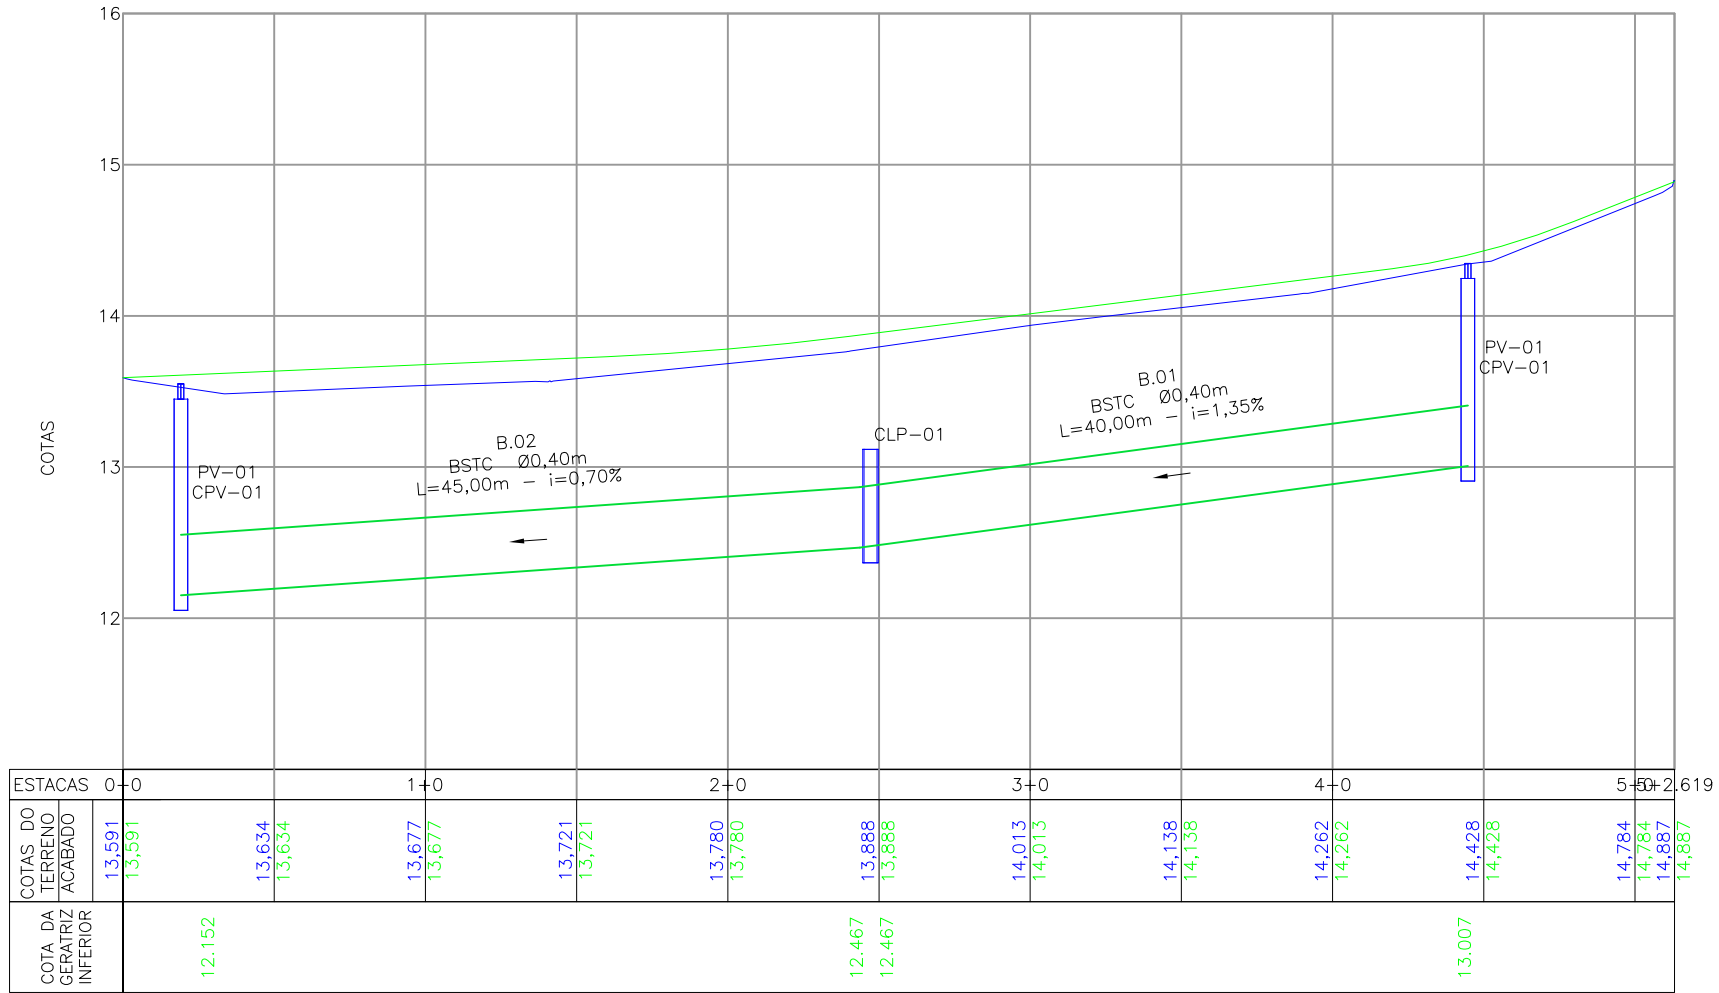

PERFIL LONGITUDINAL - EIXO 01 - LADO ESQUERDO
ESCALA VERTICAL: 1/100
ESCALA HORIZONTAL: 1/500

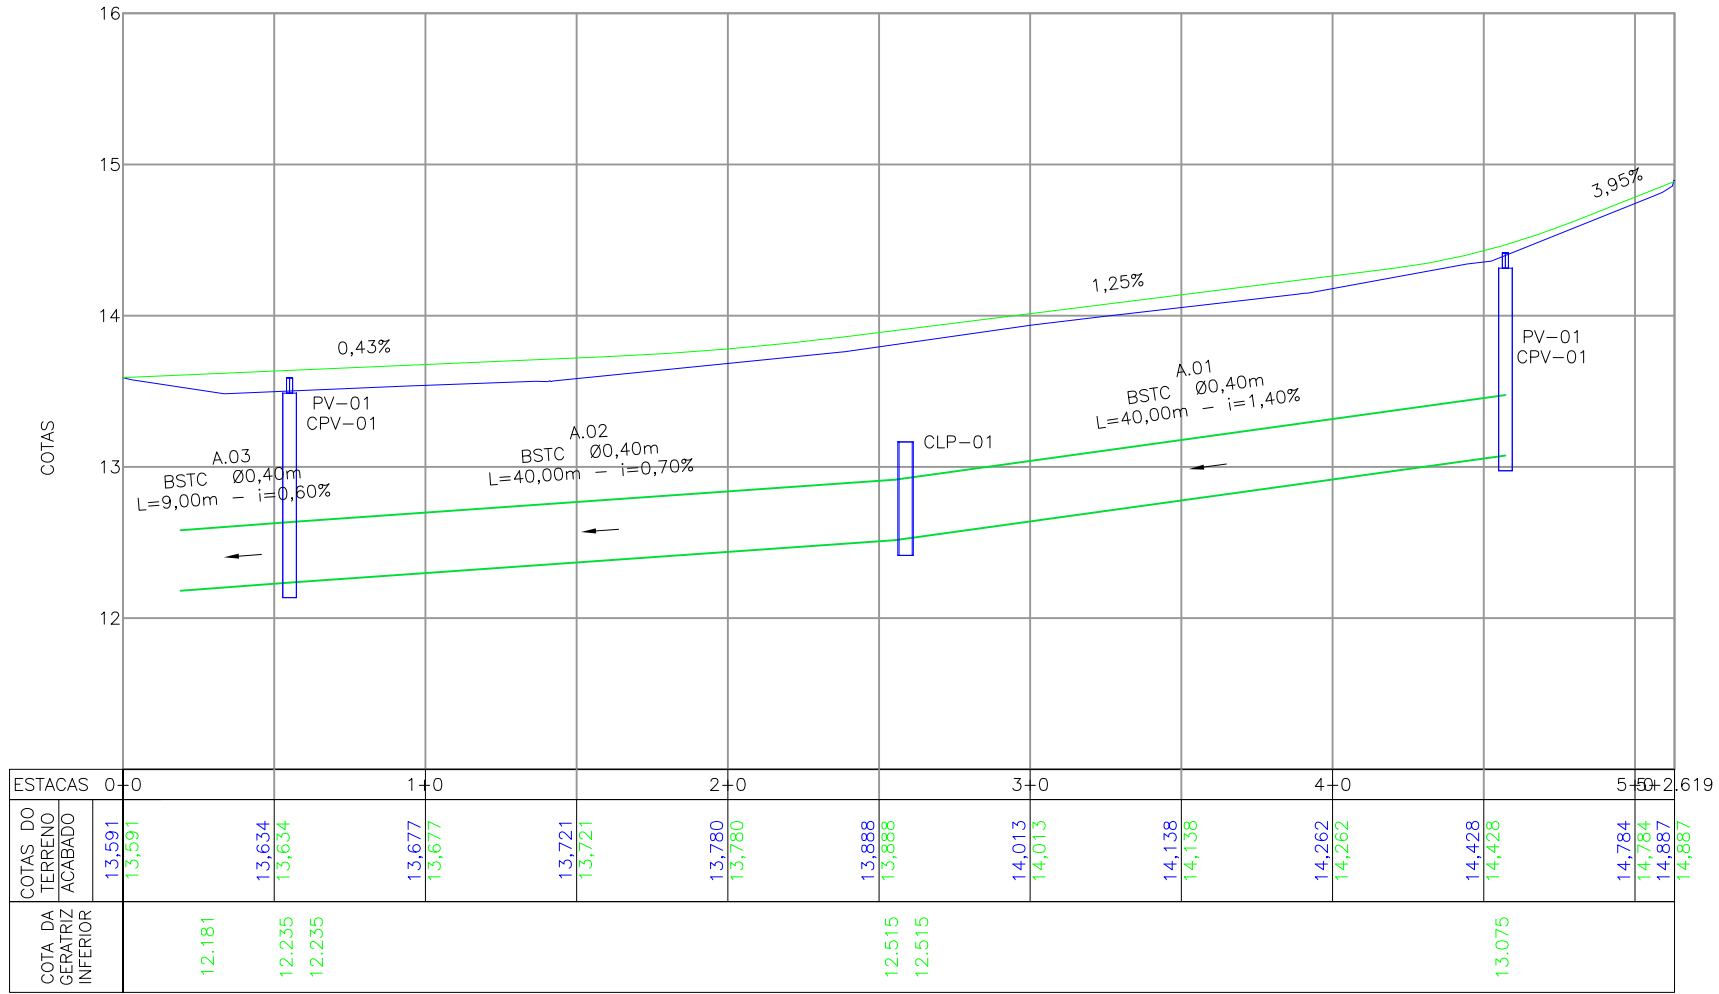

LOCAÇÃO E INFORMAÇÕES DA REDE A					
NOME	Ø(m)	COMPRIMENTO	DECLIVIDADE	NORTE (N) ESTE (E) COTA MONTANTE (m)	NORTE (N) ESTE (E) COTA JUSANTE (m)
01	40	40,00m	1.40%	N:7087986.841m E:711782.880m C.I.:13.075m	N:7088027.053m E:711786.598m C.I.:12.515m
02	40	40,00m	0.70%	N:7088027.053m E:711786.598m C.I.:12.515m	N:7088066.937m E:711790.065m C.I.:12.235m
03	40	9,00m	0.60%	N:7088066.937m E:711790.065m C.I.:12.235m	N:7088073.643m E:711796.089m C.I.:12.181m

LOCAÇÃO E INFORMAÇÕES DA REDE B					
NOME	Ø(m)	COMPRIMENTO	DECLIVIDADE	NORTE (N) ESTE (E) COTA MONTANTE (m)	NORTE (N) ESTE (E) COTA JUSANTE (m)
01	40	40,00m	1.35%	N:7087988.829m E:711788.594m C.I.:13.007m	N:7088028.893m E:711792.175m C.I.:12.467m
02	40	45,00m	0.70%	N:7088028.893m E:711792.175m C.I.:12.467m	N:7088073.622m E:711796.105m C.I.:12.152m


TABELA DE ESTRUTURAS DA REDE A	
NOME	COORDENADA
PV-01	N:7087986.841 E:711782.880
CPV-01	N:7088066.937 E:711790.065
CLP-01	N:7088026.345 E:711786.536

TABELA DE ESTRUTURAS DA REDE B	
NOME	COORDENADA
PV-01	N:7087988.829 E:711788.594
CPV-01	N:7088073.622 E:711796.105
CLP-01	N:7088028.185 E:711792.112


LOCALIZAÇÃO:




LEGENDA (PLANTA BAIXA):

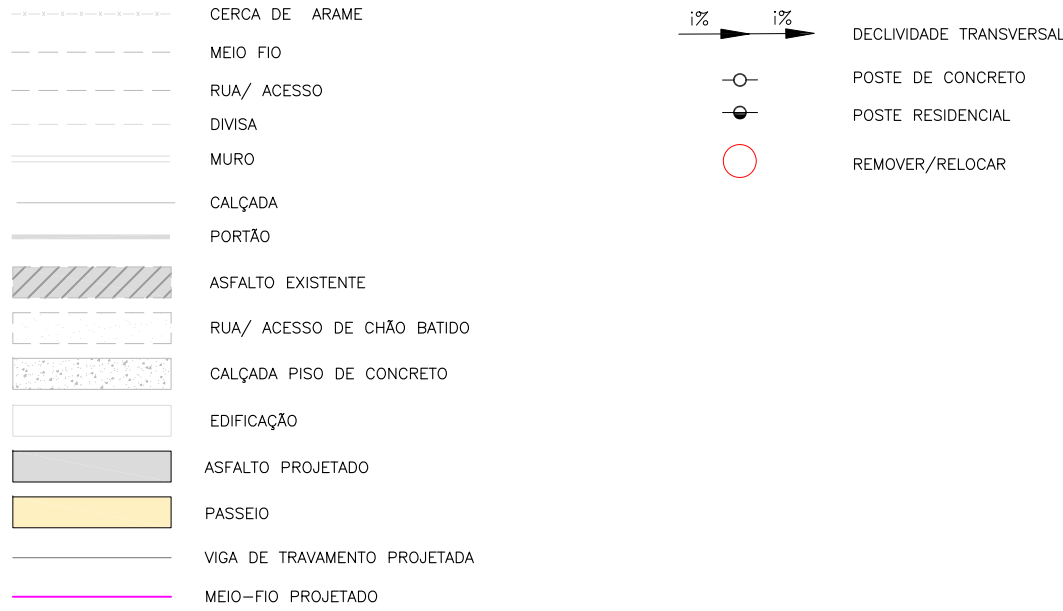


LEGENDA (PERFIL):

 

LEGENDA (DRENAGEM):

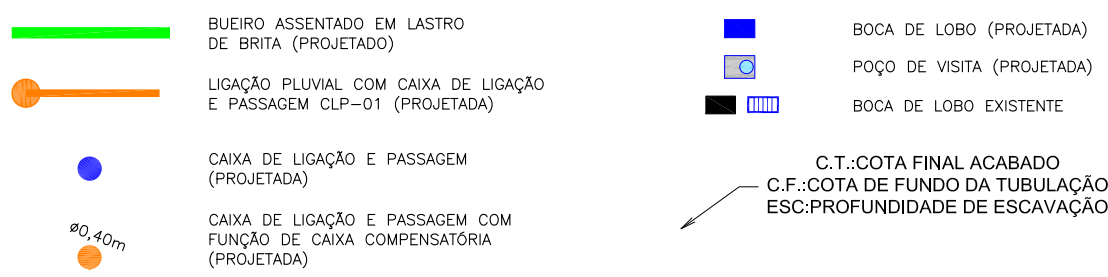

LEGENDA (INTERFERÊNCIAS):

 


NOTAS:

- COORDENADAS TRIDIMENSIONAIS REFERENCIADAS AO VERTICE MR-50 DA REDE GEODÉSICA E ALTIMÉTRICA DO MUNICÍPIO DE JOINVILLE, DATUM SIRGAS 2000, PROJEÇÃO UTM-SUL, MC -51;
- ESTE DESENHO CONTEM INFORMAÇÕES ESPECÍFICAS A FINALIDADE QUE SE PROPÕE E NÃO DEVE SER UTILIZADO PARA OUTROS FINS SEM CONSULTAR O RESPONSÁVEL TÉCNICO;
- PARA BUEIROS DE Ø0,30m, Ø0,40m E Ø0,60m DEVERÁ SER UTILIZADO TUBO PS2, E PARA DIÂMETROS MAIORES QUE Ø0,80m SERÁ UTILIZADO PA1;
- SADIAS DE BOCA DE LOBO TEM COMPRIMENTO MÉDIO DE 2,00m DEVERÁ SER UTILIZADO TUBULAÇÃO DE Ø0,30m COM DECLIVIDADE MÍNIMA DE 1,00%;
- AS CONEXÕES PLUVIAIS TEM COMPRIMENTO MÉDIO DE 4,00m E DEVERÁ SER UTILIZADO TUBULAÇÃO DE Ø0,20m COM DECLIVIDADE DE 1,00%;
- NÃO DEVE SER MEXIDO OU TROCADA A TUBULAÇÃO EXISTENTE SEM APROVAÇÃO DOS ÓRGÃOS COMPETENTES.

A	28/10/2024	SABRINA	EMISSIONAL INICIAL PARA COMENTÁRIOS	FÁTIMA	FÁTIMA			
REV.	DATA	DESENHO	MODIFICAÇÃO	VERIFICAÇÃO	APROVAÇÃO			
CONTRATANTE:			REPRESENTANTE DA PREFEITURA MUNICIPAL DE JOINVILLE:					
			PREFEITURA MUNICIPAL DE JOINVILLE					
OBJETO: Projetos Executivos de Obras Viárias - Via Urbana Rua Karl W. Noack								
PROJETO: PROJETO DE DRENAGEM - PLANTA BAIXA E PERFIL LONGITUDINAL								
Empresa Contratada:		TÍTULO:						
		PROJETO EXECUTIVO						
DESENHISTA:		COORD. GERAL:		RESPONSÁVEL TÉCNICO:				
Sabrina		Engº Vander Pliske CREA-SC 061487-1		Engº Antônio Carlos Ramuski CREA-SC 00930-7				
PROJETO:		DATA:		ESCALA:				
Sabrina		28/10/2024		Indicada				
Nº PMU		FOLHA:		01				
Nº Empresa Contratada		DRE-11055-E22-98-PP-01-A						

DETALHE - ASSENTAMENTO DE TUBO SOBRE LASTRO DE BRITA
ESCALA: 1/75

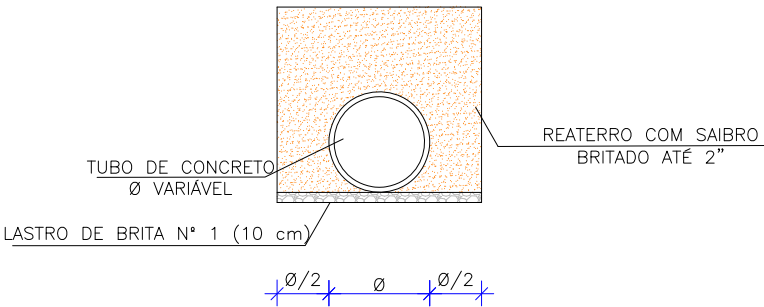

LARGURA DAS VALAS PARA ASSENTAMENTO DE TUBULAÇÕES DE CONCRETO

Table with 6 columns: DN REDE, and five columns for trench depth ranges (0,00 a 1,50 m, 1,51 a 2,00 m, 2,01 a 2,50 m, 2,51 a 4,00 m, 4,01 a 6,00 m). Rows show trench widths for DN REDE values of 40 cm, 60 cm, 80 cm, 100 cm, 120 cm, and 150 cm.


ESPECIFICAÇÃO TUBO

Table with 3 columns: TIPO, Ø TUBO (cm), and ESPECIFICAÇÃO. Rows list pipe types (BSTC) and diameters (Ø 30, 40, 60, 80, 100, 120, 150) with their corresponding specifications (PS-2, PA-1).


TIPO DE ESCORAMENTO CONSIDERADO CONFORME NBR 12.266/1992

Table with 4 columns: DN REDE, and three columns for trench depth ranges (DESCONTÍNUO, CONTÍNUO, ESPECIAL). Rows show trench types for DN REDE values of 40 cm, 60 cm, 80 cm, 100 cm, 120 cm, and 150 cm.


DETALHE ENCAIXE TUBULAÇÃO DE CONCRETO Sem Escala

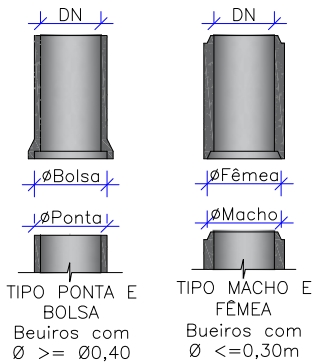


FONTE: ABNT-NBR 12266/92
Escala: 1:100

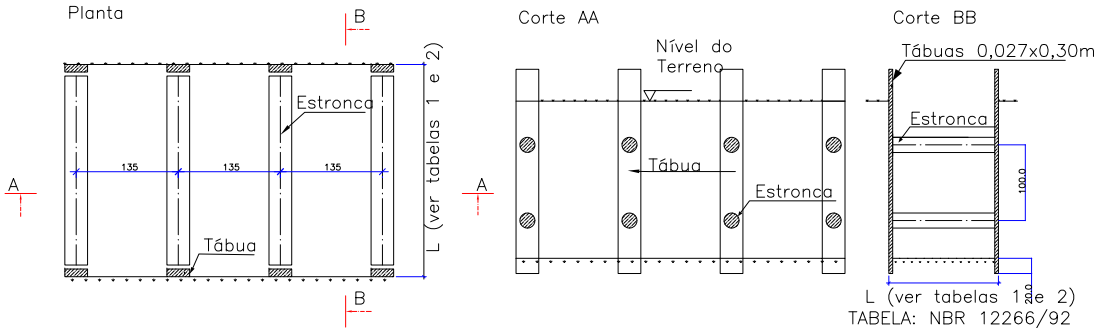

Escoramento Descontínuo
Escala: 1:100

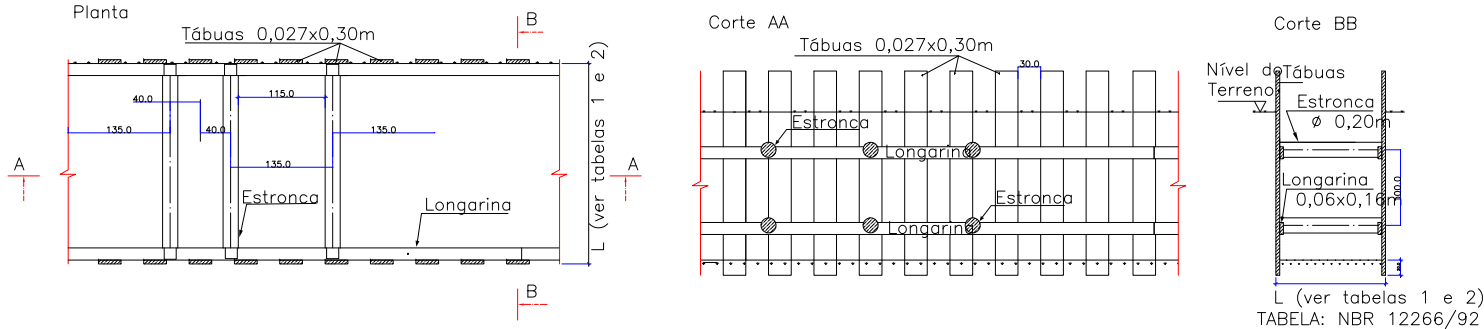

Escoramento Contínuo
Escala: 1:100

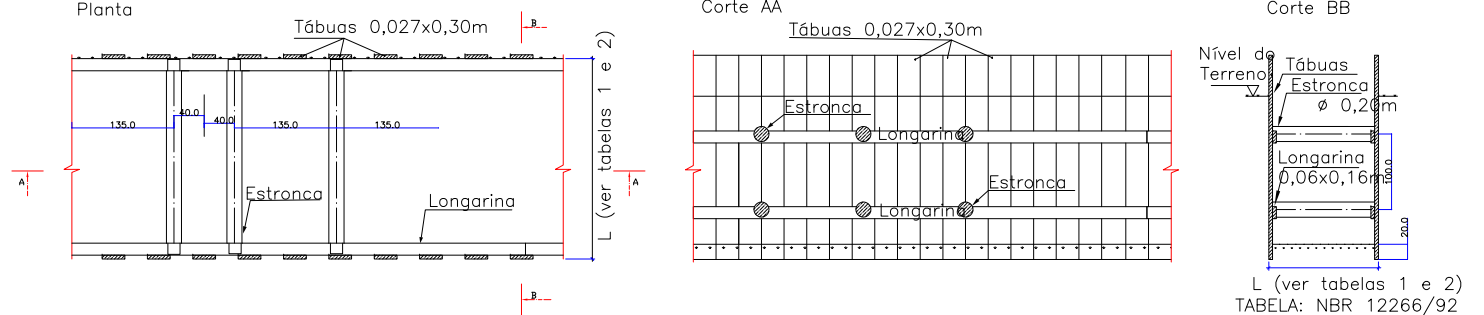




NOTA:
1. DIMENSÕES EM CM EXCETO QUANDO INDICADO;
2. O DETALHE DAS CAIXAS SEGE A PADRONIZAÇÃO JÁ ADOTADA PELA PREFEITURA, CONFORME SOLICITADO PELA CONTRATANTE.

Form containing project information: CONTRATANTE (PREFEITURA MUNICIPAL DE JOINVILLE), REPRESENTANTE DA PREFEITURA MUNICIPAL DE JOINVILLE, PROJETO (PROJETO DE DRENAGEM - DETALHES), TÍTULO (PROJETO EXECUTIVO), DESENHISTA (Sabrina), COORD. GERAL (Engº Vander Plake), RESPONSÁVEL TÉCNICO (Engº Antônio Carlos Ramuski), DATA (29/10/2024), ESCALA (Indicada), FOLHA (01).

ESCALA: 1/100

LIGAÇÃO DIRETA DE BOCA DE LOBO COM
REDE DE DRENAGEM Ø ≥ 0,80m

LIGAÇÃO DE BOCA DE LOBO COM
CAIXA DE PASSAGEM/LIGAÇÃO PARA
REDE DE DRENAGEM $\varnothing \leq 0,60\text{m}$

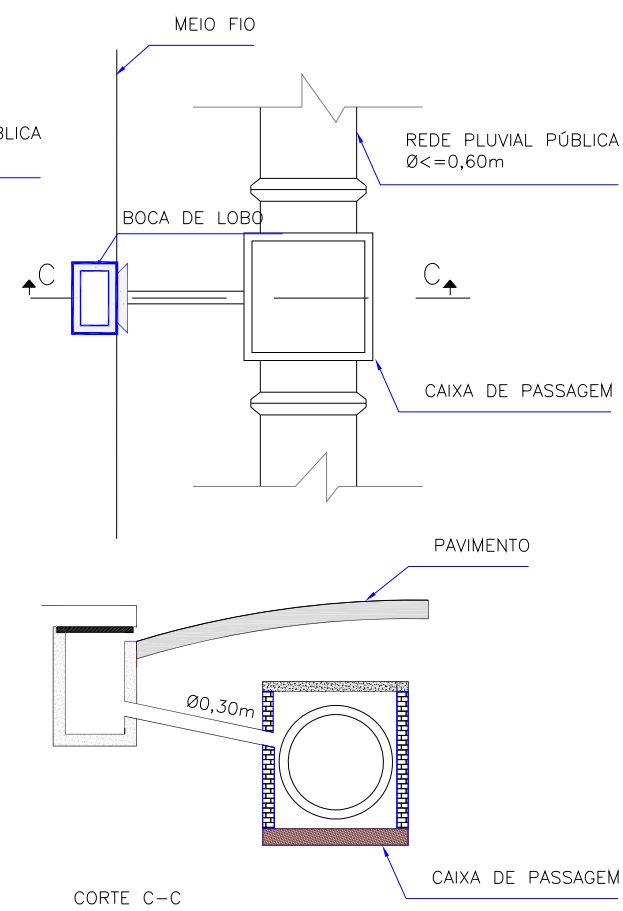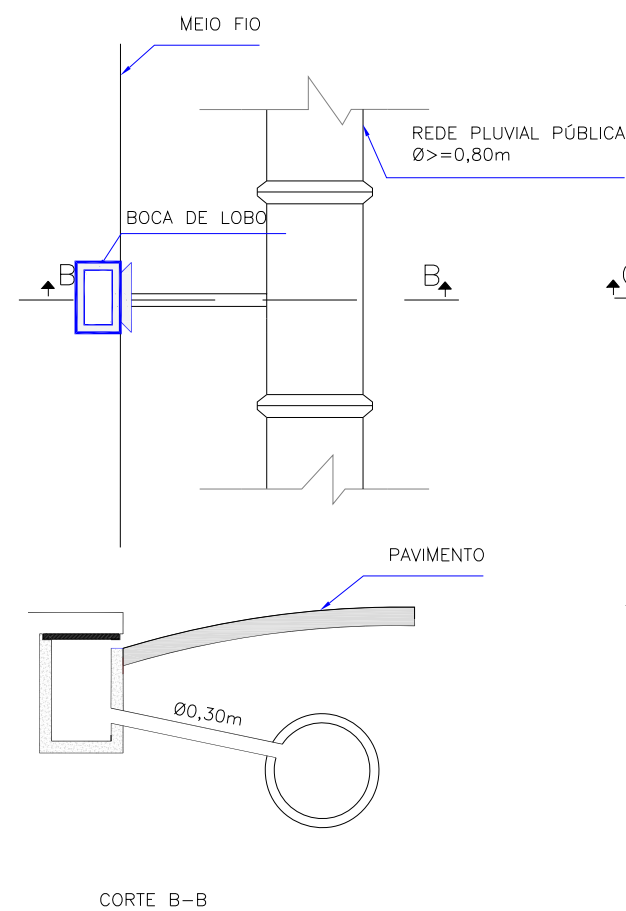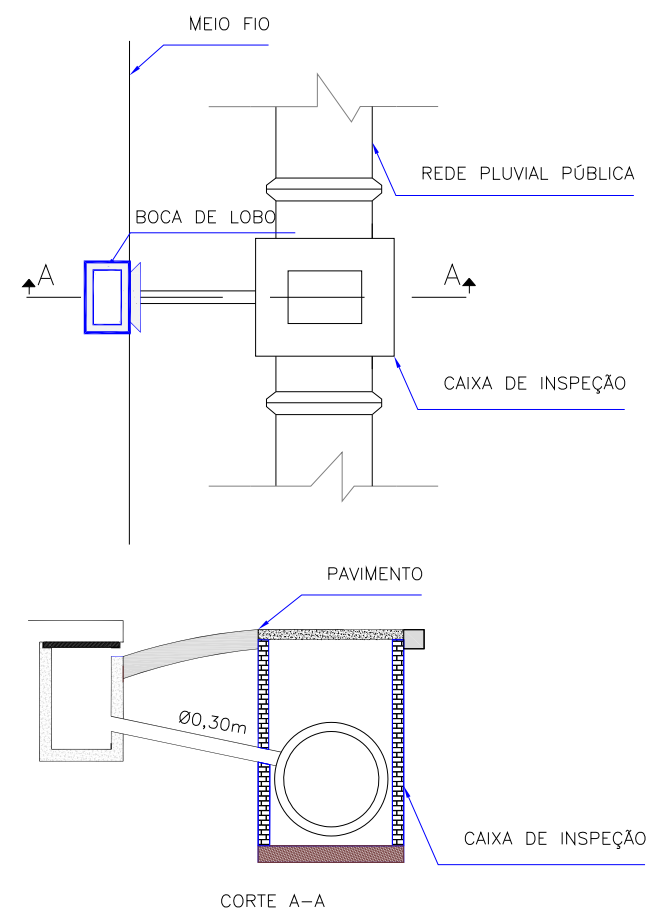

A	29/10/2024	Sabrina	EMISSÃO INICIAL PARA COMENTÁRIOS			Fátima	Fátima
REV.	DATA	DESENHO	MODIFICAÇÃO			VERIFICAÇÃO	APROVAÇÃO
		CONTRATANTE: PREFEITURA MUNICIPAL DE JOINVILLE			REPRESENTANTE DA PREFEITURA MUNICIPAL DE JOINVILLE: _____		
OBJETO:							
Projetos Executivos de Obras Viárias - Via Urbana Rua Karl W. Noack							
PROJETO:							
PROJETO DE DRENAGEM - DETALHES							
Empresa Contratada:		TÍTULO:					
 azimute ENGENHARIA		PROJETO EXECUTIVO					
DESENHISTA: Sabrina		COORD. GERAL: Engº Vander Plake CREA-SC 061487-I			RESPONSÁVEL TÉCNICO: Engº Antônio Carlos Ramuski CREA-SC 026930-7		
PROJETO: Sabrina							
Nº PMU ****	DATA: 29/10/2024			ESCALA: Indicada		FOLHA: 02	
Nº Empresa Contratada DRE-11055-E22-98-DT-01-A							


DETALHE - BOCA DE LOBO SIMPLES PRÉ-MOLDADA (BLS)

ESCALA: 1/20

VISTA SUPERIOR

Escala 1:50

Obs.: Dimensões em centímetros

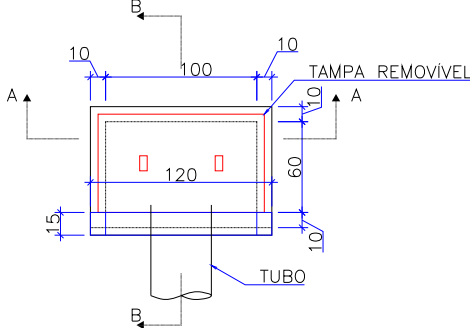


QUANTIDADES MÉDIAS PARA UMA BOCA DE LOBO						
h	CAIXA PRÉ MOLDADA PARA BOCA DE LOBO	MEIO-FIO OU GUIA DE CONC. PRÉ-MOLDADO	ARGAMASSA 1:3 (m3)	FORMA TAMPA (m²)	AÇO TAMPA (kg)	CONCRETO 25 MPA (m3)
120	1,00	1,00	0,011	1,44	3,6	0,1152

CORTE-AA

Escala 1:50


Obs.: Dimensões em centímetros

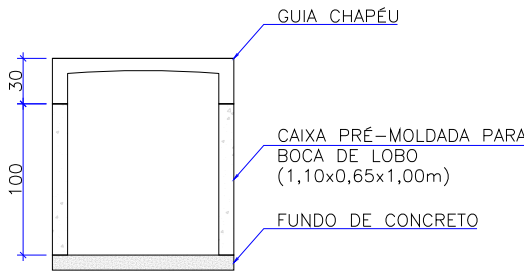

CORTE-BB

Escala 1:50


Obs.: Dimensões em centímetros

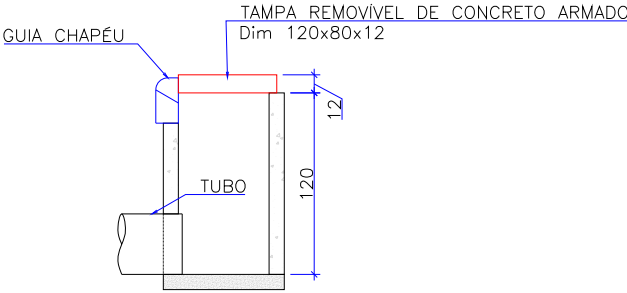

DETALHE ARMADURA DA TAMPA

Escala 1:50

Obs.: Dimensões em centímetros

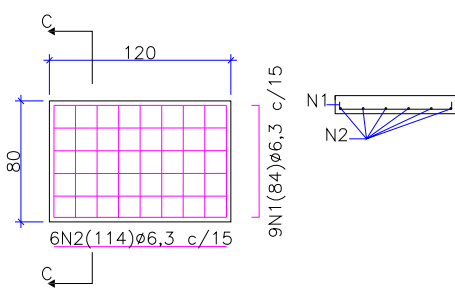


Aço	N	Diam (mm)	Quantidade	C. Unit. (m)	C. total (m)
CA50	1	6,3	9	0,84	7,56
CA50	2	6,3	6	1,14	6,84

Diam (mm)	Comp. (m)	Peso (kg)
6,3	14,4	3,6

A	29/10/2024	Sabrina	EMIÇÃO INICIAL PARA COMENTÁRIOS	Fátima	Fátima
REV.	DATA	DESENHO	MODIFICAÇÃO	VERIFICAÇÃO	APROVAÇÃO
		CONTRATANTE: PREFEITURA MUNICIPAL DE JOINVILLE		REPRESENTANTE DA PREFEITURA MUNICIPAL DE JOINVILLE: _____	
OBJETO:					

ESCALA: 1/25

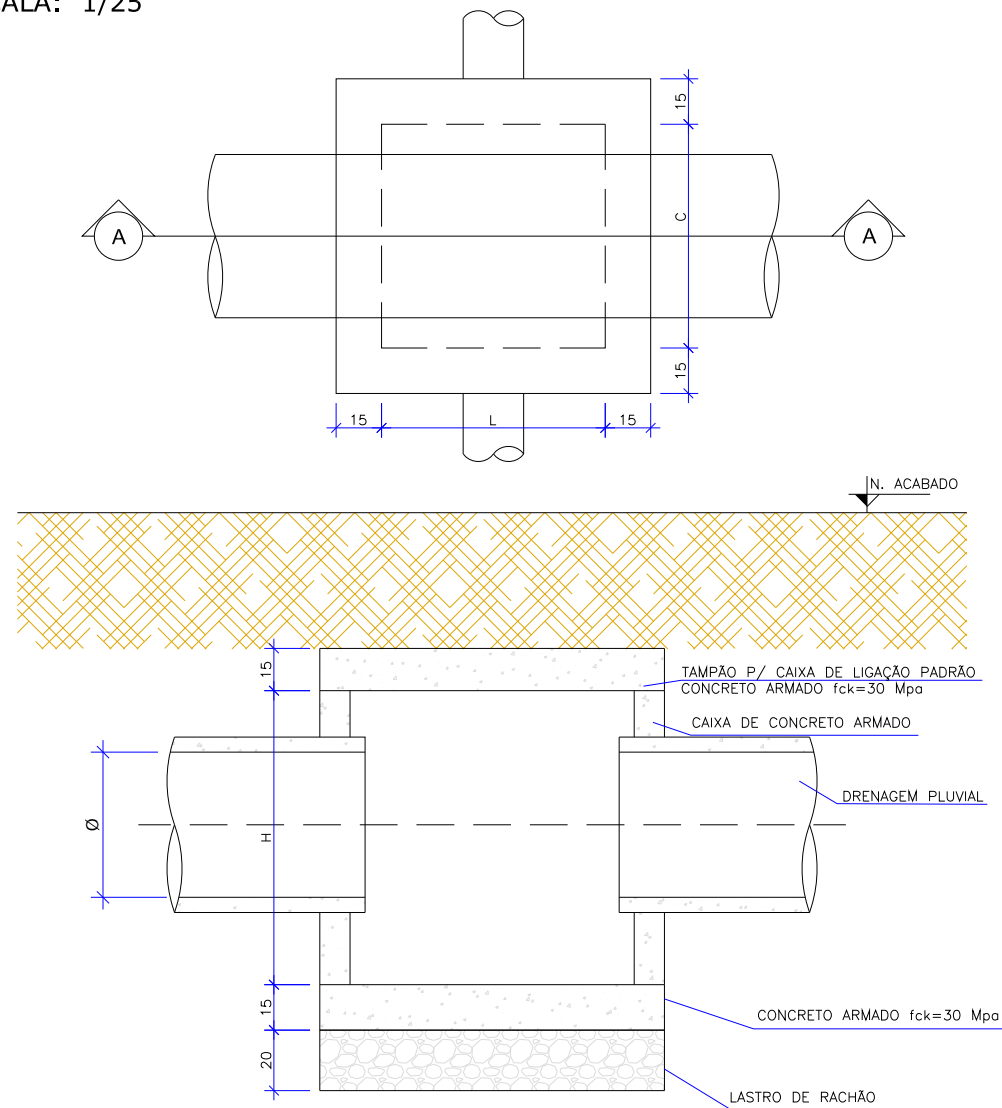


CAIXA DE LIGAÇÃO E PASSAGEM SEM TAMPA							
NOME DA CAIXA	Ø TUBO	C (m)	L (m)	H (m)	CONCRETO C30 (m³)	FORMA (m²)	LASTRO DE RACHÃO (m³)
CLP 01	40	1,10	1,10	1,30	1,27	13,84	0,39
CLP 02	60	1,10	1,10	1,30	1,27	13,84	0,39
CLP 03	80	1,50	1,50	1,60	2,07	22,20	0,65
CLP 04	100	1,70	1,70	1,75	2,54	27,10	0,80
CLP 05	120	2,10	2,10	2,10	3,70	39,24	1,15
CLP 06	150	2,30	2,30	2,40	4,54	48,60	1,35

CAIXA DE LIGAÇÃO E PASSAGEM - TAMPA						
NOME DA CAIXA	Ø TUBO	C (m)	L (m)	Espessura da tampa (m)	CONCRETO C30 (m³)	FORMA (m²)
CLP 01	40	1,10	1,10	0,15	0,29	2,80
CLP 02	60	1,10	1,10	0,15	0,29	2,80
CLP 03	80	1,50	1,50	0,15	0,49	4,32
CLP 04	100	1,70	1,70	0,15	0,60	5,20
CLP 05	120	2,10	2,10	0,15	0,86	7,20
CLP 06	150	2,30	2,30	0,15	1,01	8,32

CAIXA DE LIGAÇÃO E PASSAGEM COM TAMPA							
NOME DA CAIXA	Ø TUBO	C (m)	L (m)	H (m)	CONCRETO C30 (m³)	FORMA (m²)	LASTRO DE RACHÃO (m³)
CLP 01	40	1,10	1,10	1,30	1,56	16,64	0,39
CLP 02	60	1,10	1,10	1,30	1,56	16,64	0,39
CLP 03	80	1,50	1,50	1,60	2,56	26,52	0,65
CLP 04	100	1,70	1,70	1,75	3,14	32,30	0,80
CLP 05	120	2,10	2,10	2,10	4,56	46,44	1,15
CLP 06	150	2,30	2,30	2,40	5,56	56,92	1,35

A	29/10/2024	Sabrina	EMISSÃO INICIAL PARA COMENTÁRIOS				Fátima	Fátima	
REV.	DATA	DESENHO	MODIFICAÇÃO				VERIFICAÇÃO	APROVAÇÃO	
		CONTRATANTE: PREFEITURA MUNICIPAL DE JOINVILLE				REPRESENTANTE DA PREFEITURA MUNICIPAL DE JOINVILLE: _____			
OBJETO:									
Projetos Executivos de Obras Viárias - Via Urbana Rua Karl W. Noack									
PROJETO:									
PROJETO DE DRENAGEM - DETALHES									
Empresa Contratada:		TÍTULO:							
		PROJETO EXECUTIVO							
DESENHISTA:		COORD. GERAL:			RESPONSÁVEL TÉCNICO:				
Sabrina		_____			_____				
PROJETO:		Engº Vander Pliske CREA-SC 061487-1			Engº Antônio Carlos Ramuski CREA-SC 028930-7				
Sabrina									
Nº PMLJ ****		DATA:			ESCALA:		FOLHA:		
		29/10/2024			Indicada		04		
Nº Empresa Contratada									
DRE-11055-F22-98-DT-01-A									

ESCALA: 1/50

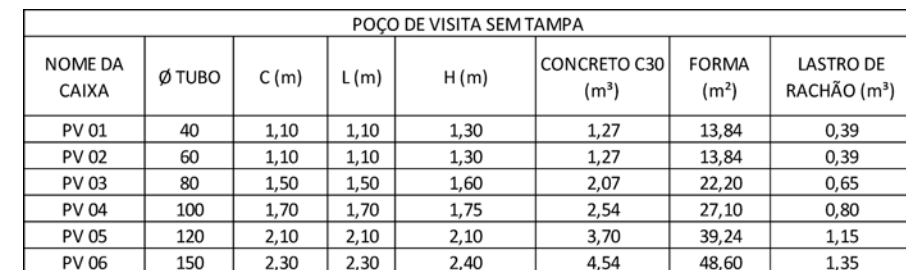

POÇO DE VISITA - TAMPA DO POÇO						
NOME DA CAIXA	Ø TUBO	C (m)	L (m)	Espessura da tampa (m)	CONCRETO C30 (m³)	FORMA (m²)
PV 01	40	1,10	1,10	0,15	0,22	2,67
PV 02	60	1,10	1,10	0,15	0,22	2,67
PV 03	80	1,50	1,50	0,15	0,41	4,19
PV 04	100	1,70	1,70	0,15	0,52	5,07
PV 05	120	2,10	2,10	0,15	0,79	7,07
PV 06	150	2,30	2,30	0,15	0,94	8,19

POÇO DE VISITA - TAMPA DA CHAMINÉ					
NOME DA CAIXA	Lado (m)	Ø INTERNO	Espessura da tampa (m)	CONCRETO C30 (m³)	FORMA (m²)
PV 01	1,0	0,80	0,10	0,05	1,15
PV 02	1,0	0,80	0,10	0,05	1,15
PV 03	1,0	0,80	0,10	0,05	1,15
PV 04	1,0	0,80	0,10	0,05	1,15
PV 05	1,0	0,80	0,10	0,05	1,15
PV 06	1,0	0,80	0,10	0,05	1,15


POÇO DE VISITA COM TAMPA							
NOME DA CAIXA	Ø TUBO	C (m)	L (m)	H (m)	CONCRETO C30 (m³)	FORMA (m²)	LASTRO DE RACHÃO (m³)
PV 01	40	1,10	1,10	1,30	1,54	17,66	0,39
PV 02	60	1,10	1,10	1,30	1,54	17,66	0,39
PV 03	80	1,50	1,50	1,60	2,53	27,54	0,65
PV 04	100	1,70	1,70	1,75	3,12	33,32	0,80
PV 05	120	2,10	2,10	2,10	4,54	47,46	1,15
PV 06	150	2,30	2,30	2,40	5,53	57,94	1,35

QUANTIDADES APROXIMADAS PARA UMA CHAMINÉ		
CÓDIGO	D TUBO Ø0,80m (m)	TAMPÃO DE FERRO FUNDIDO (kg)
CPV-01	100	104
CPV-02	150	104
CPV-03	200	104
CPV-04	250	104
CPV-05	300	104
CPV-06	350	104
CPV-07	400	104


TUBOS DE Ø0,80m DA CHAMINÉ
03 – PARA AS QUANTIDADES DA

A	29/10/2024	Sabrina	EMISSÃO INICIAL PARA COMENTÁRIOS			Fátima	Fátima
REV.	DATA	DESENHO	MODIFICAÇÃO			VERIFICAÇÃO	APROVAÇÃO
		CONTRATANTE: PREFEITURA MUNICIPAL DE JOINVILLE			REPRESENTANTE DA PREFEITURA MUNICIPAL DE JOINVILLE: _____		
OBJETO:							
Projetos Executivos de Obras Viárias - Via Urbana Rua Karl W. Noack							
PROJETO:							
PROJETO DE DRENAGEM - DETALHES							
Empresa Contratada:		TÍTULO:					
		PROJETO EXECUTIVO					
DESENHISTA: Sabrina		COORD. GERAL: Engº Vander Plake CREA-SC 061487-1			RESPONSÁVEL TÉCNICO: Engº Antônio Carlos Ramuski CREA-SC 026930-7		
PROJETO: Sabrina							
Nº PMU ****		DATA: 29/10/2024			ESCALA: Indicada		FOLHA: 05
Nº Empresa Contratada DPE-11055-E72-08-DT-01-A							


PLANTA BAIXA

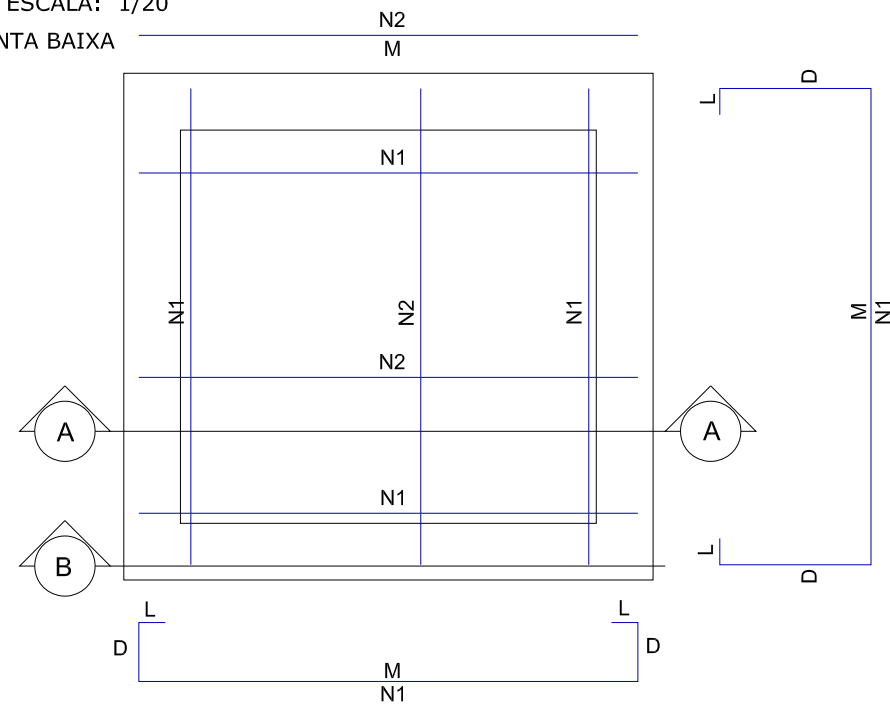


CORTE AA

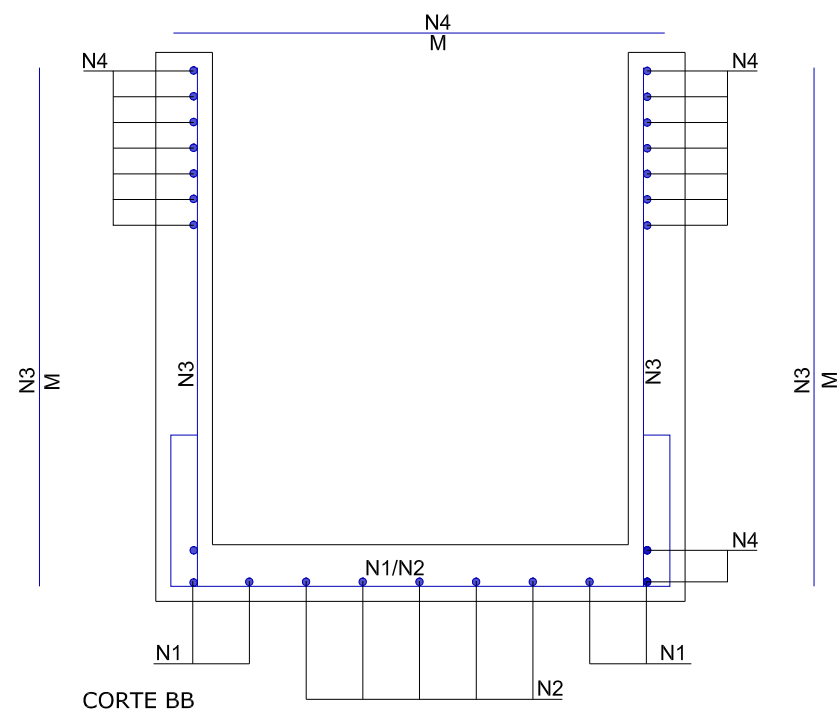


CORTE BB

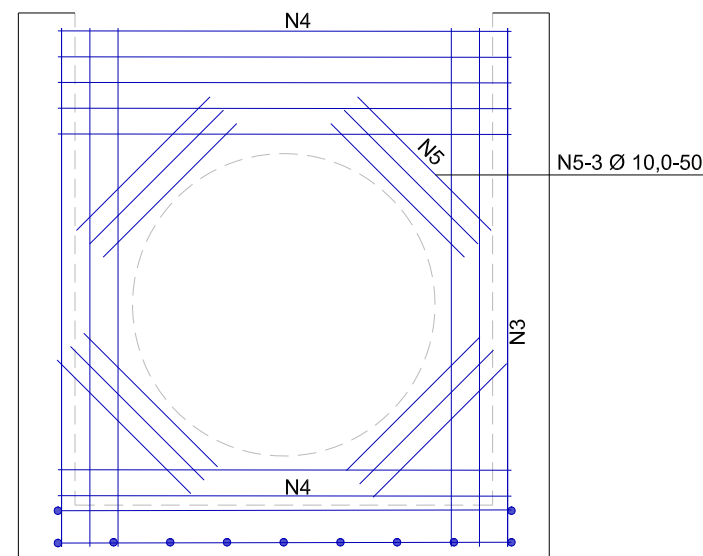


ESCALA: 1/20

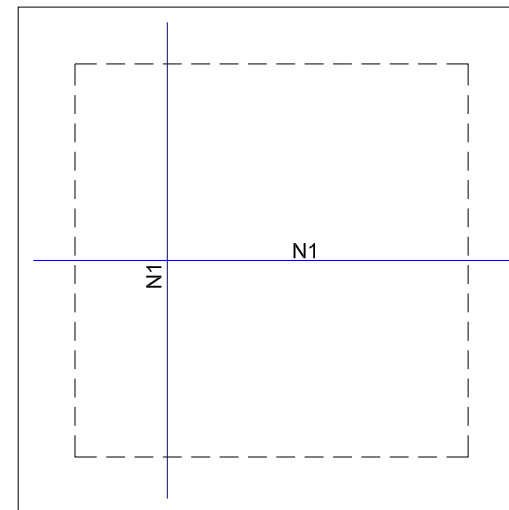

ESCALA: 1/25

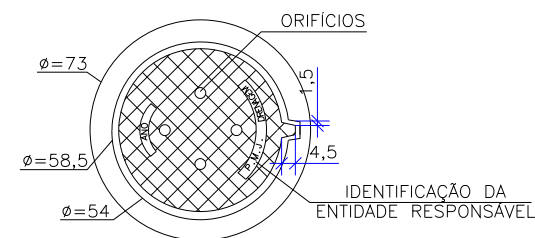


ESCALA: 1/25

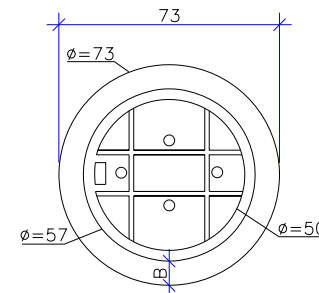


NOTAS:
01 - DIMENSÕES EM CENTÍMETROS
02 - O TAMPÃO DE FERRO
FUNDIDO DEVERÁ APRESENTAR PESO
GLOBAL NA FAIXA DE 105 A 110
kgf ATENDER AOS REQUISITOS DA
NBR-6598/81 E RESISTIR AO
TREM-TIPO DE 45t.

ESCALA: 1/20

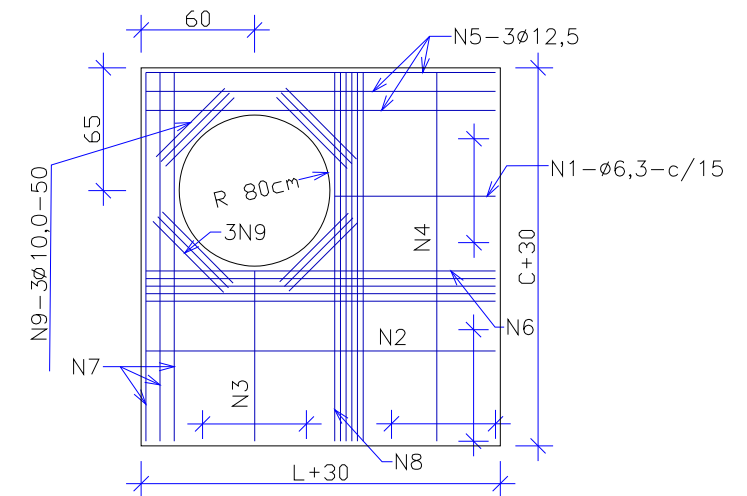

ESCALA: 1/20

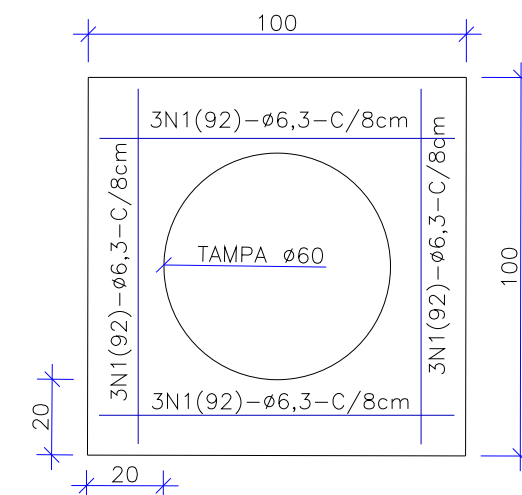

A	29/10/2024	Sabrina	EMISSÃO INICIAL PARA COMENTÁRIOS				Fátima	Fátima	
REV.	DATA	DESENHO	MODIFICAÇÃO				VERIFICAÇÃO	APROVAÇÃO	
		CONTRATANTE: PREFEITURA MUNICIPAL DE JOINVILLE				REPRESENTANTE DA PREFEITURA MUNICIPAL DE JOINVILLE: _____			
OBJETO: Projetos Executivos de Obras Viárias - Via Urbana Rua Karl W. Noack									
PROJETO: PROJETO DE DRENAGEM - DETALHES									
Empresa Contratada:  azimute ENGENHARIA		TÍTULO: PROJETO EXECUTIVO							
DESENHISTA: Sabrina		COORD. GERAL: _____ Engº Vander Plske CREA-SC 061487-I				RESPONSÁVEL TÉCNICO: _____ Engº Antônio Carlos Ramuski CREA-SC 028930-7			
PROJETO: Sabrina									
Nº PMU **** Nº Empresa Contratada DRE-11055-E22-98-DT-01-A		DATA: 29/10/2024		ESCALA: Indicada		FOLHA: 06			

ARMADURA DAS CAIXAS - SEM TAMPAS

	N1	N2	N3	N4	N5
CLP-01/PV-01	8N1(226)Ø6.3 c/15; M=132, D=40, L=7	10N2(132)Ø6.3 c/15; M=132	40N3(152)Ø6.3 c/6; M=152	32N4(132)Ø6.3 c/8; M=132	12N5(50)Ø10.0; M=50
CLP-02/PV-02	8N1(226)Ø6.3 c/15; M=132, D=40, L=7	10N2(132)Ø6.3 c/15; M=132	40N3(152)Ø6.3 c/6; M=152	32N4(132)Ø6.3 c/8; M=132	12N5(50)Ø10.0; M=50
CLP-03/PV-03	8N1(266)Ø8.0 c/15; M=172, D=40, L=7	14N2(172)Ø8.0 c/15; M=172	56N3(182)Ø8.0 c/6; M=182	36N4(172)Ø8.0 c/6; M=172	12N5(50)Ø10.0; M=50
CLP-04/PV-04	8N1(286)Ø8.0 c/15; M=192, D=40, L=7	18N2(192)Ø8.0 c/15; M=192	48N3(197)Ø8.0 c/6; M=197	28N4(192)Ø8.0 c/6; M=192	12N5(50)Ø10.0; M=50
CLP-05/PV-05	8N1(326)Ø10.0 c/15; M=232, D=40, L=7	24N2(232)Ø10.0 c/15; M=232	56N3(232)Ø10.0 c/6; M=232	36N4(232)Ø10.0 c/5; M=232	12N5(50)Ø10.0; M=50
CLP-06/PV-06	8N1(346)Ø10.0 c/15; M=252, D=40, L=7	26N2(252)Ø10.0 c/15; M=252	48N3(262)Ø10.0 c/6; M=262	32N4(252)Ø10.0 c/5; M=252	12N5(50)Ø10.0; M=50

ARMADURA DA TAMPA DA CAIXA DE LIGAÇÃO

	N1
CLP-01	14N1(132)Ø6.3 c/15; M=132
CLP-02	14N1(132)Ø6.3 c/15; M=132
CLP-03	20N1(172)Ø8.0 c/15; M=172
CLP-04	22N1(192)Ø8.0 c/15; M=192
CLP-05	28N1(232)Ø10.0 c/15; M=232
CLP-06	30N1(252)Ø10.0 c/15; M=252

ARMADURA DA LAJE DA TAMPA DO POÇO DE VISITA

	N1	N2	N3	N4	N5	N6	N7	N8	N9
PV-01	5N1(32)Ø6.3 c/15; M=32	1N2(132)Ø6,3; M=132	5N3(32)Ø6.3 c/15; M=32	1N4(132)Ø6,3; M=132	3N5(132)Ø12.5; M=132	4N6(132)Ø6.3; M=132	3N7(132)Ø12.5; M=132	4N8(132)Ø6.3; M=132	12N9(50)Ø10; M=50
PV-02	5N1(32)Ø6.3 c/15; M=32	1N2(132)Ø6,3; M=132	5N3(32)Ø6.3 c/15; M=32	1N4(132)Ø6,3; M=132	3N5(132)Ø12.5; M=132	4N6(132)Ø6.3; M=132	3N7(132)Ø12.5; M=132	4N8(132)Ø6.3; M=132	12N9(50)Ø10; M=50
PV-03	5N1(72)Ø6.3 c/15; M=72	4N2(172)Ø6,3; M=172	5N3(72)Ø6.3 c/15; M=72	4N4(172)Ø6,3; M=172	3N5(172)Ø12.5; M=172	4N6(172)Ø6.3; M=172	3N7(172)Ø12.5; M=172	4N8(172)Ø6.3; M=172	12N9(50)Ø10; M=50
PV-04	5N1(92)Ø6.3 c/15; M=92	6N2(192)Ø6,3; M=192	5N3(92)Ø6.3 c/15; M=92	6N4(192)Ø6,3; M=192	3N5(192)Ø12.5; M=192	4N6(192)Ø6.3; M=192	3N7(192)Ø12.5; M=192	4N8(192)Ø6.3; M=192	12N9(50)Ø10; M=50
PV-05	5N1(132)Ø6.3 c/15; M=132	8N2(232)Ø6,3; M=232	5N3(132)Ø6.3 c/15; M=132	8N4(232)Ø6,3; M=232	3N5(232)Ø12.5; M=232	5N6(232)Ø6.3; M=232	3N7(232)Ø12.5; M=232	5N8(232)Ø6.3; M=232	12N9(50)Ø10; M=50
PV-06	5N1(152)Ø6.3 c/15; M=152	10N2(252)Ø6,3; M=252	5N3(152)Ø6.3 c/15; M=152	10N4(252)Ø6,3; M=252	3N5(252)Ø12.5; M=252	6N6(252)Ø8.0; M=252	3N7(252)Ø12.5; M=252	6N8(252)Ø8.0; M=252	12N9(50)Ø10; M=50

ARMADURA DA LAJE DO TAMPÃO DE FERRO DO POÇO DE VISITA

	N1
PV-01 a PV-06	12N1(92)Ø6.3 c/8; M=92

TOTAL DE AÇO - CAIXA DE LIGAÇÃO

	Peso CA-50 (kg)		
	CAIXA	TAMPA	TOTAL
CLP-01	36,8	4,6	41,4
CLP-02	36,8	4,6	41,4
CLP-03	86,5	13,6	100,1
CLP-04	85,2	16,8	102,0
CLP-05	186,1	40,2	226,3
CLP-06	188,8	46,7	235,5

TOTAL DE AÇO - POÇO DE VISITA

	Peso CA-50 (kg)			
	CAIXA	LAJE TAMPÃO PV	LAJE TAMPÃO DE FERRO	TOTAL
PV-01	36,8	15,5	2,7	55,0
PV-02	36,8	15,5	2,7	55,0
PV-03	86,5	22,2	2,7	111,4
PV-04	85,2	26,6	2,7	114,5
PV-05	186,1	35,2	2,7	224,0
PV-06	188,8	46,4	2,7	237,9

RESUMO - ARMADURA DAS CAIXAS - SEM TAMPAS

	Comprimento por diâmetro			Peso CA-50 (kg)
	ø6.3 (m)	ø8 (m)	ø10 (m)	
CLP-01/PV-01	134,3	-	6,0	36,8
CLP-02/PV-02	134,3	-	6,0	36,8
CLP-03/PV-03	-	209,2	6,0	86,5
CLP-04/PV-04	-	205,9	6,0	85,2
CLP-05/PV-05	-	-	301,4	186,1
CLP-06/PV-06	-	-	305,8	188,8

RESUMO - ARMADURA DA TAMPA DA CAIXA DE LIGAÇÃO

	Comprimento por diâmetro			Peso CA-50 (kg)
	ø6.3 (m)	ø8 (m)	ø10 (m)	
CLP-01	18,5	-	-	4,6
CLP-02	18,5	-	-	4,6
CLP-03	-	34,4	-	13,6
CLP-04	-	42,3	-	16,8
CLP-05	-	-	65,0	40,2
CLP-06	-	-	75,6	46,7

RESUMO - ARMADURA DA LAJE DA TAMPA DO POÇO DE VISITA

	Comprimento por diâmetro				Peso CA-50 (kg)
	ø6.3 (m)	ø8 (m)	ø10 (m)	ø12,5 (m)	
PV-01	16,4		6	7,92	15,5
PV-02	16,4		6	7,92	15,5
PV-03	34,72		6	10,32	22,2
PV-04	47,6		6	11,52	26,6
PV-05	73,52		6,0	13,9	35,2
PV-06	65,6	30,24	6	15,12	46,4

RESUMO - ARMADURA DA LAJE DO TAMPÃO DE FERRO DO POÇO DE VISITA

	Comp. por diâmetro ø6.3 (m)	Peso CA-50 (kg)
PV-01	11,0	2,7
PV-02	11,0	2,7
PV-03	11,0	2,7
PV-04	11,0	2,7
PV-05	11,0	2,7
PV-06	11,0	2,7

A	29/10/2024	Sabrina	EMIÇÃO INICIAL PARA COMENTÁRIOS	Fátima	Fátima
REV.	DATA	DESENHO	MODIFICAÇÃO	VERIFICAÇÃO	APROVAÇÃO
		CONTRATANTE: PREFEITURA MUNICIPAL DE JOINVILLE		REPRESENTANTE DA PREFEITURA MUNICIPAL DE JOINVILLE: _____	
OBJETO: Projetos Executivos de Obras Viárias - Via Urbana Rua Karl W. Noack					
PROJETO: PROJETO DE DRENAGEM - DETALHES					
Empresa Contratada: 		TÍTULO: PROJETO EXECUTIVO			
DESENHISTA: Sabrina		COORD. GERAL: _____		RESPONSÁVEL TÉCNICO: _____	
PROJETO: Sabrina		Engº Vander Plake CREA-SC 061487-1		Engº Antônio Carlos Ramuski CREA-SC 026930-7	
Nº PLAI **** Nº Empresa Contratada DRE-11055-E22-98-DT-01-A		DATA: 29/10/2024		ESCALA: Indicada	FOLHA: 07