


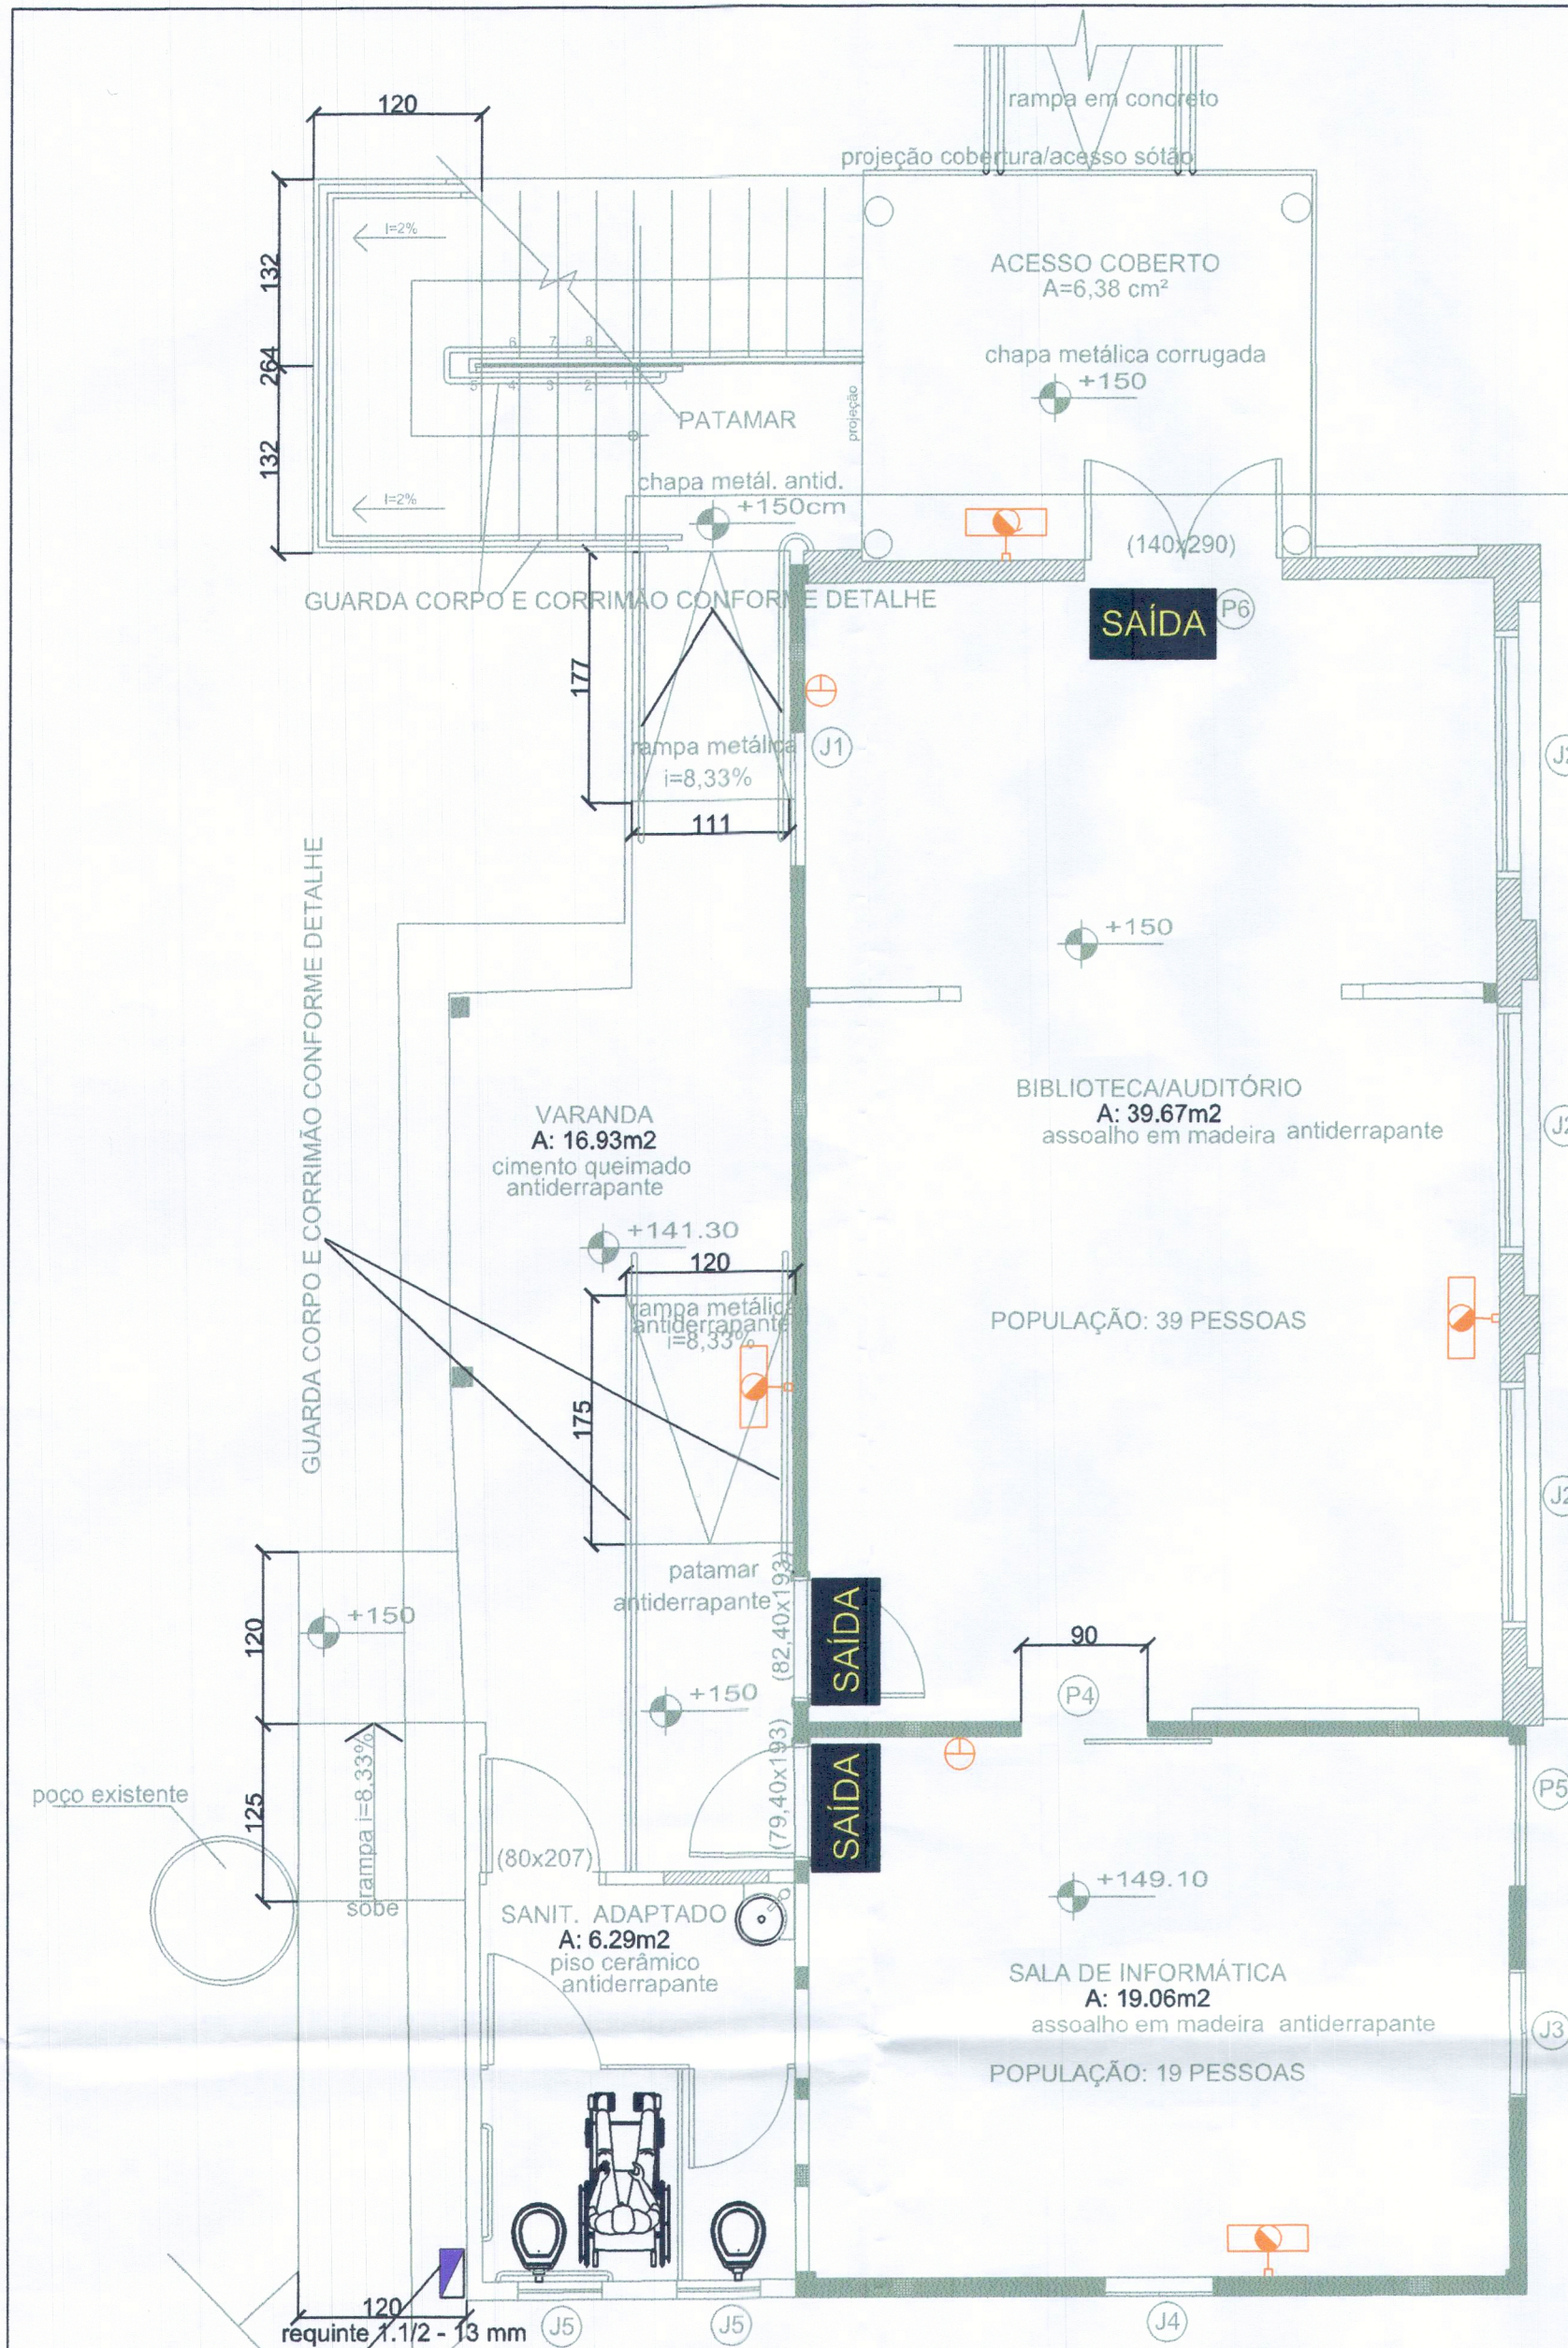


PLANTA BAIXA PAVIMENTO TÉRREO - SÓTÃO

Esc. 1:50
A térreo = 107,07 m²

HIDRANTE 2
HIDRANTE SIMPLES DE PAREDE
UM ABRIGO 70X50X25 cm, CONTENDO
01 MANGUEIRA Ø38mm C/45m (3 LANCES-15m)
01 ESGUICHO JATO COMPACTO Ø 32mm
COM REQUINTE DE 13mm
VER DETALHE

SAÍDA LUMINÁRIA DE SINALIZAÇÃO DE ABANDONO DE LOCAL - 25x16cm
(BLOCO AUTÔNOMO) a 2,10m do piso - fluxo luminoso de 30 lúmens

SAÍDA PLACA FOTOLUMINESCENTE DE SINALIZAÇÃO DE ABANDONO DE LOCAL
25x16cm a 2,10m do piso

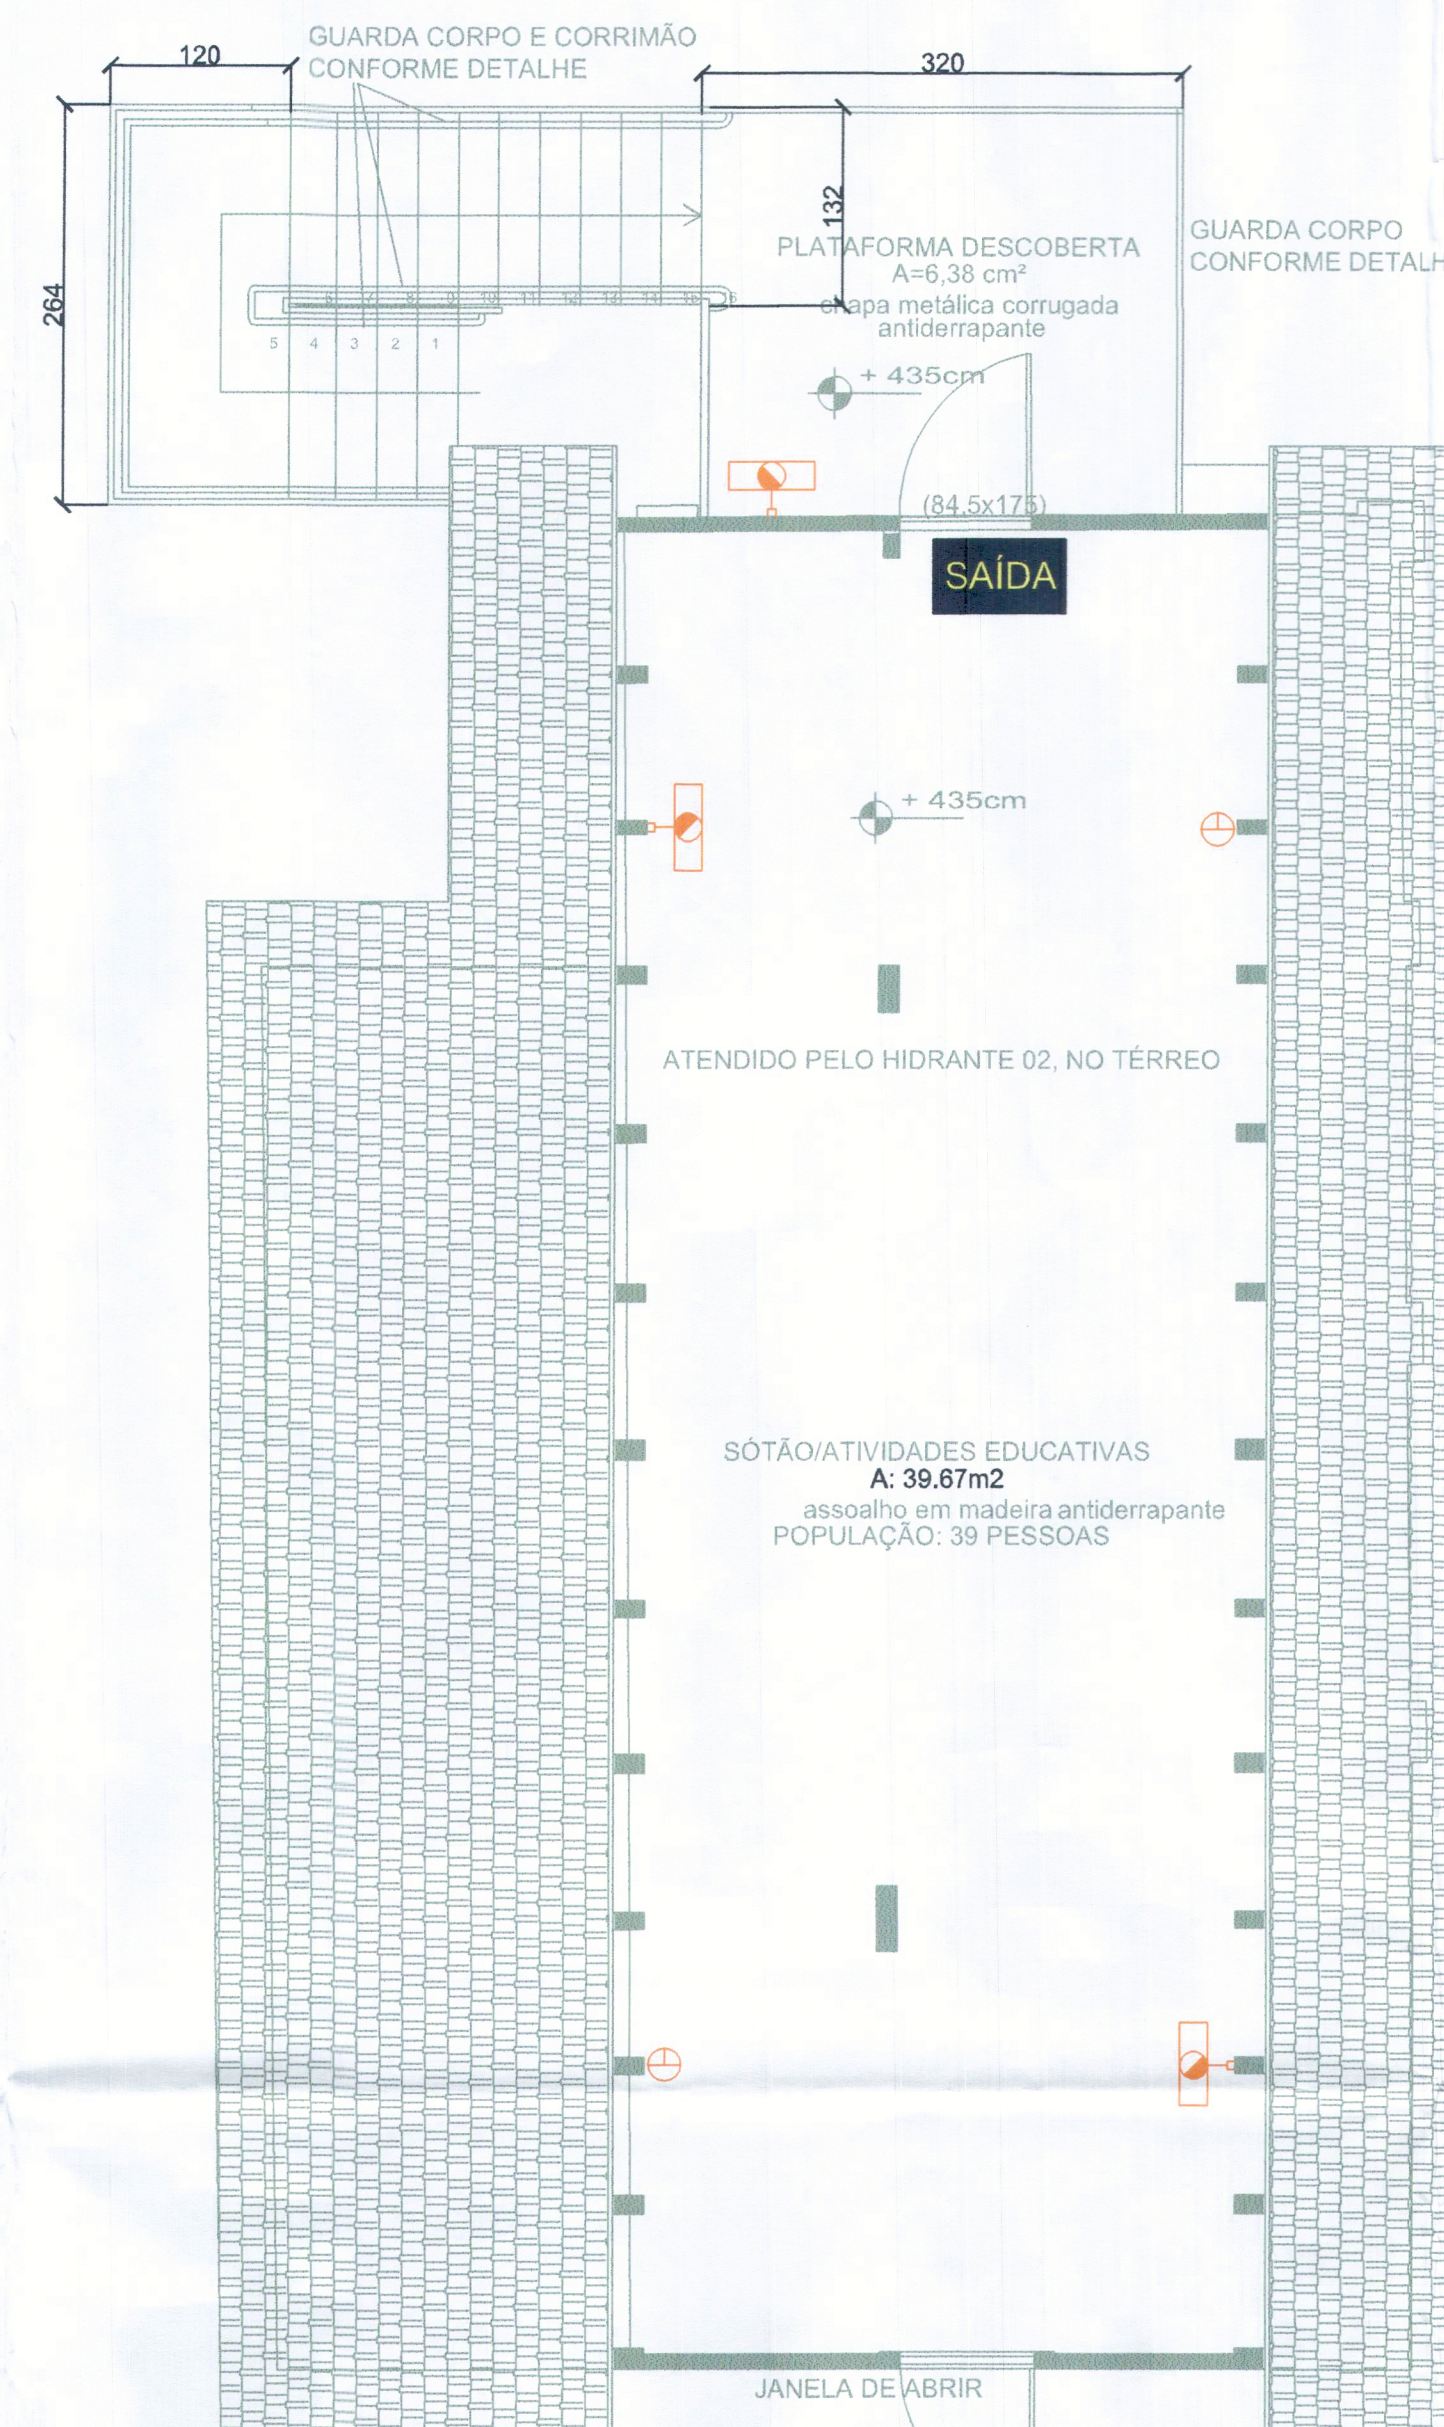


PLANTA BAIXA DO SÓTÃO

Esc. 1:50
A = 34,34 m²

BLOCO AUTÔNOMO DE ILUMINAÇÃO DE EMERGÊNCIA
30 LÚMENS - NA PAREDE - h=220
EXTINTOR PÓ QUÍMICO SECO (6 kg) - 2A:20B-C


BLOCO AUTÔNOMO DE ILUMINAÇÃO DE EMERGÊNCIA
960 LÚMENS - NA PAREDE - h=220

- A FIXAÇÃO DOS PONTOS DE LUZ E DAS PLACAS LUMINOSAS PODE SER FEITA EM PAREDES, TETO OU SUSPENSAS, DEVENDO SER REALIZADA DE MODO QUE AS LUMINÁRIAS FIQUEM EM ALTURA MÁXIMA IMEDIATAMENTE ACIMA DAS ABERTURAS.
- OS CONDUTORES E SUAS DERIVÇÕES DEVEM SER DO TIPO NÃO PROPAGANTE DE CHAMA. DEVEM SEMPRE SER EMBUTIDOS EM ELETRODUTOS RÍGIDOS. NO CASO DE SEREM EXTERNOS OU APARENTE, DEVEM SER METÁLICOS.
- O SISTEMA DE ILUMINAÇÃO DE EMERGÊNCIA DEVE TER AUTONOMIA MÍNIMA DE 1 HORA DE FUNCIONAMENTO, GARANTIDA DURANTE ESTE PERÍODO A INTENSIDADE DOS PONTOS DE LUZ DE MANEIRA A RESPEITAR OS NÍVEIS MÍNIMO DE ILUMINAÇÃO DESEJADOS.
- O FLUXO LUMINOSO DO PONTO DE LUZ, EXCLUSIVAMENTE DE ILUMINAÇÃO DE SINALIZAÇÃO, DEVE SER, NO MÍNIMO IGUAL A 30 LÚMENS.
- A ILUMINAÇÃO DE SINALIZAÇÃO DEVE SER CONTÍNUA DURANTE O TEMPO DE FUNCIONAMENTO DO SISTEMA, QUANDO DA INTERRUPÇÃO DA ALIMENTAÇÃO NORMAL.
- DEVE SER PREVISTO CIRCUITO ELÉTRICO INDEPENDENTE PARA O SIE, COM DISJUNTOR DEVIDAMENTE IDENTIFICADO, INDEPENDENTEMENTE DO TIPO DE FONTE DE ENERGIA UTILIZADO.
- O CIRCUITO PODE SER COMPARTILHADO COM O SAL.

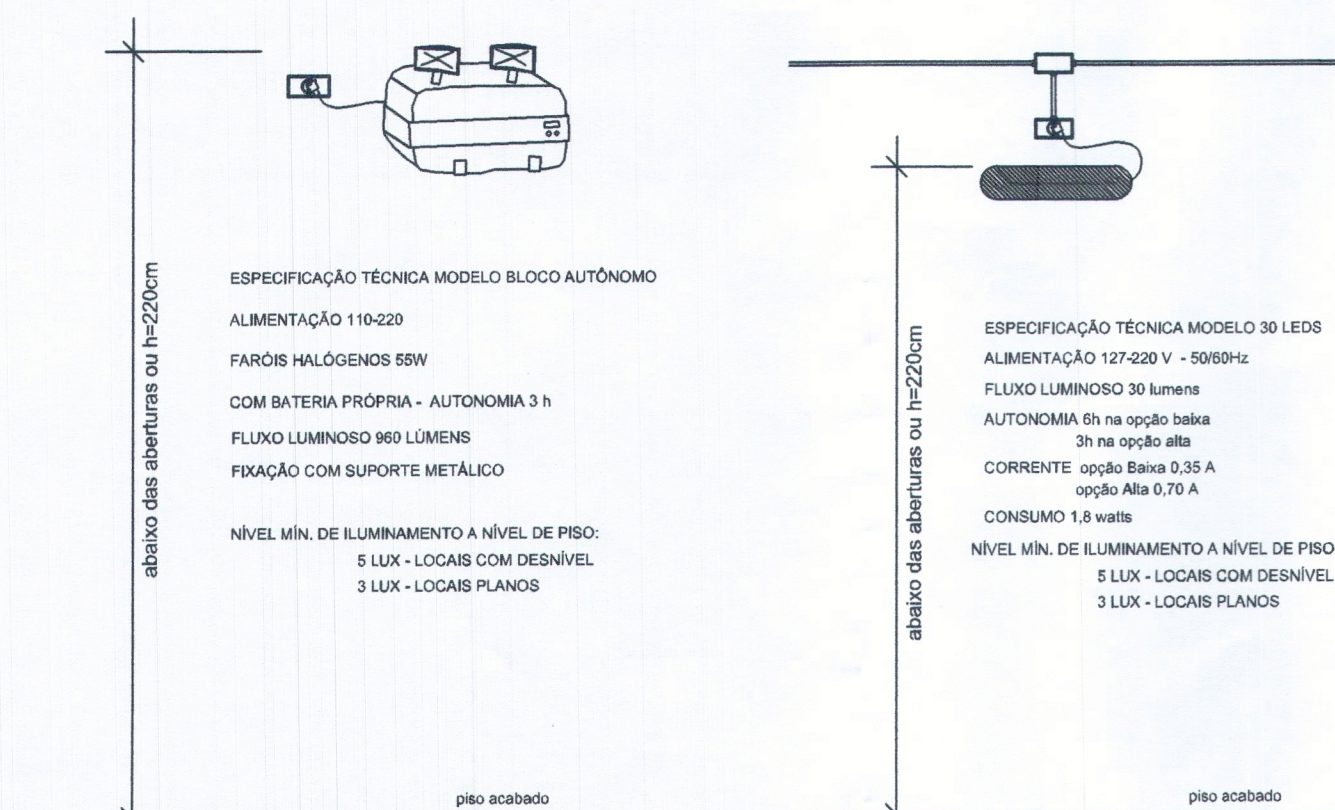


ILUMINAÇÃO DE EMERGÊNCIA
BLOCO AUTÔNOMO
Sem escala

ILUMINAÇÃO DE
EMERGÊNCIA 30 LEDS
Sem escala

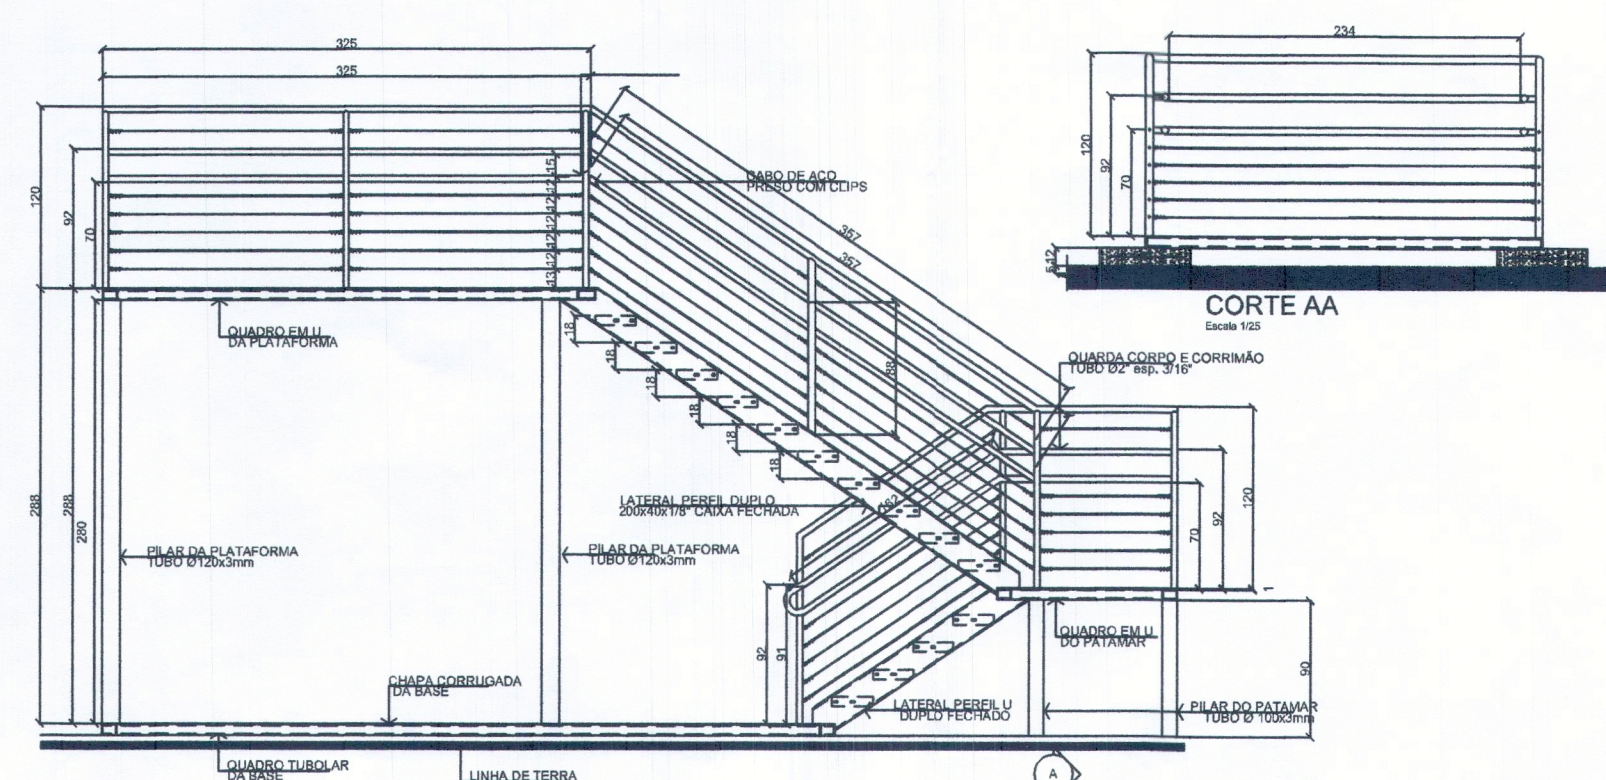


ESCALA METÁLICA

Escala 1/50

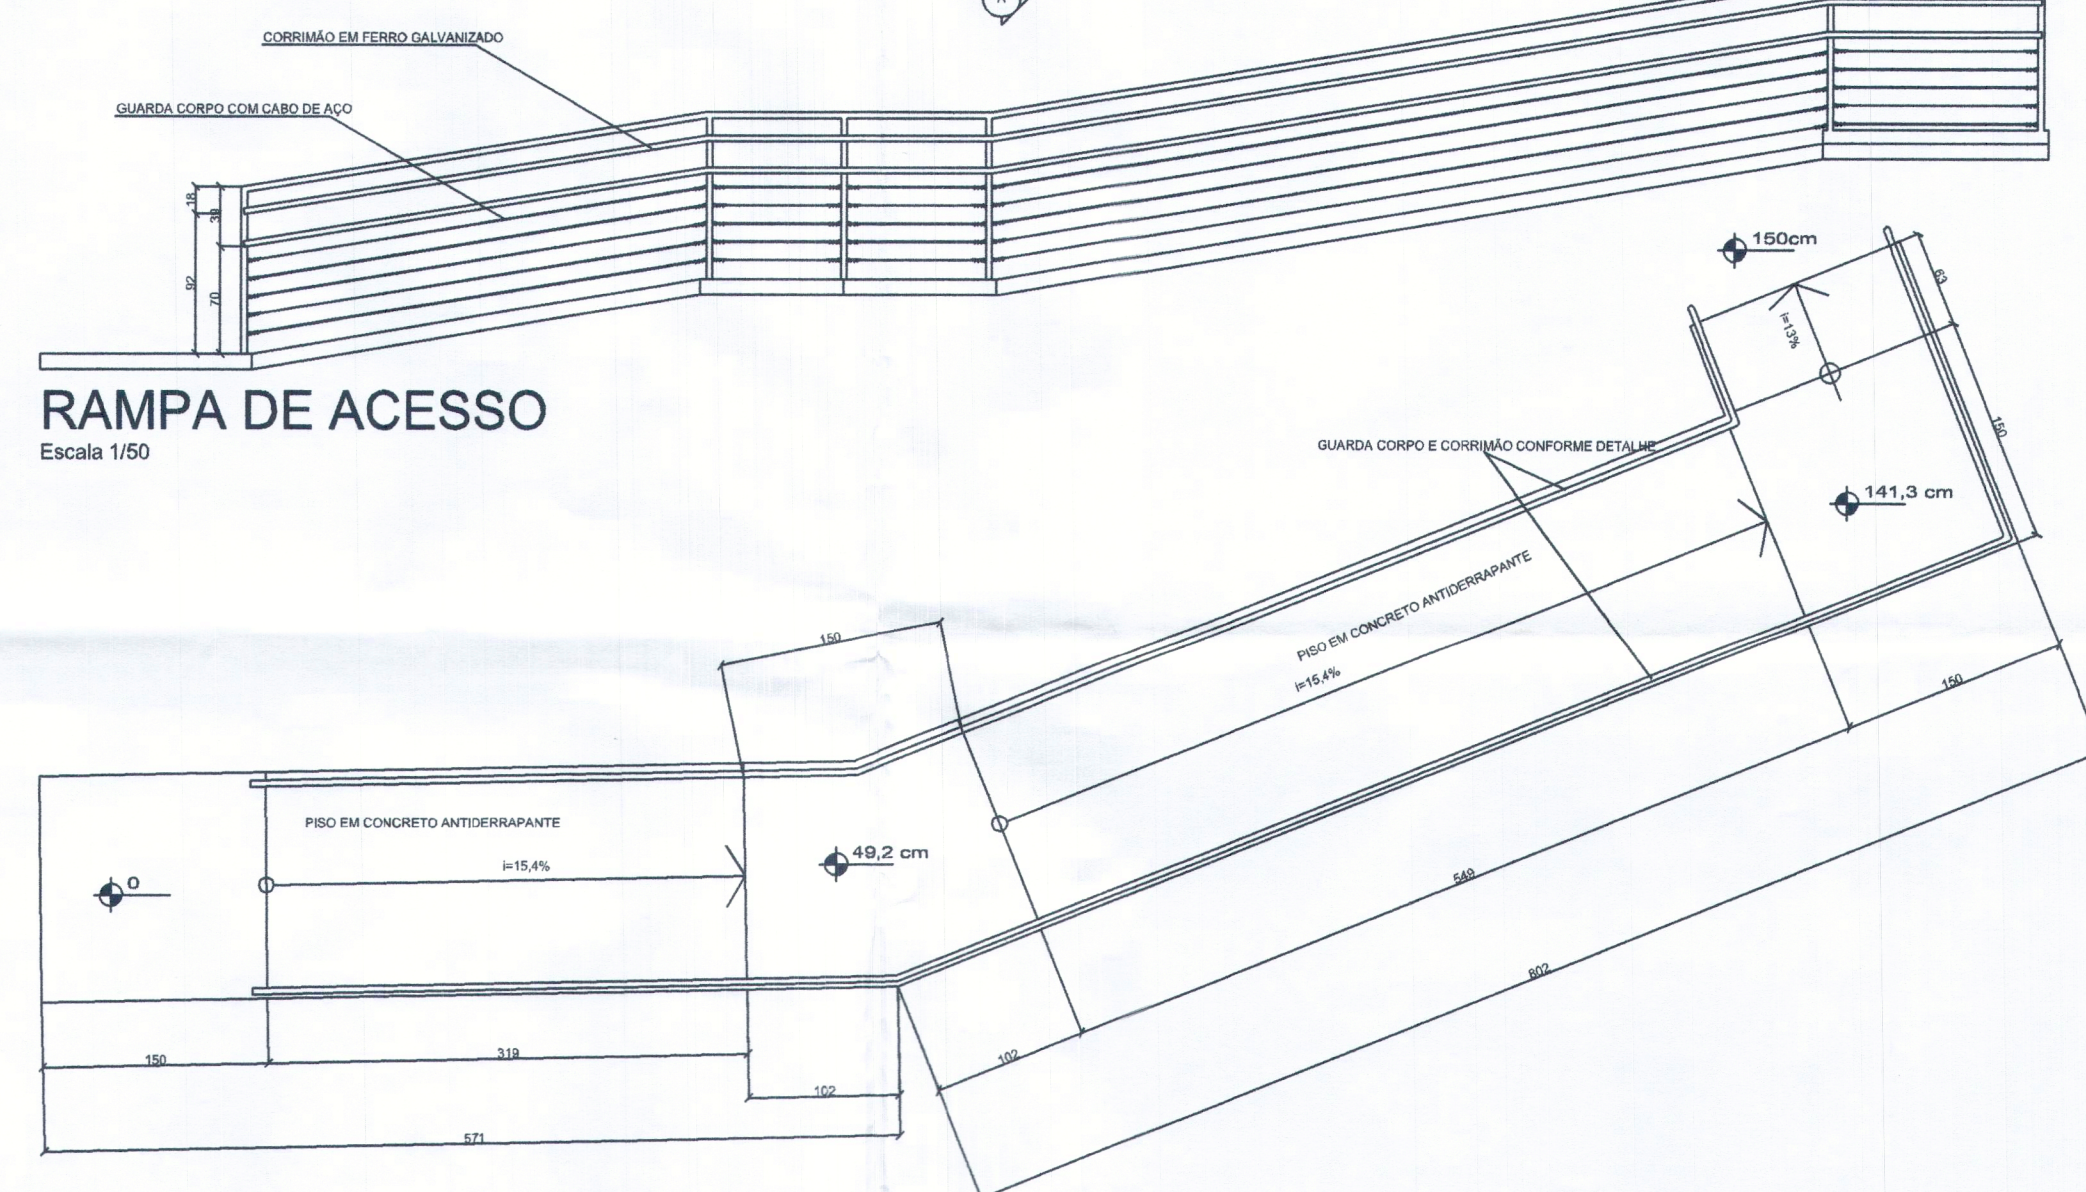

RAMPA DE ACESSO

Escala 1/50

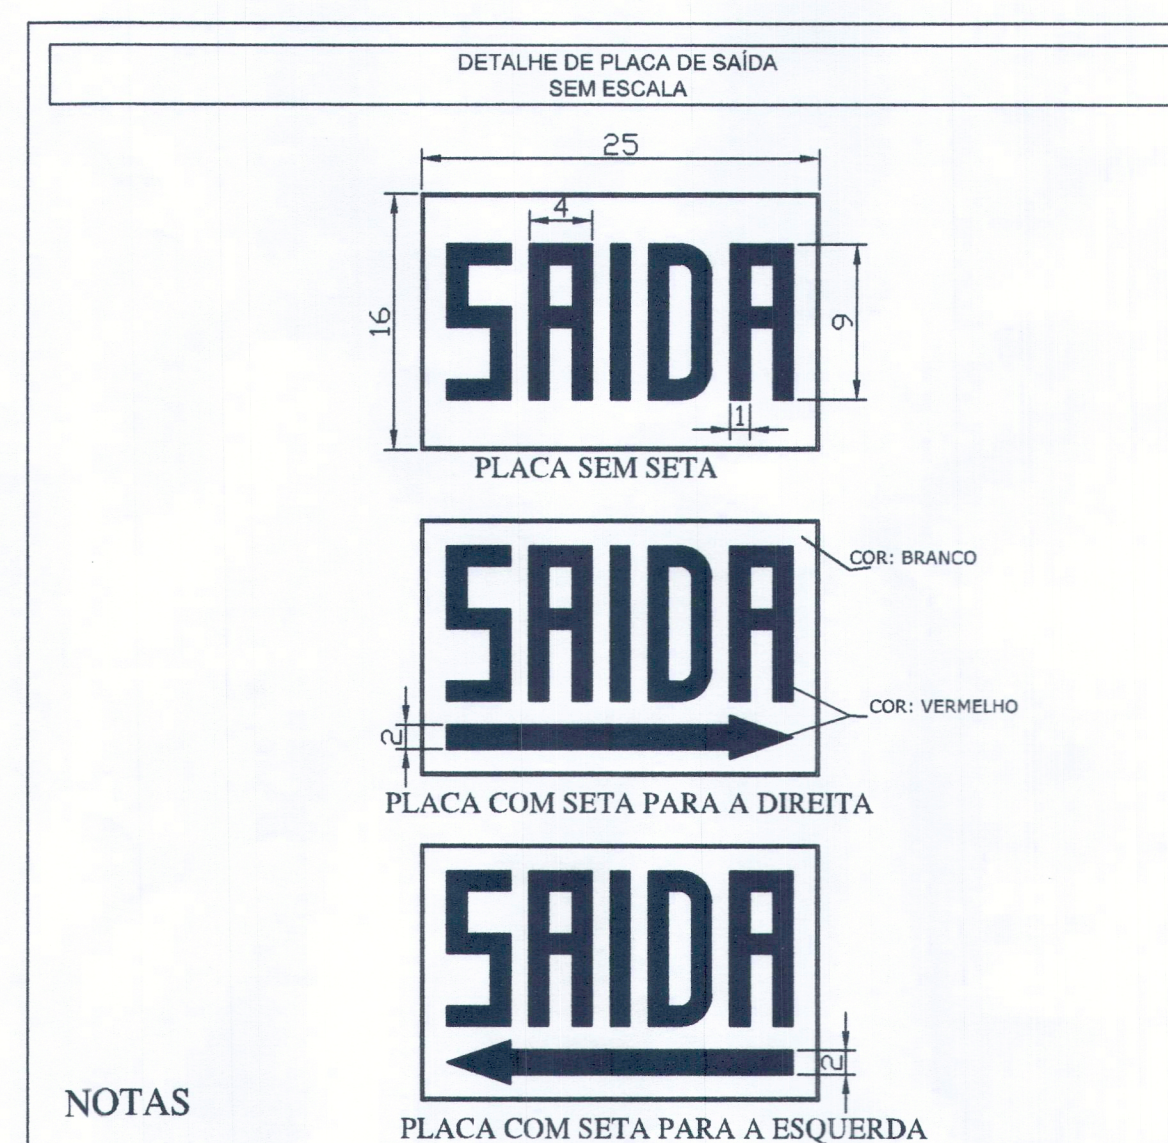

NOTAS

- AS LETRAS E SETAS DE SINALIZAÇÃO SERÃO NA COR VERMELHA SOBRE O FUNDO DE ACRILICO TRANSPARENTE NAS DIMENSÕES MÍNIMAS DE 28x16cm E LETRAS COM TRAÇOS DE 1cm EM MOLDURA DE 4x8cm.
- O FLUXO LUMINOSO DO PONTO DE LUZ, EXCLUSIVAMENTE DE ILUMINAÇÃO DE SINALIZAÇÃO, DEVE SER, NO MÍNIMO IGUAL A 30 LÚMENS.
- O MATERIAL EMPREGADO PARA A SINALIZAÇÃO E SUA FIXAÇÃO DEVE SER TAL QUE NÃO POSSA SER FACILMENTE DANIFICADA.

Obs.: Segundo art. 13 da IN 018, para ser considerado piso antiderrapante, o material deve ter coeficiente de atrito dinâmico >=0,4; com a superfície molhada.

REV.	DATA	DESENHO	MODIFICAÇÃO	VERIFICAÇÃO	APROVAÇÃO

APROVAÇÃO
ASSOCIAÇÃO CORPO DE BOMBEIROS
VOLUNTÁRIOS DE JOINVILLE
196155
EM 06 AGO 2018
Engª Jacqueline F. Moura
CRA 115917-8

REAPROVAÇÃO

SECRETARIA DE INFRAESTRUTURA URBANA
UNIDADE DE BANCO DE PROJETOS

Projeto: **PROJETO DE COMBATE A INCÊNDIO**
ESCOLA MUNICIPAL JÚLIO MACHADO DA LUZ

Conteúdo: **PLANTA BAIXA ENXAIMEL**
DETALHES

Autor(es): Eng. Civil Eduardo Pedrosa / CREA/SC 055634-0
Co-Autor(es):
Ordenador da despesa:
Requerente: **SECRETARIA DE EDUCAÇÃO**
Escala: indicada
Desenhista CAD: EDUARDO

Código: **UBP/ D-EMJML-I-R0/18-04**
Data: **19/07/2018**
Número Prancha: **IN 03/05**

Para o Código do Projeto Defina-se:
1 grupo Executora do Projeto;
2 grupo Secretaria, Fundação entre outros;
3 grupo Tipo de Projeto;
4 grupo Nome do Projeto (5 letras)
5 grupo Número do Projeto;
6 grupo Revisão / Ano.