




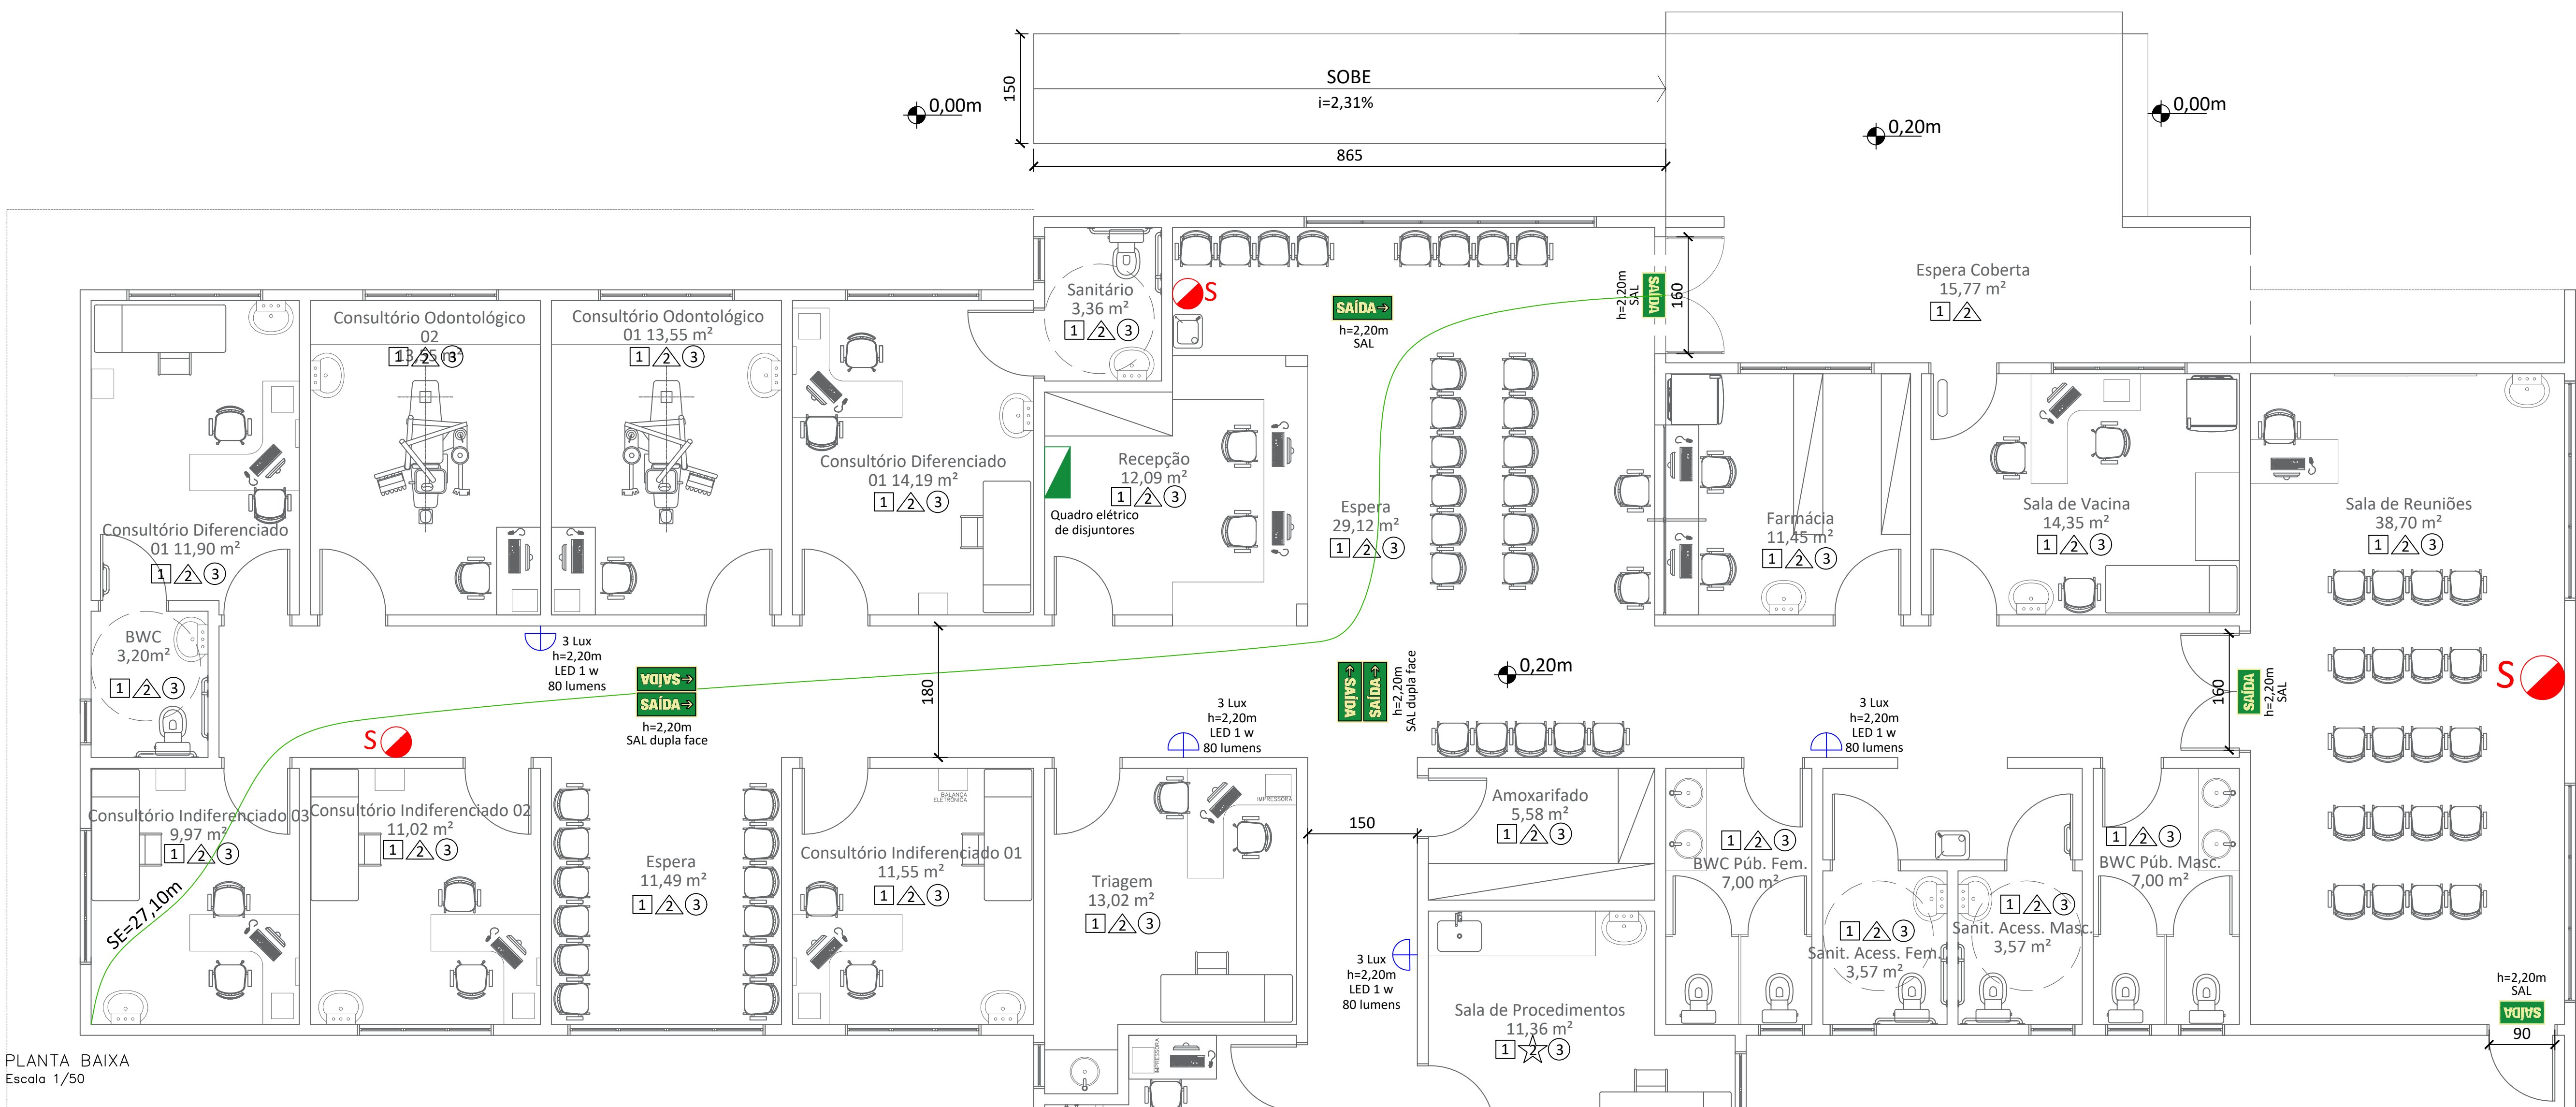


PLANTA BAIXA
Escala 1/50

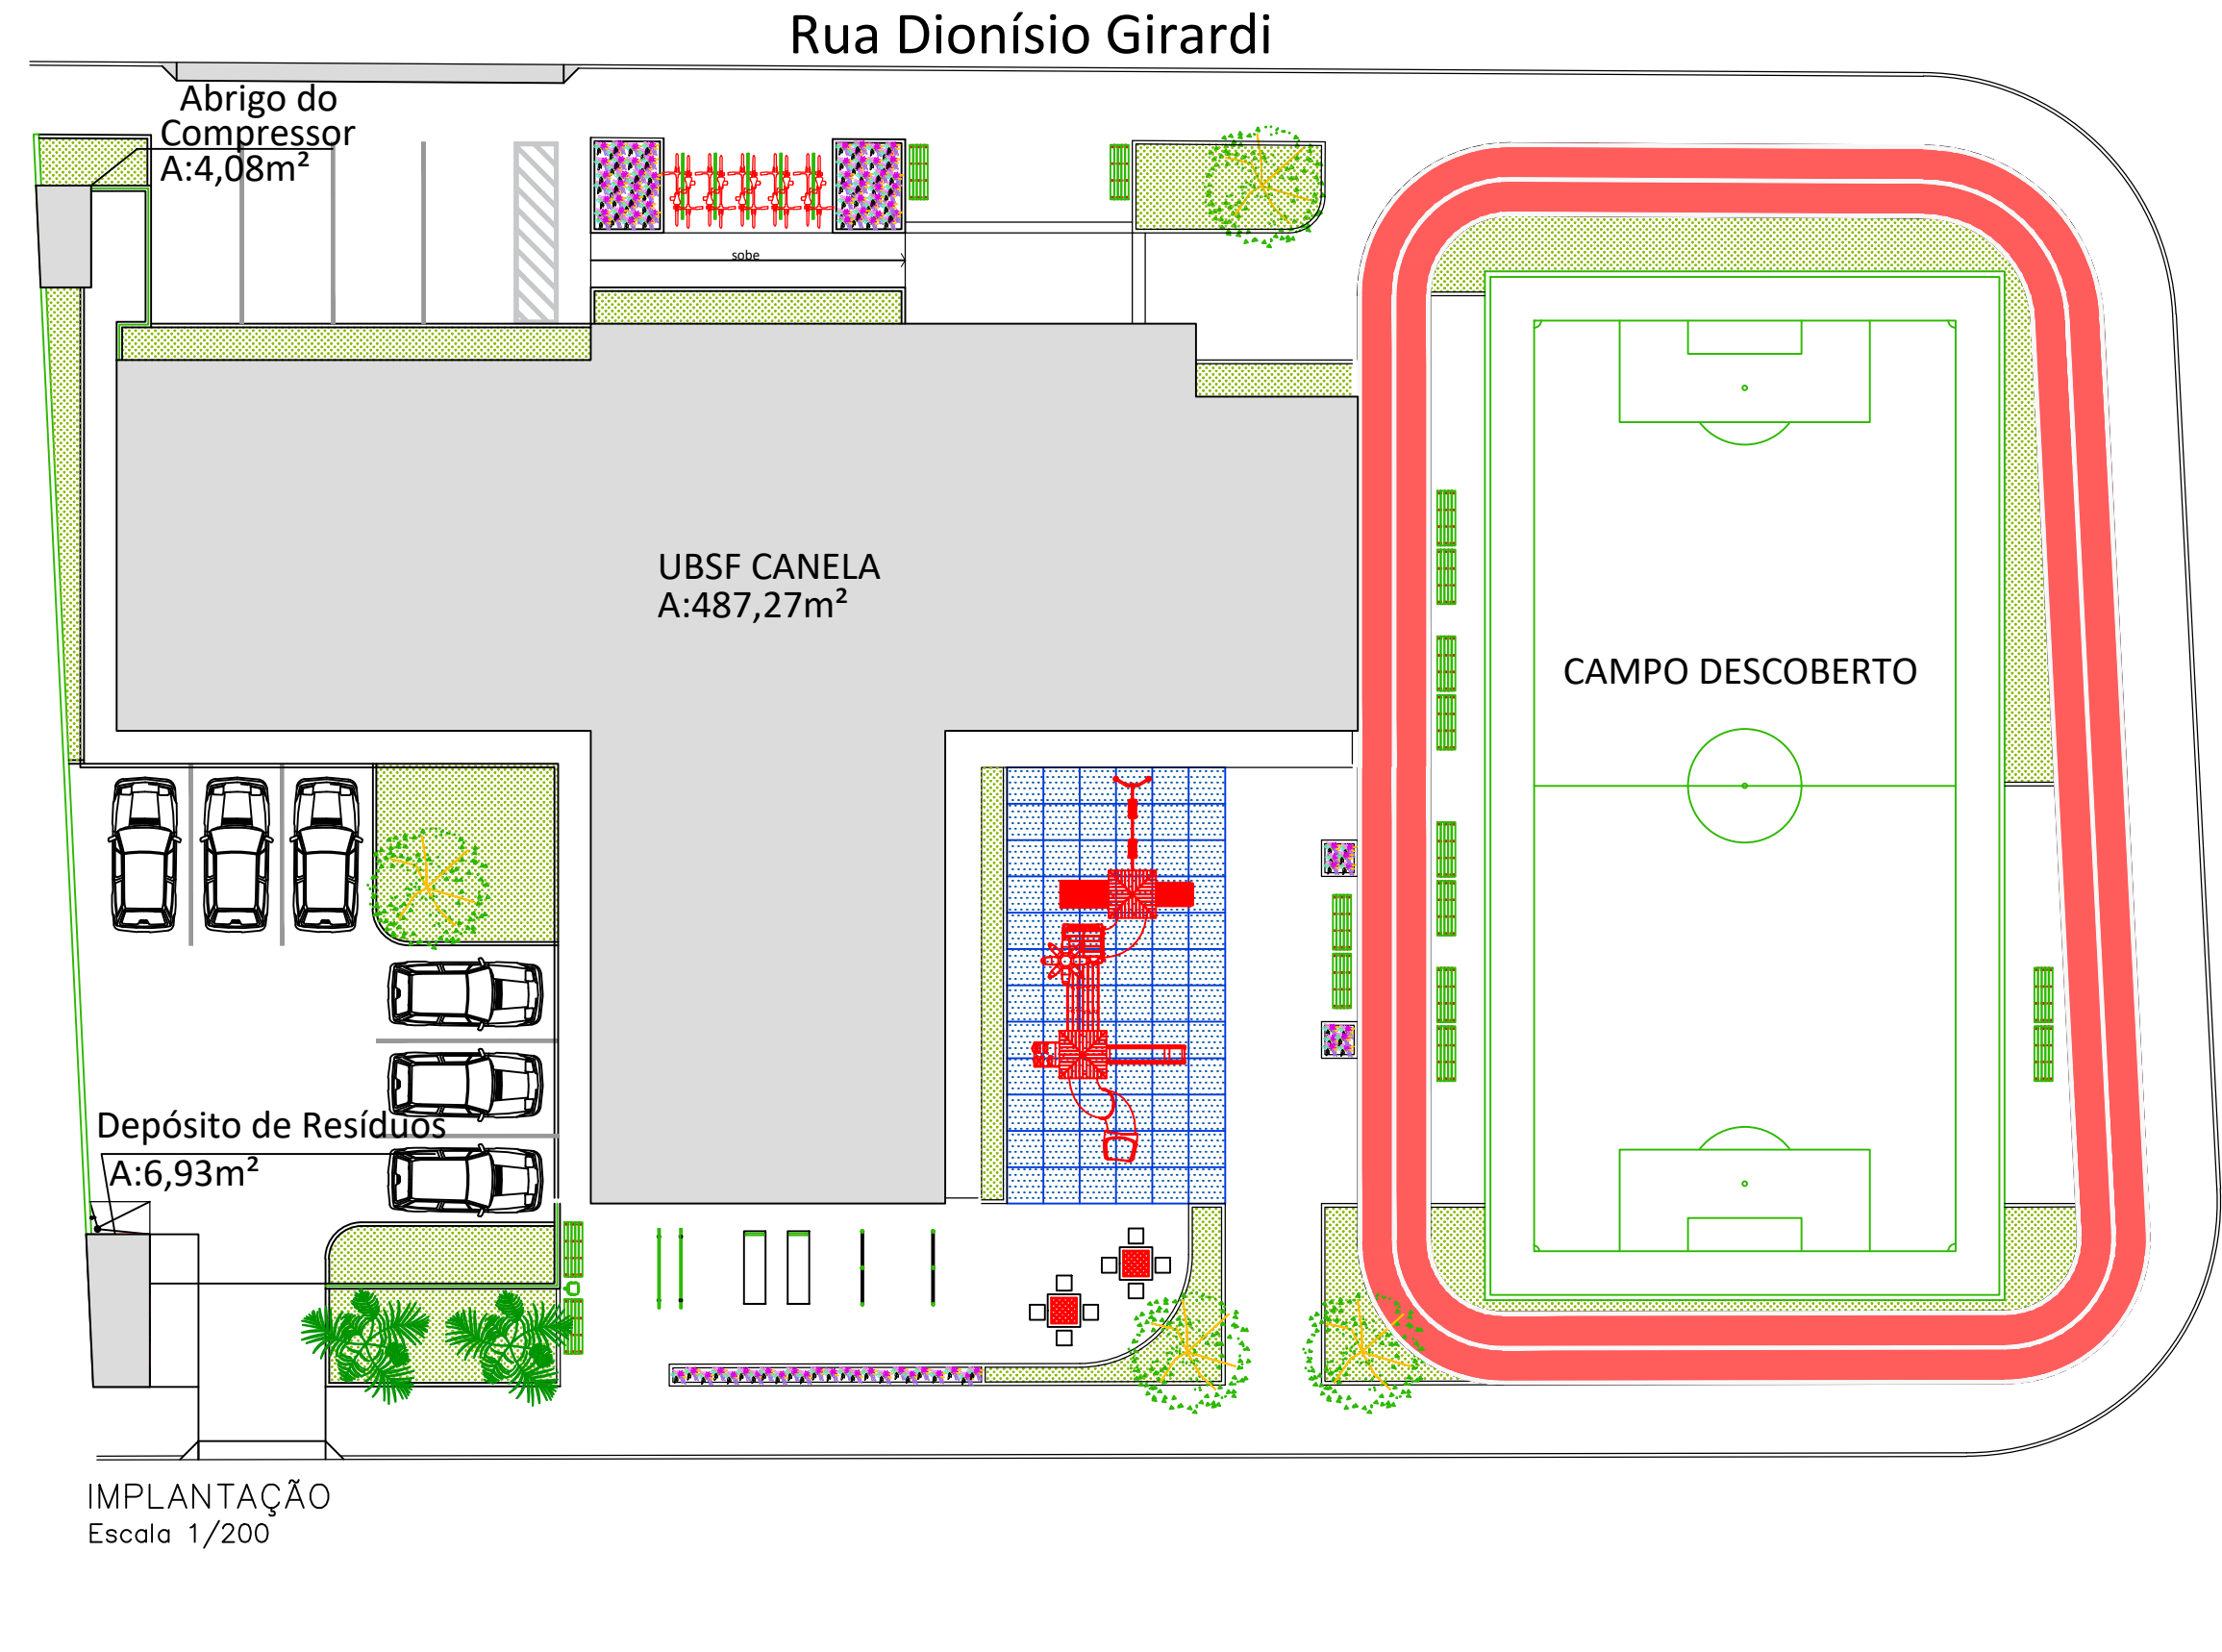


DETALHE 01 - ILUMINAÇÃO DE EMERGÊNCIA
SEM ESCALA

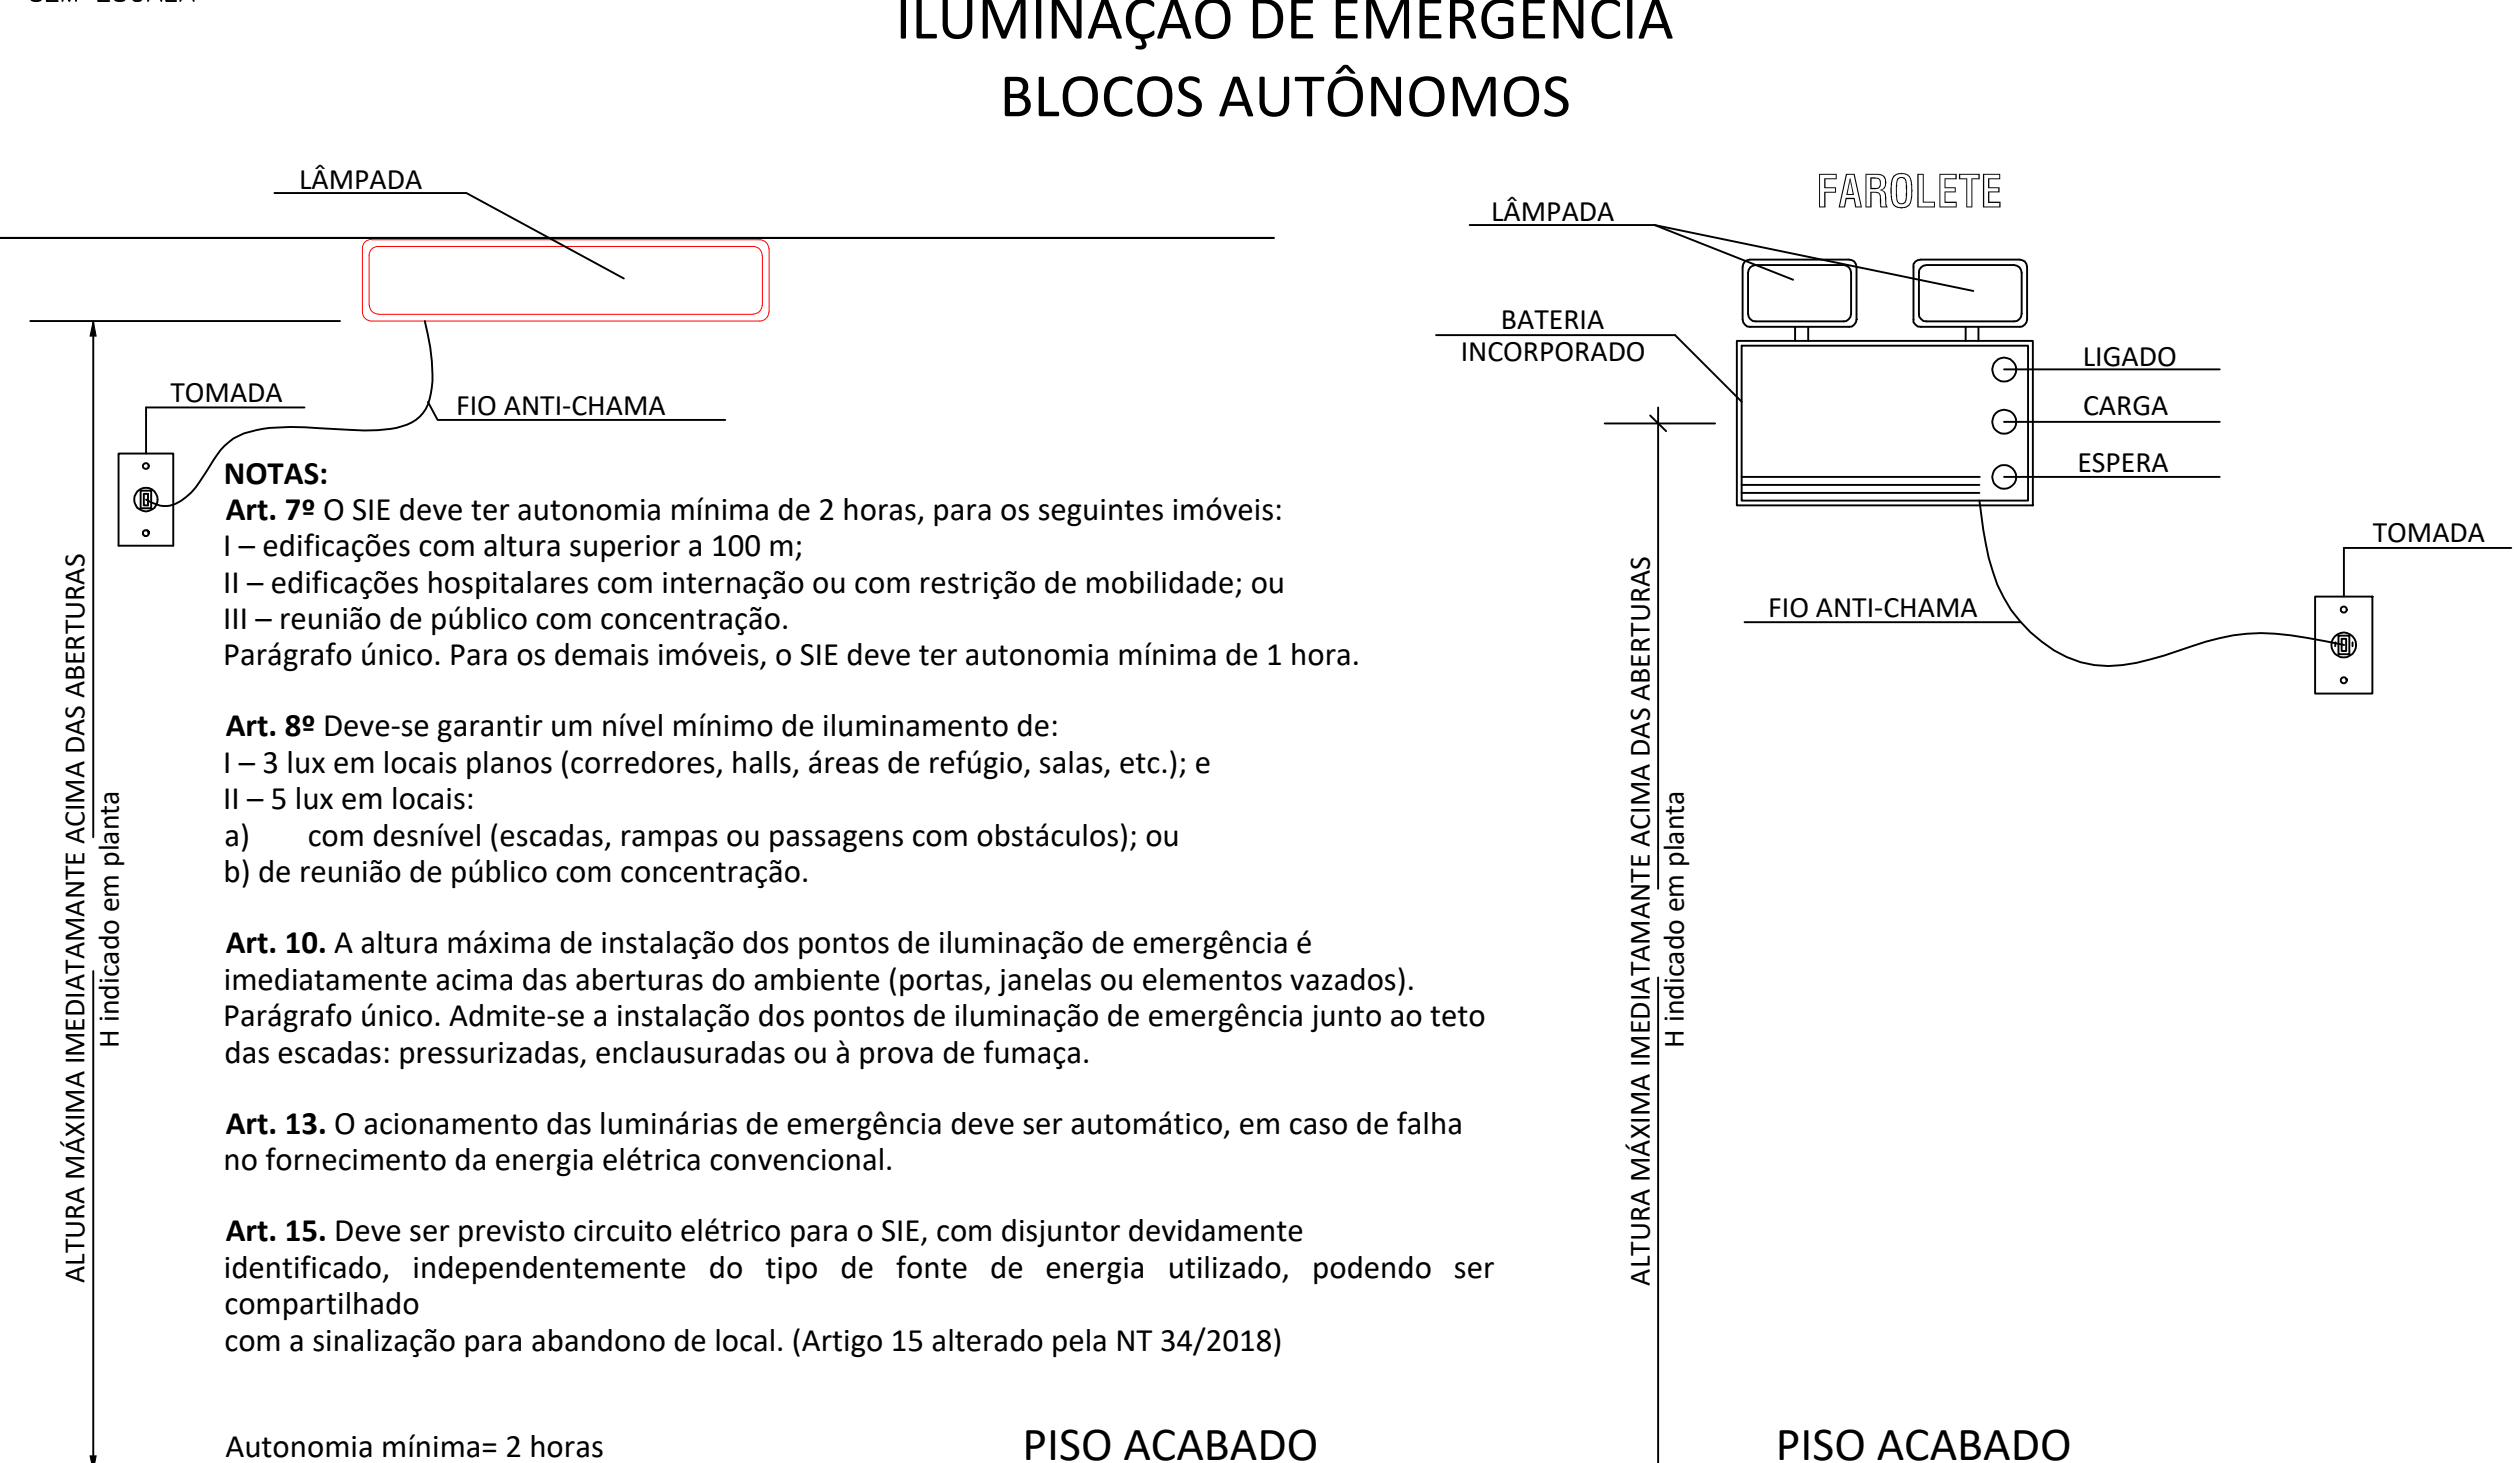


DETALHE 02 - SINALIZAÇÃO DE ABANDONO DE LOCAL
SEM ESCALA

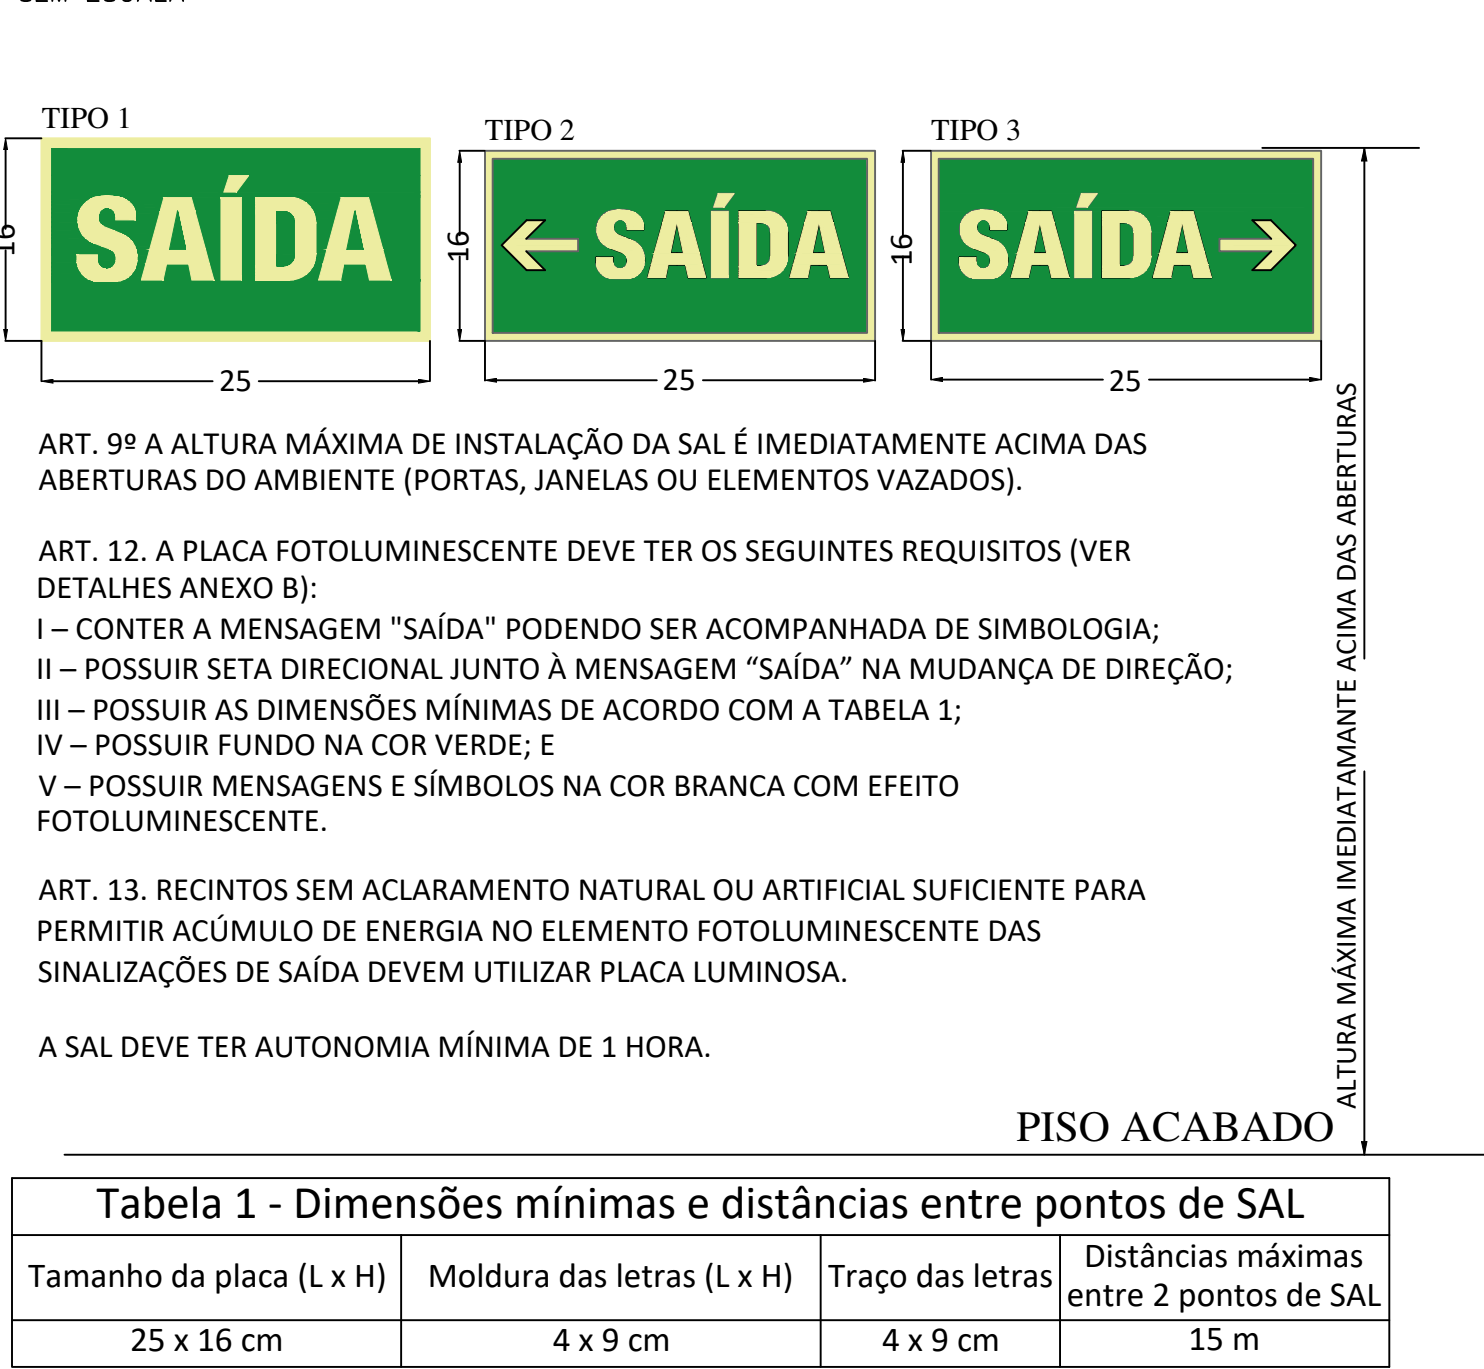

DETALHE 03 - EXTINTORES
SEM ESCALA

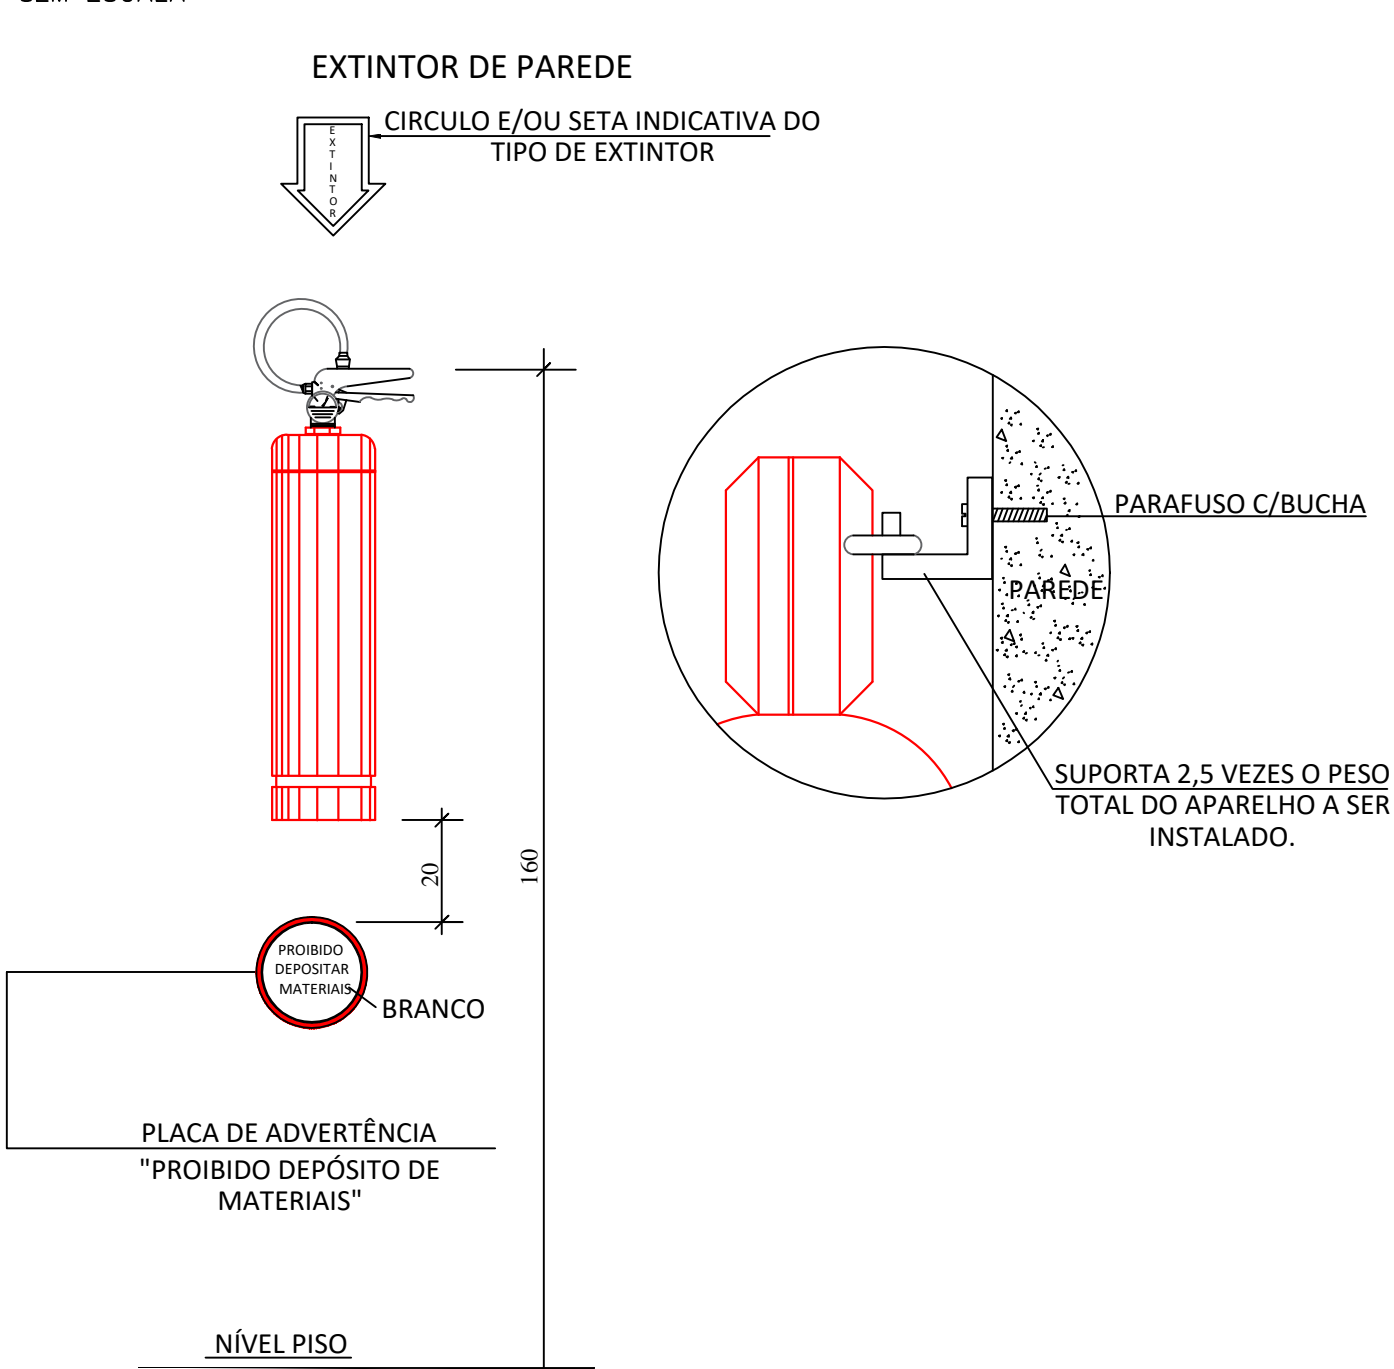

NOTA: Todas as instalações elétricas da edificação deverão estar de acordo com a IN19 do CBMSC e deverão ser atestadas através de laudo e ART por profissional habilitado.

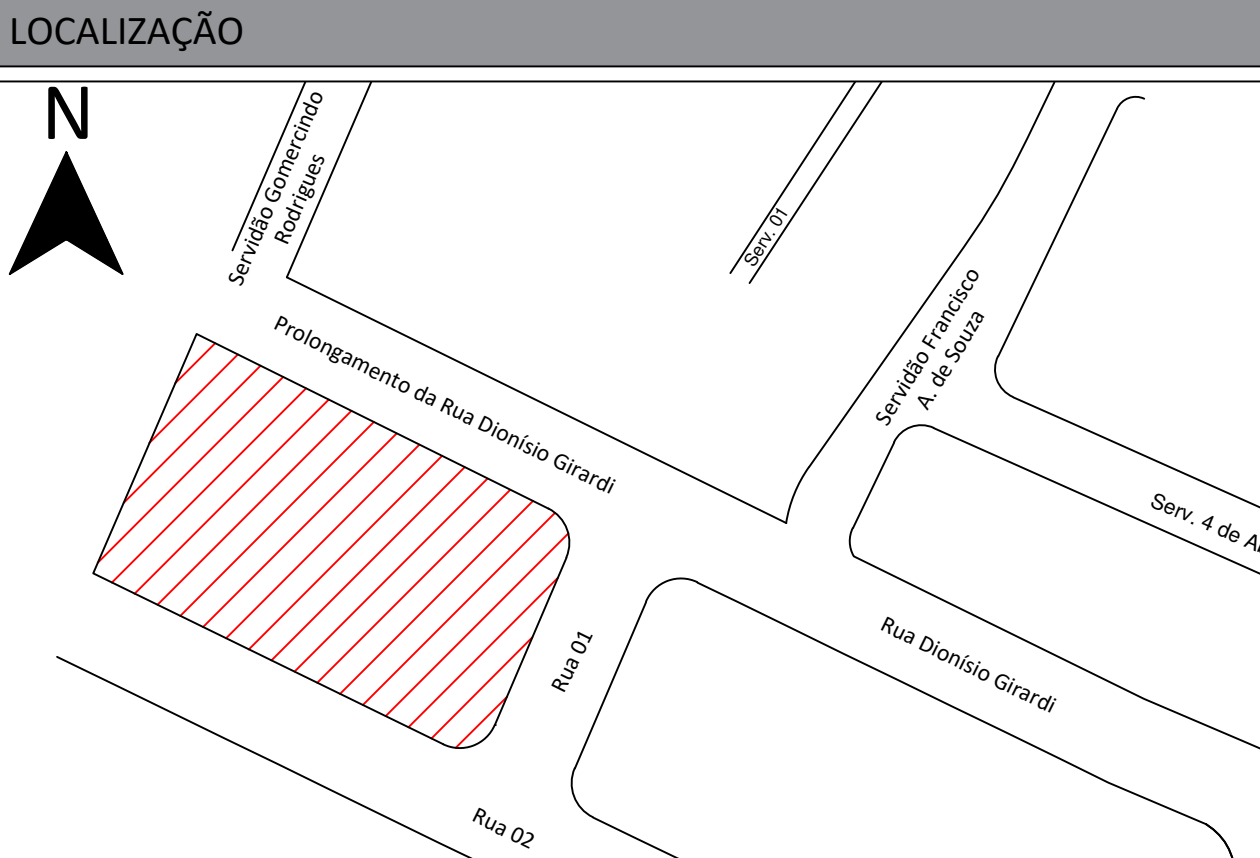

IDENTIFICAÇÃO			
PROTEÇÃO PREVENTIVA			
UBSF CANELA			
PROPRIETÁRIO			
FUNDO MUNICIPAL DE SAÚDE DE JOINVILLE CNPJ: 08.642/0001-37			
ENDEREÇO		CNPJ	
JOINVILLE		08.23.03.79.5550	
RUA		COMPLEMENTO	
DIONÍSIO GIRARDI		S/N	
RESPONSÁVEL TÉCNICO		RIO BONITO	
FERNANDO ALVES HOHMANN		170545-2	
		866259-1-5	

SISTEMAS MÍNIMOS EXIGIDOS	SISTEMAS NESTE PROJETO
☒ SISTEMA PREVENTIVO POR EXTINTORES (SPE)	☒ SISTEMA PREVENTIVO POR EXTINTORES (SPE)
☒ SISTEMA HIDRÁULICO PREVENTIVO (SHP)	☒ SISTEMA HIDRÁULICO PREVENTIVO (SHP)
☒ INSTALAÇÃO DE GÁS COMBUSTÍVEL (GCP/PGN)	☒ INSTALAÇÃO DE GÁS COMBUSTÍVEL (GCP/PGN)
☒ SISTEMA DE SINALIZAÇÃO DE EMERGÊNCIA (SEE)	☒ SISTEMA DE SINALIZAÇÃO DE EMERGÊNCIA (SEE)
☒ ELEVADOR DE EMERGÊNCIA (EE)	☒ ELEVADOR DE EMERGÊNCIA (EE)
☒ SISTEMA DE VENTILAÇÃO PARA EXATLATO DE FUMÇA	☒ SISTEMA DE VENTILAÇÃO PARA EXATLATO DE FUMÇA
☒ PROTEÇÃO ESTRUTURAL CONTRA INCÊNDIO	☒ PROTEÇÃO ESTRUTURAL CONTRA INCÊNDIO
☒ SISTEMA DE ALARME E DETECÇÃO DE INCÊNDIO (SADI)	☒ SISTEMA DE ALARME E DETECÇÃO DE INCÊNDIO (SADI)
☒ SINALIZAÇÃO PARA ABANDONO DE LOCAL (SAL)	☒ SINALIZAÇÃO PARA ABANDONO DE LOCAL (SAL)
☒ COMPARTIMENTAÇÃO HORIZONTAL E VERTICAL	☒ COMPARTIMENTAÇÃO HORIZONTAL E VERTICAL
☒ CALDEIROS AUTOMÁTICOS (CPN/LEI)	☒ CALDEIROS AUTOMÁTICOS (CPN/LEI)
☒ MATERIAL DE REVESTIMENTO E ACABAMENTO	☒ MATERIAL DE REVESTIMENTO E ACABAMENTO
☒ INSTALAÇÃO ELÉTRICA DE BAIAX TENSÃO	☒ INSTALAÇÃO ELÉTRICA DE BAIAX TENSÃO
☒ CISTINA DE USOS COLETIVO	☒ CISTINA DE USOS COLETIVO
☒ CALDEIRAS E VASOS DE PRESSÃO	☒ CALDEIRAS E VASOS DE PRESSÃO
☒ ACESSO DE VIATURAS	☒ ACESSO DE VIATURAS

DECLARAÇÃO DE APROVAÇÃO DE PPIC
SOMENTE SERÁ EMITIDA A DECLARAÇÃO DE APROVAÇÃO DE PROJETO QUANDO TODOS OS SISTEMAS APLICÁVEIS À EDIFICAÇÃO FOREM APRESENTADOS

TIPO DE PROJETO
☒ NOVO ☐ EDIFICAÇÃO EXISTENTE CONFORME INOS ☐ REAPROVAÇÃO PPIC Nº _____

RISCO DO IMÓVEL
☒ RISCO II ☐ RISCO III ☐ RISCO IV ☐ RISCO V

DADOS DA OBRA			
ÁREA TOTAL DA CONSTRUÇÃO (m²)	498,28	ALTURA DESCELENTE	0,00
ÁREA TOTAL DE PAGAMENTO	498,28	ÁREA DE CONSTRUÇÃO	498,28
TERREO	H-6	DESTINAÇÃO	CLÍNICA MÉDICA
DIVISÃO	H-6	NÚMERO DE OCORRÊNCIAS	1
CLASSE DE RISCO	BAIXA	CLASSE DE RISCO	BAIXA

* O NÚMERO TOTAL DE PAGAMENTO DEVE SER INCLUIDO O PAVIMENTO TERREO

CARIMBOS

JAQUELINE FERNANDA DE MOURA:05906460950	Assinado de forma digital por JAQUELINE FERNANDA DE MOURA:05906460950
---	---

ART. 18. O AUTOR DO PROJETO DE CONSTRUÇÃO, REFORMA, ALTERAÇÃO DE ÁREA CONSTRUÍDA, IMPLANTAÇÃO DE OBRAS OU DE USO DE IMÓVEL, É RESPONSÁVEL PELA QUALIDADE E SEGURANÇA DO PROJETO E DA OBRA, ASSUMINDO A RESPONSABILIDADE TÉCNICA E ADMINISTRATIVA, TENDO DE CUMPRIR INTEGRALMENTE O QUE ESTÁ DISPOSTO NAS NORMAS (NBR - PARTE 1 - 2003).

OBSERVAÇÕES	ASSINATURAS
	ANDREI POPOVSKI KOLACHEK:06415444888 SECRETARIA DA SAÚDE
	RESPONSÁVEL TÉCNICO

PROJETO PREVENÇÃO E COMBATE A INCÊNDIOS

PREFEITURA DE JOINVILLE
Secretaria da Saúde
R. DR. JOÃO COLIN, 2700 - SANTO ANTÔNIO, JOINVILLE - SC

UNIDADE DA GERÊNCIA DE OBRAS E SERVIÇOS
COORDENAÇÃO DE OBRAS

UBSF CANELA
Rua Dionísio Girardi s/nº, localidade Canela, Rio Bonito - Joinville - SC

Requerente: FUNDO MUNICIPAL DE SAÚDE
Proprietário: FUNDO MUNICIPAL DE SAÚDE

Projeto de Prevenção: PROJETO PREVENTIVO DE COMBATE A INCÊNDIO
Autor: FERNANDO ALVES HOHMANN
Criação: 170545-2
Correção: IMPLANTACAO, PLANTA BAIXA, DETALHES
Data: 01/01