



Detalhe H11
Escala 1:25

Detalhe H1
Escala 1:1

Detalhe H13
Escala 1:25

Detalhe H14
Escala 1:25

Detalhe H15
Escala 1:25

Detalhe H16
Escala 1:25

Detalhe H17
Escala 1:25

Detalhe H18
Escala 1:25

Detalhe H19
Escala 1:25

Detalhe H
Escala 1

Detalhe H21
Escala 1:25

Detalhe H22
Escala 1:25

Detalhe H24
Escala 1:25

Detalhe H25
Escala 1:25

Detalhe H26
Escala 1:25


Lista de materiais		
Alimentação		
Metais		
Registro de gaveta bruto ABNT 3/4"	1	pç
PVC rígido soldável		
Adapt sold. c/ flange livre p/ cx. d'água 25 mm - 3/4"	1	pç
Adapt sold.curto c/bolsa-rosca p registro 25 mm - 3/4"	2	pç
Joelho 45 soldável 25 mm	1	pç
Joelho 90° soldável 25 mm	4	pç
Torneira de bóia 3/4"	1	pç
Tubos 25 mm	27.37	m
Água fria		
Metais		
Registro de gaveta bruto ABNT 1"	1	pç
1.1/2"	1	pç
PVC rígido soldável		
Adapt sold. c/ flange livre p/ cx. d'água 32 mm - 1"	1	pç
50 mm- 1.1/2"	1	pç
Adapt sold.curto c/bolsa-rosca p registro 32 mm - 1"	2	pç
50 mm - 1.1/2"	2	pç
Bucha de redução sold. curta 32 mm - 25 mm	2	pç
Bucha de redução sold. longa 50 mm - 25 mm	1	pç
Cruzeta soldável 25 mm	2	pç
Curva de transposição 25 mm	3	pç
Joelho 90° soldável 25 mm	37	pç
50 mm	2	pç
Tubos 25 mm	99.31	m
32 mm	18.59	m
50 mm	13.64	m
Tê 90 soldável 25 mm	19	pç
32 mm	1	pç
50 mm	1	pç
Tê de redução 90 soldável 32 mm - 25 mm	3	pç
50 mm - 25 mm	4	pç
Reservatório cilíndrico		
Poliéster 10000 L	1	pç

Legenda de peças		
A3	PVC rígido soldável	
	Joelho 90° soldável 25 mm	1pç
A11	PVC rígido soldável	
	Adapt sold. c/ flange livre p/ cx. d'água 25 mm - 3/4"	1pç
F1	PVC rígido soldável	
	Bucha de redução sold. curta 32 mm - 25 mm	1pç
F2	PVC rígido soldável	
	Tê 90 soldável 25 mm	1pç
F3	PVC rígido soldável	
	Joelho 90° soldável 25 mm	1pç
F4	PVC rígido soldável	
	Metais	
F5	Registro de gaveta bruto ABNT 1"	1pç
	1.1/2"	1pç
F6	PVC rígido soldável	
	Adapt sold. c/ flange livre p/ cx. d'água 25 mm - 3/4"	1pç
F7	PVC rígido soldável	
	Adapt sold. c/ flange livre p/ cx. d'água 25 mm - 3/4"	1pç
F8	PVC rígido soldável	
	Adapt sold. c/ flange livre p/ cx. d'água 25 mm - 3/4"	1pç
F9	PVC rígido soldável	
	Adapt sold. c/ flange livre p/ cx. d'água 25 mm - 3/4"	1pç
F10	PVC rígido soldável	
	Adapt sold. c/ flange livre p/ cx. d'água 25 mm - 3/4"	1pç

PLANTA DO PAVIMENTO TÉCNICO

Escala 1/50

Lista de materiais		
Alimentação		
PVC rígido soldável		
Adapt sold. c/ flange livre p/ cx. d'água 25 mm - 3/4"	1	pç
Joelho 90° soldável 25 mm	2	pç
Torneira de bóia 3/4"	1	pç
Tubos 25 mm	3.58	m
Água fria		
Metais		
Registro de gaveta bruto ABNT 1"	1	pç
1.1/2"	1	pç
PVC rígido soldável		
Adapt sold. c/ flange livre p/ cx. d'água 32 mm - 1"	1	pç
50 mm- 1.1/2"	1	pç
Adapt sold.curto c/bolsa-rosca p registro 32 mm - 1"	2	pç
50 mm - 1.1/2"	2	pç
Bucha de redução sold. curta 32 mm - 25 mm	1	pç
Joelho 90° soldável 25 mm	2	pç
50 mm	1	pç
Tubos 25 mm	8.92	m
32 mm	7.87	m
50 mm	3.13	m
Tê 90 soldável 25 mm	3	pç
32 mm	1	pç
50 mm	1	pç
Tê de redução 90 soldável 50 mm - 25 mm	1	pç
Reservatório cilíndrico		
Poliéster 10000 L	1	pç

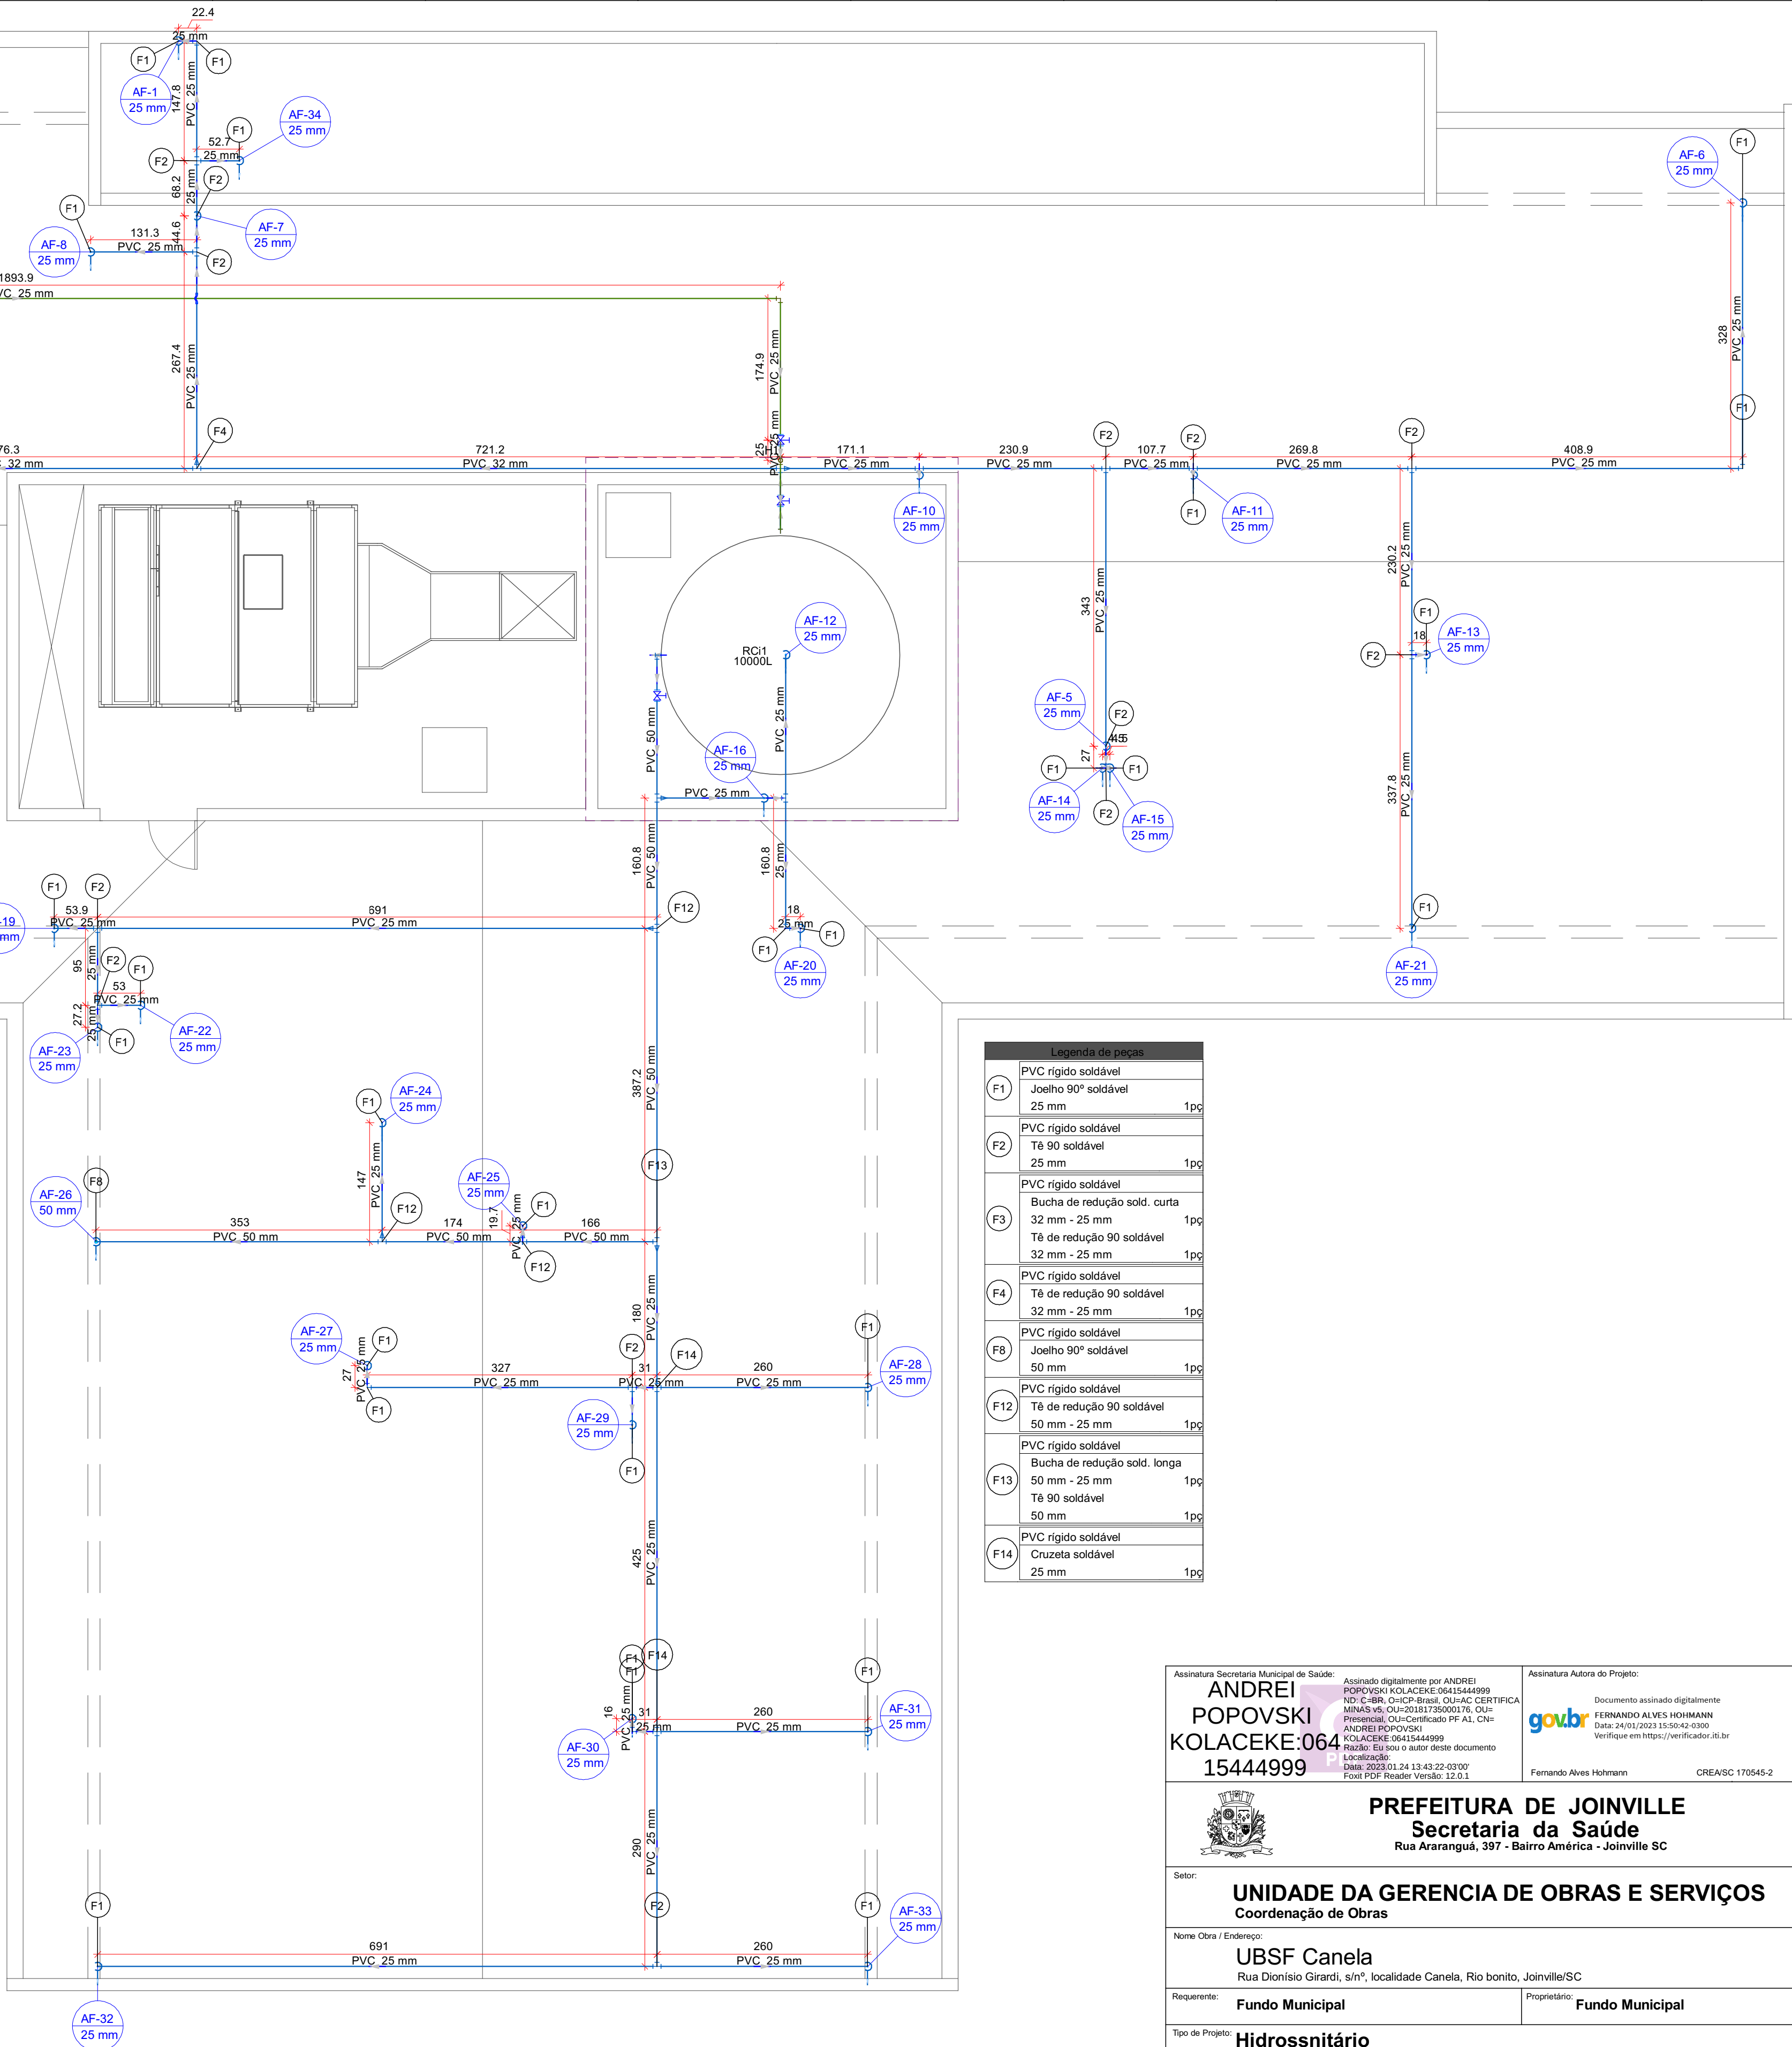



Legenda de peças		
F1	PVC rígido soldável	
	Joelho 90° soldável 25 mm	1pç
F2	PVC rígido soldável	
	Tê 90 soldável 25 mm	1pç
F3	PVC rígido soldável	
	Bucha de redução sold. curta 32 mm - 25 mm	1pç
F4	PVC rígido soldável	
	Tê de redução 90 soldável 32 mm - 25 mm	1pç
F5	PVC rígido soldável	
	Tê de redução 90 soldável 32 mm - 25 mm	1pç
F6	PVC rígido soldável	
	Joelho 90° soldável 50 mm	1pç
F7	PVC rígido soldável	
	Tê de redução 90 soldável 50 mm - 25 mm	1pç
F8	PVC rígido soldável	
	Bucha de redução sold. longa 50 mm - 25 mm	1pç
F9	PVC rígido soldável	
	Tê 90 soldável 50 mm	1pç
F10	PVC rígido soldável	
	Cruzeta soldável 25 mm	1pç

Assinatura Secretário Municipal de Saúde: ANDREI POPOVSKI KOLACEKE 15444999		Assinatura Autora do Projeto: FERNANDO ALVES HOHMANN 170545-2			
Assinado digitalmente por ANDREI POPOVSKI KOLACEKE 06415444999 ND: C=BR, O=CP-Brasil, OU=AC CERTIFICA MINISTRO DA SAÚDE, CN=ANDREI POPOVSKI KOLACEKE 06415444999 Data: 2023.01.24 13:43:22 -03'00' Fonte: C=CP-Brasil, Versão: 3.1.0.1		Documento assinado digitalmente FERNANDO ALVES HOHMANN Data: 2023.01.24 15:50:42 -03'00' Verifique em https://verificador.jb.br			
Fernando Alves Hohmann		CREA/SC 170545-2			
PREFEITURA DE JOINVILLE Secretaria da Saúde Rua Araranguá, 397 - Bairro América - Joinville SC					
Setor: UNIDADE DA GERENCIA DE OBRAS E SERVIÇOS Coordenação de Obras					
Nome Obra / Endereço: UBSF Canela Rua Dionísio Girardi, s/nº, localidade Canela, Rio bonito, Joinville/SC					
Requerente: Fundo Municipal		Proprietário: Fundo Municipal			
Tipo de Projeto: Hidrossnitário					
Categoria: ☐ Estudo Preliminar ☐ Anteprojeto ☒ Executivo		Intervenção: ☐ VISA ☐ Aprovação do Projeto Legal ☒ Construção Nova ☐ Reforma ☐ Ampliação ☐ Adequação ☐ Regularização			
Autores: Fernando Alves Hohmann CREA/SC 170545-2		Conteúdo: ☐ Hidráulico ☒ Cobertura			
Data: DEZEMBRO/2022	Escala: INDICADA	ART Nº: 8632591-5	Num./Prancha: 4/9		
Desenho CAD: FERNANDO	Revisado por: BRUNA	Visto Revisado:			
Arq. Projeto:	Cod. CAD:	Formato Prancha: A0			




5/9


RUA DIONÍSIO GIRARDI
(Via a ser pavimentada, considerado nível existente)

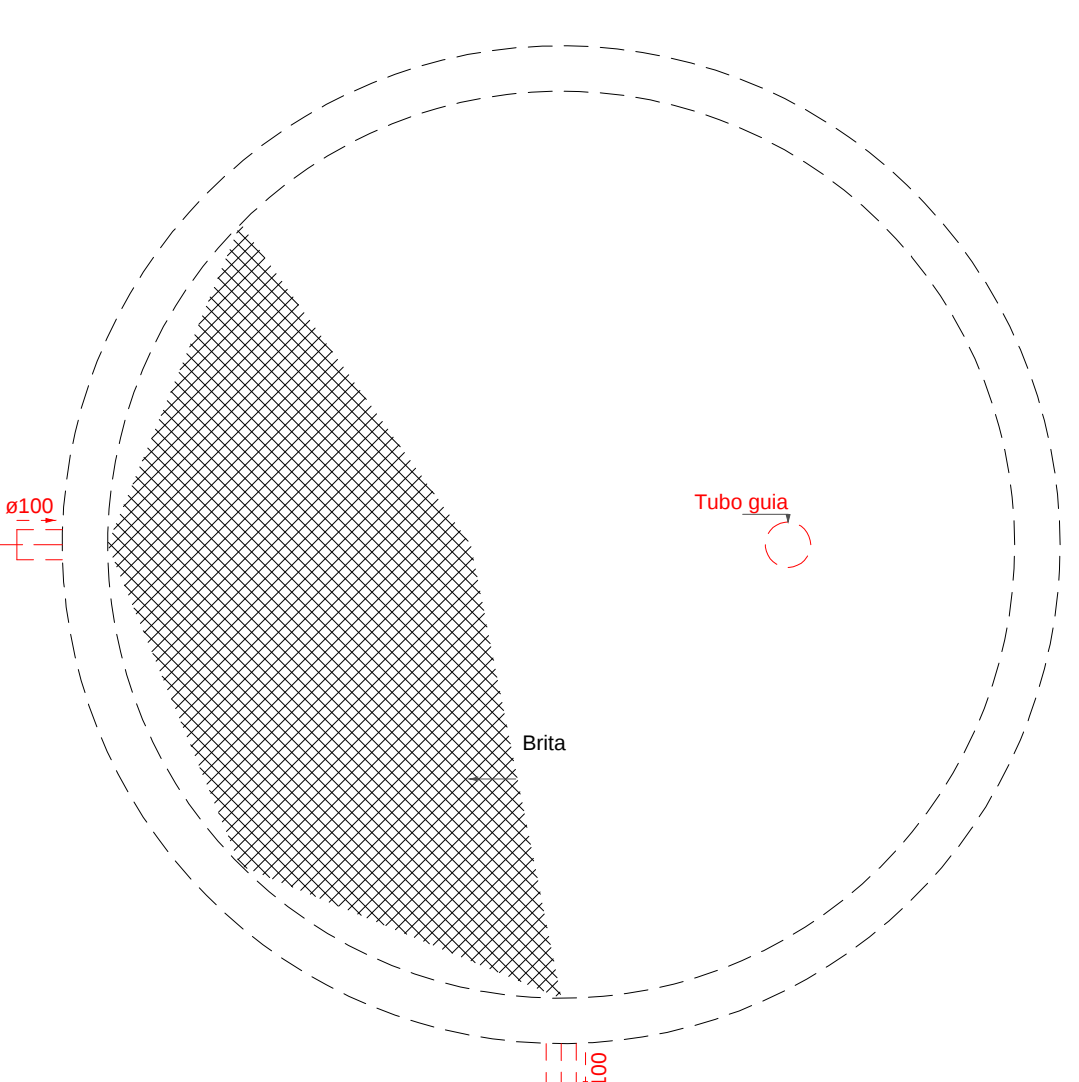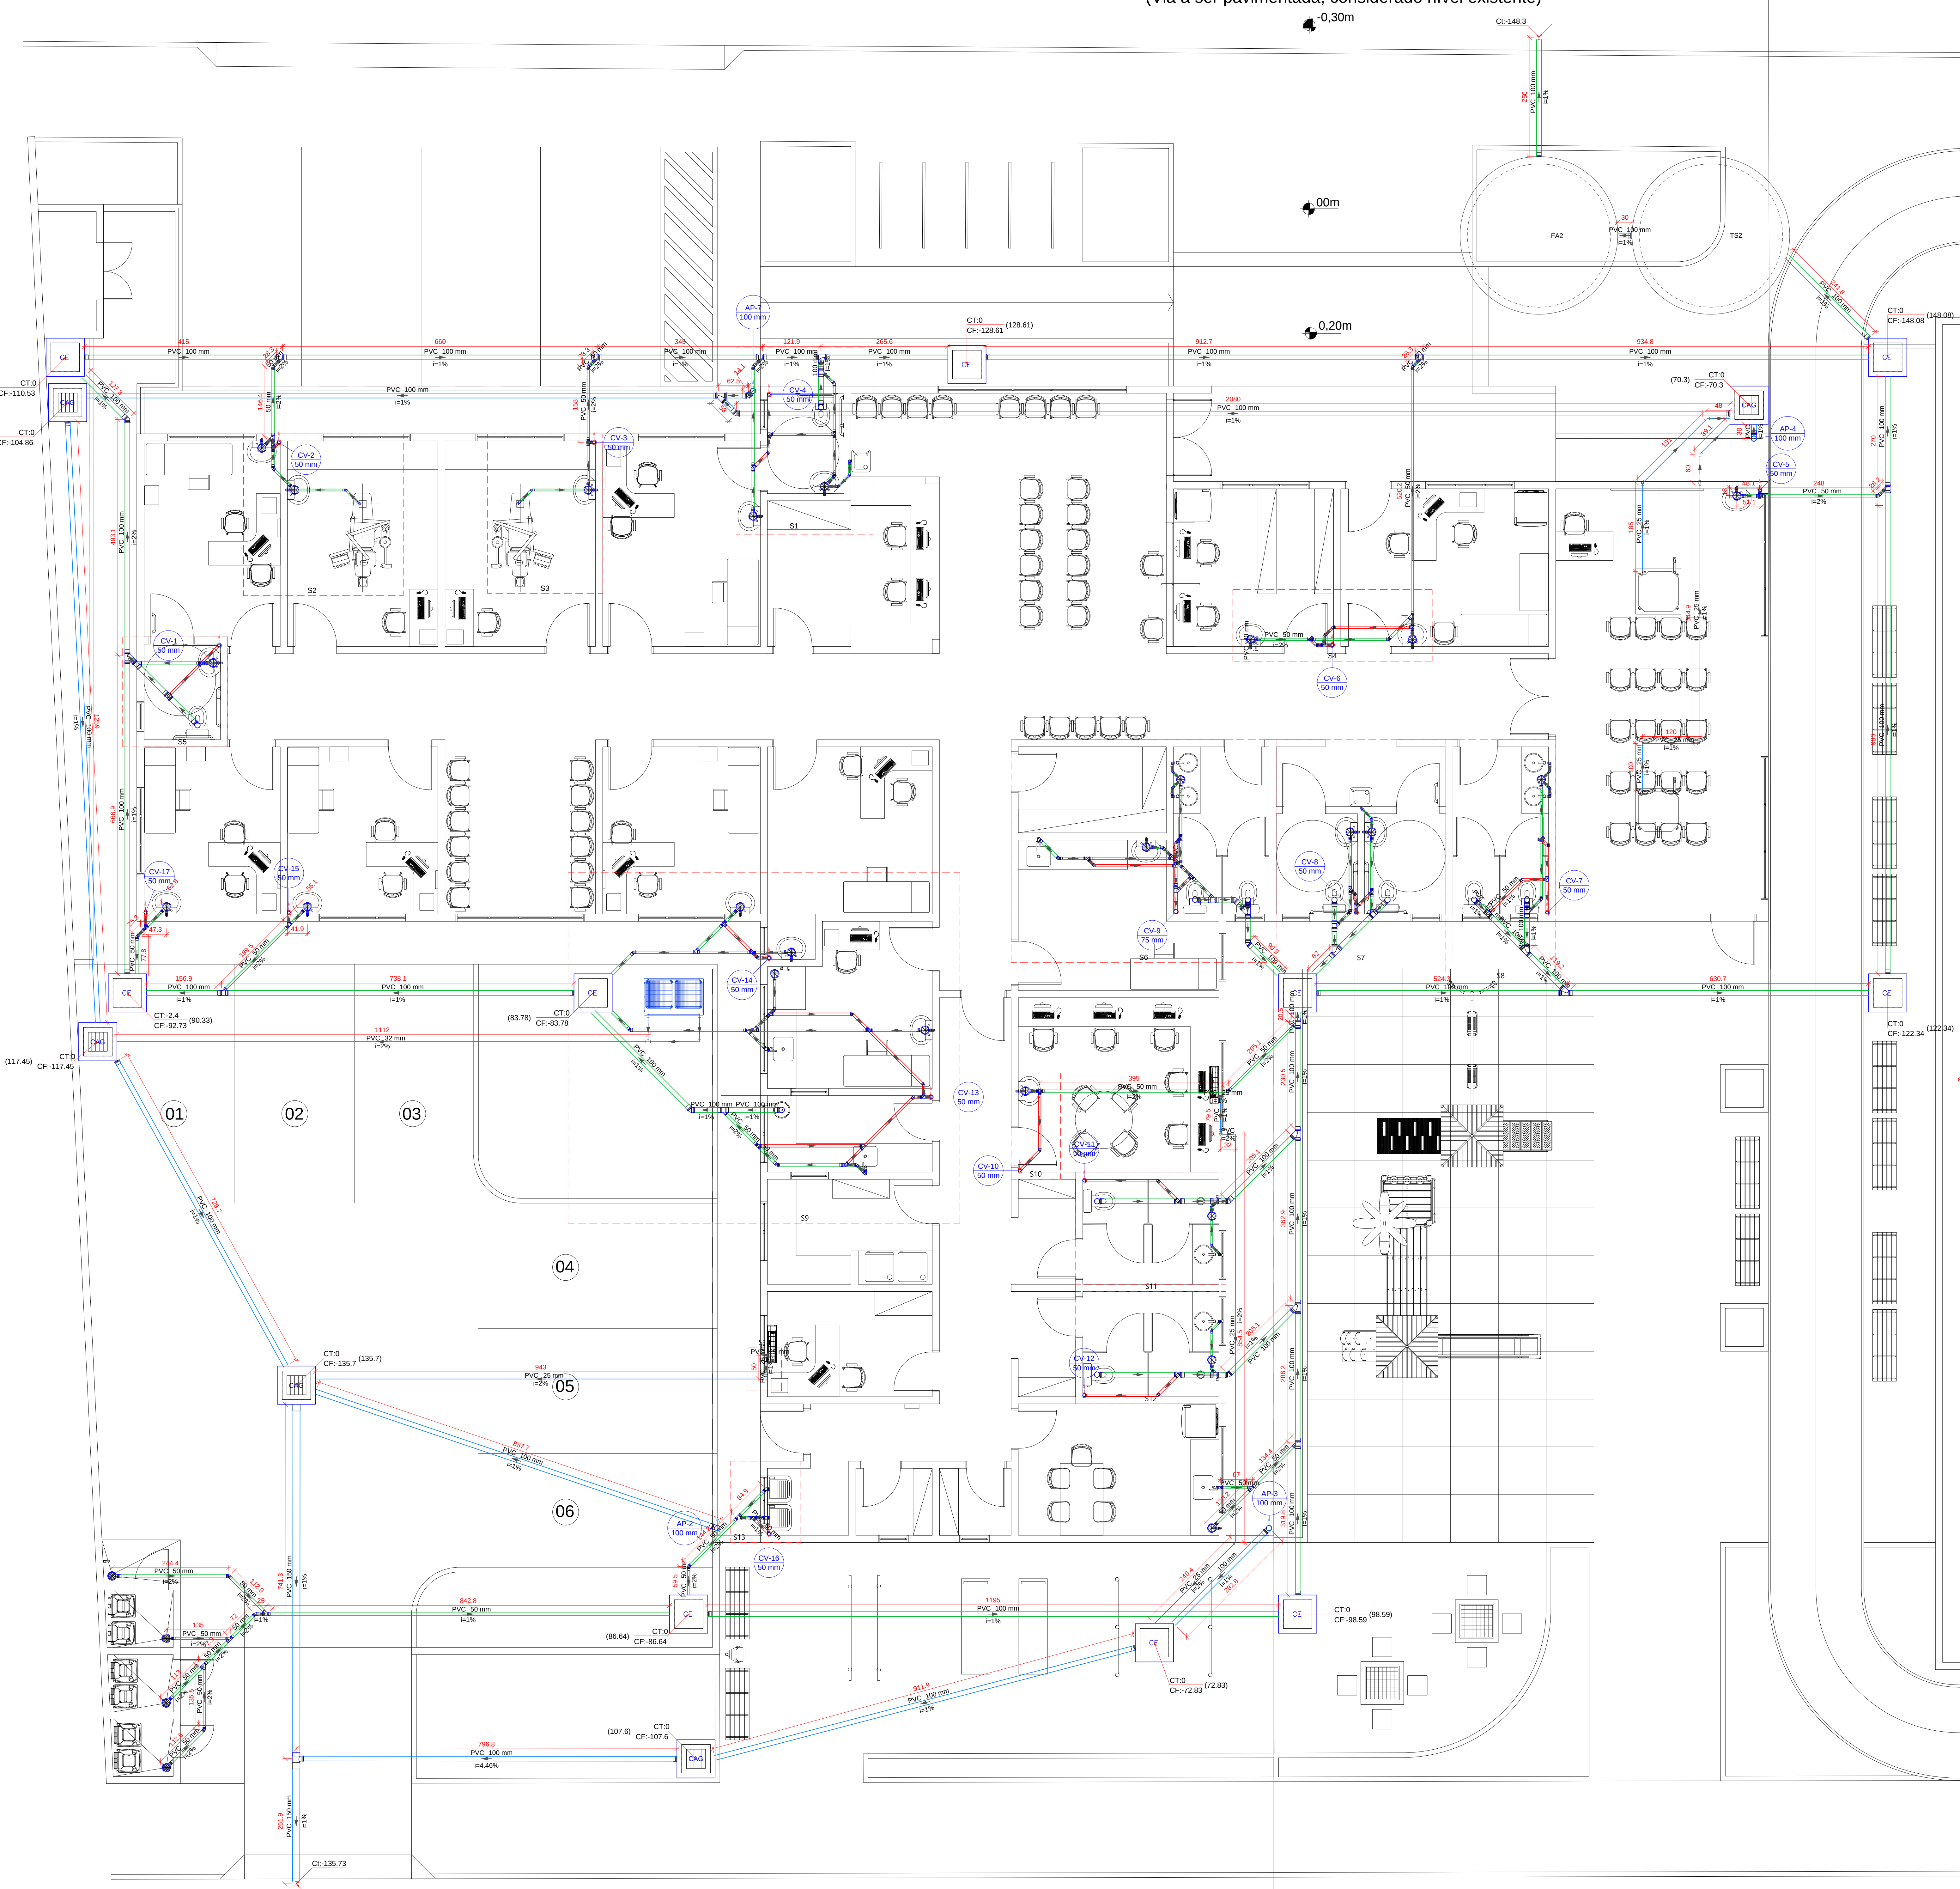


Filtro anaeróbio
Planta baixa - ESC. 1:25

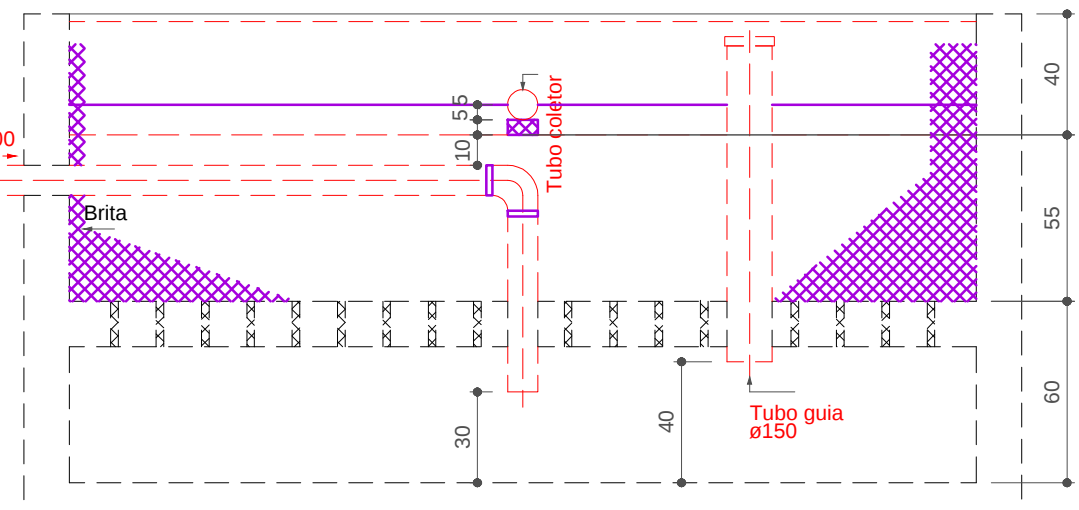






Filtro anaeróbio
Corte 1 - ESC.1:25

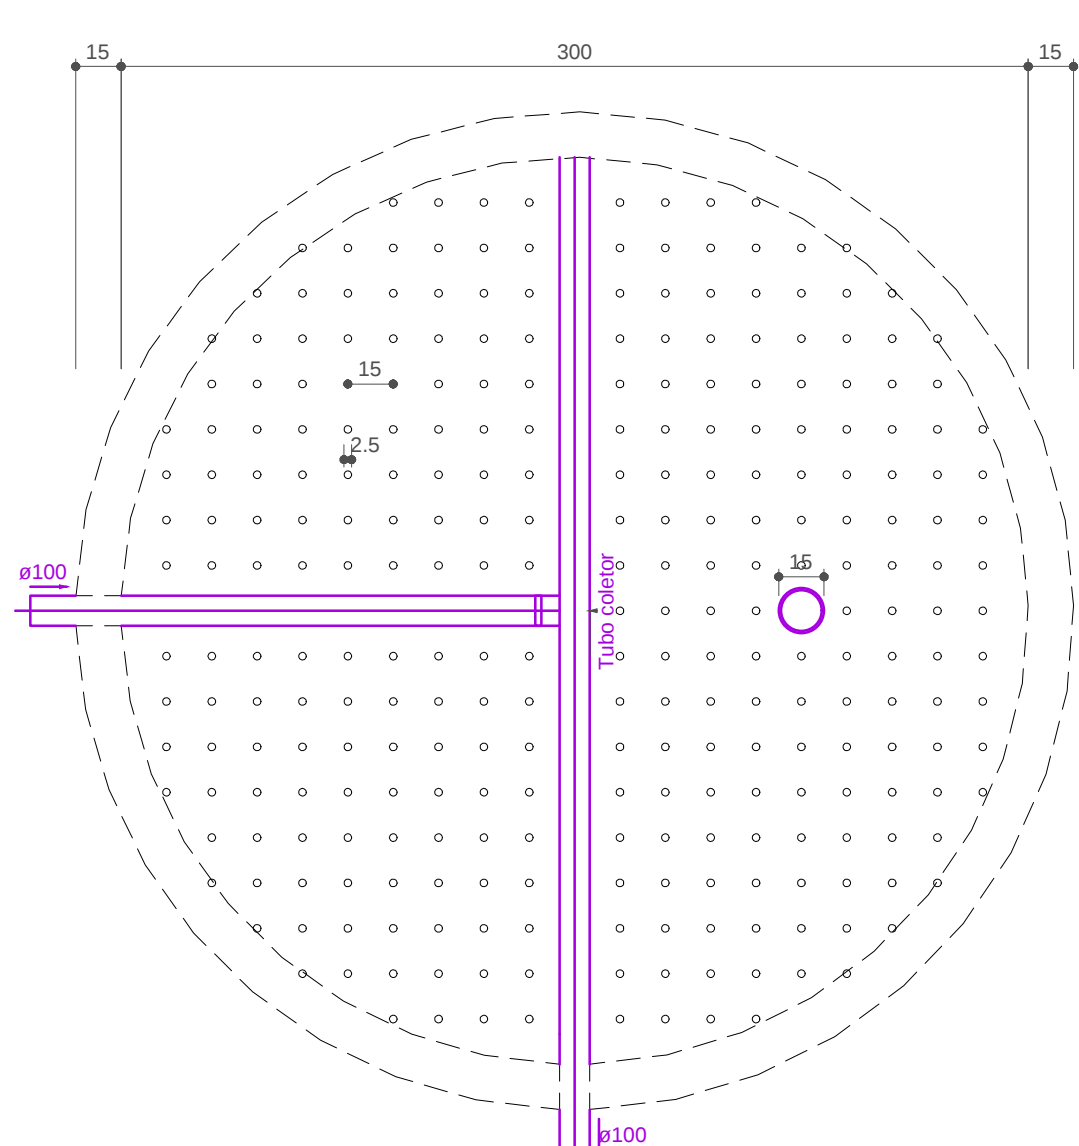

Filtro anaeróbio
Corte 2 - ESC. 1:25

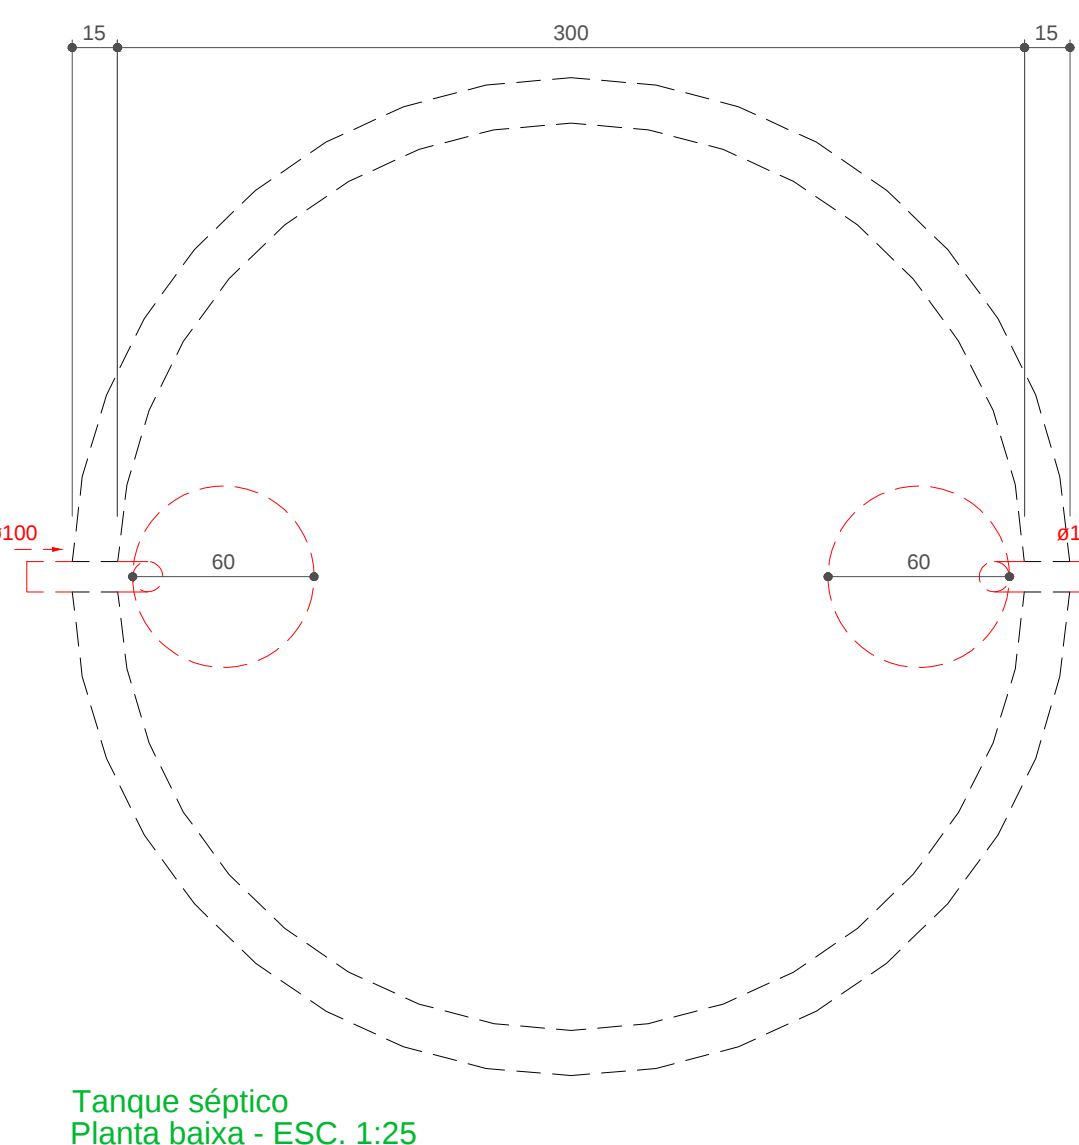

Tanque séptico
Planta baixa - ESC. 1:25

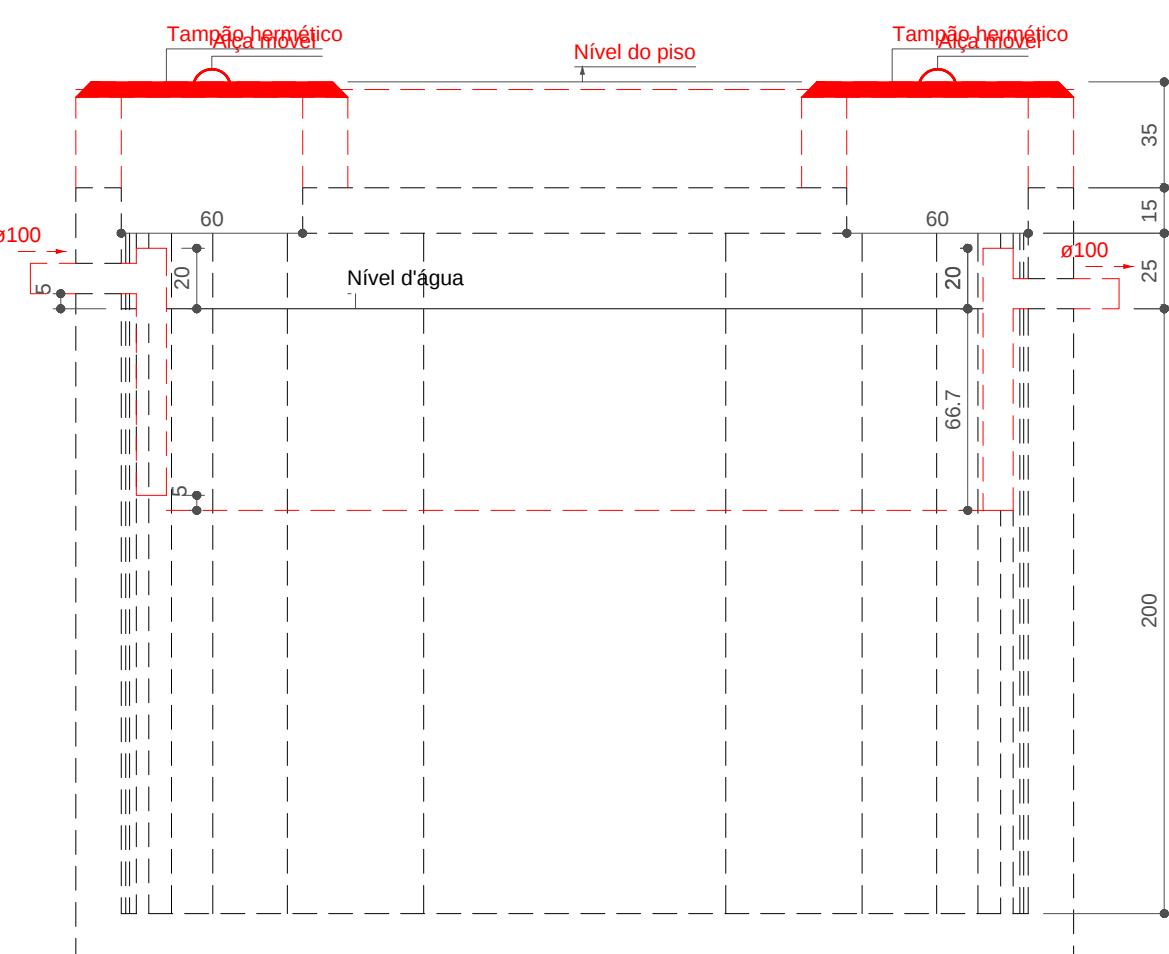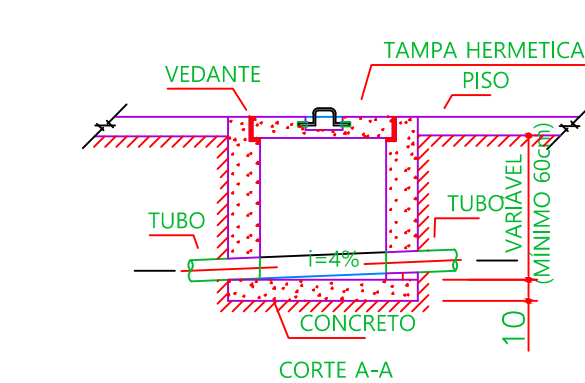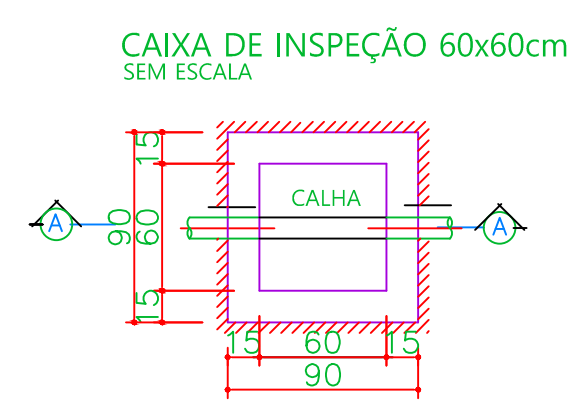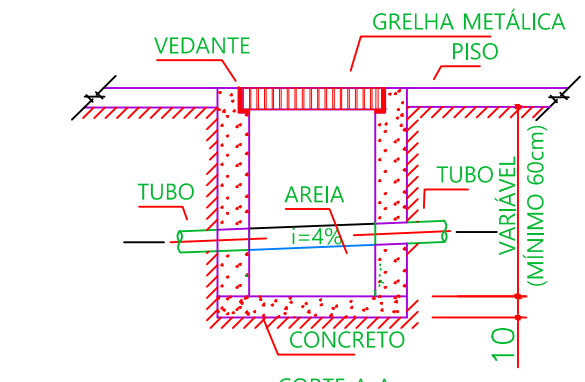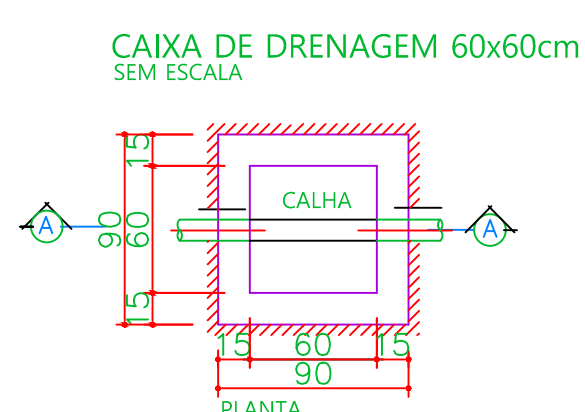

Tanque séptico
Corte 1 - ESC. 1:25

Nota: os pontos dos drenos de ar condicionado devem ser instalados a uma altura 50 cm abaixo do nível final do teto

Assinatura Secretária Municipal de Saúde:		Assinatura Autor de Projeto:	
ANDREI POPOVSKI KOLACEKE 064154 44999		FERNANDO ALVES HOHMANN	
PREFEITURA DE JOINVILLE Secretaria da Saúde		SECRETARIA MUNICIPAL DE SAÚDE	
UNIDADE DA GERENCIA DE OBRAS E SERVIÇOS Coordenação de Obras			
Nome Obra / Entregável:		Projeto:	
UBSF Canela		Fundo Municipal	
Rua Dionísio Girardi, 311 - localidade Canela, Rio Bonito, Joinville/SC		Rua Dionísio Girardi, 311 - localidade Canela, Rio Bonito, Joinville/SC	
Hidrossanitário			
Tipo de Projeto:		Intervenção:	
Categoria:		Intervenção:	
Estudo Preliminar		Construção Nova	
Anteprojeto		Reforma	
Executivo		Regularização	
Avaliação:		Avaliação:	
FERNANDO ALVES HOHMANN		Sanitário	
CREASC 17064-2		Térreo	
Data:		Escala:	
DEZEMBRO/2022		INDICADA	
Desenho CAD:		Arquiteto:	
FERNANDO		BRUNA	
Projeto:		Formata Planilha:	
A0		A0	

7/9

