


RUA PROJETADA DIONÍSIO GIRARDI
(Via a ser pavimentada, considerado nível existente)

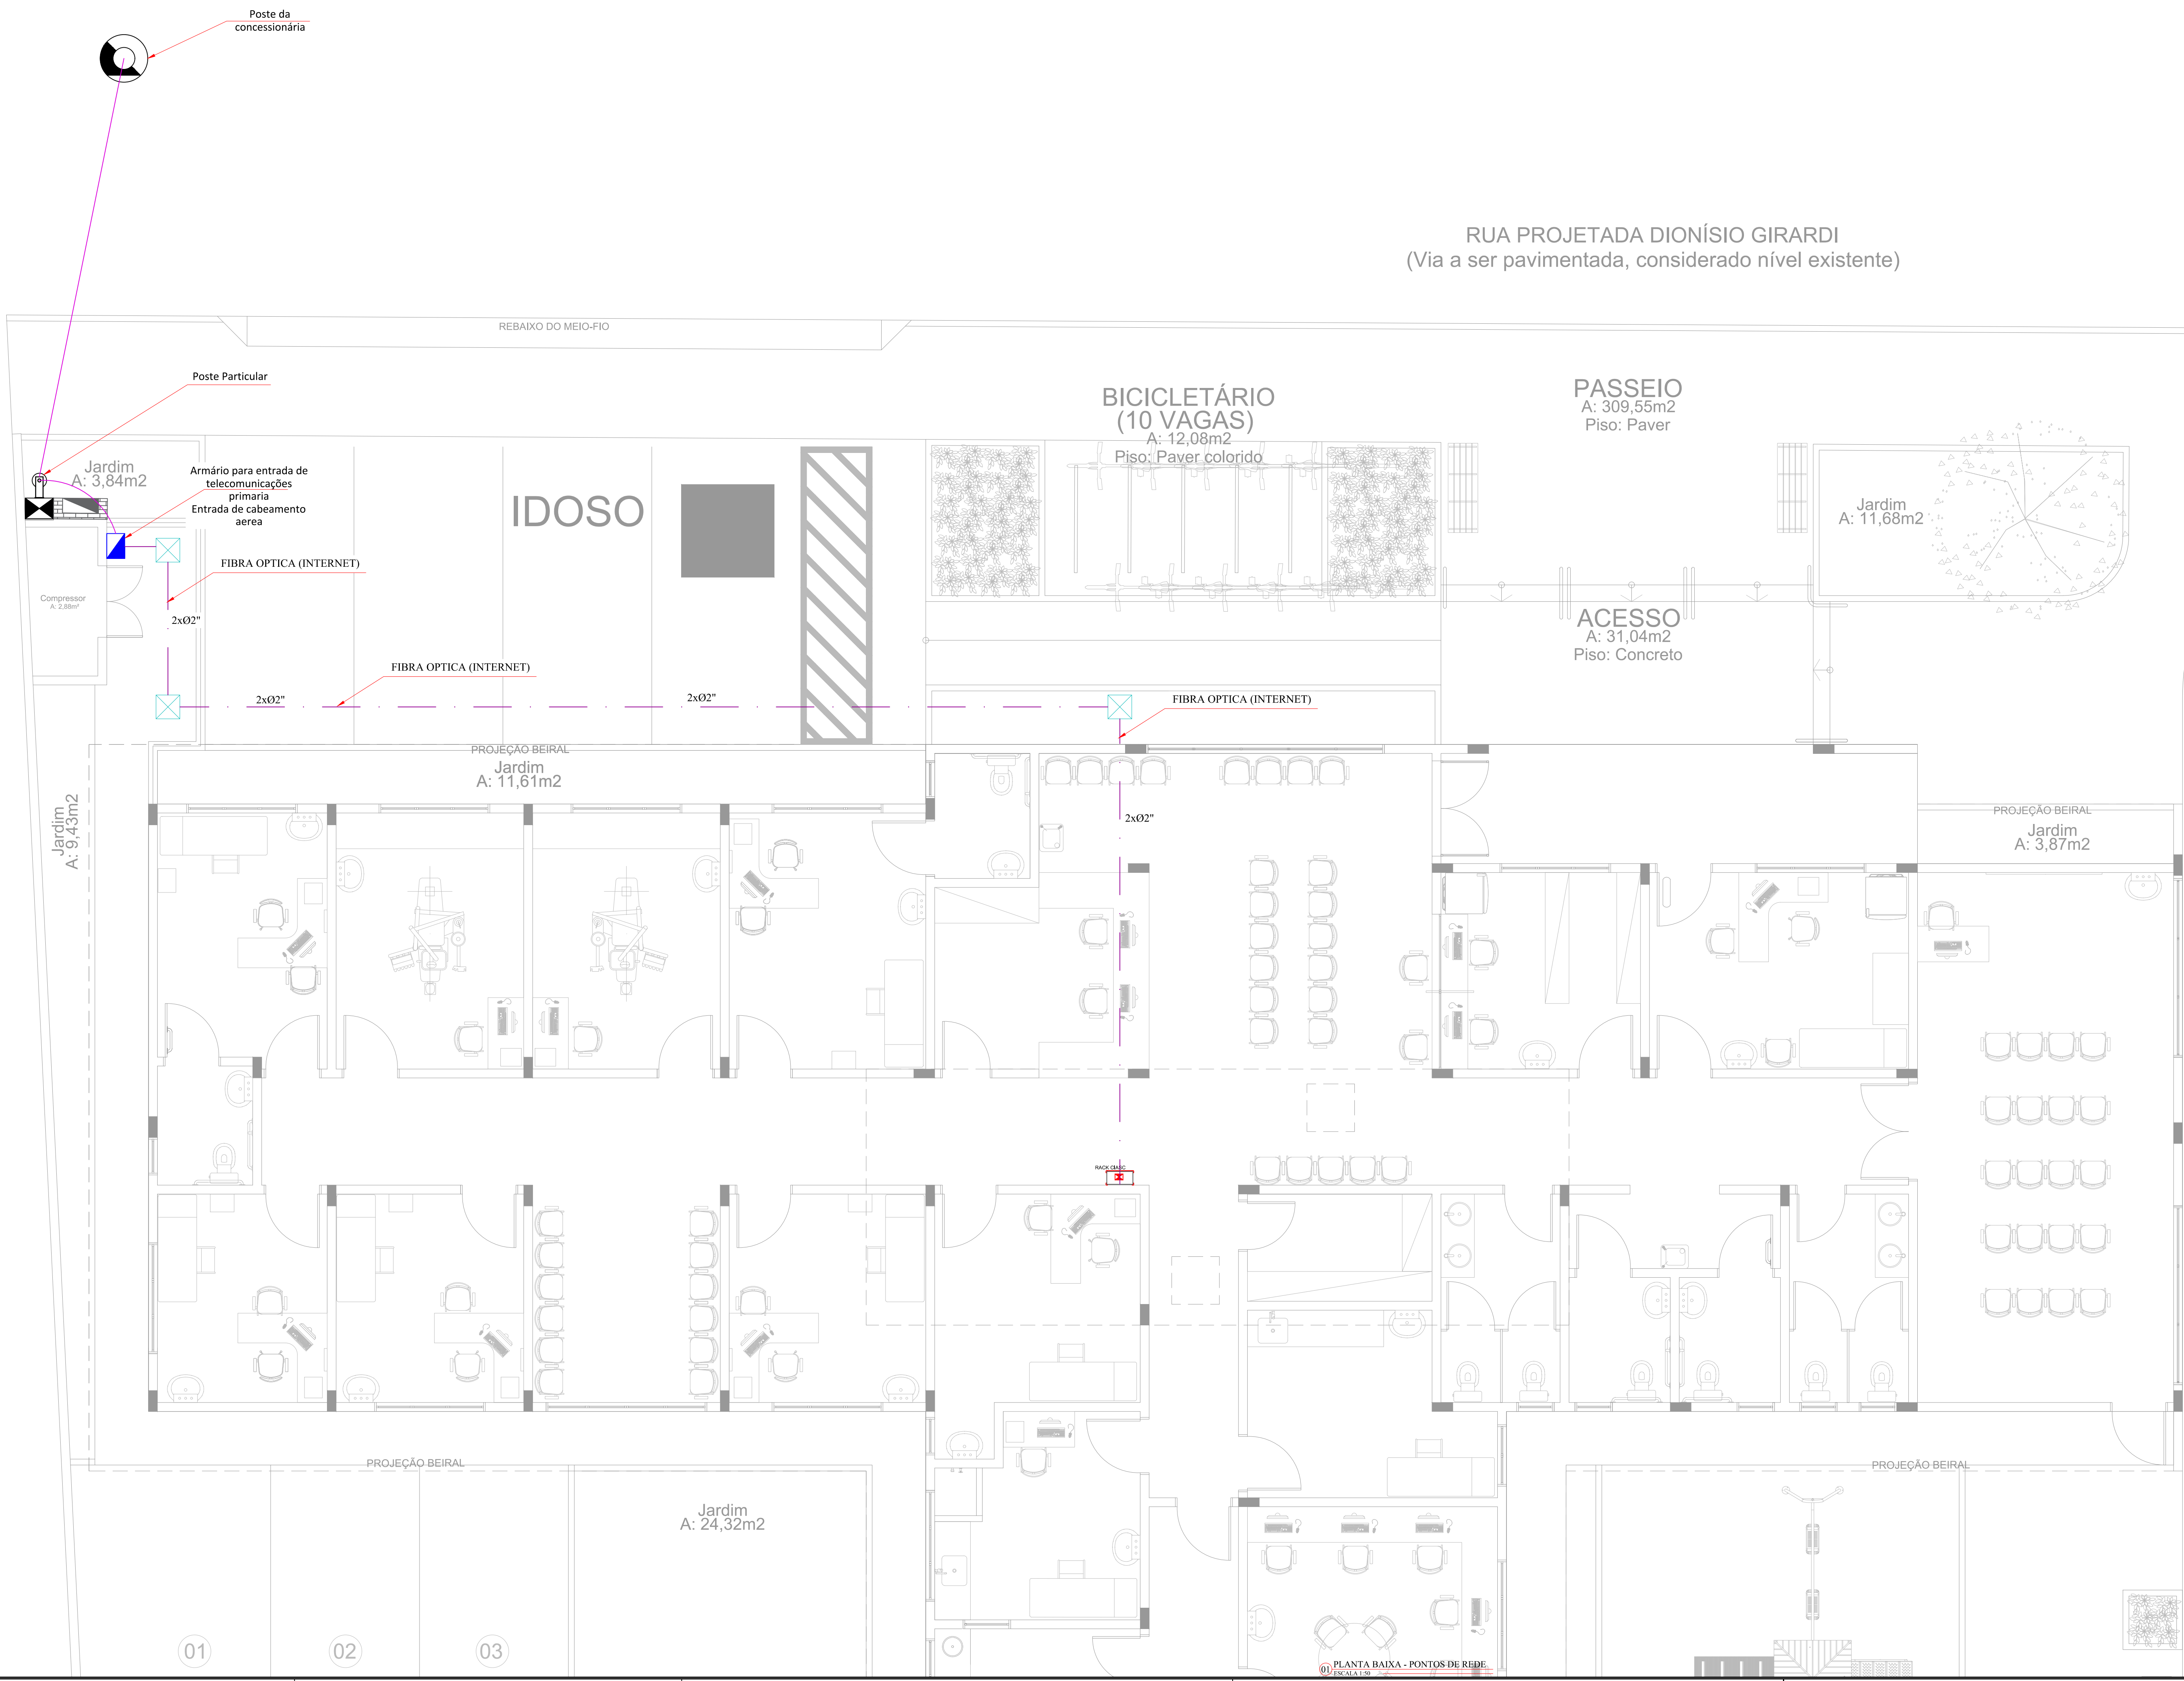

Legenda - Pavimento	
	Armário para telecomunicações - Rede primária - 60x60x12cm
	Rack para equipamentos de lógica (16U-Parede)
	Caixa de passagem de concreto, Dim.: 40x40cm
	Eletroduto PEAD - instalação subterrânea - 2x02"

QUADRO DE REVISÕES			
REVISÃO	DESCRIÇÃO	DATA	DESENHO
01	REVISÃO FINAL	02/06/2023	JULY O

APROVAÇÕES

ELE
Elétrico e telecomunicações

PROPRIETÁRIO

FUNDO MUNICIPAL DE SAÚDE DE JOINVILLE
CNPJ: 08.184.821/0001-37

RESPONSÁVEL TÉCNICO

JULY ANNE ONGHERO FREITAS
CREA/SC 179531-1

PROPRIETÁRIO

FUNDO MUNICIPAL DE SAÚDE DE JOINVILLE

EDIFICAÇÃO

UBSF CANELA

ENDEREÇO

RUA DIONÍSIO GIRARDI S/Nº, LOCALIDADE CANELA, RIO BONITO JOINVILLE / SC

PROJETO

PROJETO ELETRICO

CONTEÚDO

PLANTA BAIXA - INFRAESTRUTURA DE TELECOMUNICAÇÃO

ARQUIVO

0786.TEL.ELE.001-Entradatelecomunicacoes.R00

ETAPA


EXECUTIVO

ESCALA

1/50

FOLHA

TEL 01/03

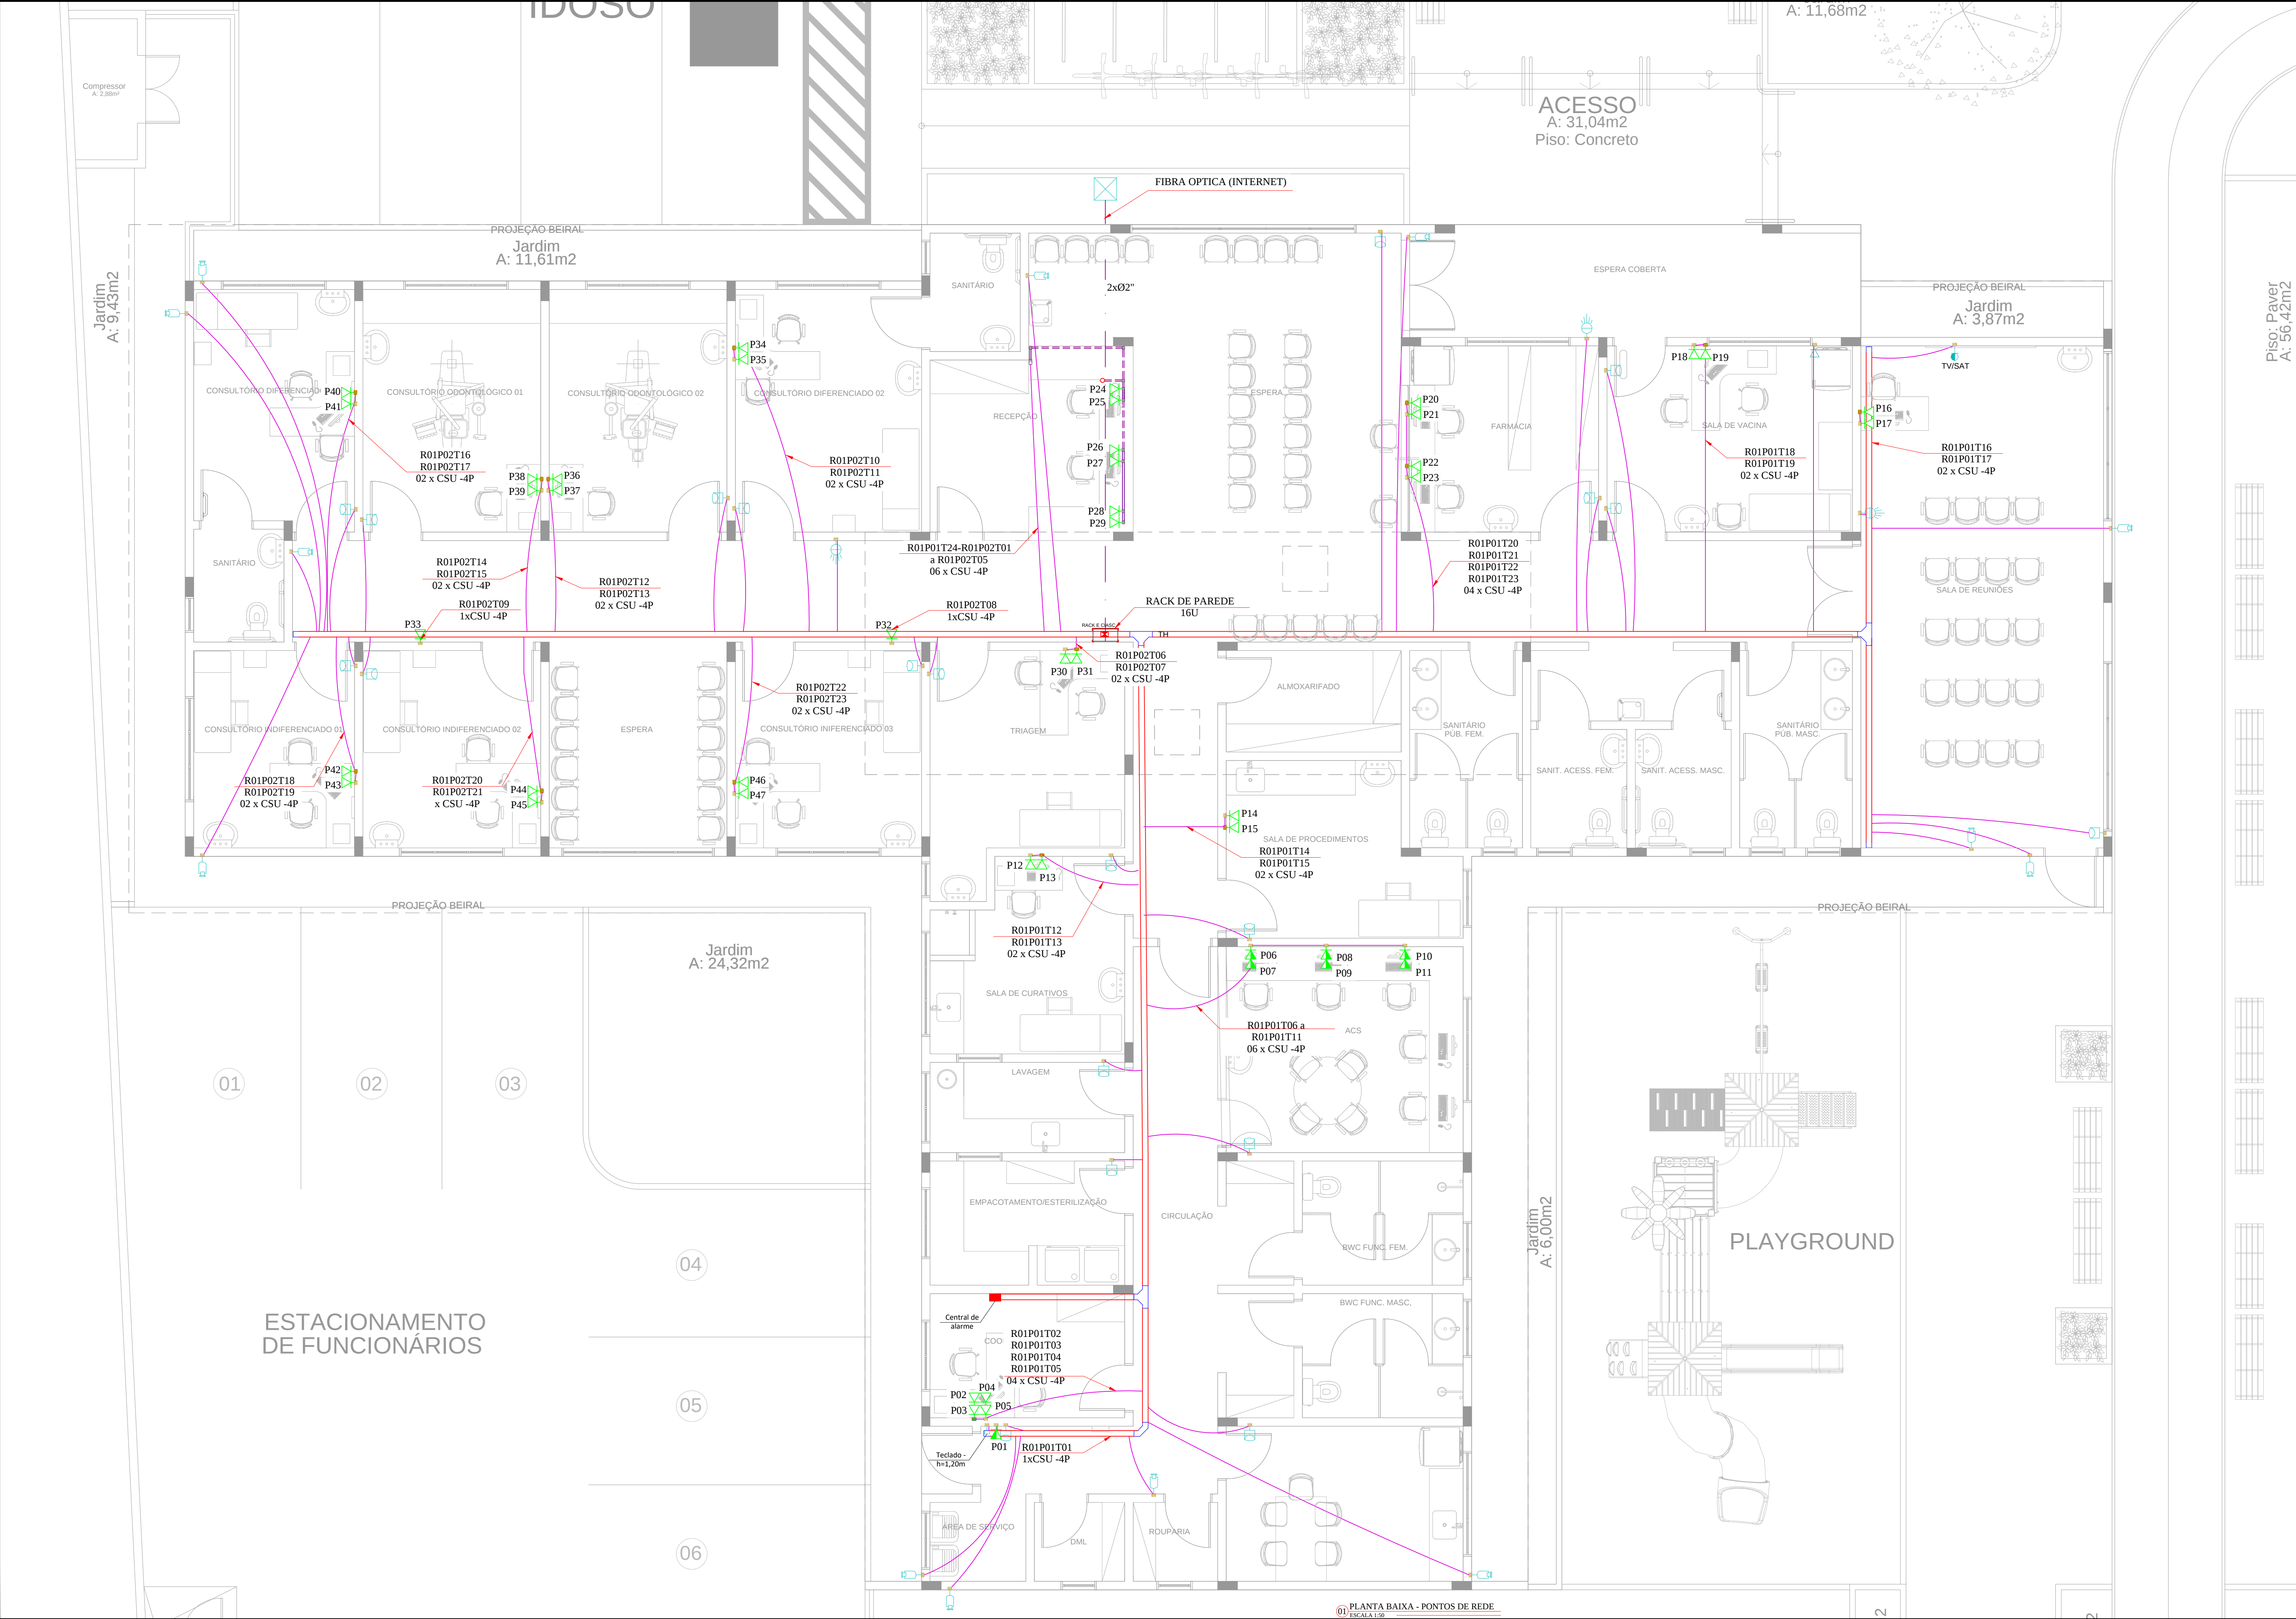

Legenda - Pavimento	
	Ponto para botão de pânico
	Central de alarme h=1,20m
	Teclado para alarme h=1,20m
	Sirene para alarme h=2,50m
	Ponto de rede para internet - RJ45 - 0,30m do piso - Caixa PVC 4x2 - embutir
	Ponto de rede para internet - RJ45 - 1,20m do piso - Caixa PVC 4x2 - embutir
	Ponto de rede para internet duplo - 2xRJ45 - 0,30m do piso - Caixa PVC 4x2 - embutir
	Ponto de rede para internet duplo - 2xRJ45 - 1,20cm do piso - Caixa PVC 4x2 - embutir
	Ponto de câmera h=2,5m
	Ponto para sensor de alarme h=2,20m
	Ponto pl cabo coaxial a 1,20m do piso
	T horizontal 90°
	Terminal
	Curva horizontal 90°
	Rack para equipamentos de lógica (16U-Parede)
	Rack para equipamentos de lógica (16U-Parede)
	Caixa de passagem de concreto. Dim.: 40x40cm
	Eletroduto PEAD - instalação subterrânea - 2xØ2"

QUADRO DE REVISÕES			
REVISÃO	DESCRIÇÃO	DATA	DESENHO
R00	EMIÇÃO INICIAL	30/11/2022	JULY O
R01	TROCA DE ELETRODUTO POR ELETROCALHA	18/12/2022	JULY O
R02	DIMENSIONAMENTO DE CABEAMENTO	23/12/2022	JULY O
R03	ALTERAÇÃO DE PROJETO CONFORME REVISÃO SOLICITADO PELA EQUIPE	01/06/2023	JULY O
R04	ALTERAÇÃO DE ENTRADA DE REDE E POSIÇÃO DE ELETROCALHA	02/06/2023	JULY O

APROVAÇÕES

ELE
Elétrico e telecomunicações

PROPRIETÁRIO

FUNDO MUNICIPAL DE SAÚDE DE JOINVILLE
CNPJ: 08.184.821/0001-37

RESPONSÁVEL TÉCNICO

JULY ANNE ONGHERO FREITAS
CREA/SC 179531-1

PROPRIETÁRIO

FUNDO MUNICIPAL DE SAÚDE DE JOINVILLE

EDIFICAÇÃO

UBSF CANELA

ENDEREÇO

RUA DIONÍSIO GIRARDI S/Nº, LOCALIDADE CANELA, RIO BONITO JOINVILLE / SC

PROJETO

PROJETO ELÉTRICO

CONTEÚDO

PLANTA BAIXA – INFRAESTRUTURA DE TELECOMUNICAÇÃO

ARQUIVO

0786.TEL.EXE.003.UBSFCanela.R03

ETAPA

EXECUTIVO

ESCALA




1/50

FOLHA

TEL 02/03



CAIXAS DE PASSAGEM

ARMARIO TELECOMUNICAÇÕES

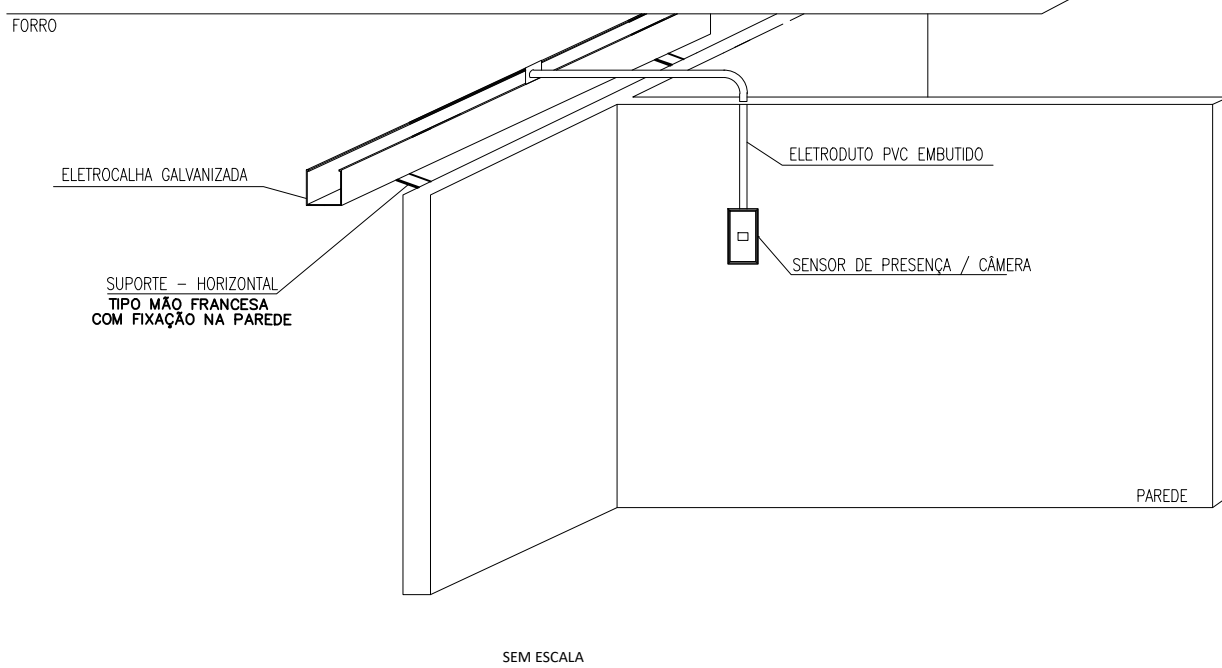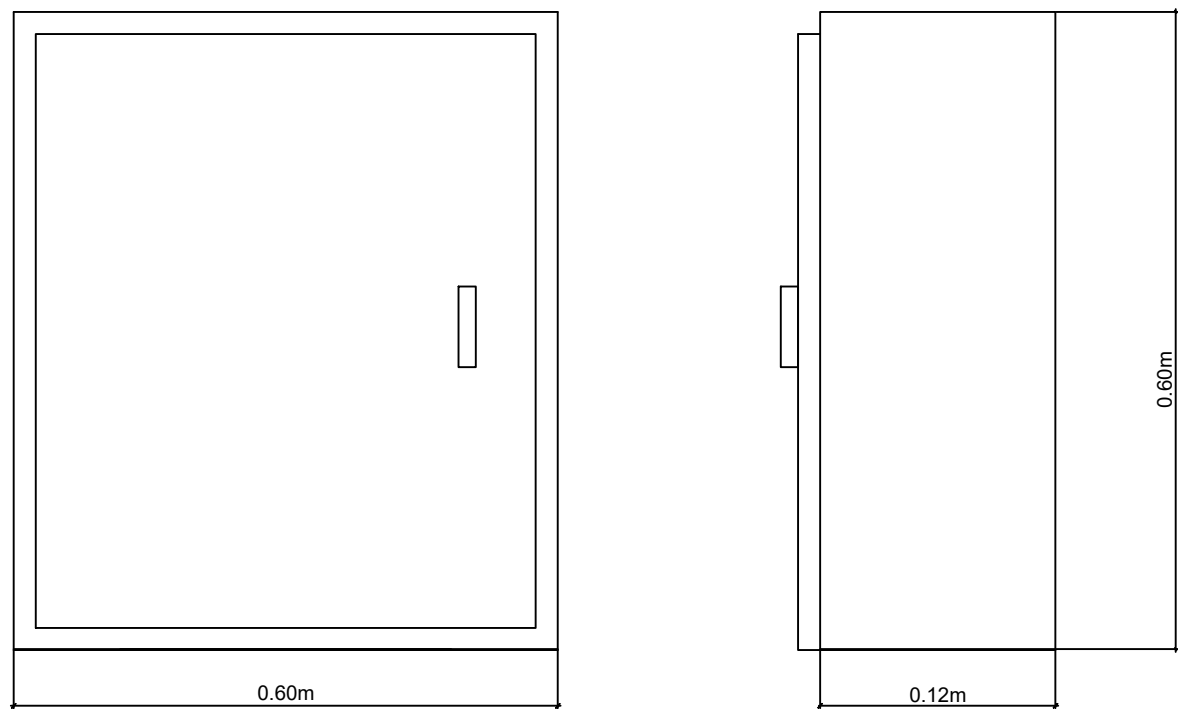
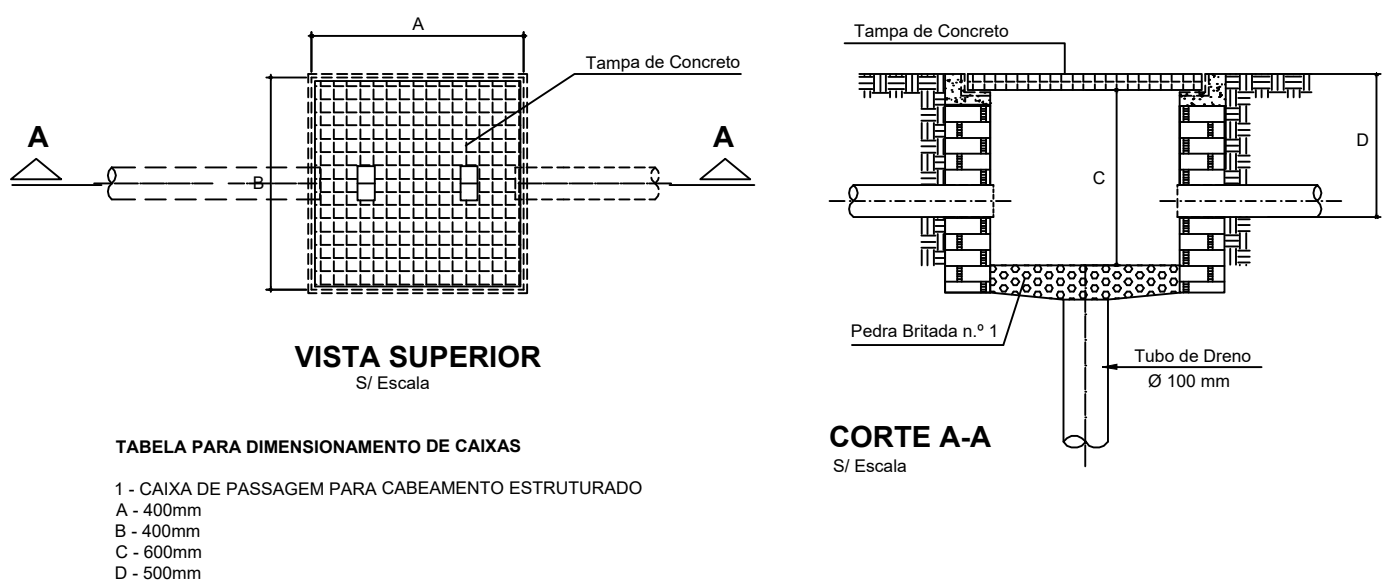


DUTOS TELECOMUNICAÇÕES

DETALHE CONSTRUTIVO DO RACK

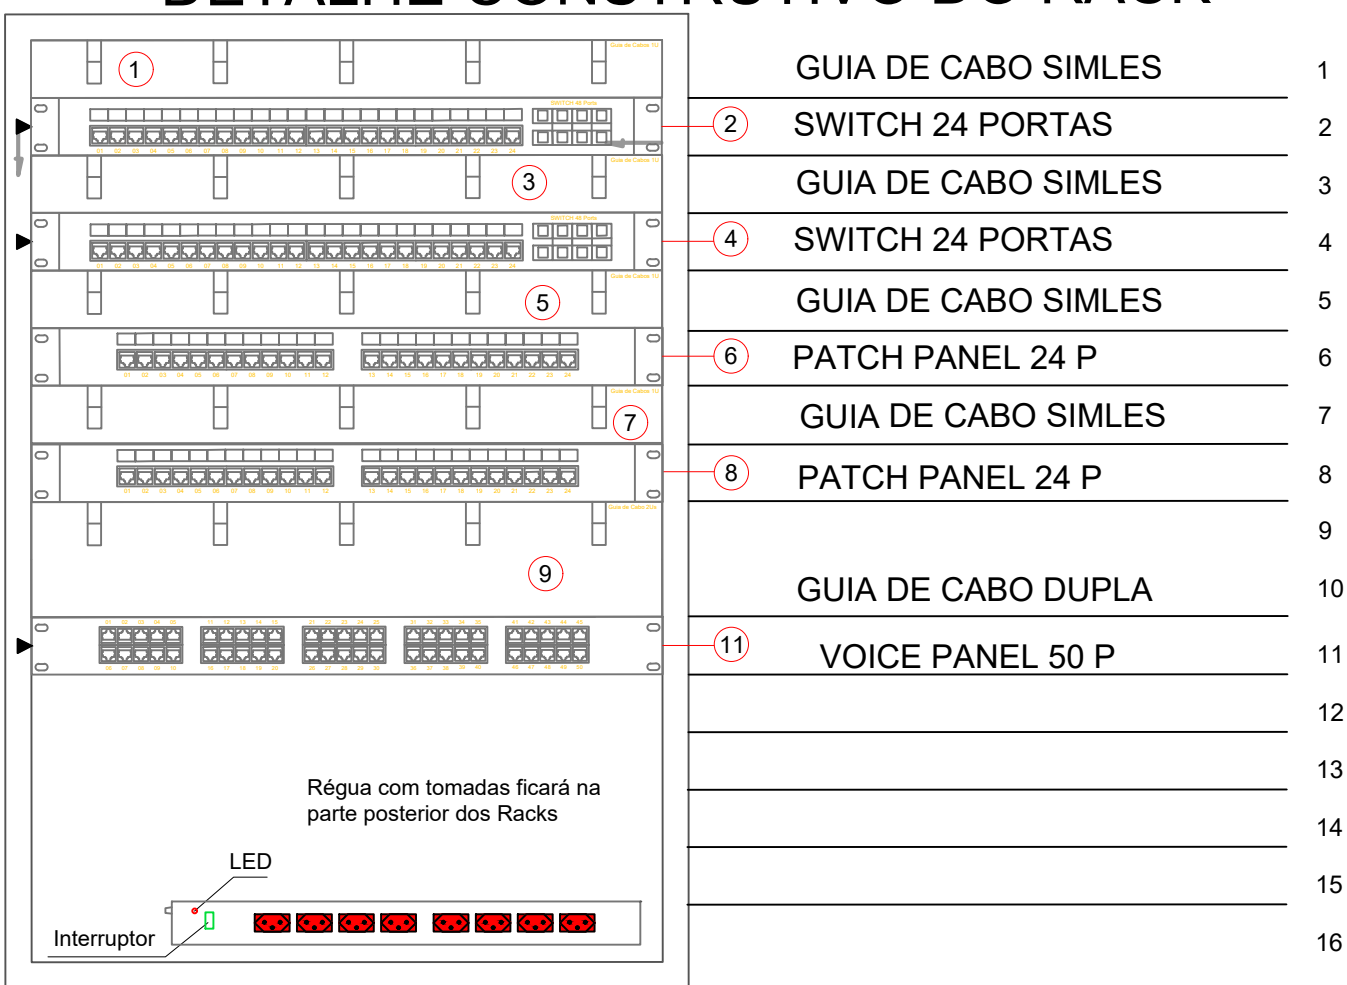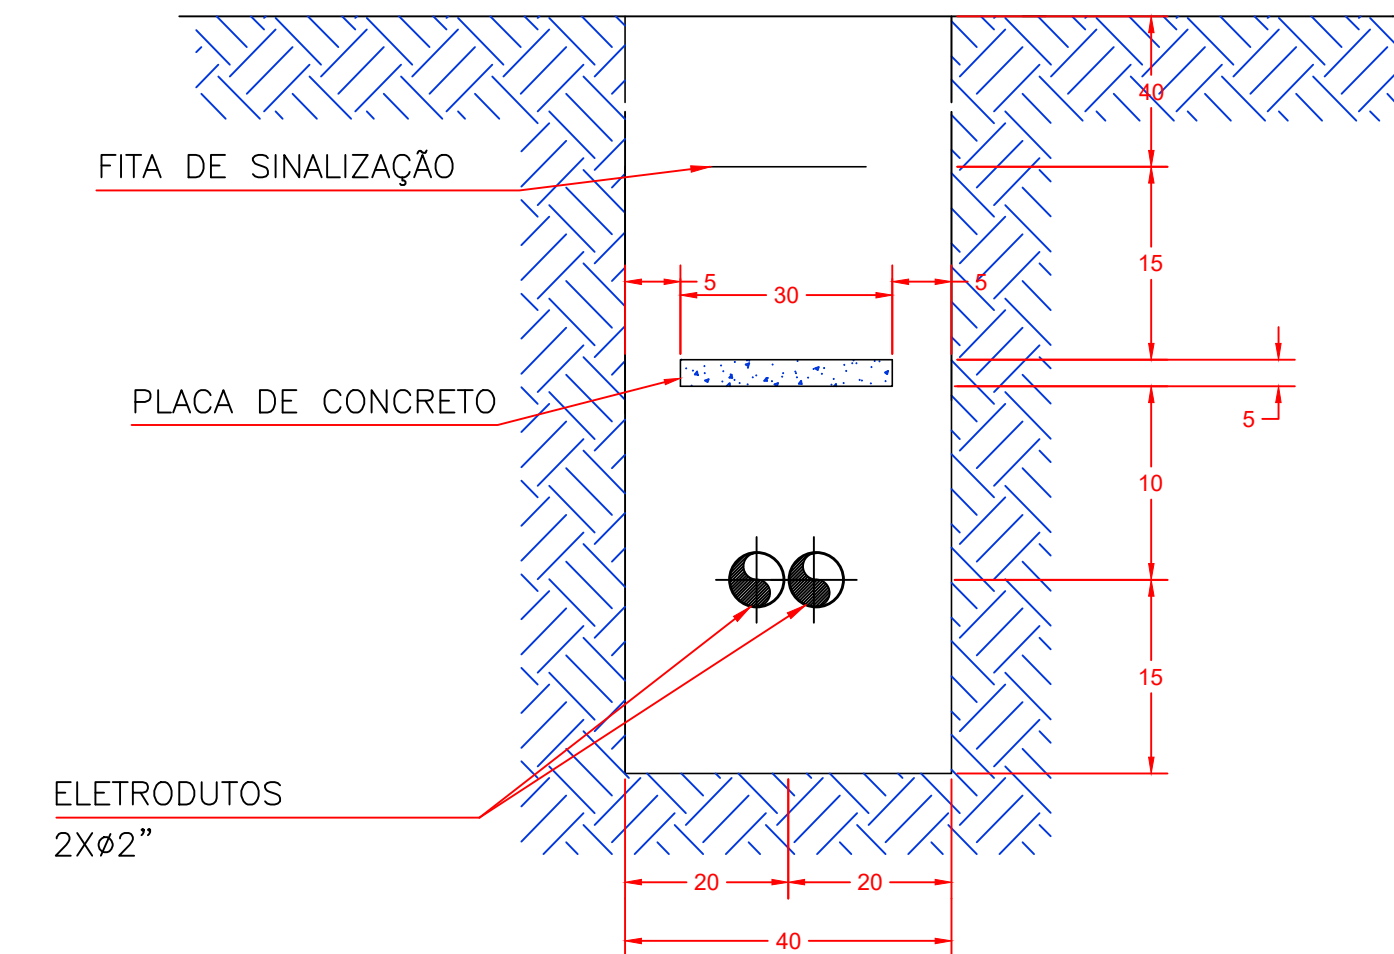

QUADRO DE REVISÕES			
REVISÃO	DESCRIÇÃO	DATA	DESENHO
R00	EMISSION INICIAL	30/11/2022	JULY 0
R01	SEM ALTERAÇÃO	18/12/2022	JULY 0
R02	ADICIONADO DETALHE DO RACK	23/12/2022	JULY 0
R03	ALTERAÇÃO DE PROJETO CONFORME REVISÃO SOLICITADO PELA EQUIPE	01/06/2023	JULY 0
R04	RETERAÇÃO DE DETALHAMENTO	02/06/2023	JULY 0

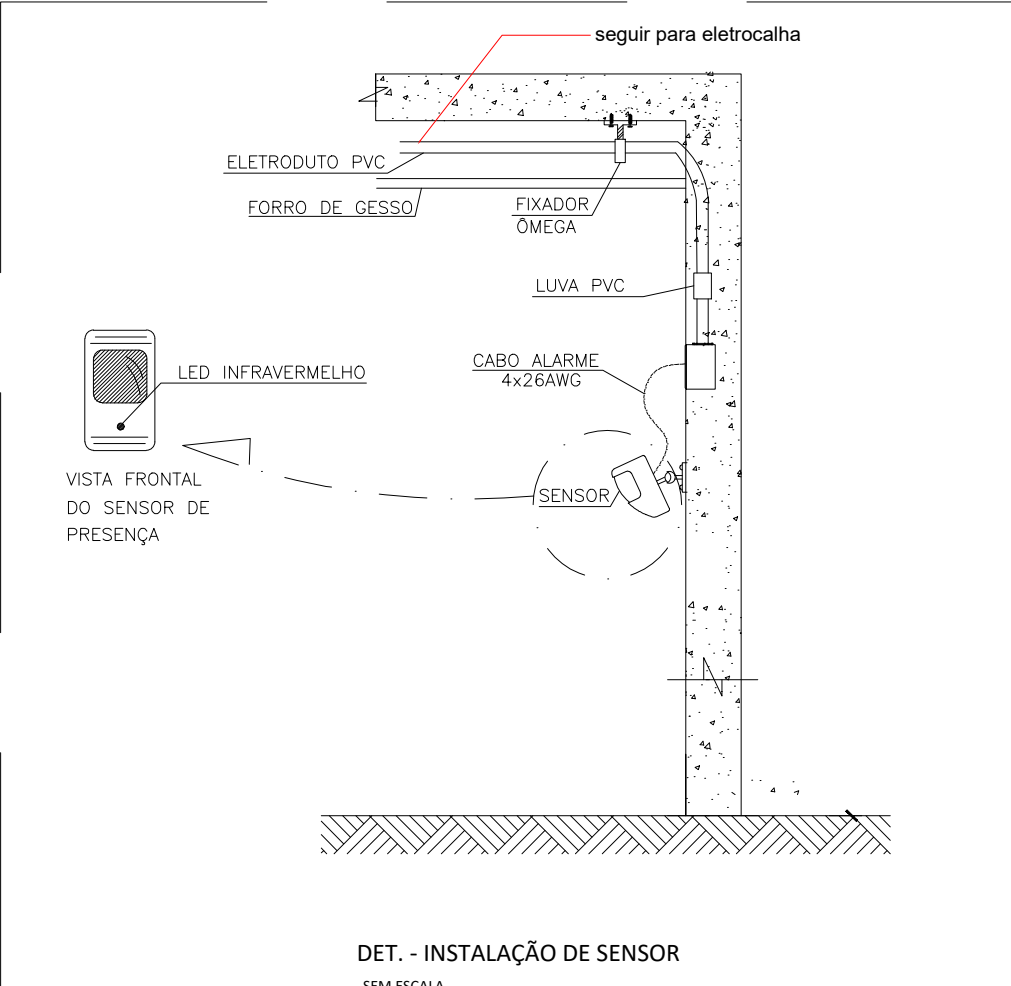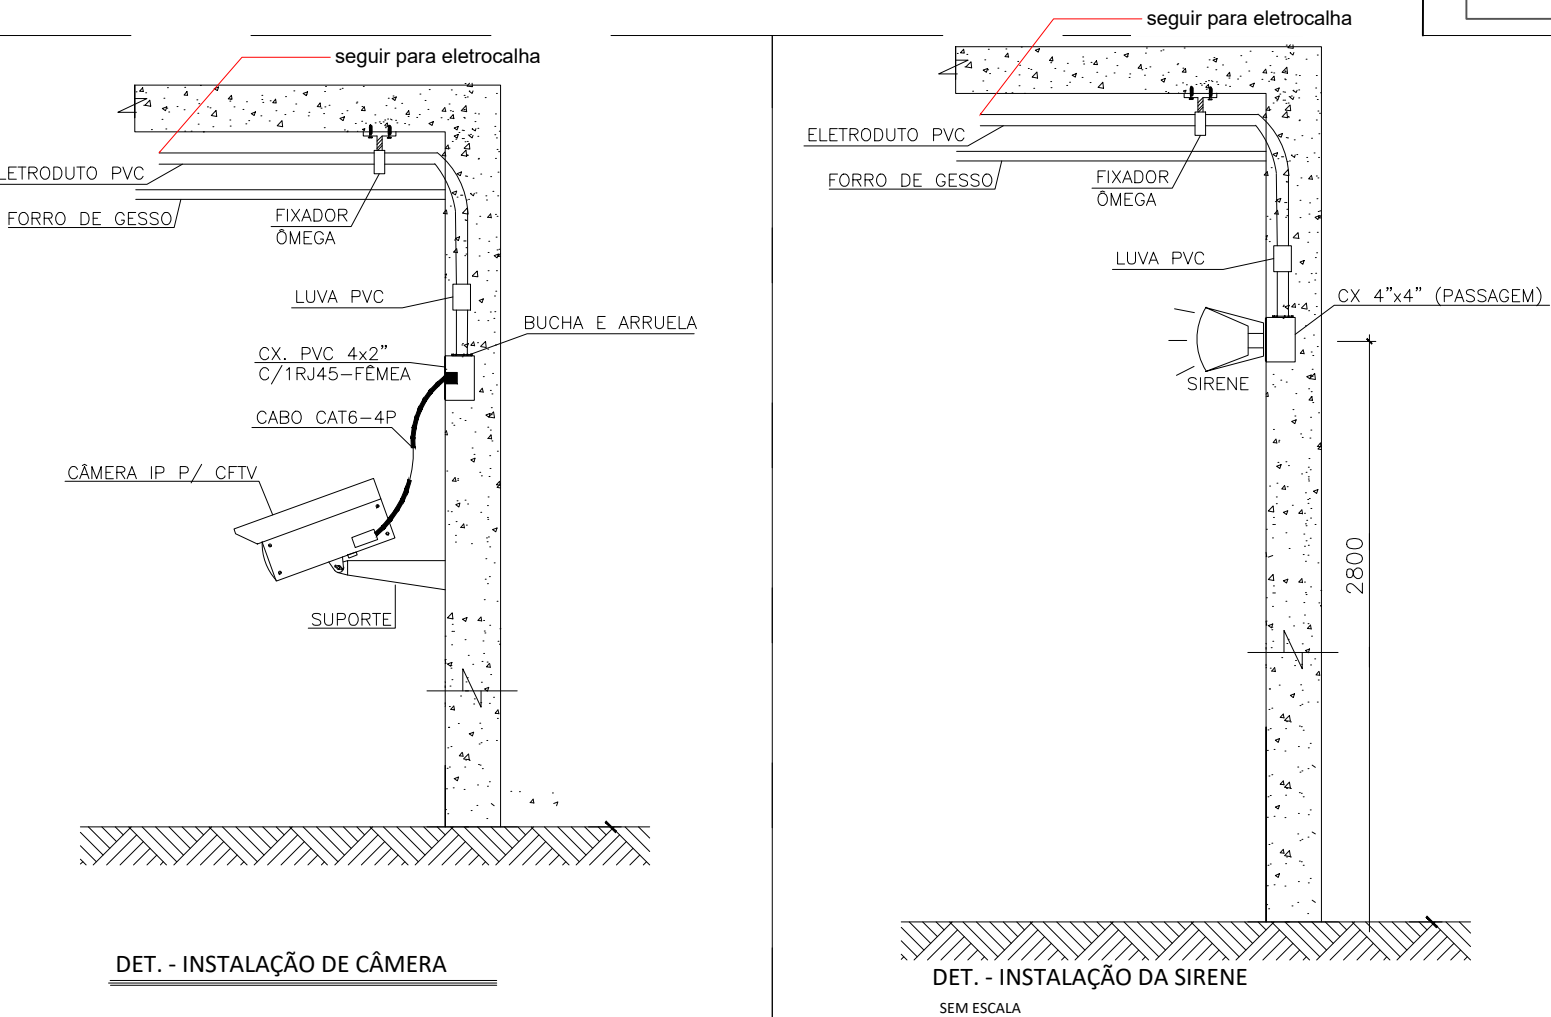

APROVAÇÕES

ELE
Elétrico e telecomunicações

PROPRIETÁRIO

FUNDO MUNICIPAL DE SAÚDE DE JOINVILLE
CNPJ: 08.184.821/001-37

RESPONSÁVEL TÉCNICO

JULY ANNE ONGHERO FREITAS
CREA/SC 179531-1

PROPRIETÁRIO

FUNDO MUNICIPAL DE SAÚDE DE JOINVILLE

EDIFICAÇÃO

UBSF CANELA

ENDEREÇO

RUA DIONÍSIO GIRARDI S/Nº, LOCALIDADE CANELA, RIO BONITO
JOINVILLE / SC

PROJETO

PROJETO TELECOMUNICAÇÃO

CONTEÚDO

DETALHES

ARQUIVO

0786.TEL.EX.002.Detalhes.R03

ETAPA

EXECUTIVO

ESCALA

SEM ESCALA

TEL 03/103

MAGNUS ENGENHARIA E ARQUITETURA LTDA | CREA 088683-1 | CAU 18198-6 | CNPJ 09.549.705/0001-37
Rua Lauro Müller, 853 | Sala 02 - Fazenda | CEP 88301-401 - ITAJAÍ/SC Fone: [47] 3349-9330 / 3348-5561 | magnus@magnusengenharia.com.br