


LEGENDA ELEMENTOS PPCI

- SINALIZAÇÃO LUMINOSA PARA ABANDONO DE LOCAL COM SETA INDICATIVA DE SAÍDA FIXA NA PAREDE**
TAM: 25x16cm FLUXO LUMINOSO 30 LÚMENS - AUT. MÍNIMA DE 2 HORAS
- SINALIZAÇÃO LUMINOSA PARA ABANDONO DE LOCAL COM SETA INDICATIVA DE SAÍDA FIXA NA PAREDE**
TAM: 25x16cm FLUXO LUMINOSO 30 LÚMENS - AUT. MÍNIMA DE 2 HORAS
- SINALIZAÇÃO LUMINOSA PARA ABANDONO DE LOCAL COM INDICAÇÃO DE SAÍDA FIXA NO EIXO DA PORTA DE SAÍDA**
TAM: 25x16cm FLUXO LUMINOSO 30 LÚMENS - AUT. MÍNIMA DE 2 HORAS
- LUMINÁRIA TIPO BLOCO AUTÔNOMO LED FLUXO LUMINOSO 900 LÚMENS. AUTONOMA MÍNIMA DE 2 HORAS**
- EXTINTOR DE INCÊNDIO PORTÁTIL - CARGA DE PÓ CLASSE ABC 2-A-20-B-C - COM SINALIZAÇÃO DE PAREDE**
- CAMINHAMENTO MÁXIMO ENTRE O CENTRO GEOMÉTRICO DA SALA MAIS DISTANTE ÀTE UMA SAÍDA DE EMERGÊNCIA**
- CENTRO GEOMÉTRICO DO AMBIENTE**
- DEMARCAÇÃO DO CENTRO GEOMÉTRICO DA SALA**


LEGENDA ACABAMENTOS

- 1 PISO CERÂMICO LISO
- 2 PISO CERÂMICO ANTIDERRAPANTE
- 1 REVESTIMENTO DE TETO EM ARGAMASSA SOBRE CHAPISCO DA LAJE
- 2 REVESTIMENTO DE TETO EM ARGAMASSA
- 1 REVESTIMENTO DE PAREDE EM ARGAMASSA SOBRE CHAPISCO
- 2 REVESTIMENTO PAREDE AZULÃO
- 1 RODAPÊ EM MADEIRA ITALUA + PINTURA ESMALTE SINTÉTICO COR AZUL DEL REY
- 2 RODAPÊ EM CERÂMICA ANTIDERRAPANTE COR CINZA CLARO
- 1 PINTURA ACRILICA SOBRE REBOCO COR AZUL DEL REY + FUNDO SELADOR (PAREDE/TETO)
- 2 PINTURA ACRILICA SOBRE REBOCO COR BRANCO NEVE + FUNDO SELADOR (PAREDE/TETO)


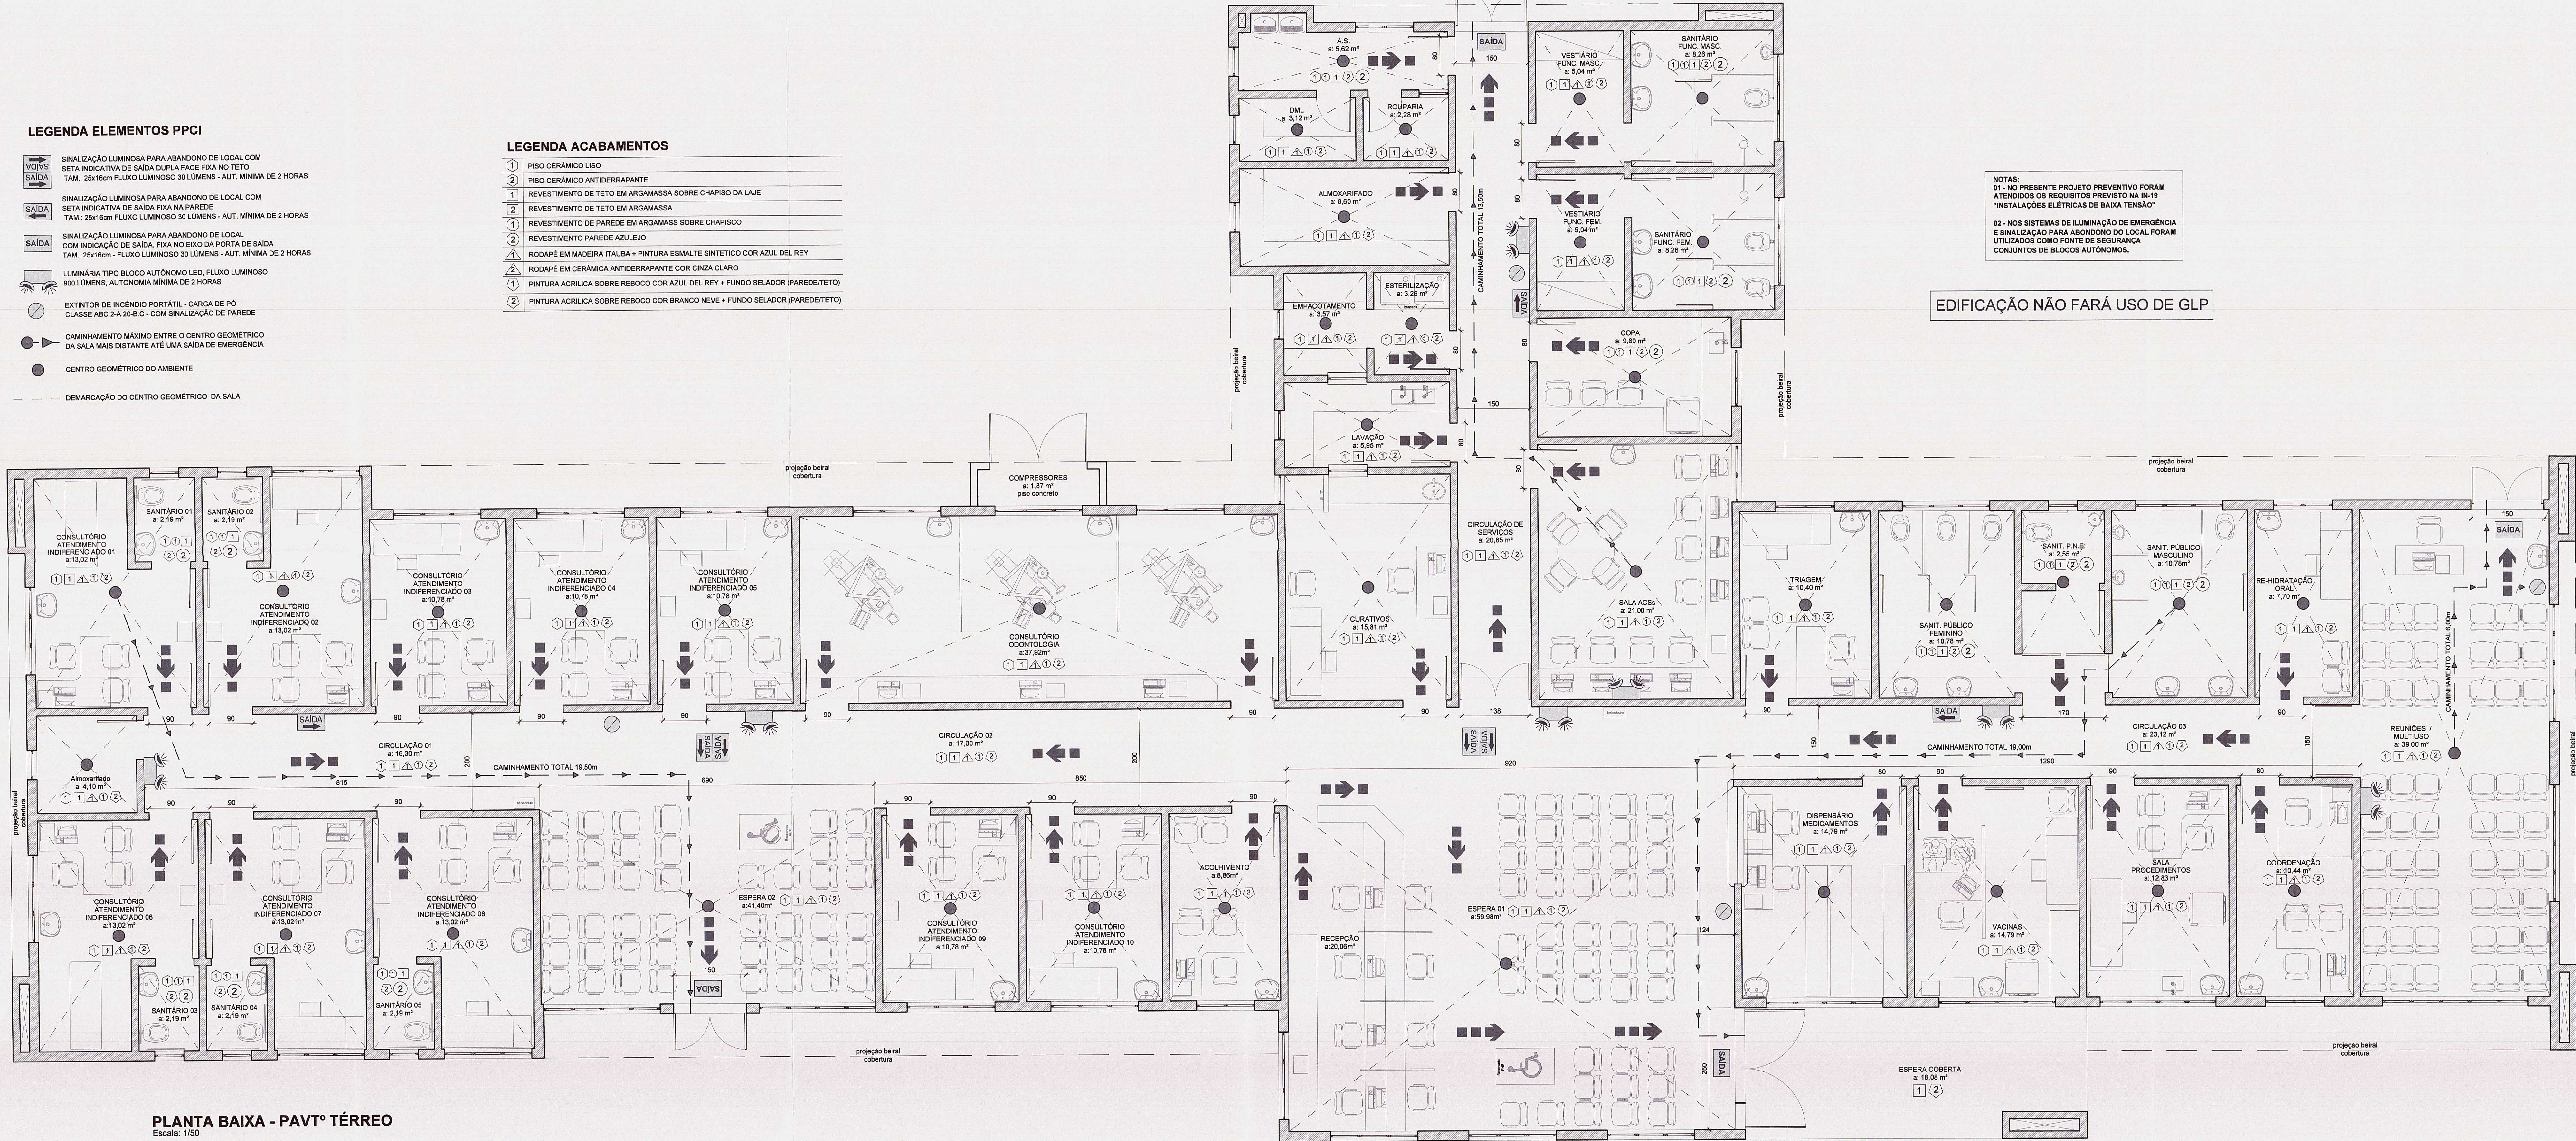


PLANTA BAIXA - PAVTº TERREO

Escala: 1/50

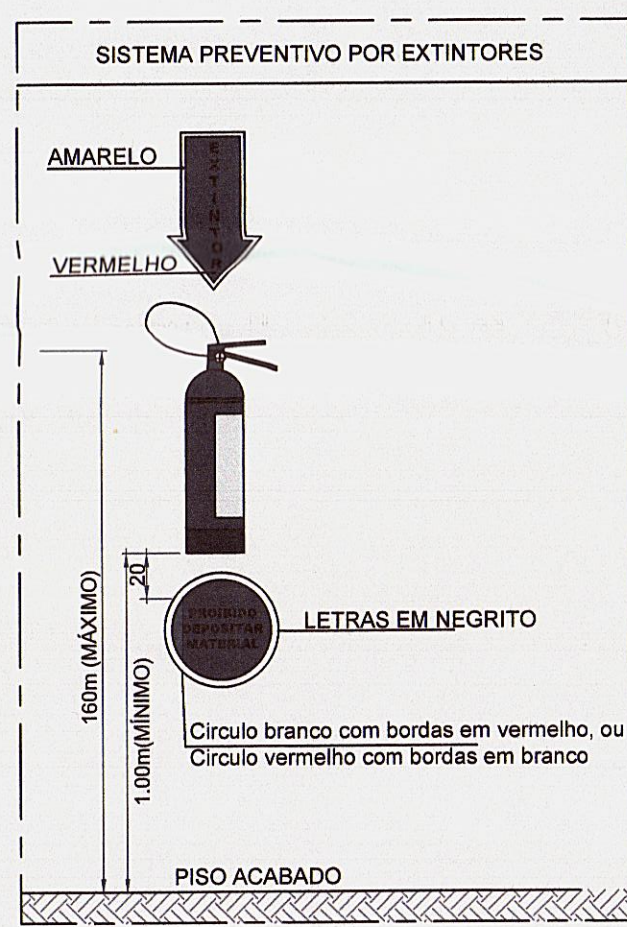


DETALHES SEM ESCALA

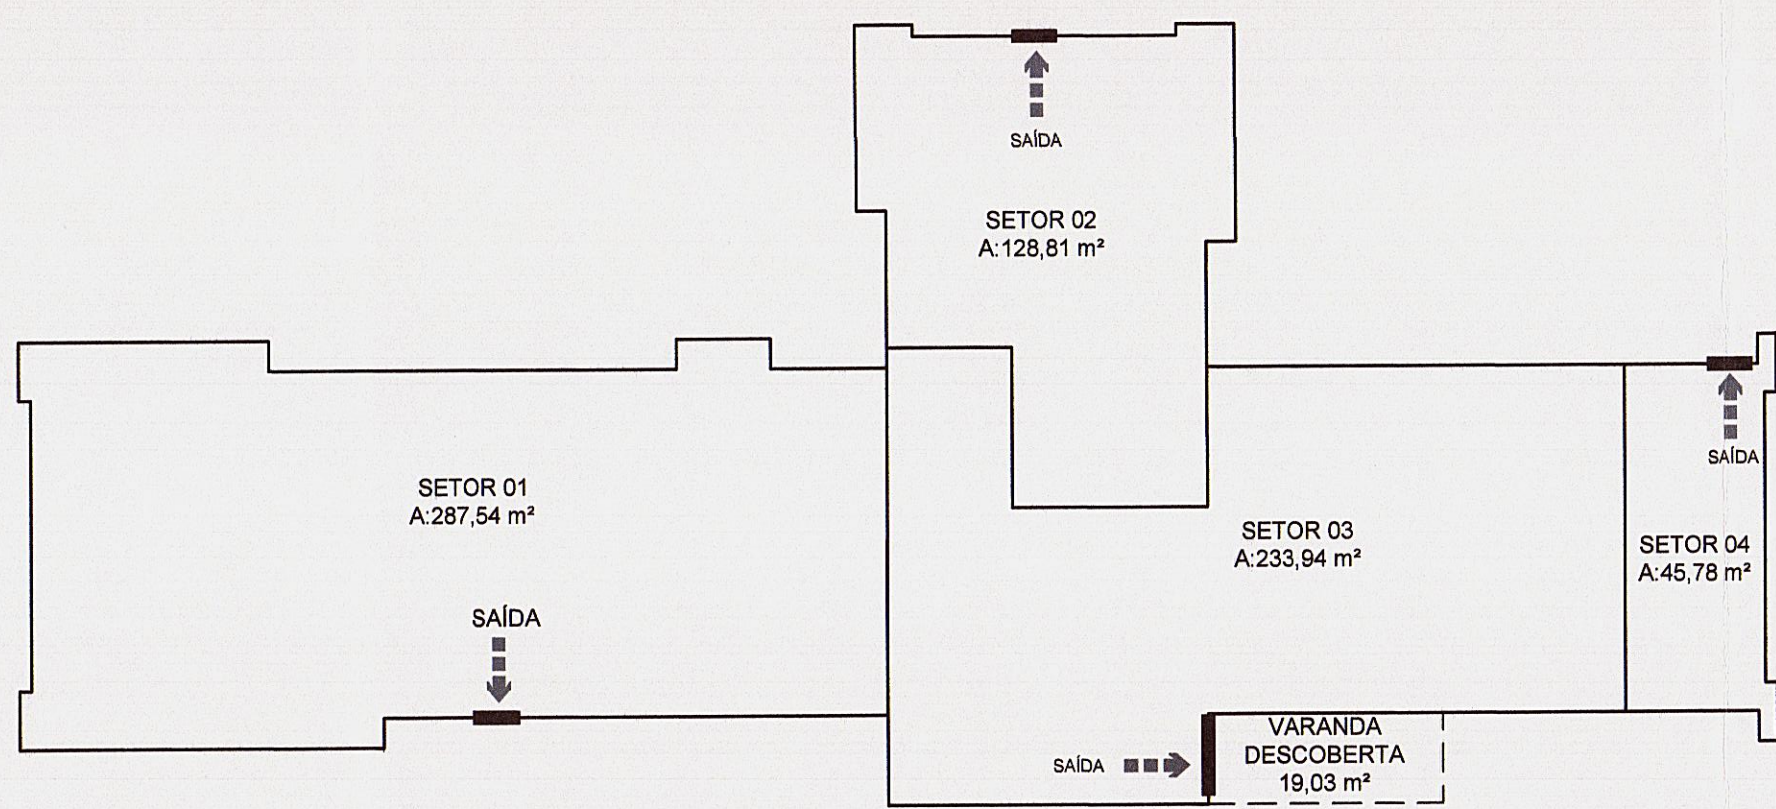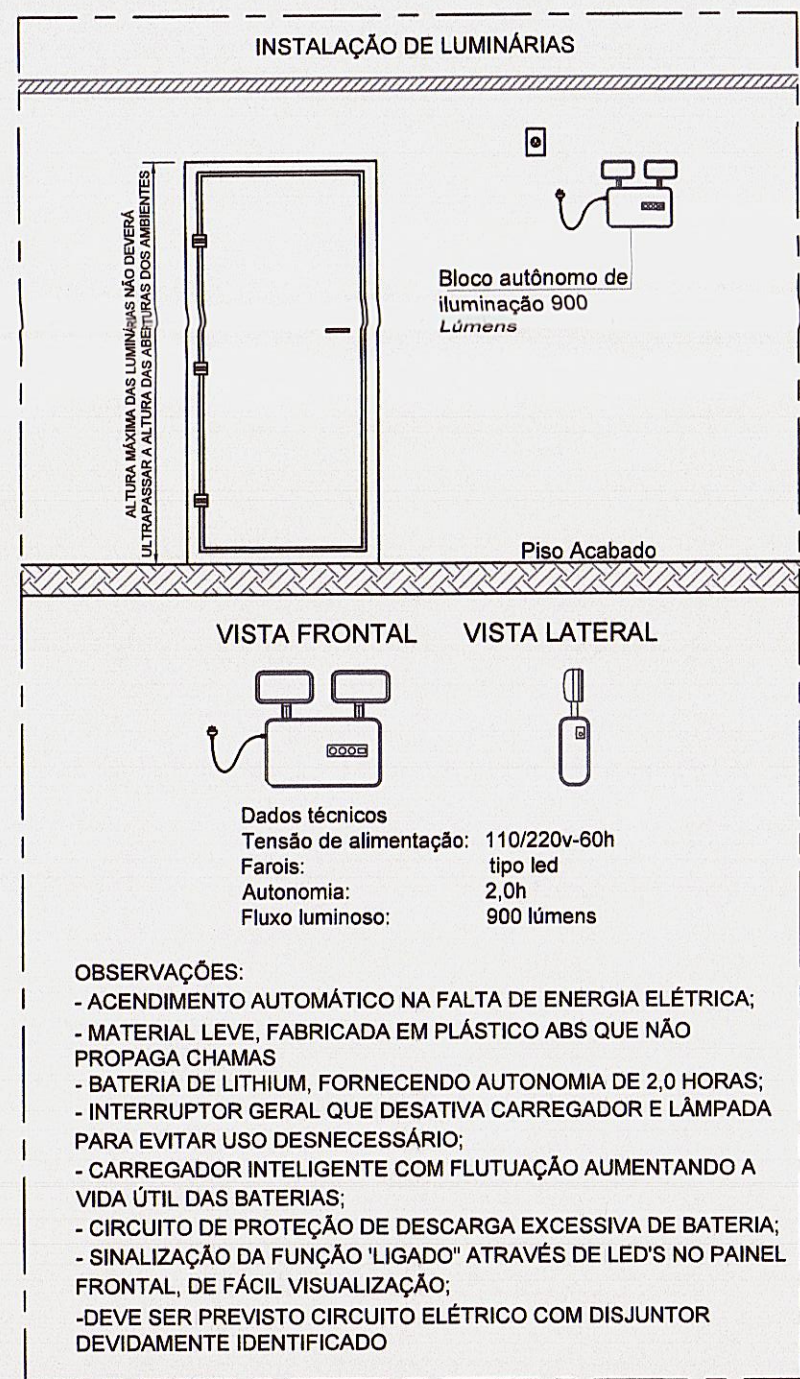

SETORIZAÇÃO DAS SAÍDAS DE EMERGÊNCIA SEM ESCALA

IMPLANTAÇÃO


Escala: 1/150

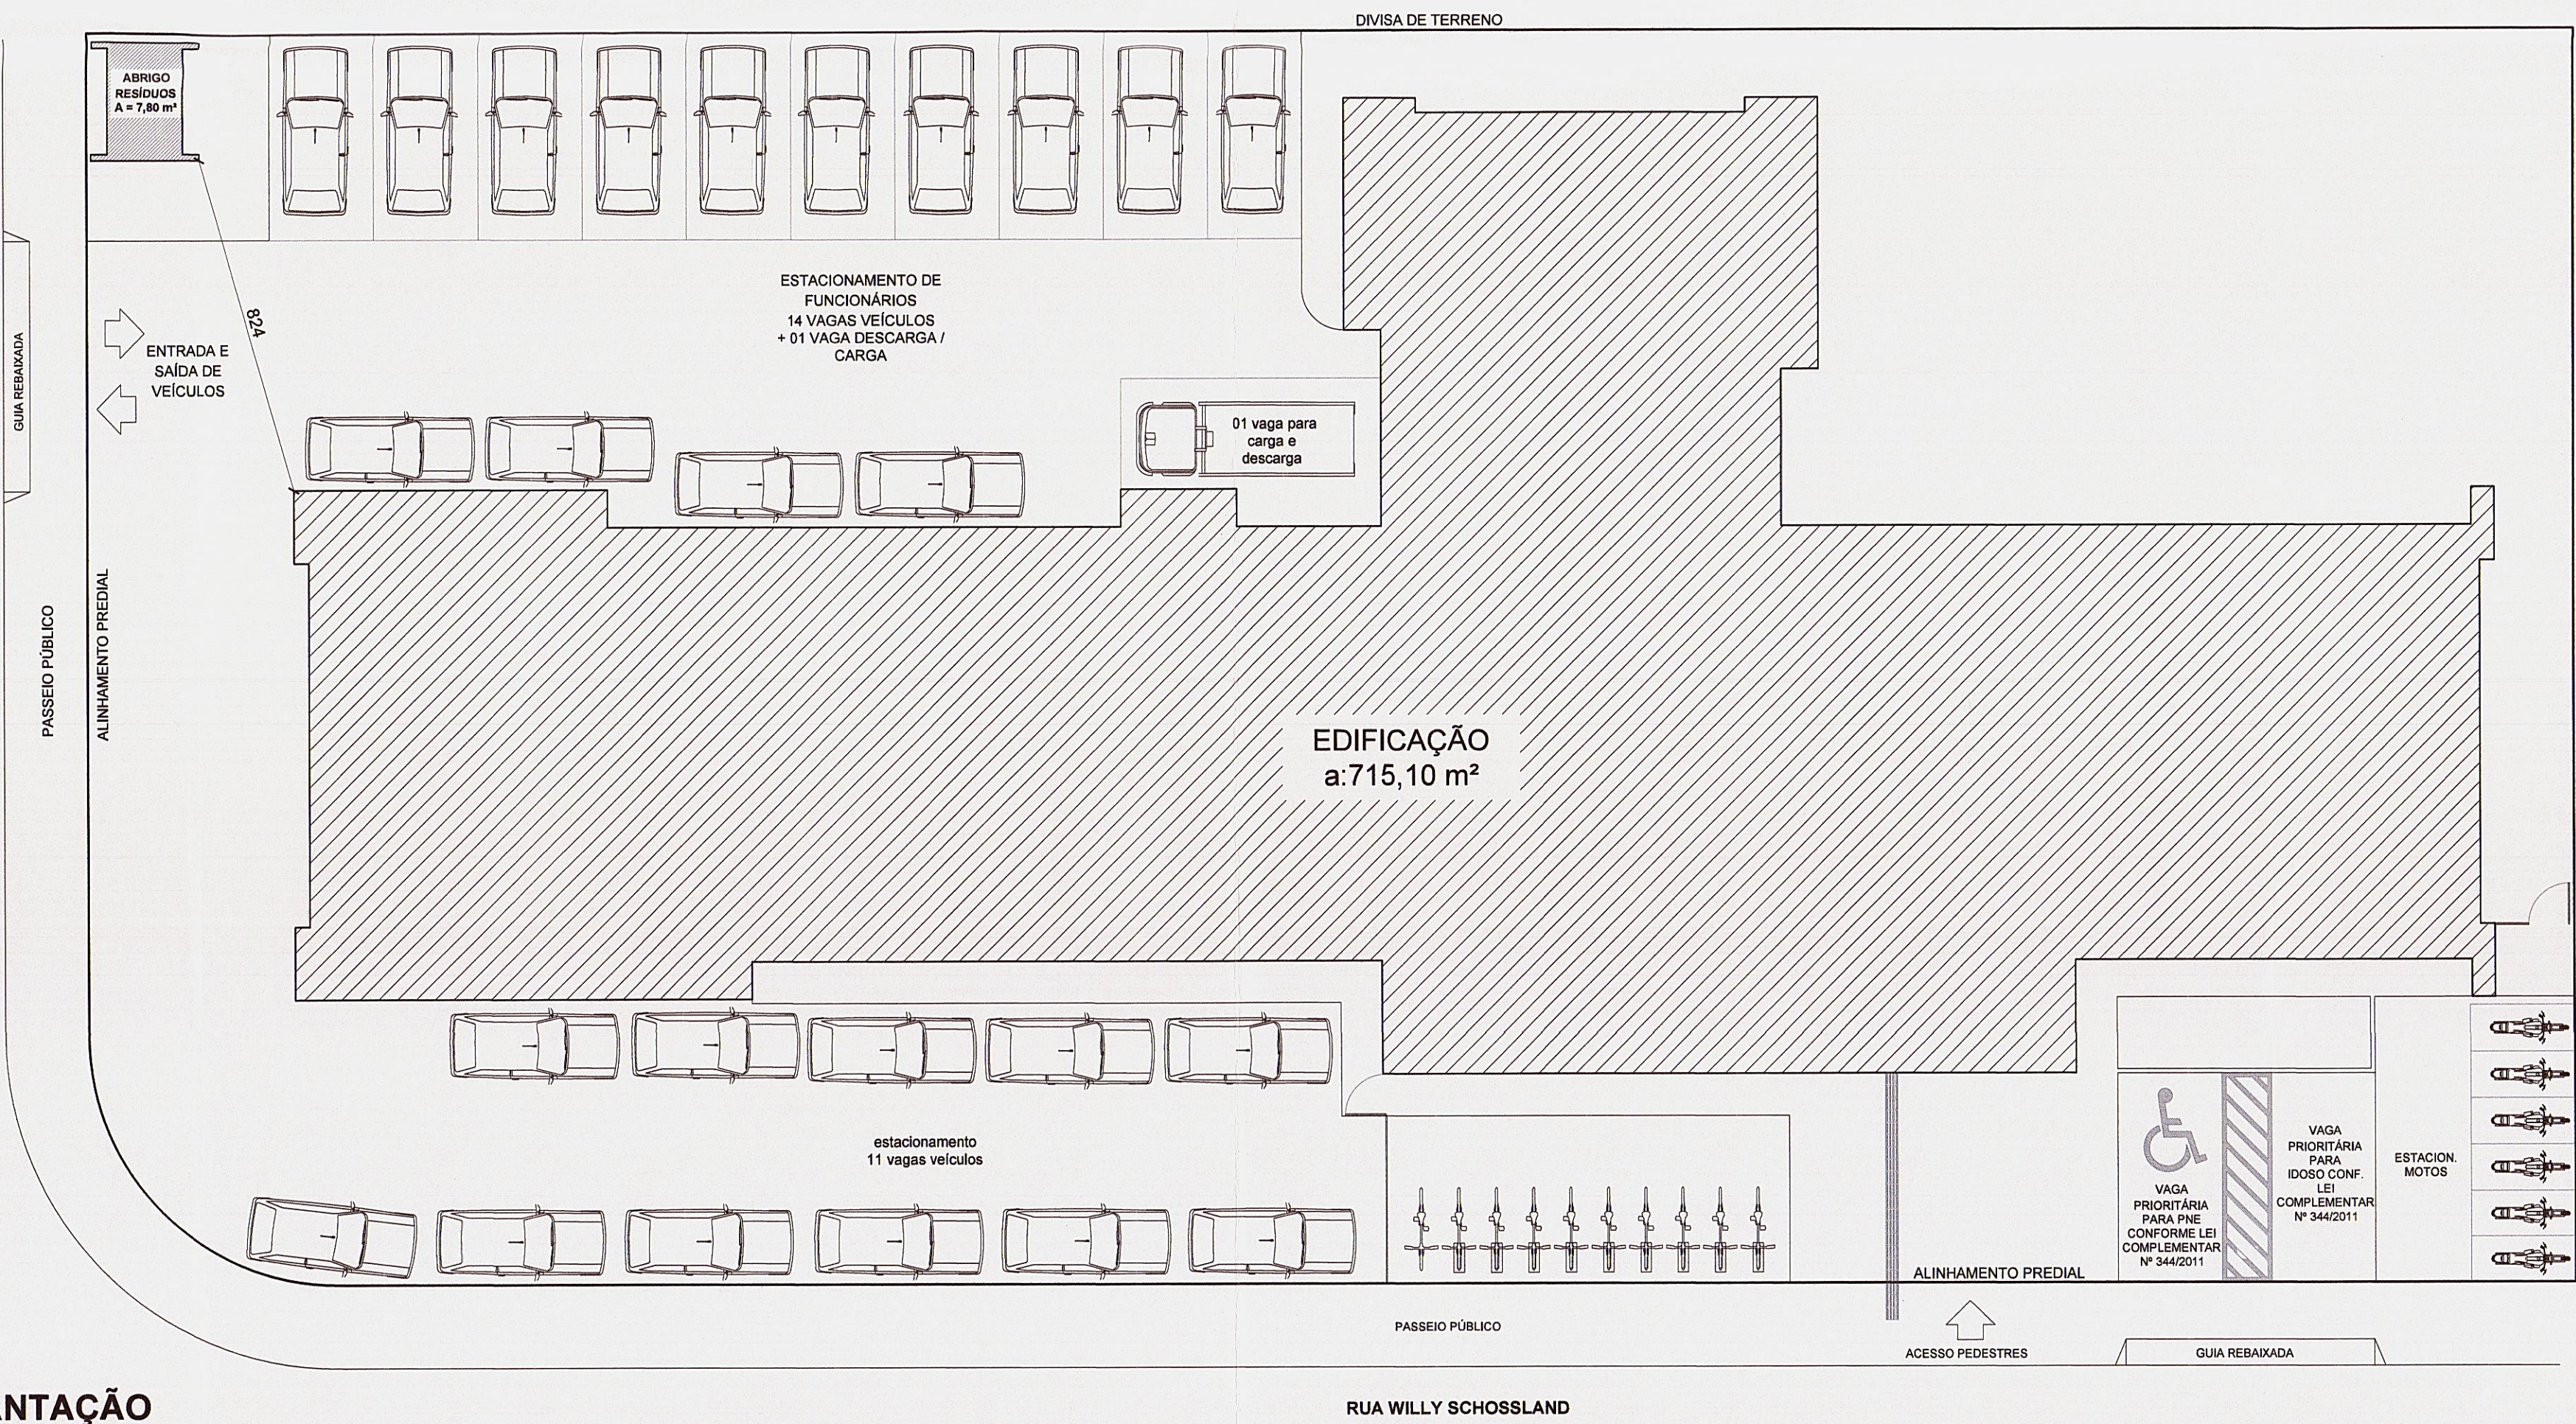

NOTAS:
01- NO PRESENTE PROJETO PREVENTIVO FORAM ATENDIDOS OS REQUISITOS PREVISTO NA NR-19 "INSTALAÇÕES ELÉTRICAS DE BAIXA TENSÃO".
02- NOS SISTEMAS DE LUMINAÇÃO DE EMERGÊNCIA E SINALIZAÇÃO PARA ABANDONO DO LOCAL FORAM UTILIZADOS COMO FONTE DE SEGURANÇA CONSULTOS DE BLOCOS AUTÔNOMOS.

EDIFICAÇÃO NÃO FARÁ USO DE GLP

LOCALIZAÇÃO

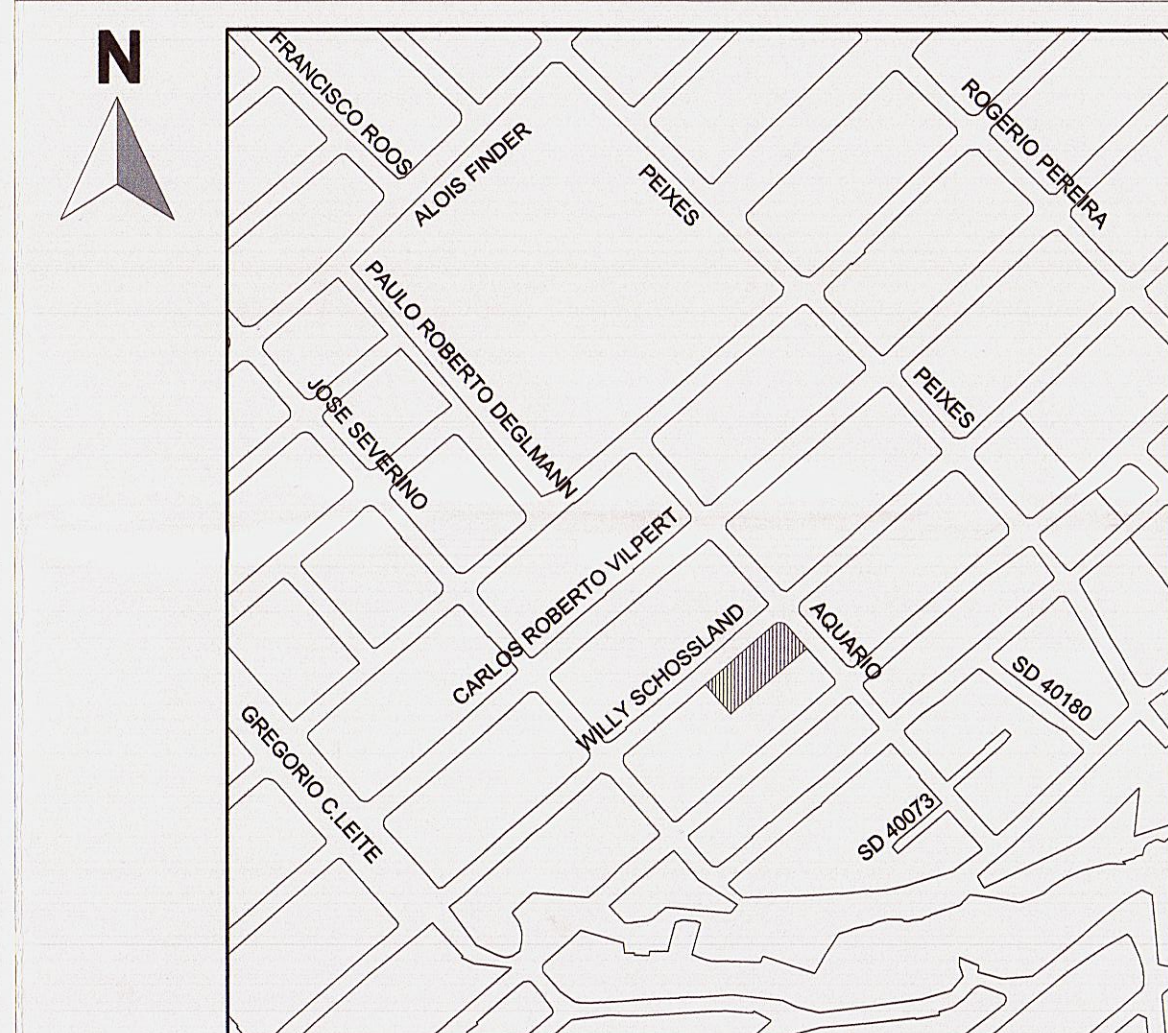

IDENTIFICAÇÃO

VIA DO EMPREENDIMENTO	UBSF PARQUE JOINVILLE	PROPRIETÁRIO	MUNICÍPIO DE JOINVILLE - FUNDO MUNICIPAL DE SAÚDE	BARRO	AVENTUREIRO
PROPRIETÁRIO	JOINVILLE	PROPRIETÁRIO	WILLY SCHOSSLAND	SIN	ESQ. C/ RUA AQUÁRIO
PROPRIETÁRIO	JOINVILLE	PROPRIETÁRIO	WILLY SCHOSSLAND	SIN	ESQ. C/ RUA AQUÁRIO
PROPRIETÁRIO	JOINVILLE	PROPRIETÁRIO	WILLY SCHOSSLAND	SIN	ESQ. C/ RUA AQUÁRIO
PROPRIETÁRIO	JOINVILLE	PROPRIETÁRIO	WILLY SCHOSSLAND	SIN	ESQ. C/ RUA AQUÁRIO

SISTEMAS MÍNIMOS EXIGIDOS	SISTEMAS NESTE PROJETO
- SISTEMA PREVENTIVO POR EXTINTORES (SPE) - SISTEMA HIDRÁULICO PREVENTIVO (SHP) - INSTALAÇÃO DE GÁS COMBUSTÍVEL (GSC) - SISTEMA DE SAÍDA DE EMERGÊNCIA (SE) - ELEVADOR DE EMERGÊNCIA (EE) - SISTEMA DE VENTILAÇÃO PARA EXAUSTÃO DE FUMAÇA - SISTEMA DE LUMINAÇÃO DE EMERGÊNCIA (SLE) - SISTEMA DE ALARME E DETECÇÃO DE INCÊNDIO (SADI) - SINALIZAÇÃO PARA ABANDONO DE LOCAL (SAL) - COMPARTIMENTAÇÃO HORIZONTAL E VERTICAL - CHUVEIROS AUTOMÁTICOS (SPRINKLER) - MATERIAL DE REVESTIMENTO E ACABAMENTO - INSTALAÇÃO ELÉTRICA DE BAIXA TENSÃO - PISTINA DE USO COLETIVO - CADEIRAS E VAGOS DE PRESSÃO - ACESSO DE VATURAS	- SISTEMA PREVENTIVO POR EXTINTORES (SPE) - SISTEMA HIDRÁULICO PREVENTIVO (SHP) - INSTALAÇÃO DE GÁS COMBUSTÍVEL (GSC) - SISTEMA DE SAÍDA DE EMERGÊNCIA (SE) - ELEVADOR DE EMERGÊNCIA (EE) - SISTEMA DE VENTILAÇÃO PARA EXAUSTÃO DE FUMAÇA - SISTEMA DE LUMINAÇÃO DE EMERGÊNCIA (SLE) - SISTEMA DE ALARME E DETECÇÃO DE INCÊNDIO (SADI) - SINALIZAÇÃO PARA ABANDONO DE LOCAL (SAL) - COMPARTIMENTAÇÃO HORIZONTAL E VERTICAL - CHUVEIROS AUTOMÁTICOS (SPRINKLER) - MATERIAL DE REVESTIMENTO E ACABAMENTO - INSTALAÇÃO ELÉTRICA DE BAIXA TENSÃO - PISTINA DE USO COLETIVO - CADEIRAS E VAGOS DE PRESSÃO - ACESSO DE VATURAS

DECLARAÇÃO DE APROVAÇÃO DE PPPI

somente será emitida a declaração de aprovação de projeto quando todos os sistemas aplicáveis a edificação forem apresentados

DADOS DA OBRA	
ÁREA TOTAL DA CONSTRUÇÃO	723,90 m²
ÁREA DE CONSTRUÇÃO	723,90 m²
ÁREA DE CONSTRUÇÃO	723,90 m²
ÁREA DE CONSTRUÇÃO	723,90 m²
ÁREA DE CONSTRUÇÃO	723,90 m²

* n° número total de pavimento deve ser incluído o pavimento térreo

CARIMBOS

Corpo de Bombeiros Voluntários de Joinville Centro de Atividades Técnicas APROVADO E ASSINADO DIGITALMENTE por Jaqueline F. de Moura - CREA: 115577-8	OBS: Para vistoria será necessária a apresentação destas pranchas aprovadas plotadas em tamanho adequado para avaliação e visualização dos sistemas. Conforme previsto no Parecer Único do Art. 46, da INO, a falta de detalhamento técnico de sistemas ou a sua incongruência no PPPI não isenta o responsável técnico de cumprir integralmente o que está disposto nas NTCI.
---	--

Art. 46. O autor do projeto de construção, reforma, alteração de área construída, mudança de ocupação ou de uso do imóvel, é responsável pelo seu detalhamento técnico em relação aos sistemas e medidas de SGI.

Parágrafo único. A falta do detalhamento técnico ou a sua incongruência não isenta o responsável técnico de cumprir integralmente o que está disposto nas NTCI (parte 1, 2020).

OBSERVAÇÕES	ASSINATURAS
JAQUELINE FERNANDA DE MOURA:05906460950 Assinado de forma digital por JAQUELINE FERNANDA DE MOURA:05906460950 Dados: 2020.03.30 10:54:04 -03'00'	Assinado de forma digital por LUCAS FRANCA:0981544590 Dados: 2020.03.29 15:55:57 -03'00'

PROJETO PREVENÇÃO E COMBATE A INCÊNDIOS

REVISÃO	DESCRIÇÃO	DATA
D	REVISADO CONFORME ANÁLISE DO CÍVIL EMITIDO DIA 20/03/2020	20/03/2020
C	REVISADO CONFORME ANÁLISE DO CÍVIL EMITIDO DIA 10/03/2020	11/03/2020
B	REVISADO CONFORME ANÁLISE DO CÍVIL EMITIDO DIA 28/02/2020	02/03/2020
A	EMISSÃO INICIAL	18/02/2020
REV	DESCRIÇÃO	DATA

ELABORAÇÃO	PLATAFORMA ENGENHARIA LTDA
ELABORAÇÃO	CNPJ 24.765.578/0001-41
ELABORAÇÃO	CRÉDITO: 143.286-7
ELABORAÇÃO	RUA BENTO GONÇALVES, 166
ELABORAÇÃO	CEP 88.016-10
ELABORAÇÃO	COMERCIAL@PLATAFORMAENGR
ELABORAÇÃO	TELEFONE: (41) 3088-7701

EMPREENHAMENTO / ENFEREÇO	UNIDADE BÁSICA DE SAÚDE DA FAMÍLIA - PARQUE JOINVILLE
EMPREENHAMENTO / ENFEREÇO	RUA WILLY SCHOSSLAND ESQ. COM RUA AQUÁRIO, SINº - AVENTUREIRO/ULSIC
EMPREENHAMENTO / ENFEREÇO	PROJETO PREVENTIVO DE INCÊNDIO - PLANTA BAIXA E DETALHES
EMPREENHAMENTO / ENFEREÇO	ESCALA: ARQUIVO
EMPREENHAMENTO / ENFEREÇO	INDICADA
EMPREENHAMENTO / ENFEREÇO	REV. D
EMPREENHAMENTO / ENFEREÇO	VERGÃO
EMPREENHAMENTO / ENFEREÇO	DATA
EMPREENHAMENTO / ENFEREÇO	20/03/2020

É PROIBIDA NA FORMA DA LEI A REPRODUÇÃO TOTAL OU PARCIAL, SEM O CONSENTIMENTO DO AUTOR, O QUE