



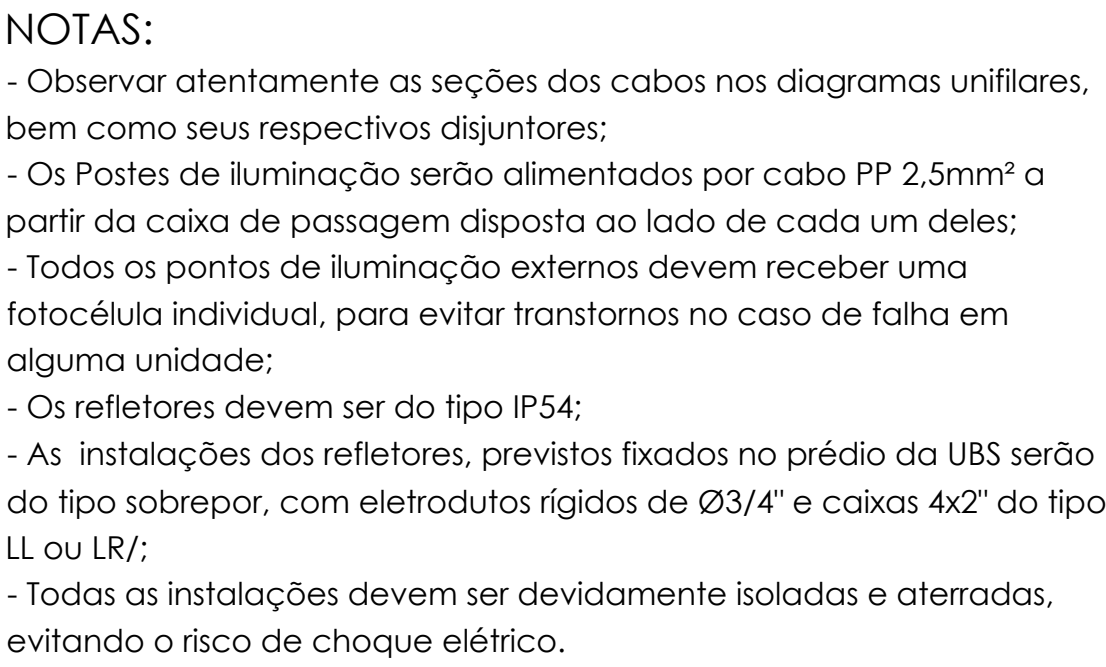

DETALHE 01: ENTRADA DE ENERGIA - PADRÃO CELESC

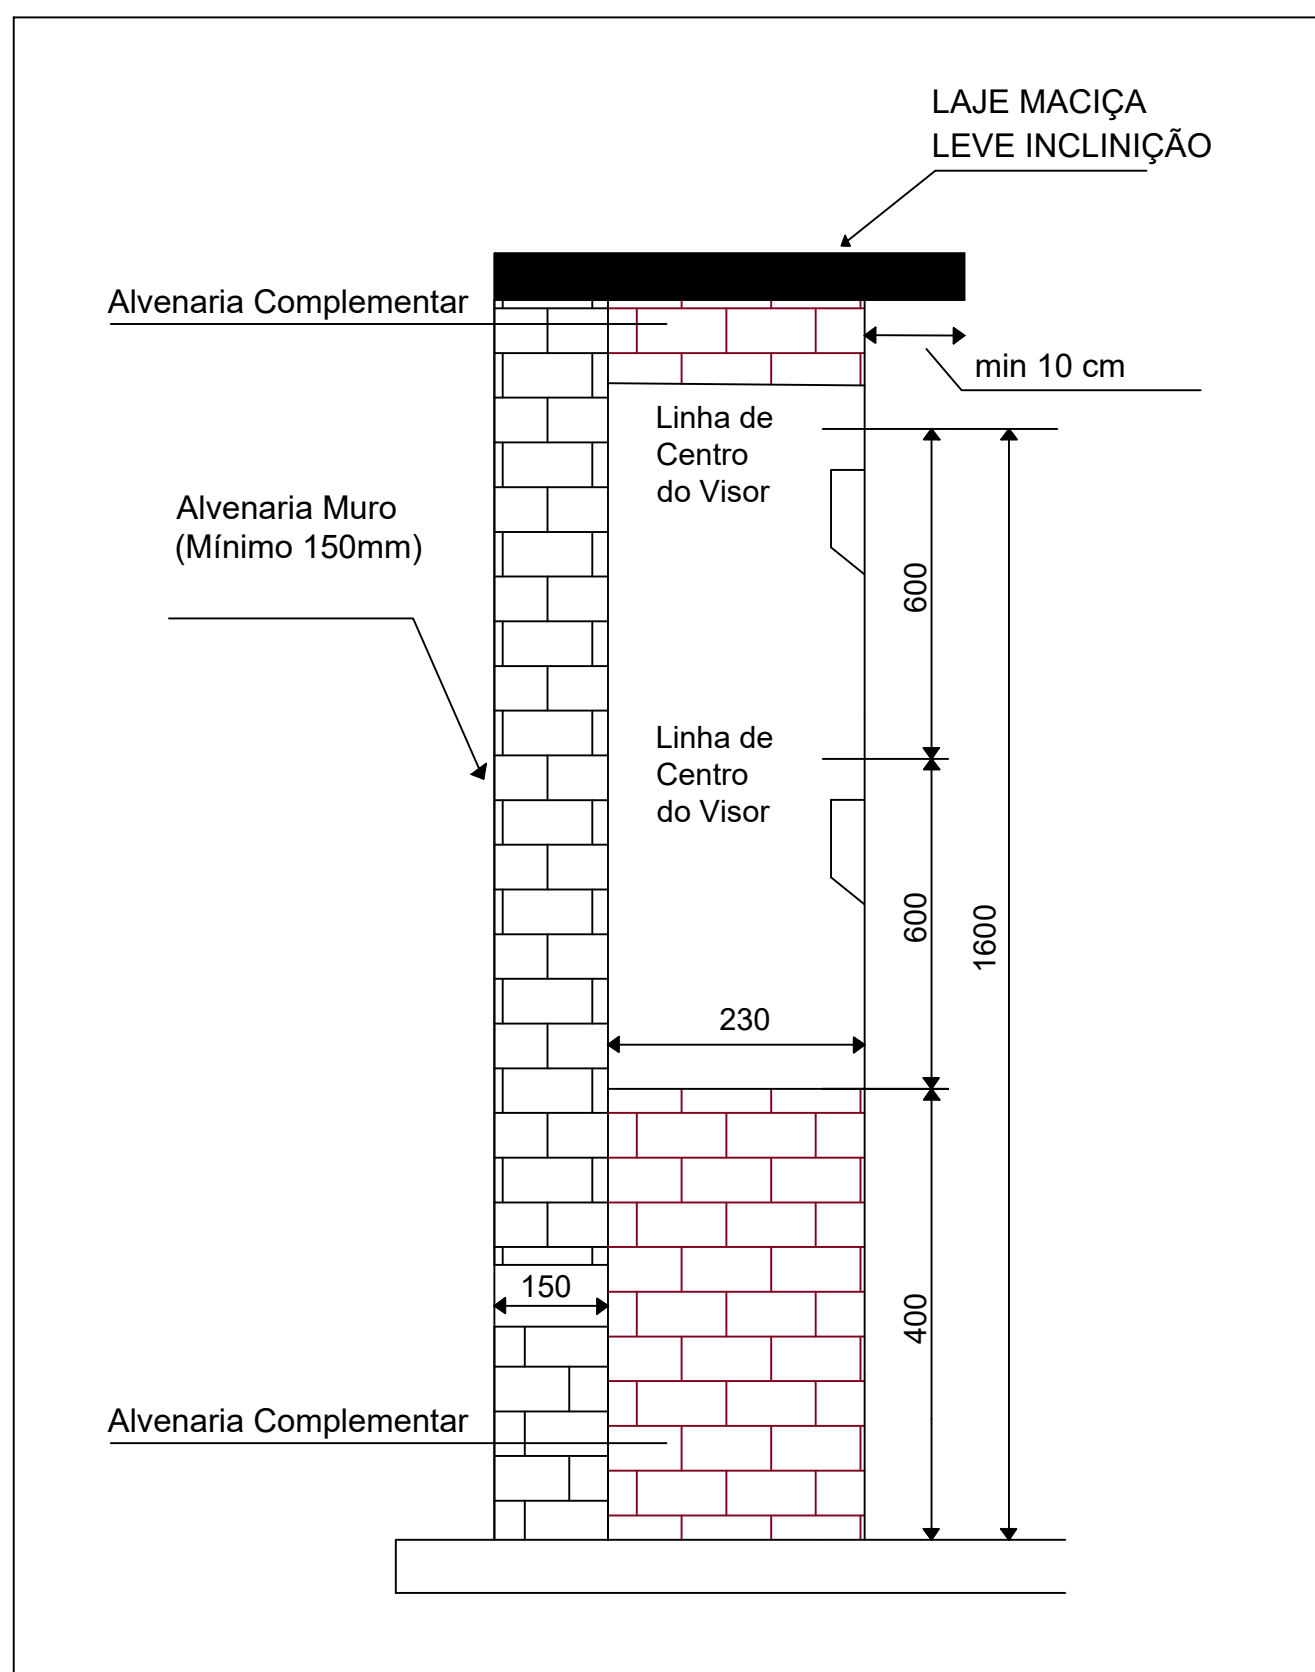

Anexo Pivje e Vještina št01n1 (XVII) 8596) SEI 25.01.2016.325938371 pg. 1



LEGENDA

Eletroduto sobre o forro

Eletroduto embutido na parede

Tomada baixa

Tomada média

Tomada alta (A.C.)

Interruptor com tomada

Luminária de sobrepor 2x9w

Luminária de embutir 2x9w



Luminária de sobrepor 4x9w

Luminária de embutir 4x9w

Tomada teto para ventilação

NOTAS:

- Todos os eletrodutos não cotados serão corrugados de Ø3/4";
- Eletrodutos e caixas devem ser embutidas na alvenaria, e os pontos no teto devem ser providos de caixa 4x4" para posterior instalação das luminárias embutidas no gesso;
- Não devem ser realizadas emendas em fiação que não tenha acesso para manutenção, apenas em caixas;
- Todas as tomadas devem possuir o condutor de aterramento, não sendo permitida a retirada deste.

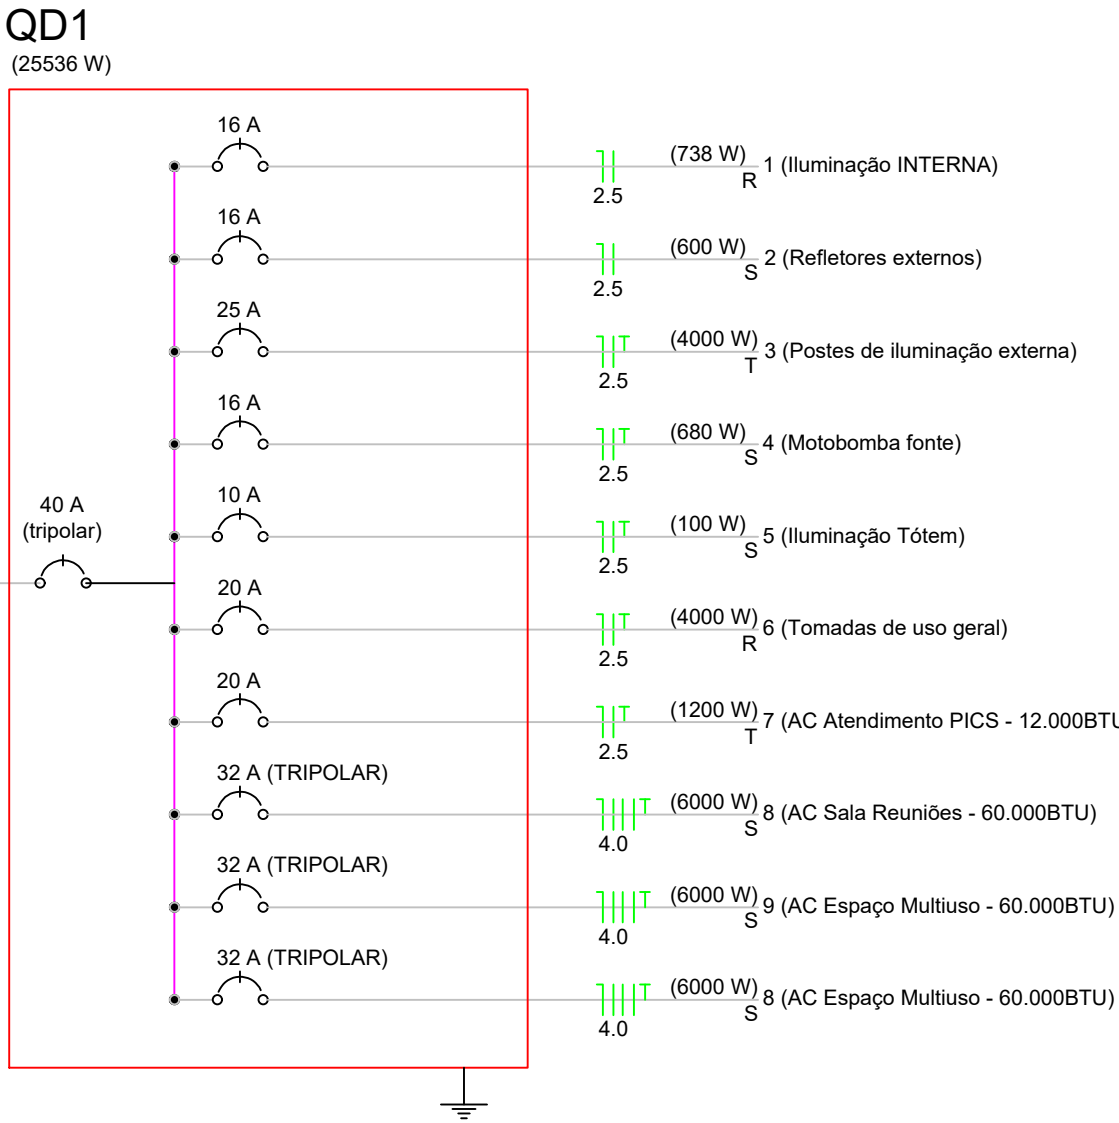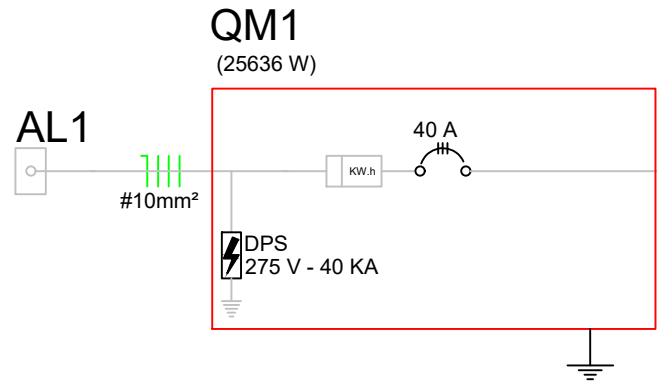

1 PLANTA BAIXA ELÉTRICA GALPÃO

ESCALA: 1/50

R00	EMIÇÃO INICIAL	20/08/2021	GUSTAVO V.	RICARDO K.
Rev	Modificação	Data	Projetista	Desenhista

VISUALIZAÇÃO 3D

NÃO DISPONÍVEL

ASSINATURAS

GUSTAVO RAMOS

Assinado de forma digital por GUSTAVO RAMOS

VAHL:0184194504

41945048

FUNDO MUNICIPAL DE SAÚDE DE JOINVILLE

08194821000137

CONTRATANTE

RESPONSÁVEL PROJETO:

PENICHE WALTZER

PENICHE WALTZER ENGENHARIA LTDA

CNPJ: 37.211.979/0001-57

Fone (53) 3913.041.20

E-mail: projetos@imengenhariaprojetos.com.br

CONTRATANTE:

Prefeitura de Joinville

FUNDO MUNICIPAL DE SAÚDE DE JOINVILLE

CNPJ: 08.184.821/0001-37

R. Dr. João Colin, 2700 - Santo Antônio, Joinville - SC, 89218-035

NATUREZA DO EMPREENDIMENTO

GALPÃO - ANEXO À UBSF ULYSSES GUIMARÃES

LOCALIZAÇÃO

Rua Cidade de Barretos s/nº - Bairro Ulysses Guimarães - Joinville/SC

PROJETO

R00 PROJETO ELÉTRICO

ESPECIFICAÇÃO

ELÉTRICA

02/02

CONTEÚDO DA FOLHA

PLANTA BAIXA ELÉTRICA GALPÃO

DATA

08/08/21

ESCALA

INDICADA

DESENHO


RICARDO K.

TAMANHO DA FOLHA

A1

ARQUIVO

PW_ELT_UBS-ULYSSES GUIMARÃES.DWG

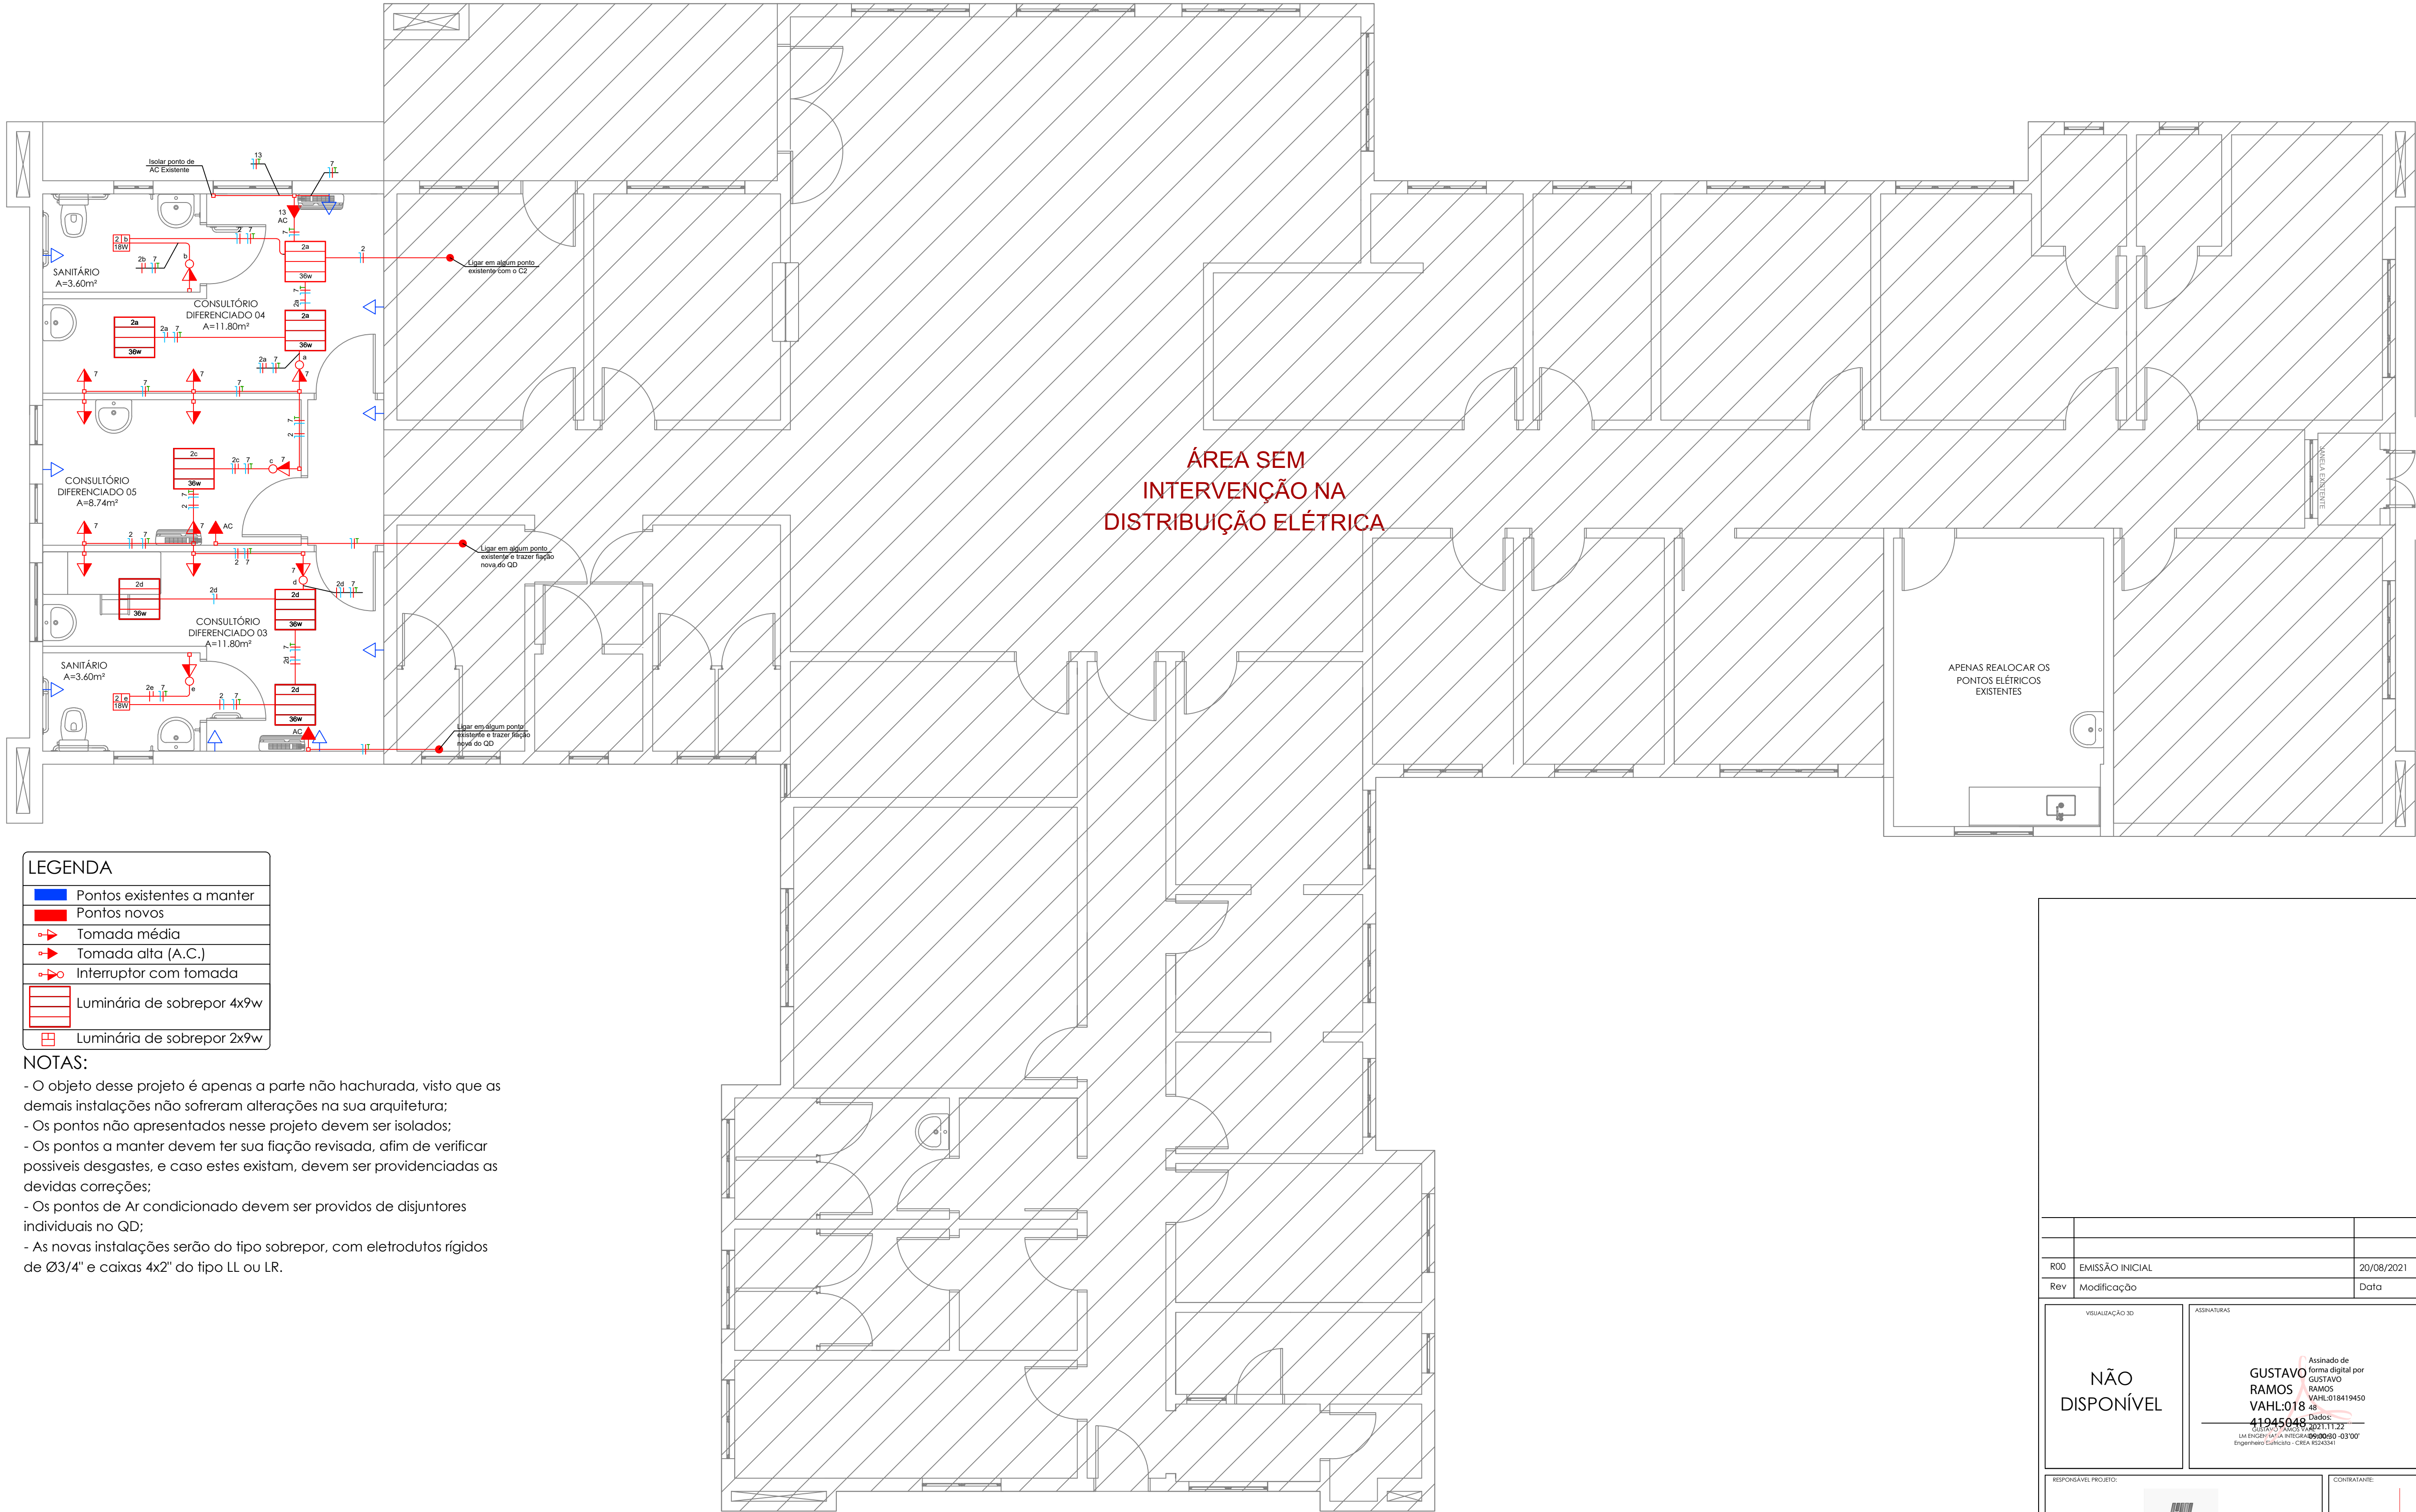

LEGENDA	
	Pontos existentes a manter
	Pontos novos
	Tomada média
	Tomada alta (A.C.)
	Interruptor com tomada
	Luminária de sobrepor 4x9w
	Luminária de sobrepor 2x9w

NOTAS:

- O objeto desse projeto é apenas a parte não hachurada, visto que as demais instalações não sofreram alterações na sua arquitetura;
- Os pontos não apresentados nesse projeto devem ser isolados;
- Os pontos a manter devem ter sua fiação revisada, afim de verificar possíveis desgastes, e caso estes existam, devem ser providenciadas as devidas correções;
- Os pontos de Ar condicionado devem ser providos de disjuntores individuais no QD;
- As novas instalações serão do tipo sobrepor, com eletrodutos rígidos de Ø3/4" e caixas 4x2" do tipo LL ou LR.

1 PLANTA BAIXA ELÉTRICA PAV. TÉRREO - ADEQUAÇÕES
ESCALA: 1/50

R00 EMISSÃO INICIAL		20/08/2021	GUSTAVO V.	RICARDO K.	GUSTAVO V.
Rev Modificação		Data	Projelista	Desenhista	Aprovaçã

NÃO
DISPONÍVEL

Assinado de
forma digital por
GUSTAVO
RAMOS
VAHL:018419450
48
41945048
Dados:
2021.11.22
11:22
UM ENGENHARIA INTEGRAL - CREA 152454/1
Engenheiro Eletricista - CREA 152454/1

FUNDO MUNICIPAL DE
SAÚDE DE JOINVILLE
08184821000137

PENICHE
WALTZER

PENICHE WALTZER ENGENHARIA LTDA
CNPJ: 37.211.979/0001-57
Fone (53) 3913.041.20
E-mail: projetos@lmeingenhariaprojetos.com.br

Prefeitura de
Joinville

FUNDO MUNICIPAL DE SAÚDE DE JOINVILLE
CNPJ: 08.184.821/0001-37
R. Dr. João Colin, 2700 - Santo Antônio, Joinville - SC, 89218-035

NATUREZA DO EMPREENDIMENTO		ESPECIFICAÇÃO		
UBSF ULYSSES GUIMARÃES		ELÉTRICA		
LOCALIZAÇÃO		01/01		
Rua Cidade de Barretos s/nº - Bairro Ulysses Guimarães - Joinville/SC				
PROJETO				
R00	PROJETO ELÉTRICO			
CONTEÚDO DA FOLHA				
PLANTA BAIXA ELÉTRICA				
DATA	ESCALA	DESENHO	TAMANHO DA FOLHA	ARQUIVO
20/08/2021	INDICADA	RICARDO K.	A0	PW_ELT_UBSF-ULYSSES GUIMARÃES.DWG