


TUBO PVC 25mm PARA ESCOAMENTO DA
ÁGUA PLUVIAL
OBS: DEVERÁ SER LACRADO QUANDO A
CARNEIRA FOR EFETIVAMENTE UTILIZADA


PLANTA BAIXA

Escala 1/20

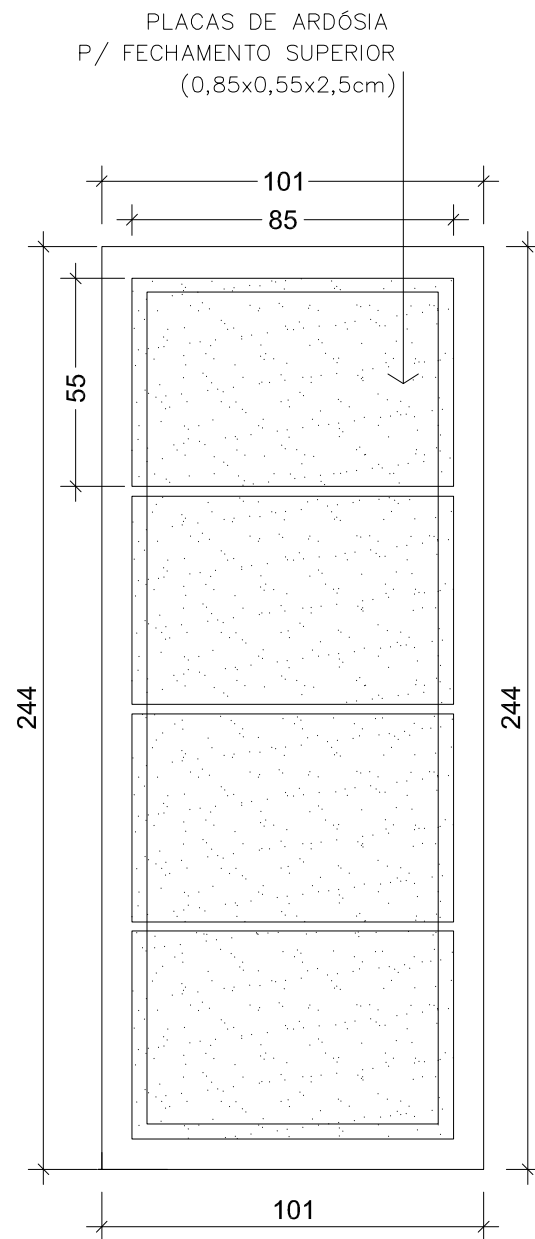

VISTA SUPERIOR


Escala 1/20

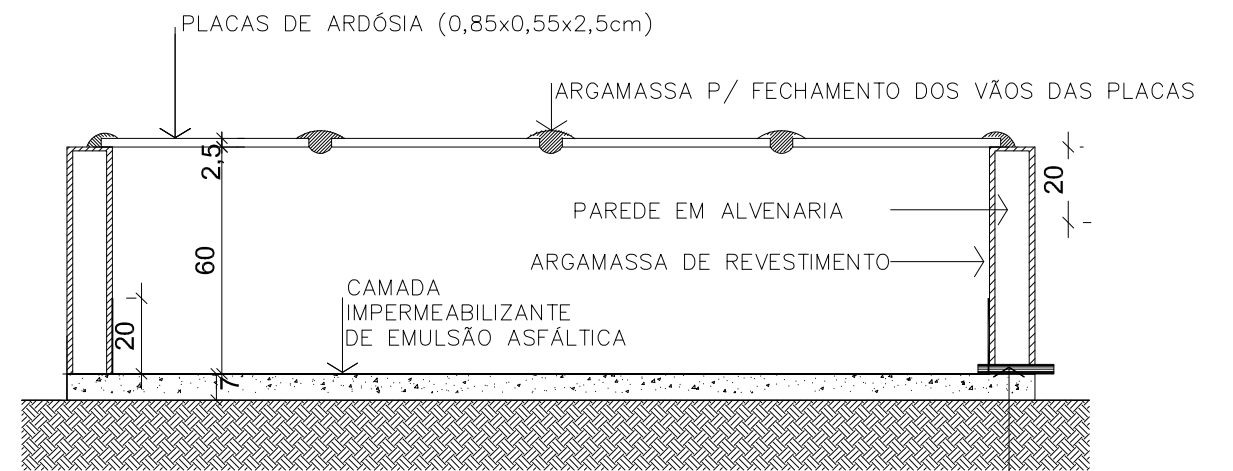

CORTE BB


Escala 1/20

TUBO PVC 25mm PARA ESCOAMENTO DA
ÁGUA PLUVIAL
OBS: DEVERÁ SER LACRADO QUANDO A
CARNEIRA FOR EFETIVAMENTE UTILIZADA

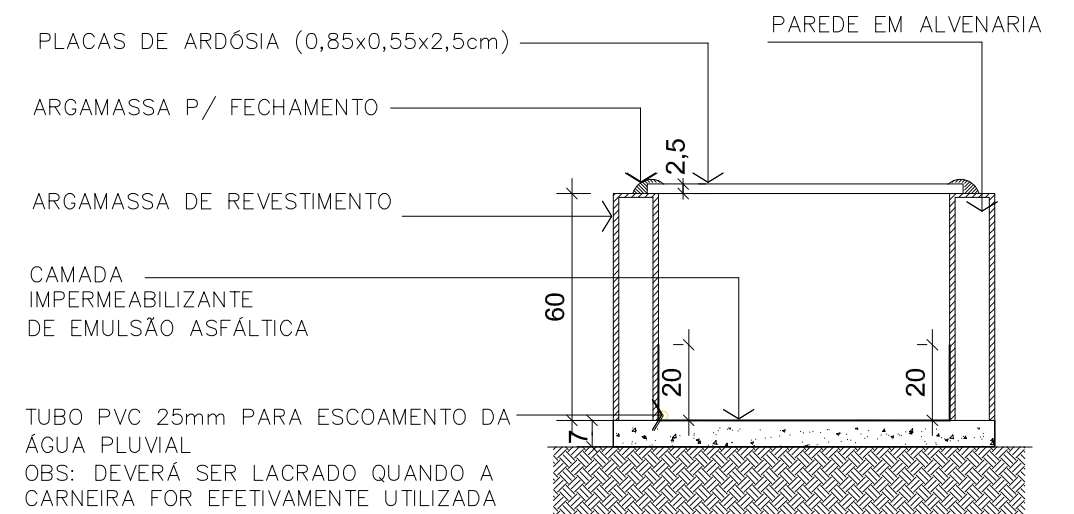

CORTE AA

Escala 1/20

 <small>PREFEITURA MUNICIPAL DE JOINVILLE SECRETARIA DE INFRAESTRUTURA URBANA UNIDADE DE BANCO DE PROJETOS</small> <small>Rua Saguacu, 265 Saguacu, Joinville - SC CEP: 89221-010 (47) 3433-5024</small>	Código: UBP/	Projeto: PROJETO DE ARQUITETURA CARNEIRAS MORTUÁRIAS	
	Requerente: SECRETARIA DO MEIO AMBIENTE - SAMA	Conteúdo: PLANTA BAIXA CORTES AA / BB VISTA SUPERIOR	
	Autor: Arq. Juliano Martins CAU/SC A35181-4		
	Desenhista CAD: Gabriella Candal	Data: junho/2024	Núm. Prancha: 01/02 Escala: 1/20