
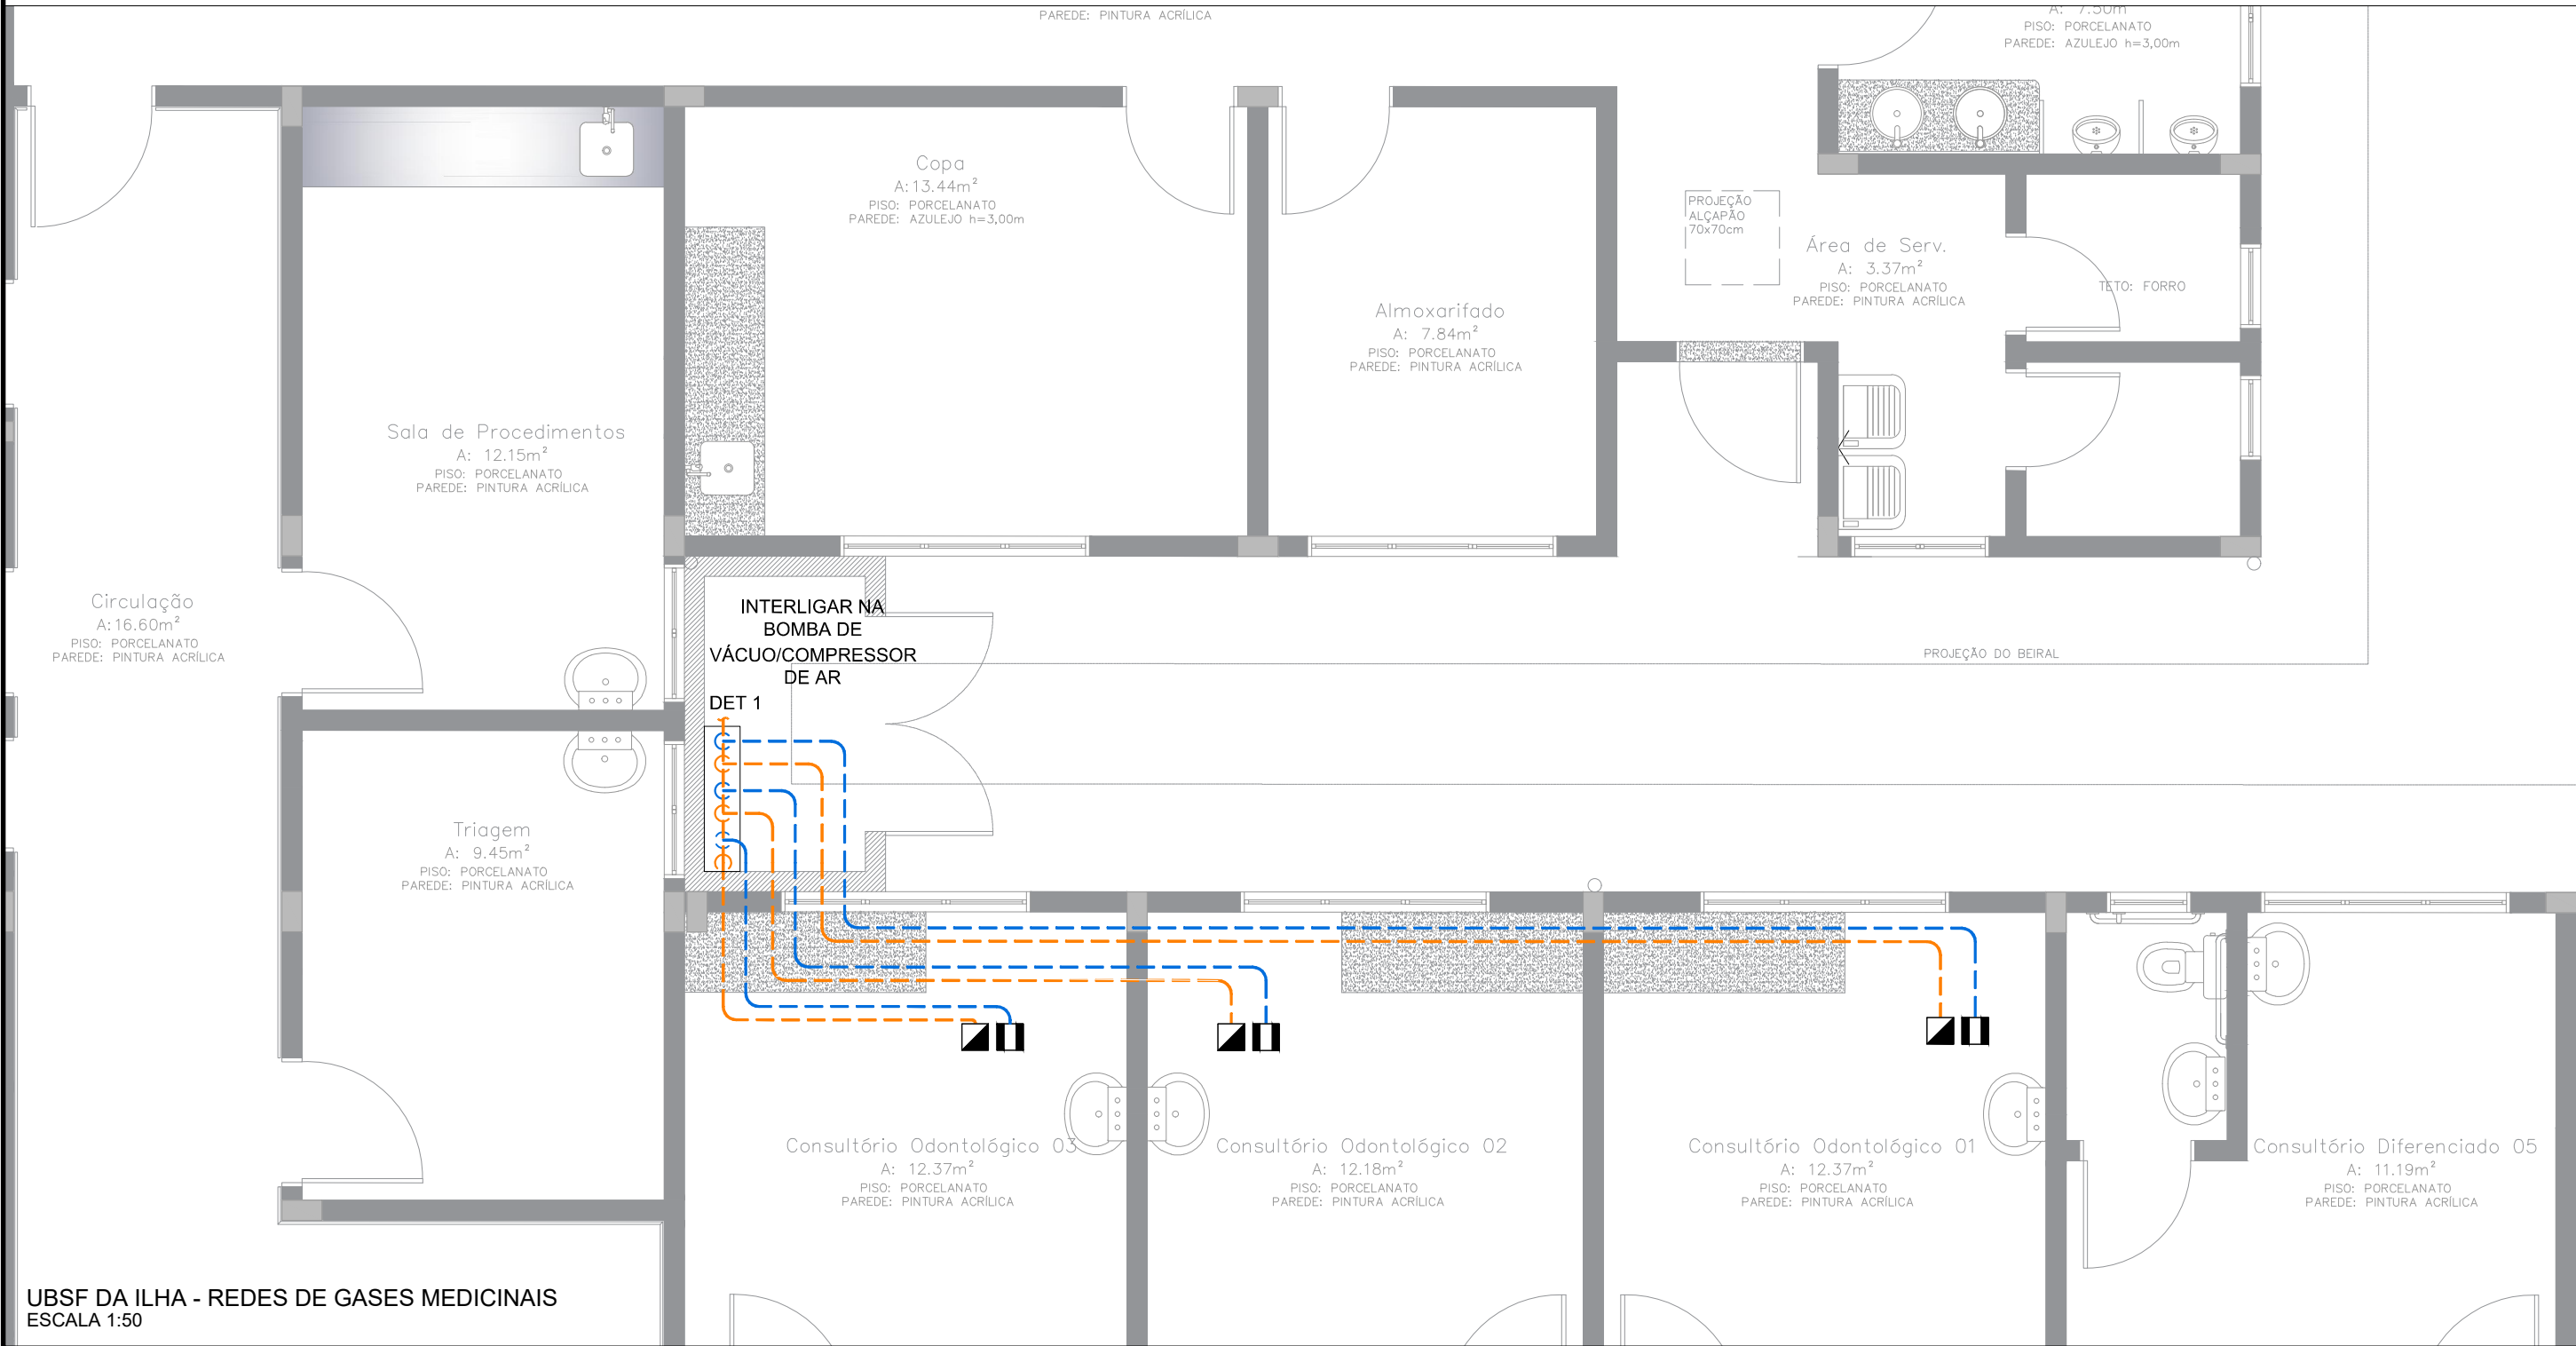


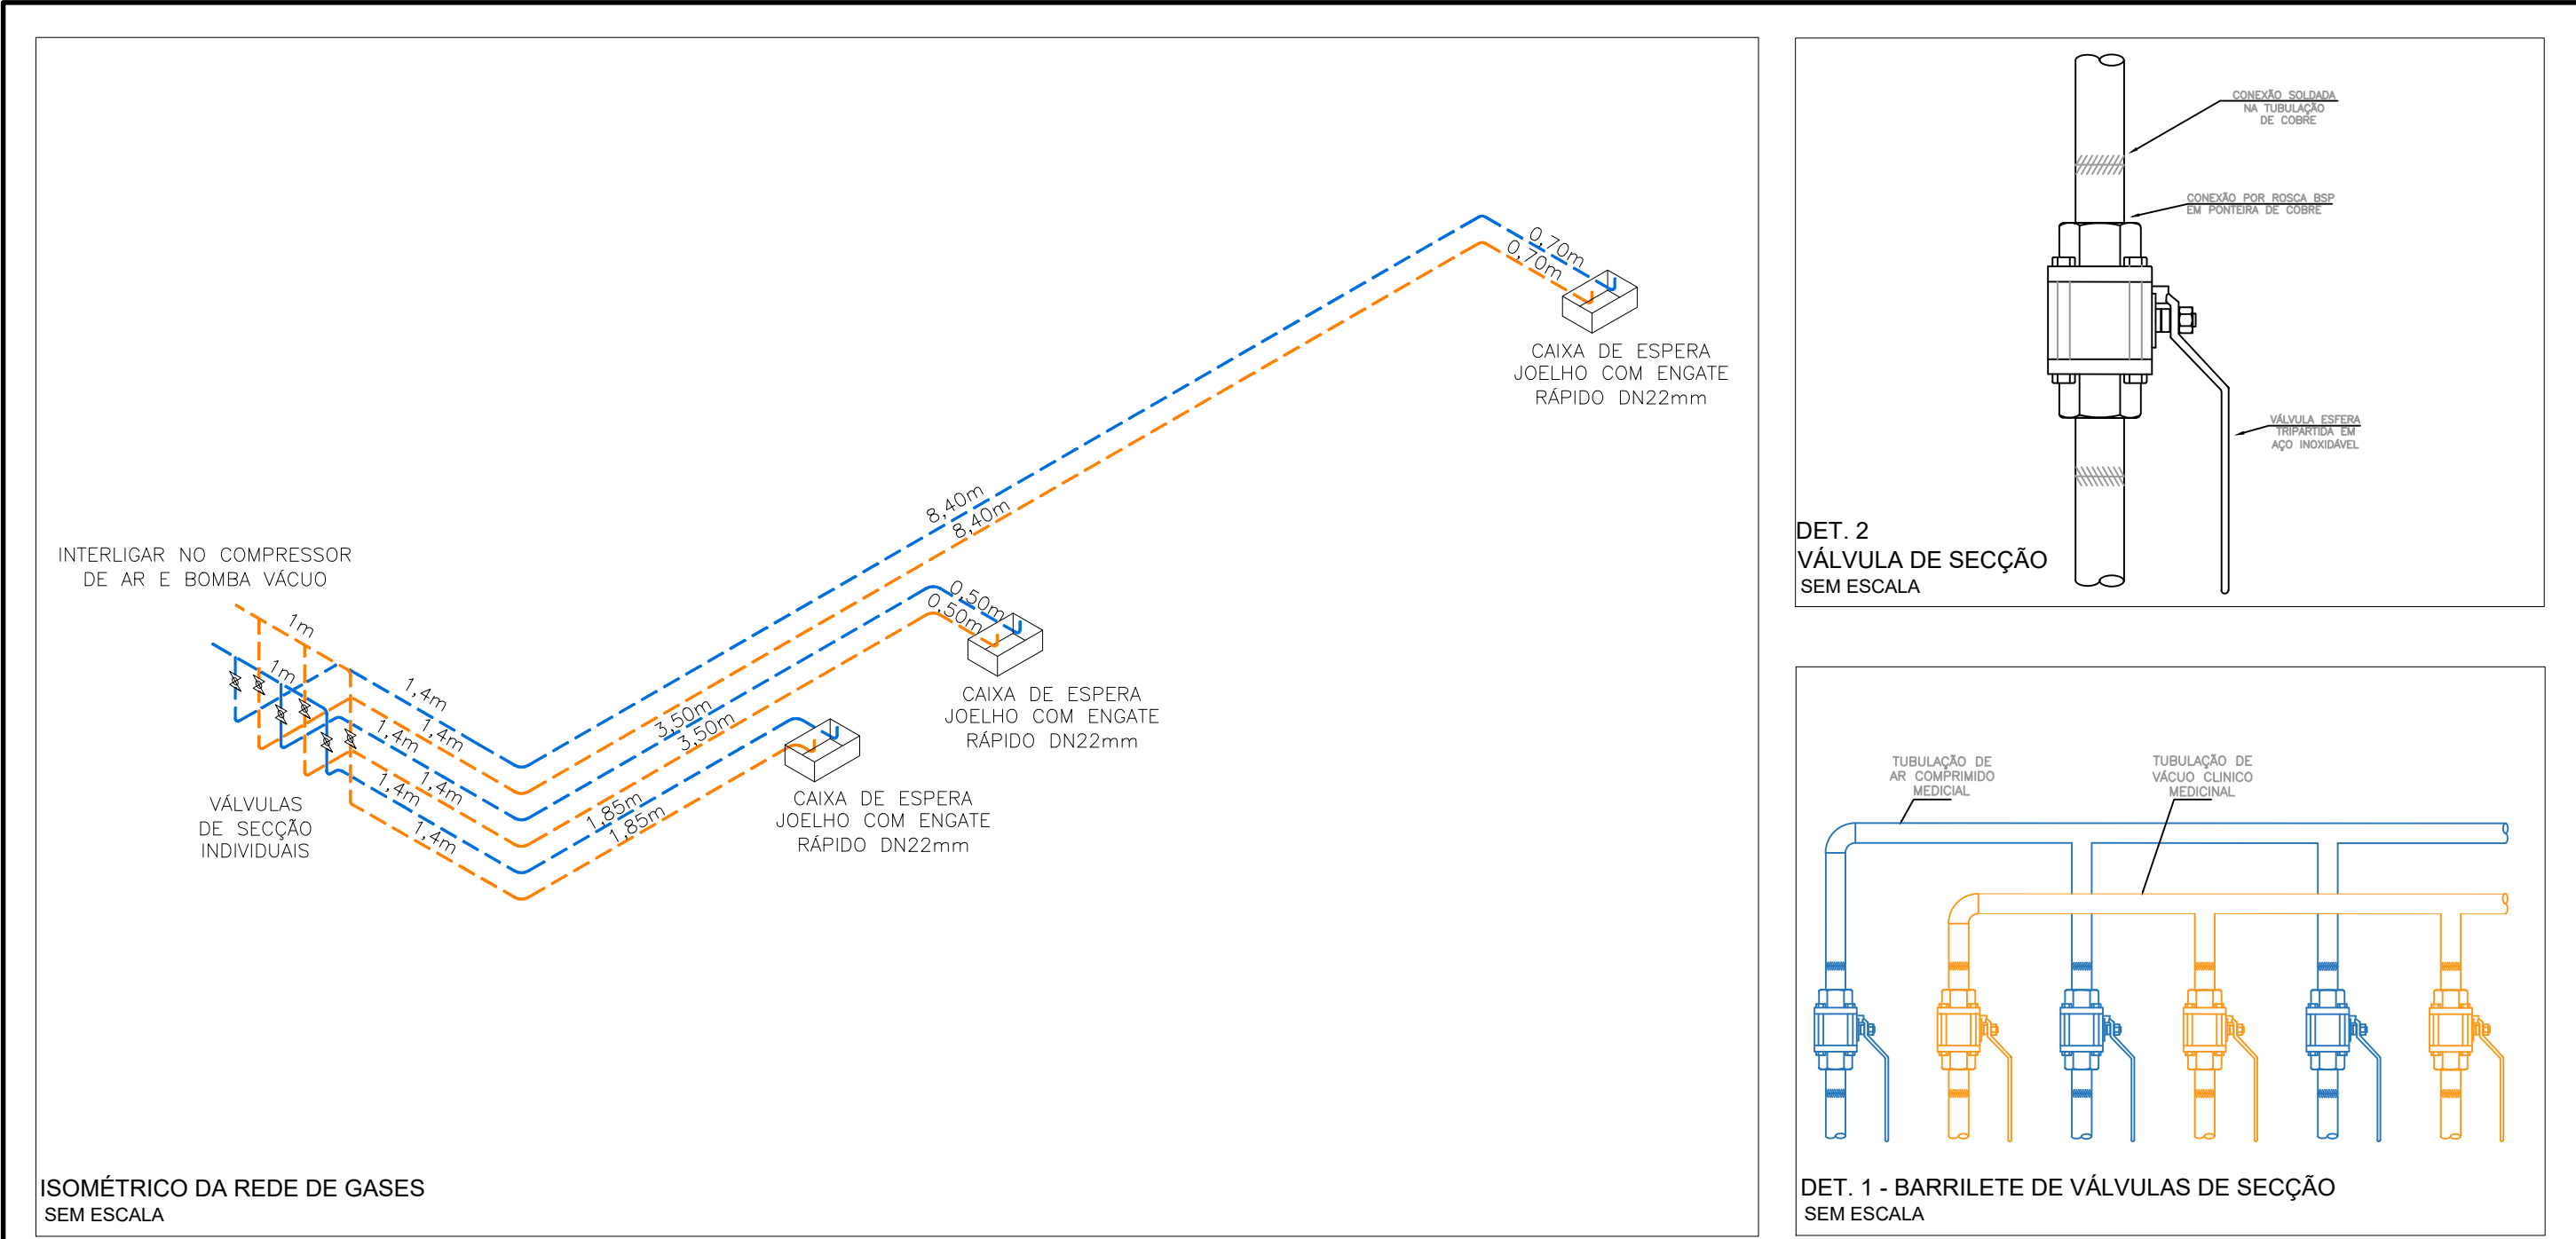

LEGENDA

	TUBULAÇÃO DE AR COMPRIMIDO MEDICINAL (AM), EM COBRE, DIÂMETRO NOMINAL 22mm, EM CONFORMIDADE COM NBR 12188 – ENTERRADO OU ENVELOPADO EM CONCRETO
	TUBULAÇÃO DE VÁCUO CLÍNICO (VC), EM COBRE, DIÂMETRO NOMINAL 22mm EM CONFORMIDADE COM NBR 12188 – ENTERRADO E ENVELOPADO EM CONCRETO.
	TUBULAÇÃO DE AR COMPRIMIDO MEDICINAL (AM), EM COBRE, DIÂMETRO NOMINAL 22mm, EM CONFORMIDADE COM NBR 12188
	TUBULAÇÃO DE VÁCUO CLÍNICO (VC), EM COBRE, DIÂMETRO NOMINAL 22mm EM CONFORMIDADE COM NBR 12188
	PONTO DE CONSUMO DE AR COMPRIMIDO ODONTOLÓGICO LOCALIZADO NO PISO, COMPOSTO POR ENGATE RÁPIDO EM CONFORMIDADE COM NBR 12188
	PONTO DE CONSUMO DE VÁCUO ODONTOLÓGICO, LOCALIZADO NO PISO, COMPOSTO POR ENGATE RÁPIDO EM CONFORMIDADE COM NBR 12188
	VÁLVULA DE BLOQUEIO TIPO ESFERA TRIPARTIDA EM BRONZE ROSCÁVEL DN 22mm. CONEXÃO SOLDADA COM PONTEIRAS DE COBRE

QUADRO DE REVISÕES

REVISÃO	DESCRIÇÃO	DATA	DESENHO
R00	EMIÇÃO INICIAL	14/06	VITOR
R01	ALTERAÇÃO POSIÇÃO VÁLVULAS CORTE	27/06	VITOR

APROVAÇÕES

PROPRIETÁRIO

FUNDO MUNICIPAL DE SAÚDE DE JOINVILLE
CNPJ: 84.184.821/001-37

RESPONSÁVEL TÉCNICO

DOUGLAS COSTA
CREA/SC 137499-0

PROPRIETÁRIO

FUNDO MUNICIPAL DE SAÚDE DE JOINVILLE

EDIFICAÇÃO

UBSF DA ILHA

ENDEREÇO

RUA BENTO JOSÉ FLORES, S/Nº, ESPINHEIROS, 89228-793
JOINVILLE / SC

PROJETO

GASES MEDICINAIS

ARQUIVO

0755.GAS.EX.001.Geral.R01

CONTEUDO

PLANTA BAIXA, DETALHES E ISOMÉTRICO

ETAPA

EXECUTIVO

FOLHA

GAS 01/01

ESCALA

1:50

MAGNUS ENGENHARIA E ARQUITETURA LTDA | CREA 088683-1 | CAU 18198-6 | CNPJ 09.549.705/0001-37
Rua Lauro Müller, 853 | Sala 02 - Fazenda | CEP 88301-401 - ITAJAÍ/SC Fone: [47] 3349-9330 / 3348-5561 | magnus@magnusengenharia.com.br