



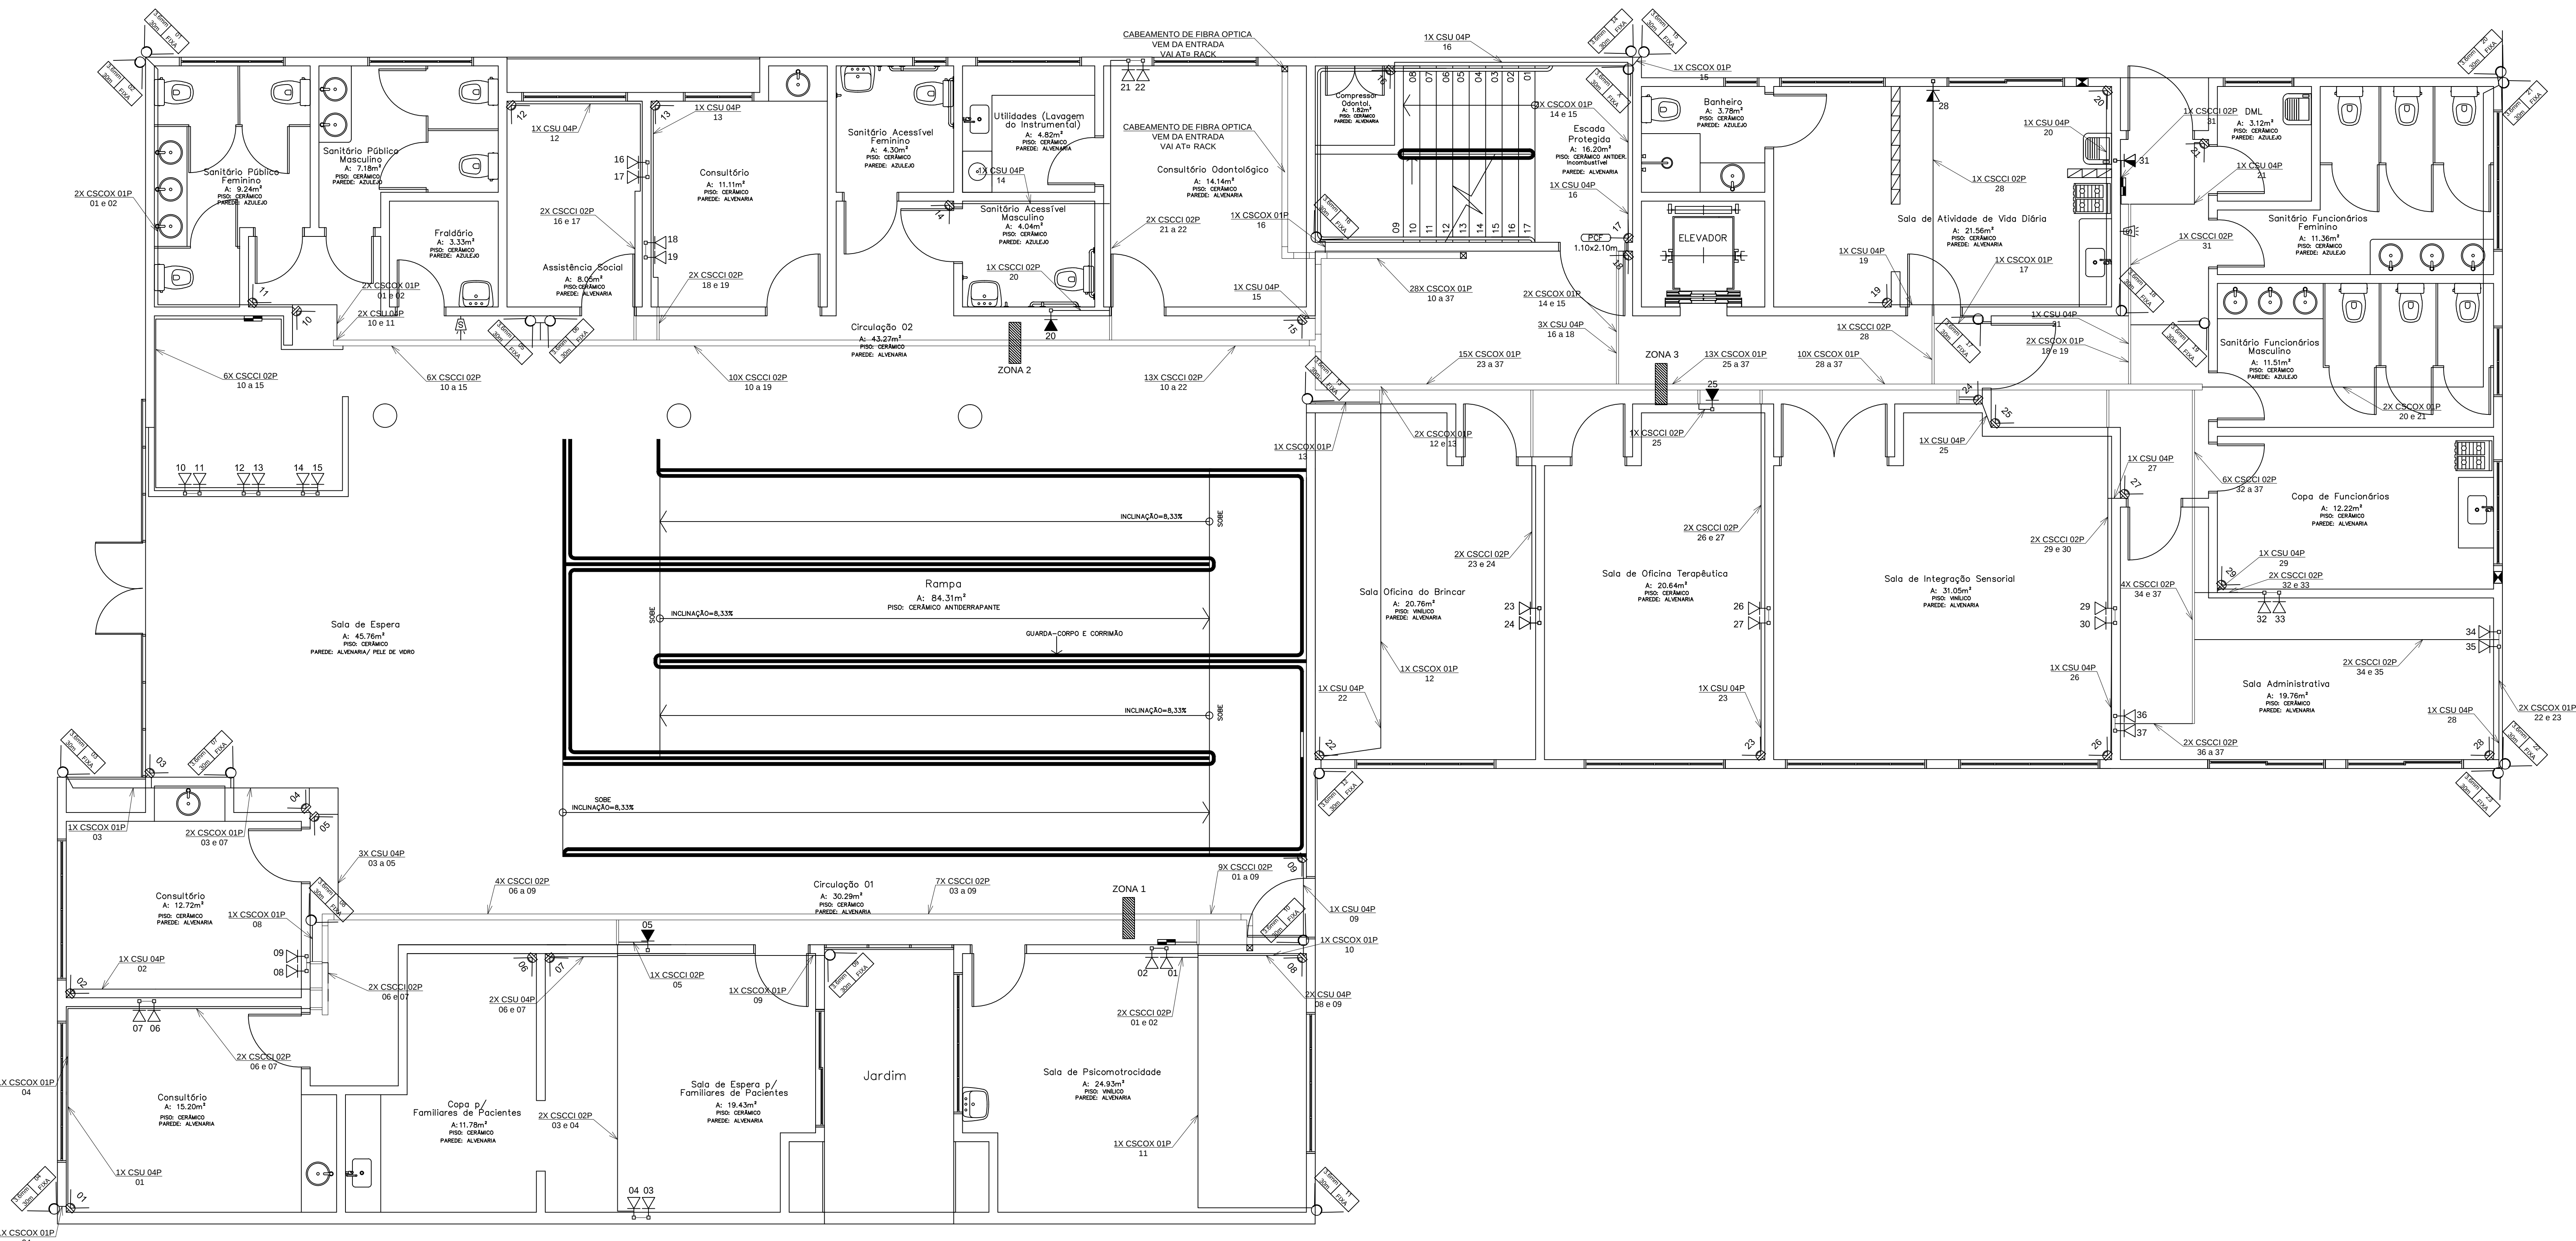

PLANTA BAIXA - PAVTº TERREO

Escala: 1/75

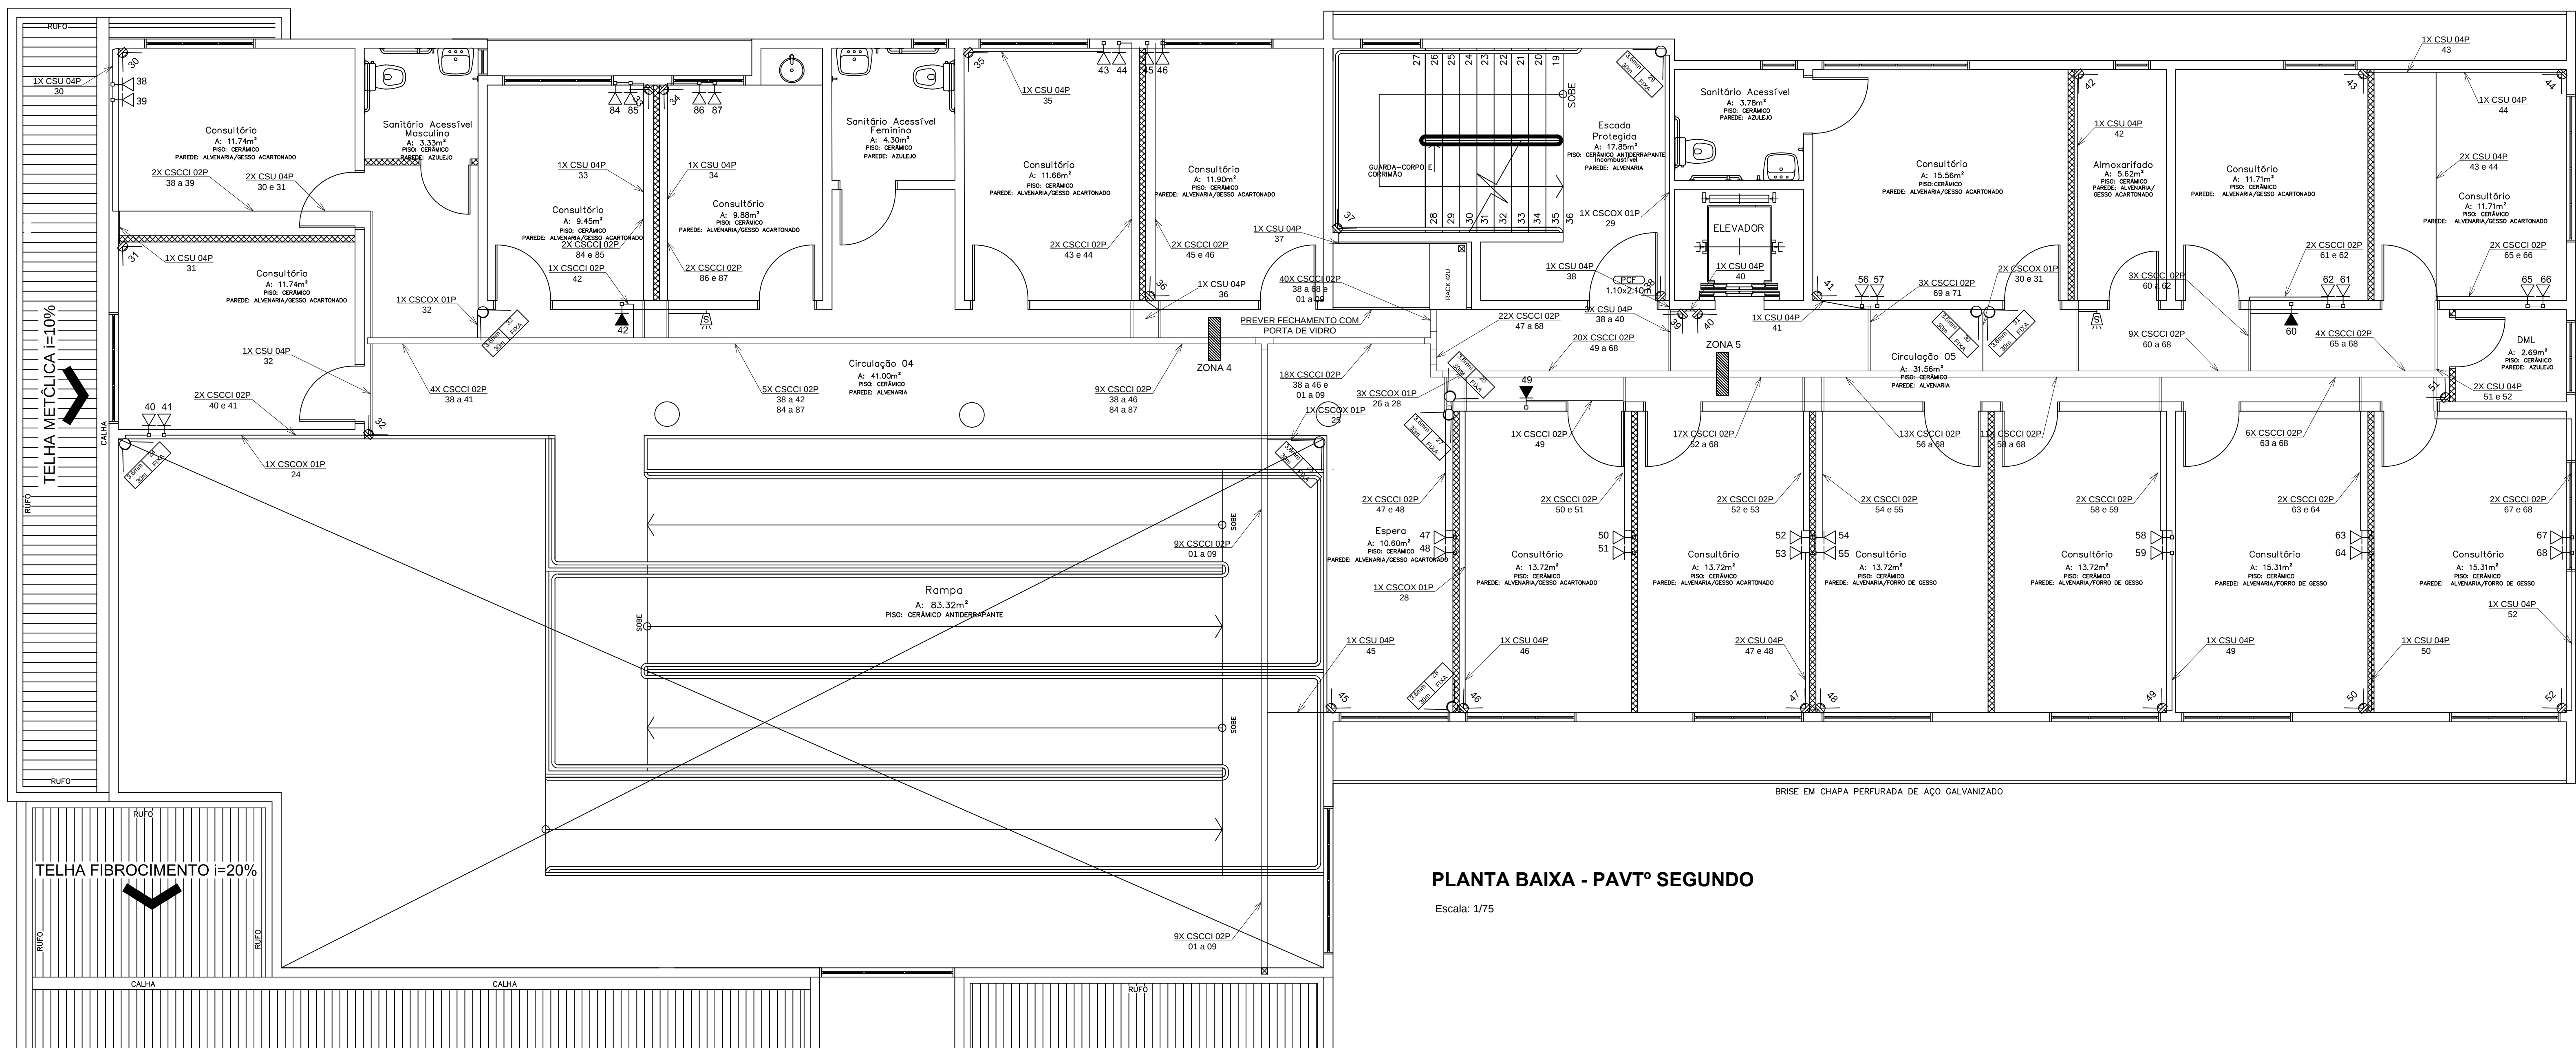


PLANTA BAIXA - PAVTº SEGUNDO

Escala: 1/75

LEGENDA PONTOS	
SIMBOLOGIA	DESCRIÇÃO
	SENSOR INFRAVERMELHO PASSIVO NO TETO
	CÂMERA DE SEGURANÇA FIXA NO TETO
	SIRENE ELÉTRICA DE 20W
	TECLADO LCD CENTRAL DE ALARME
	CENTRAL DE ALARME
	ELETRODUTO CORRIGADO FLEXÍVEL EMBUTIDO NA PAREDE, PISO OU SOBRE FORRO
	ELETROCALHA INSTALADA O ABAIXO DO FORRO CONFORME DETALHES
	PERFILADO PERFURADO DE 38x38mm
	PONTO DE TELECOMUNICAÇÃO O A 0,80m DO PISO
	PONTO DE TELECOMUNICAÇÃO O A 1,20m DO PISO
	PONTO DE TELECOMUNICAÇÃO O A 1,80m DO PISO
	CONCENTRADORES DE REDE
	CAIXA DE PASSAGEM

- NOTAS:
- 1 - ELETRODUTOS NI O DIMENSIONADOS SERI O DE 1".
 - 2 - OS ELETRODUTOS DEVERI O SER EM PVC FLEXÍVEL, QUANDO EMBUTIDO NO TETO OU PAREDE.
 - 3 - TODOS OS ELETRODUTOS, ELETROCALHAS, CAIXAS, RACK E DEMAIS COMPONENTES METÁLICOS DEVERI O SER ADEQUADAMENTE ATERRADOS.
 - 4 - OS LANCES ENTRE CAIXAS NI O DEVERI CONTER MAIS DE DUAS CURVAS, EVITANDO-SE TAMBÉM SEMPRE QUE POSSÍVEL CURVAS REVERSAS.
 - 5 - AS CAIXAS DE PASSAGEM EMBUTIDAS NA PAREDE DEVERI O SER EM PVC, NAS DIMENSÕES INDICADAS EM PROJETO.
 - 6 - AS TOMADAS DA REDE ESTRUTURADA SERI O DO TIPO RJ-45 CATEGORIA 56 COM CONTATOS BANHADOS EM OURO.
 - 7 - AS TOMADAS DEVERI SER IDENTIFICADAS ATRAVÉS DE FITA ADESIVA CONTENDO A NUMERAÇÃO O DE TELECOMUNICAÇÃO E ORIENTAÇÃO DO DISTRIBUIDOR (RACK).
 - 8 - OS CABOS UTP SERI O CATEGORIA 5e, 4 PARES CONFORME ESPECIFICAÇÃO E TÉCNICAS.
 - 9 - AS PONTAS DOS CABOS DEVERI O SER IDENTIFICADAS CONFORME SIMBOLOGIA DE CABEAMENTO ESTRUTURADO.
 - 10 - O CABO DE ENTRADA PARA REDE LÓGICA SERI O DO TIPO CABO 4 TIPO SM (9/125) GLEADO (COT SM 9/125 UTP) - 04 FIBRAS. DERIVADO DO PONTO DE SANGRIA ATÉ O RACK.
 - 11 - CADA PAR DOS CABOS TELEFÔNICOS DEVERI SER CONECTADO NOS PINOS "4" E "5" DA TOMADA RJ-45 NO PATCH PANEL.
 - 12 - O PATCH PANEL DESTINADO A REDE VOIP SERI INTERLIGADO A CENTRAL TELEFÔNICA VOIP / PABX SERVIDOR.
 - 13 - NO COMPRIMENTO DOS LANCES NI O ESTÁ SENDO CONSIDERADO AS FOLGAS DENTRO DAS CAIXAS E ARMÁRIOS.
 - 14 - NI O DEVERI SER EFETUADAS, EM HIPÓTESE ALGUMA, EMENDAS NOS CABOS.
 - 15 - EM HIPÓTESE ALGUMA OS CABOS DA REDE ESTRUTURADA DEVERI PASSAR JUNTAMENTE COM OS CABOS DA REDE ELÉTRICA.
 - 16 - AS ELETROCALHAS DO RAMAL PRINCIPAL DE DISTRIBUIÇÃO O SERI O INSTALADO ABAIXO DO FORRO.
 - 17 - NAS DESLOCAÇÕES PARA TOMADAS DEVERI O SER SER UTILIZADOS ELETRODUTOS DE PVC RÍGIDOS SOBREPOSTOS NAS PAREDES.
 - 18 - AS CAIXAS DE PASSAGEM PARA ENTRADA NI O PODE TER ESPAÇAMENTO MAIOR QUE 15,00 METROS.
 - 19 - ENTRADA DE CABEAMENTO E TELEFONIA VERIFICAR ORIENTAÇÃO E DA CONCESSIONÁRIA.
 - 20 - NO QUE SE REFERE AS CÂMERAS E ALARMES, SERI REALIZADO SOMENTE A INFRAESTRUTURA, SENDO QUE OS DEMAIS SERVIÇOS E MATERIAIS DE FORNECIMENTO

C	INSERIR O DA IMPLANTAÇÃO O DE ENTRADA	10/08/2021
B	REVISÃO O DE LAYOUT	28/06/2021
REV.	DESCRIÇÃO	DATA
CLIENTE	FUNDO MUNICIPAL DE SAÚDE DE JOINVILLE	
ELABORADO O	PLATAFORMA ENGENHARIA LTDA CNPJ: 24.765.979/0001-41 ENDREX: 248.289-7 RUA BENTO GONÇALVES, 186 CEP: 89.216-110 COMERCIAL@PLATAFORMA-ENR.BR TELEFONE: (47) 3085-7701	RESP. TFC: LUIZ JOAQUIM BUENO CREASC: 002.961.6
EMPREENDEDOR O E NDEIRO O	NÚCLEO DE ASSISTÊNCIA INTEGRAL AO PACIENTE ESPECIAL RUA HERMANN AUGUST LEPPER, S/Nº - CENTRO - JOINVILLE/SC	FOLHA
REFERÊNCIA	PROJETO DE CABEAMENTO ESTRUTURADO E SEGURANÇA	PCAB
ESCALA	ARQUIVO	01/02
INDICADA	2022-PMJ-PRO-PCAB-08-06-C	VERSI O
		DATA
		REV. D
		25/03/2022

 

Guia de Cabos Vertical

Guia de Cabos Vertical

- SEM ESCALA



- ### DETALHE DO SUPORTE DO SENSOR DE PRESENÇA

