


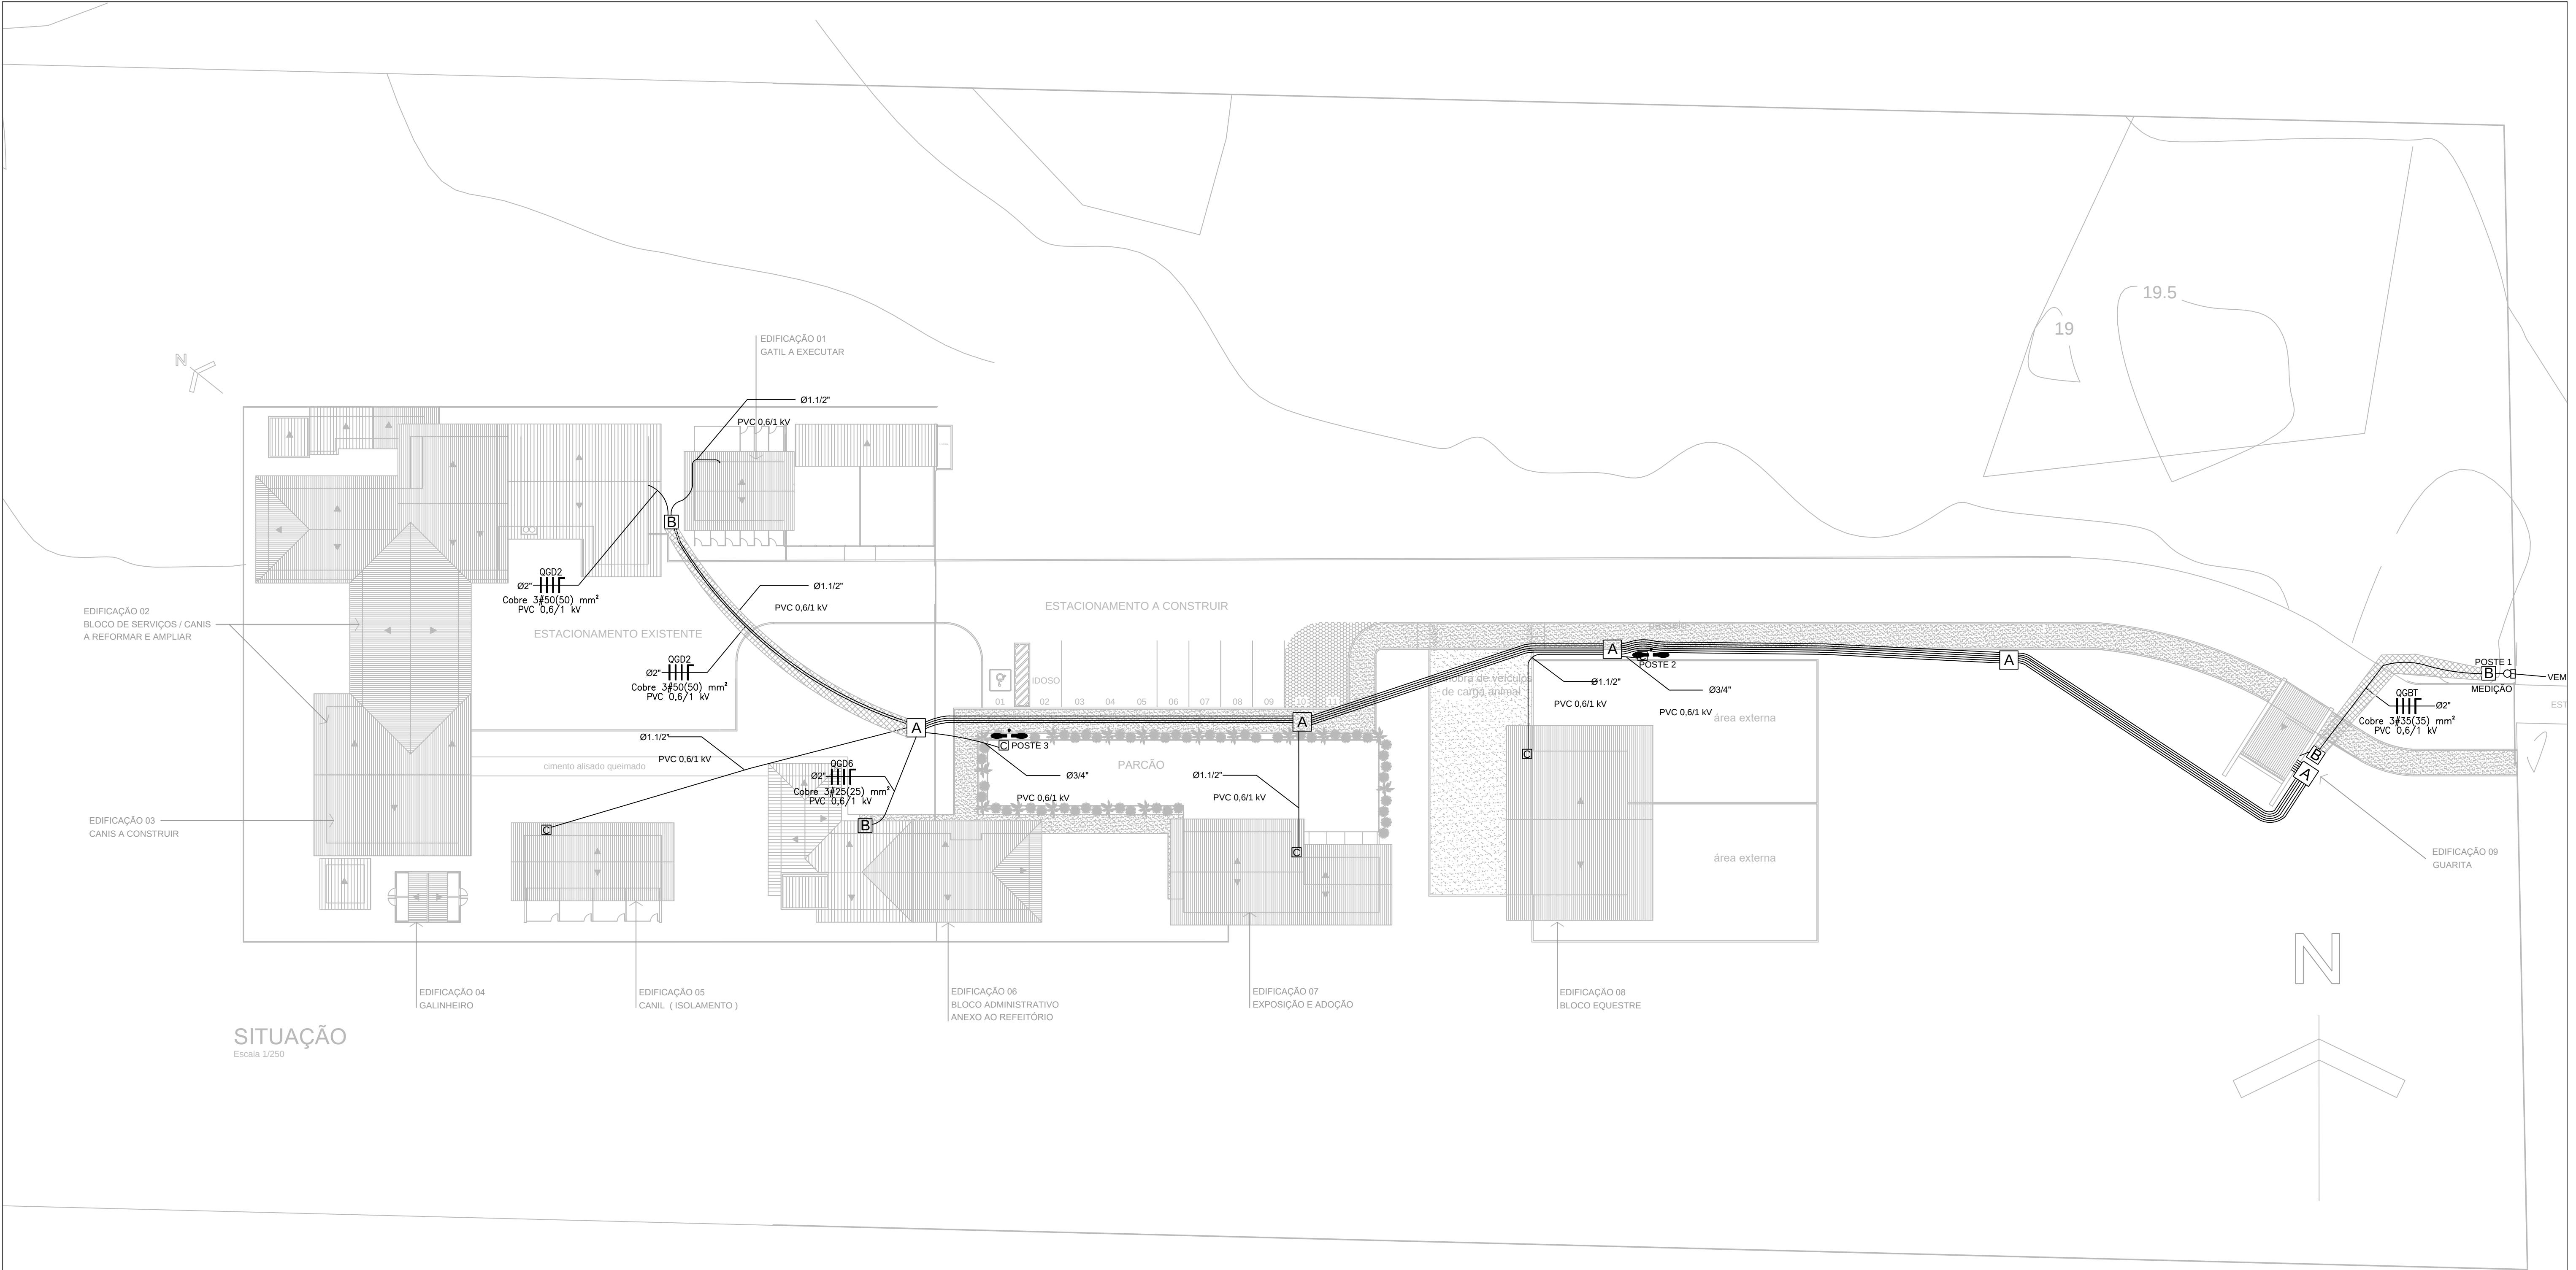

SITUAÇÃO
Escala 1/250


LEGENDA	
SÍMBOLO	DESCRIÇÃO
A	CAIXA ENTERRADA ELÉTRICA RETANGULAR, EM ALVENARIA COM BLOCOS DE CONCRETO, FUNDO COM BRITA, DIMENSÕES INTERNAS: 0,300x0,300x0,1 M.
B	CAIXA ENTERRADA ELÉTRICA RETANGULAR, EM ALVENARIA COM BLOCOS DE CONCRETO, FUNDO COM BRITA, DIMENSÕES INTERNAS: 0,600x0,600x0,1 M.
C	CAIXA ENTERRADA ELÉTRICA RETANGULAR, EM ALVENARIA COM BLOCOS DE CONCRETO, FUNDO COM BRITA, DIMENSÕES INTERNAS: 0,400x0,400x0,1 M.
	LUMINÁRIA LED 57W (MAX), 4500 LUMENS(MIN), TEMP DE COR 6000K
	POSTE DE CONCRETO DUPLO T, 100 daN, 7 METROS
	DUTO PEAD SUBTERRÂNEO, ATERRADO A 70 CM
	ENVOLOPAMENTO DE ELETRODUTO A 100 CM DE PROFUNDIDADE
	CONDUTORES FASE, NEUTRO, 220 VAC (CONDUTORES INDICADOS)

NOTA A
NOTA 01A - A escavação para a distribuição dos eletrodutos deverá ser realizada sem prejudicar outros sistemas, como passagem de água e esgoto; NOTA 02A - Eletrodutos em locais sob o passeio deverão estar a uma profundidade de 70 cm; NOTA 03A - Eletrodutos sob locais de passagem de veículos deverão estar a uma profundidade de 1 m. O eletroduto deverá ser envolvido com uma camada de concreto a fim de promover proteção mecânica; NOTA 04A - Todos os eletrodutos deverão estar devidamente sinalizados com fita de sinalização indicativa de "condutor de energia elétrica", instalada a 10 cm acima do eletroduto, em toda a sua extensão;



SECRETARIA DE INFRAESTRUTURA URBANA
UNIDADE DE BANCO DE PROJETOS


Projeto:		PROJETO ELETRICO CENTRO DE BEM ESTAR ANIMAL	
Conteúdo:		DISTRIBUIÇÃO SUBTERRÂNEA	
Autor(es):	Ass.:	Requerente:	PREFEITURA MUNICIPAL DE JOINVILLE
Fabricio de Andrade		Engº Eletricista Crea/SC: 143270-8	Desenhista CAD: Fabricio
Co-Autor(es):	Ass.:	Escola:	INDICADA
		Código:	GBP-M-BANIM-E-R0
Ordenador da despesa:	Ass.:	Data:	OUTUBRO / 2019
		Número Prancha:	EL 01/07

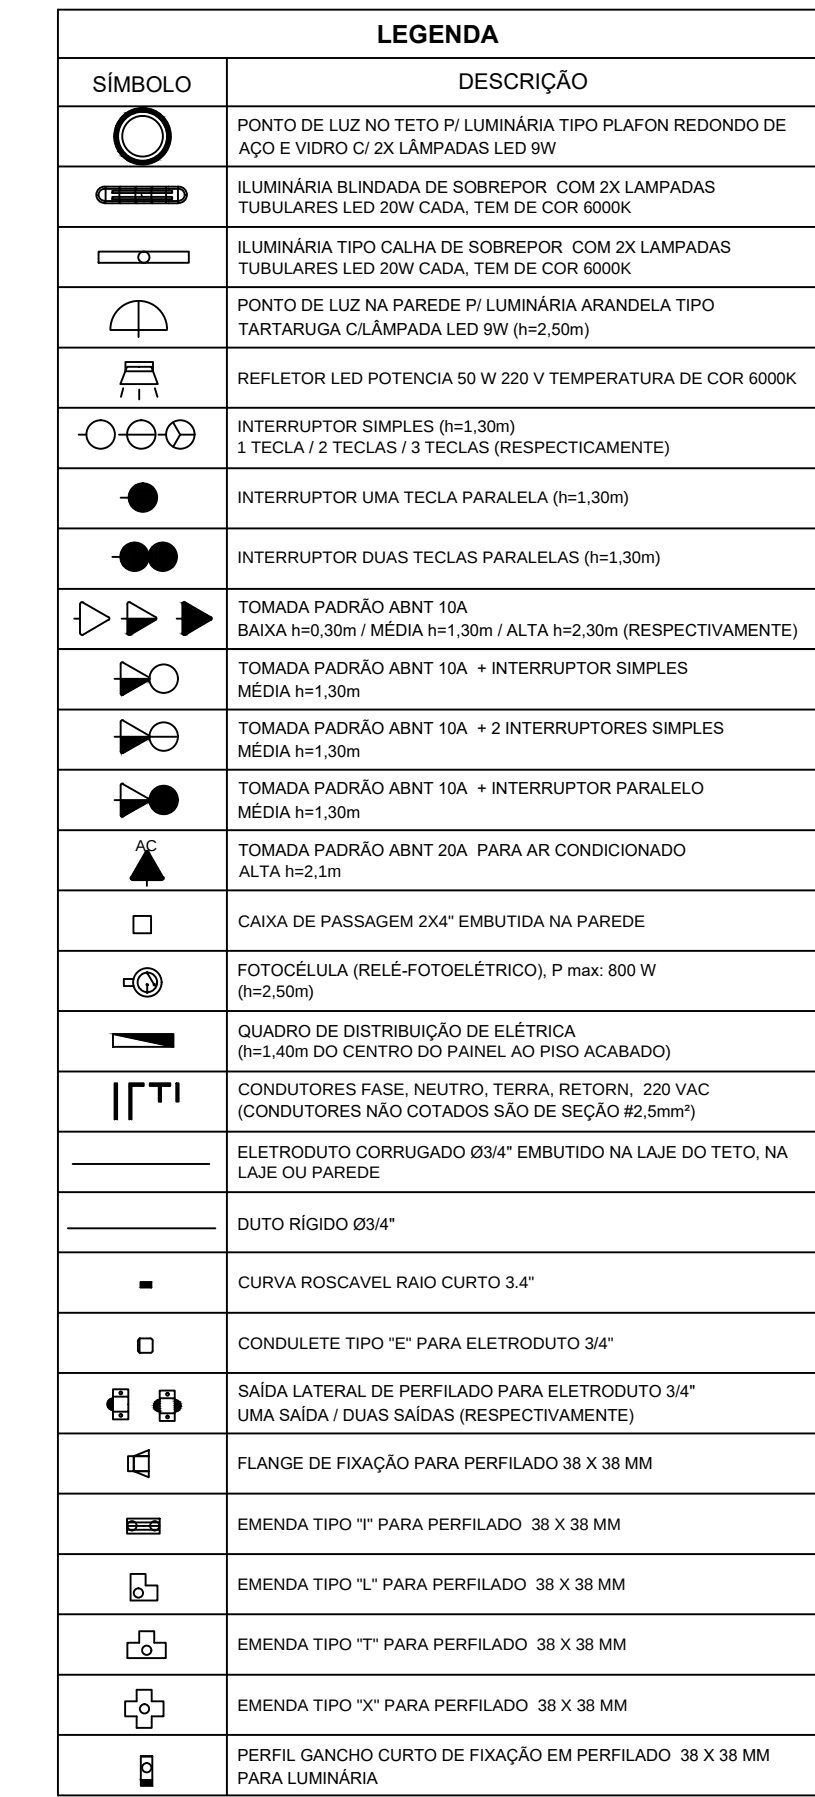

Escala 1/25

Data: _____ Número Prancha: _____

EDIFICAÇÃO 02

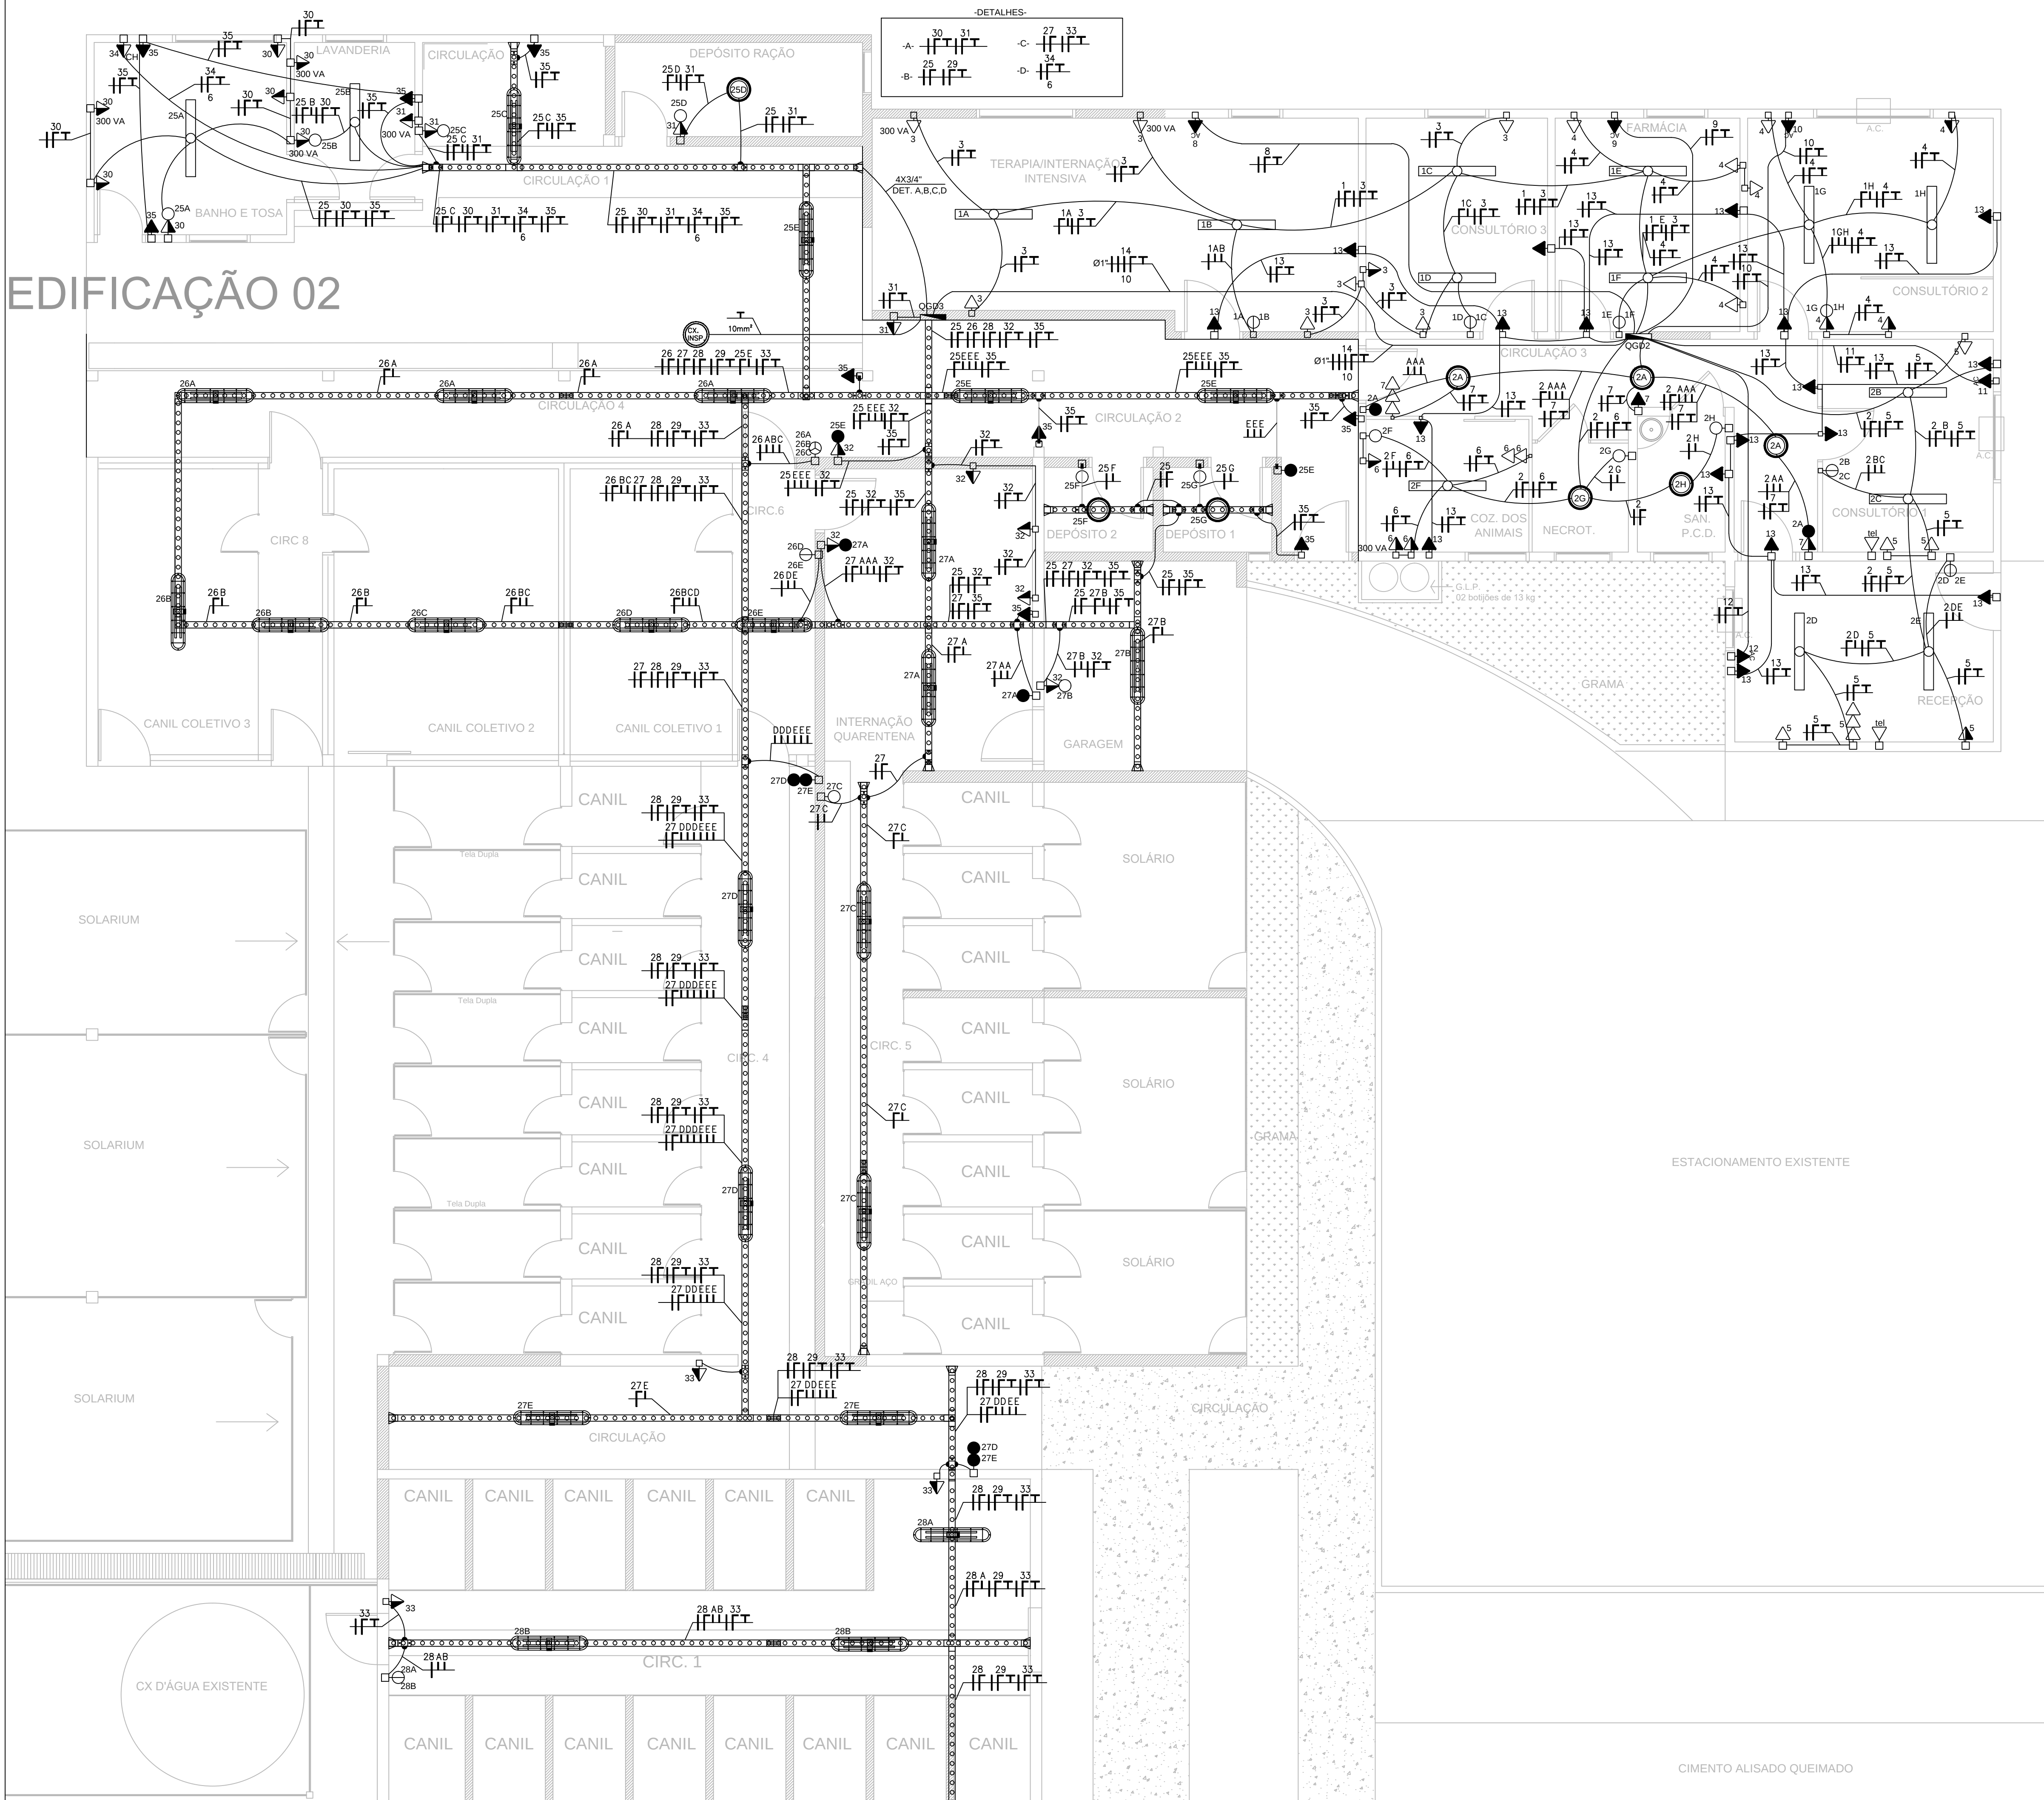

LEGENDA	
SÍMBOLO	DESCRIÇÃO
	PONTO DE LUZ NO TETO P/L LUMINÁRIA TIPO PLAFON REDONDO DE AÇO E VIDRO Ø 2X LÂMPADAS LED 9W
	ILUMINÁRIA BUNDADA DE SOBREPOR COM 2X LÂMPADAS TUBULARES LED 20W CADA, TEM DE COR 6000K
	ILUMINÁRIA TIPO CALHA DE SOBREPOR COM 2X LÂMPADAS TUBULARES LED 20W CADA, TEM DE COR 6000K
	PONTO DE LUZ NA PAREDE P/L LUMINÁRIA ARANDELA TIPO TARTARUGA CLÂMPADA LED 9W (h=2,50m)
	REFLETOR LED POTENCIA 50 W 220 V TEMPERATURA DE COR 6000K
	INTERRUPTOR SIMPLES (h=1,30m) 1 TECLA / 2 TECLAS / 3 TECLAS (RESPECTIVAMENTE)
	INTERRUPTOR UMA TECLA PARALELA (h=1,30m)
	INTERRUPTOR DUAS TECLAS PARALELAS (h=1,30m)
	TOMADA PADRÃO ABNT 10A BAIXA h=0,30m / MÉDIA h=1,30m / ALTA h=2,30m (RESPECTIVAMENTE)
	TOMADA PADRÃO ABNT 10A + INTERRUPTOR SIMPLES MÉDIA h=1,30m
	TOMADA PADRÃO ABNT 10A + INTERRUPTOR PARALELO MÉDIA h=1,30m
	TOMADA PADRÃO ABNT 20A PARA AR CONDICIONADO ALTA h=2,1m
	CAIXA DE PASSAGEM 2X4" EMBUTIDA NA PAREDE
	FOTOCÉLULA (RELÉ-FOTOELÉTRICO), P max: 800 W (h=2,50m)
	QUADRO DE DISTRIBUIÇÃO DE ELÉTRICA (h=1,40m DO CENTRO DO PAINEL AO PISO ACABADO)
	CONDUTORES FASE, NEUTRO, TERRA, RETORN, 220 VAC (CONDUTORES NÃO COTADOS SÃO DE SEÇÃO #2,5mm²)
	ELETRODUTO CORRUGADO Ø3/4" EMBUTIDO NA LAJE DO TETO, NA LAJE OU PAREDE
	DUTO RÍGIDO Ø3/4"
	CURVA ROSCAVEL RAIO CURTO 3/4"
	CONDULETE TIPO "E" PARA ELETRODUTO 3/4"
	SAÍDA LATERAL DE PERFILADO PARA ELETRODUTO 3/4" UMA SAÍDA / DUAS SAÍDAS (RESPECTIVAMENTE)
	FLANGE DE FIXAÇÃO PARA PERFILADO 38 X 38 MM
	EMENDA TIPO "T" PARA PERFILADO 38 X 38 MM
	EMENDA TIPO "L" PARA PERFILADO 38 X 38 MM
	EMENDA TIPO "T" PARA PERFILADO 38 X 38 MM
	EMENDA TIPO "X" PARA PERFILADO 38 X 38 MM
	PERFIL GANCHO CURTO DE FIXAÇÃO EM PERFILADO 38 X 38 MM PARA LUMINÁRIA



SECRETARIA DE INFRAESTRUTURA URBANA
UNIDADE DE BANCO DE PROJETOS

Projeto:

PROJETO ELETRICO
CENTRO DE BEM ESTAR ANIMAL

Conteúdo:

EDIFICAÇÃO 2

Autor(es):

Fabricao de Andrade

Engº Eletricista Crea/SC: 143270-B

Co-Autor(es):

Ass.:

Ass.:

Requerente:

PREFEITURA MUNICIPAL DE JOINVILLE

Escola:

INDICADA

Desenhista CAD:

Fabricao

Código:

GBP-M-BANIM-E-R0

Ordenador da despesa:


Ass.:

Data:

OUTUBRO / 2019

Número Prancha:


EL 03/07

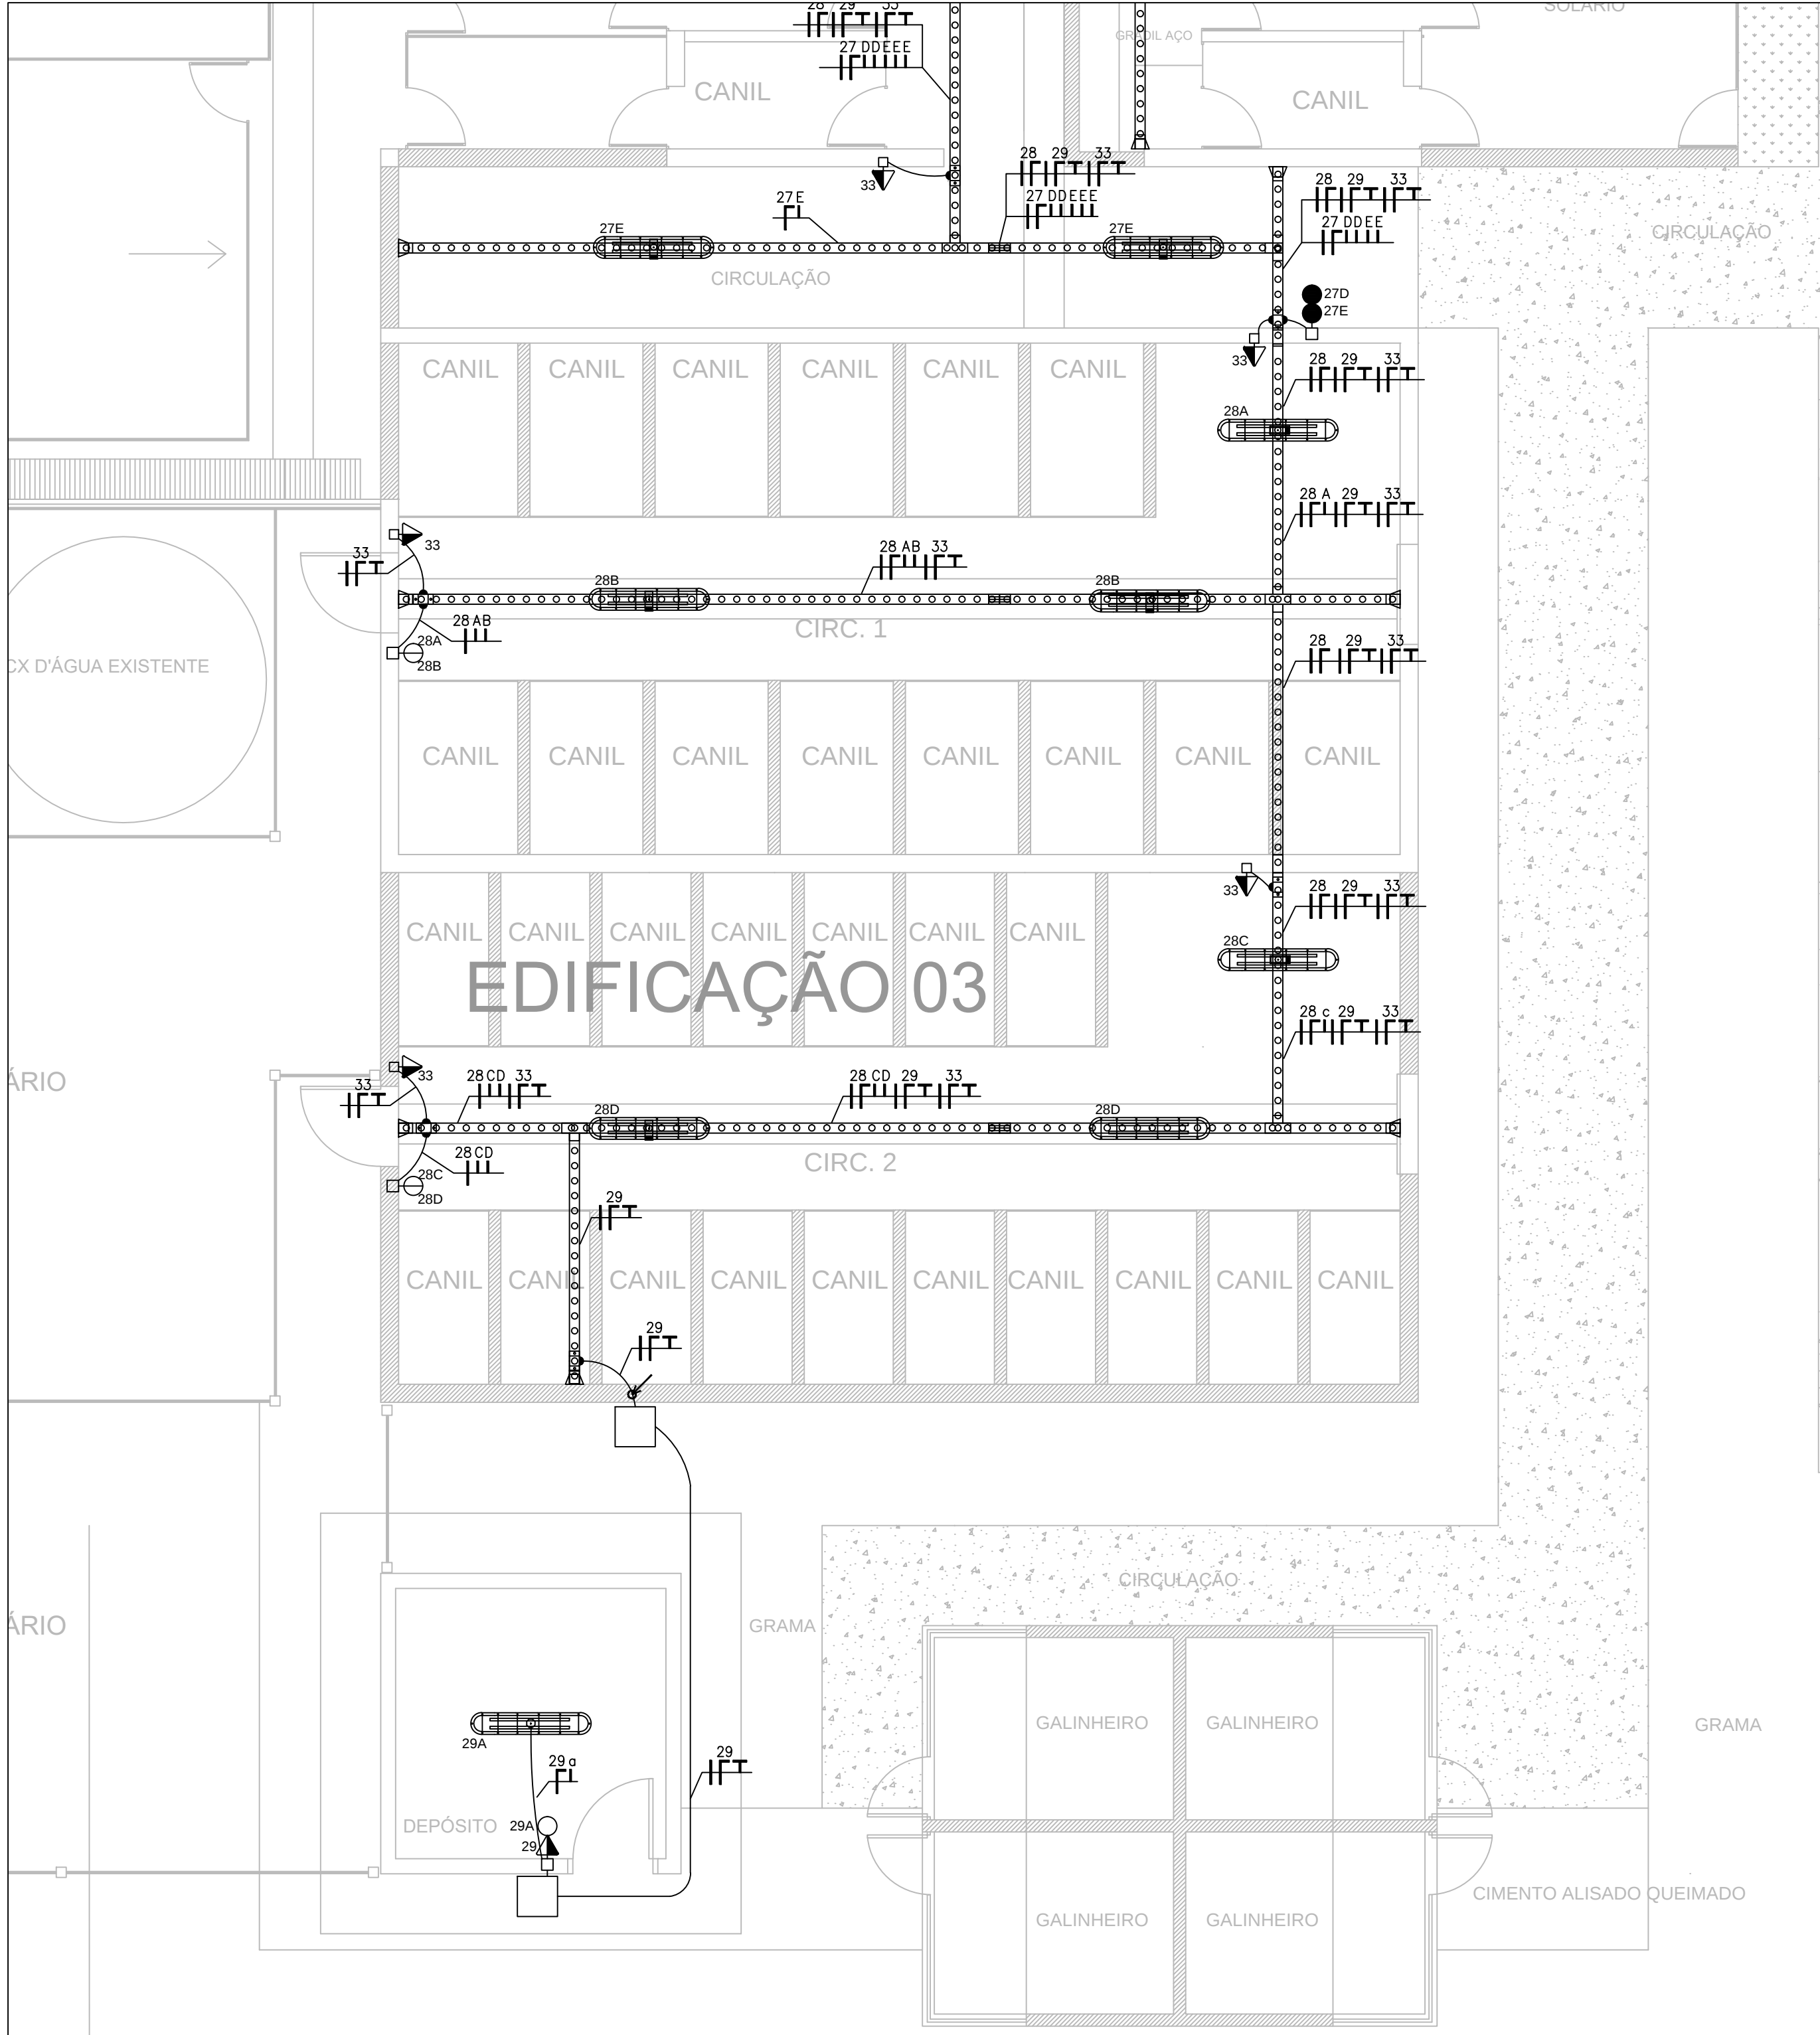

EDIFICAÇÃO 04

PLANTA BAIXA - SERVIÇOS -CANIL E GALINHEIRO

Escala 1/50

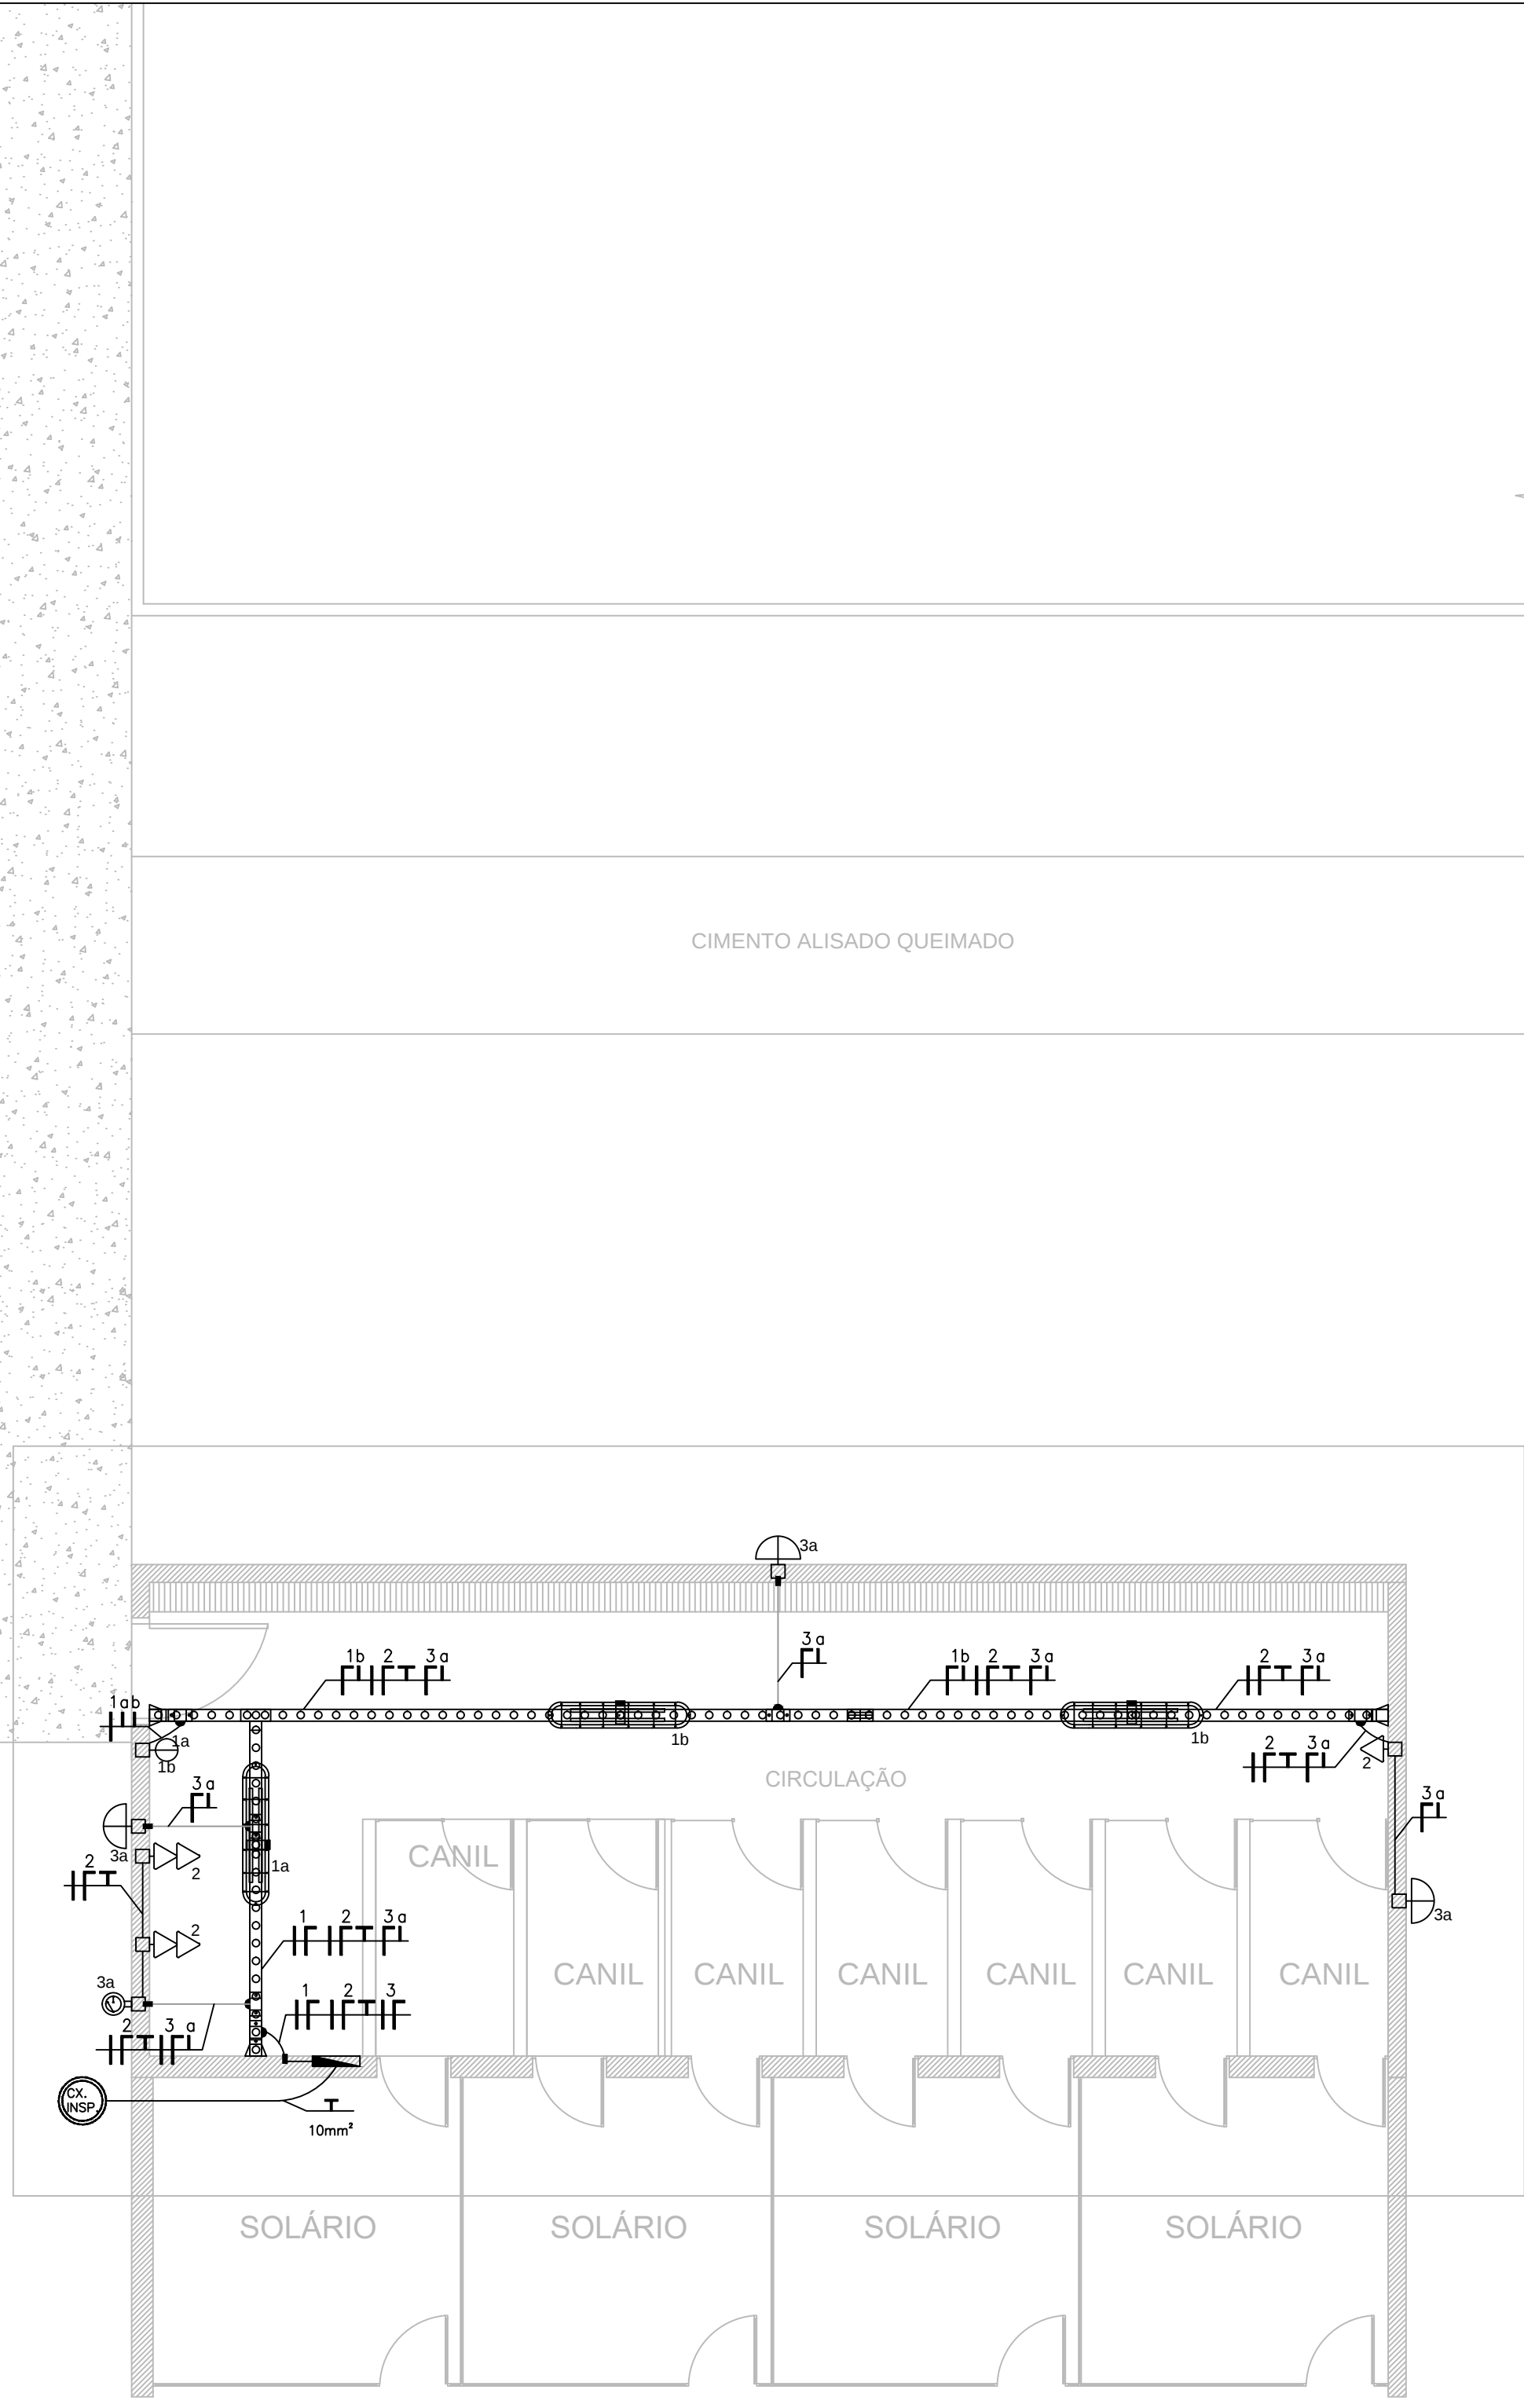

EDIFICAÇÃO 05

PLANTA BAIXA - CANIL ISOLAMENTO

Escala 1/50

LEGENDA	
SÍMBOLO	DESCRIÇÃO
	PONTO DE LUZ NO TETO PI LUMINÁRIA TIPO PLAFON REDONDO DE AÇO E VIDRO Q 2X LÂMPADAS LED 9W
	ILUMINÁRIA BUNDADA DE SOBREPOR COM 2X LAMPADAS TUBULARES LED 20W CADA, TEM DE COR 6000K
	ILUMINÁRIA TIPO CALHA DE SOBREPOR COM 2X LAMPADAS TUBULARES LED 20W CADA, TEM DE COR 6000K
	PONTO DE LUZ NA PAREDE PI LUMINÁRIA ARANDELA TIPO TARTARUGA CLÂMPADA LED 9W (h=2,50m)
	REFLETOR LED POTENCIA 50 W 220 V TEMPERATURA DE COR 6000K
	INTERRUPTOR SIMPLES (h=1,30m) 1 TECLA / 2 TECLAS / 3 TECLAS (RESPECTIVAMENTE)
	INTERRUPTOR UMA TECLA PARALELA (h=1,30m)
	INTERRUPTOR DUAS TECLAS PARALELAS (h=1,30m)
	TOMADA PADRÃO ABNT 10A BAIXA h=0,30m / MÉDIA h=1,30m / ALTA h=2,30m (RESPECTIVAMENTE)
	TOMADA PADRÃO ABNT 10A + INTERRUPTOR SIMPLES MÉDIA h=1,30m
	TOMADA PADRÃO ABNT 10A + 2 INTERRUPTORES SIMPLES MÉDIA h=1,30m
	TOMADA PADRÃO ABNT 10A + INTERRUPTOR PARALELO MÉDIA h=1,30m
	TOMADA PADRÃO ABNT 20A PARA AR CONDICIONADO ALTA h=2,1m
	CAIXA DE PASSAGEM 2X4" EMBUTIDA NA PAREDE
	FOTOCÉLULA (RELÉ-FOTOELÉTRICO), P max: 800 W (h=2,50m)
	QUADRO DE DISTRIBUIÇÃO DE ELÉTRICA (h=1,40m DO CENTRO DO PAINEL AO PISO ACABADO)
	CONDUTORES FASE, NEUTRO, TERRA, RETORN, 220 VAC (CONDUTORES NÃO COTADOS SÃO DE SEÇÃO #2,5mm²)
	ELETRODUTO CORRUGADO Ø3/4" EMBUTIDO NA LAJE DO TETO, NA LAJE OU PAREDE
	DUTO RÍGIDO Ø3/4"
	CURVA ROSCAVEL RAIO CURTO 3/4"
	CONDULETE TIPO "E" PARA ELETRODUTO 3/4"
	SAÍDA LATERAL DE PERFILADO PARA ELETRODUTO 3/4" UMA SAÍDA / DUAS SAÍDAS (RESPECTIVAMENTE)
	FLANGE DE FIXAÇÃO PARA PERFILADO 38 X 38 MM
	EMENDA TIPO "T" PARA PERFILADO 38 X 38 MM
	EMENDA TIPO "L" PARA PERFILADO 38 X 38 MM
	EMENDA TIPO "T" PARA PERFILADO 38 X 38 MM
	EMENDA TIPO "X" PARA PERFILADO 38 X 38 MM
	PERFIL GANCHO CURTO DE FIXAÇÃO EM PERFILADO 38 X 38 MM PARA LUMINÁRIA

SECRETARIA DE INFRAESTRUTURA URBANA
UNIDADE DE BANCO DE PROJETOS

Projeto:
CENTRO DE BEM ESTAR ANIMAL

Conteúdo:
EDIFICAÇÃO 2, 3, 4 E 5

Autor(es):
Fabricio de Andrade

Engº Eletricista Crea/SC: 143270-B

Co-Autor(es):

Ass.:

Ass.:

Ass.:

Requerente:
PREFEITURA MUNICIPAL DE JOINVILLE

Escola:
INDICADA

Desenhista CAD:
Fabricio


Código:
GBP-M-BANIM-E-R0

Ordenador da despesa:

Ass.:

Data:
OUTUBRO / 2019


Número Prancha:
EL 04/07

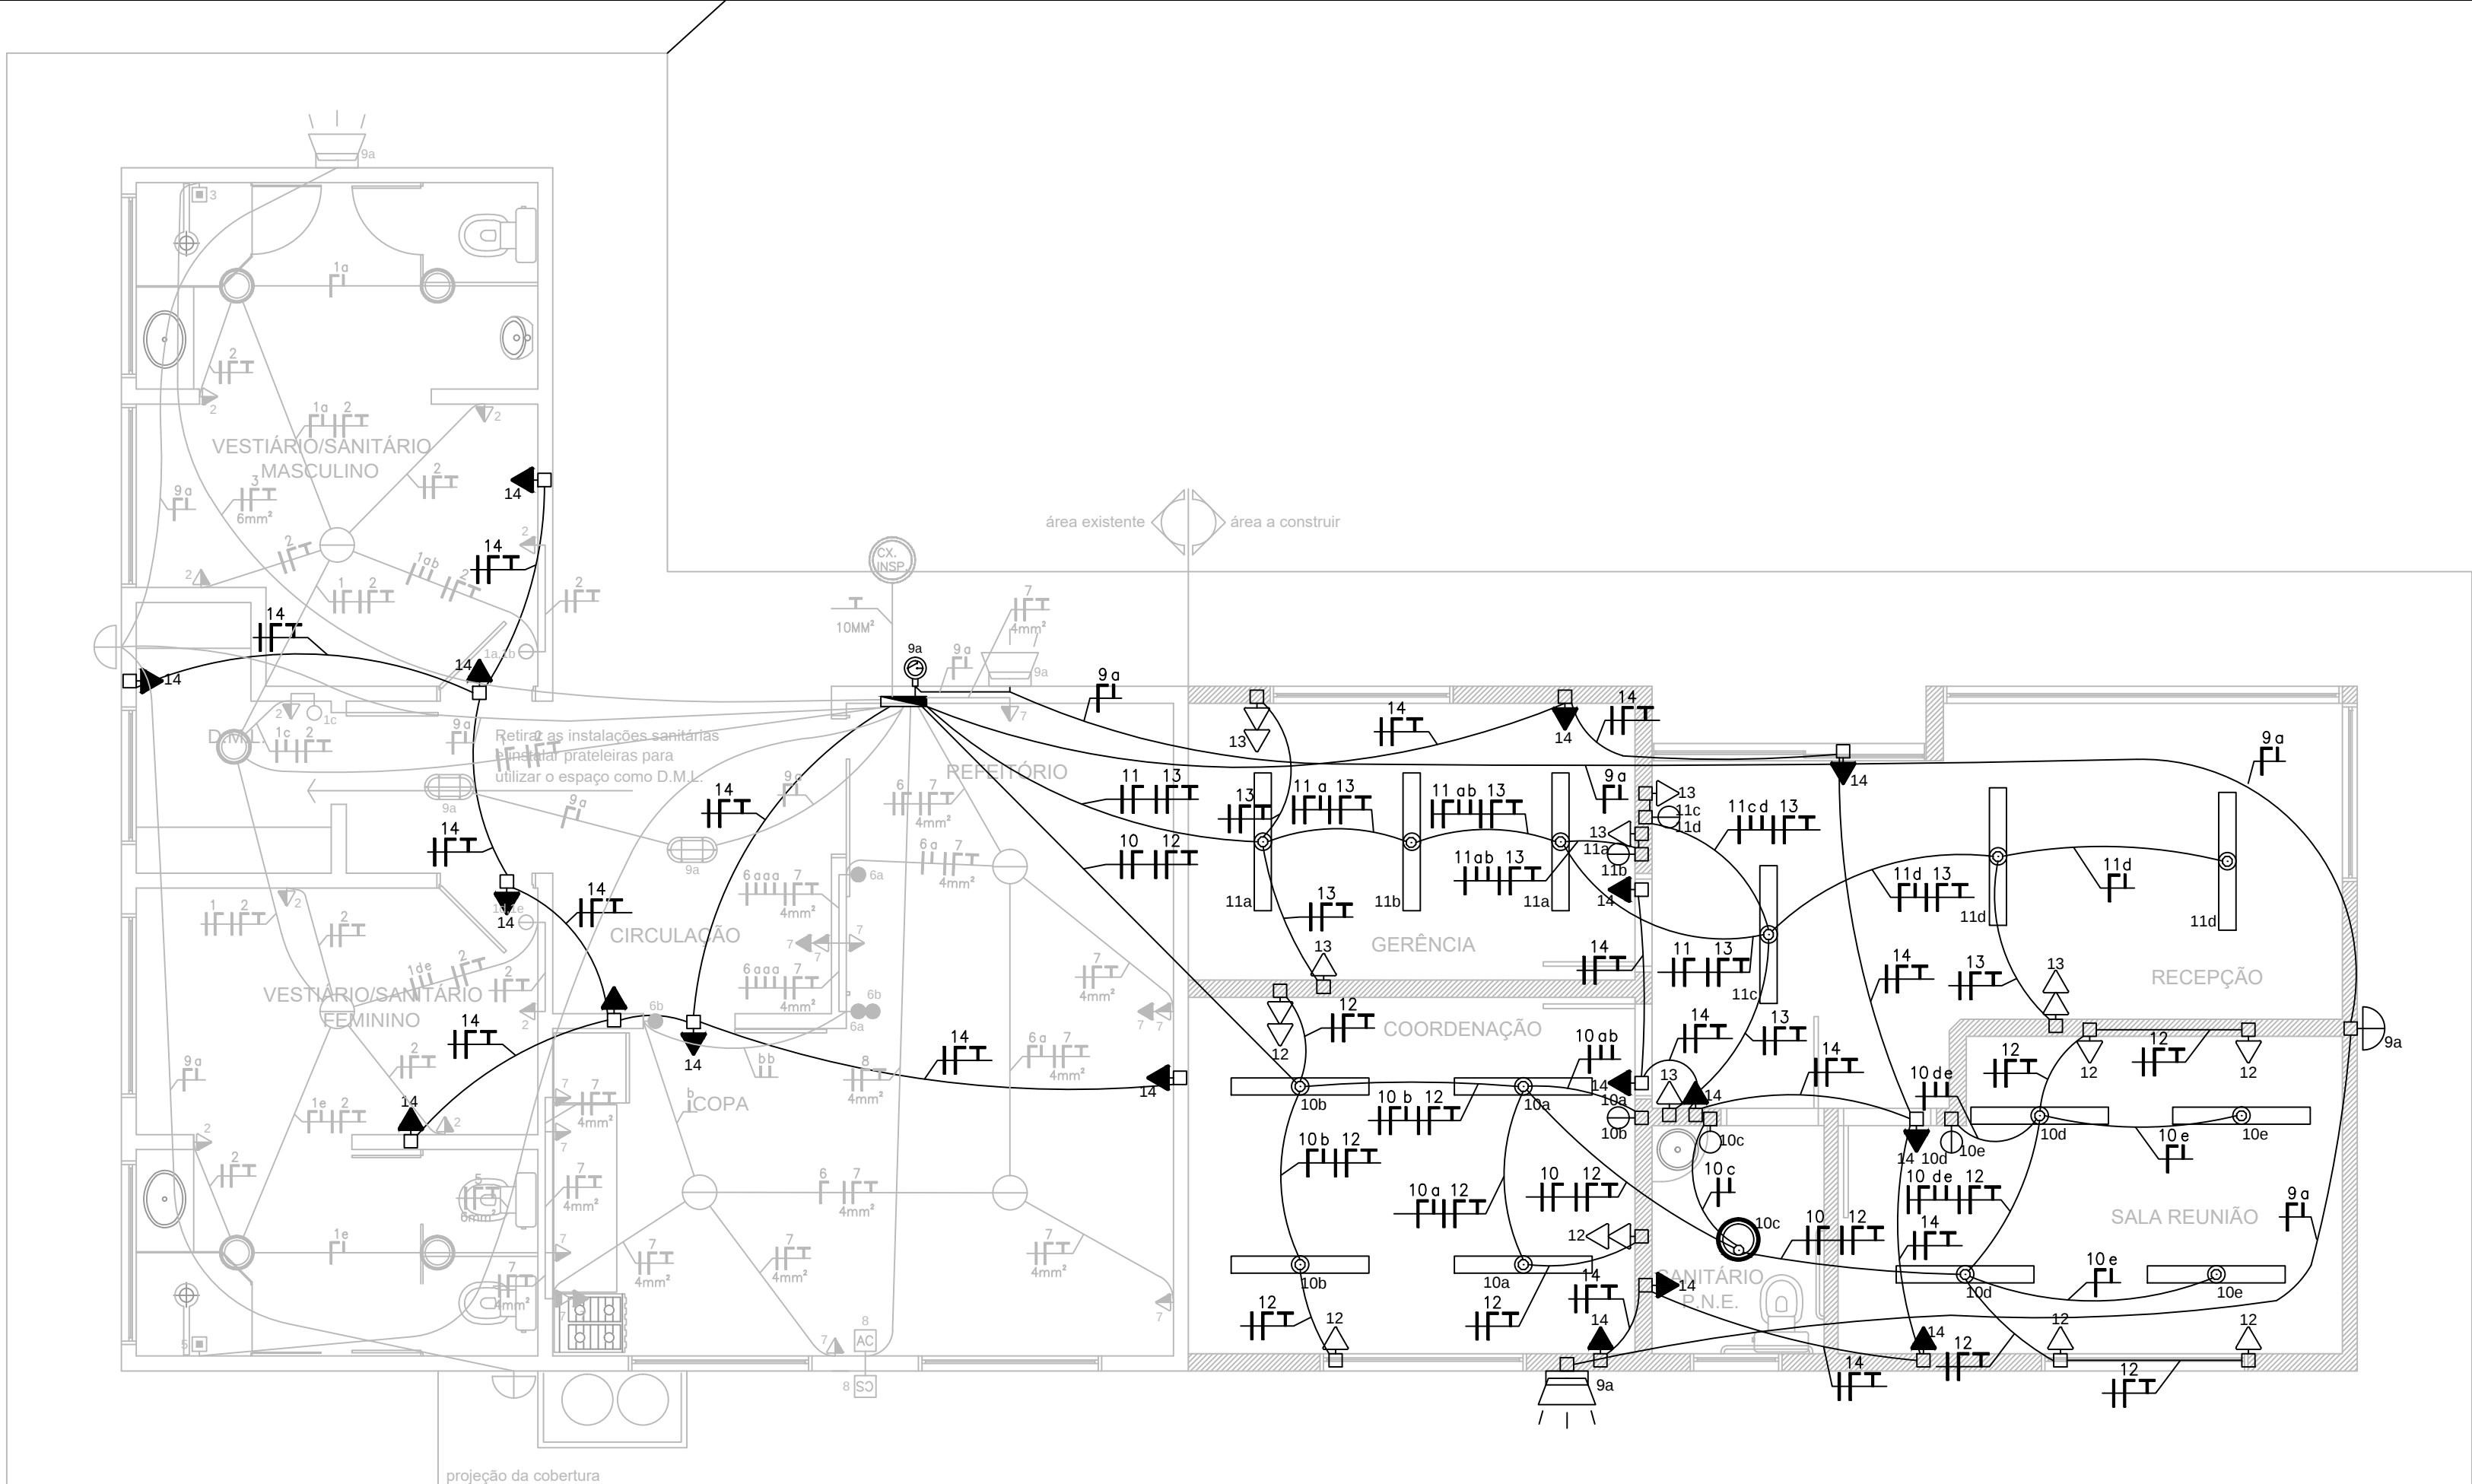

PLANTA BAIXA - BLOCO ADMINISTRATIVO (ampliação)

Escala 1/50

EDIFICAÇÃO 06

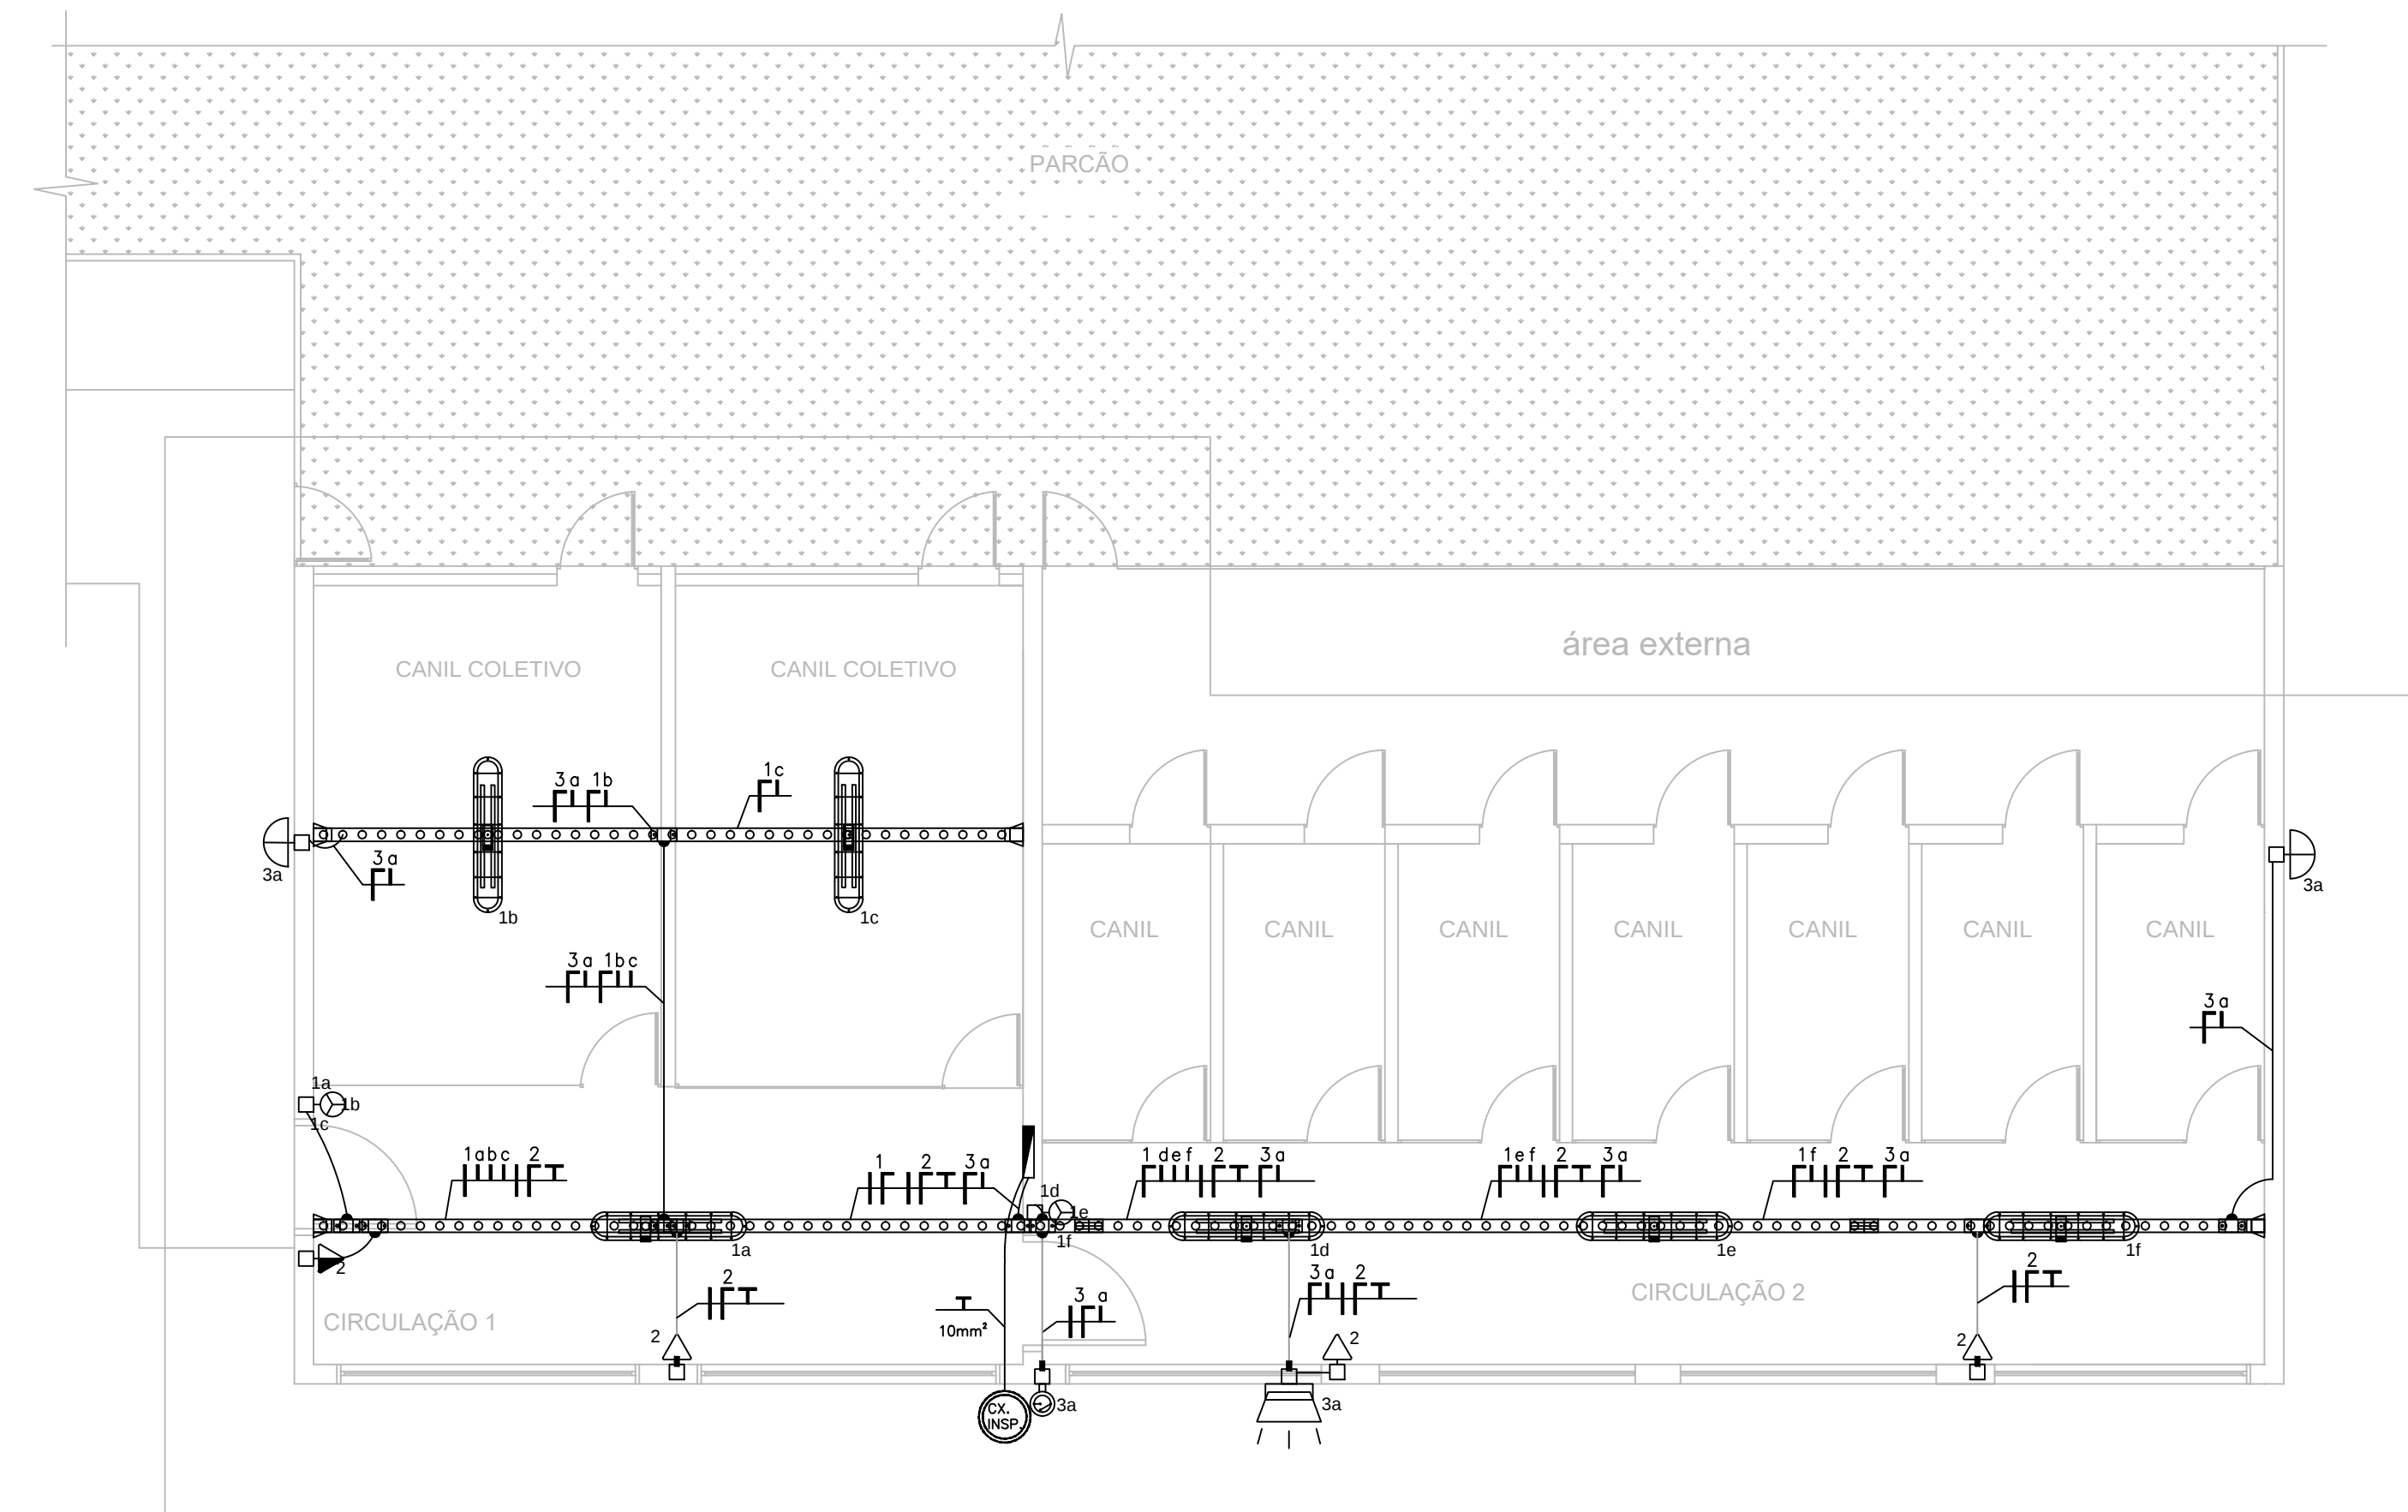

EDIFICAÇÃO 07

PLANTA BAIXA - CANIL

Escala 1/50

LEGENDA	
SÍMBOLO	DESCRIÇÃO
	PONTO DE LUZ NO TETO P/L LUMINÁRIA TIPO PLAFON REDONDO DE AÇO E VIDRO 2x LÂMPADAS LED 9W
	LUMINÁRIA BUNDADA DE SOBREPOR COM 2x LÂMPADAS TUBULARES LED 20W CADA, TEM DE COR 6000K
	LUMINÁRIA TIPO CALHA DE SOBREPOR COM 2x LÂMPADAS TUBULARES LED 20W CADA, TEM DE COR 6000K
	PONTO DE LUZ NA PAREDE P/L LUMINÁRIA ARANDELA TIPO TARTARUGA CLÂMPADA LED 9W (h=2,50m)
	REFLETOR LED POTENCIA 50 W 220 V TEMPERATURA DE COR 6000K
	INTERRUPTOR SIMPLES (h=1,30m) 1 TECLA / 2 TECLAS / 3 TECLAS (RESPECTIVAMENTE)
	INTERRUPTOR UMA TECLA PARALELA (h=1,30m)
	INTERRUPTOR DUAS TECLAS PARALELAS (h=1,30m)
	TOMADA PADRÃO ABNT 10A BAIXA h=0,30m / MÉDIA h=1,30m / ALTA h=2,30m (RESPECTIVAMENTE)
	TOMADA PADRÃO ABNT 10A + INTERRUPTOR SIMPLES MÉDIA h=1,30m
	TOMADA PADRÃO ABNT 10A + 2 INTERRUPTORES SIMPLES MÉDIA h=1,30m
	TOMADA PADRÃO ABNT 10A + INTERRUPTOR PARALELO MÉDIA h=1,30m
	TOMADA PADRÃO ABNT 20A PARA AR CONDICIONADO ALTA h=2,1m
	CAIXA DE PASSAGEM 2x4" EMBUTIDA NA PAREDE
	FOTOCÉLULA (RELÉ-FOTOELÉTRICO), P max: 800 W (h=2,50m)
	QUADRO DE DISTRIBUIÇÃO DE ELÉTRICA (h=1,40m DO CENTRO DO PAINEL AO PISO ACABADO)
	CONDUTORES FASE, NEUTRO, TERRA, RETORN., 220 VAC (CONDUTORES NÃO COTADOS SÃO DE SEÇÃO #2,5mm²)
	ELETRODUTO CORRUGADO Ø3/4" EMBUTIDO NA LAJE DO TETO, NA LAJE OU PAREDE
	DUTO RÍGIDO Ø3/4"
	CURVA ROSCAVEL RAIO CURTO 3/4"
	CONDUTE TIPO "E" PARA ELETRODUTO 3/4"
	SAÍDA LATERAL DE PERFILADO PARA ELETRODUTO 3/4" (UMA SAÍDA / DUAS SAÍDAS (RESPECTIVAMENTE))
	FLANGE DE FIXAÇÃO PARA PERFILADO 38 X 38 MM
	EMENDA TIPO "T" PARA PERFILADO 38 X 38 MM
	EMENDA TIPO "L" PARA PERFILADO 38 X 38 MM
	EMENDA TIPO "T" PARA PERFILADO 38 X 38 MM
	EMENDA TIPO "X" PARA PERFILADO 38 X 38 MM
	PERFIL GANCHO CURTO DE FIXAÇÃO EM PERFILADO 38 X 38 MM PARA LUMINÁRIA




SECRETARIA DE INFRAESTRUTURA URBANA
UNIDADE DE BANCO DE PROJETOS

Projeto: PROJETO ELETRICO
CENTRO DE BEM ESTAR ANIMAL

Conteúdo: EDIFICAÇÃO 6 E 7


Autor(es): Fabricio de Andrade		Ass.: _____		Requerente: PREFEITURA MUNICIPAL DE JOINVILLE	
Engº Eletricista Crea/SC: 143270-B		Ass.: _____		Escola: INDICADA	Desenhista CAD: Fabricio
Co-Autor(es): _____		Ass.: _____		Código: GBP-M-BANIM-E-R0	
Ordenador da despesa: _____		Ass.: _____		Data: OUTUBRO / 2019	Número Prancha: EL 05/07

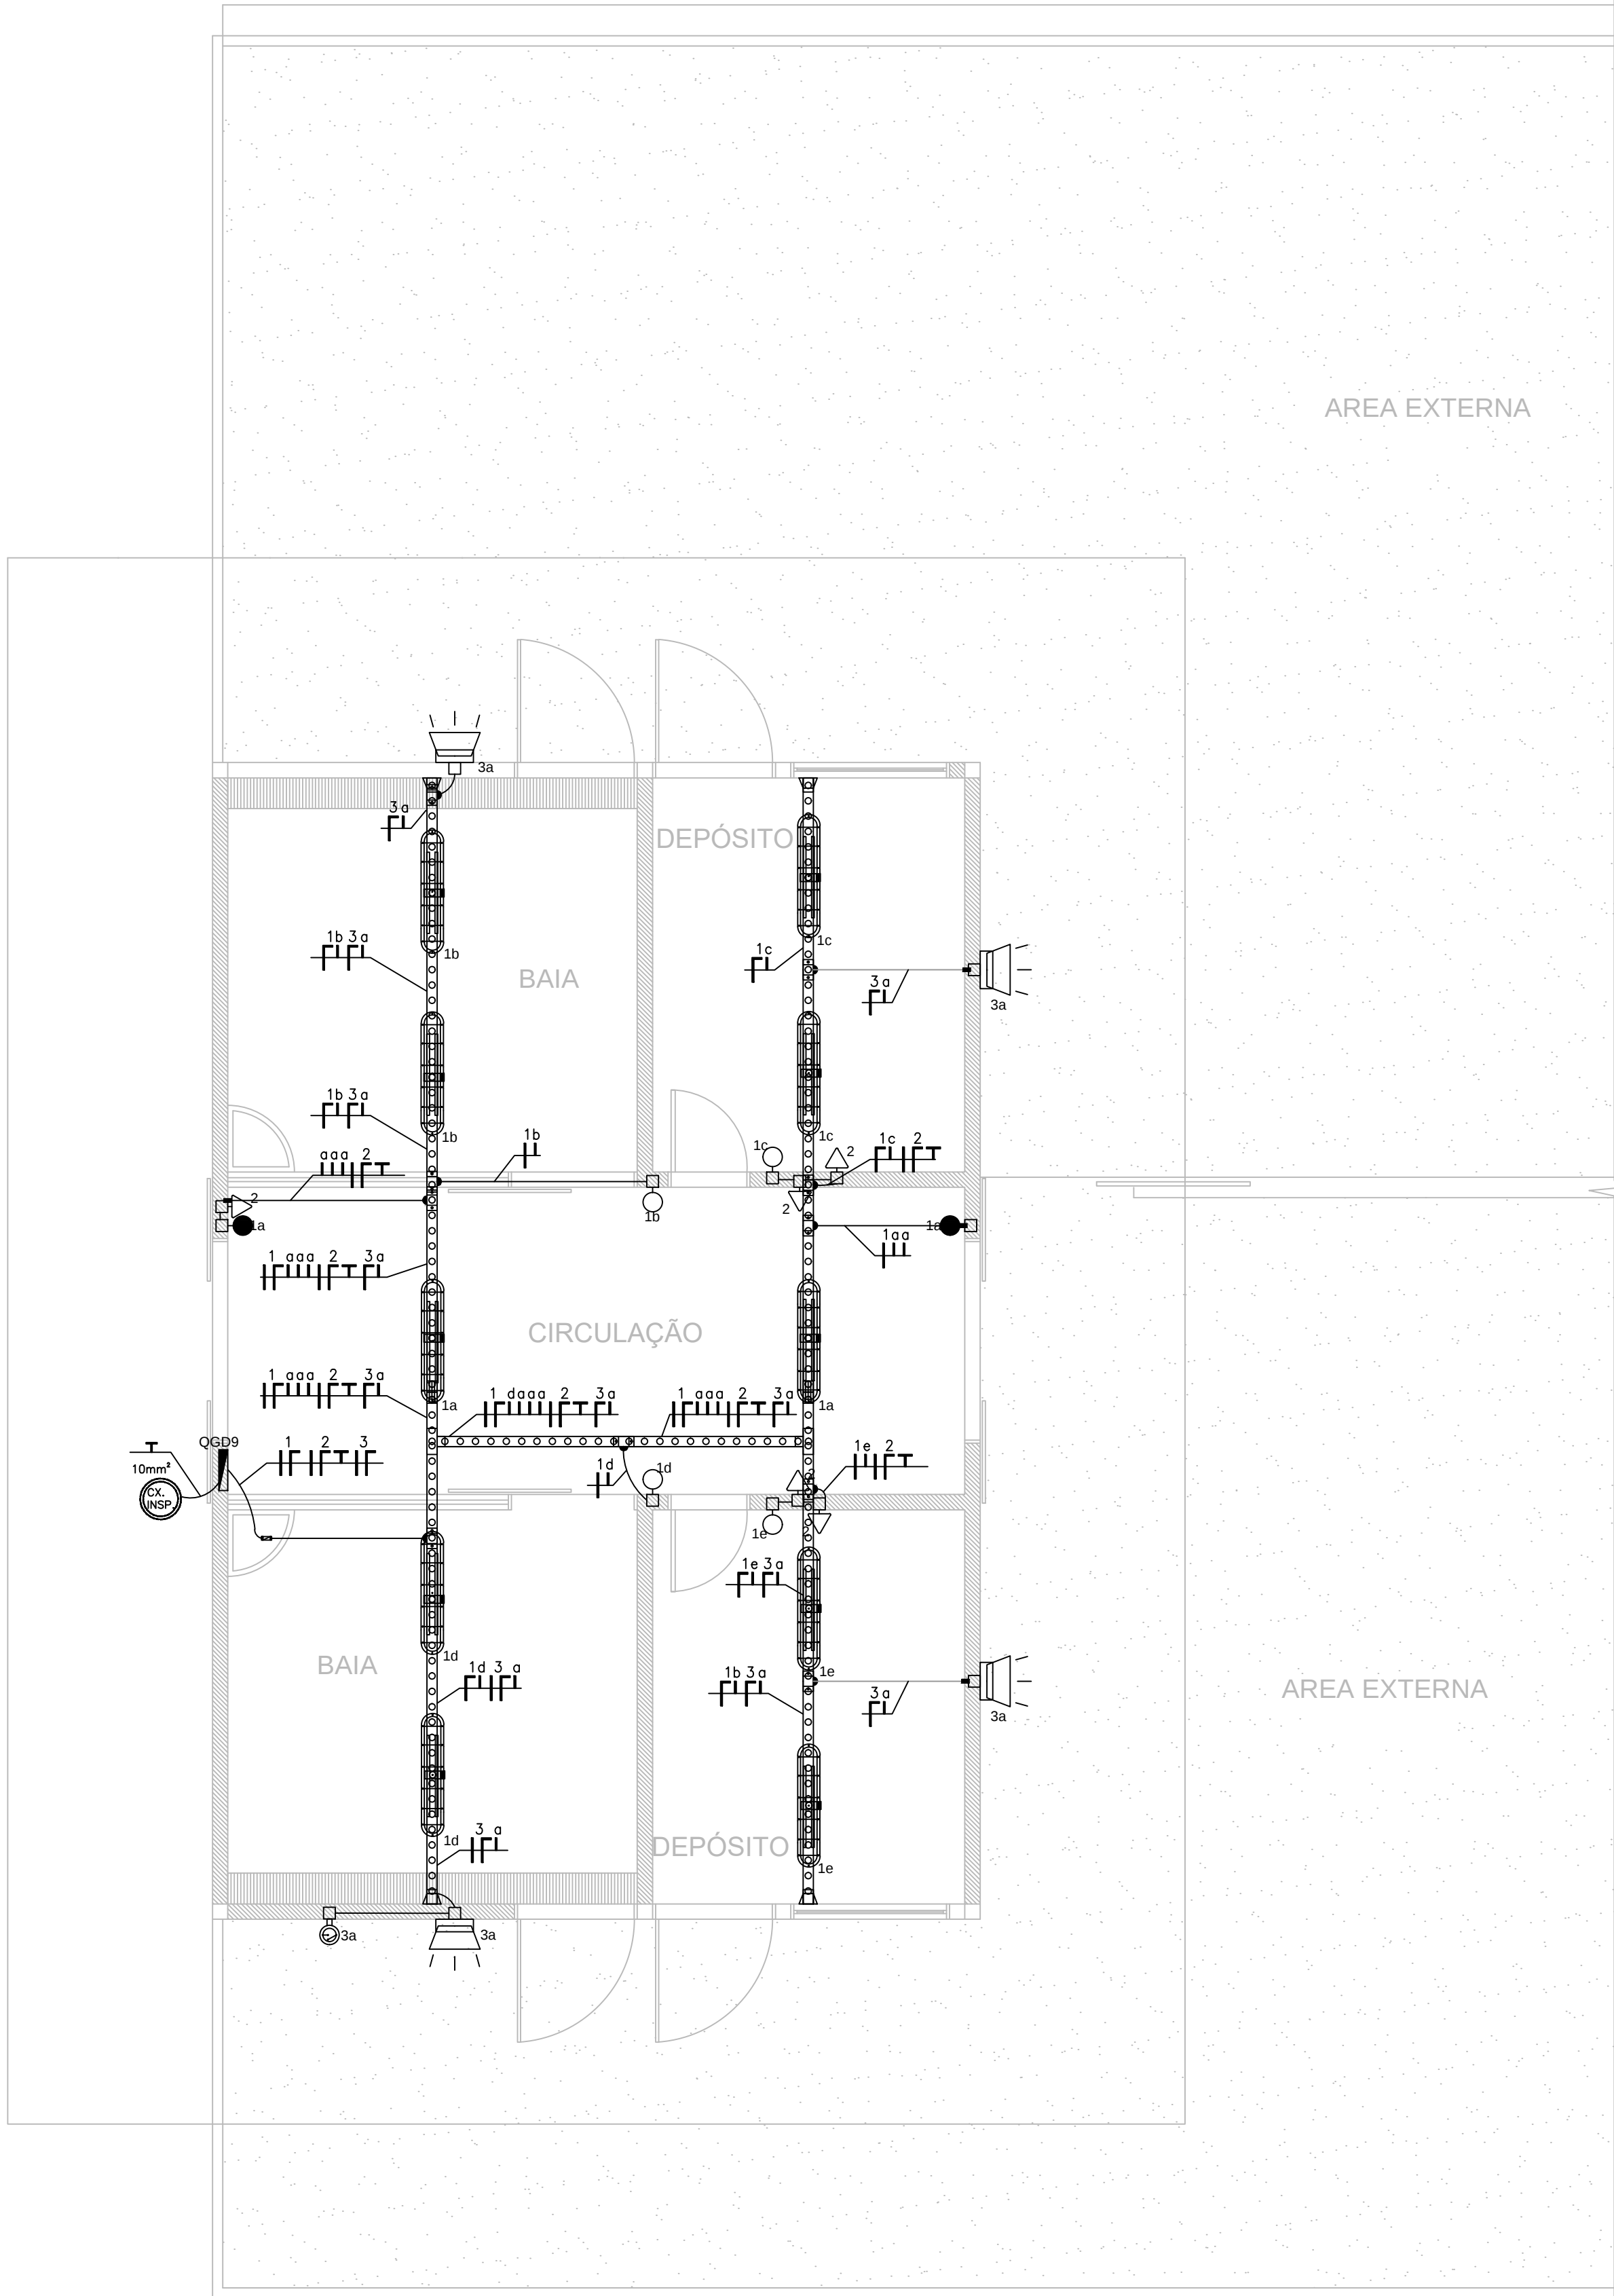

EDIFICAÇÃO 08

PLANTA BAIXA - EQUESTRE

Escala 1/50

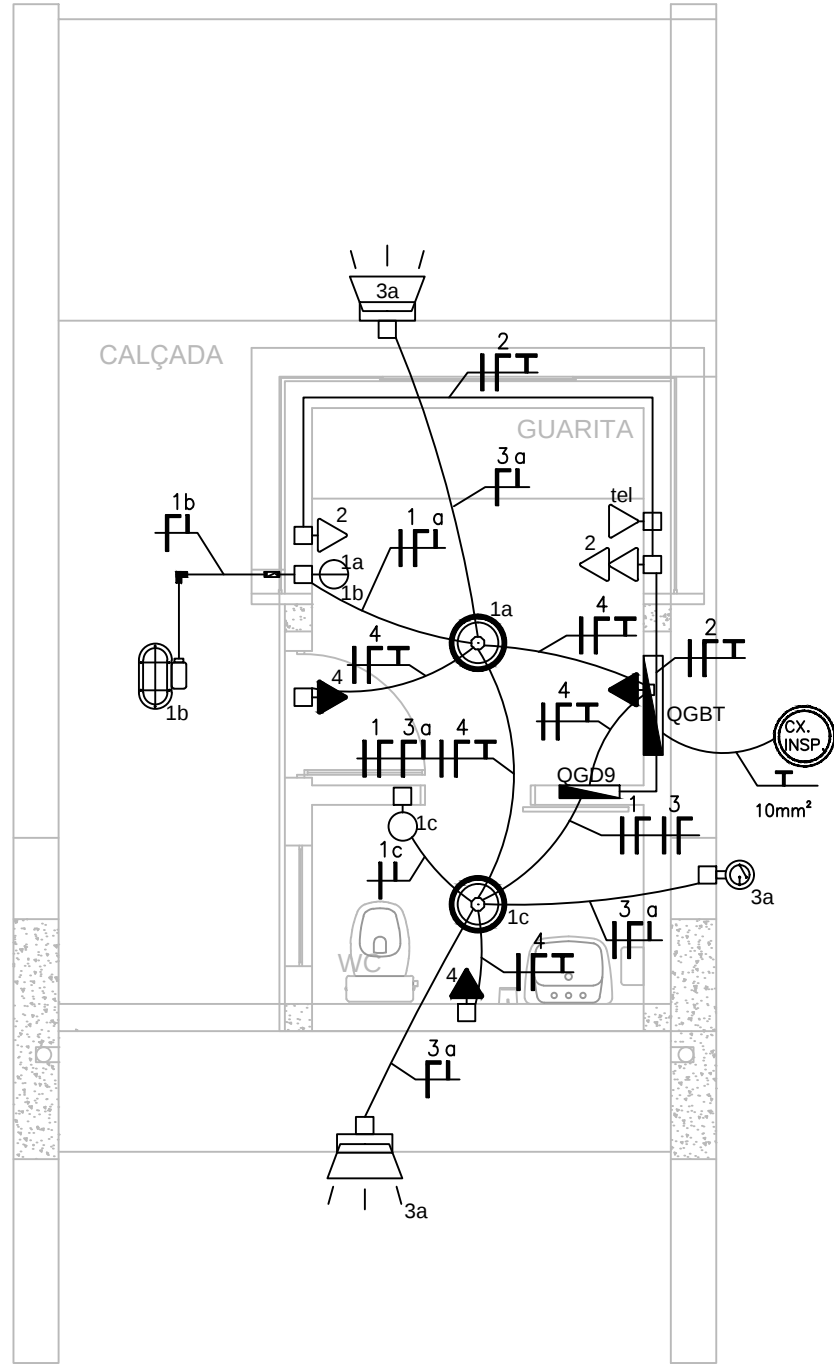

EDIFICAÇÃO 09

PLANTA BAIXA - GUARITA

Escala 1/50

LEGENDA	
SÍMBOLO	DESCRIÇÃO
	PONTO DE LUZ NO TETO P/ LUMINÁRIA TIPO PLAFON REDONDO DE AÇO E VIDRO Q/ 2X LÂMPADAS LED 9W
	LUMINÁRIA BUNDADA DE SOBREPOR COM 2X LÂMPADAS TUBULARES LED 20W CADA, TEM DE COR 6000K
	LUMINÁRIA TIPO CALHA DE SOBREPOR COM 2X LÂMPADAS TUBULARES LED 20W CADA, TEM DE COR 6000K
	PONTO DE LUZ NA PAREDE P/ LUMINÁRIA ARANDELA TIPO TARTARUGA CLÂMPADA LED 9W (h=2,50m)
	REFLETOR LED POTENCIA 50 W 220 V TEMPERATURA DE COR 6000K
	INTERRUPTOR SIMPLES (h=1,30m) 1 TECLA / 2 TECLAS / 3 TECLAS (RESPECTIVAMENTE)
	INTERRUPTOR UMA TECLA PARALELA (h=1,30m)
	INTERRUPTOR DUAS TECLAS PARALELAS (h=1,30m)
	TOMADA PADRÃO ABNT 10A BAIXA h=0,30m / MÉDIA h=1,30m / ALTA h=2,30m (RESPECTIVAMENTE)
	TOMADA PADRÃO ABNT 10A + INTERRUPTOR SIMPLES MÉDIA h=1,30m
	TOMADA PADRÃO ABNT 10A + 2 INTERRUPTORES SIMPLES MÉDIA h=1,30m
	TOMADA PADRÃO ABNT 10A + INTERRUPTOR PARALELO MÉDIA h=1,30m
	TOMADA PADRÃO ABNT 20A PARA AR CONDICIONADO ALTA h=2,1m
	CAIXA DE PASSAGEM 2X4" EMBUTIDO NA PAREDE
	FOTOCÉLULA (RELÉ-FOTOELÉTRICO); P max: 800 W (h=2,50m)
	QUADRO DE DISTRIBUIÇÃO DE ELÉTRICA (h=1,40m DO CENTRO DO PAINEL AO PISO ACABADO)
	CONDUTORES FASE, NEUTRO, TERRA, RETORN, 220 VAC (CONDUTORES NÃO COTADOS SÃO DE SEÇÃO #2,5mm²)
	ELETRODUTO CORRUGADO Ø3/4" EMBUTIDO NA LAJE DO TETO, NA LAJE OU PAREDE
	DUTO RÍGIDO Ø3/4"
	CURVA ROSCAVEL RAIO CURTO 3/4"
	CONDULETE TIPO "E" PARA ELETRODUTO 3/4"
	SAÍDA LATERAL DE PERFILADO PARA ELETRODUTO 3/4" UMA SAÍDA / DUAS SAÍDAS (RESPECTIVAMENTE)
	FLANGE DE FIXAÇÃO PARA PERFILADO 38 X 38 MM
	EMENDA TIPO "T" PARA PERFILADO 38 X 38 MM
	EMENDA TIPO "L" PARA PERFILADO 38 X 38 MM
	EMENDA TIPO "T" PARA PERFILADO 38 X 38 MM
	EMENDA TIPO "X" PARA PERFILADO 38 X 38 MM
	PERFIL GANCHO CURTO DE FIXAÇÃO EM PERFILADO 38 X 38 MM PARA LUMINÁRIA



SECRETARIA DE INFRAESTRUTURA URBANA
UNIDADE DE BANCO DE PROJETOS

Projeto:	PROJETO ELETRICO CENTRO DE BEM ESTAR ANIMAL	
Conteúdo:	EDIFICAÇÃO 8 E 9	
Autor(es):	Ass.:	Requerente:
Fabricio de Andrade		PREFEITURA MUNICIPAL DE JOINVILLE
Engº Eletricista Crea/SC: 143270-B		Escola: INDICADA
Co-Autor(es):	Ass.:	Desenhista CAD: Fabricio
		Código: GBP-M-BANIM-E-R0
Ordenador da despesa:	Ass.:	Data: OUTUBRO / 2019
		Número Prancha: EL 06/07

OUTUBRO / 2019 EL C