


PLANTA BAIXA NIVEIS -1.10/0,00  
ESCALA 1:250

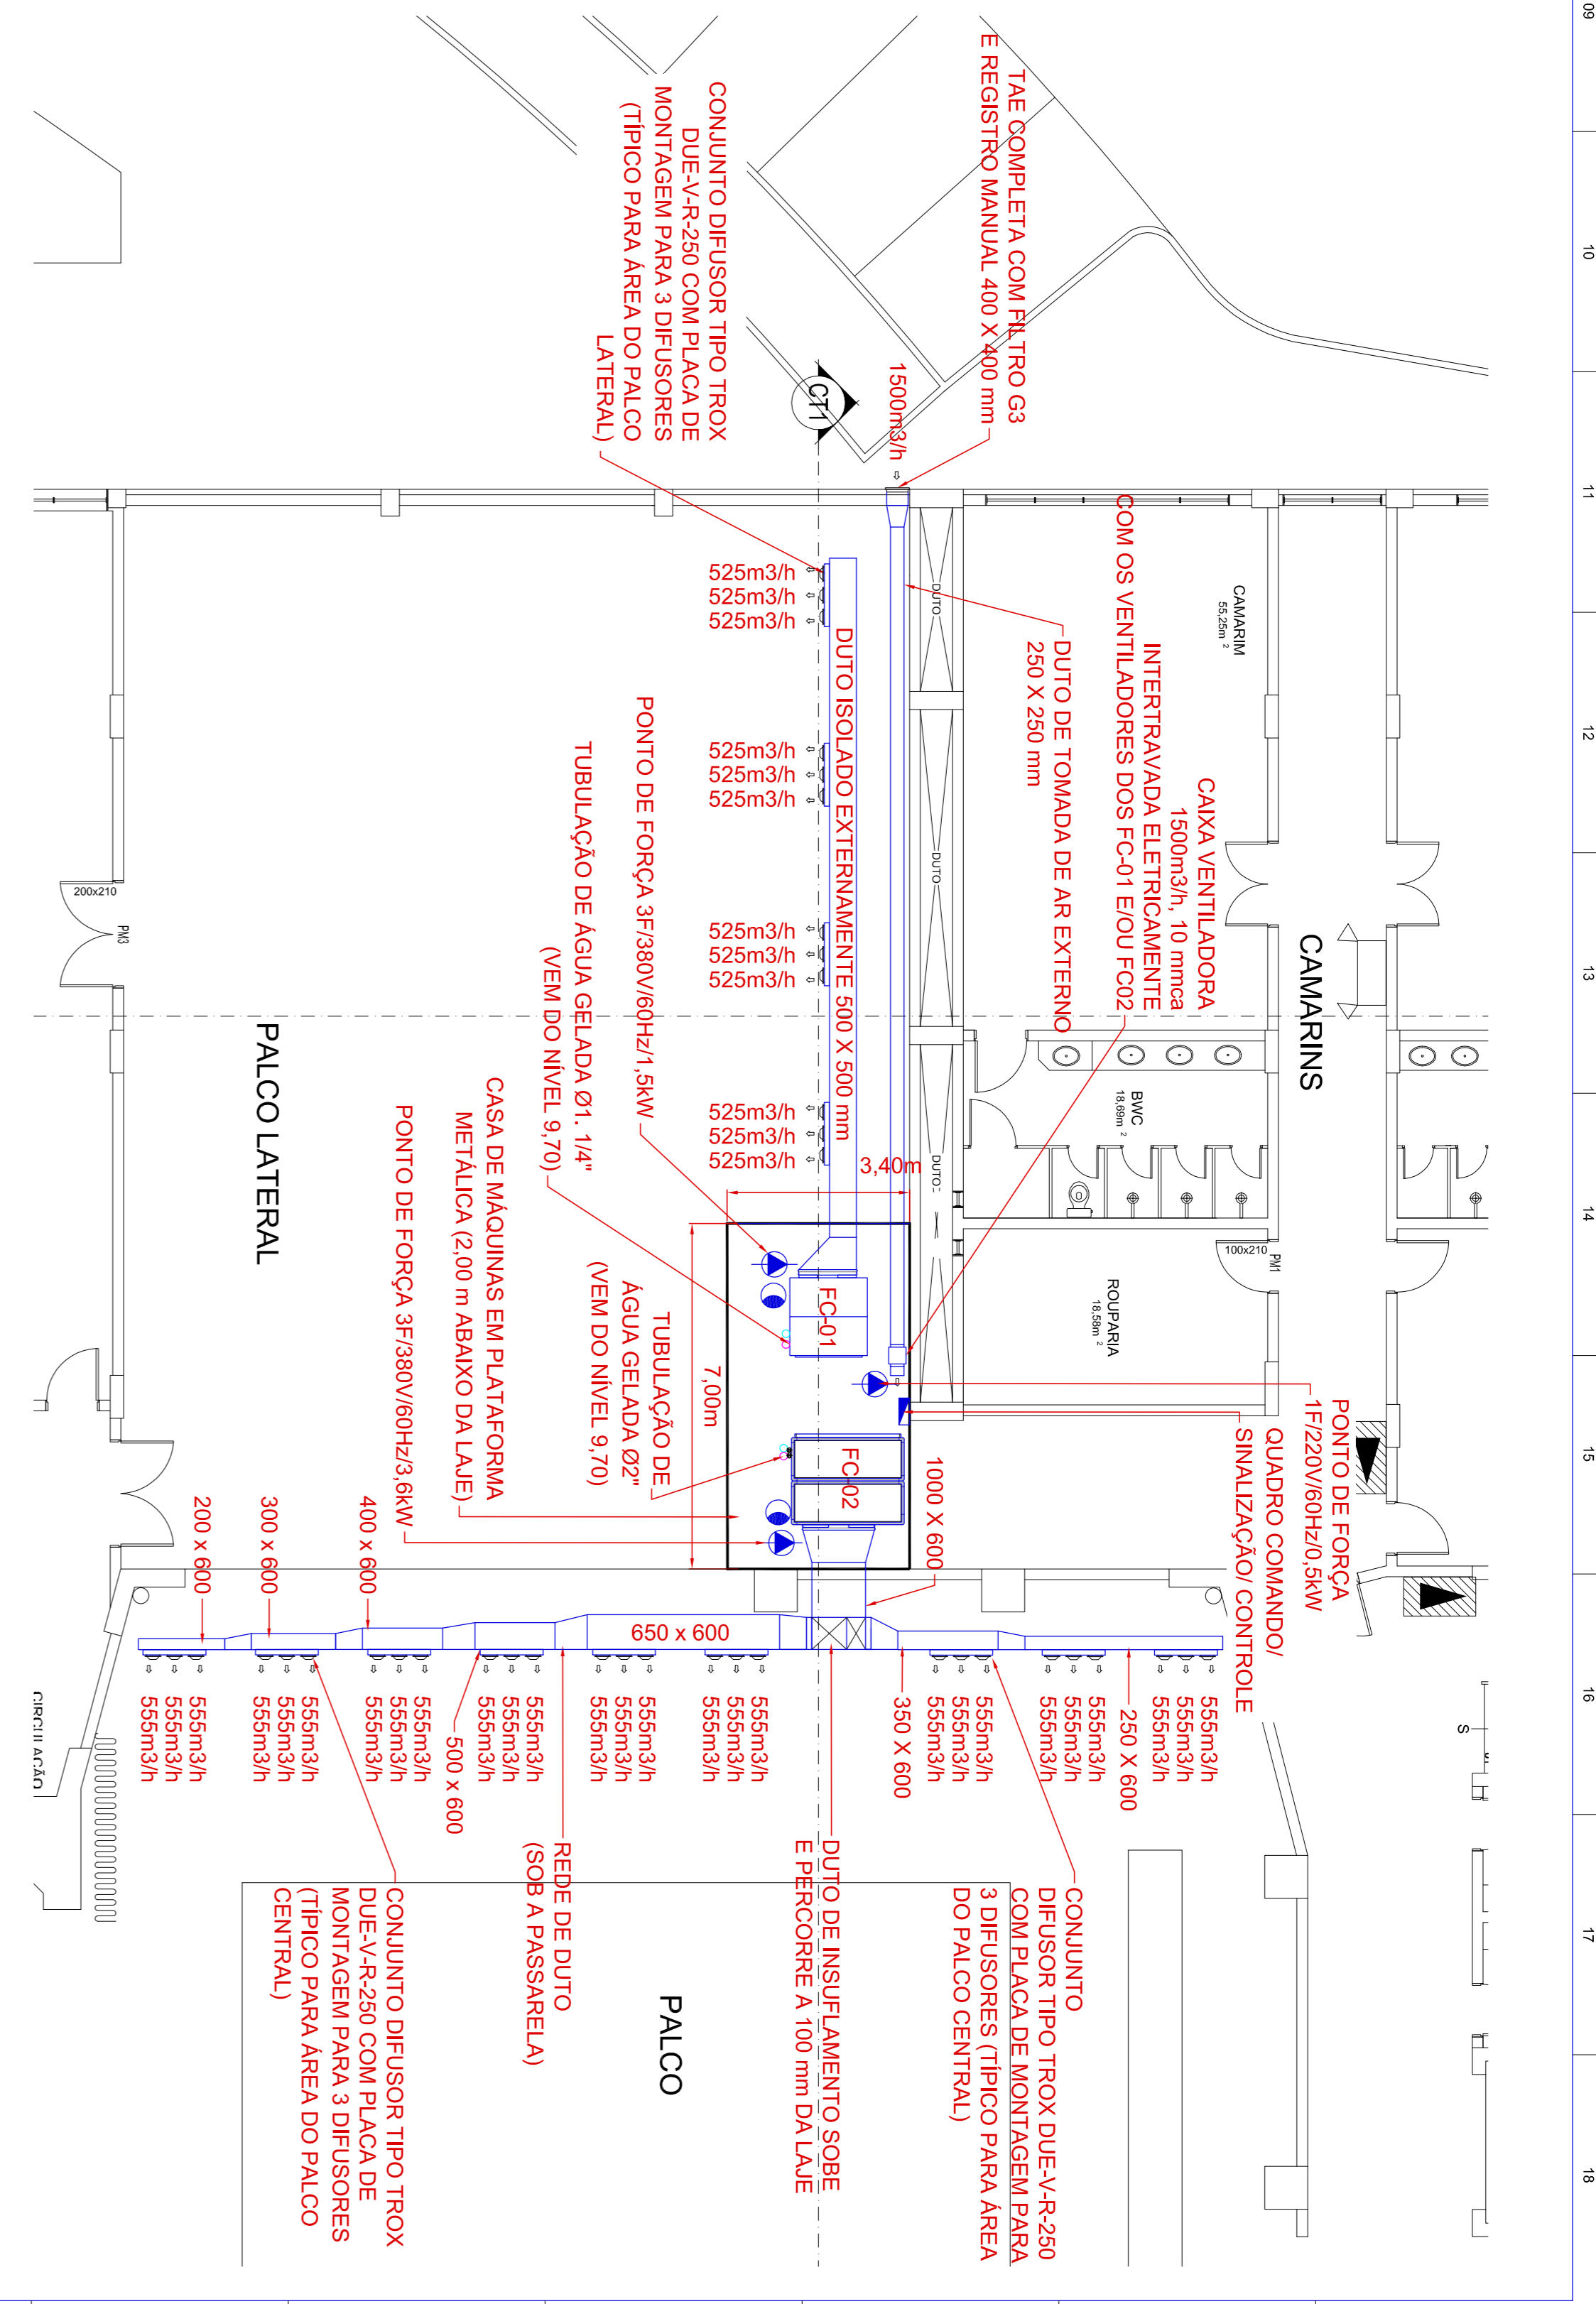

PLANTA BAIXA - PALCO LATERAL/ CENTRAL  
ESCALA 1:100

**LEGENDA / SIMBOLOGIA:**

- = PONTO DE FORÇA
- = PONTO DE DRENO PARA LAJO SIFONADO Ø20mm
- = LINHA DE AVANÇO DE ÁGUA GELADA
- = LINHA DE RETORNO DE ÁGUA GELADA

**FUNDAÇÃO CULTURAL DE JOINVILLE**  
Rodrigo COELHO  
Vice-presidente e Presidente da Fundação Cultural de Joinville

**Clima shop**  
qualidade do ar interno Ltda.

**PROJETO DE CLIMATIZAÇÃO**  
Fundação Cultural de Joinville  
Arena do Centreventos Cau Hansen  
Planta Níveis -1/0/1000

Engenheiro: ROGERS ROGERIO FARIAS - CREA/SC 11797-4  
Data: 03/16  
Desenho: CLIMASHOP

03/16  
ULTIMAS REVISÕES  
ENSÃO ANUAL 17/14