



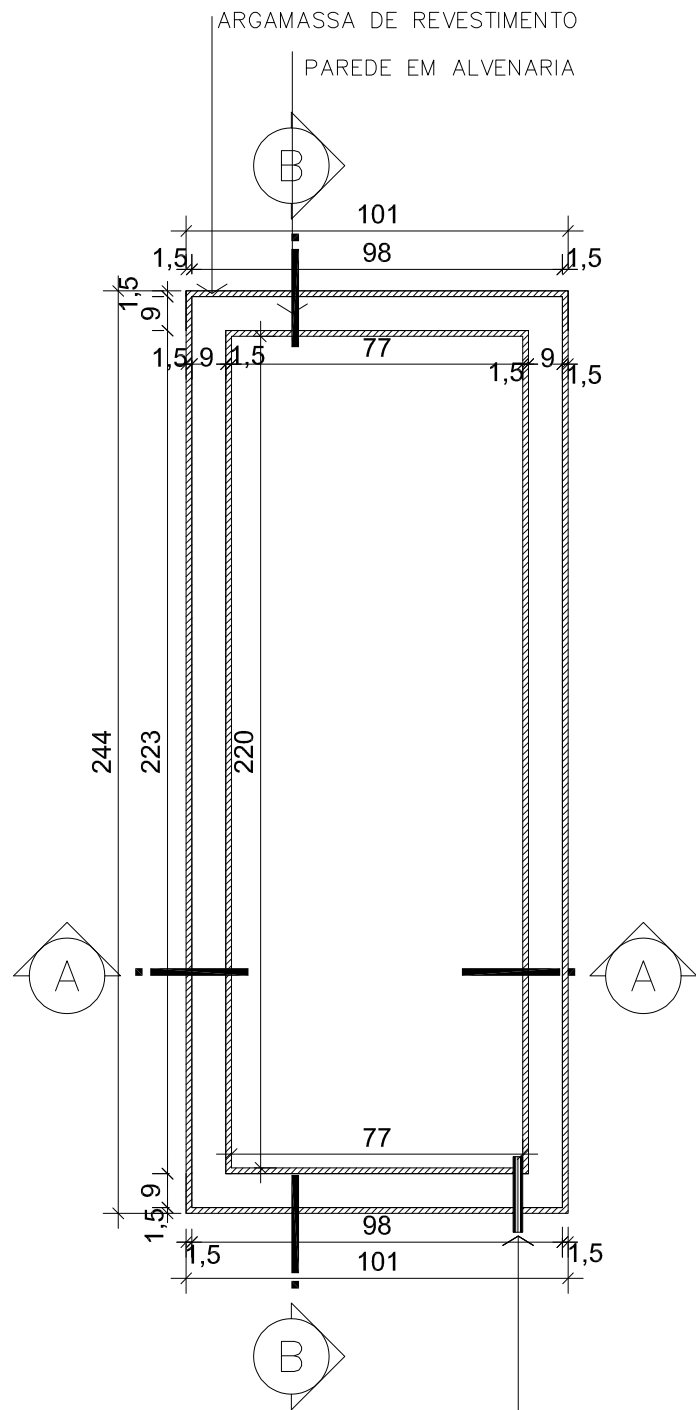


TUBO PVC 25mm PARA ESCOAMENTO DA
ÁGUA PLUVIAL
OBS: DEVERÁ SER LACRADO QUANDO A
CARNEIRA FOR EFETIVAMENTE UTILIZADA

PLANTA BAIXA
Escala 1/20

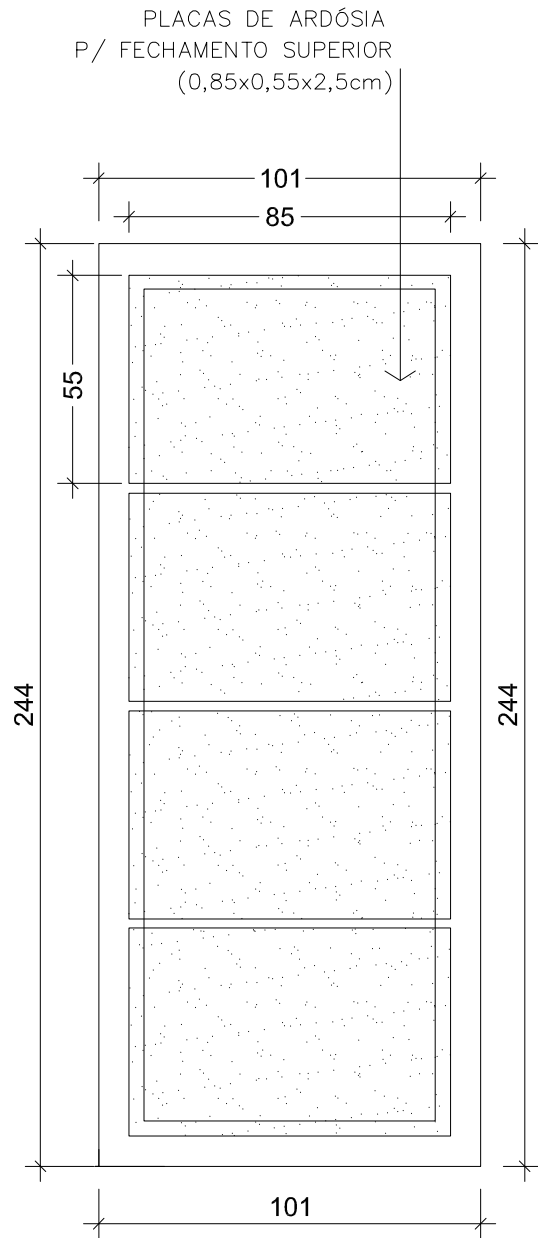


VISTA SUPERIOR
Escala 1/20

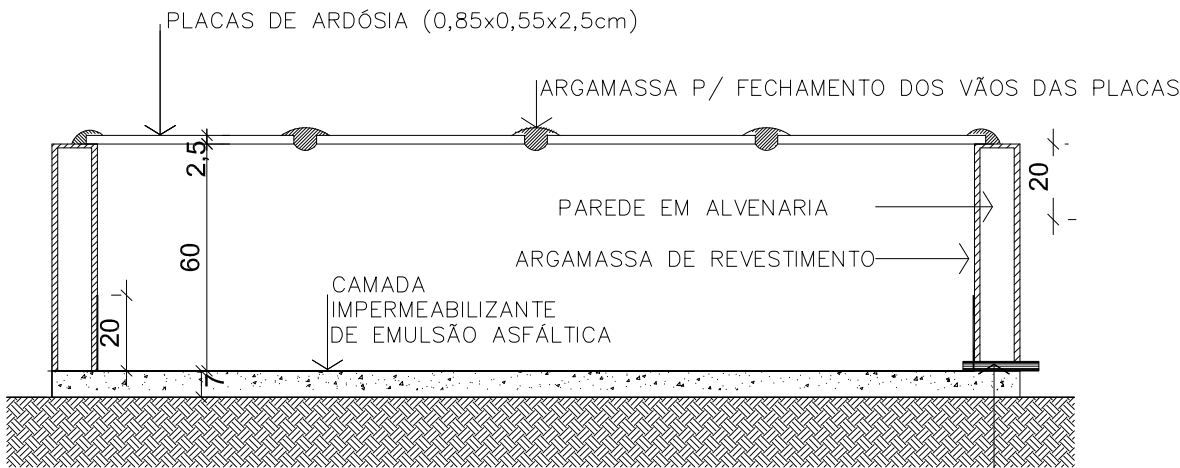

TUBO PVC 25mm PARA ESCOAMENTO DA
ÁGUA PLUVIAL
OBS: DEVERÁ SER LACRADO QUANDO A
CARNEIRA FOR EFETIVAMENTE UTILIZADA

CORTE BB
Escala 1/20

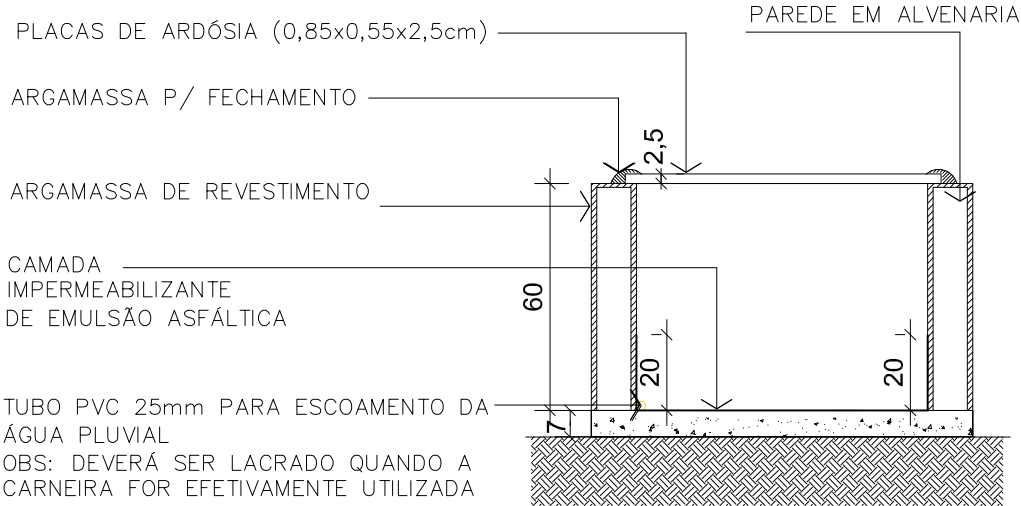

CORTE AA
Escala 1/20

 PREFEITURA MUNICIPAL DE JOINVILLE SECRETARIA DE INFRAESTRUTURA URBANA UNIDADE DE BANCO DE PROJETOS Rua Saguacu, 265 Saguacu, Joinville - SC CEP: 89221-010 (47) 3433-5024	Código: UBP/	Projeto: PROJETO DE ARQUITETURA CARNEIRAS MORTUÁRIAS	
	Requerente: SECRETARIA DO MEIO AMBIENTE - SAMA	Conteúdo: PLANTA BAIXA CORTES AA / BB VISTA SUPERIOR	
	Autor: Arq. Juliano Martins CAU/SC A35181-4	Núm. Prancha: 01/02	
	Desenhista CAD: Gabriella Candal	Data: junho/2024	Escala: 1/20