



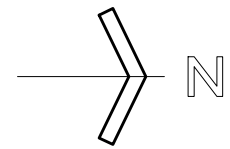

Ponte - Rua Nove de Março

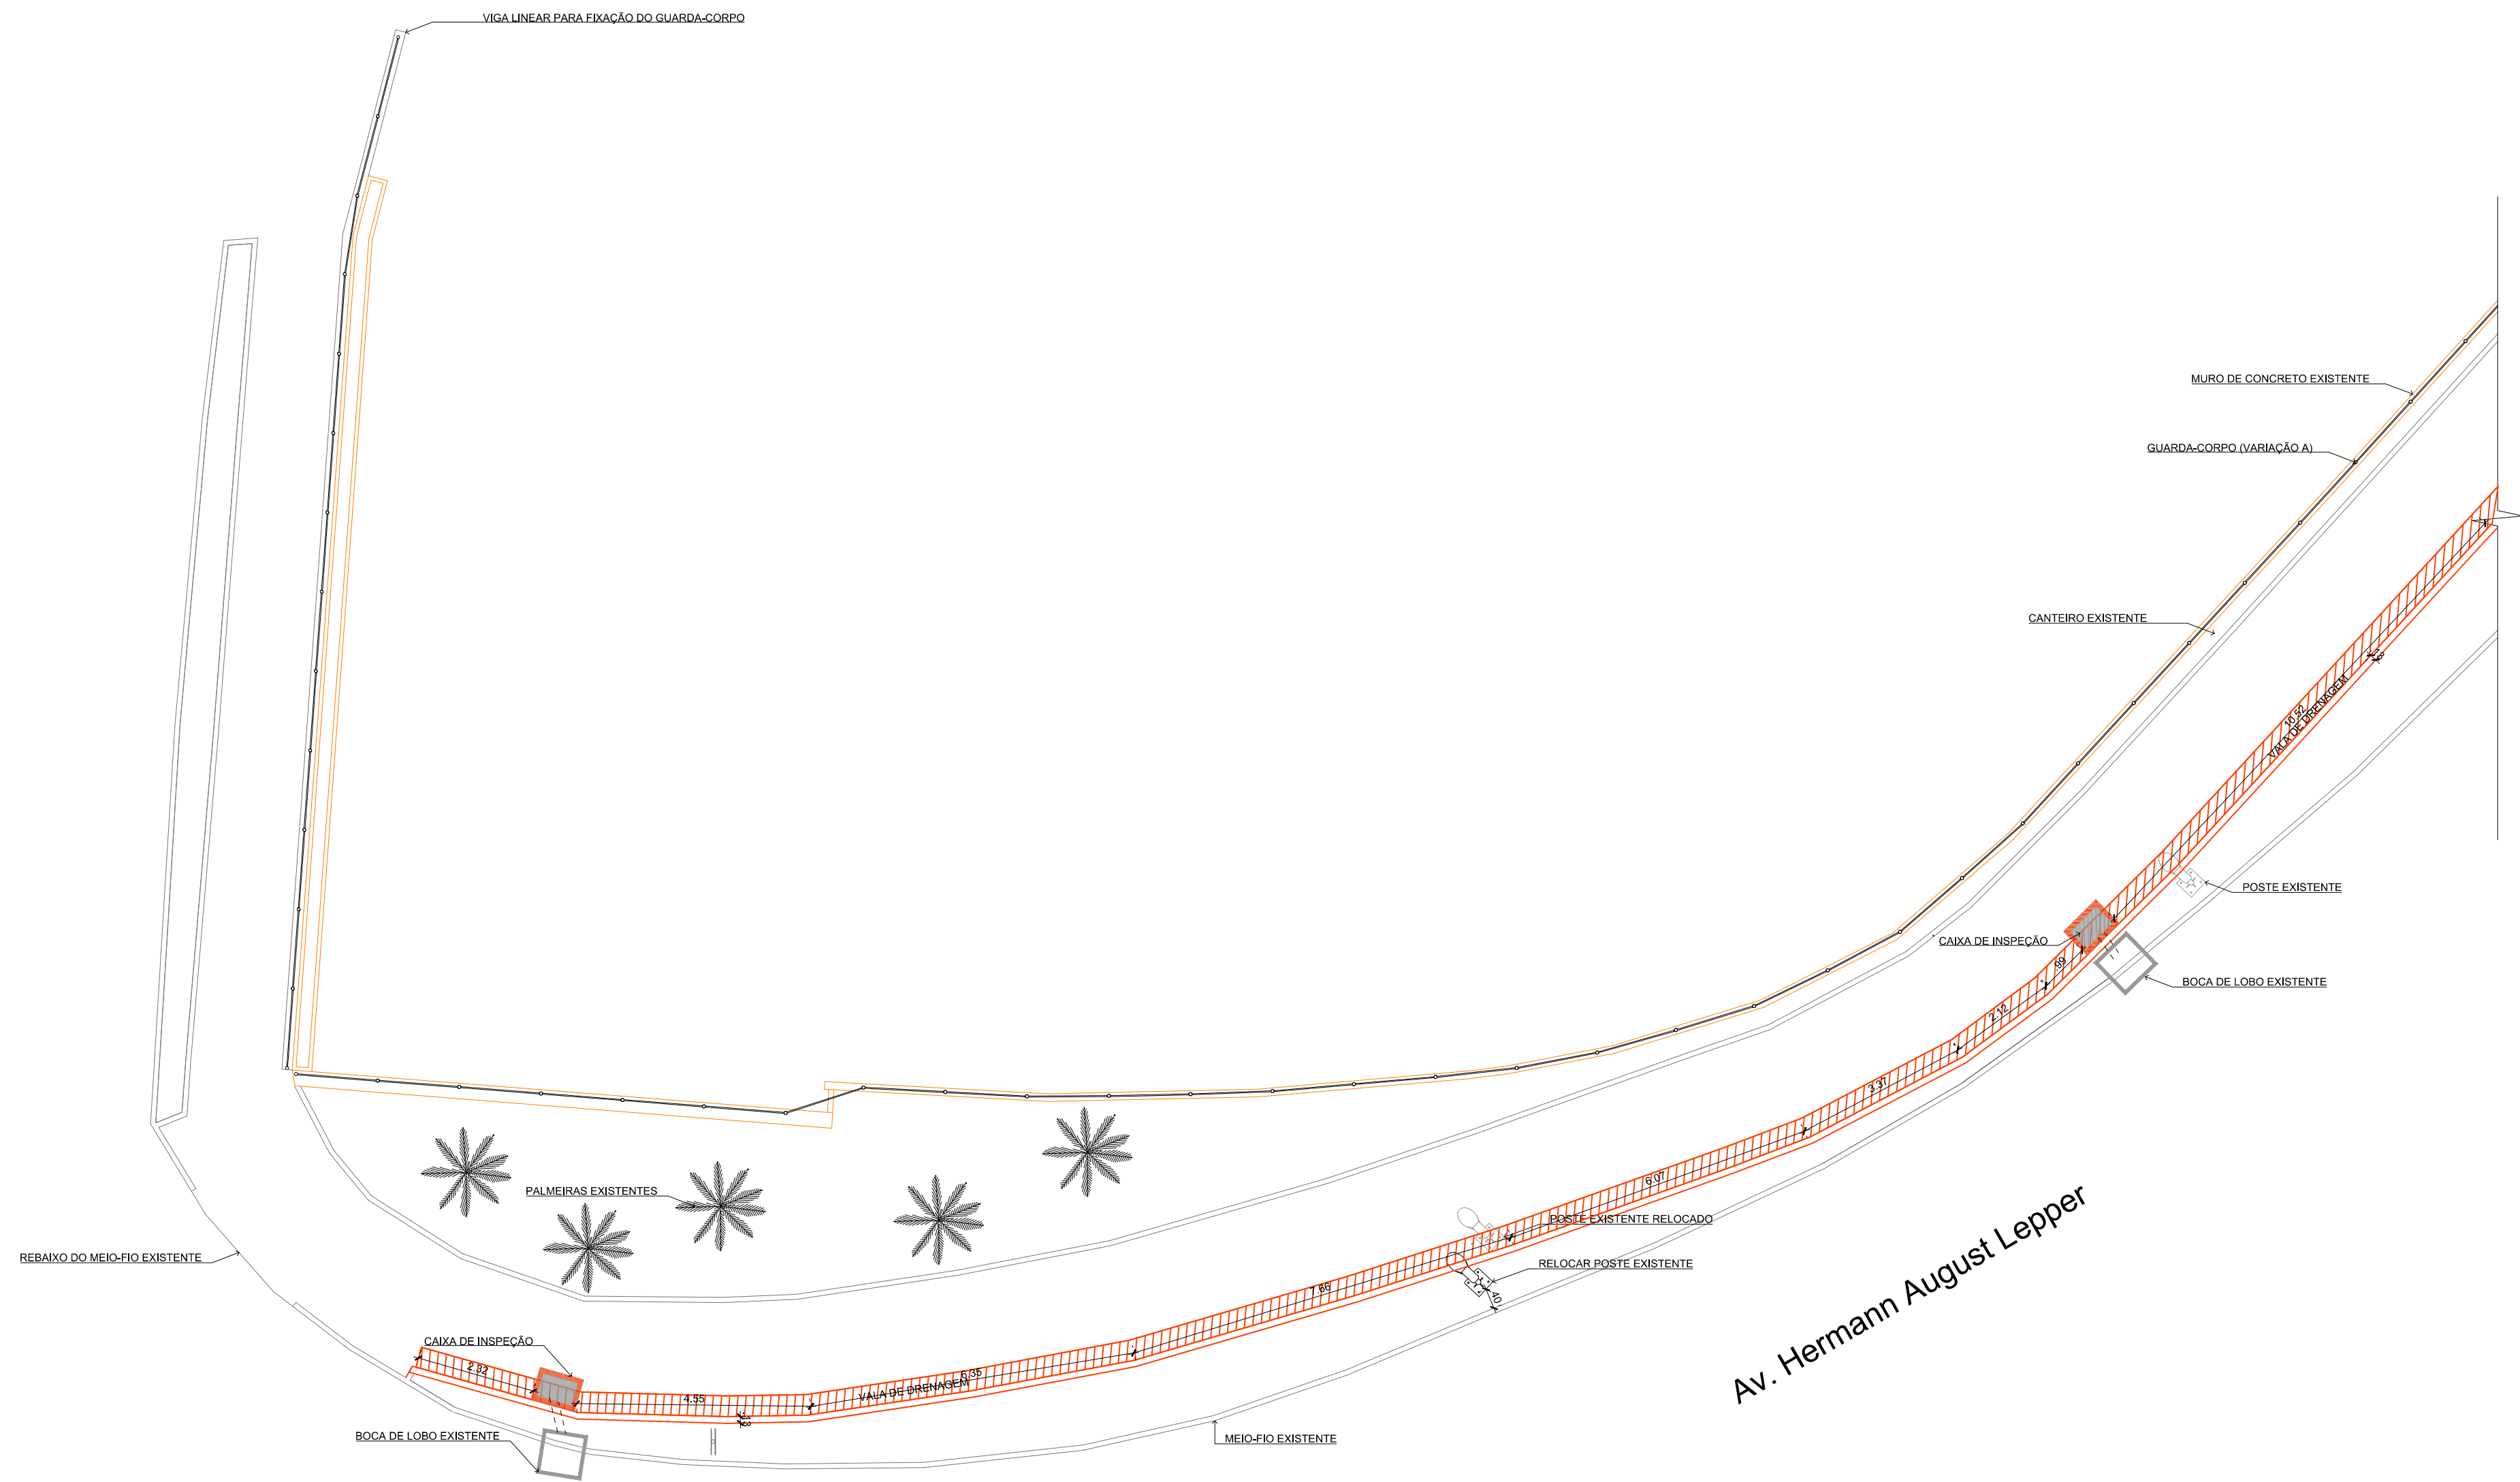

RESIGNIFICAÇÃO DO CENTRO
BOULEVARD DO RIO CACHOEIRA

PROJETO EXECUTIVO
PLANTA DE SITUAÇÃO DAS VALAS DE DRENAGEM

TRECHO 01
Assinado digitalmente por GILSON PEROZIN - CPF 616.793.729-04
Data: 2021.10.19 11:20:15-03'00"

PREFEITURA MUNICIPAL DE JOINVILLE

SECRETARIA DE PLANEJAMENTO URBANO E DESENVOLVIMENTO SUSTENTÁVEL

Assinado digitalmente por
GILSON PEROZIN - CPF
616.793.729-04
Data: 2021.10.19 11:19:52-03'00"


DATA: AGOSTO / 2021
ESCALA: 1:200
UNIDADE: UPL
REQUISITO: PMJ

AUTOR: ENG. GILSON PEROZIN

01
04


DRENAGEM - BOULEVARD.png

7 de Maio de 2021

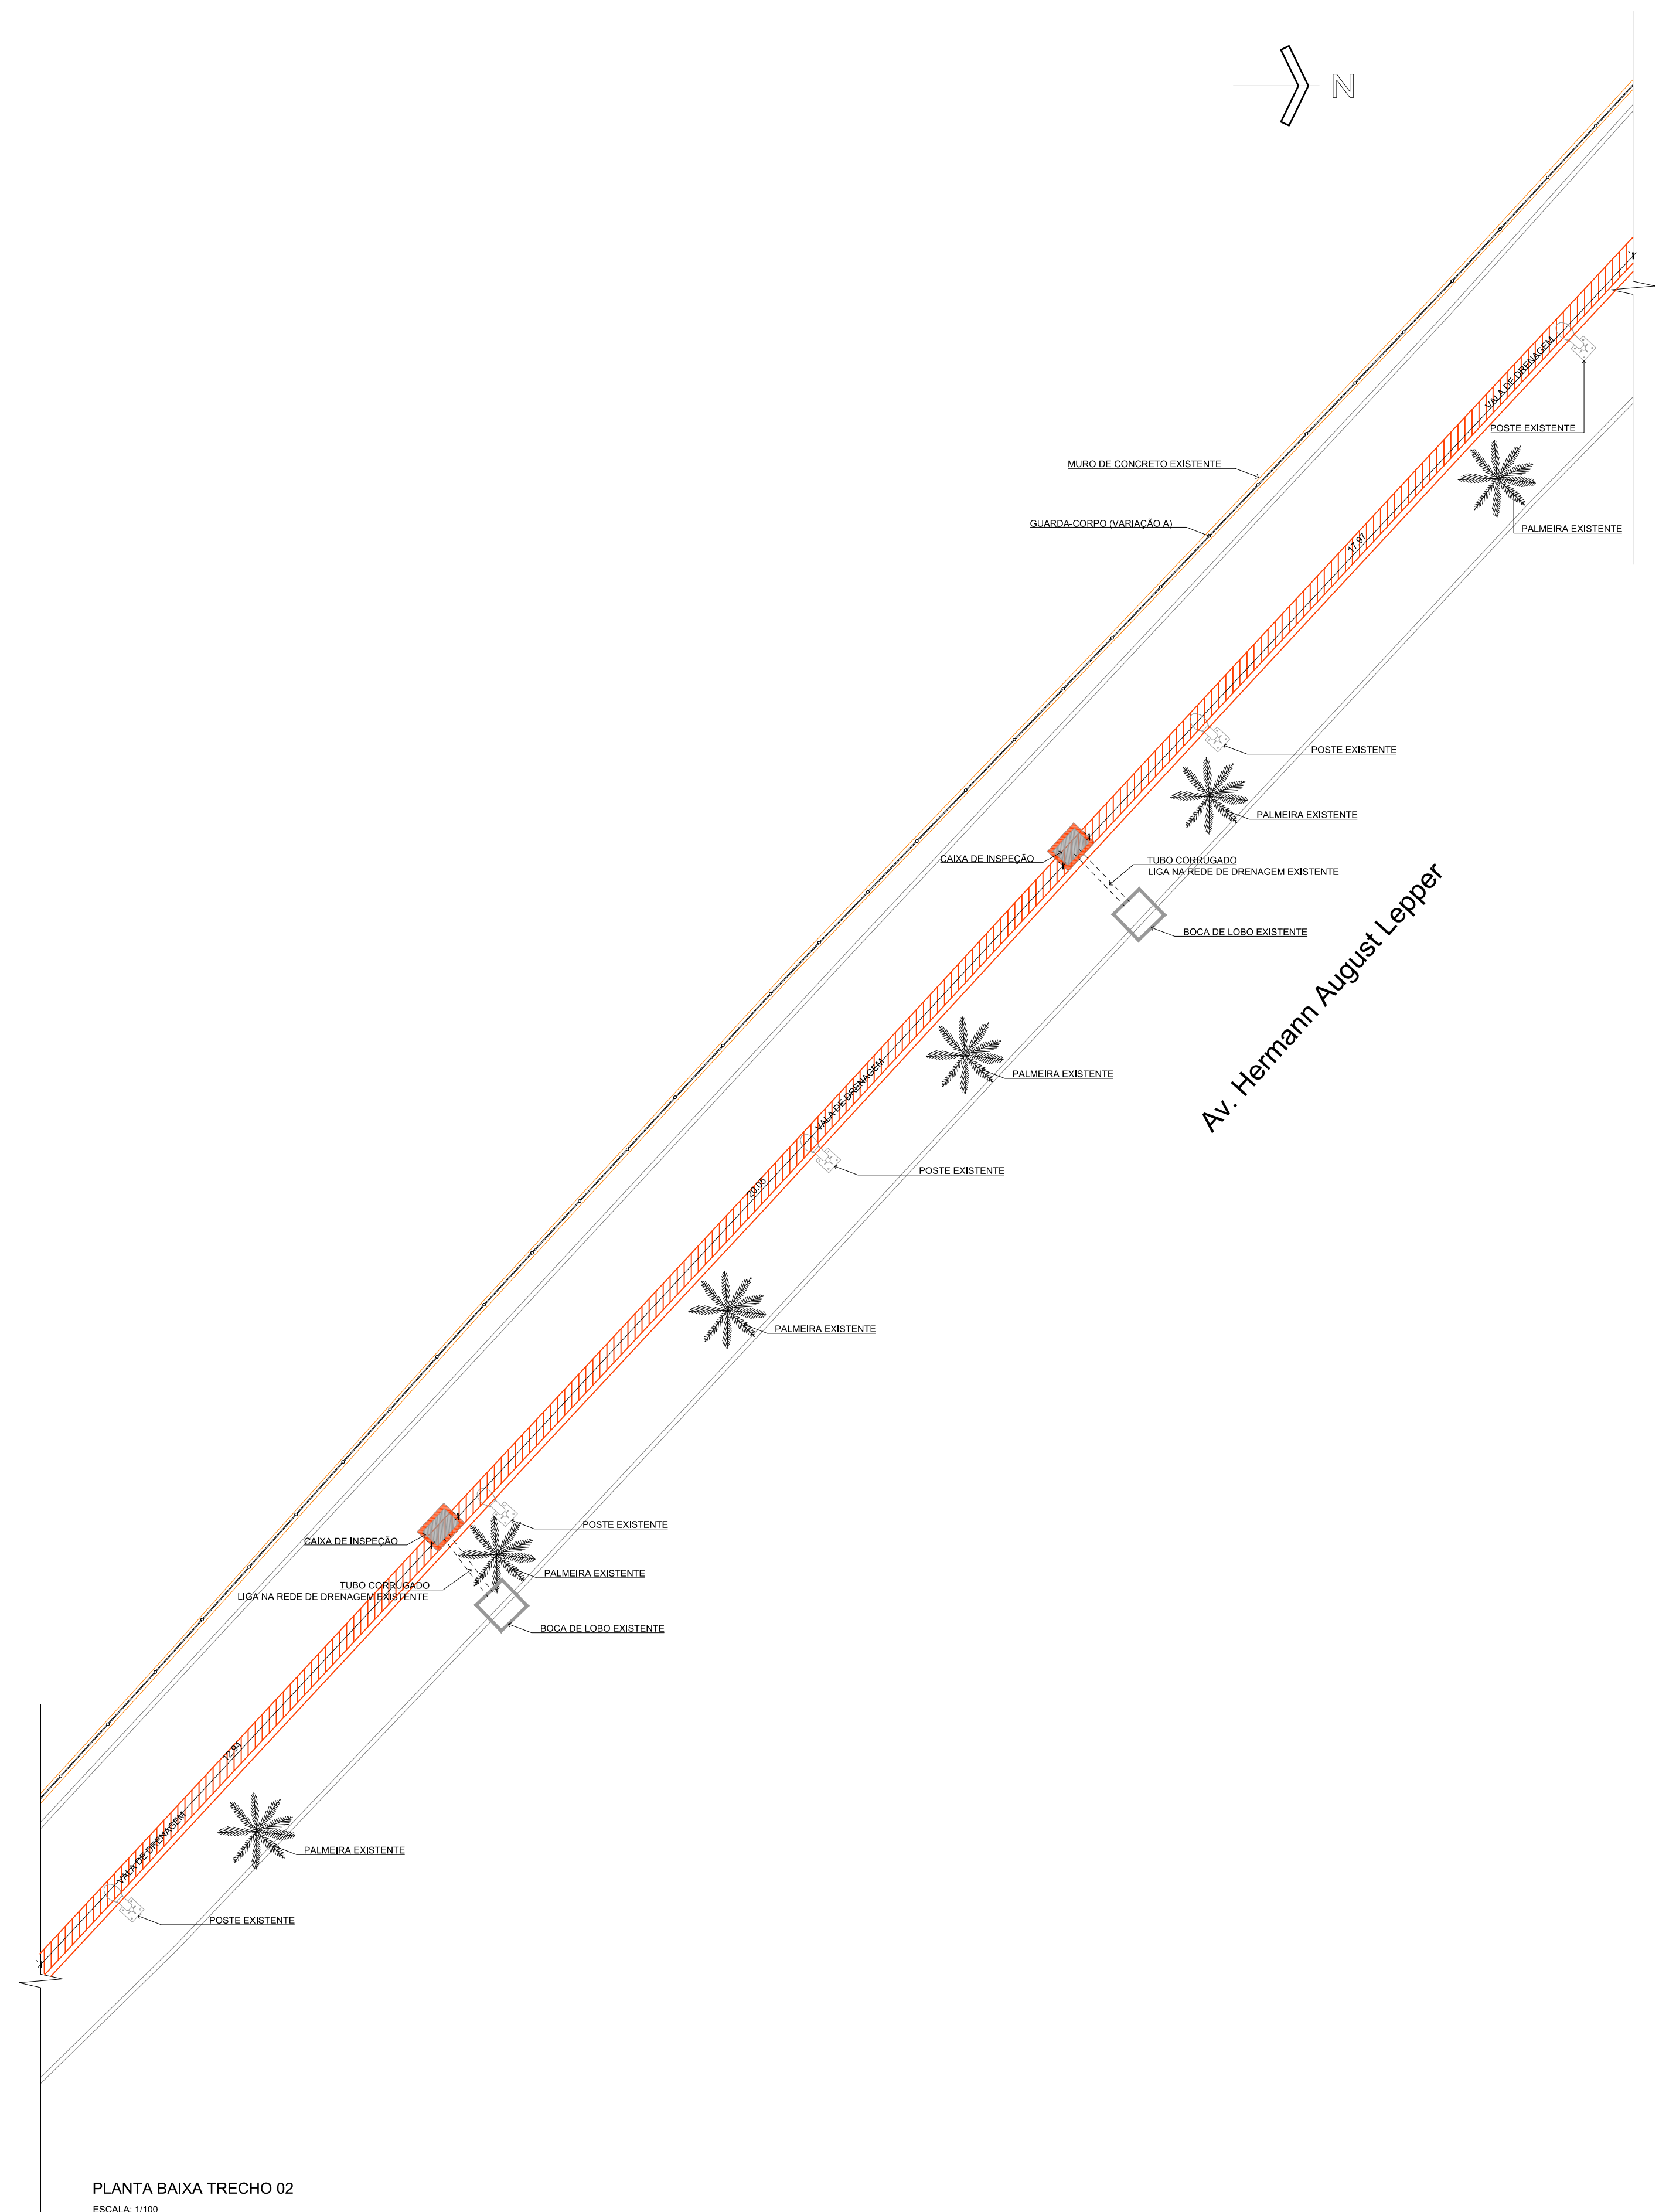

PLANTA BAIXA TRECHO 02
ESCALA: 1/100



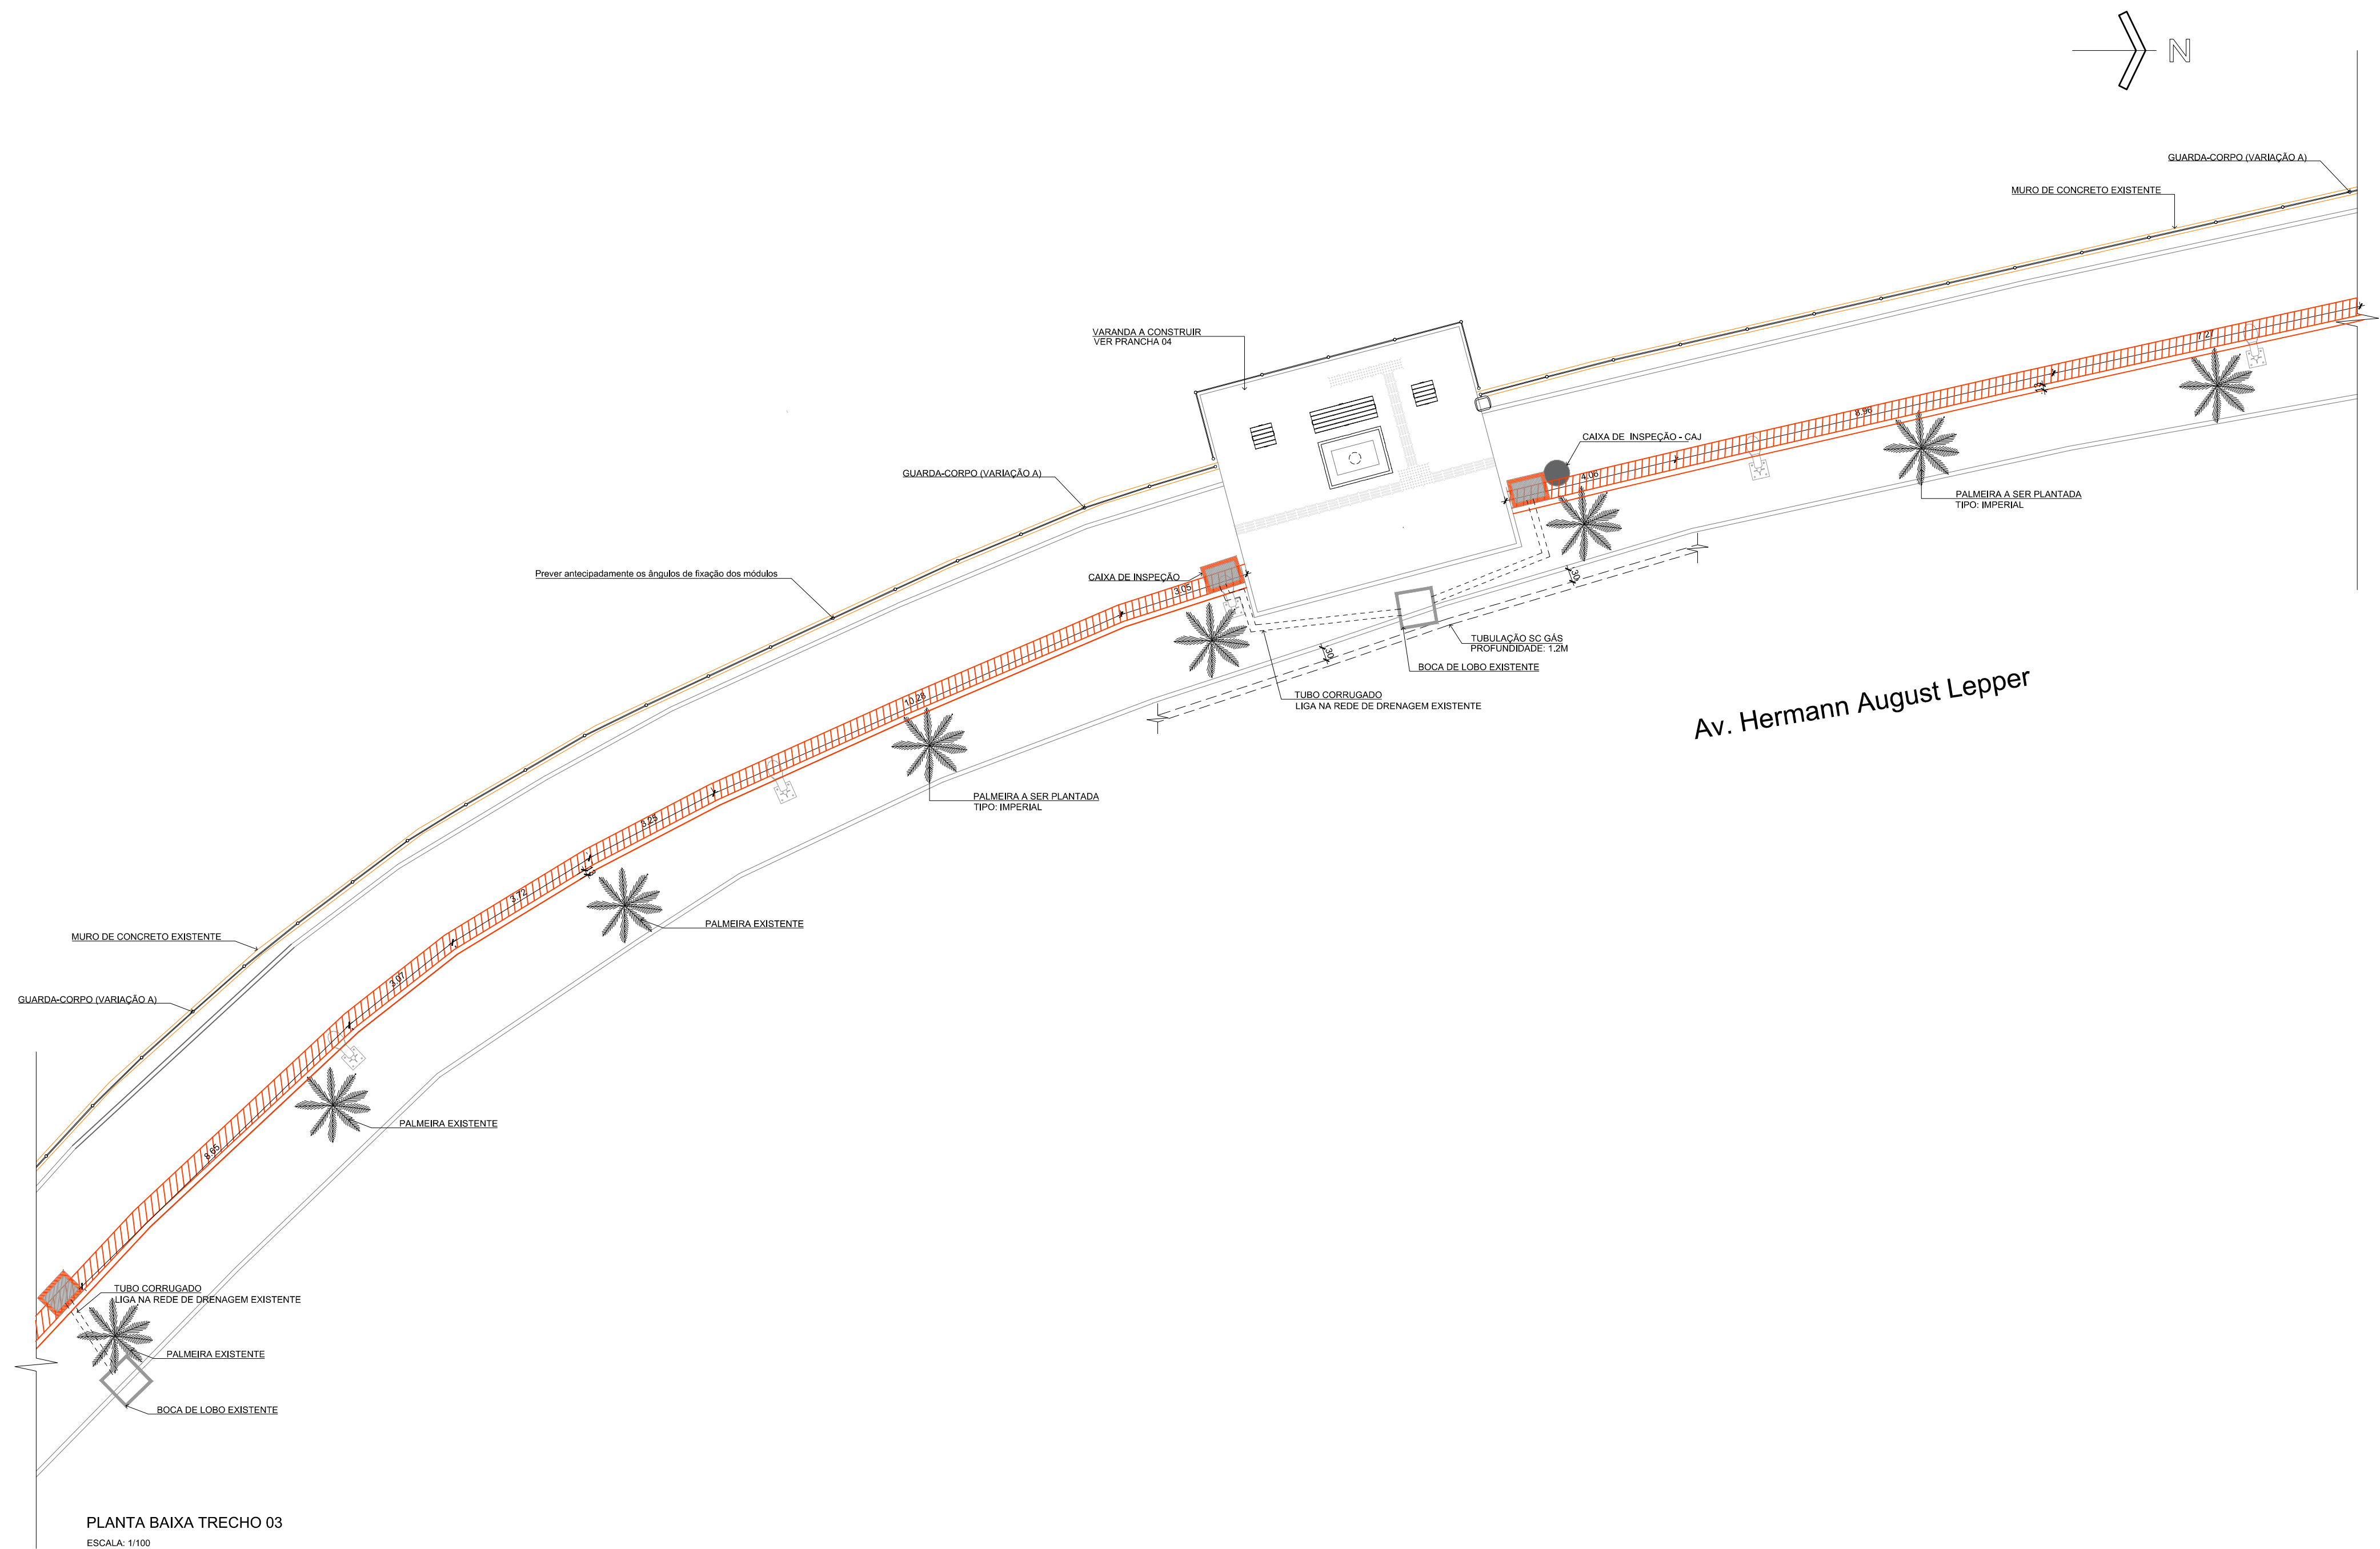

**RESSIGNIFICAÇÃO DO CENTRO
BOULEVARD DO RIO CACHOEIRA**


PROJETO EXECUTIVO
PLANTA DE SITUAÇÃO DAS VALAS DE DRENAGEM

TRECHO 03
Assinado digitalmente por GILSON
PEROZIN - CPF 616.793.729-04
Data: 2021.10.19 11:22:02-03'00"


PREFEITURA MUNICIPAL DE JOINVILLE

SECRETARIA DE PLANEJAMENTO URBANO E DESENVOLVIMENTO SUSTENTÁVEL


Assinado digitalmente por
GILSON PEROZIN - CPF
616.793.729-04
Data: 2021.10.19 11:22:18-03'00"
Data: AGOSTO / 2021
ESCALA: 1:100
UNIDADE: UPL
REQUISITO: PMJ
AUTOR: ENG. GILSON PEROZIN

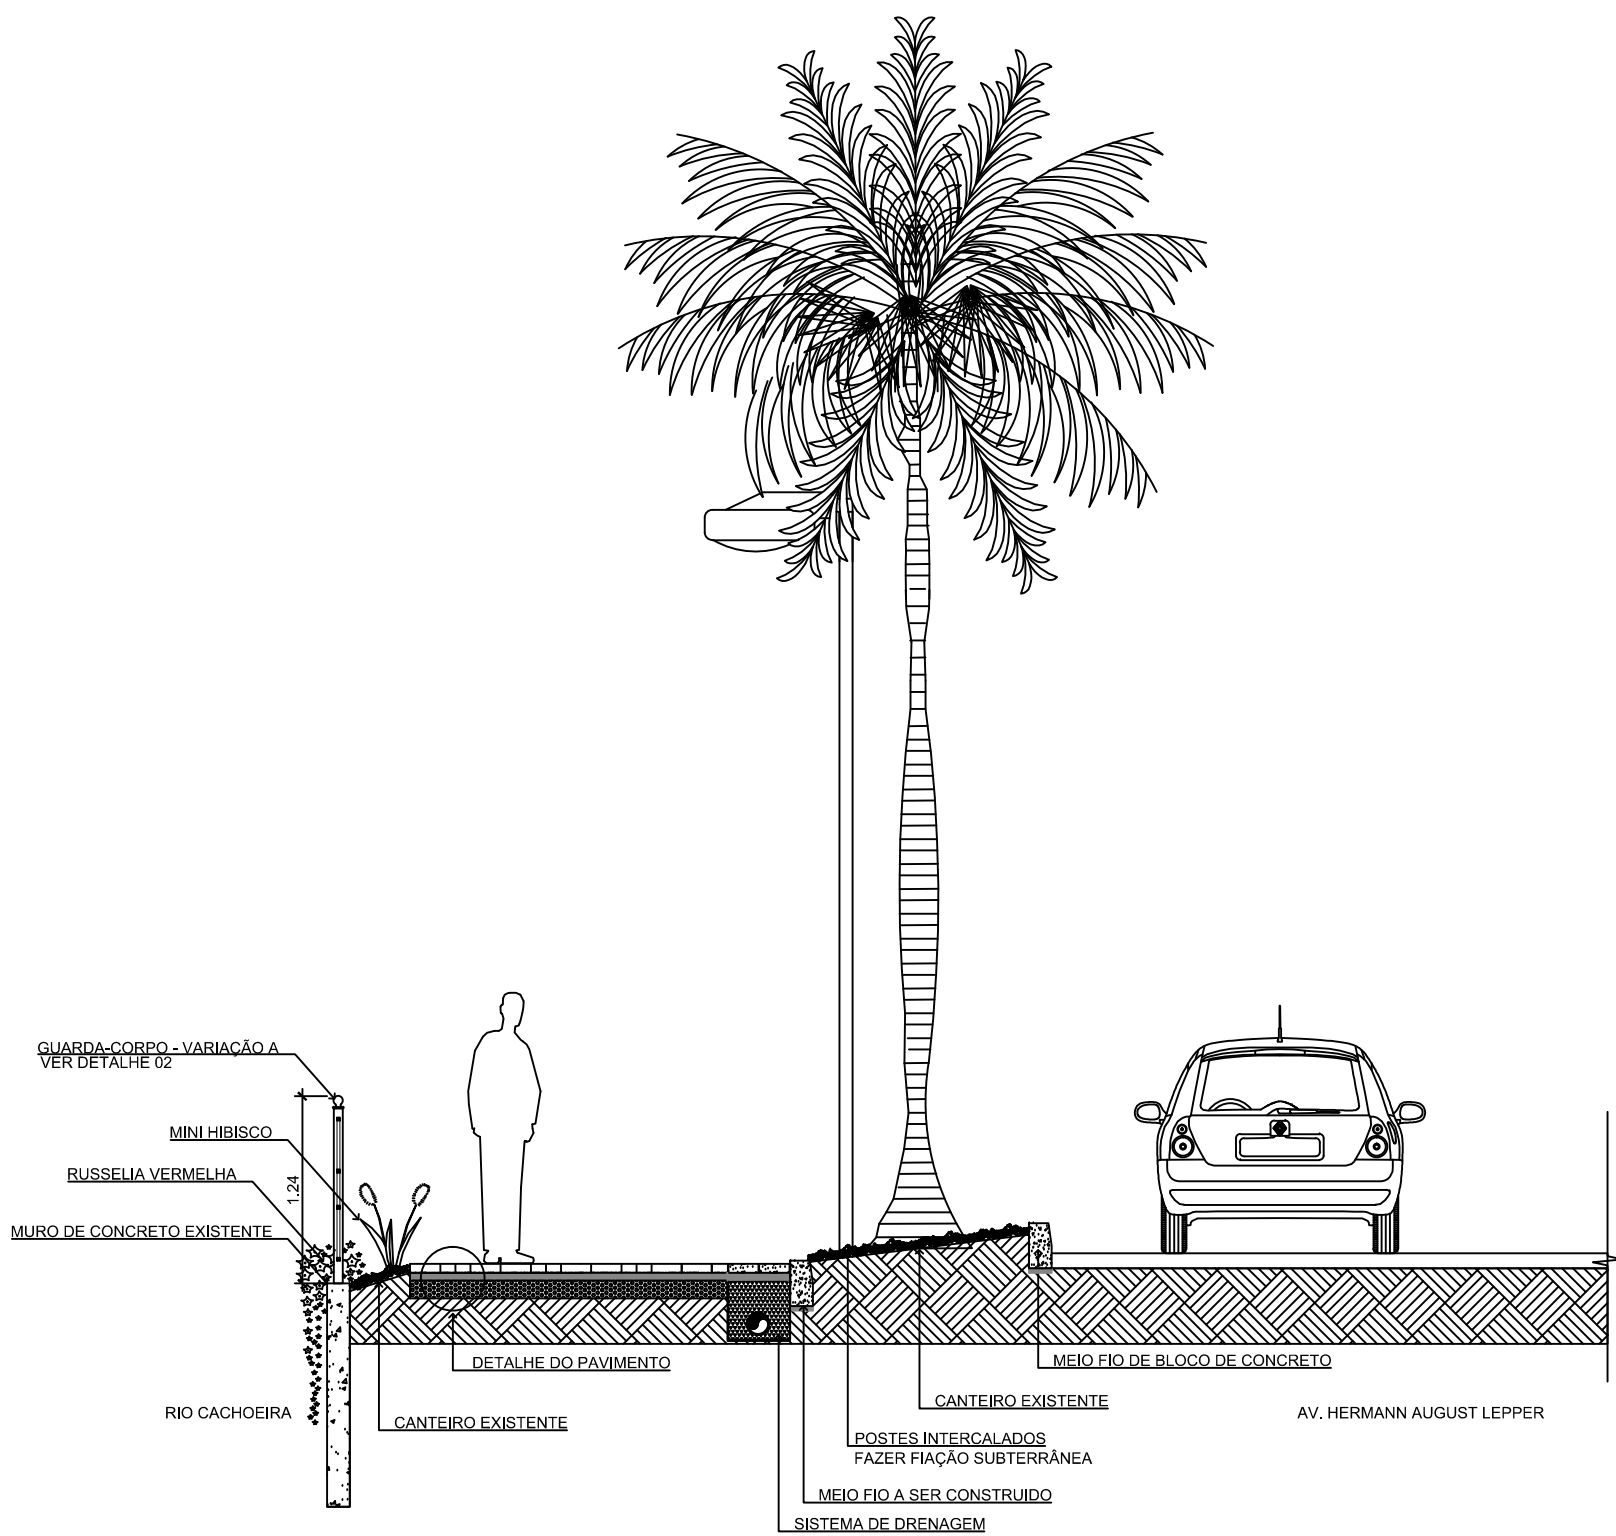


CORTE AA
ESCALA: 1/50

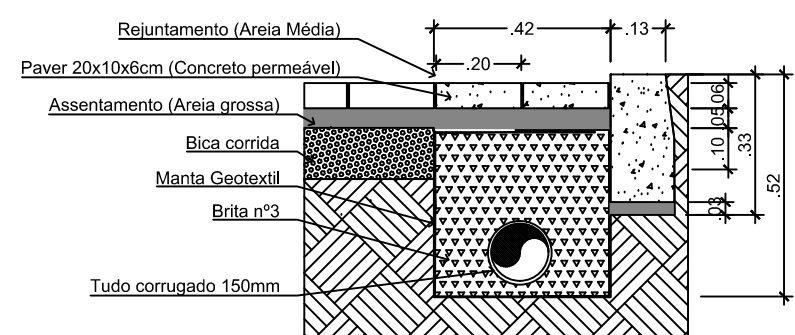


VALA DE DRENAGEM
ESC. 1:20

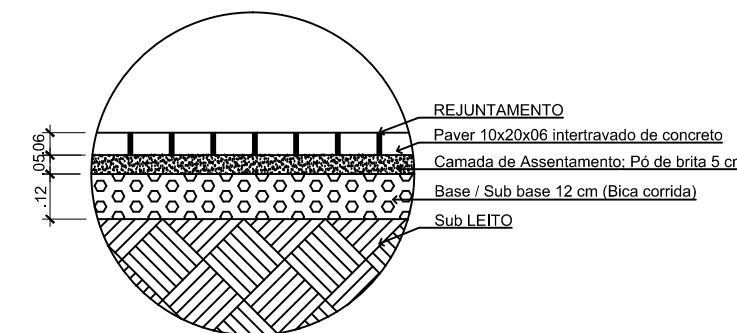


DETALHE DO PAVIMENTO (CALÇADA)
ESC. 1:20

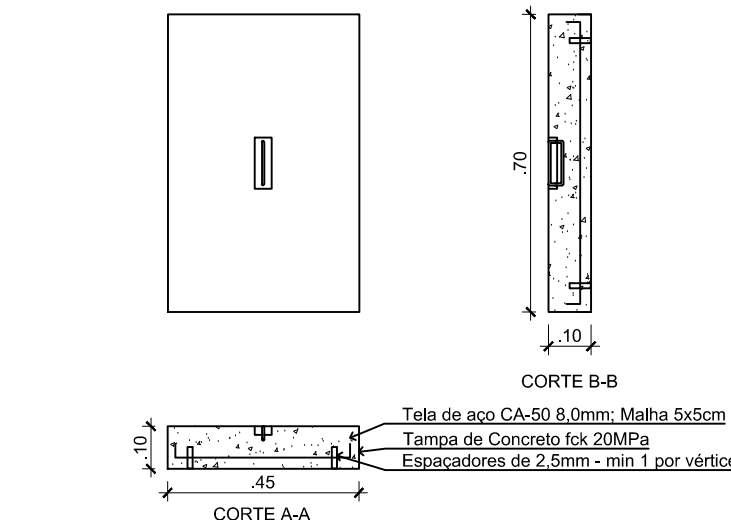

TAMPA DE CONCRETO 01
ESC. 1:20

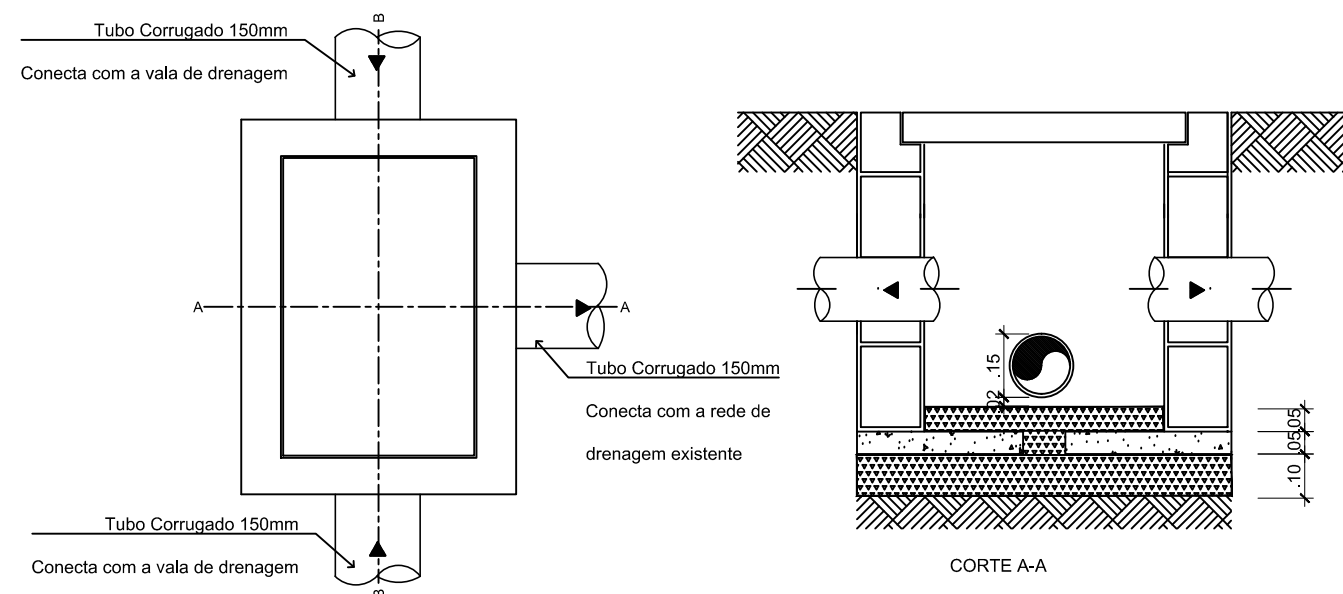

CAIXA DE INSPEÇÃO 01
ESC. 1:20

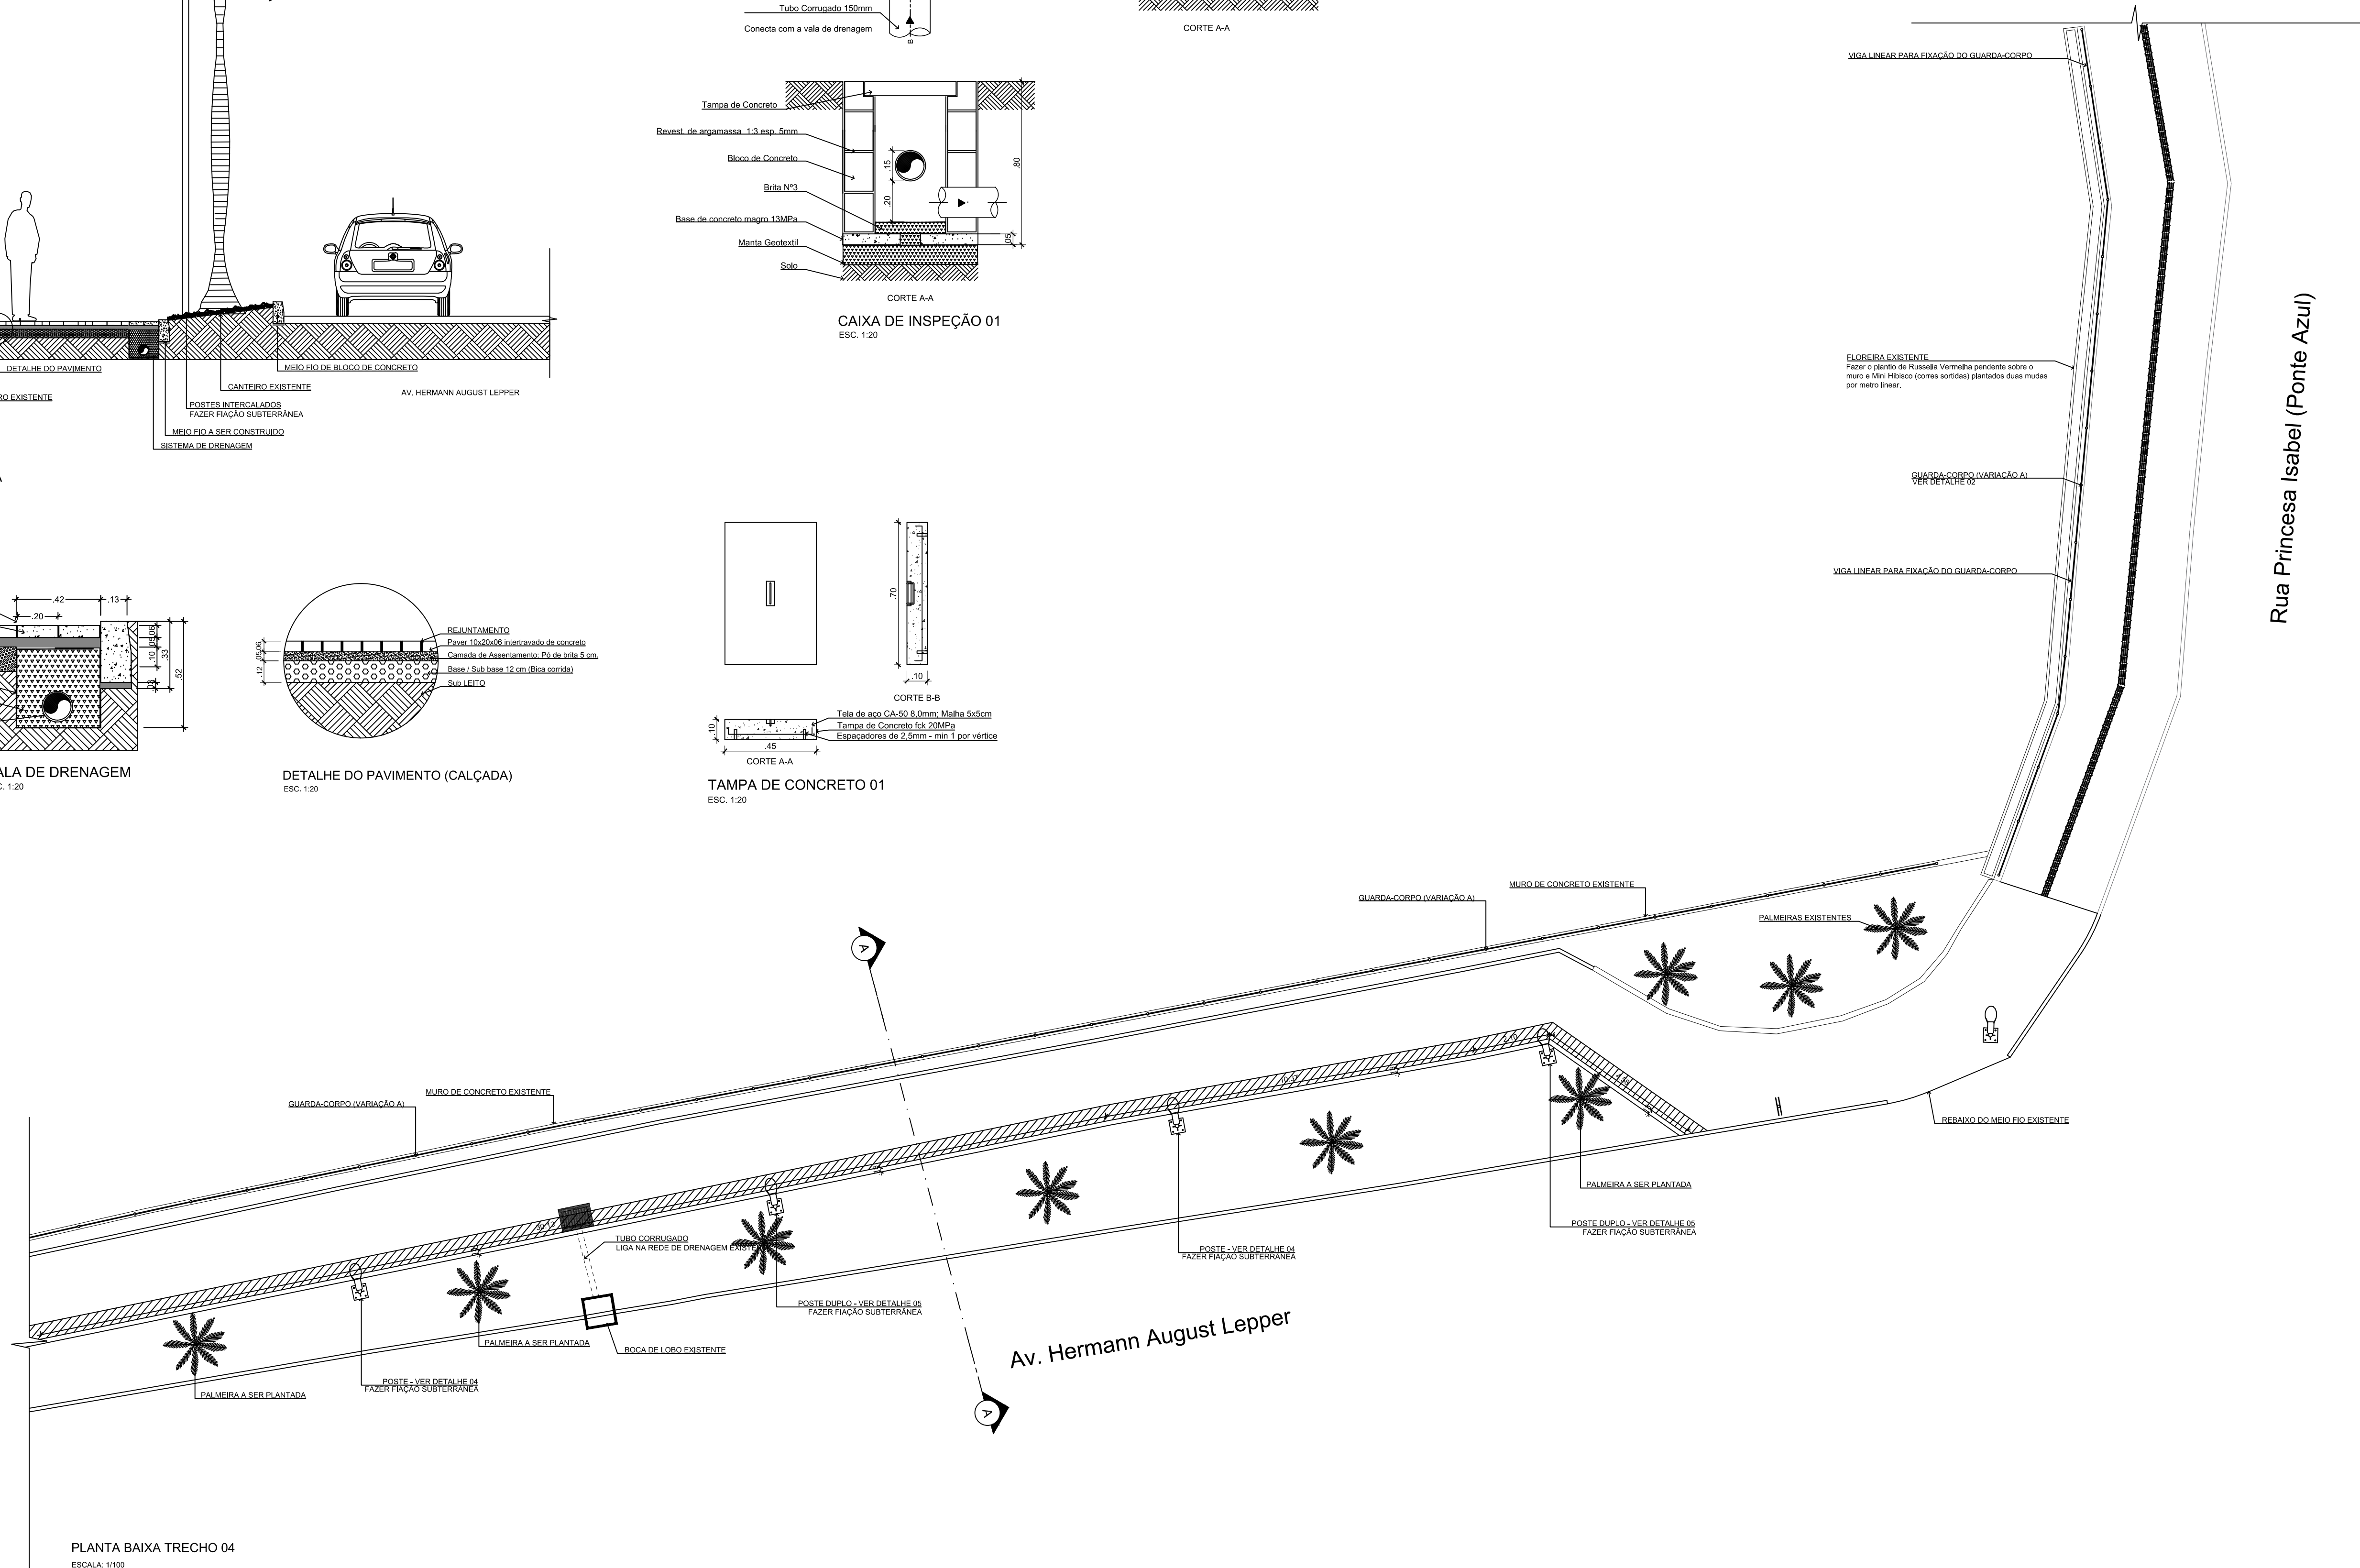

PLANTA BAIXA TRECHO 04
ESCALA: 1/100



RESSIGNIFICAÇÃO DO CENTRO
BOULEVARD DO RIO CACHOEIRA

PROJETO EXECUTIVO
PLANTA DE SITUAÇÃO DAS VALAS DE DRENAGEM
DETALHES

Assinado digitalmente por GILSON PEROZIN - CPF 616.793.729-04
Data: 2021.11.11 11:56:11-0300'

PREFEITURA MUNICIPAL DE JOINVILLE SECRETARIA DE PLANEJAMENTO URBANO E DESENVOLVIMENTO SUSTENTÁVEL

Assinado digitalmente por GILSON PEROZIN - CPF 616.793.729-04
Data: 2021.11.11 11:55:47-0300'
Data: AGOSTO/2021
ESCALA: 1:100
UNIDADE: UPL
CÍRCULO: 100mm
REQURANTE: PMJ
AUTOR: ENG. GILSON PEROZIN