



PLANTA BAIXA CABAMENTO ESTRUTURADO PVTO TÉRREO

ESCALA: 1/50

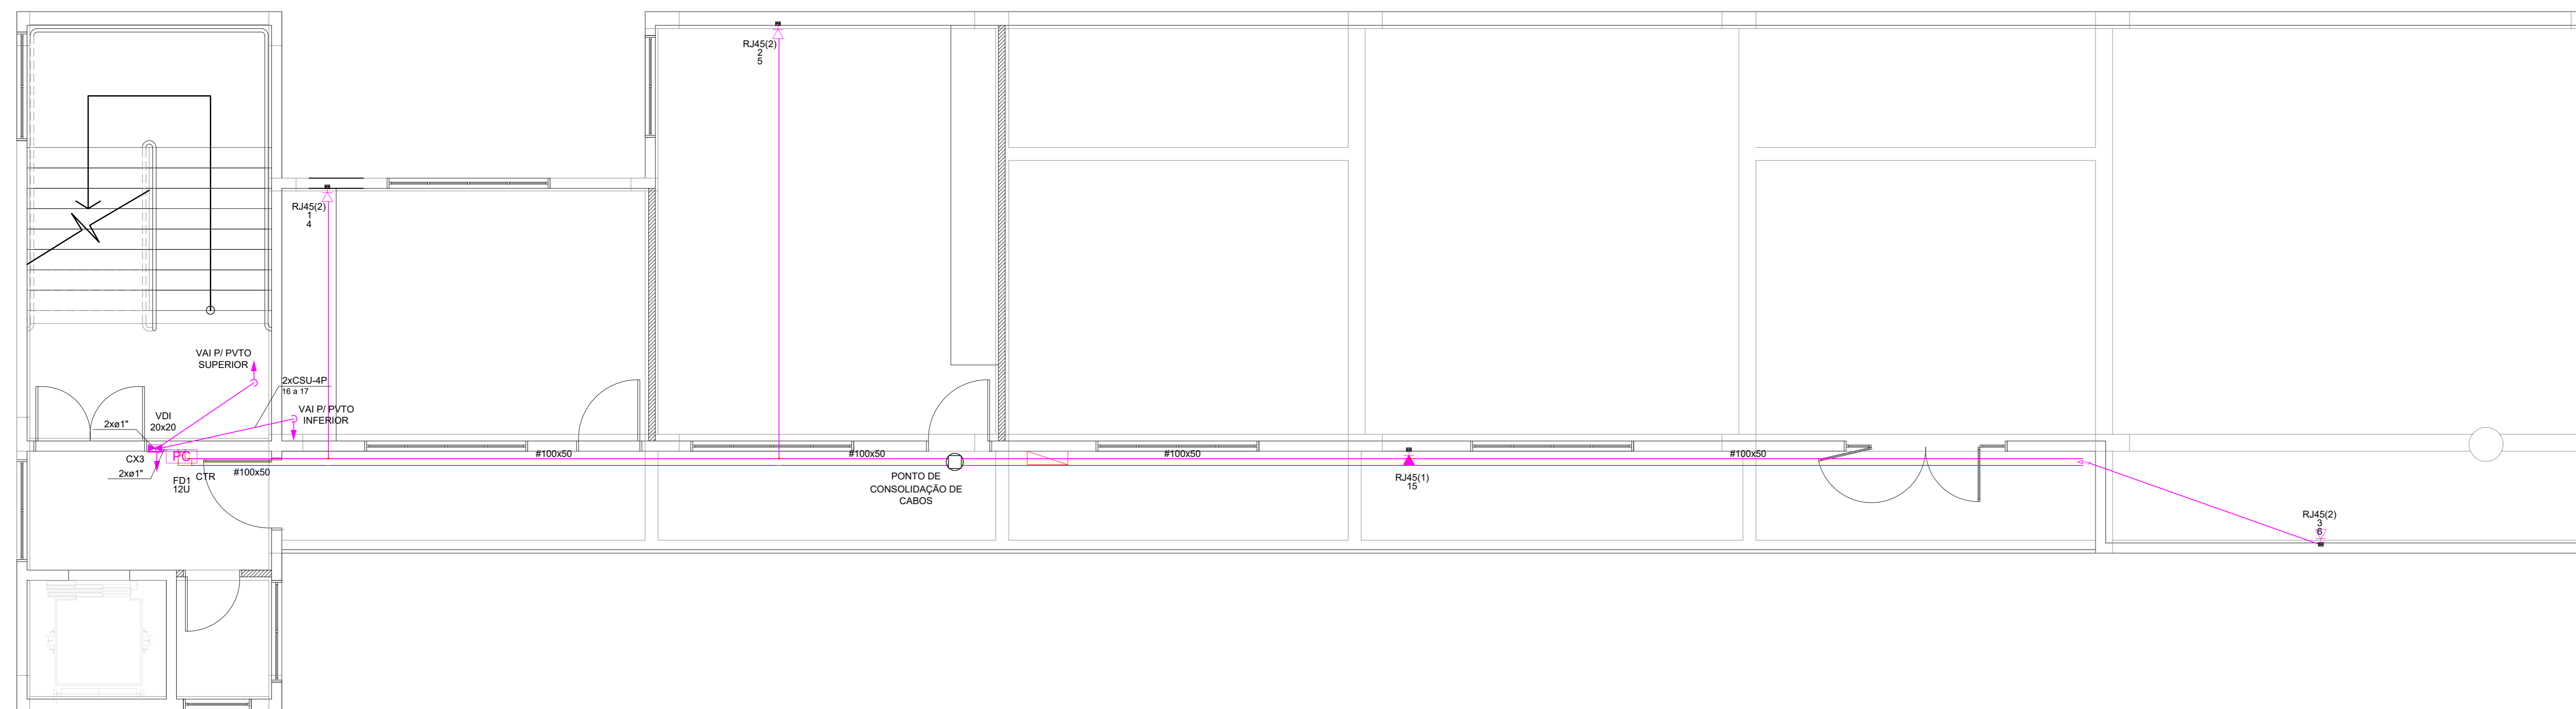

PLANTA BAIXA CABAMENTO ESTRUTURADO PRIMEIRO PVTO

ESCALA: 1/50

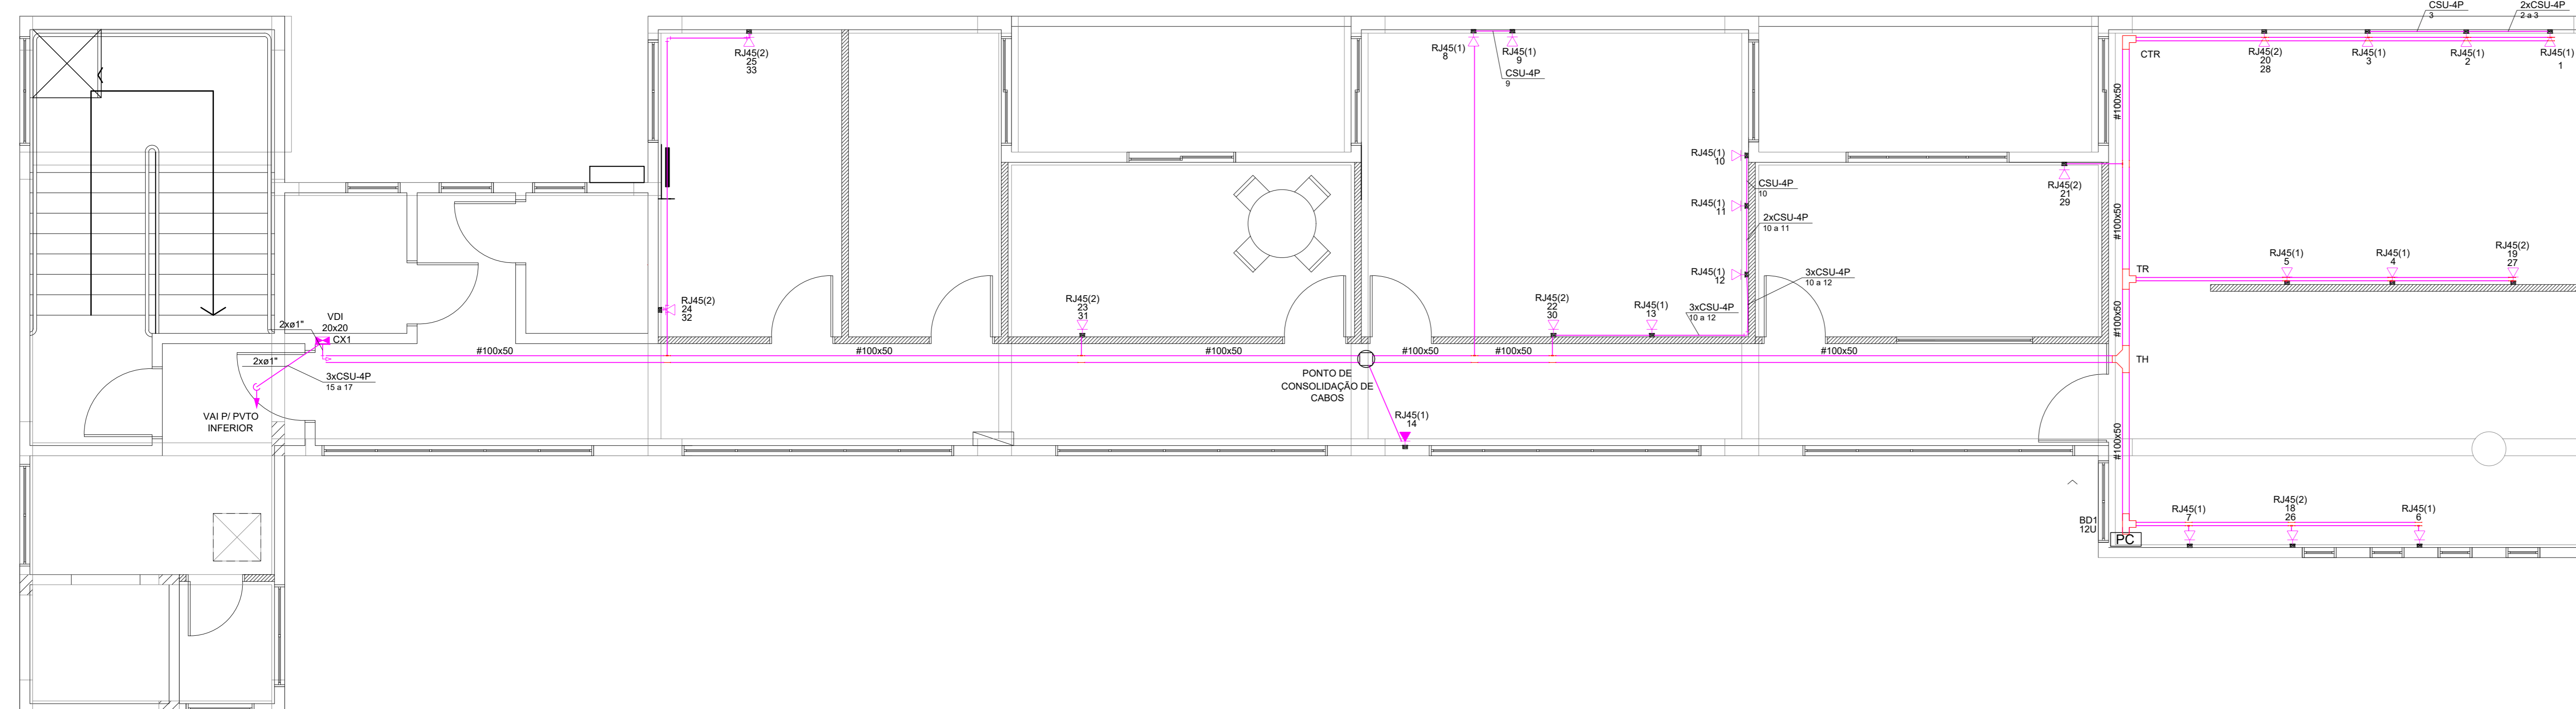


PLANTA BAIXA CABAMENTO ESTRUTURADO SEGUNDO PVTO

ESCALA: 1/50


| LEGENDA | |
|---------|---|
| | PUNTO DE INTERNET (RJ45) H=0,30m, 1,10m, 2,20m |
| | ELETRODUTO DE LIGAÇÃO ENTE PVTO PVTO ACIMA - AMARCO - ACIMA E ABAXO |
| | PUNTO DE INTERNET (RJ45) PISO |
| | CAIXA PVC TAMPA CEGA PARA CABAMENTO ESTRUTURADO TETO - 44x4 e 44x7 |
| | PUNTO DE CONSOLIDAÇÃO DE CABOS |
| | CAIXA VDI - 20x20x12 cm - EMBUTIR A 1,50m DO PISO |
| | RACK |
| | TUBULAÇÃO INTERNET - NO TETO |
| | TUBULAÇÃO INTERNET - NO PISO |

OBSERVAÇÕES DE PROJETO:
 NOTA 1: OS ELETRODUTOS NÃO DIMENSIONADOS EM PLANTA BAIXA SÃO Ø3/4" - PVC.
 NOTA 2: CSU-4P - CABO DE REDE 4 PARES PARA INSTALAÇÕES CAMERAS CCTV
 NOTA 3: RJ45(1) - TOMADA RJ45 1 MÓDULO
 NOTA 4: RJ45(2) - TOMADA RJ45 2 MÓDULOS
 NOTA 5: 12U - CAIXA PADRÃO 19" CGM PORTA DE ACRILICO - 12Ux670mm


Plano de face do rack (FD1)

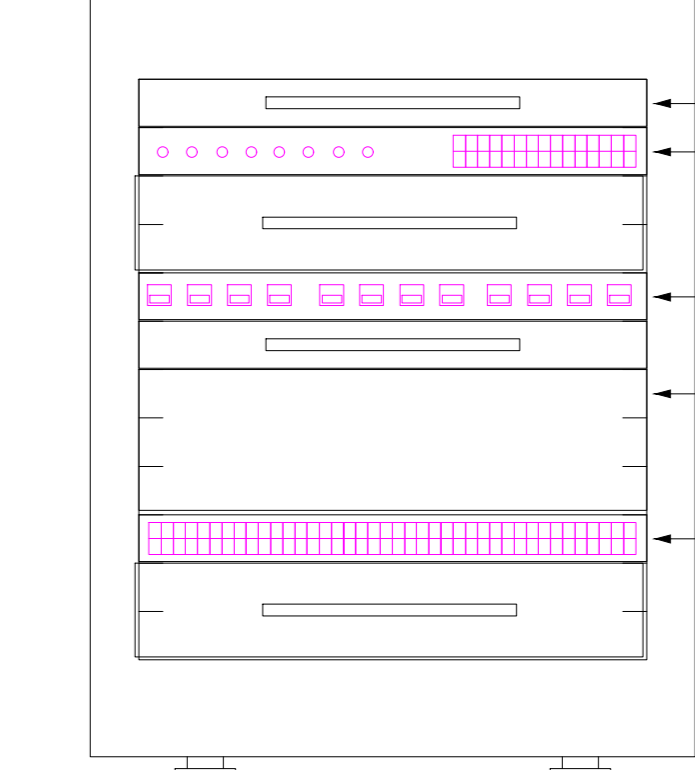

Plano de face do rack (BD1)

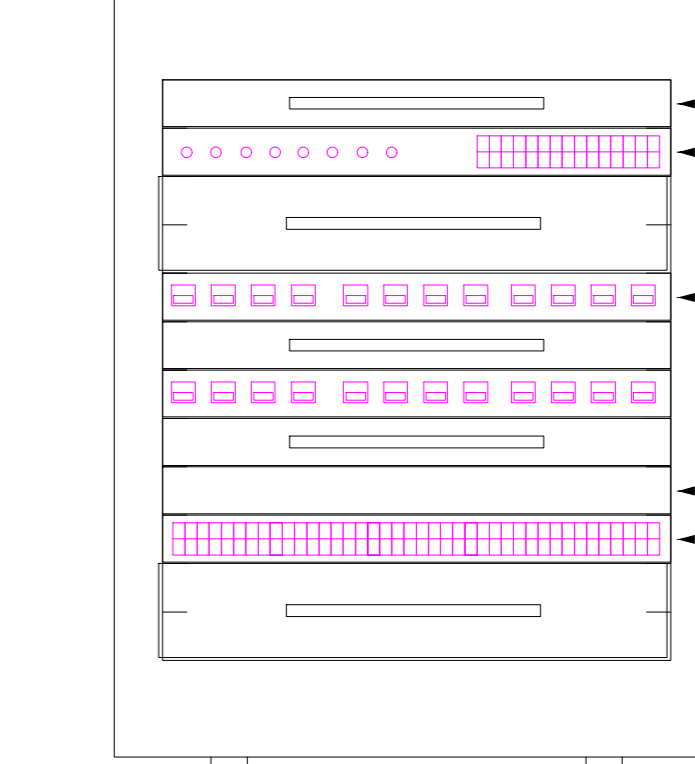

DETALHE RACK
ESCALA 1:50

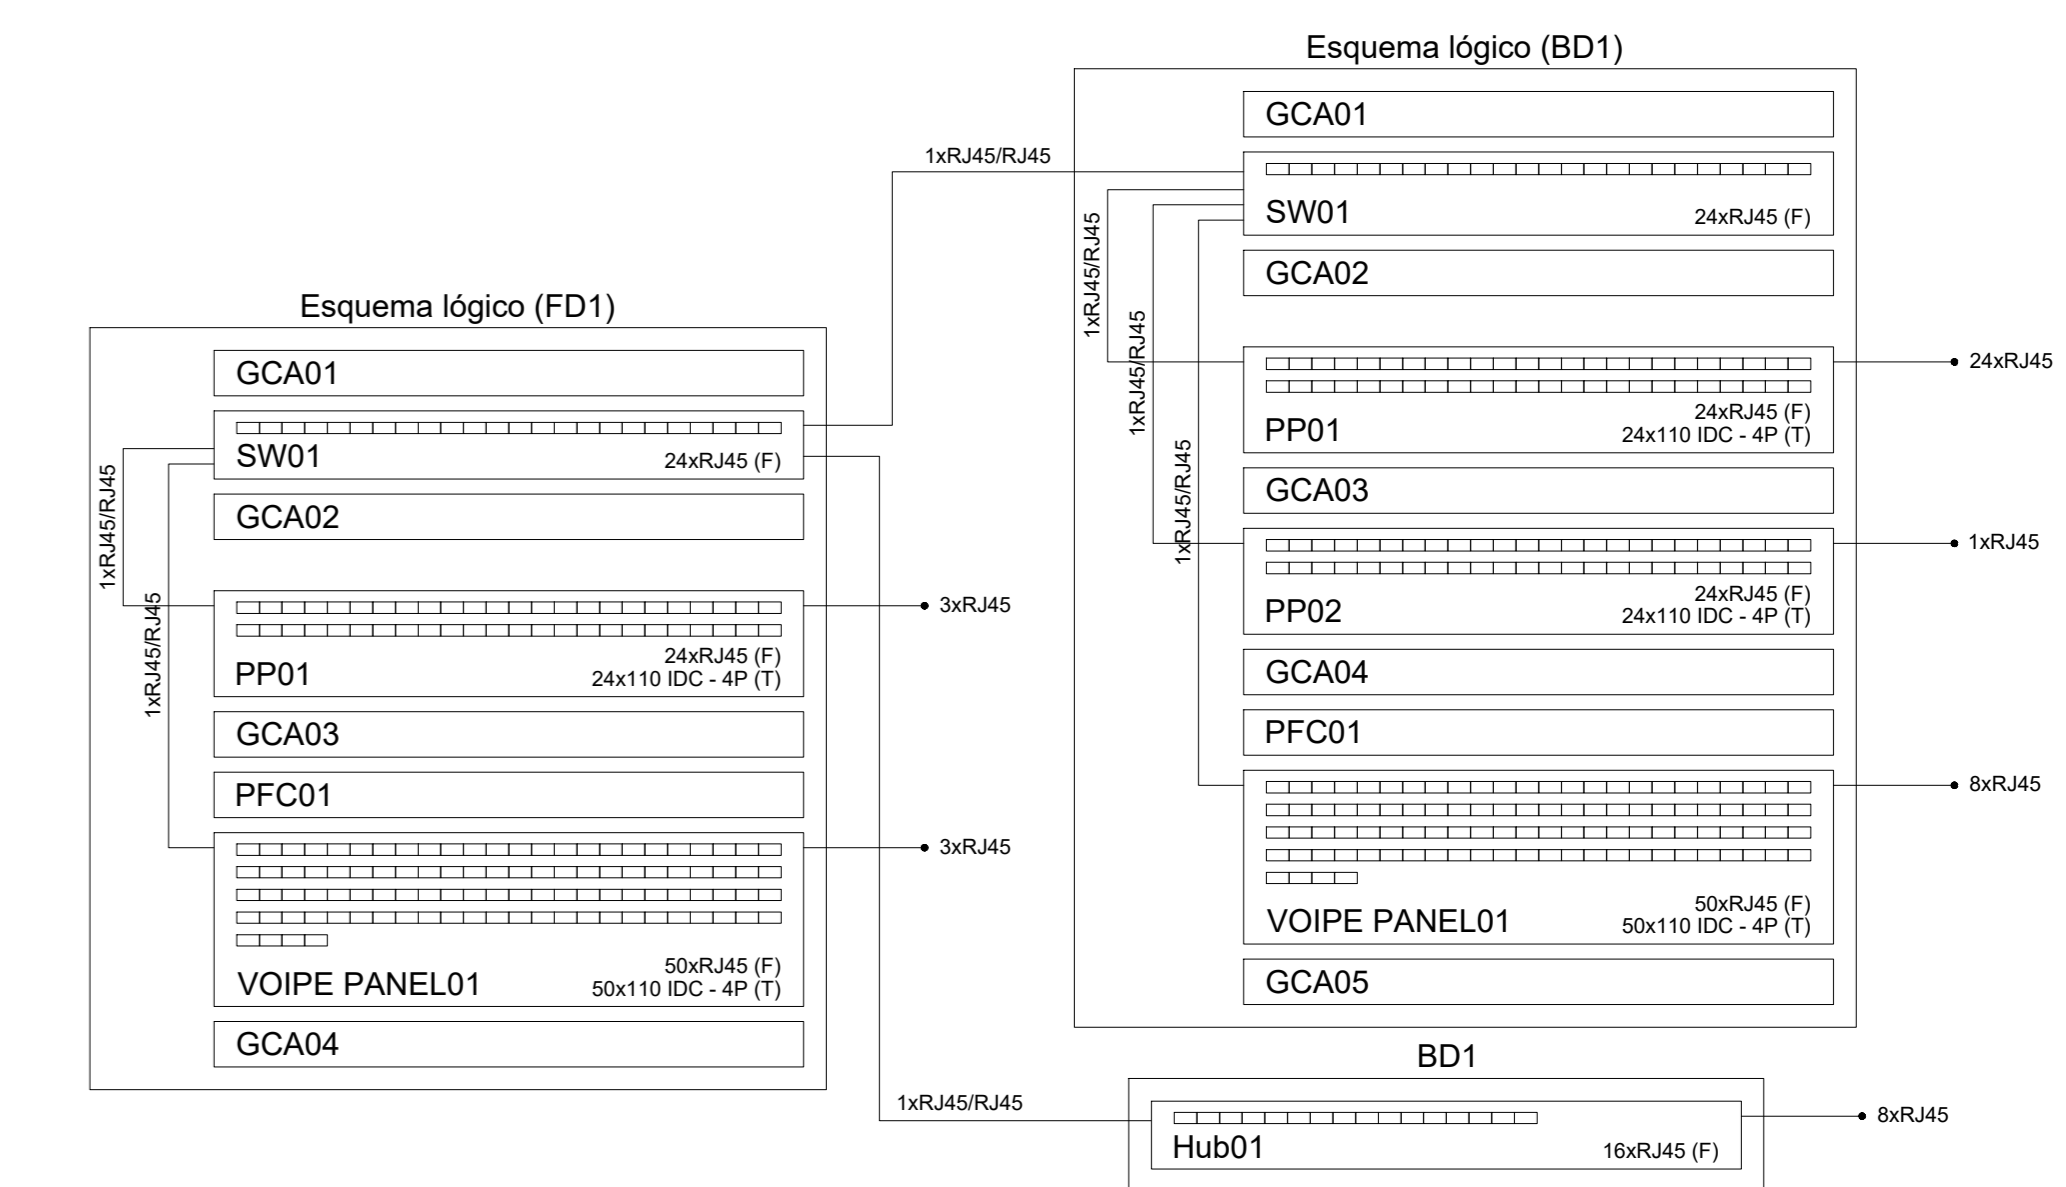

DETALHE ESQUEMA LÓGICO
ESCALA 1:50

Associação de Municípios do Nordeste do Estado de Santa Catarina
 ASSOCIACAO DE MUNICIPIOS DO NORDESTE DO ESTADO DE SANTA CATARINA
 Rua Max Góes, 1843 - América - Fone: (07) 41 433-3027
 Avenida da Liberdade, 100 - Joinville - Fone: (07) 41 433-3027
 Home page: www.ammnec.org.br

TRABALHO CUSTEADO ATRAVÉS DA ASSOCIAÇÃO DE MUNICIPIOS DO NORDESTE DE SANTA CATARINA

PROJETO CABAMENTO ESTRUTURADO

OBRA: AMPLIAÇÃO MUSEU ARQUEOLÓGICO SAMBAQUI

ENDEREÇO: RUA DONA FRANCISCA, 600 - CENTRO - JOINVILLE

PROPRIETÁRIO: PREFEITURA MUNICIPAL DE JOINVILLE

ASS: _____ PROPRIETÁRIO ENO ELÉTRICISTA DIEGO SANTOS - CREA 123.938-7/SC

CONTEÚDO: PLANTA TÉRREO, 1º E 2º PAVIMENTO

ESCALA: 1:50 DATA: 12/01/2021 CAB

DESENHO: DIEGO ELABORAÇÃO: DIEGO RV01 01/01