


PLANTA BAIXA - PROJETO SANITÁRIO DA UNIDADE ACESSÍVEL
ESCALA 1:50

LEGENDA
 CP - Caixa de passagem (40x40x40cm)
 CI - Caixa de inspeção (40x40x40cm)
 FS* - Fossa Séptica
 *Obs. Detalhe especificado em desenho adjunto.
 FA - Filtro Anaeróbico


QUANTITATIVO		
Quantidade	Unidade	Tipologia
01	pç	Joelho esgoto 40mm 90°
01	pç	Joelho esgoto 40mm 45°
02	pç	Joelho esgoto 50mm 90°
01	pç	Joelho esgoto 50mm 45°
02	pç	Joelho esgoto 100mm 90°
02	pç	Junção esgoto 100x50mm
01	pç	Cx Sifonada esgoto 100x100x50mm
02	pç	Luva esgoto 50mm
03	pç	Luva esgoto 100mm
1,70	m	Tubo esgoto 40mm
8,00	m	Tubo esgoto 50mm
19,60	m	Tubo esgoto 100mm
09	pç	Anel borracha esgoto 50mm
06	pç	Anel borracha esgoto 100mm
01	pç	Pasta lubrificante 160g
01	pç	Adesivo PVC 17g
02	pç	Cx passagem 40x40x40cm concreto
01	pç	Cx Inspeção 40x40x40cm concreto
01	pç	Cx Gordura D=30cm PVC

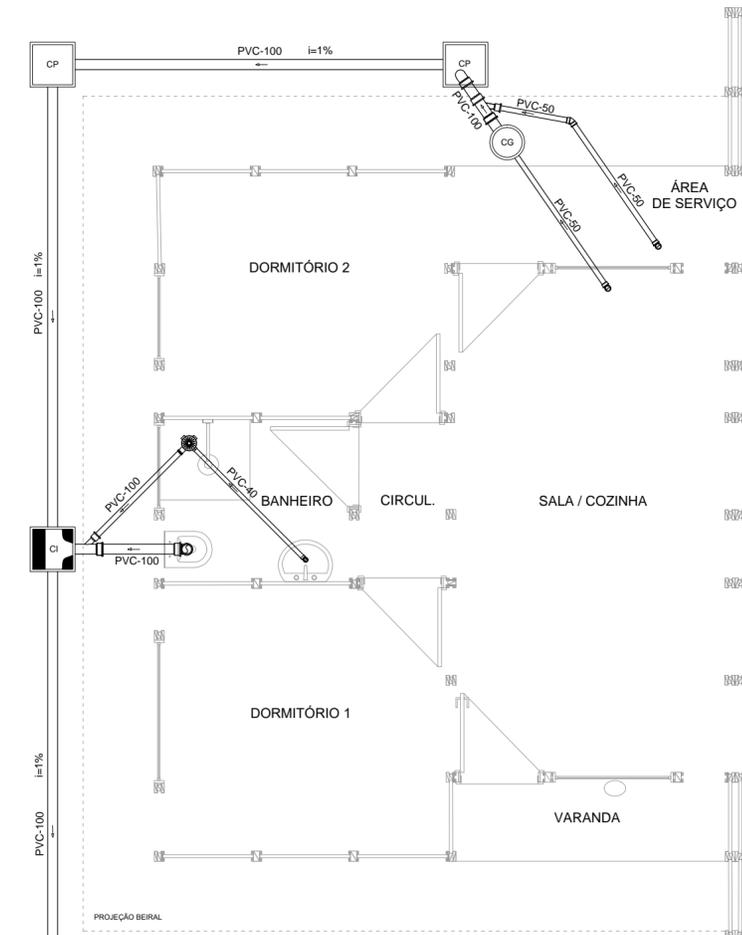


PLANTA BAIXA - PROJETO SANITÁRIO DA UNIDADE ISOLADA
ESCALA 1:50

LEGENDA
 CP - Caixa de passagem (40x40x40cm)
 CI - Caixa de inspeção (40x40x40cm)
 FS* - Fossa Séptica
 *Obs. Detalhe especificado em desenho adjunto.
 FA - Filtro Anaeróbico


QUANTITATIVO		
Quantidade	Unidade	Tipologia
01	pç	Joelho esgoto 40mm 90°
02	pç	Joelho esgoto 50mm 90°
01	pç	Joelho esgoto 50mm 45°
02	pç	Joelho esgoto 100mm 90°
02	pç	Junção esgoto 100x50mm
01	pç	Cx Sifonada esgoto 100x100x50mm
02	pç	Luva esgoto 50mm
02	pç	Luva esgoto 100mm
2,60	m	Tubo esgoto 40mm
7,60	m	Tubo esgoto 50mm
19,60	m	Tubo esgoto 100mm
09	pç	Anel borracha esgoto 50mm
06	pç	Anel borracha esgoto 100mm
01	pç	Pasta lubrificante 160g
01	pç	Adesivo PVC 17g
02	pç	Cx passagem 40x40x40cm concreto
01	pç	Cx Inspeção 40x40x40cm concreto
01	pç	Cx Gordura D=30cm PVC

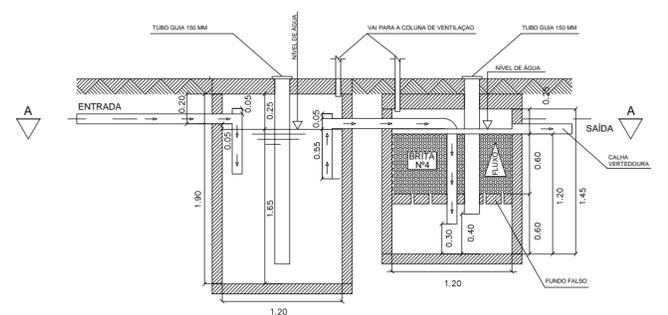


SEÇÃO TRANSVERSAL - DETALHE DA FOSSA SÉPTICA / FILTRO ANAERÓBICO
ESCALA - SEM ESCALA

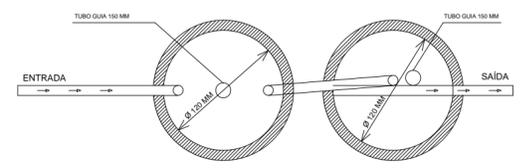


CORTE A - A - DETALHE DA FOSSA SÉPTICA / FILTRO ANAERÓBICO
ESCALA - SEM ESCALA

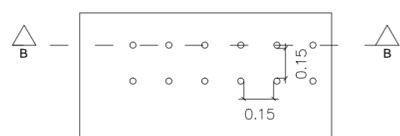

 DETALHE DO FUNDO FALSO
ESCALA - SEM ESCALA



 PERFIL DA CALHA VERDEDOURA
ESCALA - SEM ESCALA



CORTE B - B - DETALHE DA FOSSA SÉPTICA / FILTRO ANAERÓBICO
ESCALA - SEM ESCALA



Secretaria de Habitação



Prefeitura de Joinville

PROJETO	PROJETO SANITÁRIO - RESIDÊNCIAS DE PAINÉIS DE CONCRETO	ESCALA INDICADA
	UNID. ACESSÍVEL E ISOLADA	DATA 04/2022
CONTEÚDO	PLANTA BAIXA E DETALHES DA FOSSA SÉPTICA E FILTRO ANAERÓBICO	DESENHO Natalia
 SECRETÁRIO DE HABITAÇÃO	RESPONSÁVEL TÉCNICO Marcio Roberto Dias Eng. Civil CREA-SC: 041597-3	Assinado digitalmente por Marcio Roberto Dias Localização: Prefeitura Municipal de Joinville Data: 2022.07.18 09:35:20-03'00' Assinado digitalmente por Rodrigo Andrioli Localização: Prefeitura Municipal de Joinville Data: 2022.07.18 13:56:16-03'00'
	PRANCHA	16
		17