



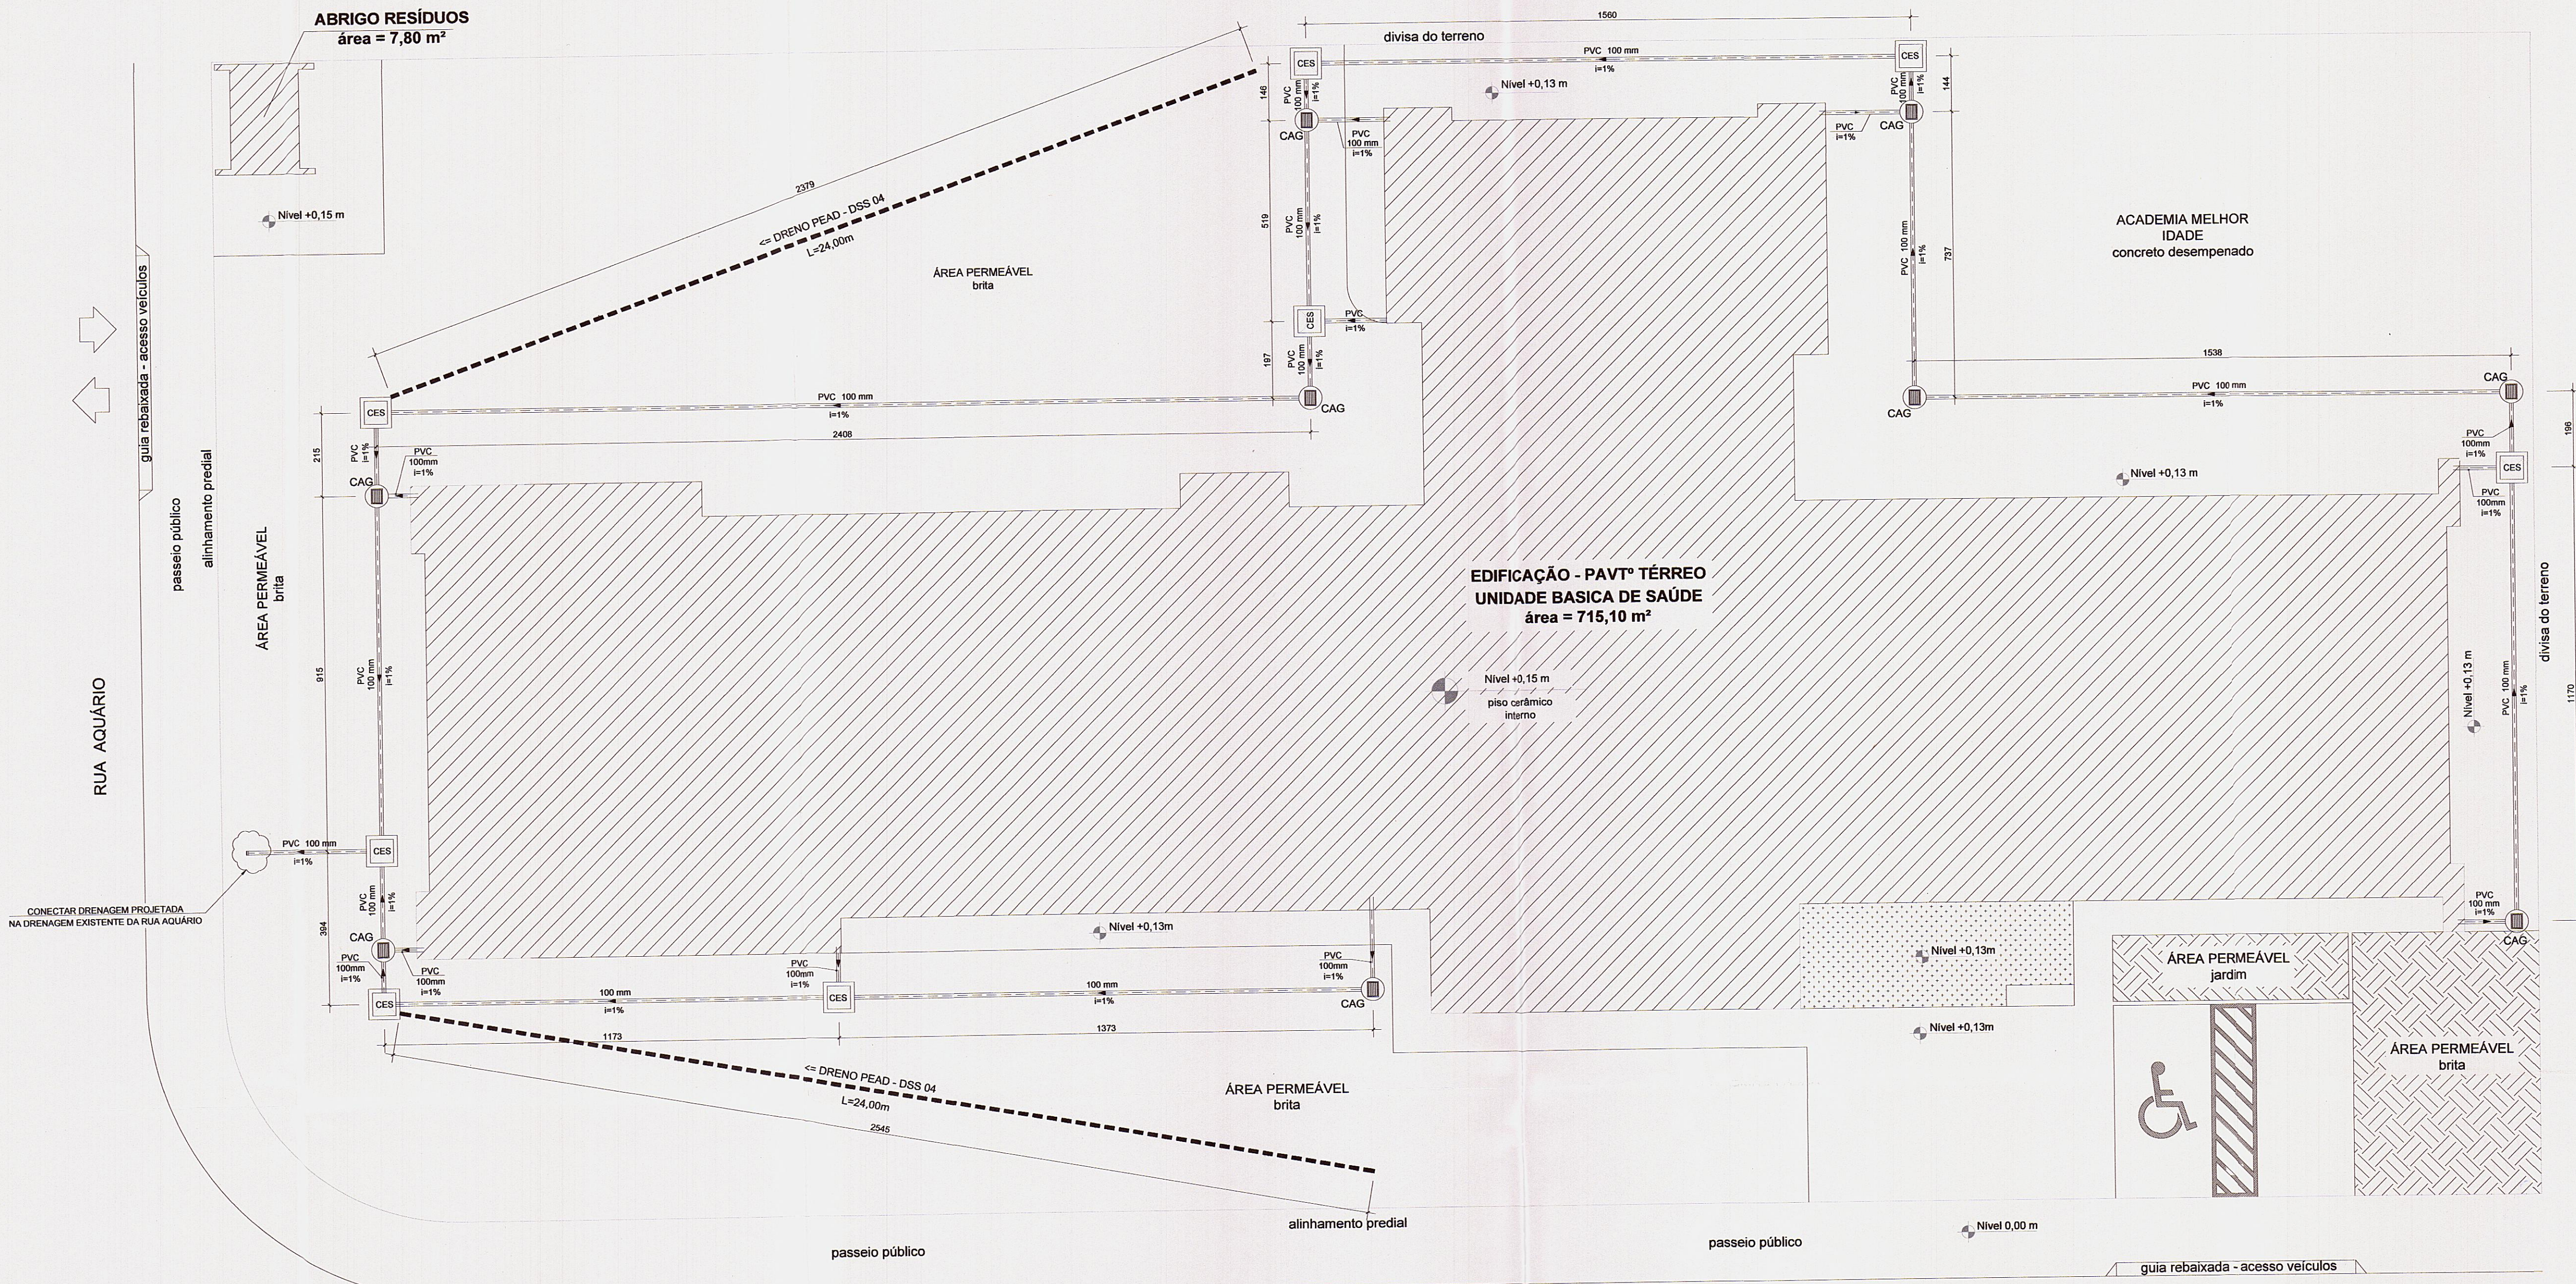

PLANTA BAIXA
Escala: 1/100

RUA WILLY SCHOSSLAND

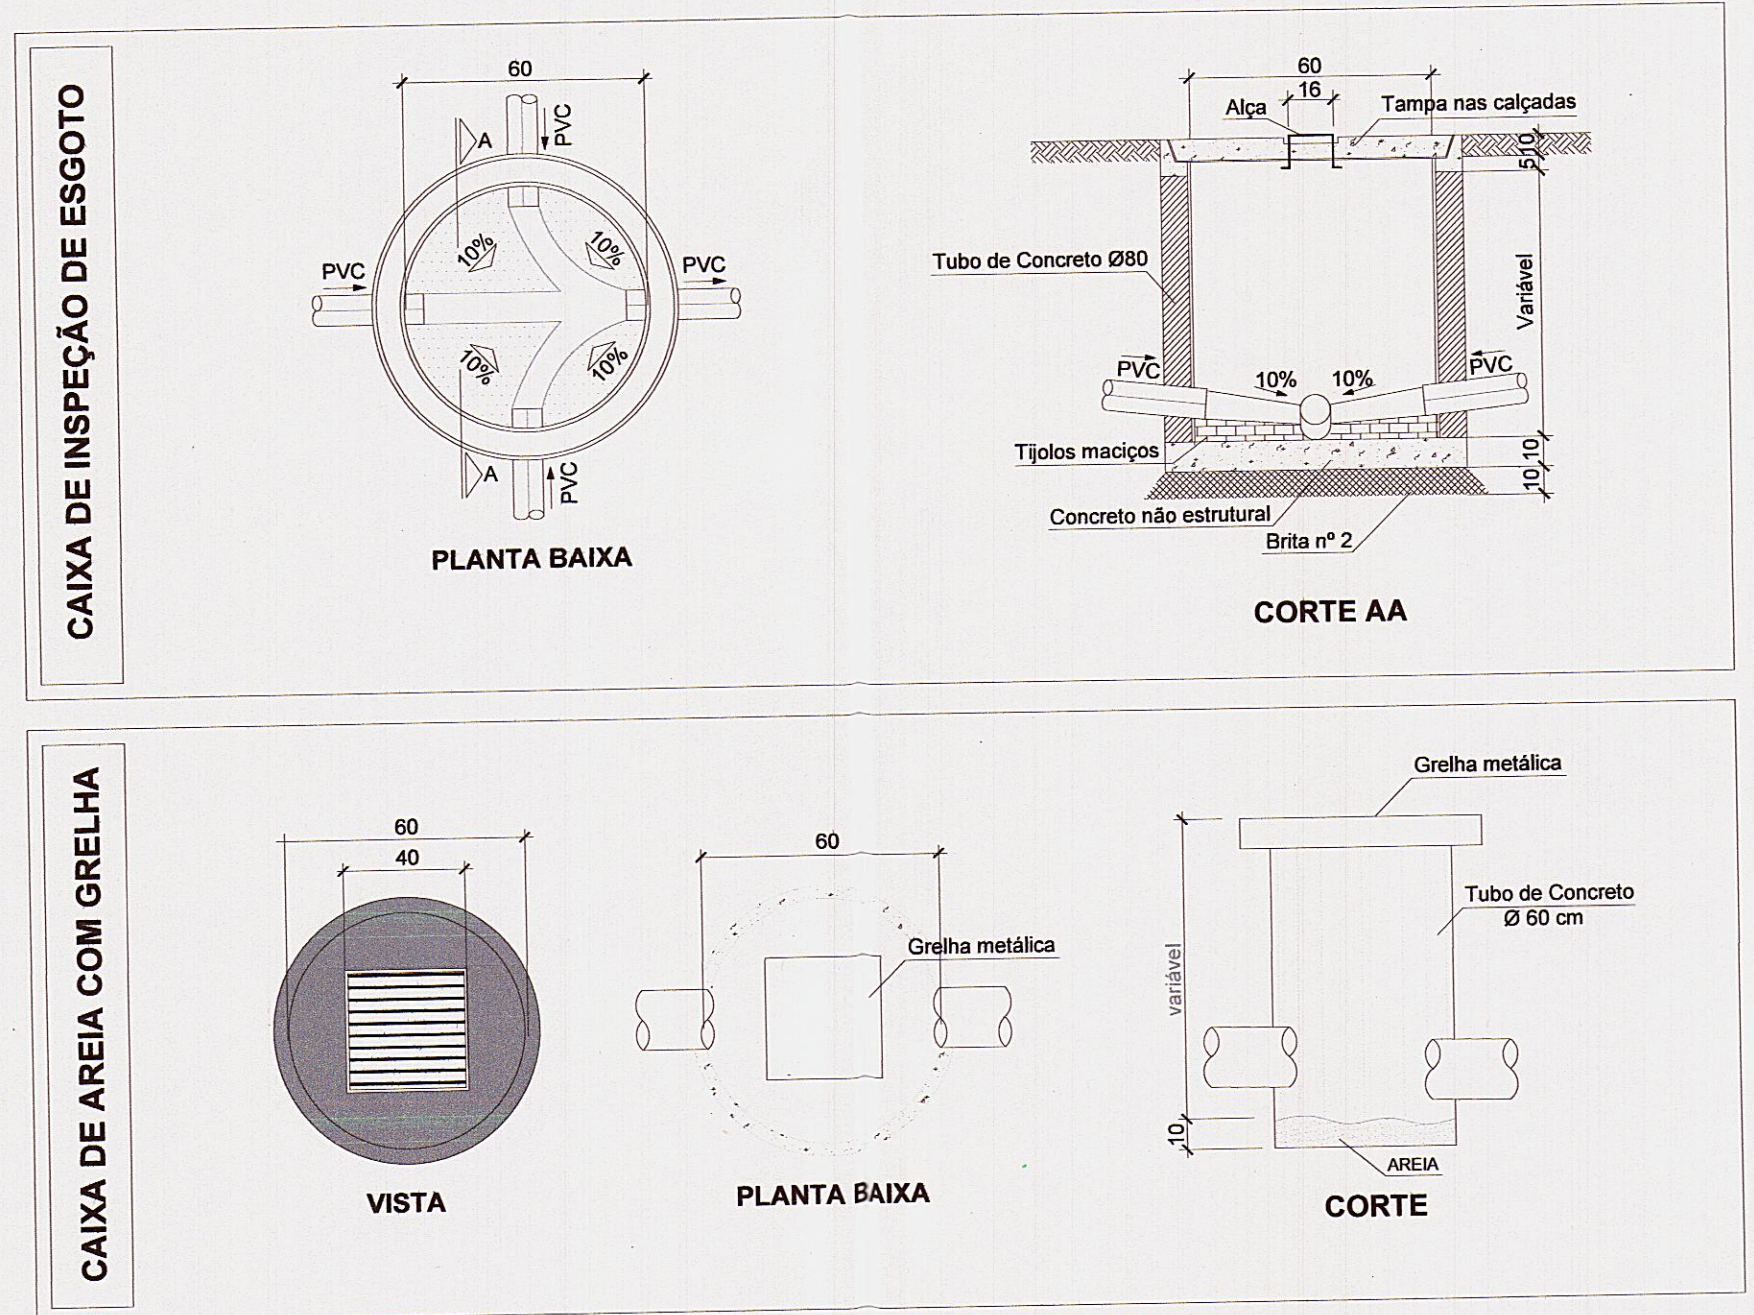

Consumos médios para drenos subsuperficiais

DISCRIMINAÇÃO	UNIDADE	DSS-01	DSS-02	DSS-03	DSS-04
ESCAVAÇÃO	m³/m	0,16	0,16	0,16	0,16
MANTA GEOTÊXIL	m²/m		2,15		2,15
MATERIAL DRENANTE	m³/m		0,16	0,16	0,16
MATERIAL FILTRANTE	m³/m	0,16			
TUBO DE CONCRETO OU PEAD CORRUGADO	m/m	1,00			1,00

OBJETO	LEGENDA	Q T D E	UNID
	ÁREA COBERTA FECHADA	-	-
	ÁREA COBERTA ABERTA	-	-
	ÁREA PERMEÁVEL	-	-
CAG	CAIXA DE AREIA COM GRELHA	9,00	UNID
CES	CAIXA DE INSPEÇÃO DE ESGOTO/DRENAGEM	8,00	UNID
	TUBO PVC	210,00	M
	DRENO PEAD SUBSUPERFICIAL	50,00	M

0	EMISSION INICIAL	31/03/2020
REV.	DESCRIÇÃO	DATA
CLIENTE	 FUNDO MUNICIPAL DE SAÚDE DE JOINVILLE	
NOTAS: 1) TODAS ALTERAÇÕES DEVERÃO SER CONSULTADAS COM A EQUIPE PROJETISTA, ASSIM COMO APRESENTADAS EM PROJETO AS-BUILT.		
ELABORAÇÃO	PLATAFORMA ENGENHARIA LTDA CNPJ: 24.765.579/0001-41 CREA/SC: 143.289-7 RUA BENTO GONÇALVES, 186 CEP: 88.216-110 COMERCIAL@PLATAFORMA.ENG.BR TELEFONE: (47) 3085-7701	 ENGR. LUCAS FRANÇA CREA/SC 150.023-7 MUNICÍPIO DE JOINVILLE SECRETARIA MUNICIPAL DE SAÚDE UNIDADE BÁSICA DE SAÚDE DA FAMÍLIA RUA WILLY SCHOSSLAND ESQ. COM RUA AQUÁRIO, S/Nº - AVENTUREIRO/JLL/SC
EMPREENHIMENTO / ENDEREÇO UNIDADE BÁSICA DE SAÚDE DA FAMÍLIA - PARQUE JOINVILLE RUA WILLY SCHOSSLAND ESQ. COM RUA AQUÁRIO, S/Nº - AVENTUREIRO/JLL/SC		PDRE 01/01
REFERÊNCIA	PROJETO DE DRENAGEM - PLANTA E DETALHES	
ESCALA	ARQUIVO	FOLHA
INDICADA	0282-PMJ-PRO-PDRE-01-01-A	A1 (841 x 594mm)
	REV. A	VERSÃO
		DATA
		31/05/2020