

CASA DA CULTURA

bicicletário

Rio Cachoeira

Casa da Cultura

acionamento

A=68,02m²

pavimento

calçada

A=380,00m²

concreto

Av. August Lepper

 
CACHOEIRA

R1	REVISÃO CADASTRAL			
R0	EMISSION INICIAL			
REV.	DATA	DESENHO	MODIFICAÇÃO	VERIFICAÇÃO APROVAÇÃO



	SECRETARIA DE INFRAESTRUTURA URBANA UNIDADE DE BANCO DE PROJETOS
---	---

Projeto:	ARQUIVO HISTÓRICO DE JOINVILLE PROJETO ARQUITÔNICO DE RECONSTITUIÇÃO DE PAREDE
----------	---


Conteúdo:	IMPLANTAÇÃO
-----------	-------------

Autor(es): Simone Schroeder/A21776-D	Ass.: 	Requerente: PREFEITURA MUNICIPAL DE JOINVILLE
Co-Autor(es):	Ass.:	Escola: 1/200
Ordenador da despesa: SEUL	Ass.: 	Desenhista CAD: Rodrigo Ruschel
		Código: UBP/SEINFRA
		Data: 06/2019
		Número Prancha: AR 01/04

Matr. 28.176
Secretaria Cultura e Turismo

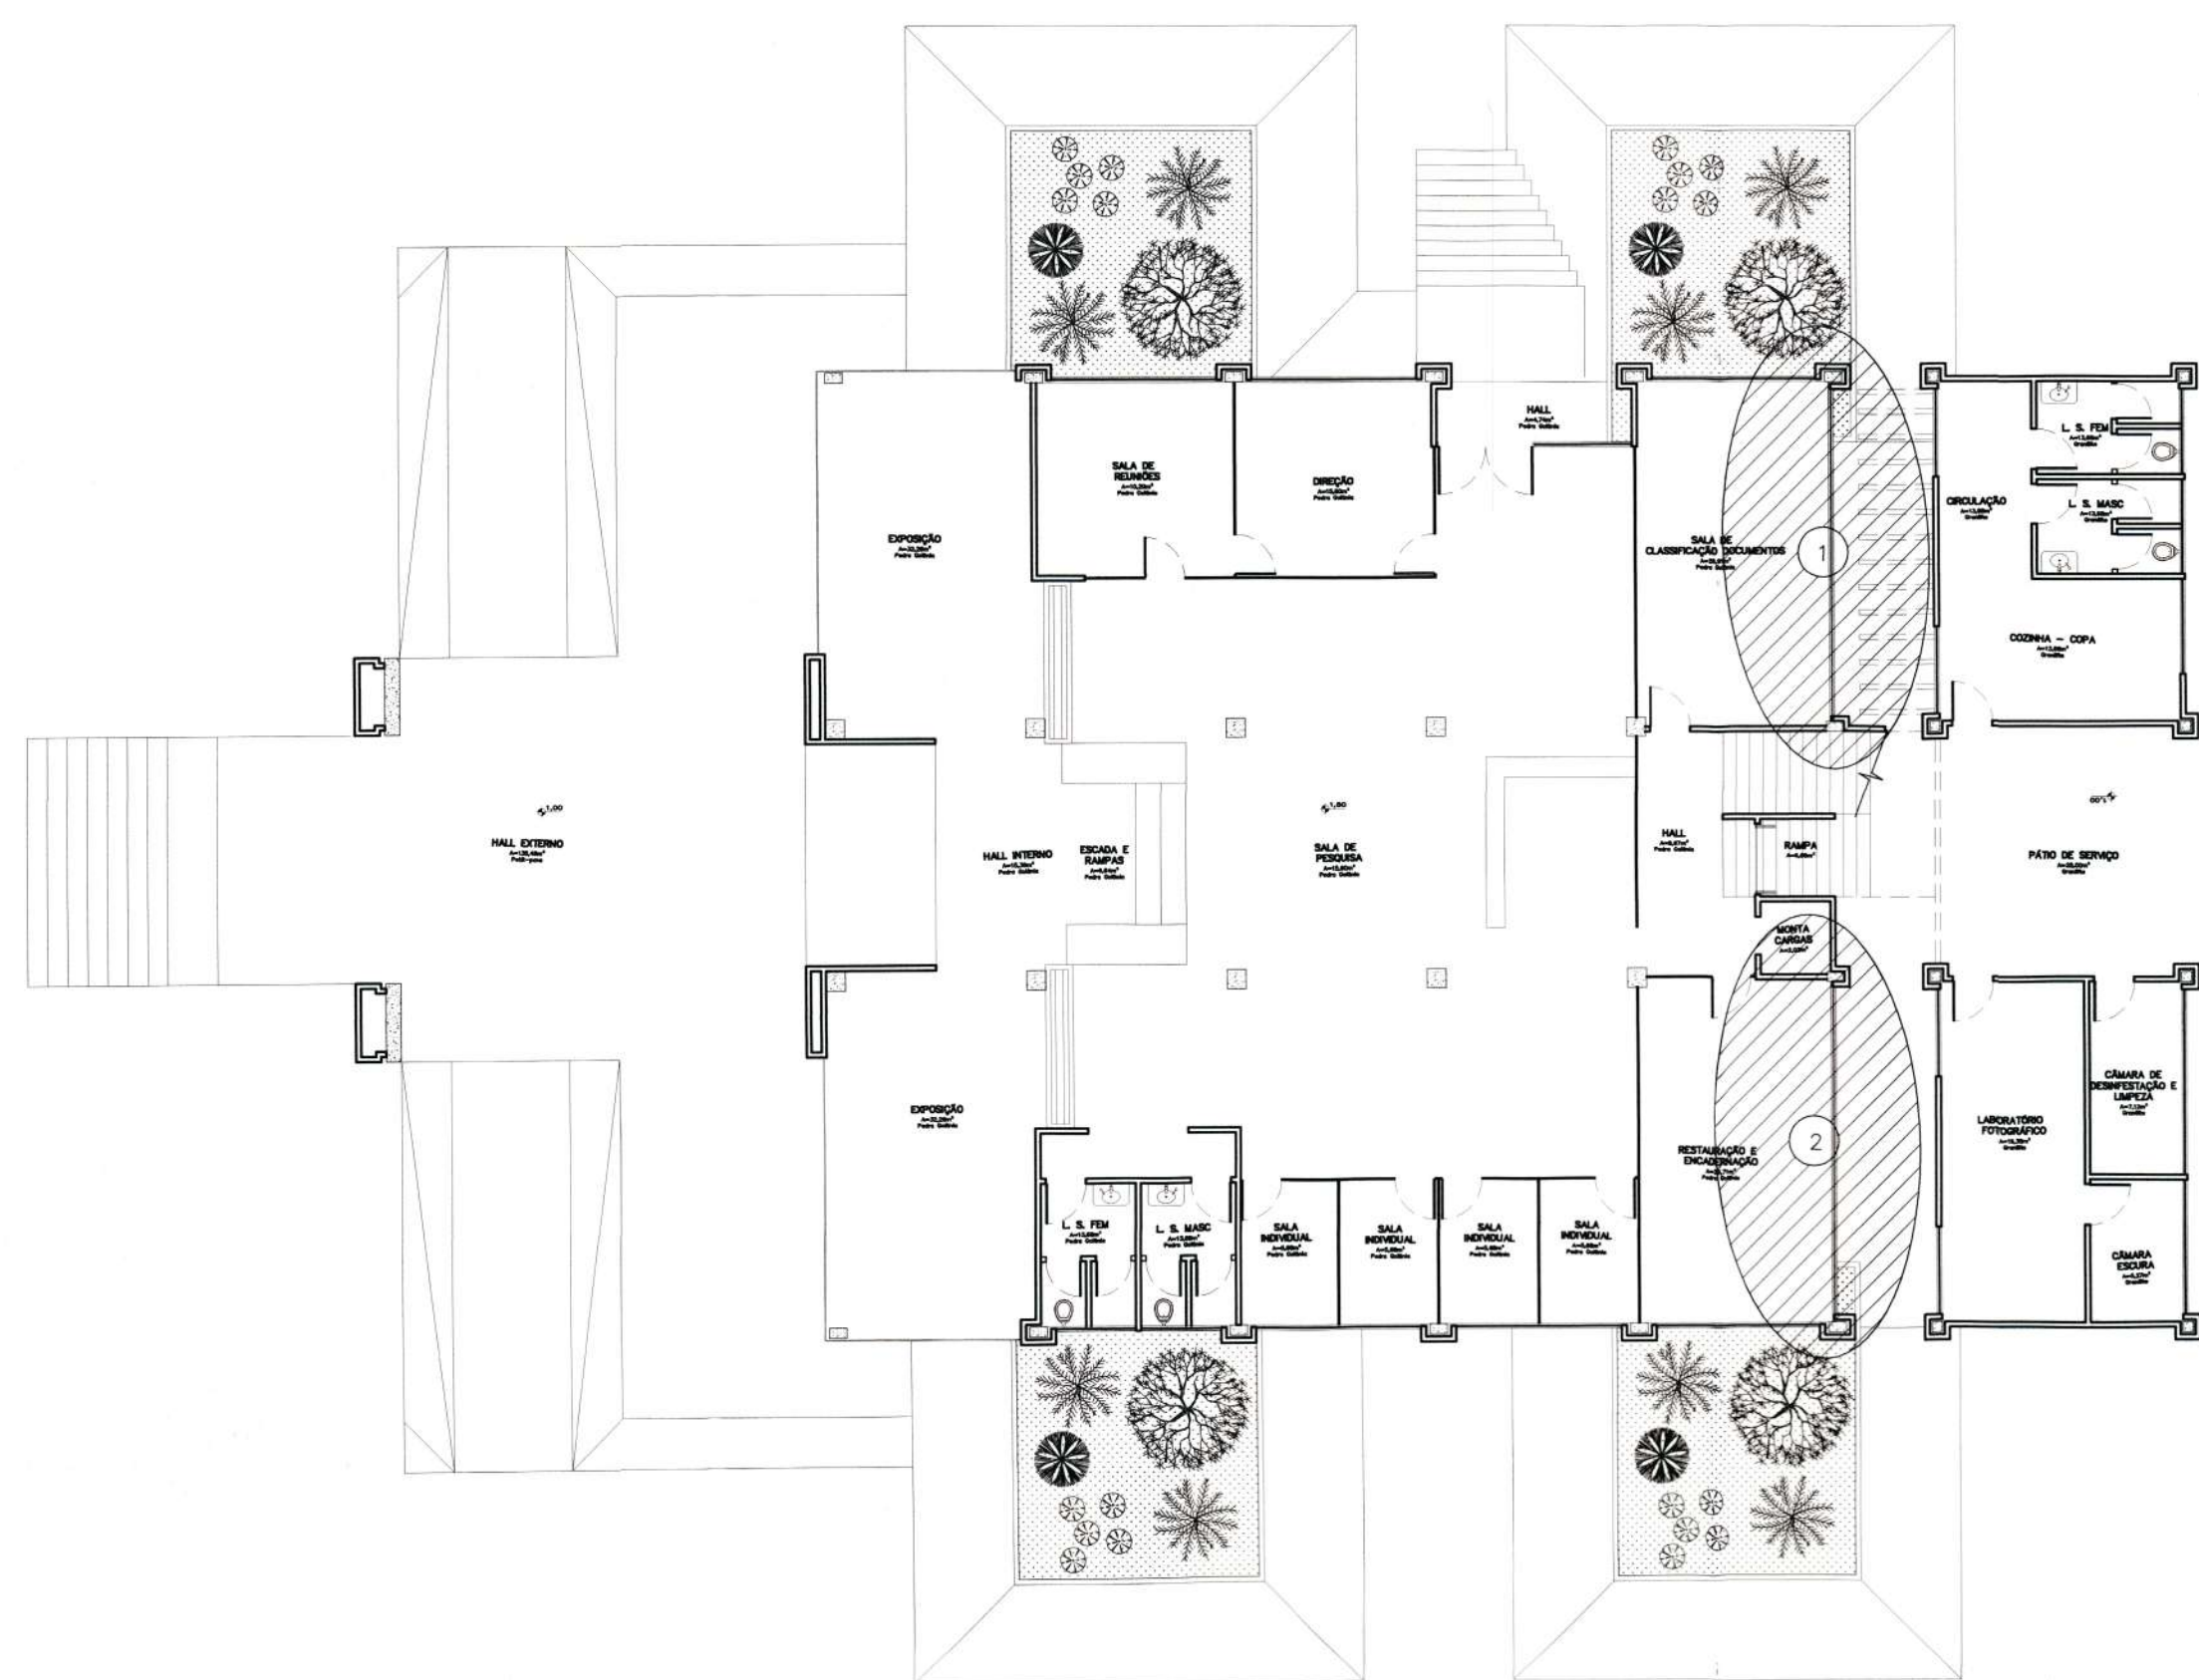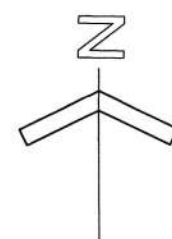


Planta baixa
Escala 1/150

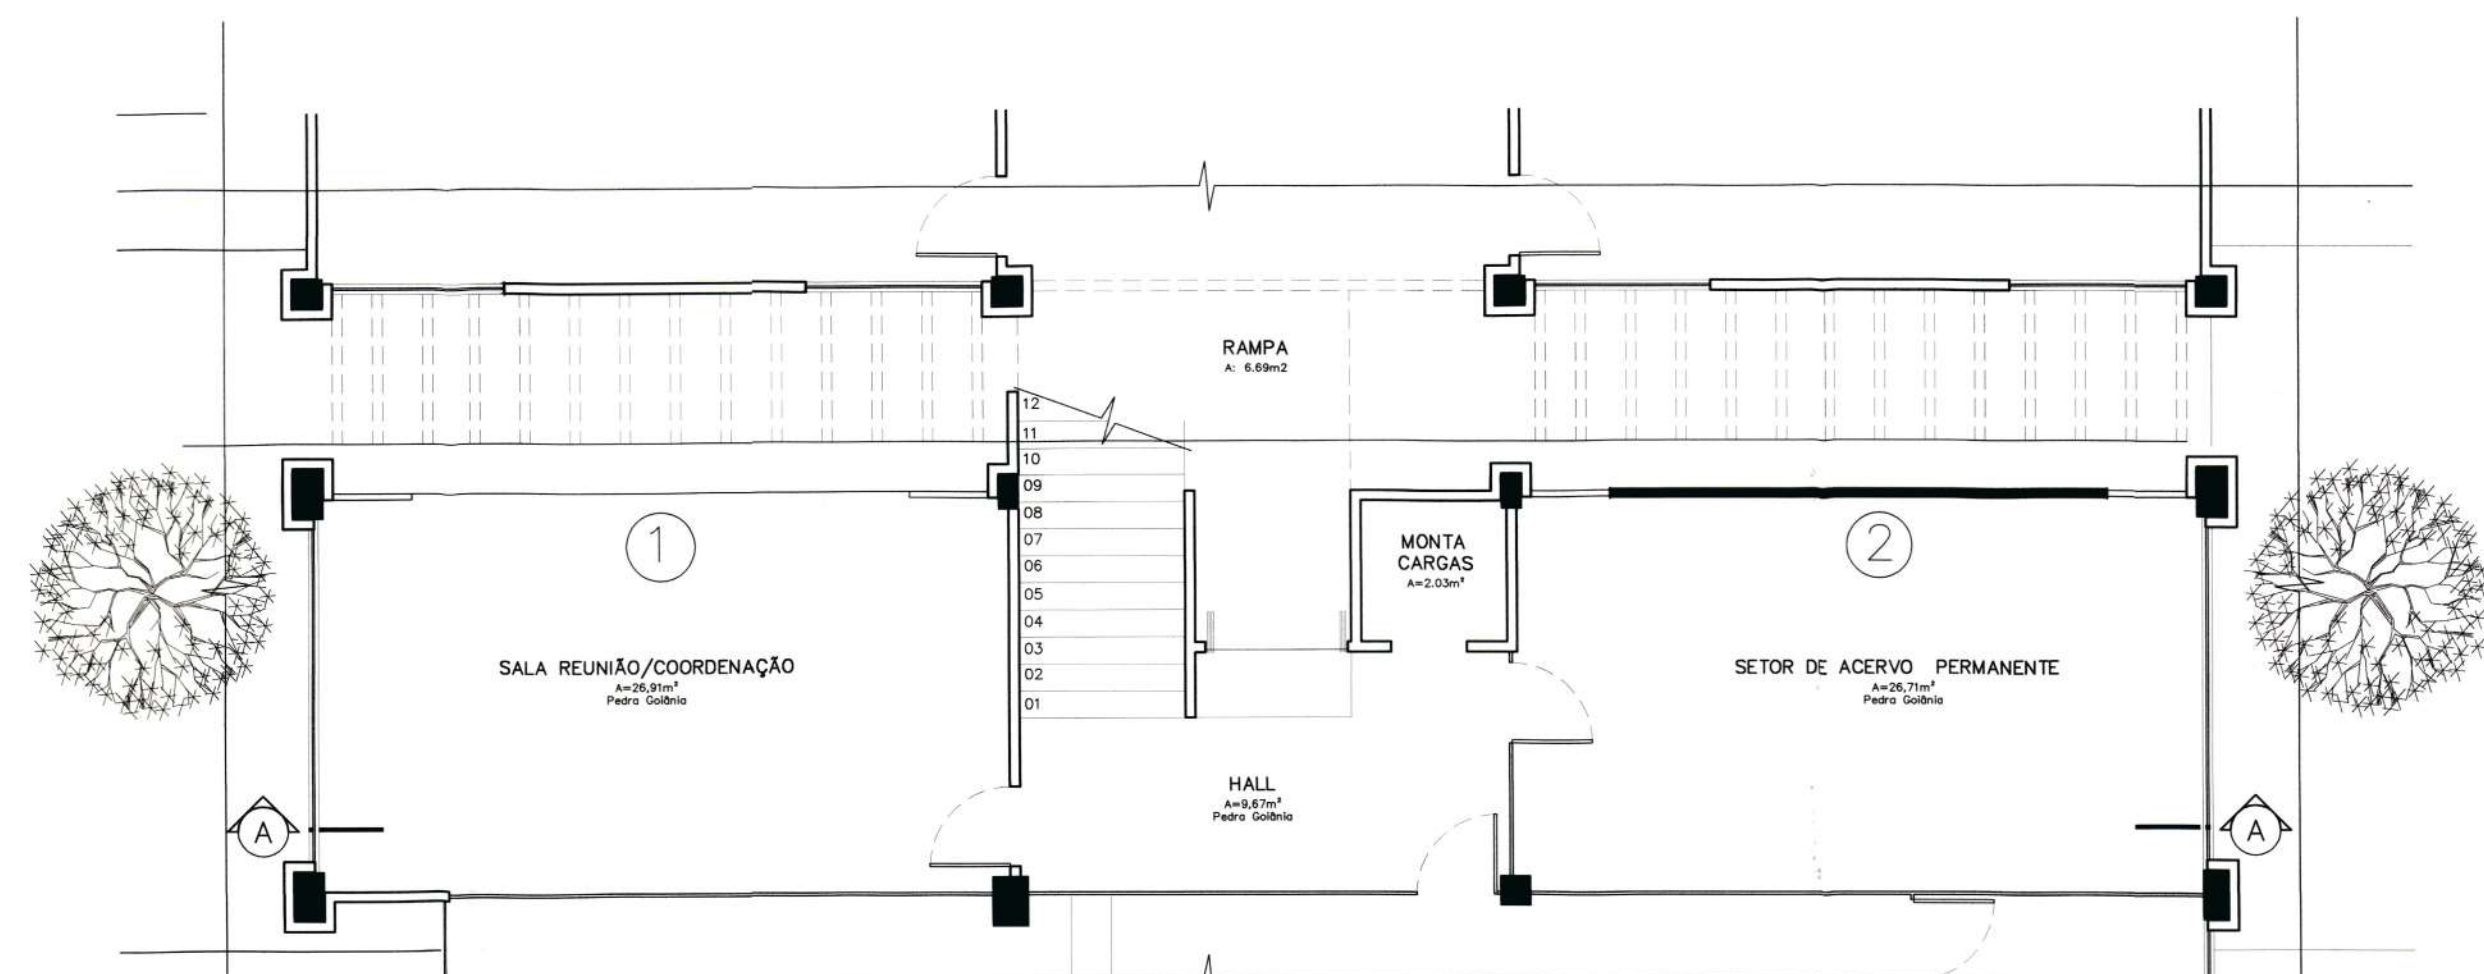

PLANTA BAIXA - SITUAÇÃO/DEMOLIÇÃO
Escala 1/75


- 1 - Área do fechamento
em alvenaria destruída
pelo vento.
- 2 - Alvenaria a demolir.

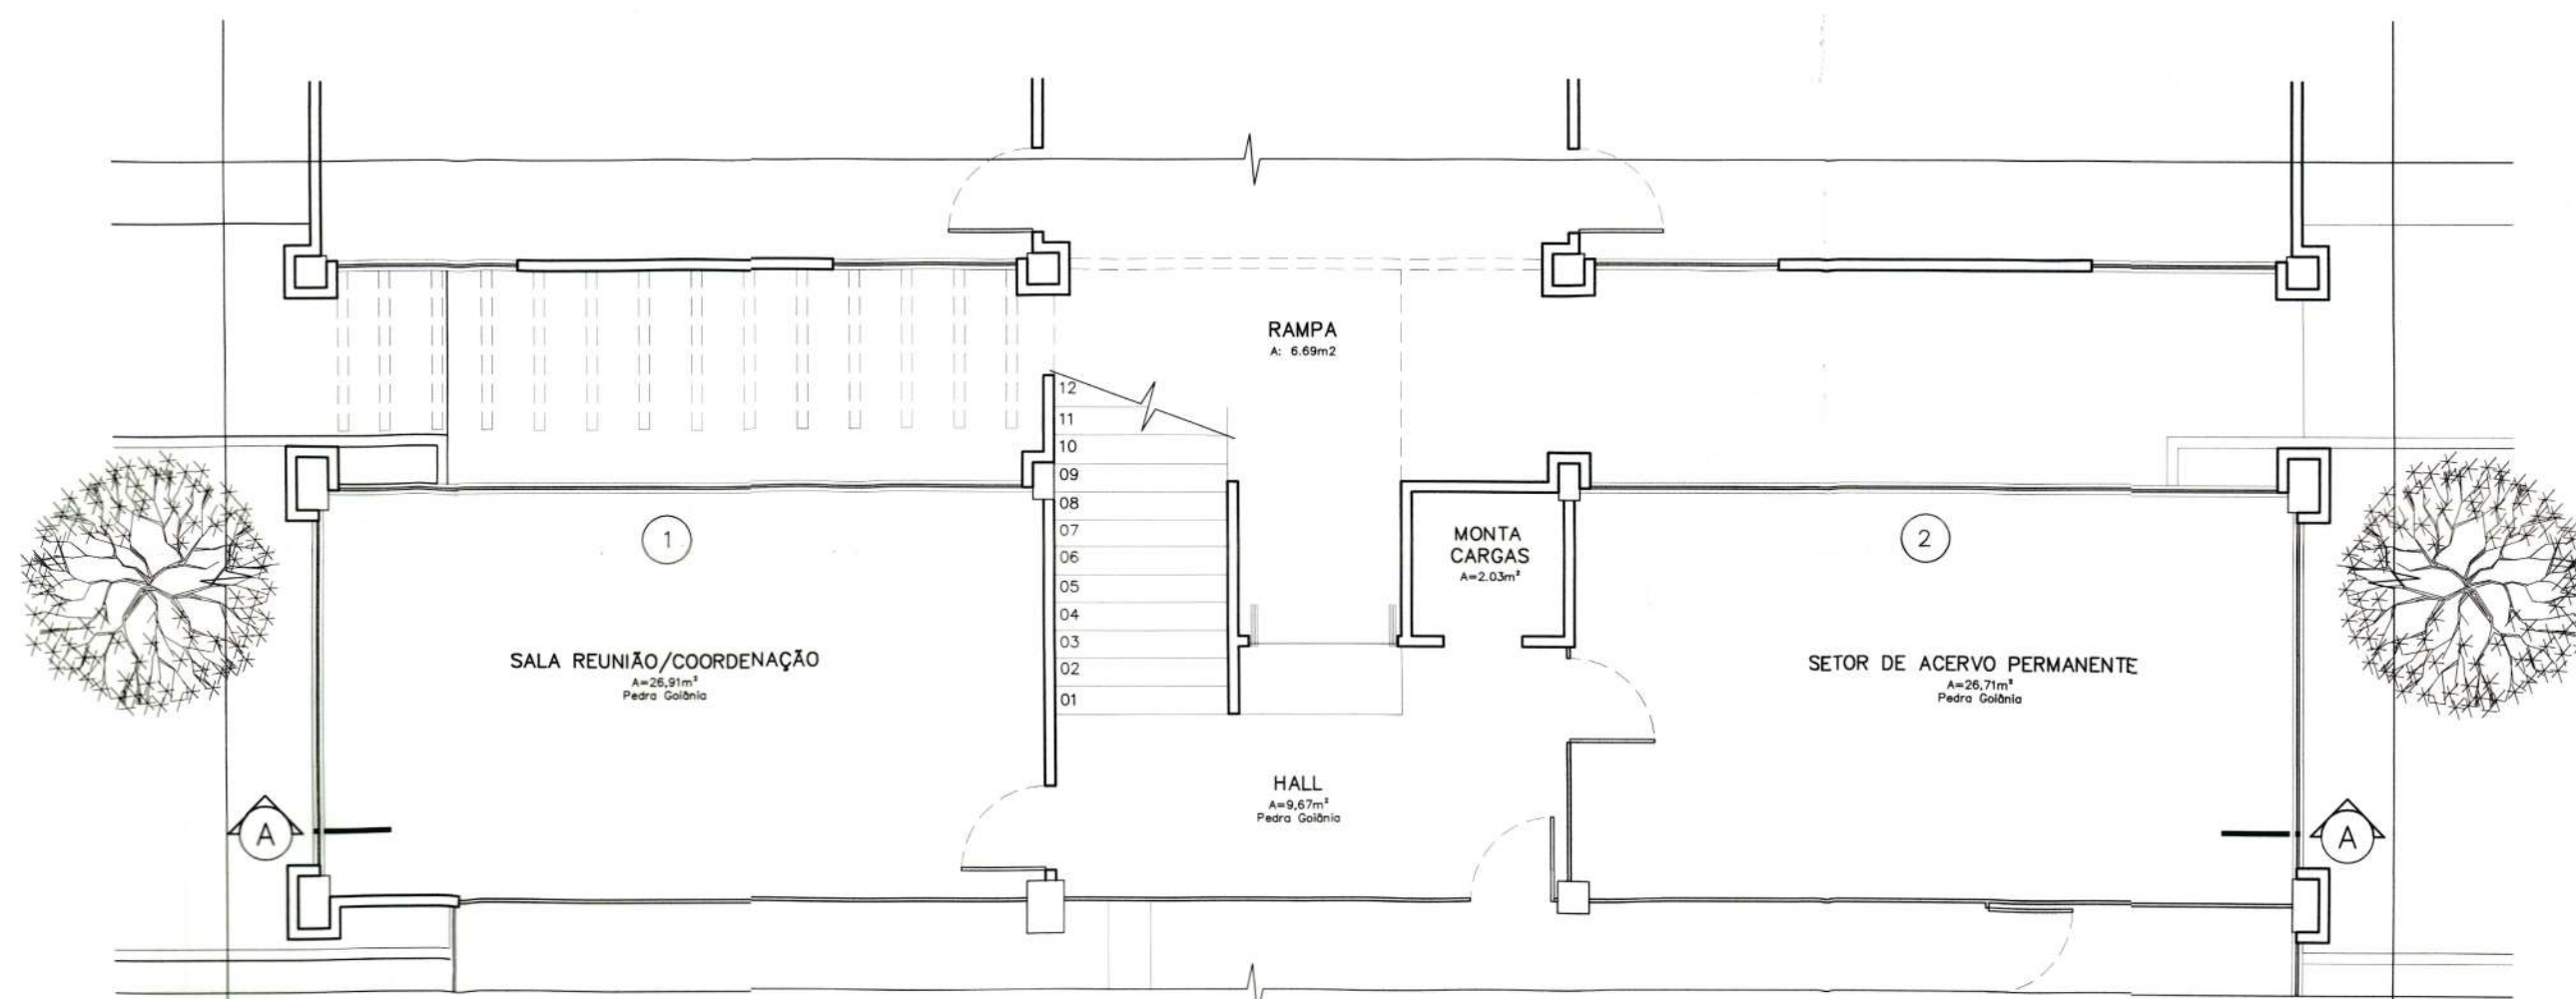

PLANTA BAIXA - PROPOSTA
Escala 1/75

Proposta:
Fechamento em esquadrias
metálicas e vidro.


Vista Atual

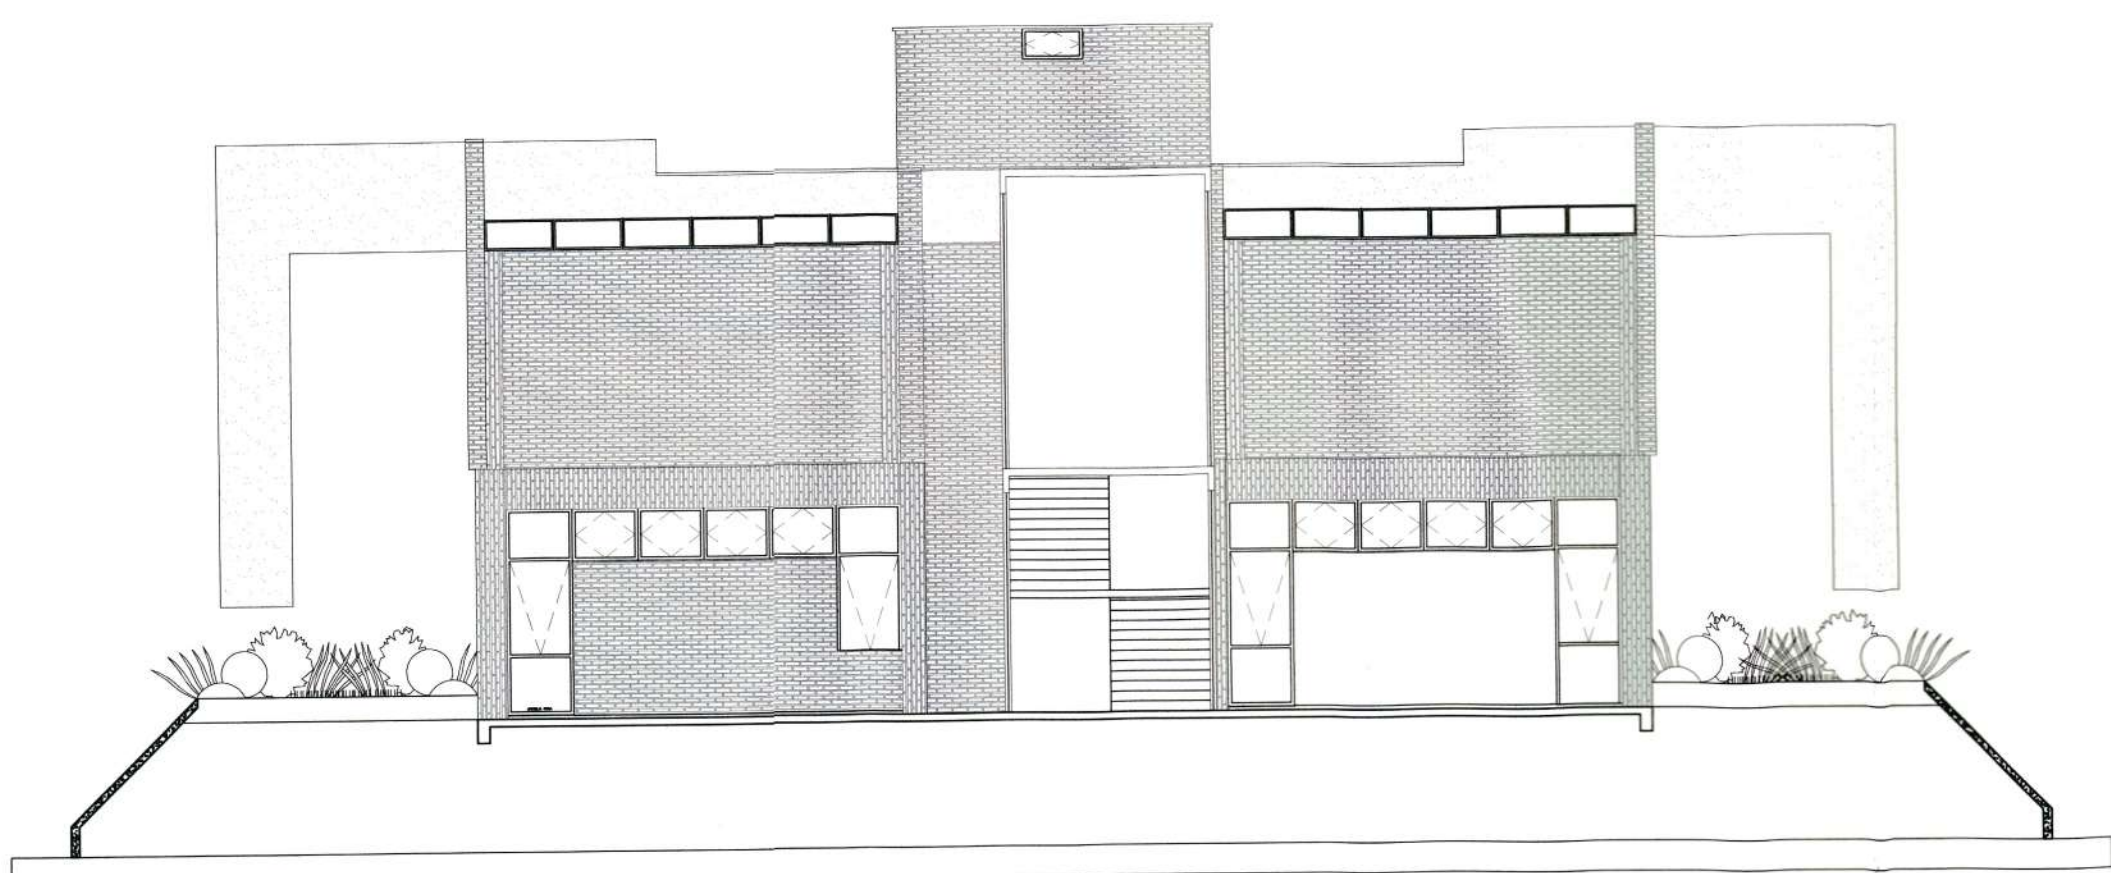

Elevação Leste

Escala 1/125

Proposta

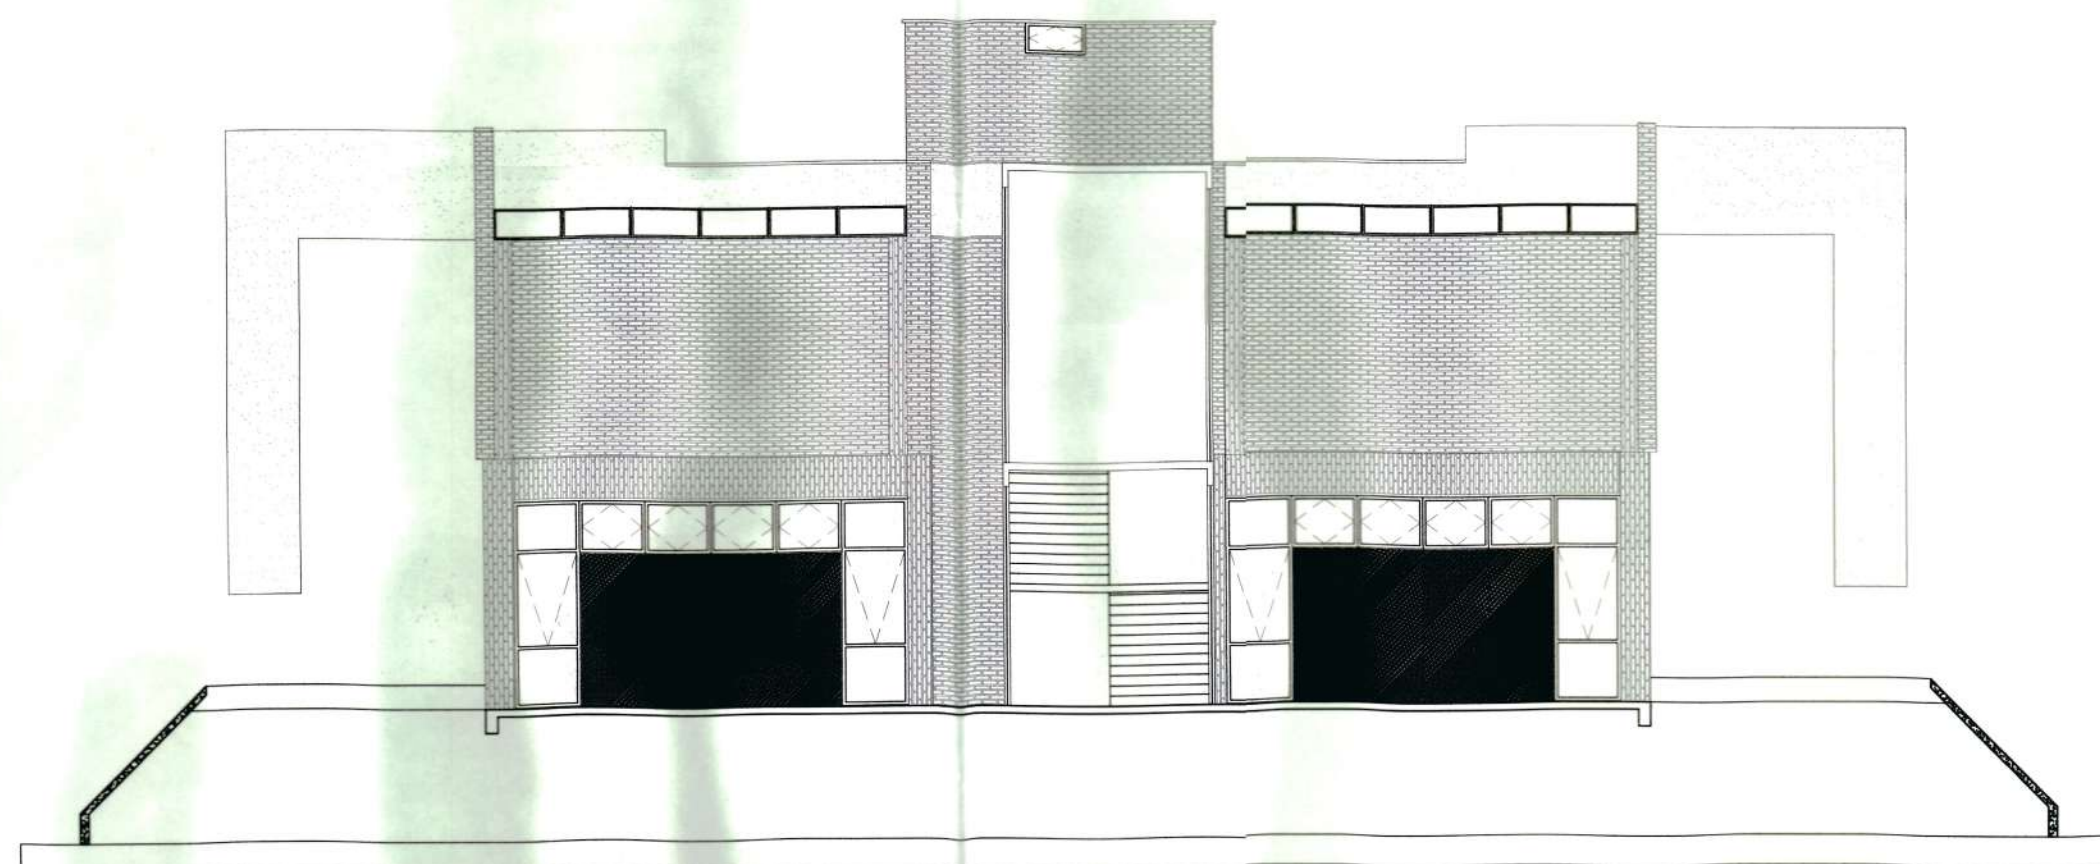

Elevação Leste

Escala 1/125

R1			REVISÃO CADASTRAL		
RO			EMIÇÃO INICIAL		
REV.	DATA	DESENHO	MODIFICAÇÃO	VERIFICAÇÃO	APROVAÇÃO



SECRETARIA DE INFRAESTRUTURA URBANA
UNIDADE DE BANCO DE PROJETOS

Projeto: ARQUIVO HISTÓRICO DE JOINVILLE
PROJETO ARQUITÔNICO DE RECONSTITUIÇÃO DE PAREDE

Conteúdo: PLANTA BAIXA
CORTES
VISTAS

Autor(es): Ass.:
Simone Schroeder/A21776-0

Co-Autor(es): Ass.:

Ordenador do despesa: Ass.:
SECU José Raulino


Requerente:
PREFEITURA MUNICIPAL DE JOINVILLE

Escala: Indicada Desenhista CAD:
Rodrigo Ruschel


Código: UB/SEINFRA

Data: 06/2019 Número Prancha: AR 02/04


Matr. 48.176
Secretaria de Cultura e Turismo

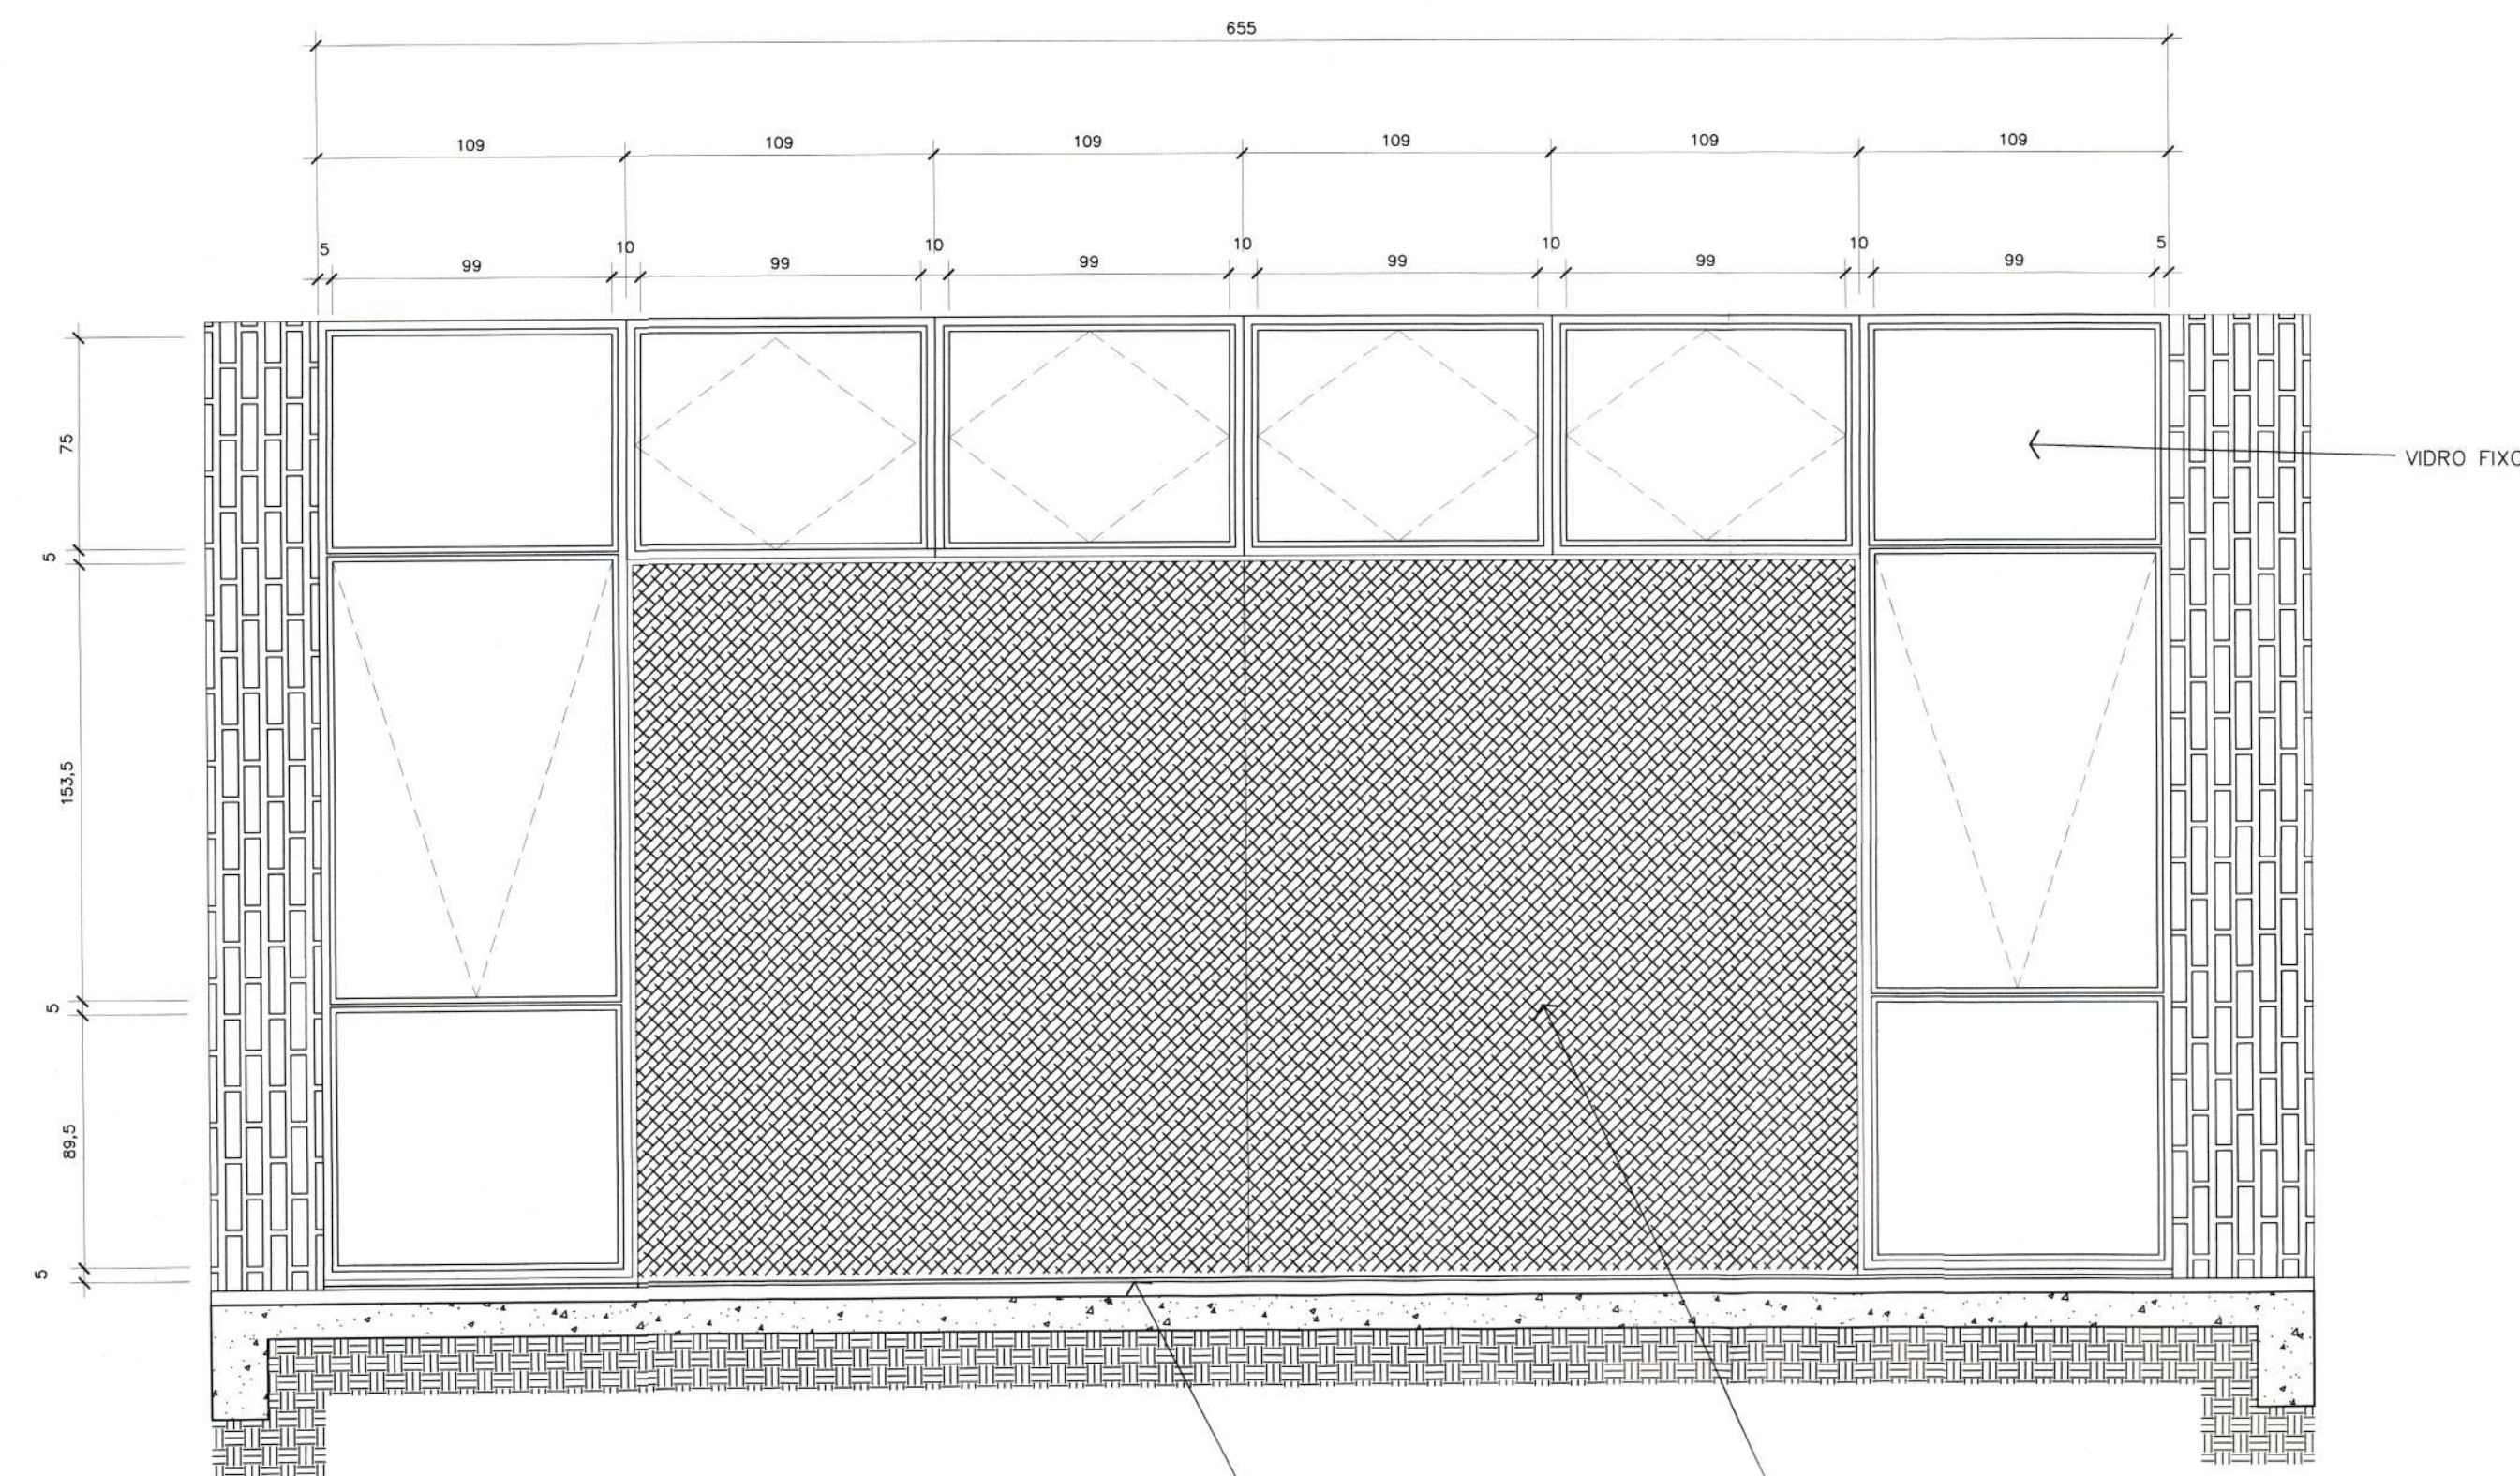


SITUAÇÃO ATUAL-FECHAMENTO 1
Escala 1/25

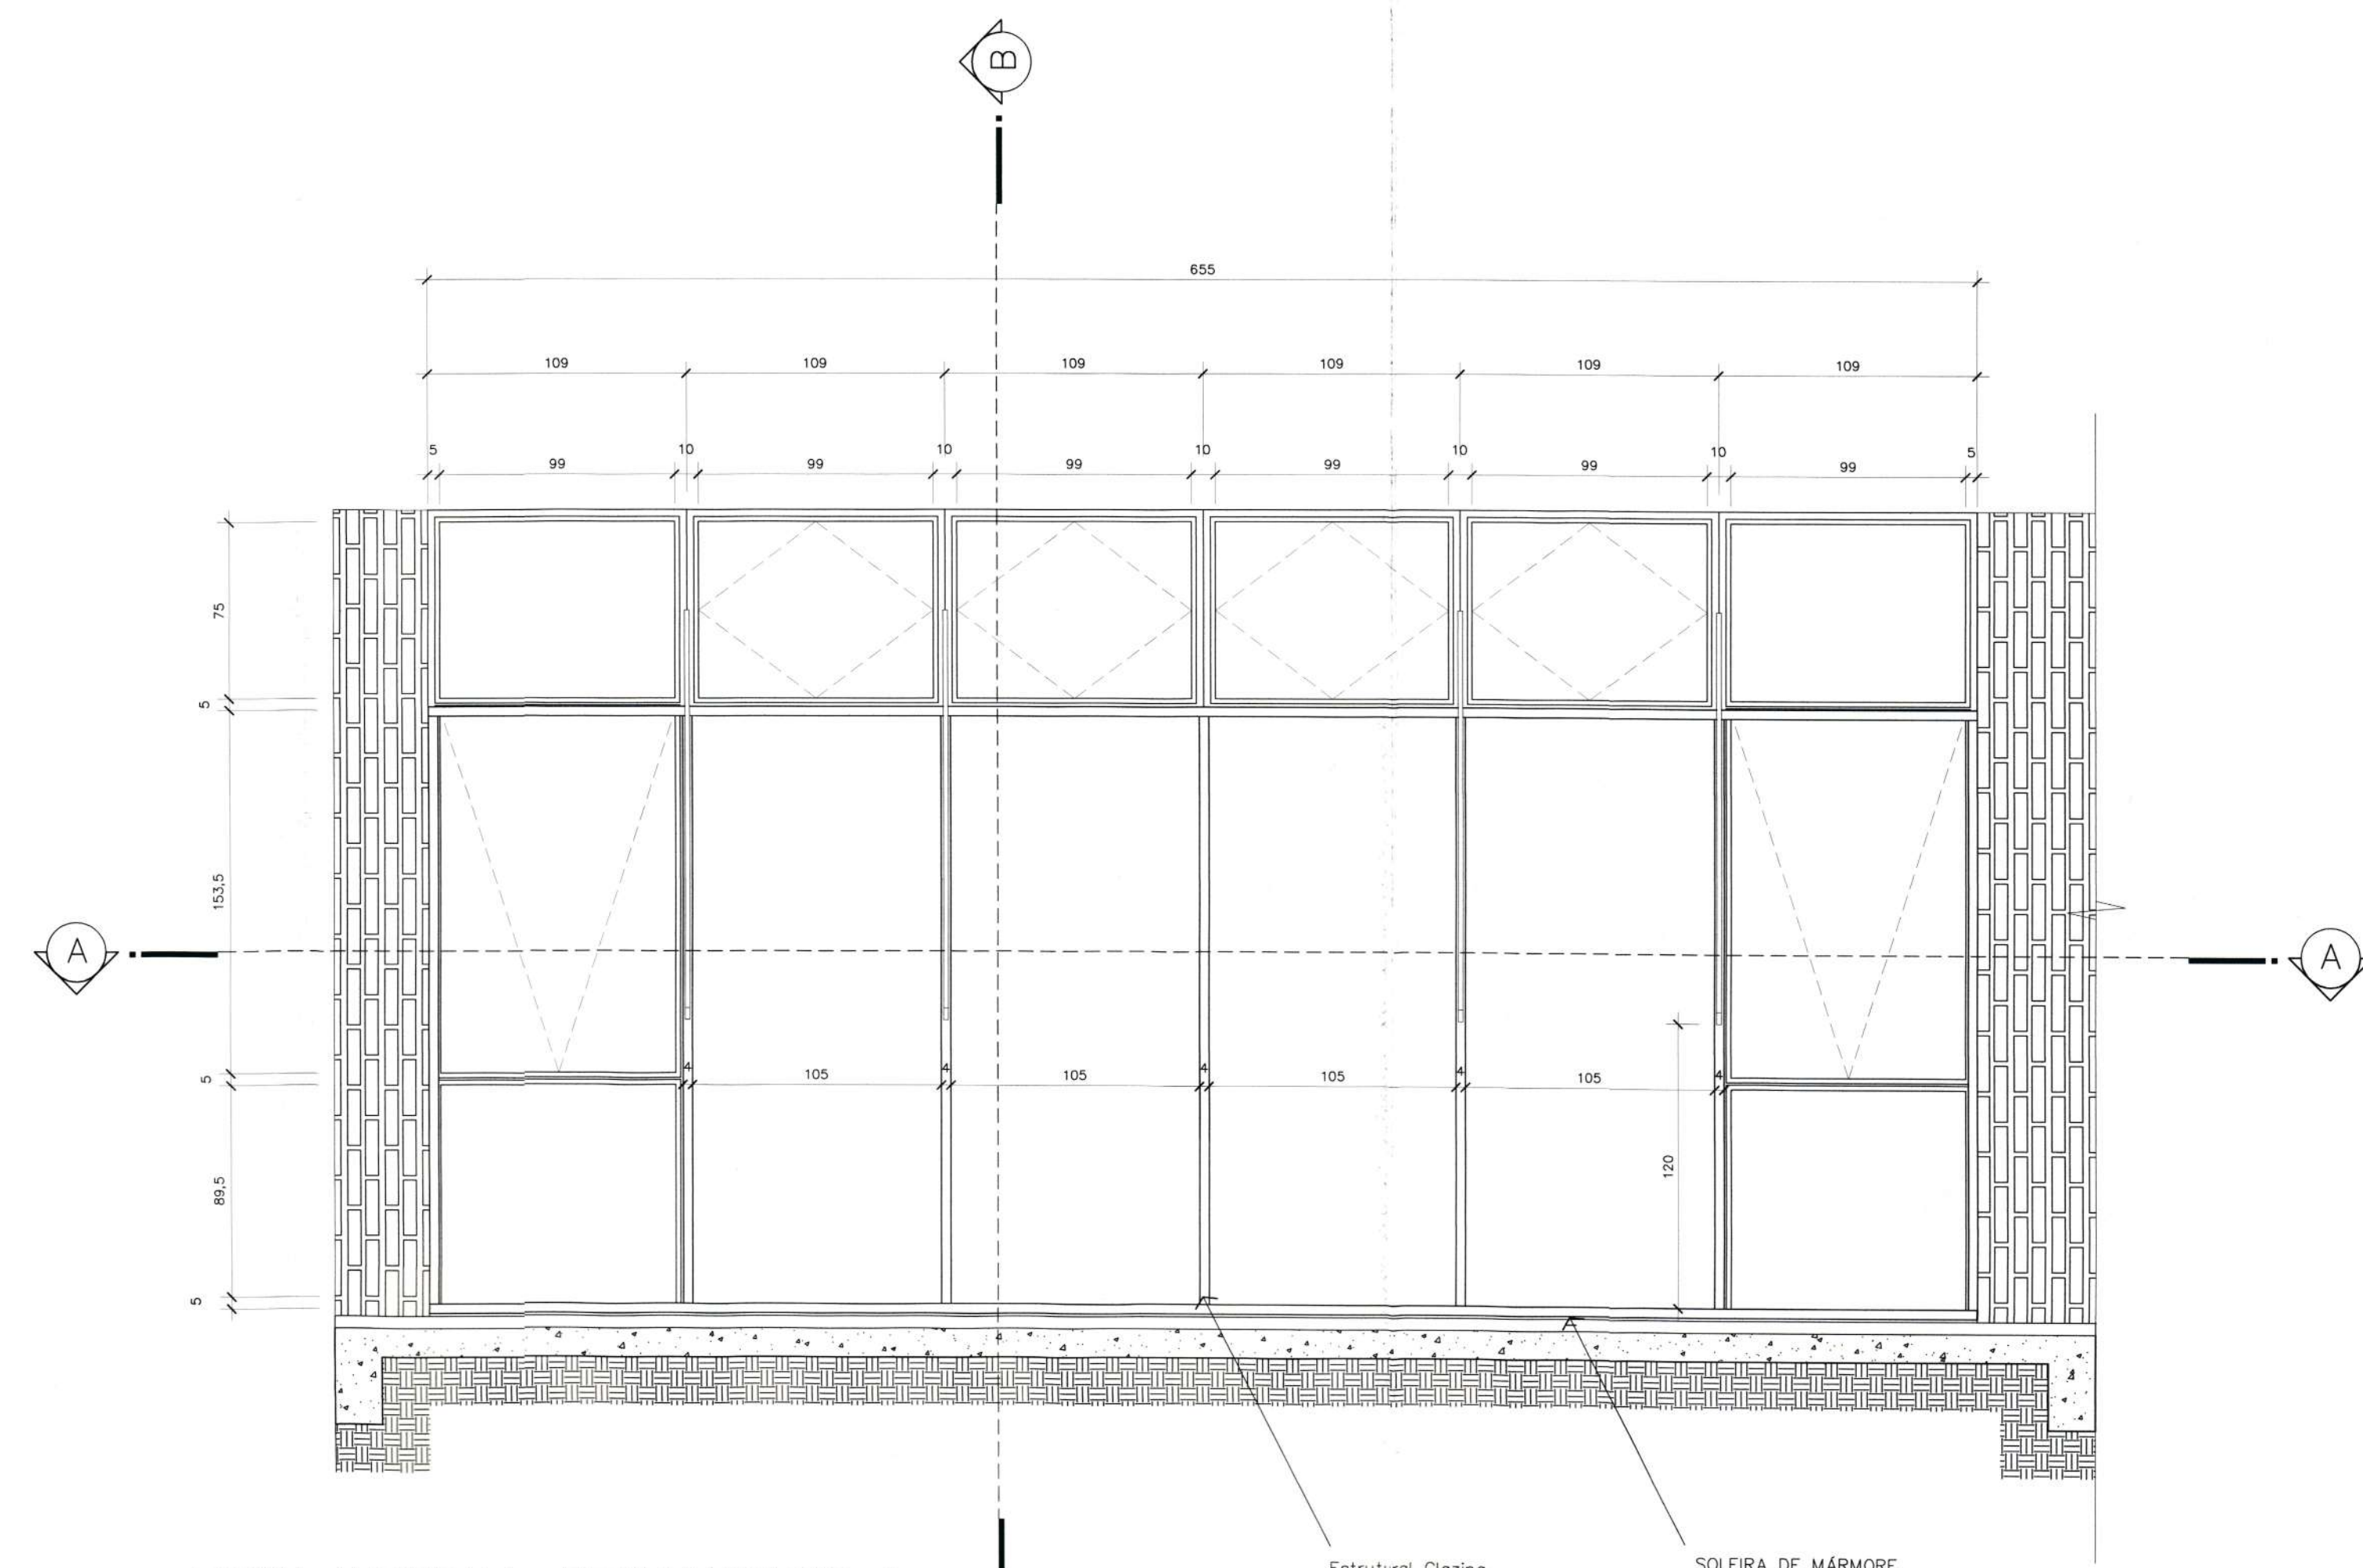

VISTA INTERNA-FECHAMENTO 1
Escala 1/25

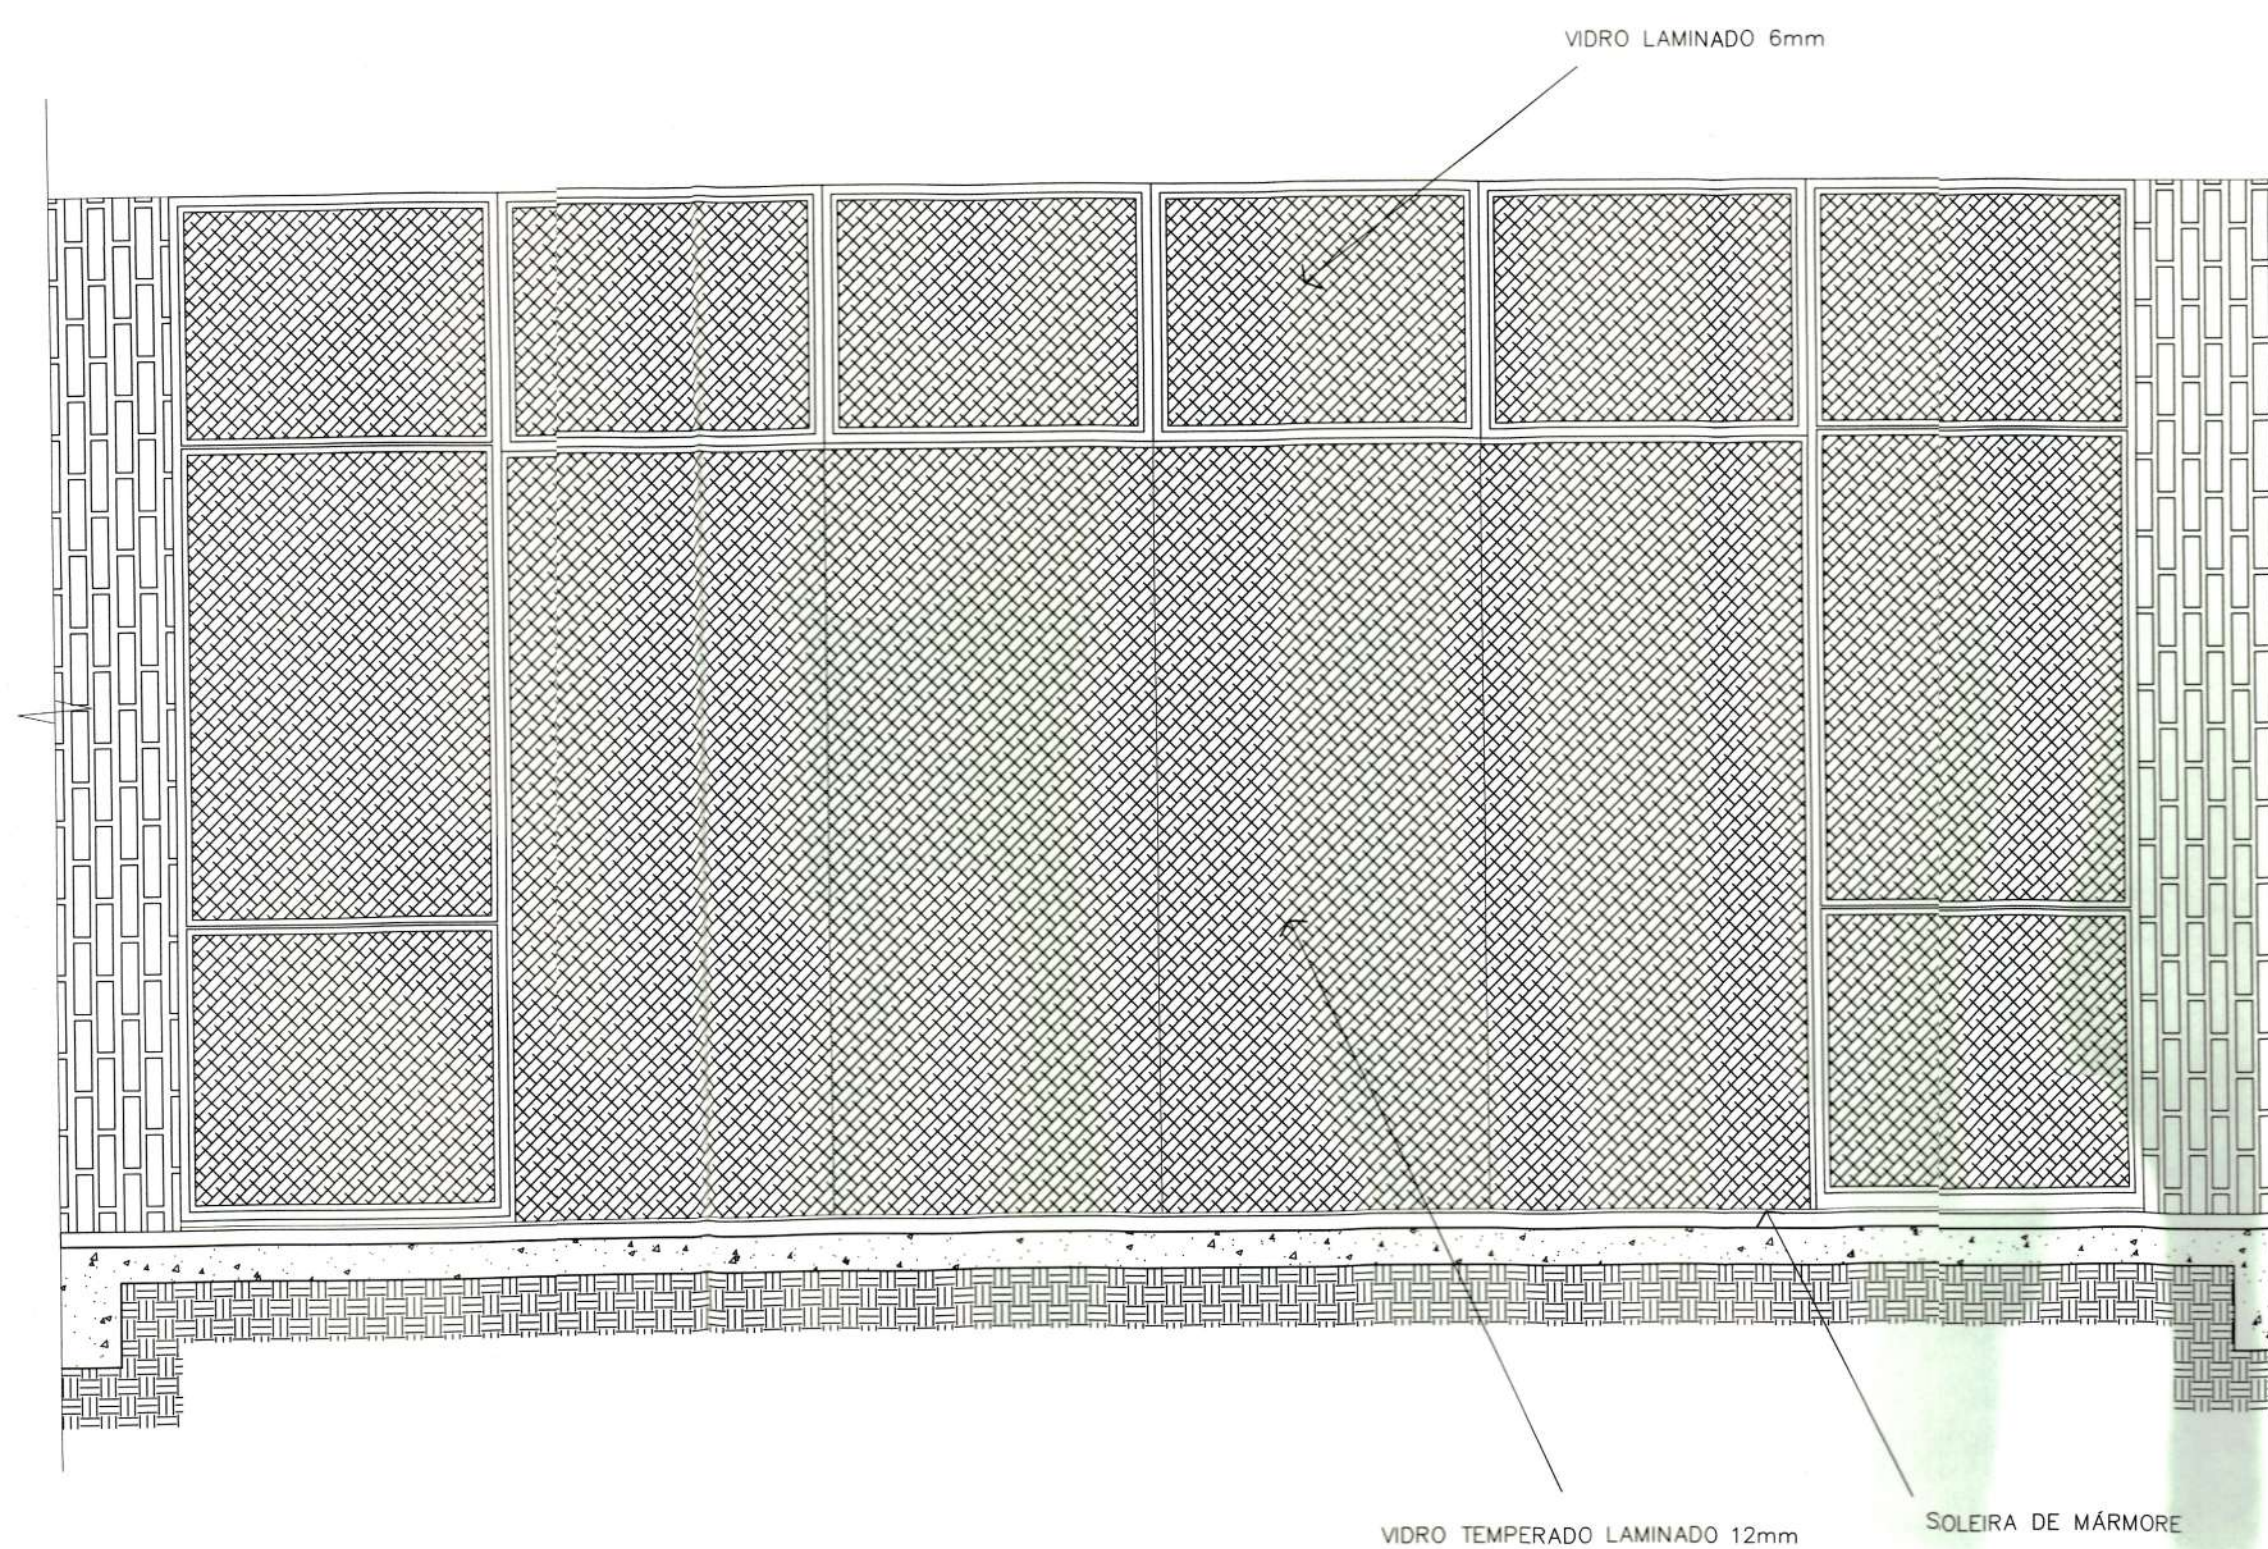

VISTA EXTERNA-FECHAMENTO 1
Escala 1/25

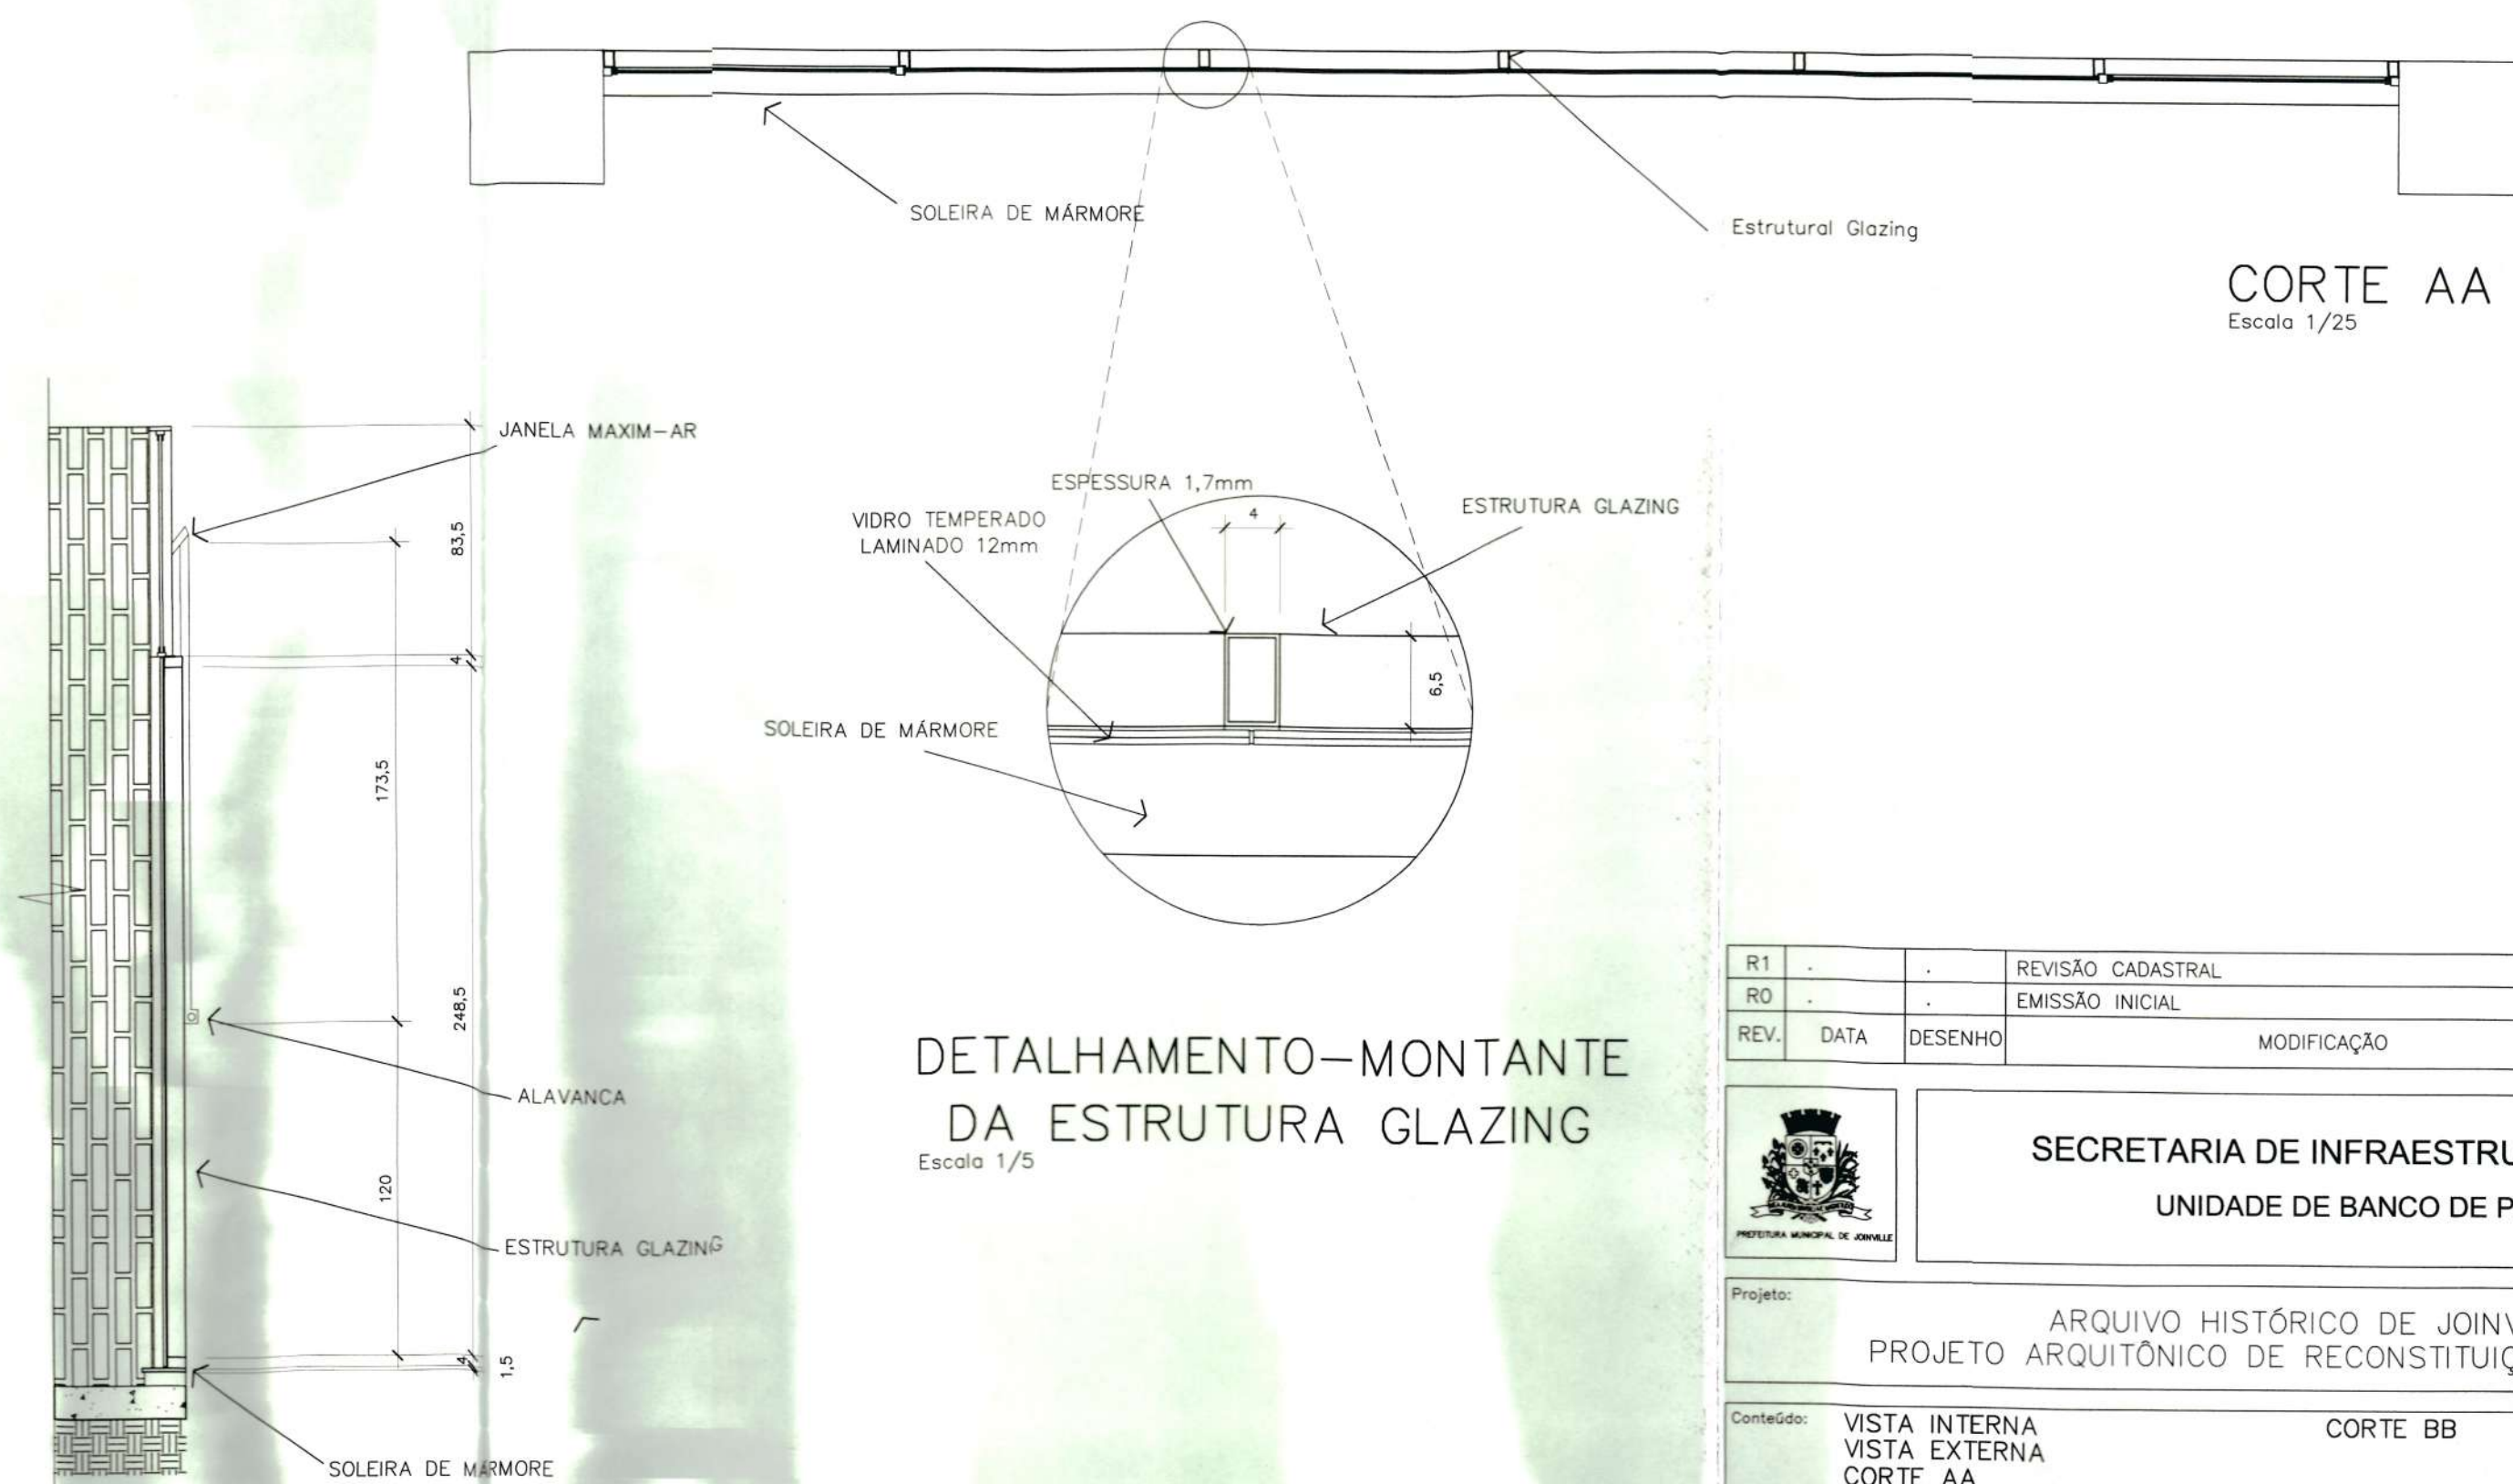

CORTE BB
Escala 1/25

DETALHAMENTO-MONTANTE
DA ESTRUTURA GLAZING
Escala 1/5

R1	REVISÃO CADASTRAL				
RO	EMIÇÃO INICIAL				
REV.	DATA	DESENHO	MODIFICAÇÃO	VERIFICAÇÃO	APROVAÇÃO

SECRETARIA DE INFRAESTRUTURA URBANA
UNIDADE DE BANCO DE PROJETOS

Projeto: ARQUIVO HISTÓRICO DE JOINVILLE
PROJETO ARQUITÔNICO DE RECONSTITUIÇÃO DE PAREDE


Conteúdo: VISTA INTERNA VISTA EXTERNA CORTE AA CORTE BB

Autor(es): Simone Schroeder/A21776-0 Ass.: *[assinatura]* Requerente: PREFEITURA MUNICIPAL DE JOINVILLE

Co-Autor(es): Ass.: Escala: INDICADA Desenhista CAD: RODRIGO RUSCHEL


Ordemador da despesa: Ass.: *[assinatura]* Código: UBP/SEINFRA

Data: 06/2019 Número Prancha: AR 03/04

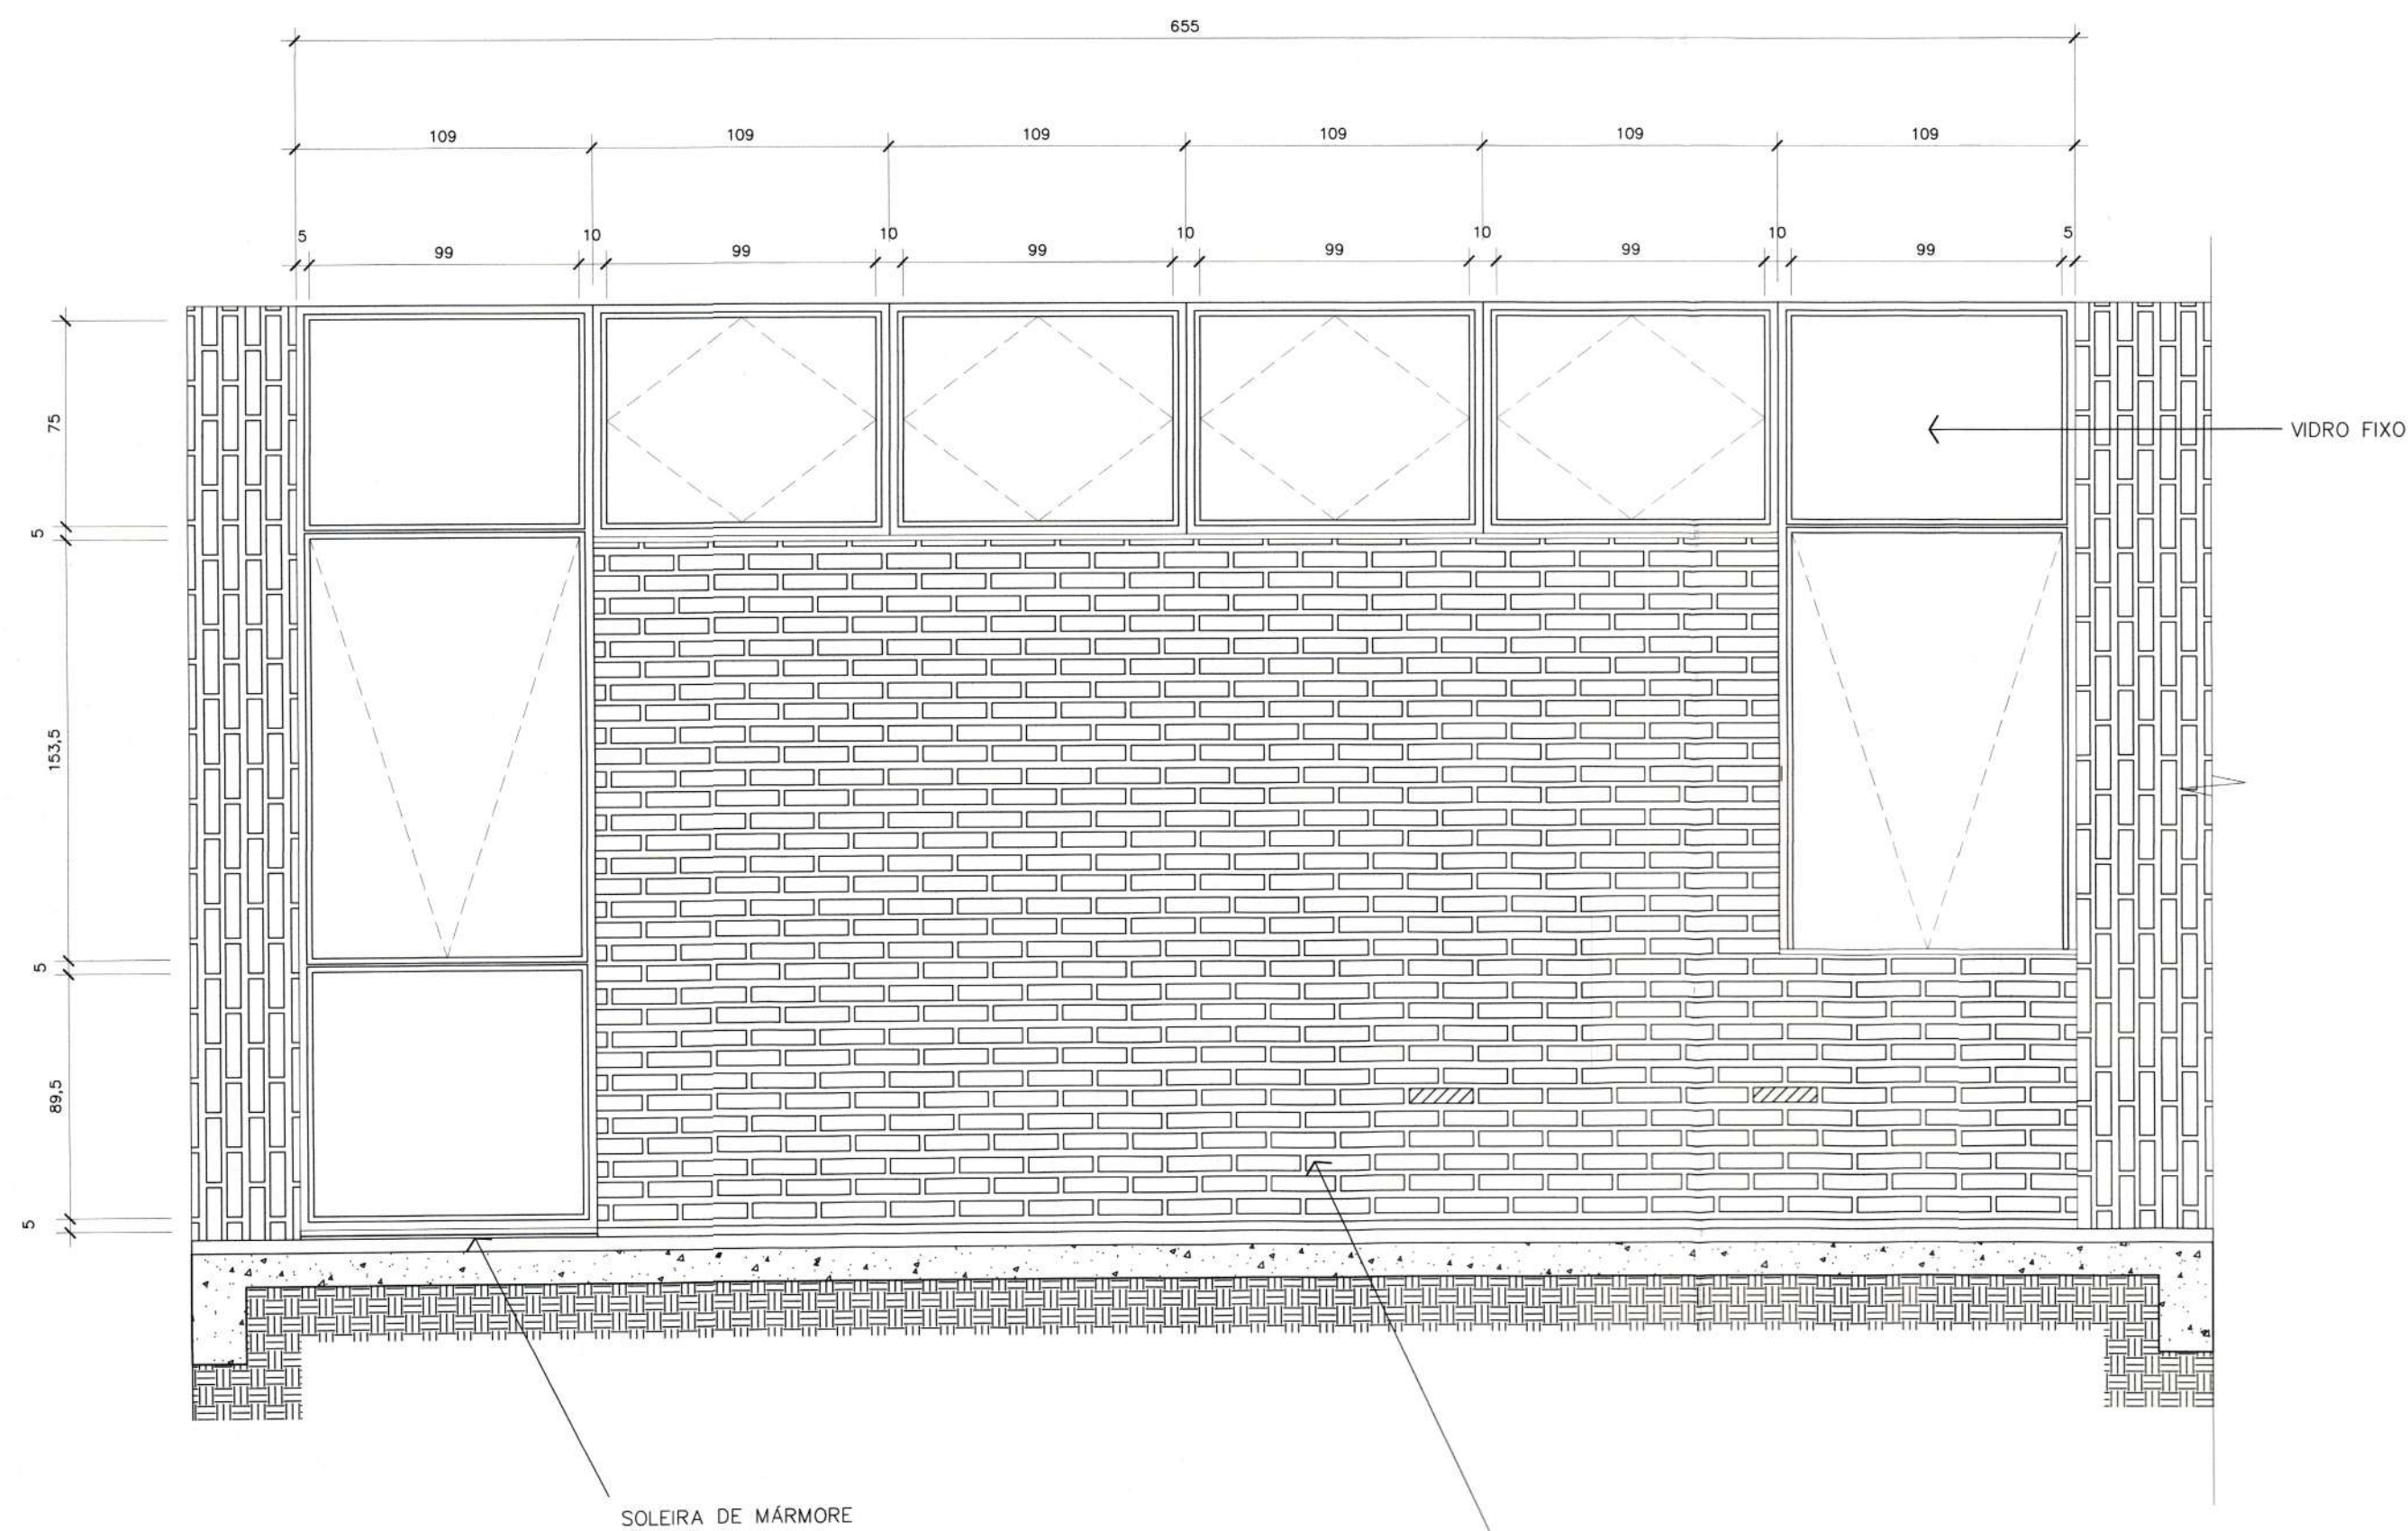


SITUAÇÃO ATUAL - FECHAMENTO 2
Escala 1/25

A DEMOLIR - TIJOLOS CERÂMICOS LÂMINADOS

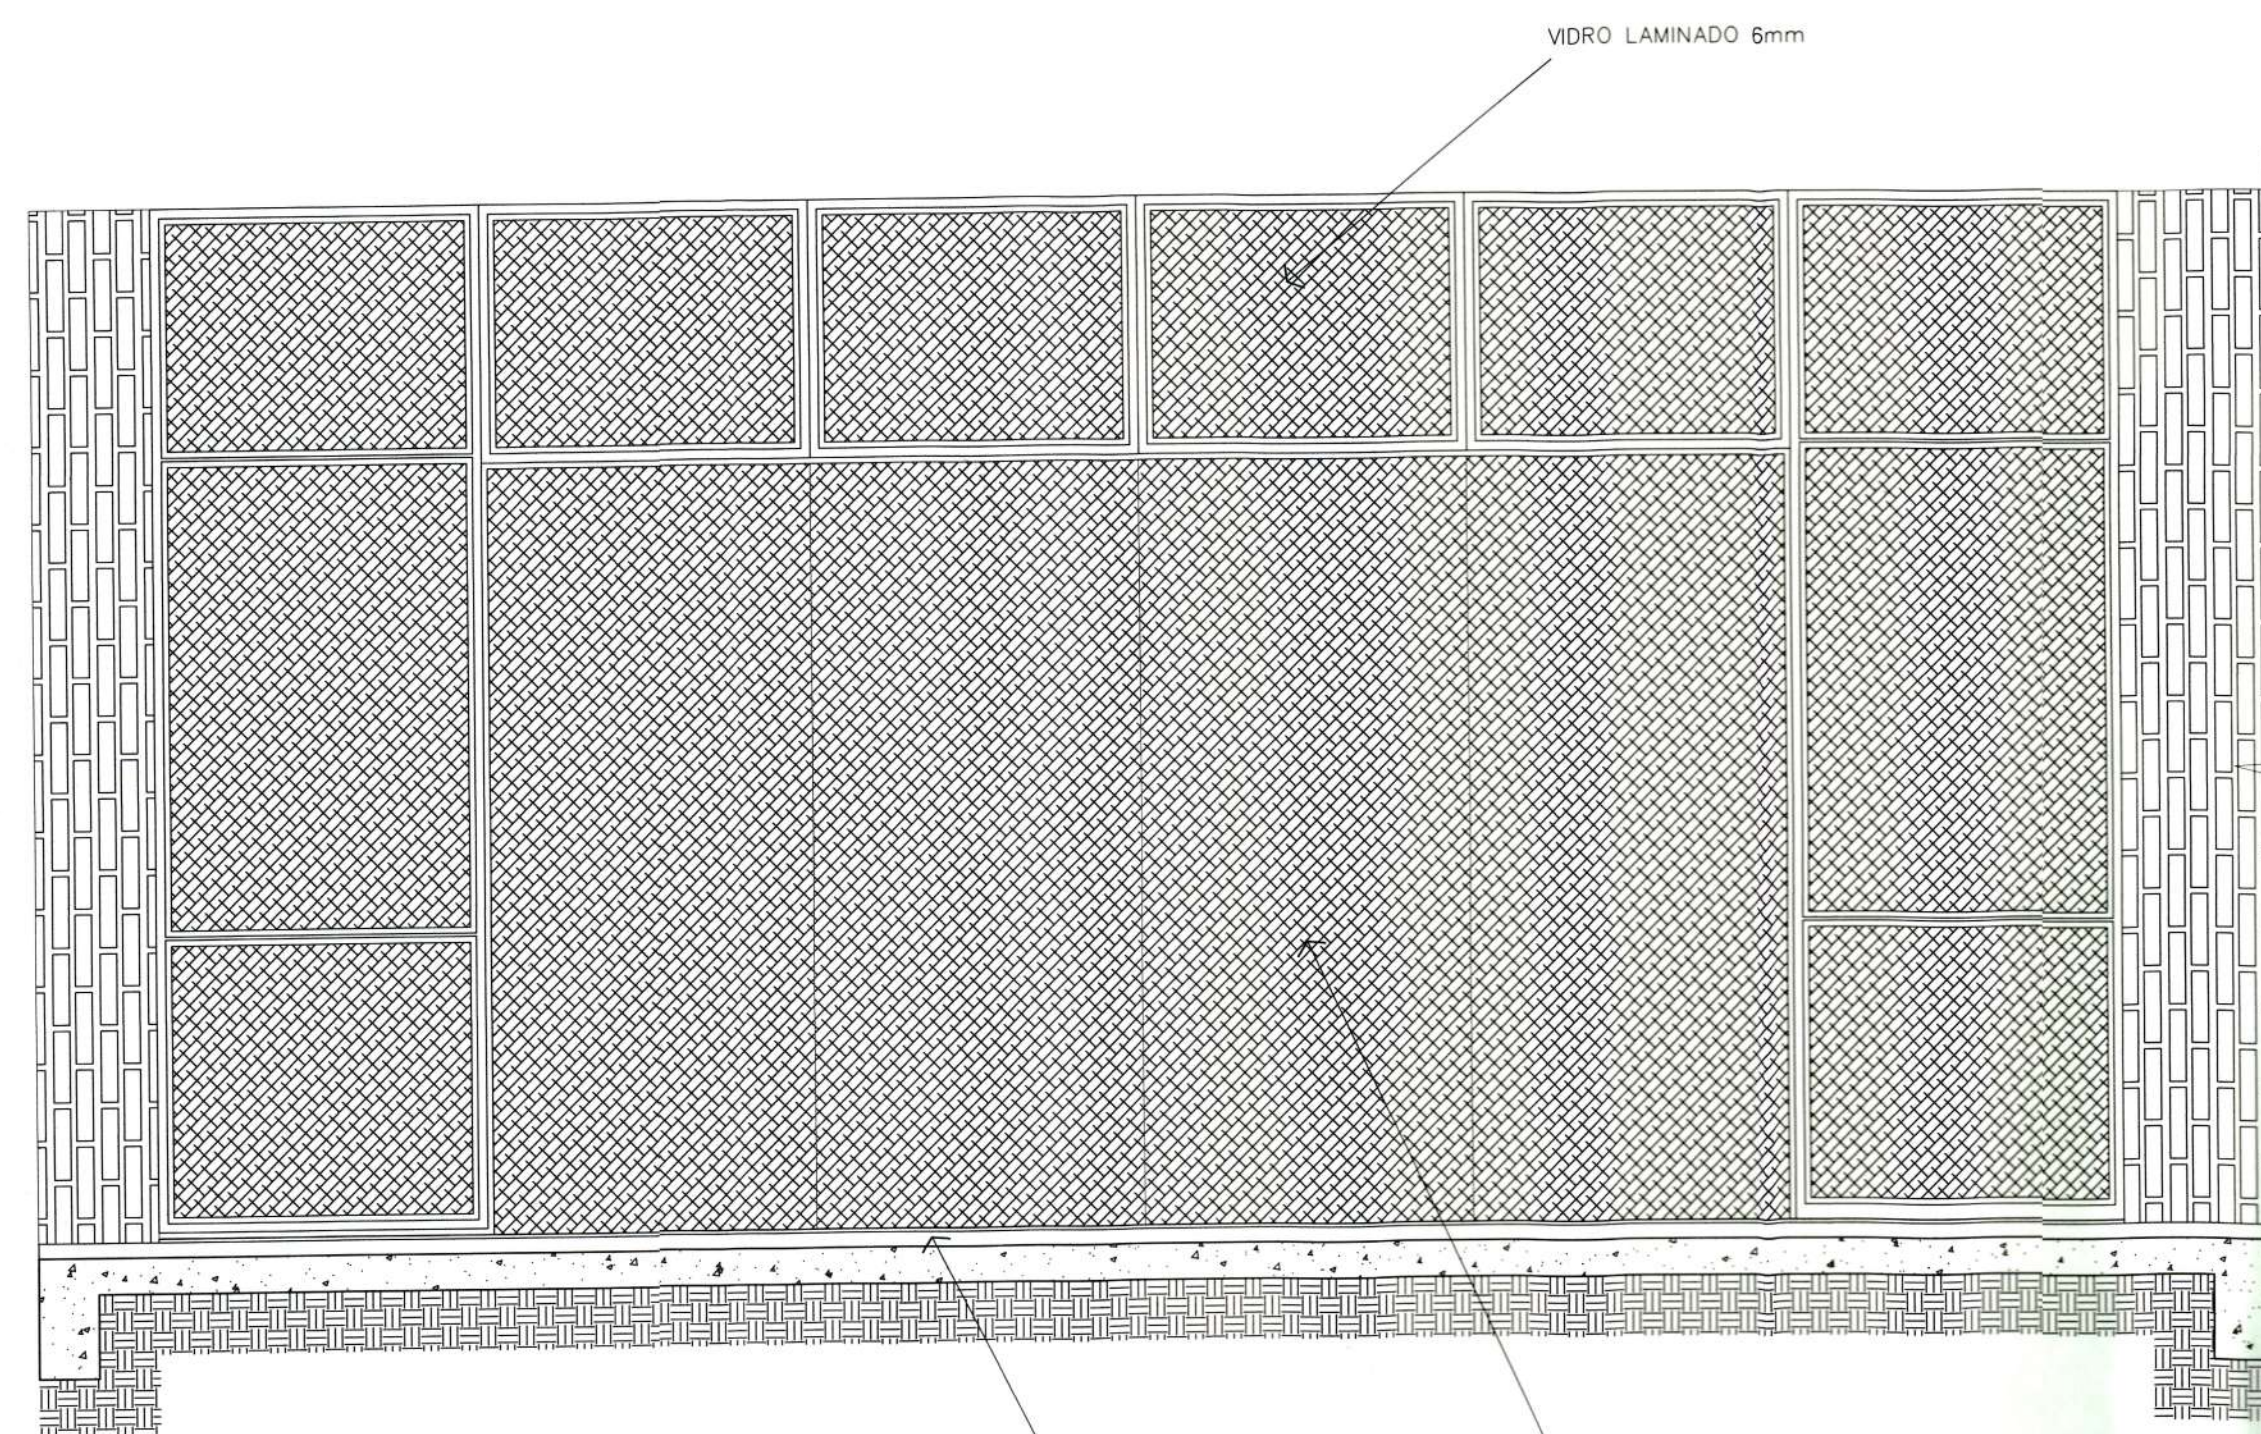


VISTA EXTERNA - FECHAMENTO 2
Escala 1/25

SOLEIRA DE MÁRMORE VIDRO TEMPERADO LAMINADO 12mm

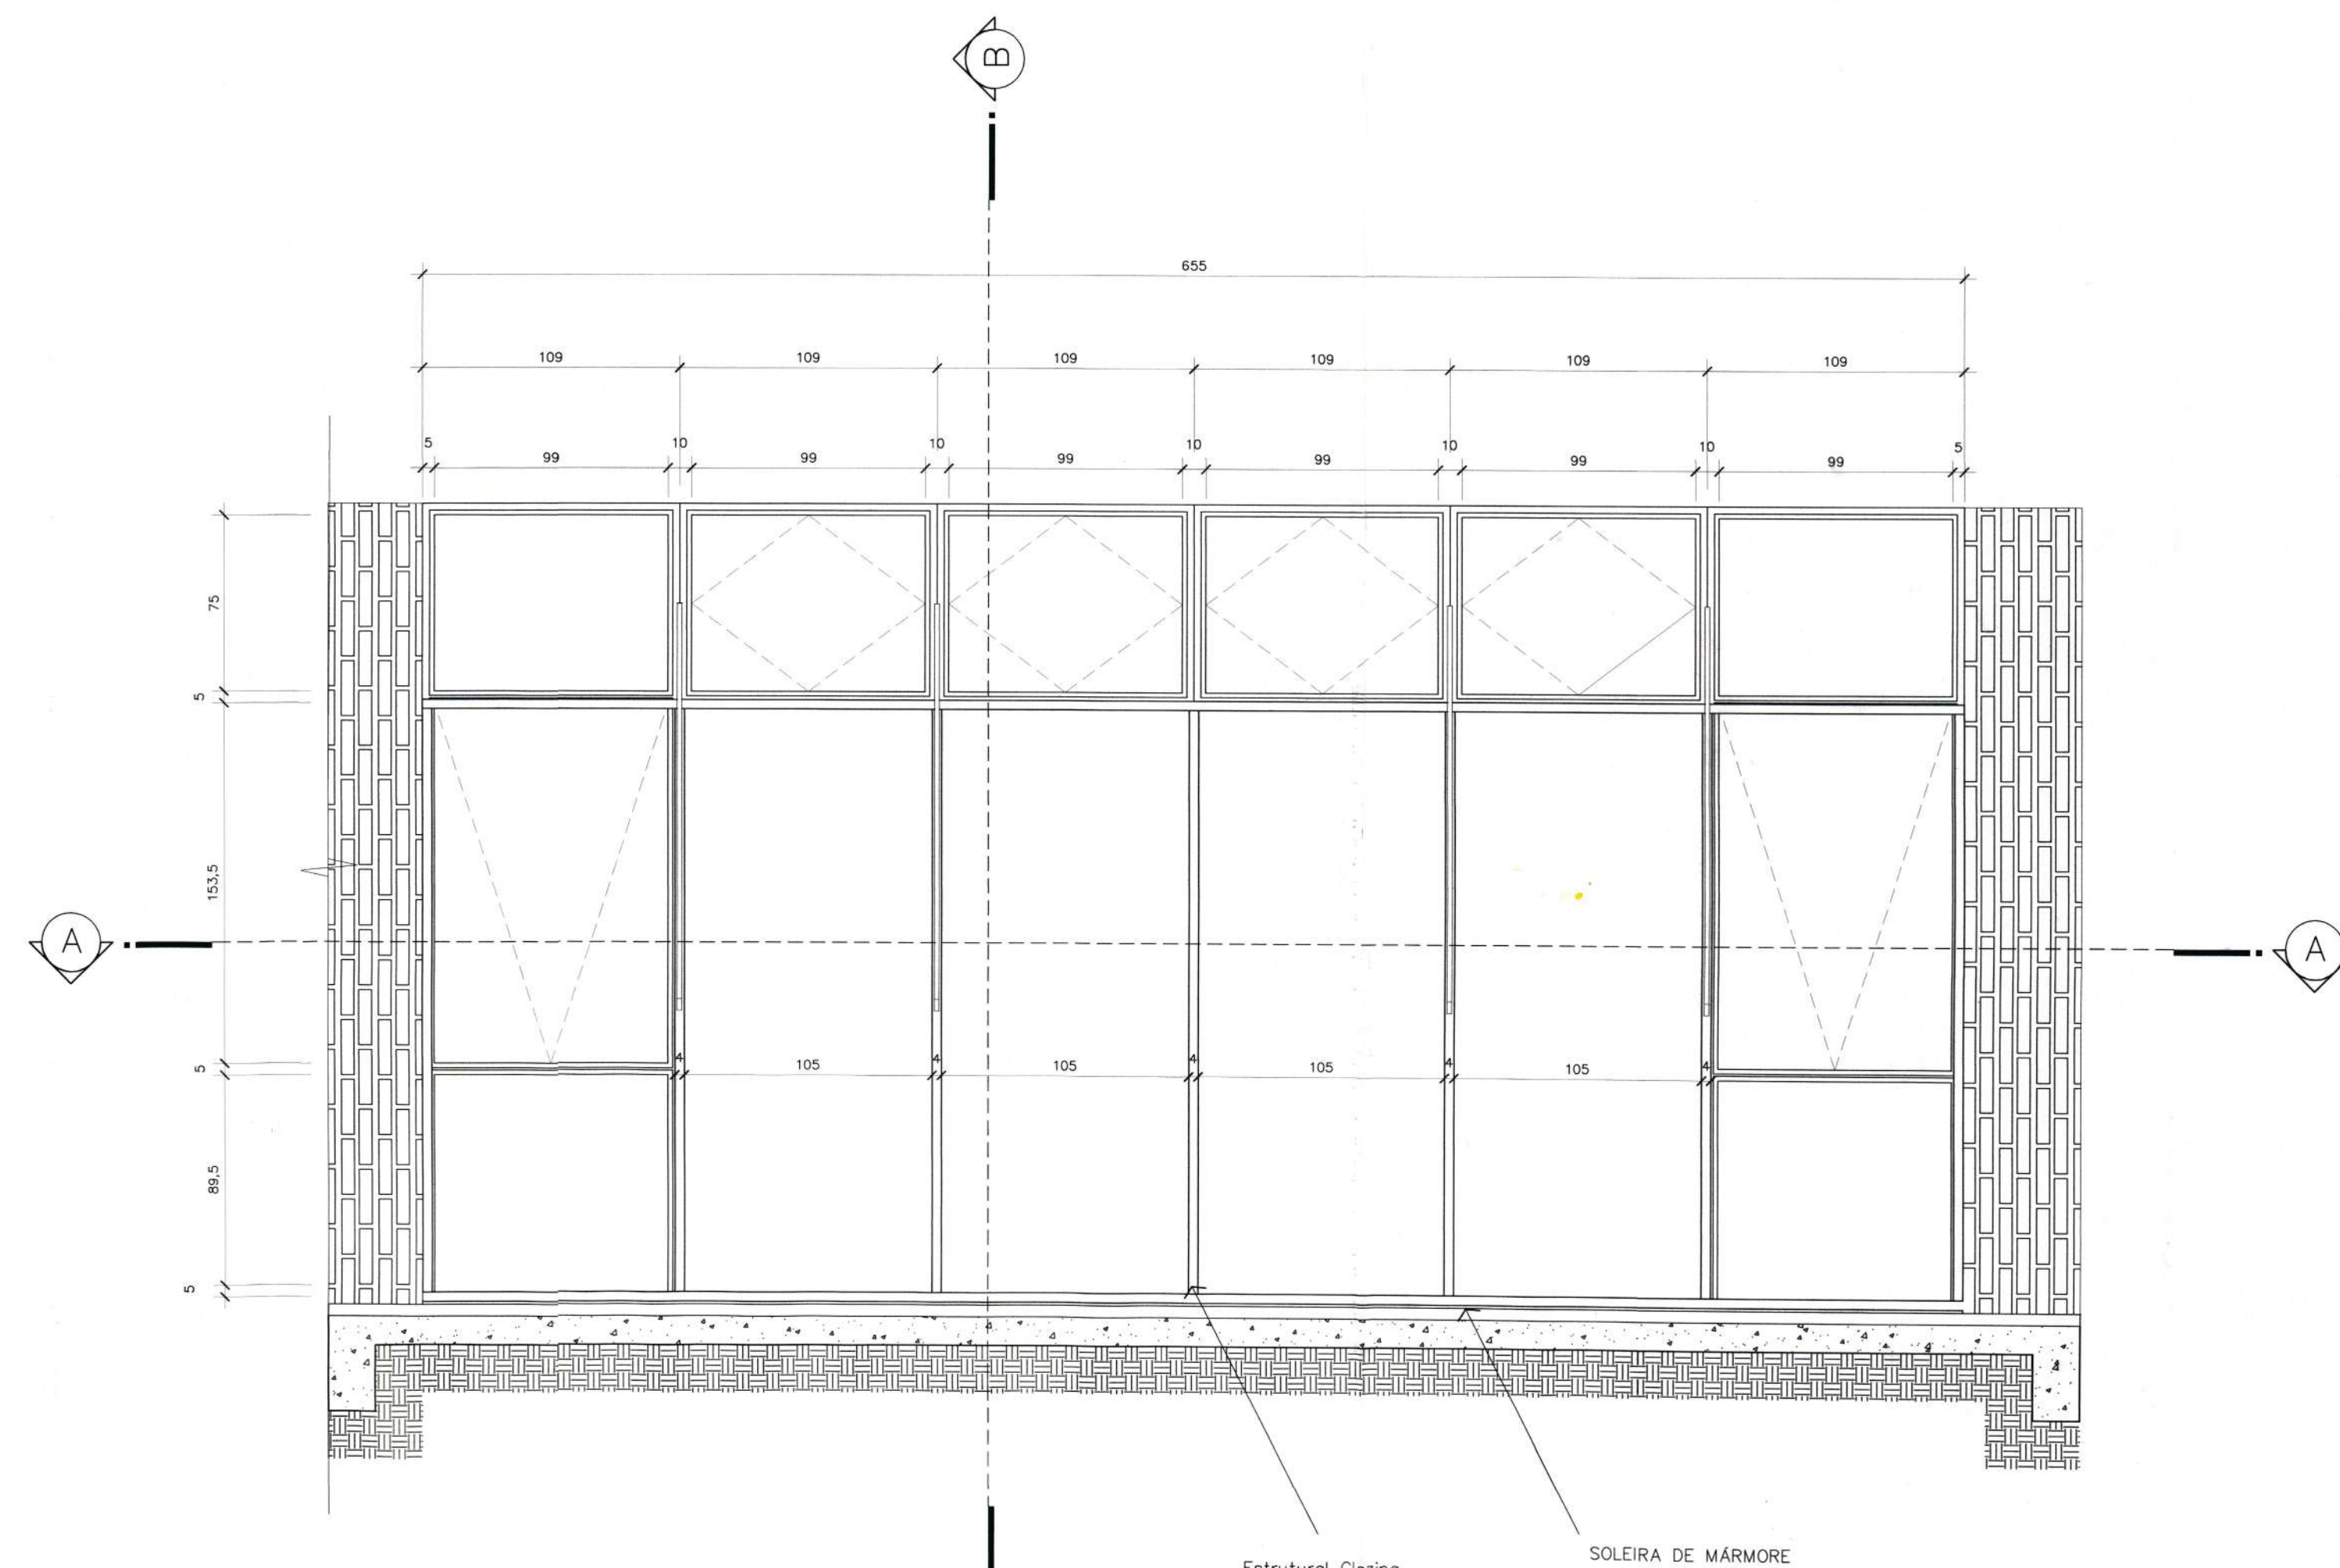


VISTA INTERNA - FECHAMENTO 2
Escala 1/25


Estrutural Glazing SOLEIRA DE MÁRMORE

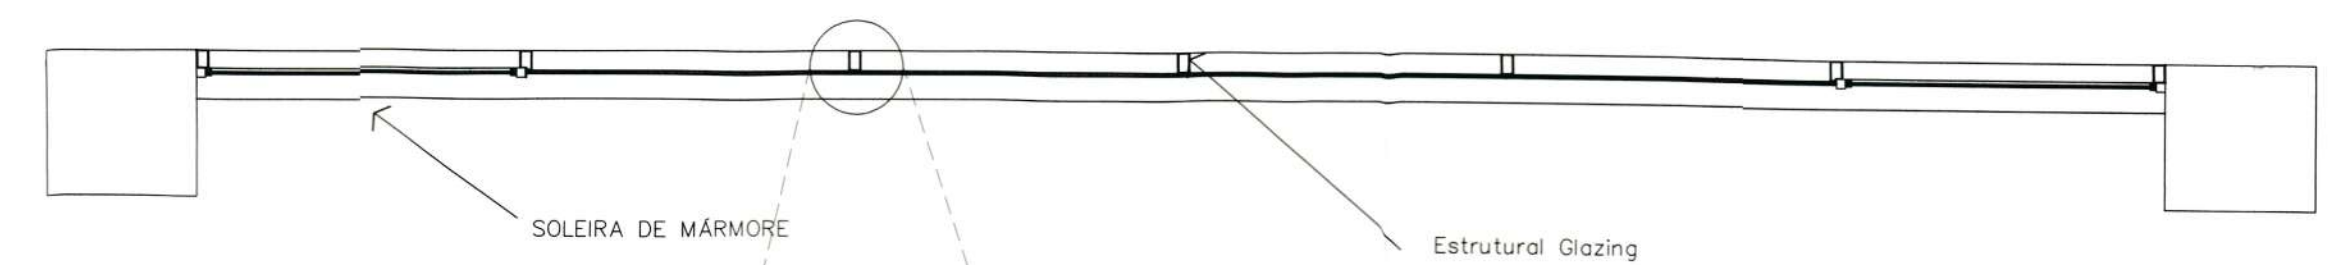

CORTE AA
Escala 1/25

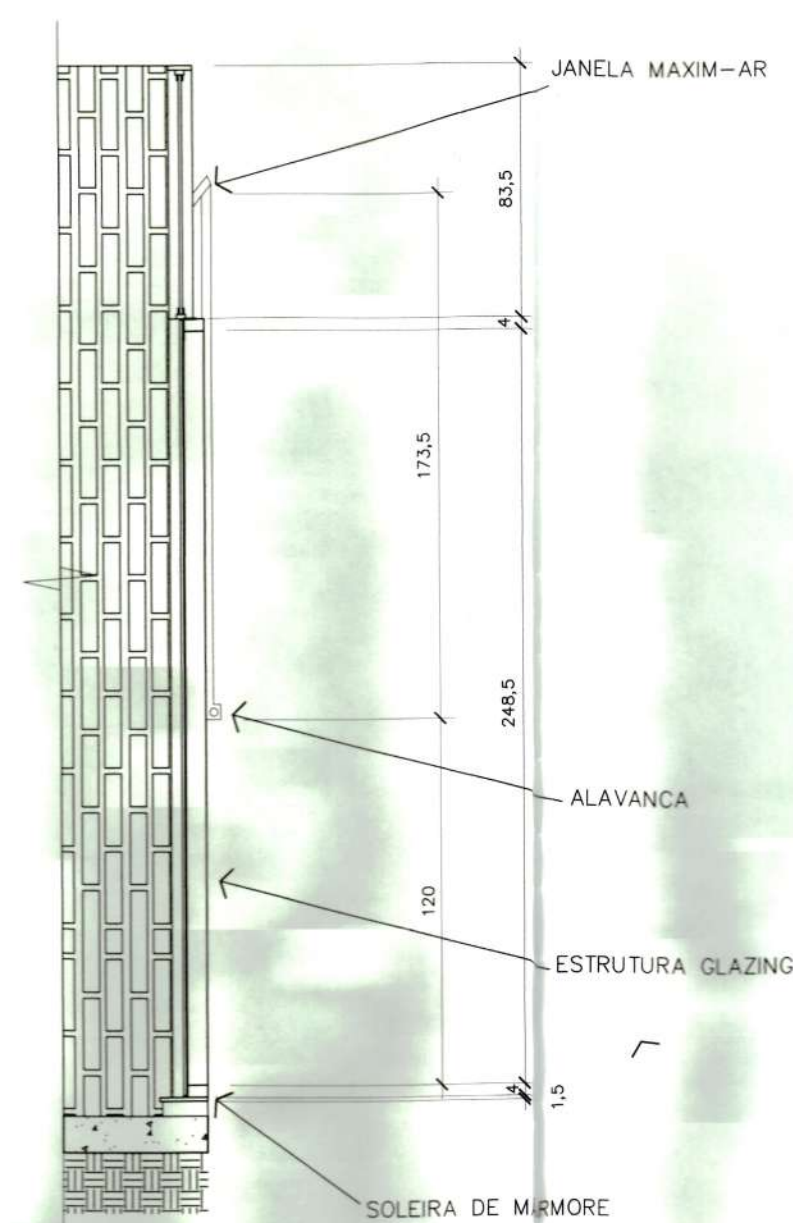

CORTE BB
Escala 1/25

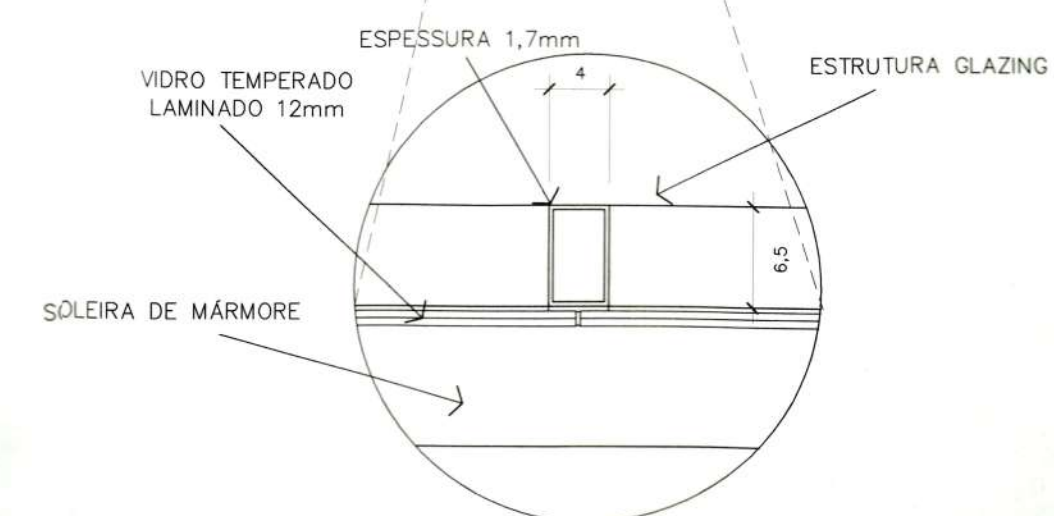

DETALHAMENTO - MONTANTE
DA ESTRUTURA GLAZING
Escala 1/5

R1	REVISÃO CADASTRAL				
RO	EMISSION INICIAL				
REV.	DATA	DESENHO	MODIFICAÇÃO	VERIFICAÇÃO	APROVAÇÃO

SECRETARIA DE INFRAESTRUTURA URBANA
UNIDADE DE BANCO DE PROJETOS

Projeto: ARQUIVO HISTÓRICO DE JOINVILLE
PROJETO ARQUITÔNICO DE RECONSTITUIÇÃO DE PAREDE


Conteúdo: VISTA INTERNA VISTA EXTERNA CORTE AA CORTE BB

Autor(es): Simone Schroeder/A21776-0 Ass.: *Simone Schroeder* Requerente: PREFEITURA MUNICIPAL DE JOINVILLE

Co-Autor(es): Ass.: Escala: INDICADA Desenhista CAD: Rodrigo Ruschel

Ordenador da despesa: Ass.: Código: UBP/SEINFRA


Data: 06/2019 Número Prancha: AR 04/04

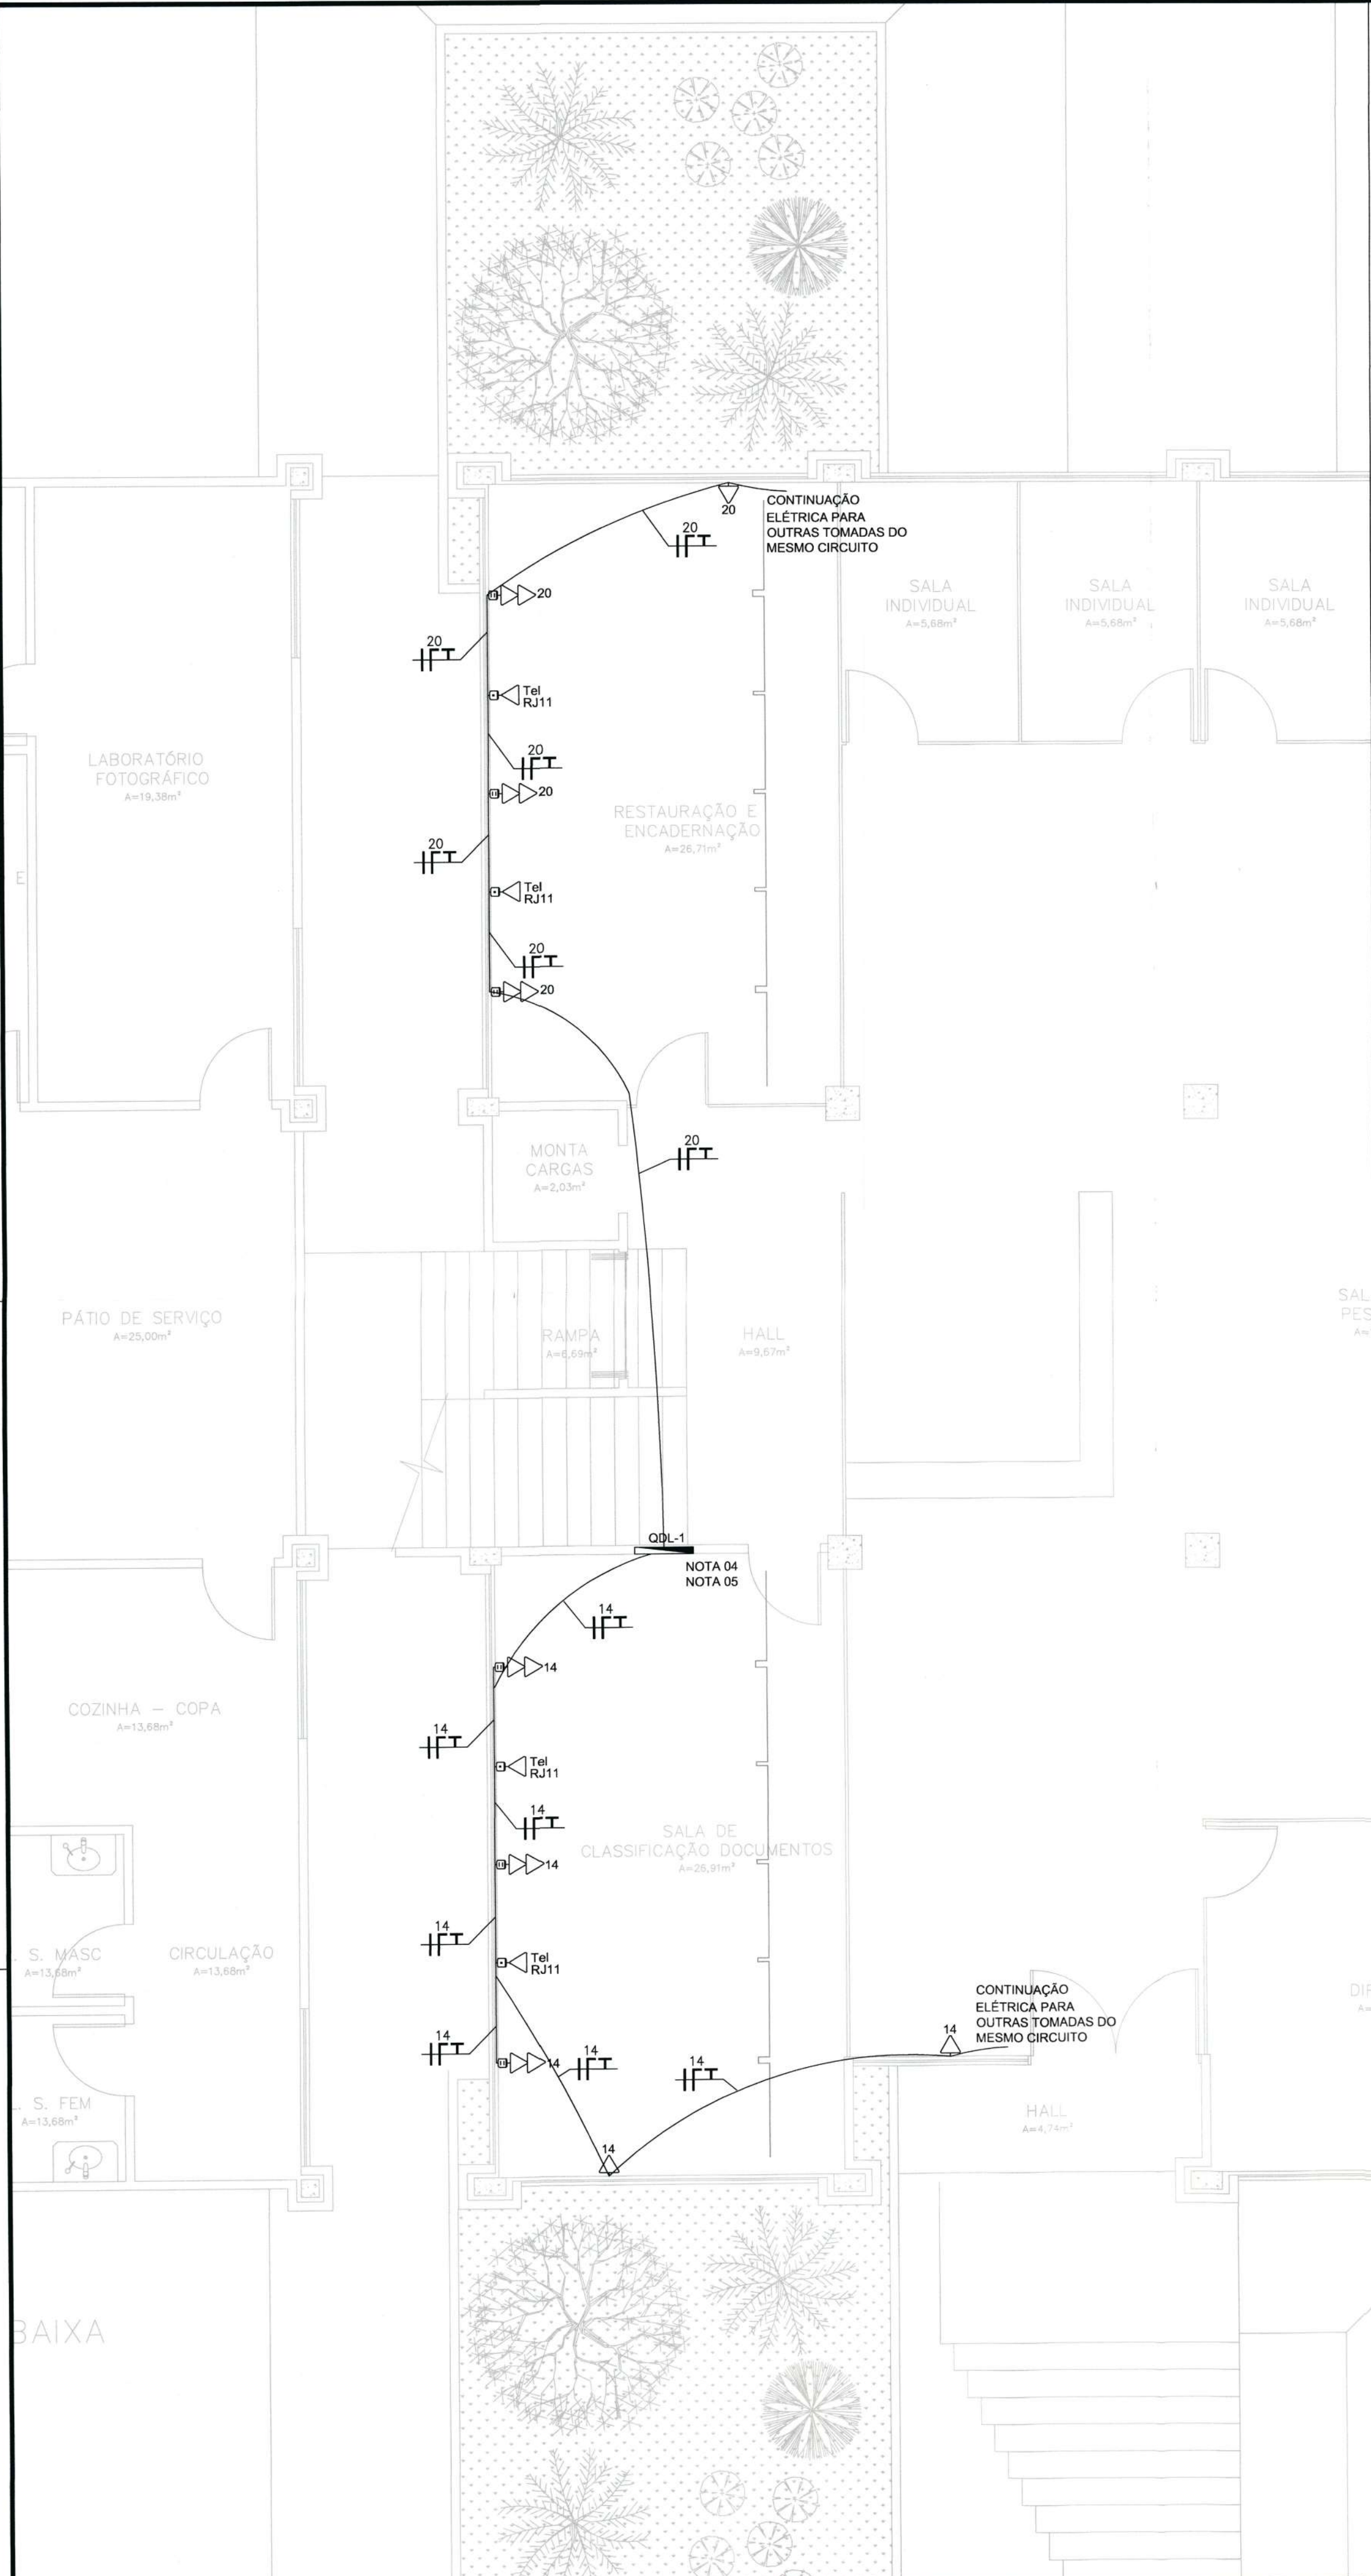

DISTRIBUIÇÃO ELÉTRICA DOS CIRCUITOS
ESCALA 1:50

LEGENDA	
SÍMBOLO	DESCRIÇÃO
	TOMADA DUPLA PADRÃO ABNT 10A INSTALADA EM CONDULETE BAIXA h=0,30m
	TOMADA DE TELEFONE PADRÃO RJ11 INSTALADA EM CONDULETE BAIXA h=0,30m
	CAIXA SOBREPOR PARA 2 MÓDULOS BRANCO BAIXA h=0,30m
	CAIXA SOBREPOR PARA 1 TOMADA RJ45

NOTA	
NOTA 01 - TODA FIAÇÃO DOS CIRCUITOS INDICADOS, SEJA ELÉTRICO E TELEFÔNICO, DEVERÁ SER REMOVIDA E SUBSTITUÍDA PELA FIAÇÃO NOVA PARA O DEVIDO ATENDIMENTO AOS PONTOS; NOTA 02 - O CIRCUITO A SER REFORMADO DEVERÁ ATENDER E DAR CONTINUIDADE A TOMADAS NÃO INCLuíDAS NA REFORMA; NOTA 03 - OS CIRCUITOS ELÉTRICOS E DE TELEFONE DEVERÃO PASSAR PELAS PASSAGENS SEPARADAS FISICAMENTE NAS CANALETAS; NOTA 04 - SUBSTITUIÇÃO DO DISJUNTOR DO CIRCUITO 14 POR DISJUNTOR NEMA 15 A 5 kA @ 220 V; NOTA 05 - SUBSTITUIÇÃO DO DISJUNTOR DO CIRCUITO 20 POR DISJUNTOR NEMA 20 A 5 kA @ 220 V; NOTA 06 - OS CONDUTORES NÃO ESPECIFICADOS TERÃO BITOLA 2,5MM²; NOTA 07 - OS ELETRODUTOS EXISTENTES DEVERÃO SER PRESERVADOS.	

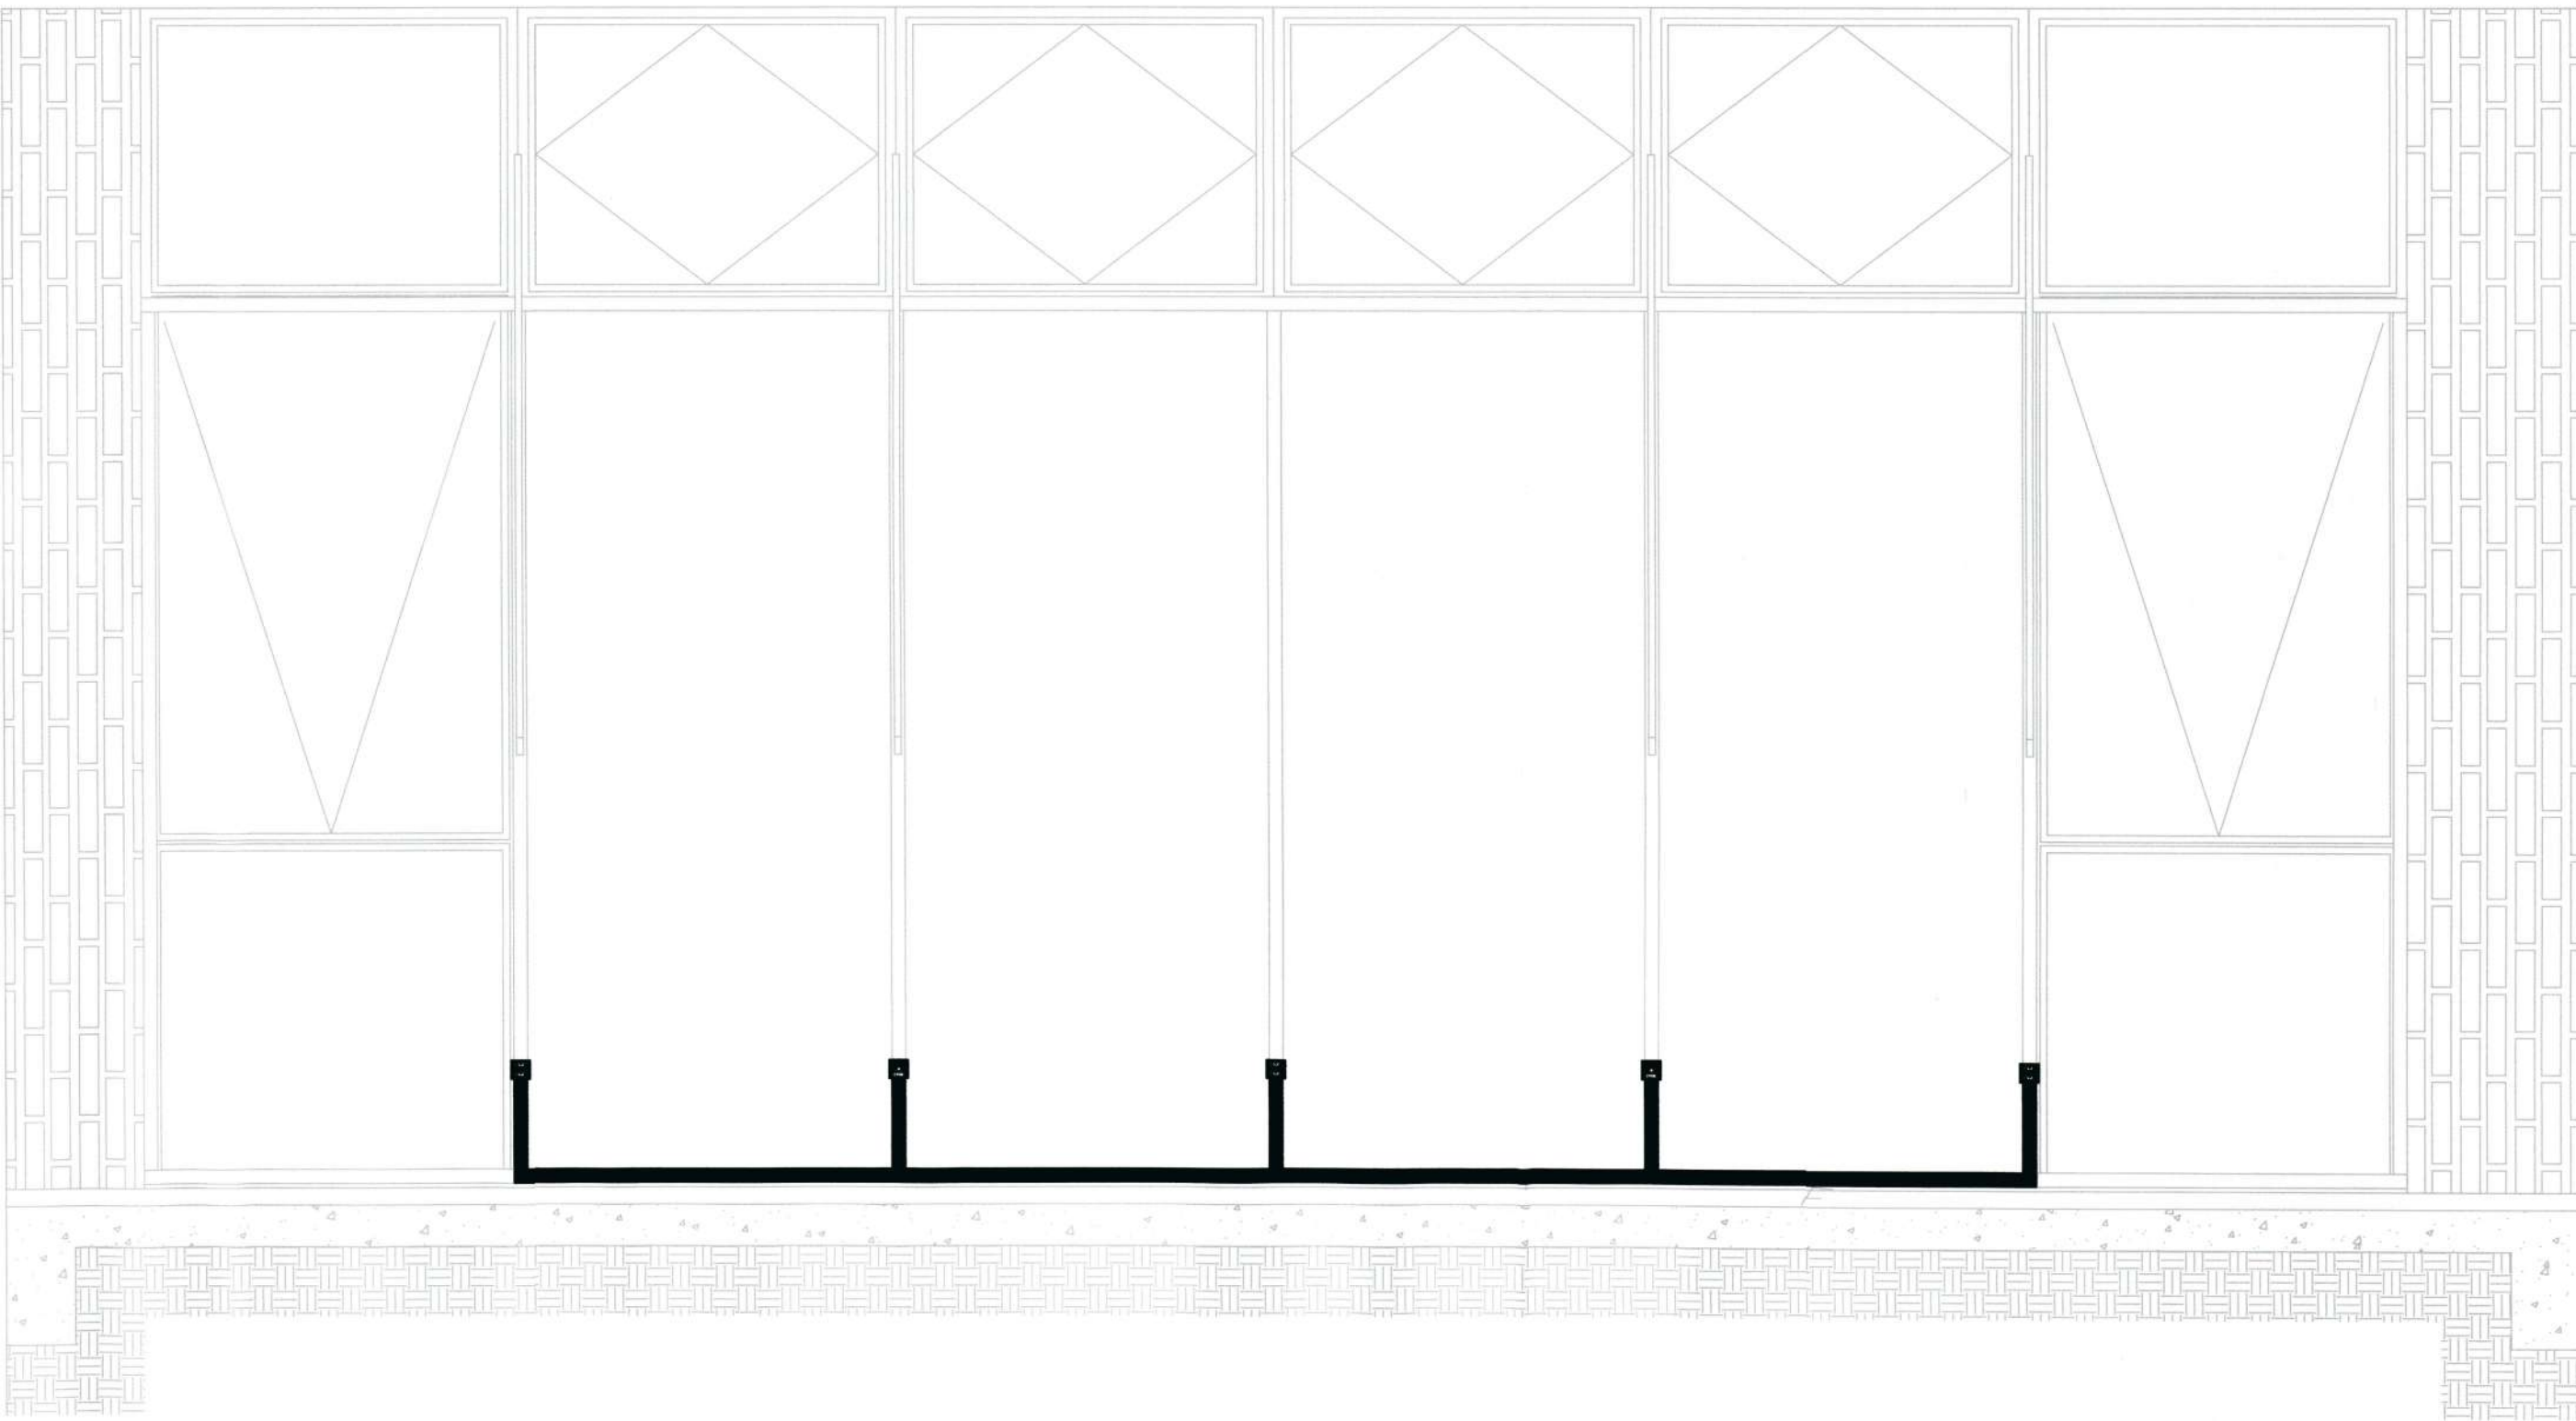

INSTALAÇÃO DAS CANALETAS DE SUPERFÍCIE NAS DUAS SALAS
ESCALA 1:20

LEGENDA	
SÍMBOLO	DESCRIÇÃO
	TOMADA DUPLA PADRÃO ABNT 10A INSTALADA EM CONDULETE BAIXA h=0,30m
	TOMADA DE TELEFONE PADRÃO RJ11 INSTALADA EM CONDULETE BAIXA h=0,30m

NOTA	
NOTA 01B - INSTALAÇÃO PADRÃO DA CANALETA PLÁSTICA A SER UTILIZADA EM AMBAS AS SALAS; NOTA 02B - O ADESIVO DAS CANALETAS PLÁSTICAS DEVERÁ SER USADO COMO BALIZAMENTO PARA POSTERIOR FIXAÇÃO COM PARAFUSOS.	

	SECRETARIA DE INFRAESTRUTURA URBANA UNIDADE DE BANCO DE PROJETOS
Projeto:	ARQUIVO HISTÓRICO RESTAURO INSTALAÇÃO ELÉTRICA - PAREDES
Conteúdo:	DISTRIBUIÇÃO ELÉTRICA INSTALAÇÃO DAS CANALETAS DE SUPERFÍCIE
Autor(es): Fabrício de Andrade	Ass.: <i>Fabiano de Andrade</i>
Engº Eletricista Crea/SC: 143270-8	Ass.: José Raulino
Co-Autor(es):	Ass.: Secretaria de Infraestrutura
Ordenador da despesa:	Ass.: Secretaria de Infraestrutura
Requerente:	PREFEITURA MUNICIPAL DE JOINVILLE
Escala:	Várias
Desenhista CAD:	
Código:	UBP/
Data:	08/2019
Número Prancha:	EL 01/01