



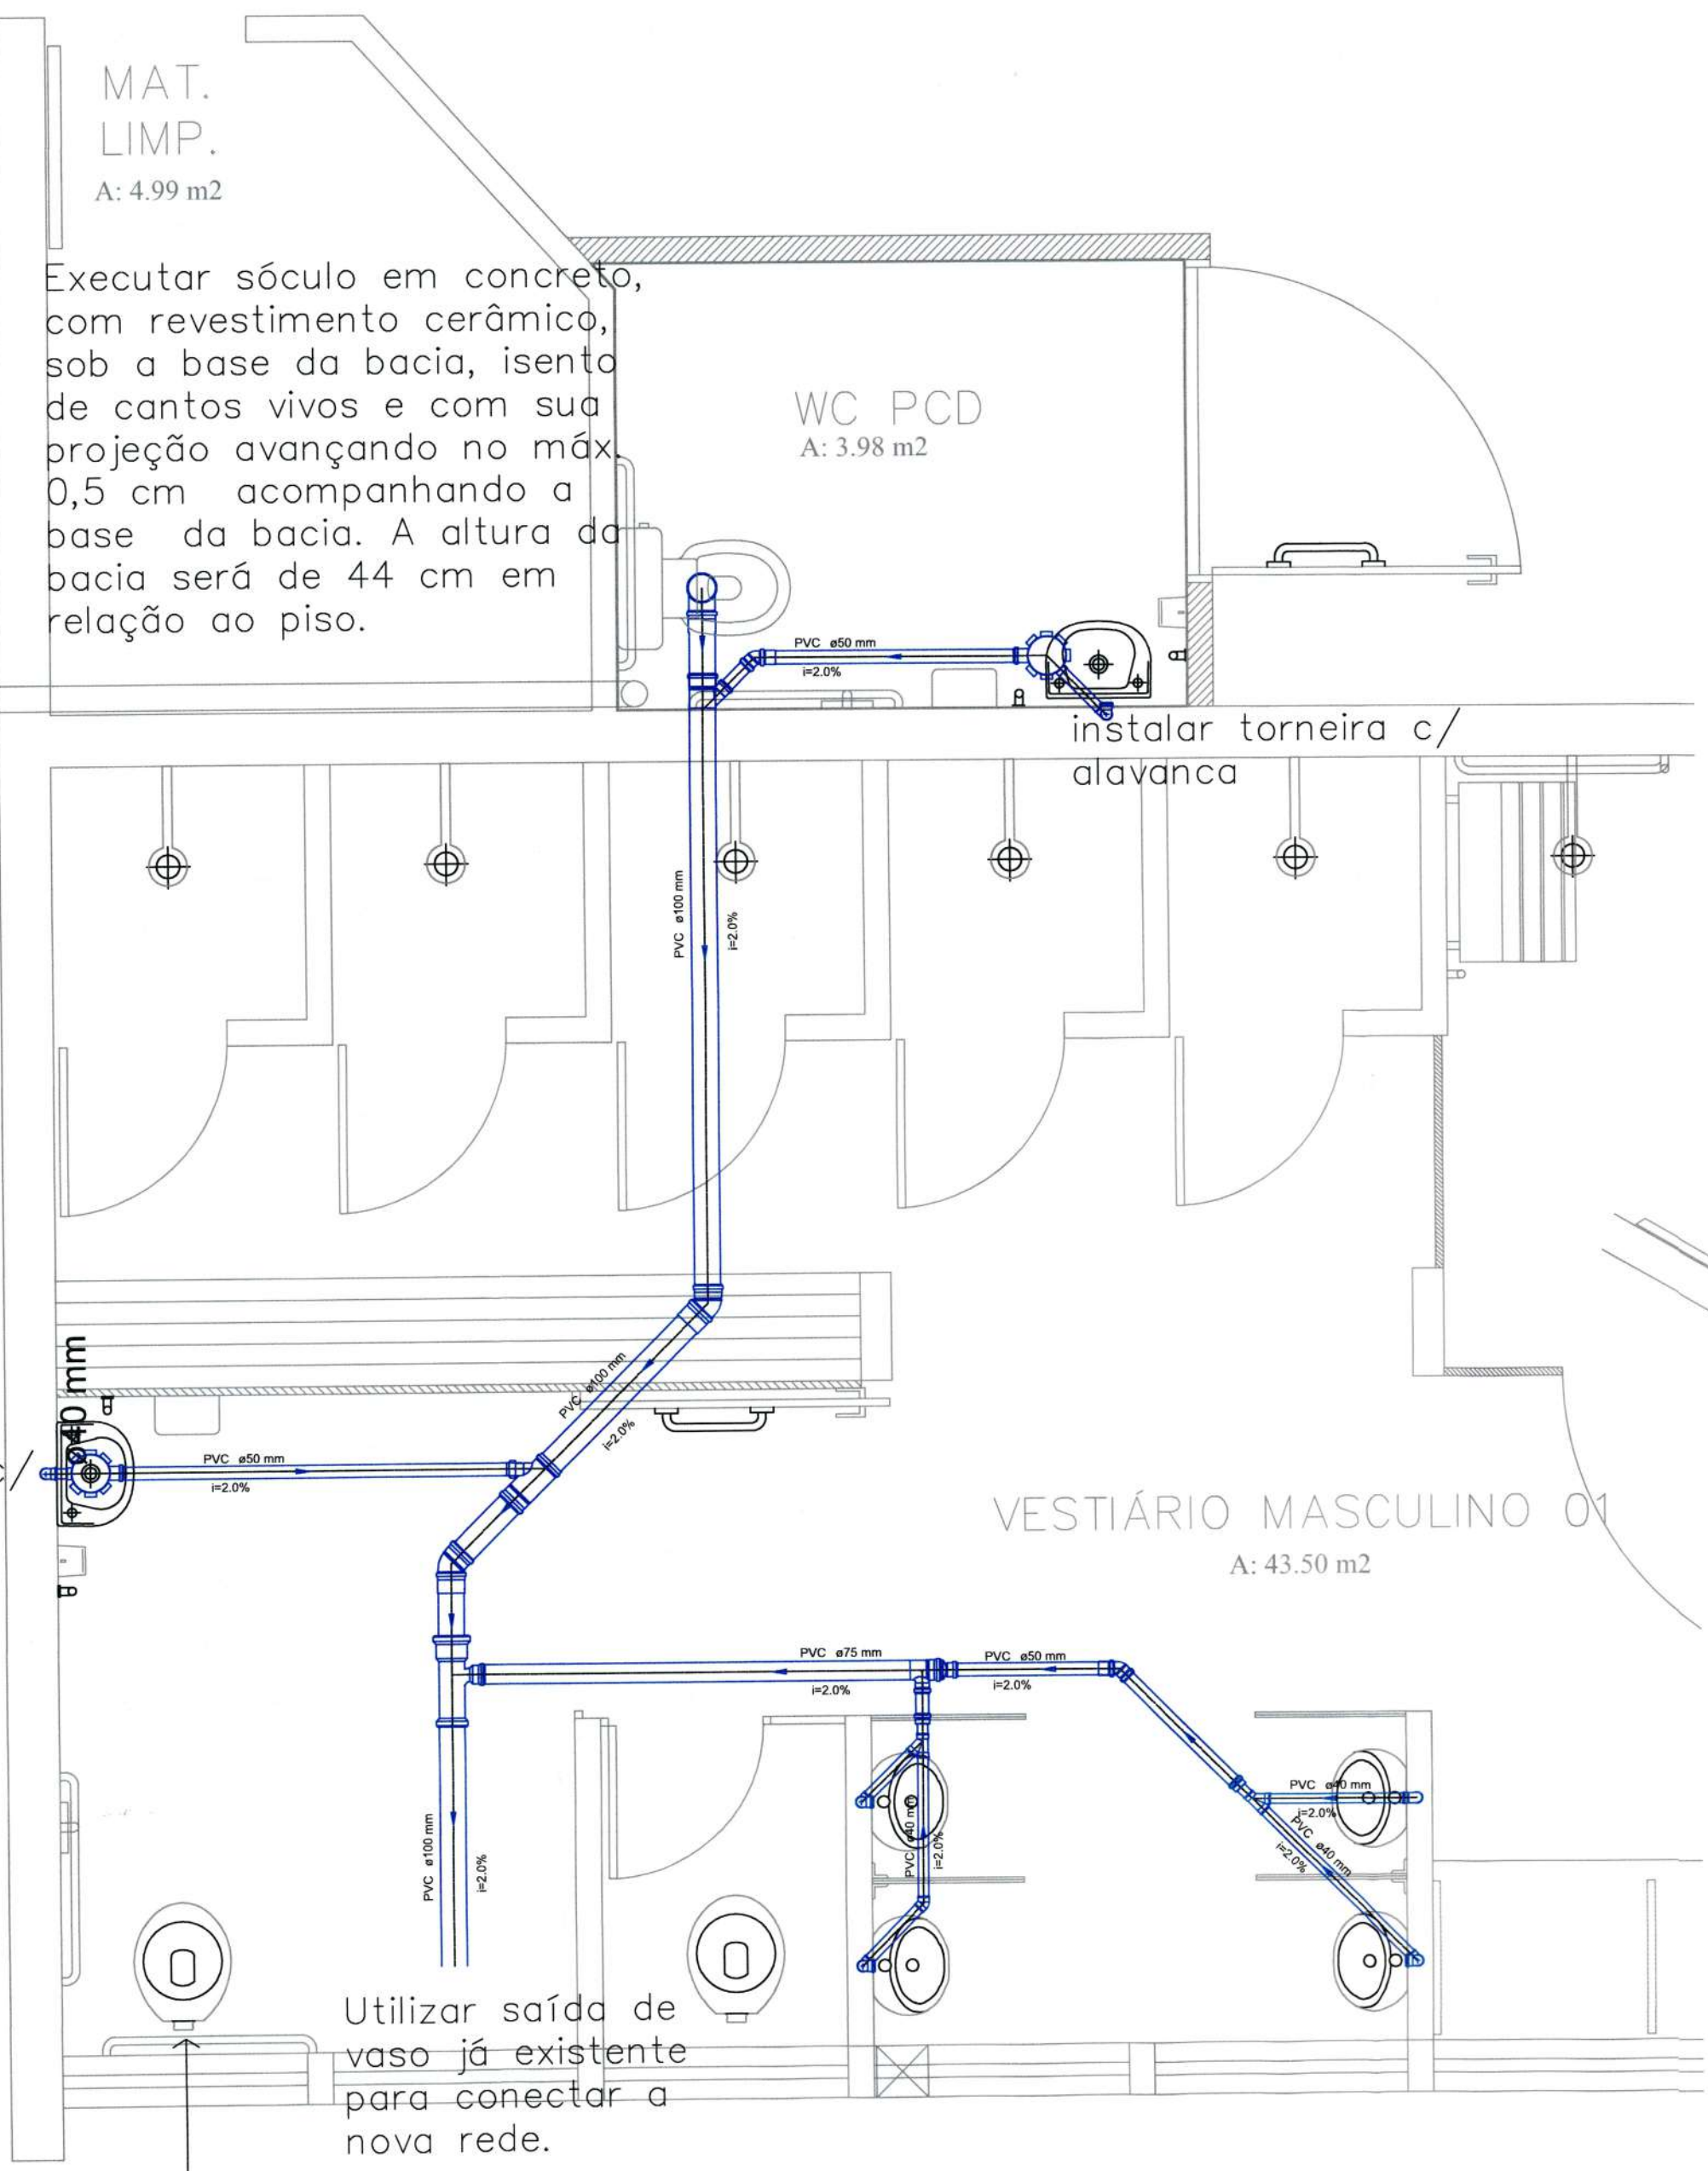

instalar torneira c/
alavanca

Utilizar saída de
vaso já existente
para conectar a
nova rede.


Executar sóculo em concreto, com
revestimento cerâmico, sob a base da
bacia, isento de cantos vivos e com sua
projeção avançando no máx. 0,5 cm
acompanhando a base da bacia. A
altura da bacia será de 44 cm em
relação ao piso.
Instalar válvula de descarga com
alavanca

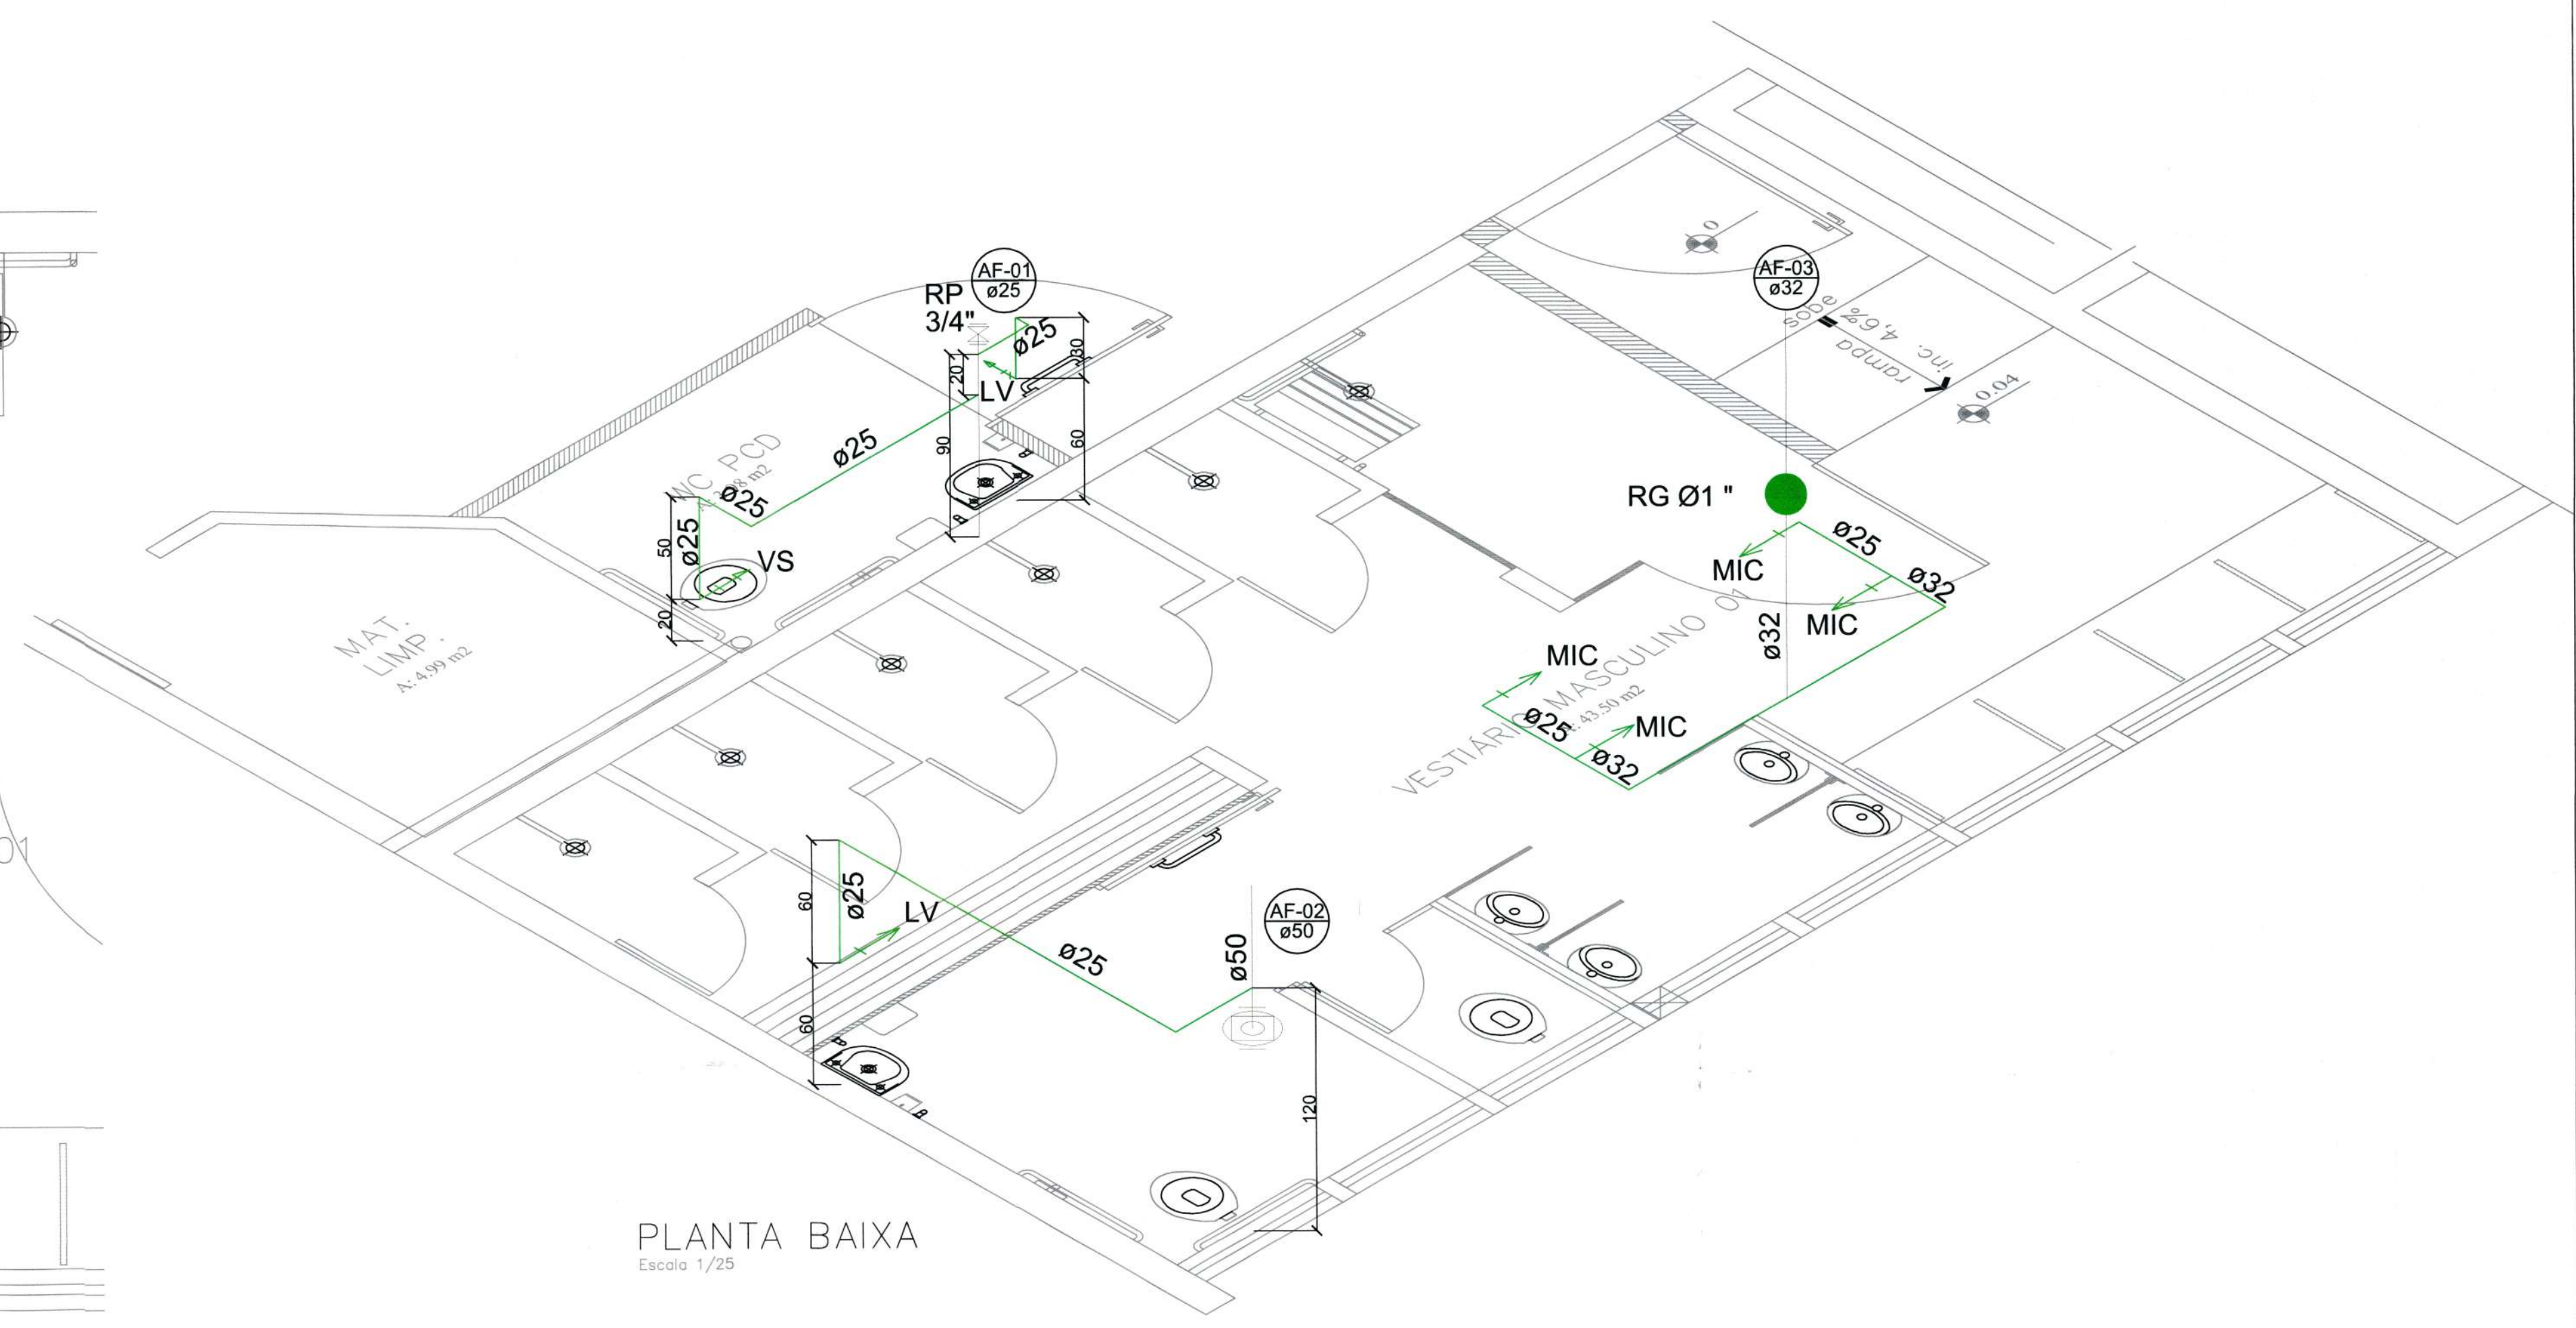

PLANTA BAIXA
Escala 1/25

- TUBULAÇÃO ÁGUA FRIA EXISTENTE
- TUBULAÇÃO ÁGUA FRIA A ALTERAR
- TUBULAÇÃO ESGOTO EXISTENTE
- TUBULAÇÃO ESGOTO A ALTERAR


		SECRETARIA DE INFRAESTRUTURA URBANA UNIDADE DE BANCO DE PROJETOS	
Projeto: PROJETO HIDROSSANITÁRIO – ADEQUAÇÃO DE ACESSIBILIDADE CT IVO VARELA			
Conteúdo: PLANTA BAIXA, DETALHES ESGOTO E HIDRAULICO VESTIÁRIO MASCULINO 01			
Autor(es): ENG. CIVIL EDUARDO P. CREA/SC 055634-D		Ass.:	
Co-Autor(es):		Ass.:	
Ordenador da despesa: ANDRÉ MENONÇA		Ass.:	
Requerente: MATA 52934		Ass.:	
SESPORTE		Ass.:	
Escala: INDICADA		Desenhista CAD: EDUARDO	
		Código: TCENTRVH	
		Data: 03/12/2020 Número Prancha: 01/04	
LOCALIZAÇÃO SEM ESCALA		Nota: Para o Código do Projeto Defina-se:	
		1 grupo Secretaria, Fundação entre outros;	
		2 grupo Nome do Projeto (5 letras);	
		3 grupo Tipo de Projeto;	
		4 grupo Revisão / Ano.	
		5 grupo Número de Pranchas;	
6 grupo Conteúdo das Pranchas.			

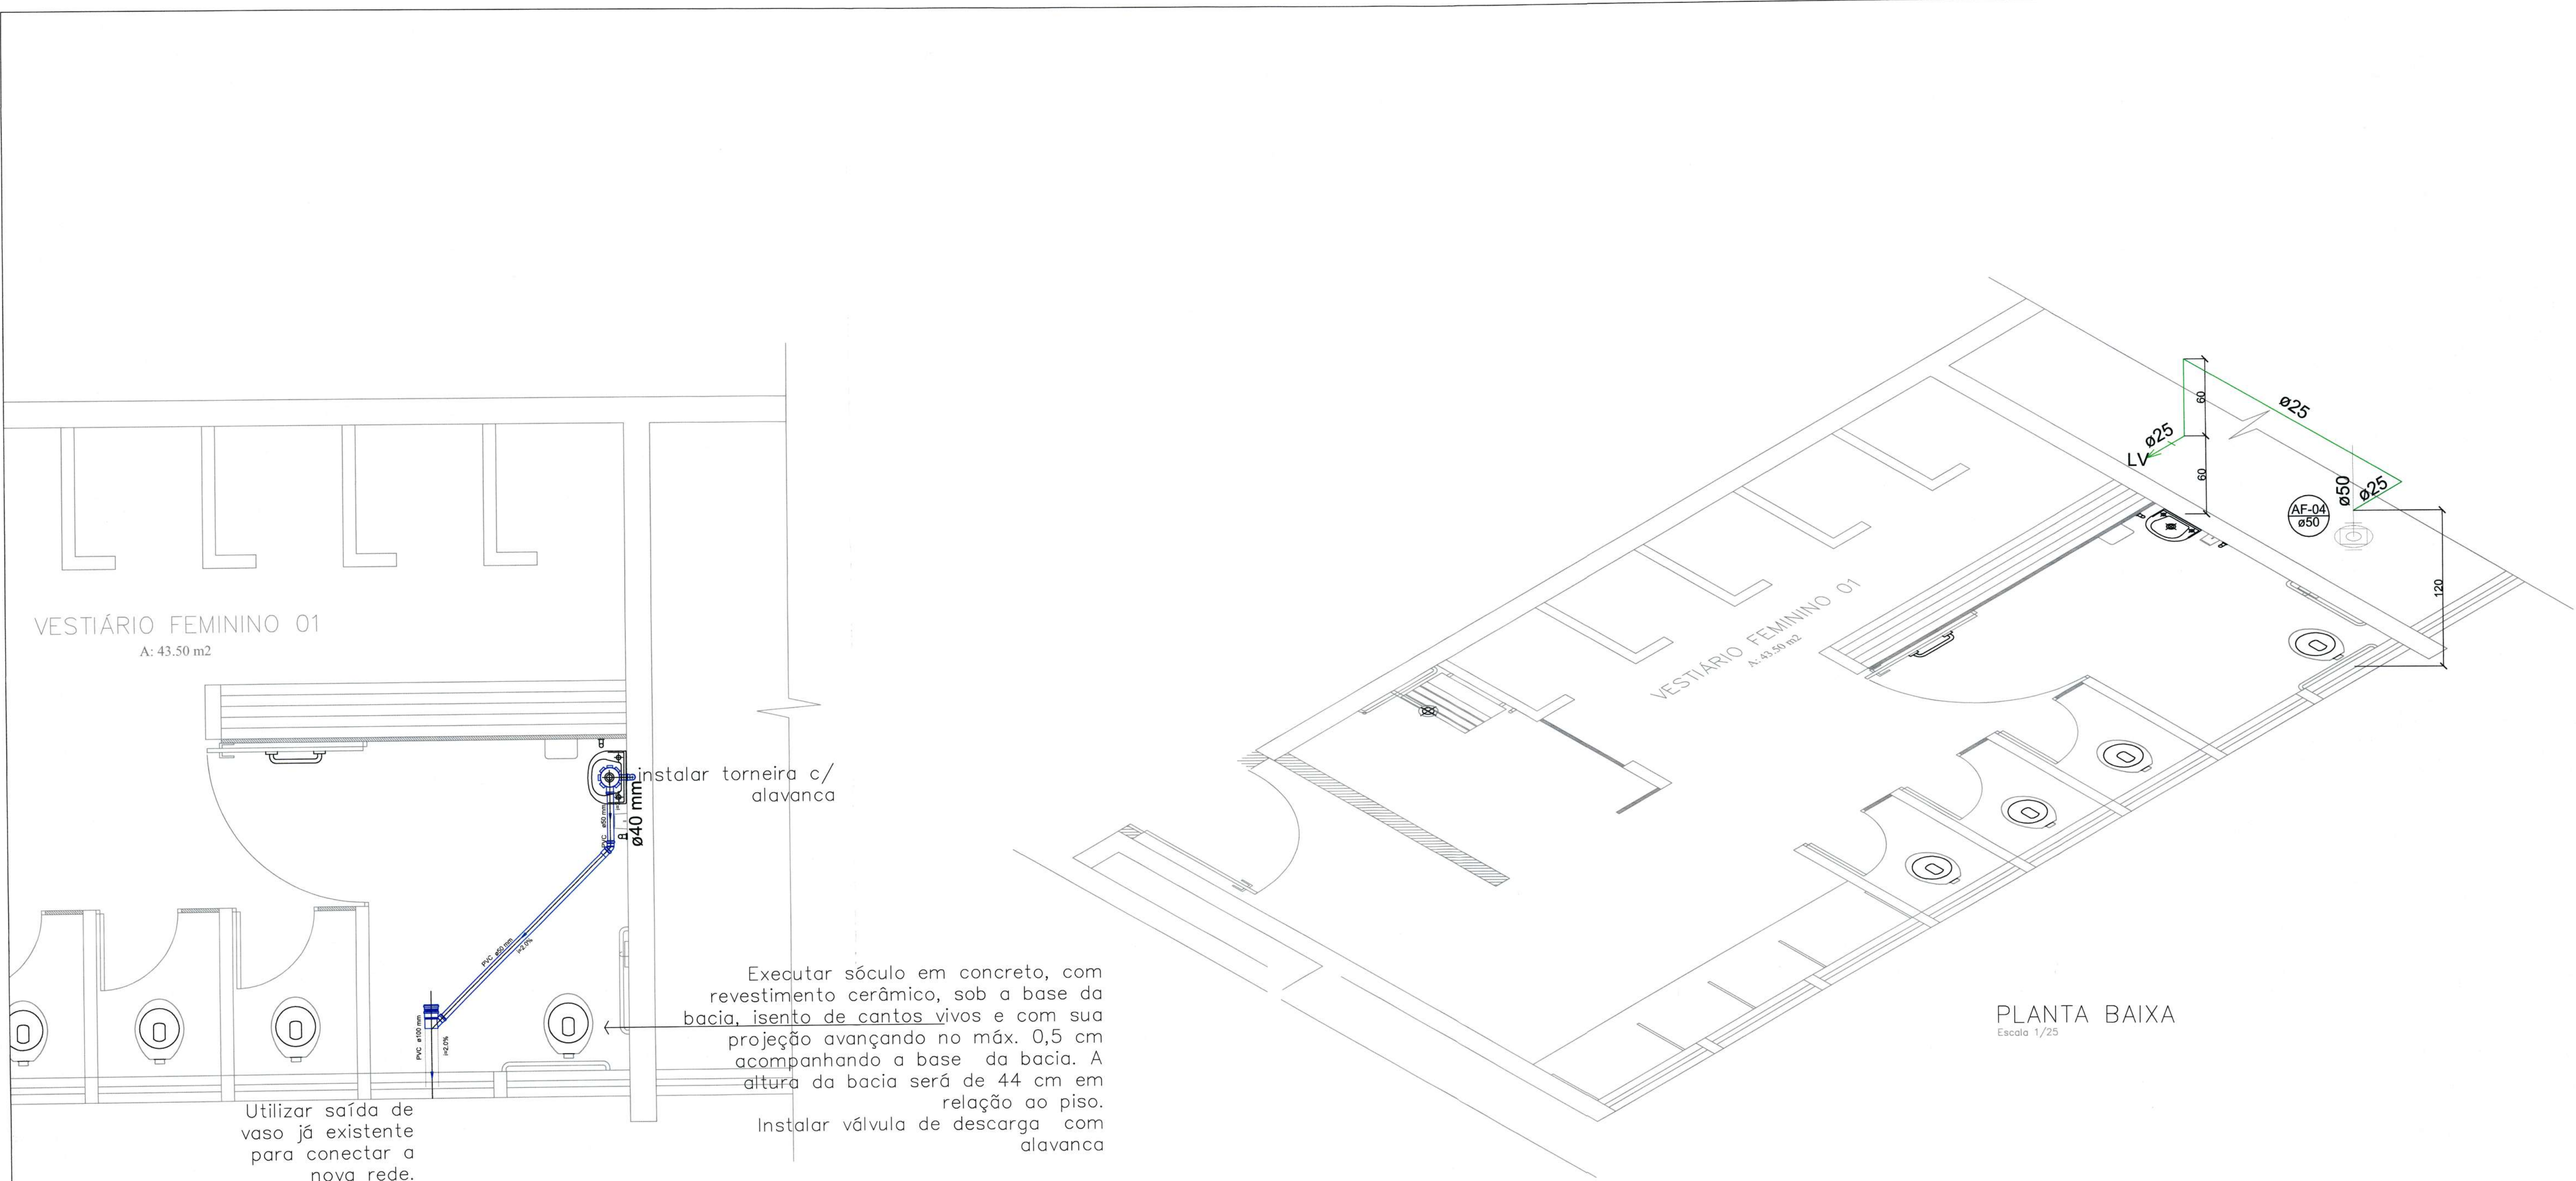

		SECRETARIA DE INFRAESTRUTURA URBANA UNIDADE DE BANCO DE PROJETOS	
Projeto: PROJETO HIDROSSANITÁRIO – ADEQUAÇÃO DE ACESSIBILIDADE CT IVO VARELA			
Conteúdo: PLANTA BAIXA, DETALHES ESGOTO E HIDRAULICO VESTIÁRIO FEMININO 01			
Autor(es): ENG. CIVIL EDUARDO P. CREA/SC 055634-0		Ass.:	
Co-Autor(es):		Ass.:	
Ordenador da despesa:		Ass.:	
Requerente: MATR. 52.924		Ass.:	
Escala: INDICADA		Desenhista CAD: EDUARDO	
Código: TCENTRVH		Data: 20/01/2021	
Número Prancha: 02/04		Nota: Para o Código do Projeto Defina-se: 1 grupo Secretário, Fundação entre outros; 2 grupo Nome do Projeto (5 letras); 3 grupo Tipo de Projeto; 4 grupo Revisão / Ano; 5 grupo Número de Pranchas; 6 grupo Conteúdo das Pranchas.	

VESTIÁRIO FEMININO 02 A: 43.50 m2

instalar torneira com alavanca

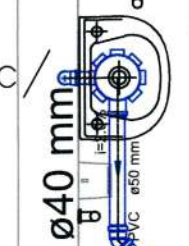

WC PCD
A: 4.10 m2

reabrir saídas existentes que estão fechadas.

Utilizar saída de vaso já existente para conectar a nova rede.


Executar sóculo em concreto, com revestimento cerâmico, sob a base da bacia, isento de cantos vivos e com sua projeção avançando no máx. 0,5 cm acompanhando a base da bacia. A altura da bacia será de 44 cm em relação ao piso.
Instalar válvula de descarga com alavanca

PLANTA BAIXA Escala 1/25




	TUBULAÇÃO ÁGUA FRIA EXISTENTE
	TUBULAÇÃO ÁGUA FRIA A ALTERAR
	TUBULAÇÃO ESGOTO EXISTENTE
	TUBULAÇÃO ESGOTO A ALTERAR

		SECRETARIA DE INFRAESTRUTURA URBANA UNIDADE DE BANCO DE PROJETOS	
Projeto: PROJETO HIDROSANITÁRIO – ADEQUAÇÃO DE ACESSIBILIDADE CT IVO VARELA			
Conteúdo: PLANTA BAIXA, DETALHES ESGOTO E HIDRAULICO VESTIÁRIO FEMININO 02			
Autor(es): ENG. CIVIL EDUARDO P. CREA/SC 050634-D	Ass.: 	Código: TCENTRVH	Data: 03/12/2020
Co-Autor(es):	Ass.:	Número Prancha: 03/04	Nota: Para o Código do Projeto Defina-se: 1 grupo Secretaria, Fundação entre outros; 2 grupo Nome do Projeto (5 letras); 3 grupo Tipo de Projeto; 4 grupo Revisão / Ano; 5 grupo Número de Pranchas; 6 grupo Conteúdo das Pranchas.
Ordenador da despesa: RUI MENDONÇA FUND. MUN. IVO VARELA	Ass.: 	Requerente: SESPORTE	
Escala: INDICADA	Desenhista CAD: EDUARDO		

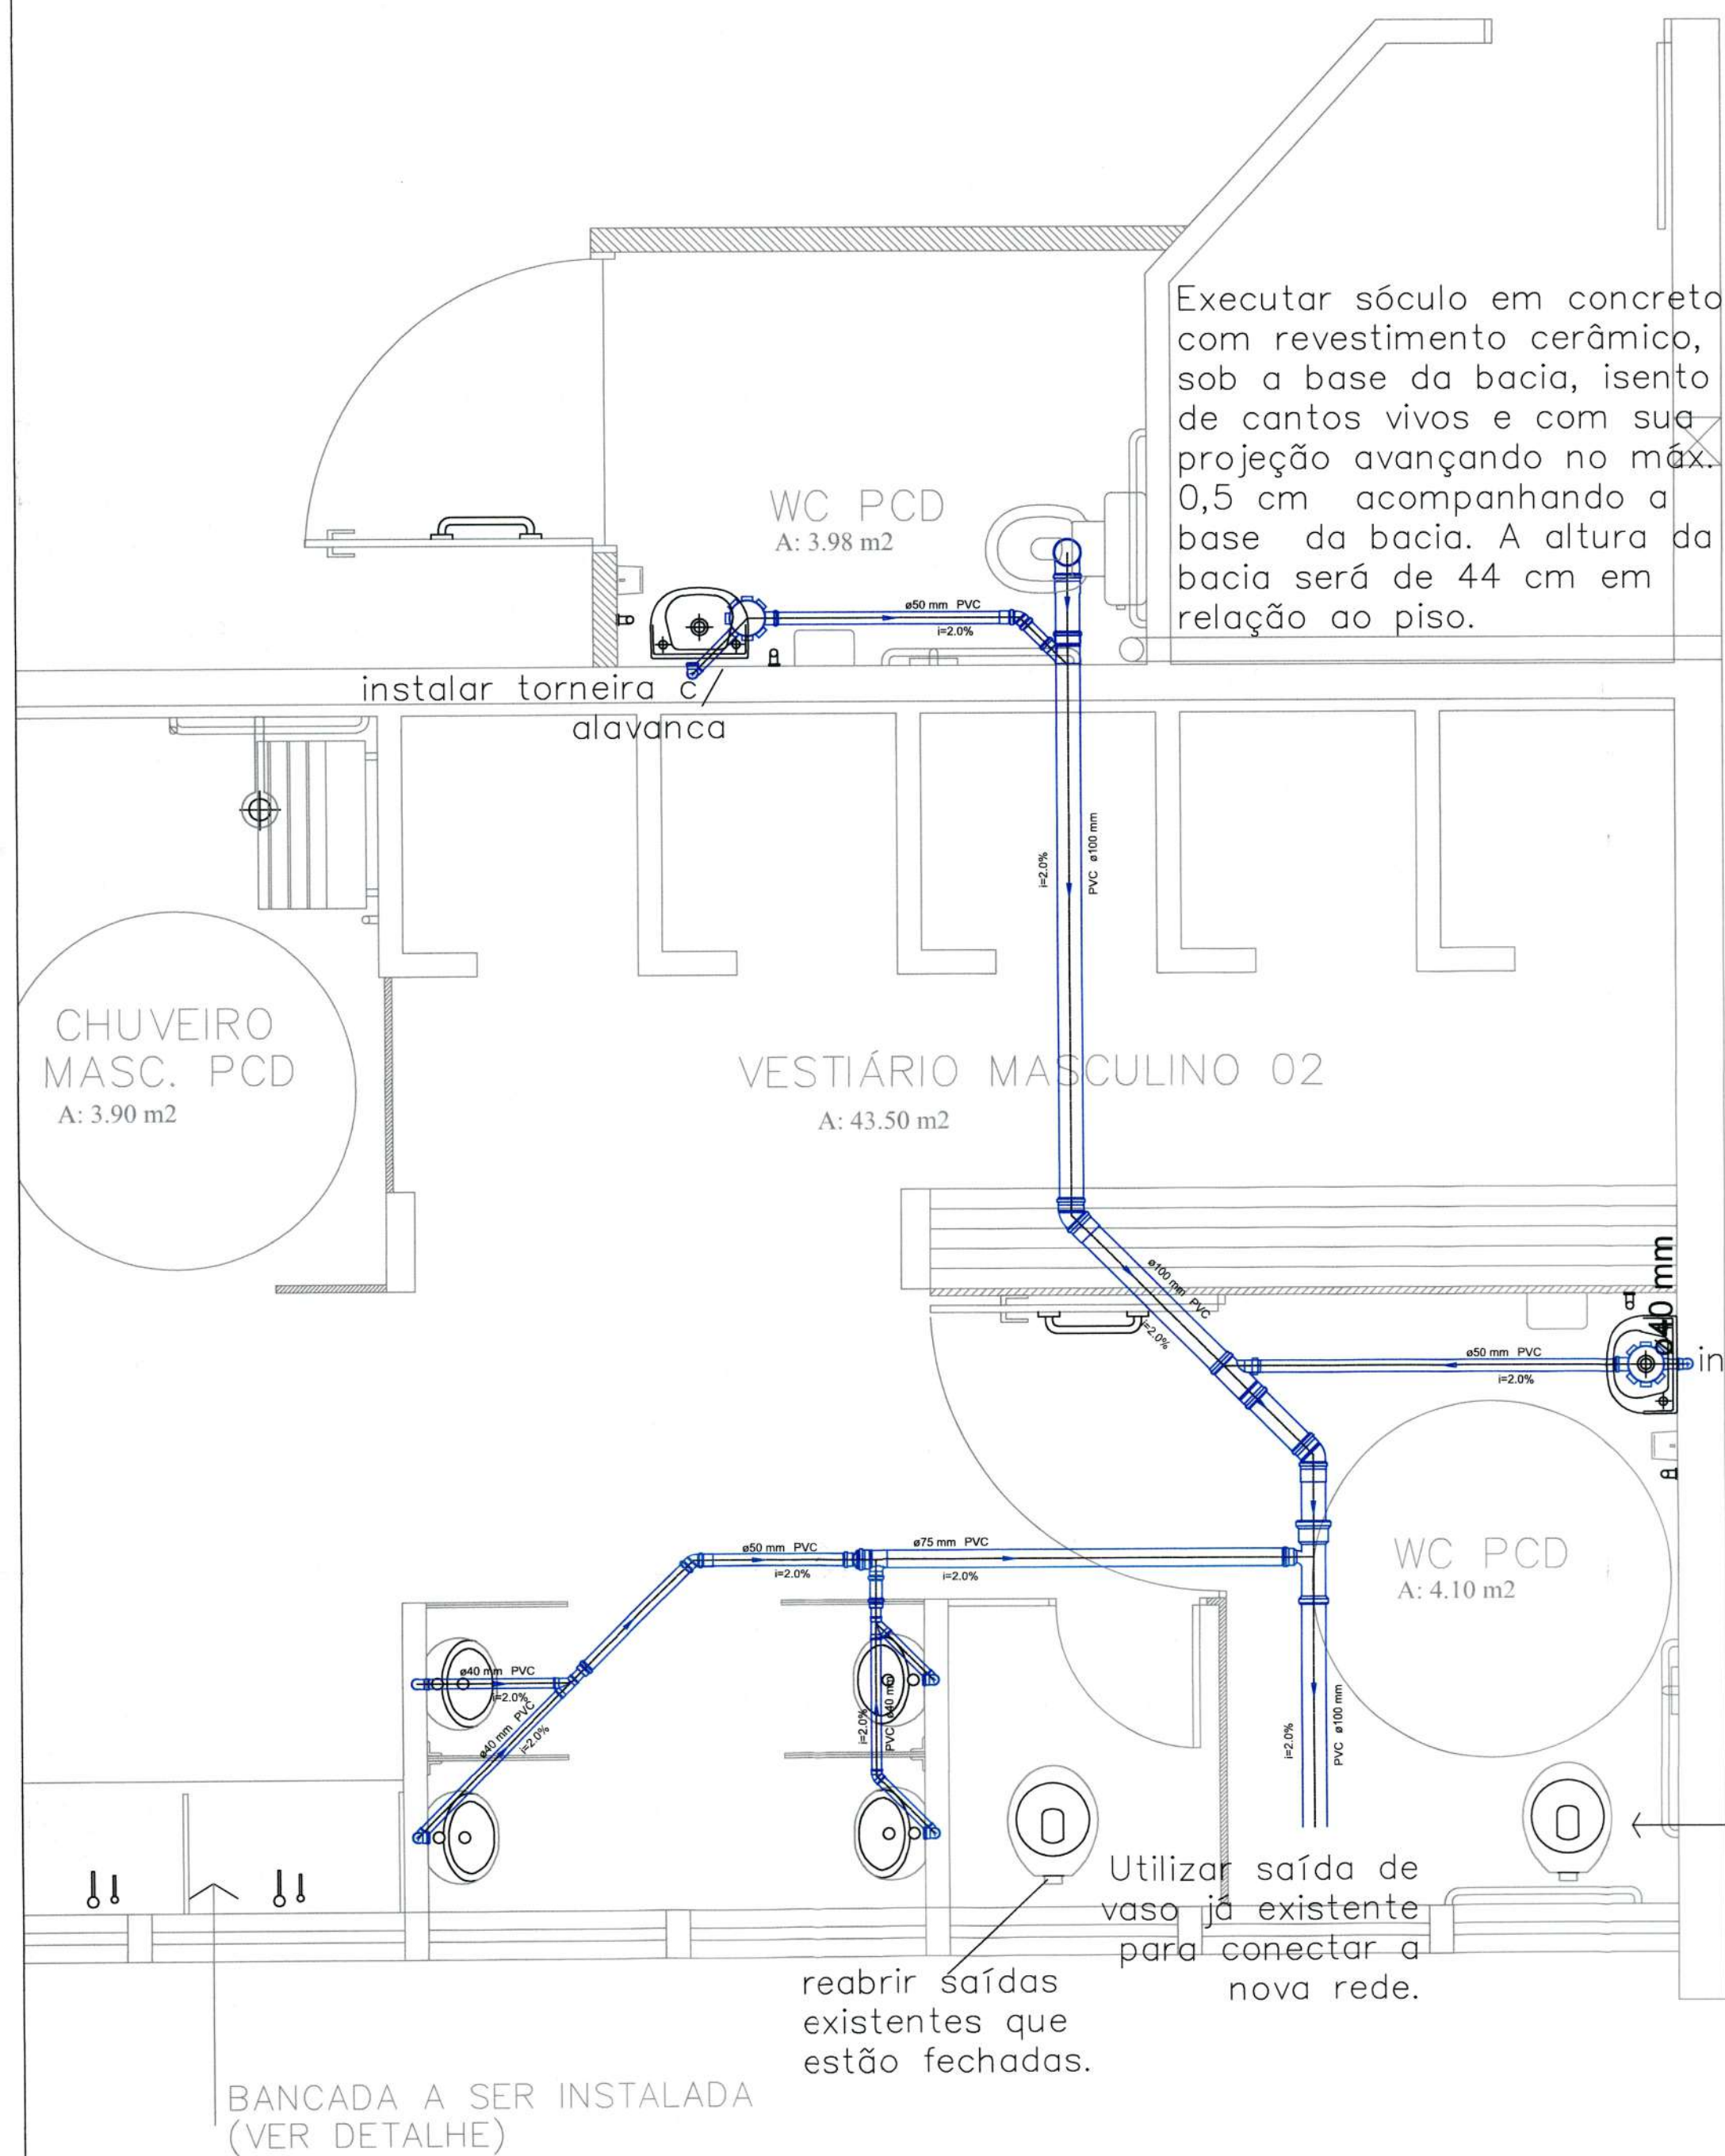

Executar sôculo em concreto, com revestimento cerâmico, sob a base da bacia, isento de cantos vivos e com sua projeção avançando no máx. 0,5 cm acompanhando a base da bacia. A altura da bacia será de 44 cm em relação ao piso.

Instalar válvula de descarga com alavanca

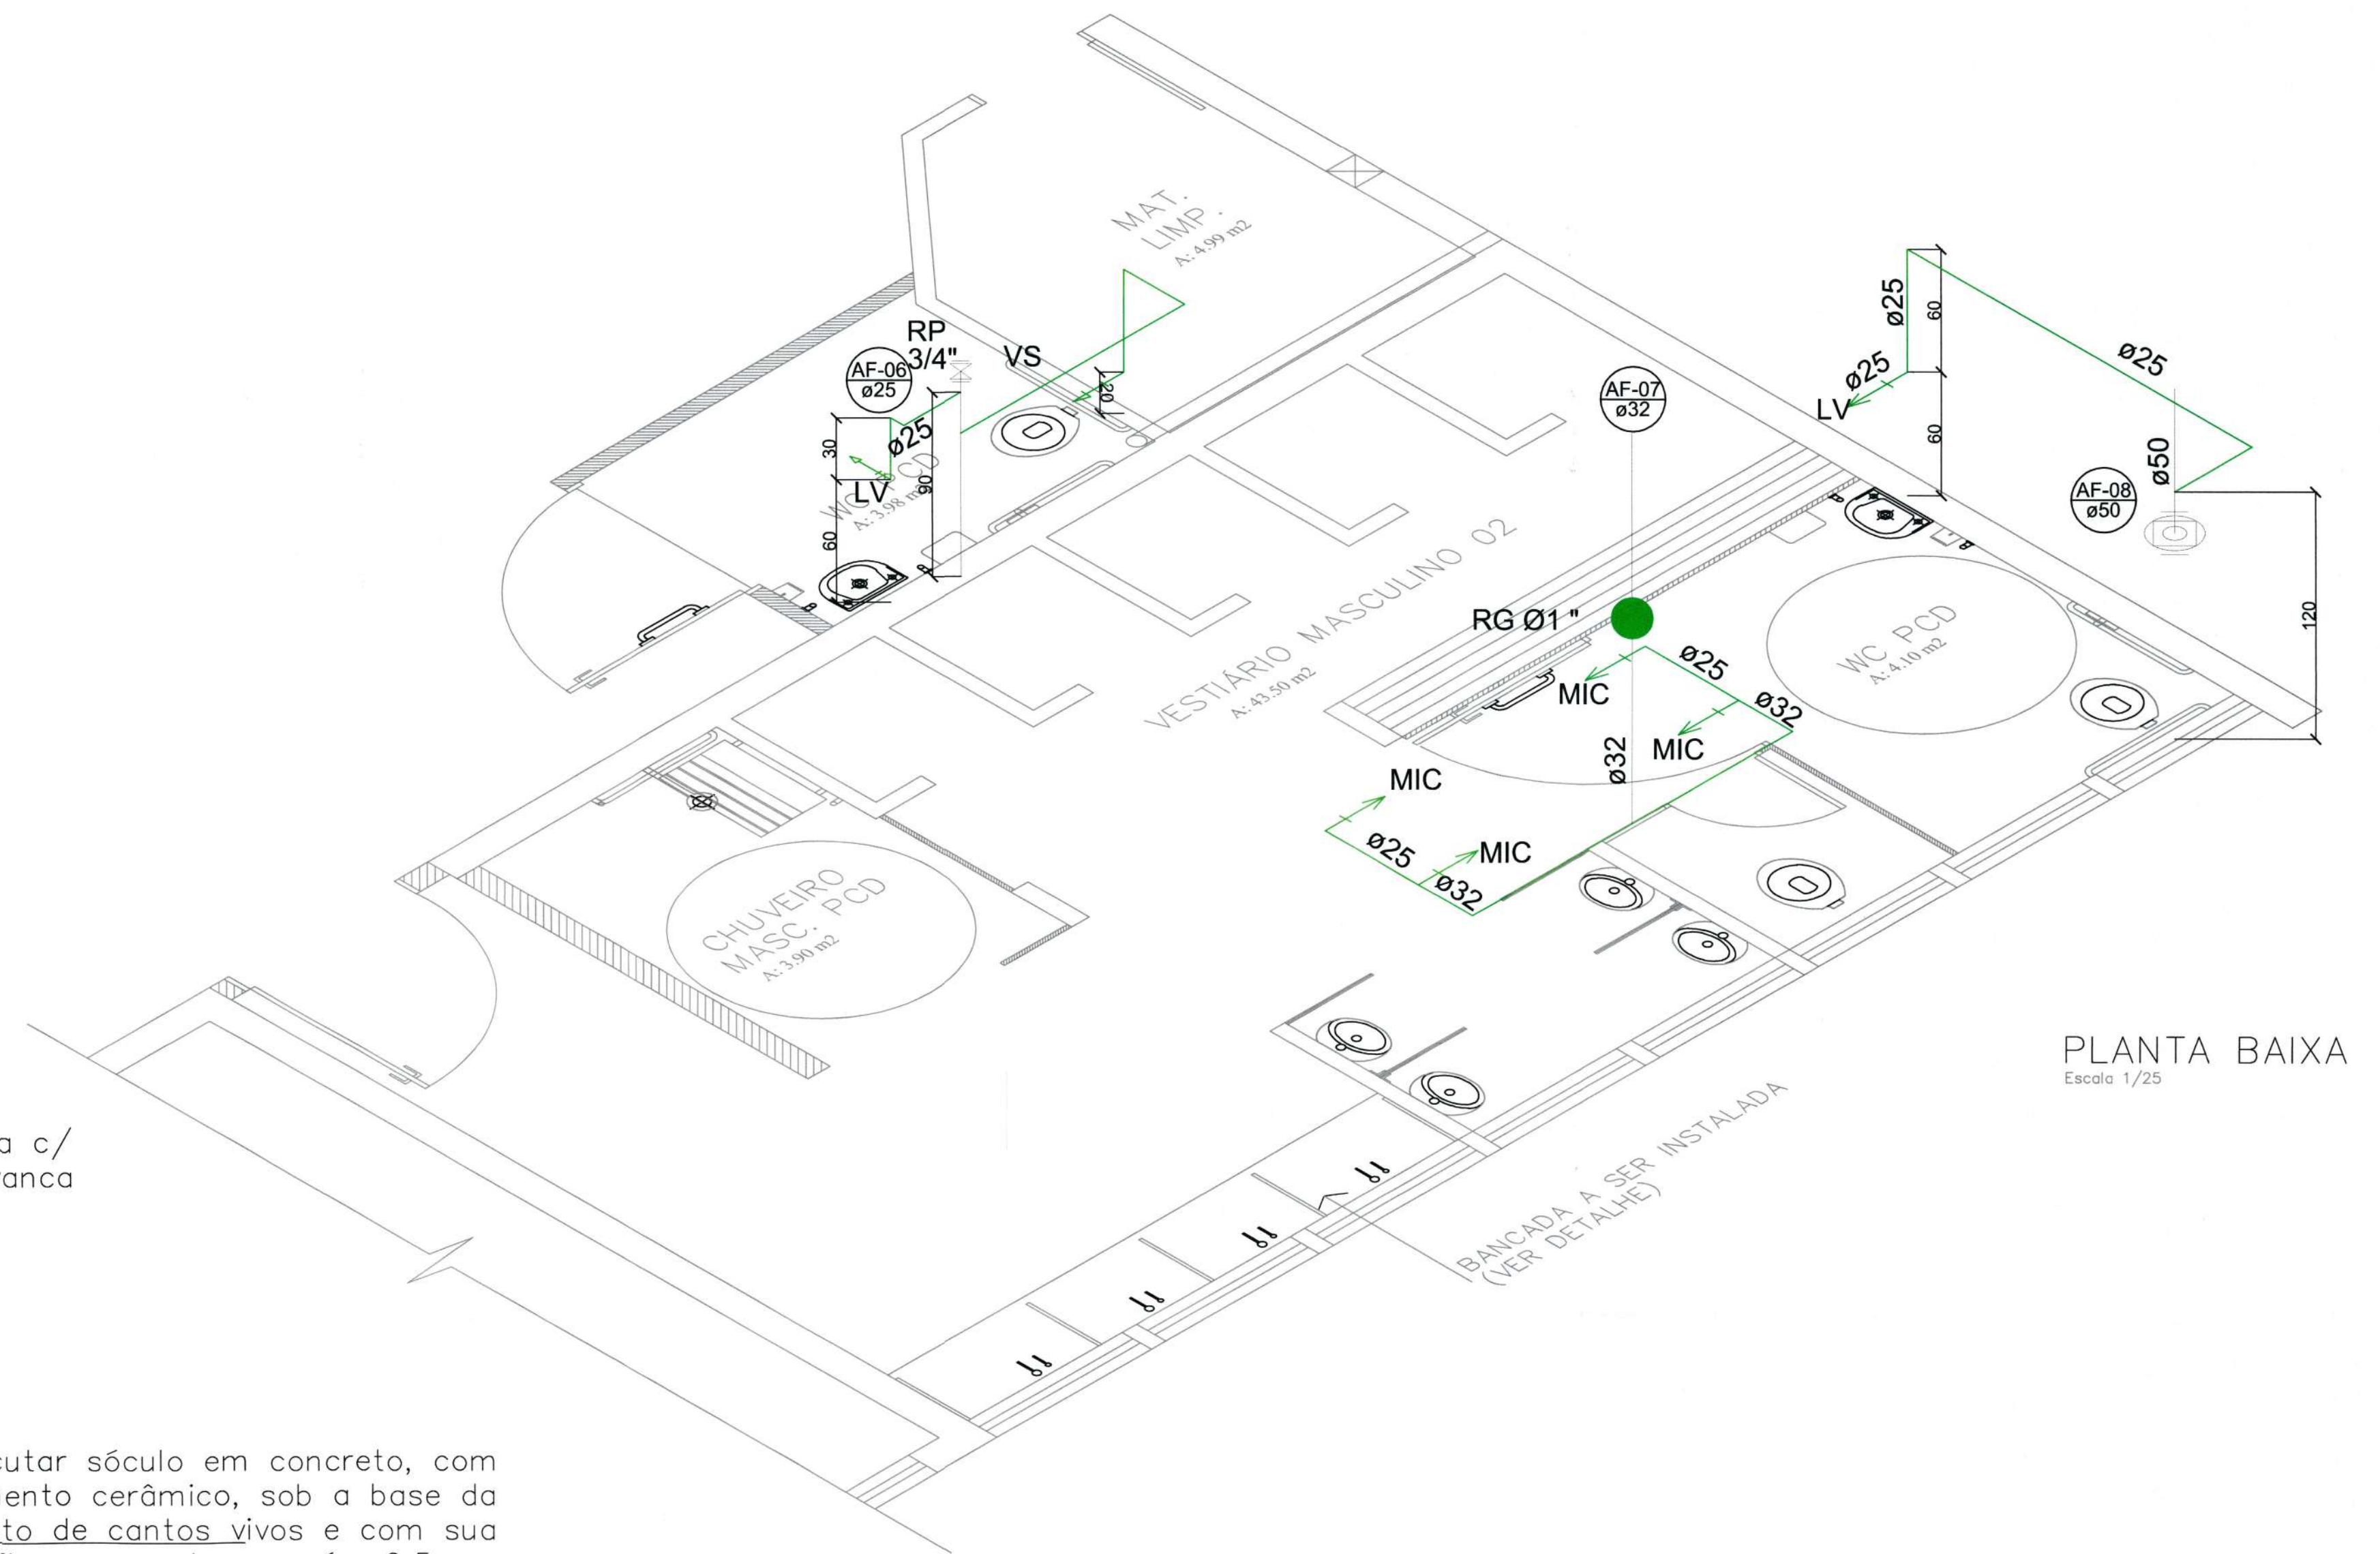

		SECRETARIA DE INFRAESTRUTURA URBANA UNIDADE DE BANCO DE PROJETOS	
Projeto: PROJETO HIDROSSANITÁRIO – ADEQUAÇÃO DE ACESSIBILIDADE CT IVO VARELA			
Conteúdo: PLANTA BAIXA, DETALHES ESGOTO E HIDRAULICO VESTIÁRIO MASCULINO 02			
Autor(es): ENG. CIVIL EDUARDO P. CREA/SC 055634-D Co-Autor(es):		Ass.: Ass.: Ass.:	
Ordenador da despesa: ANDRÉ MENDONÇA Requerente: FÁBIO MATEUS SESPORTE		Ass.: Ass.: Ass.:	
Escala: INDICADA		Desenhista CAD: EDUARDO	
Código: TCENTRVH		Data: 03/12/2020 Número Prancha: 04/04	
Nota: Para o Código do Projeto Defina-se: 1 grupo Secretaria, Fundação entre outros; 2 grupo Nome do Projeto (5 letras); 3 grupo Tipo de Projeto; 4 grupo Revisão / Ano; 5 grupo Número de Pranchas; 6 grupo Conteúdo das Pranchas.			