




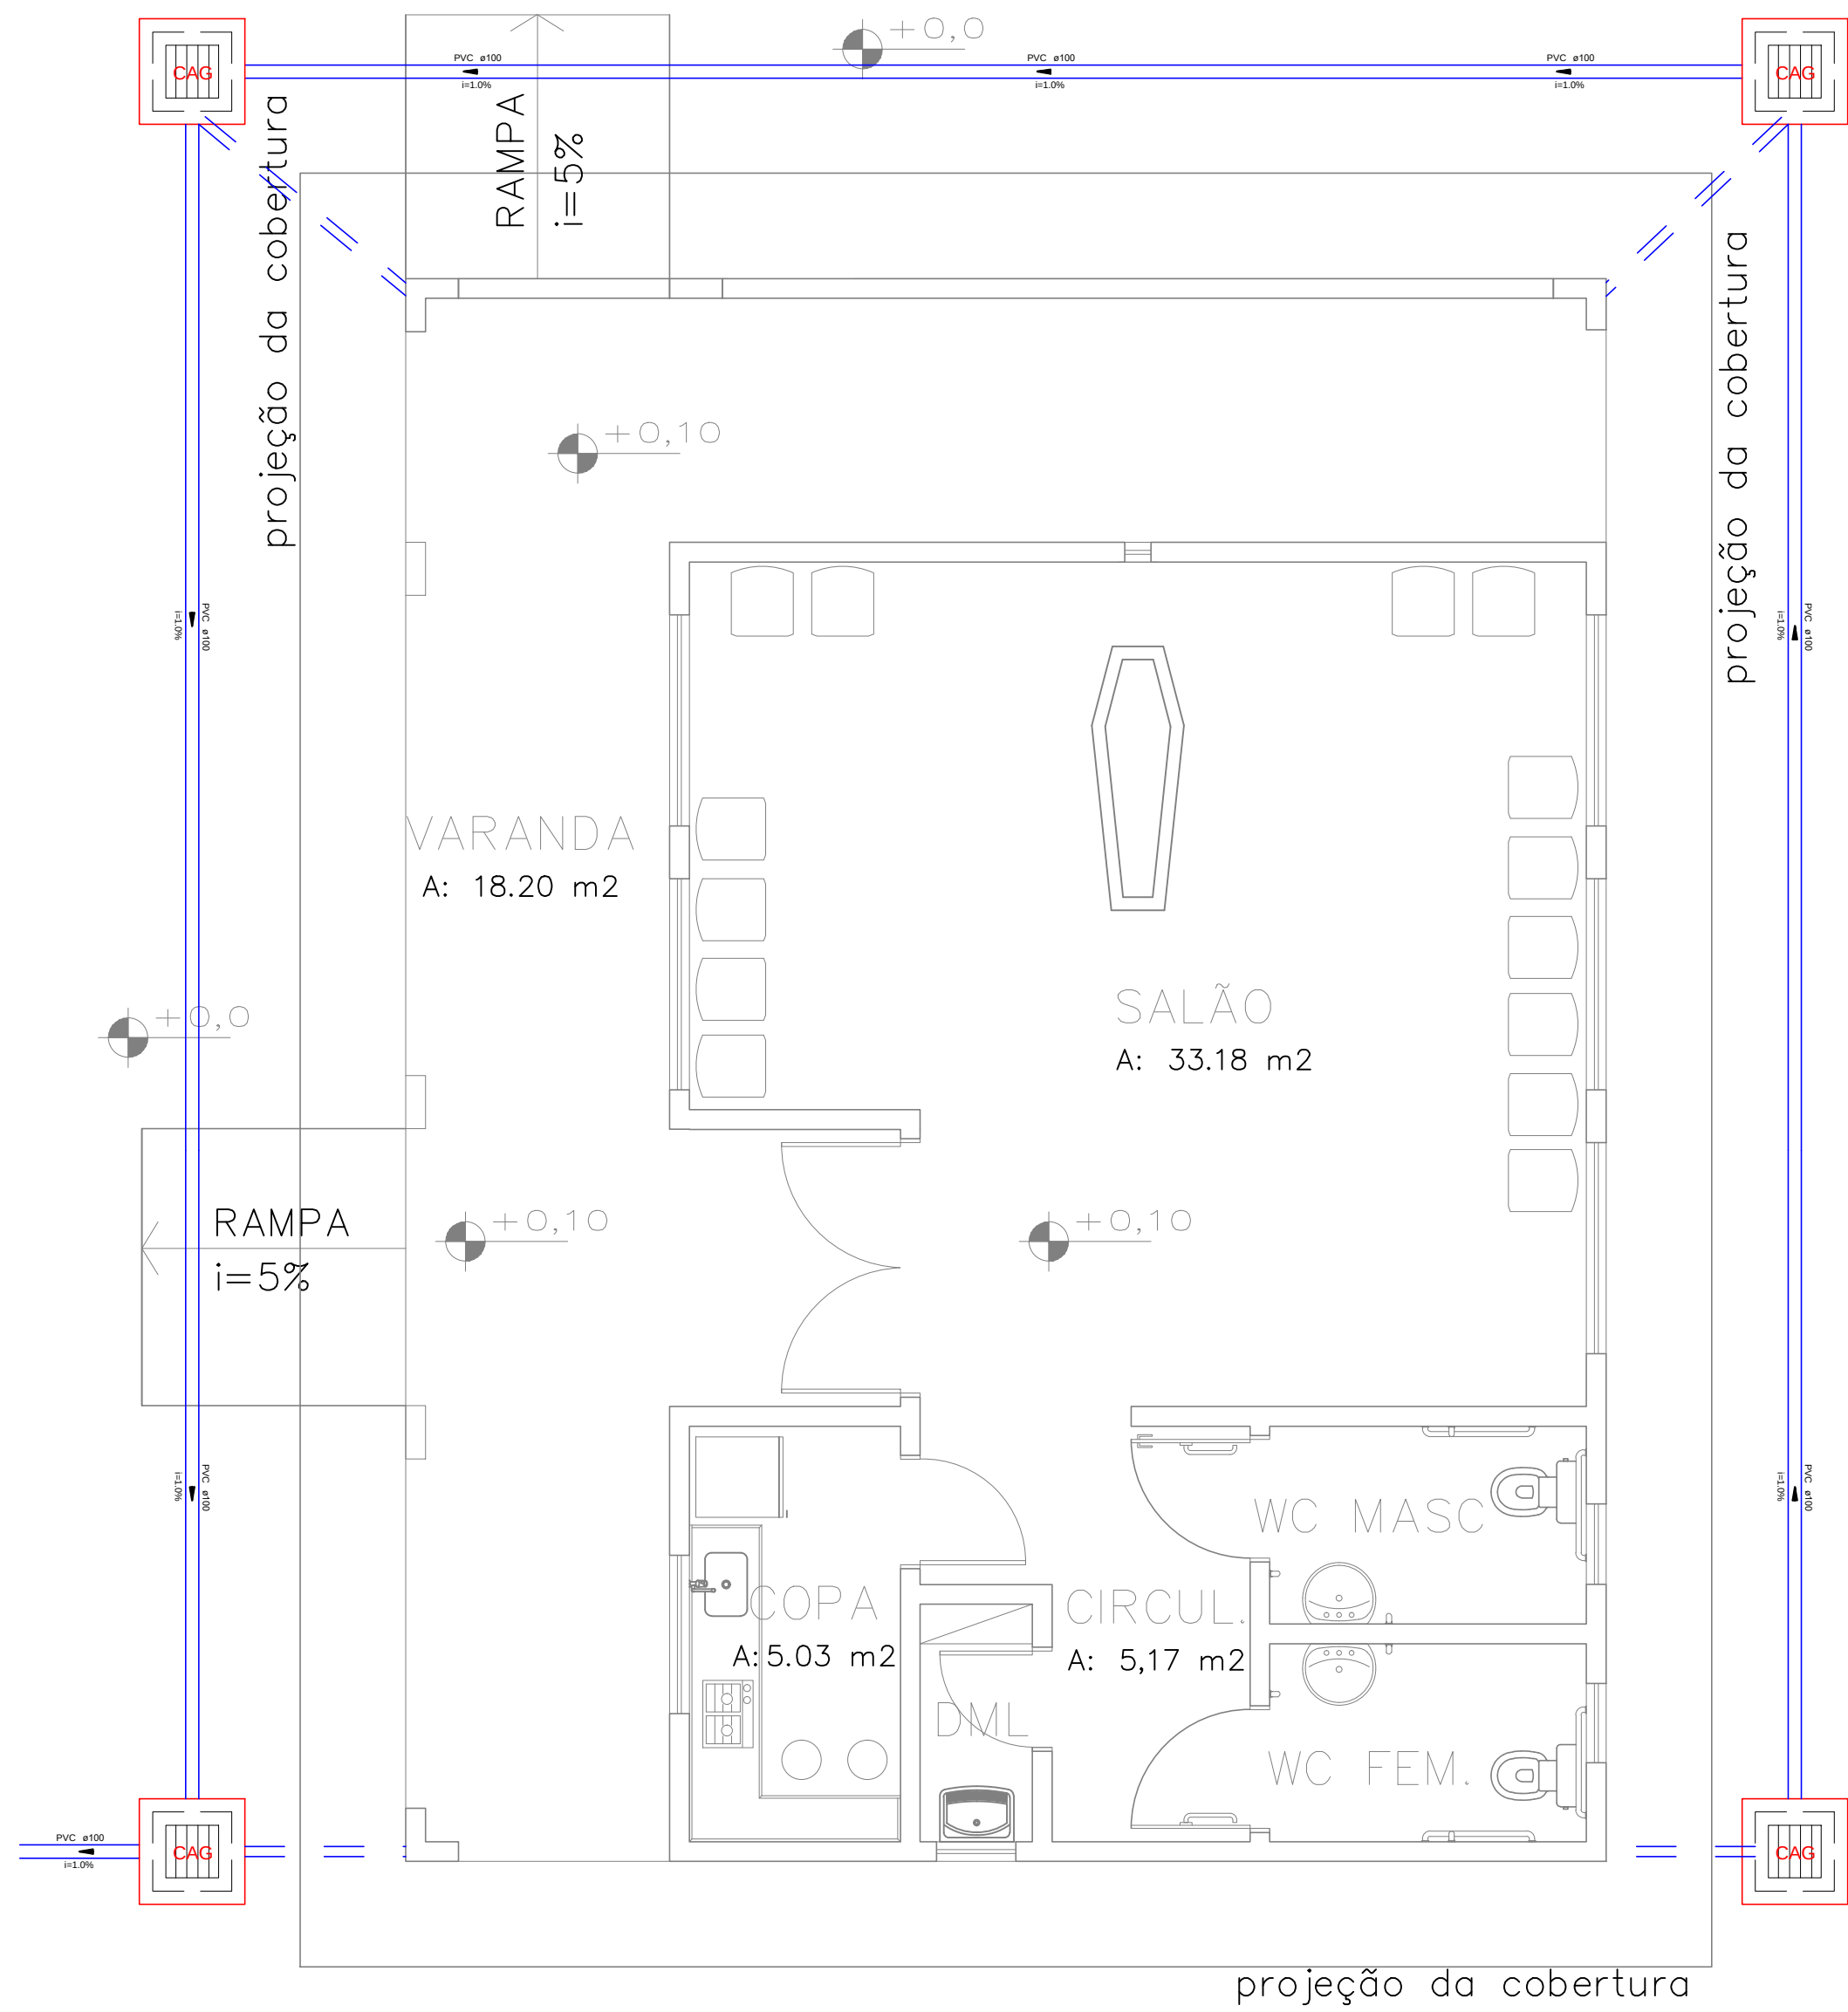


Distribuição drenagem pluvial
escala 1:50

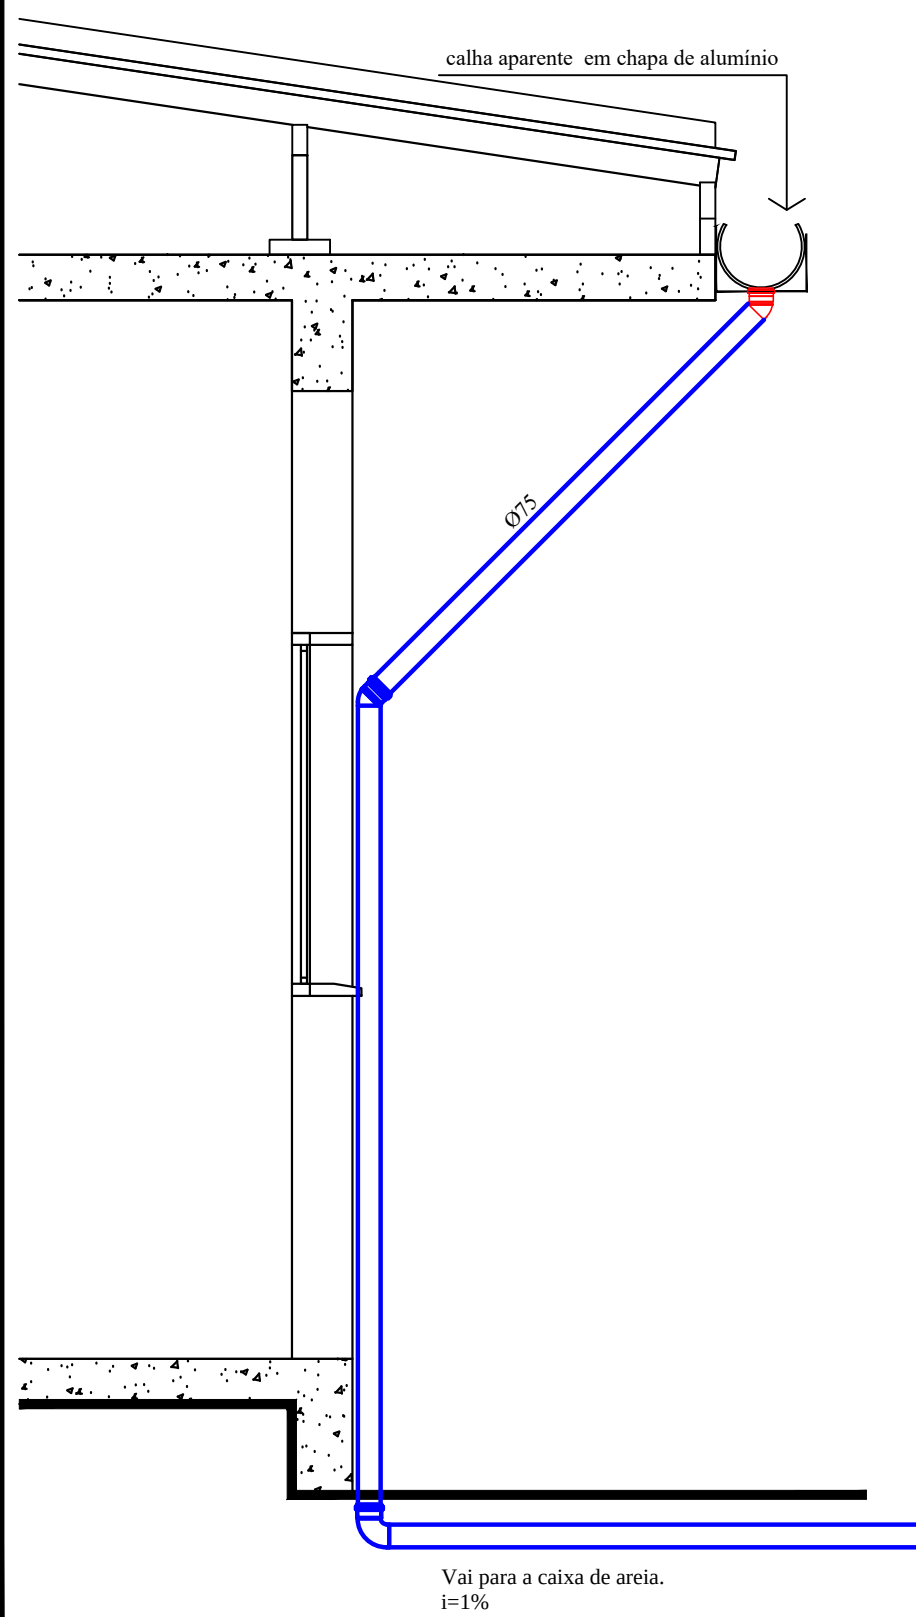

DETALHE DESCIDAS CALHAS
ESC. 1/25

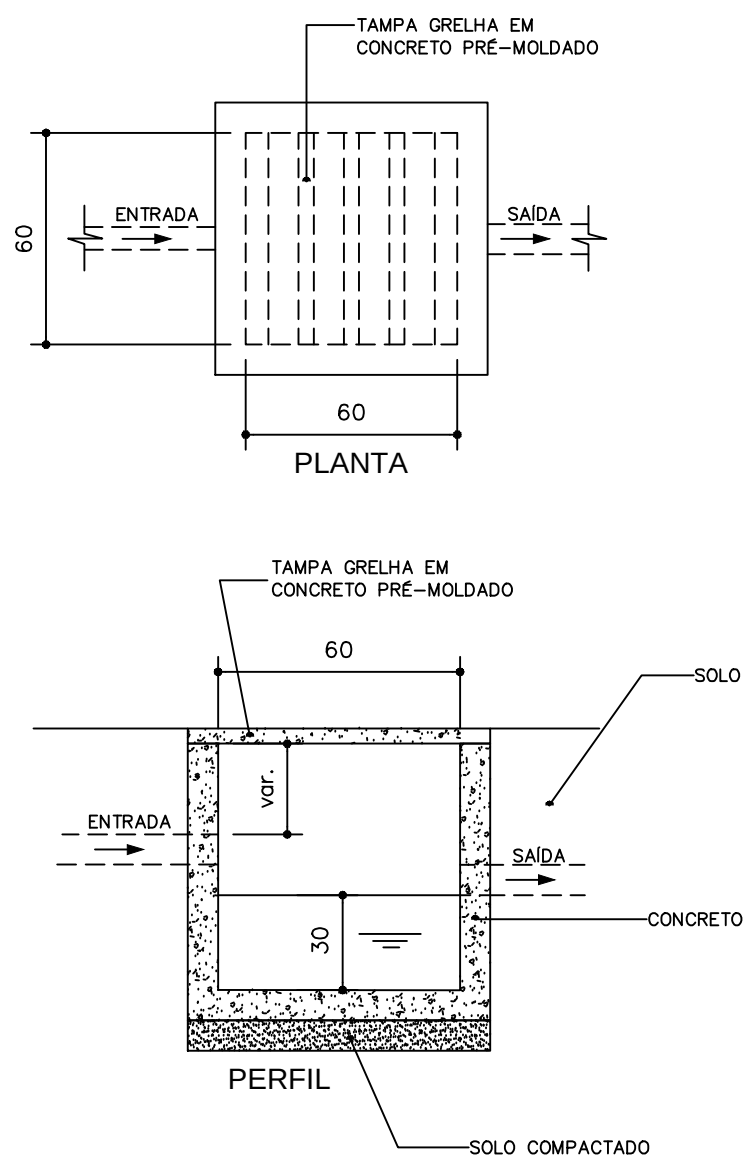

DETALHE CAIXA COLETORA DE AREIA
ESC. 1/25

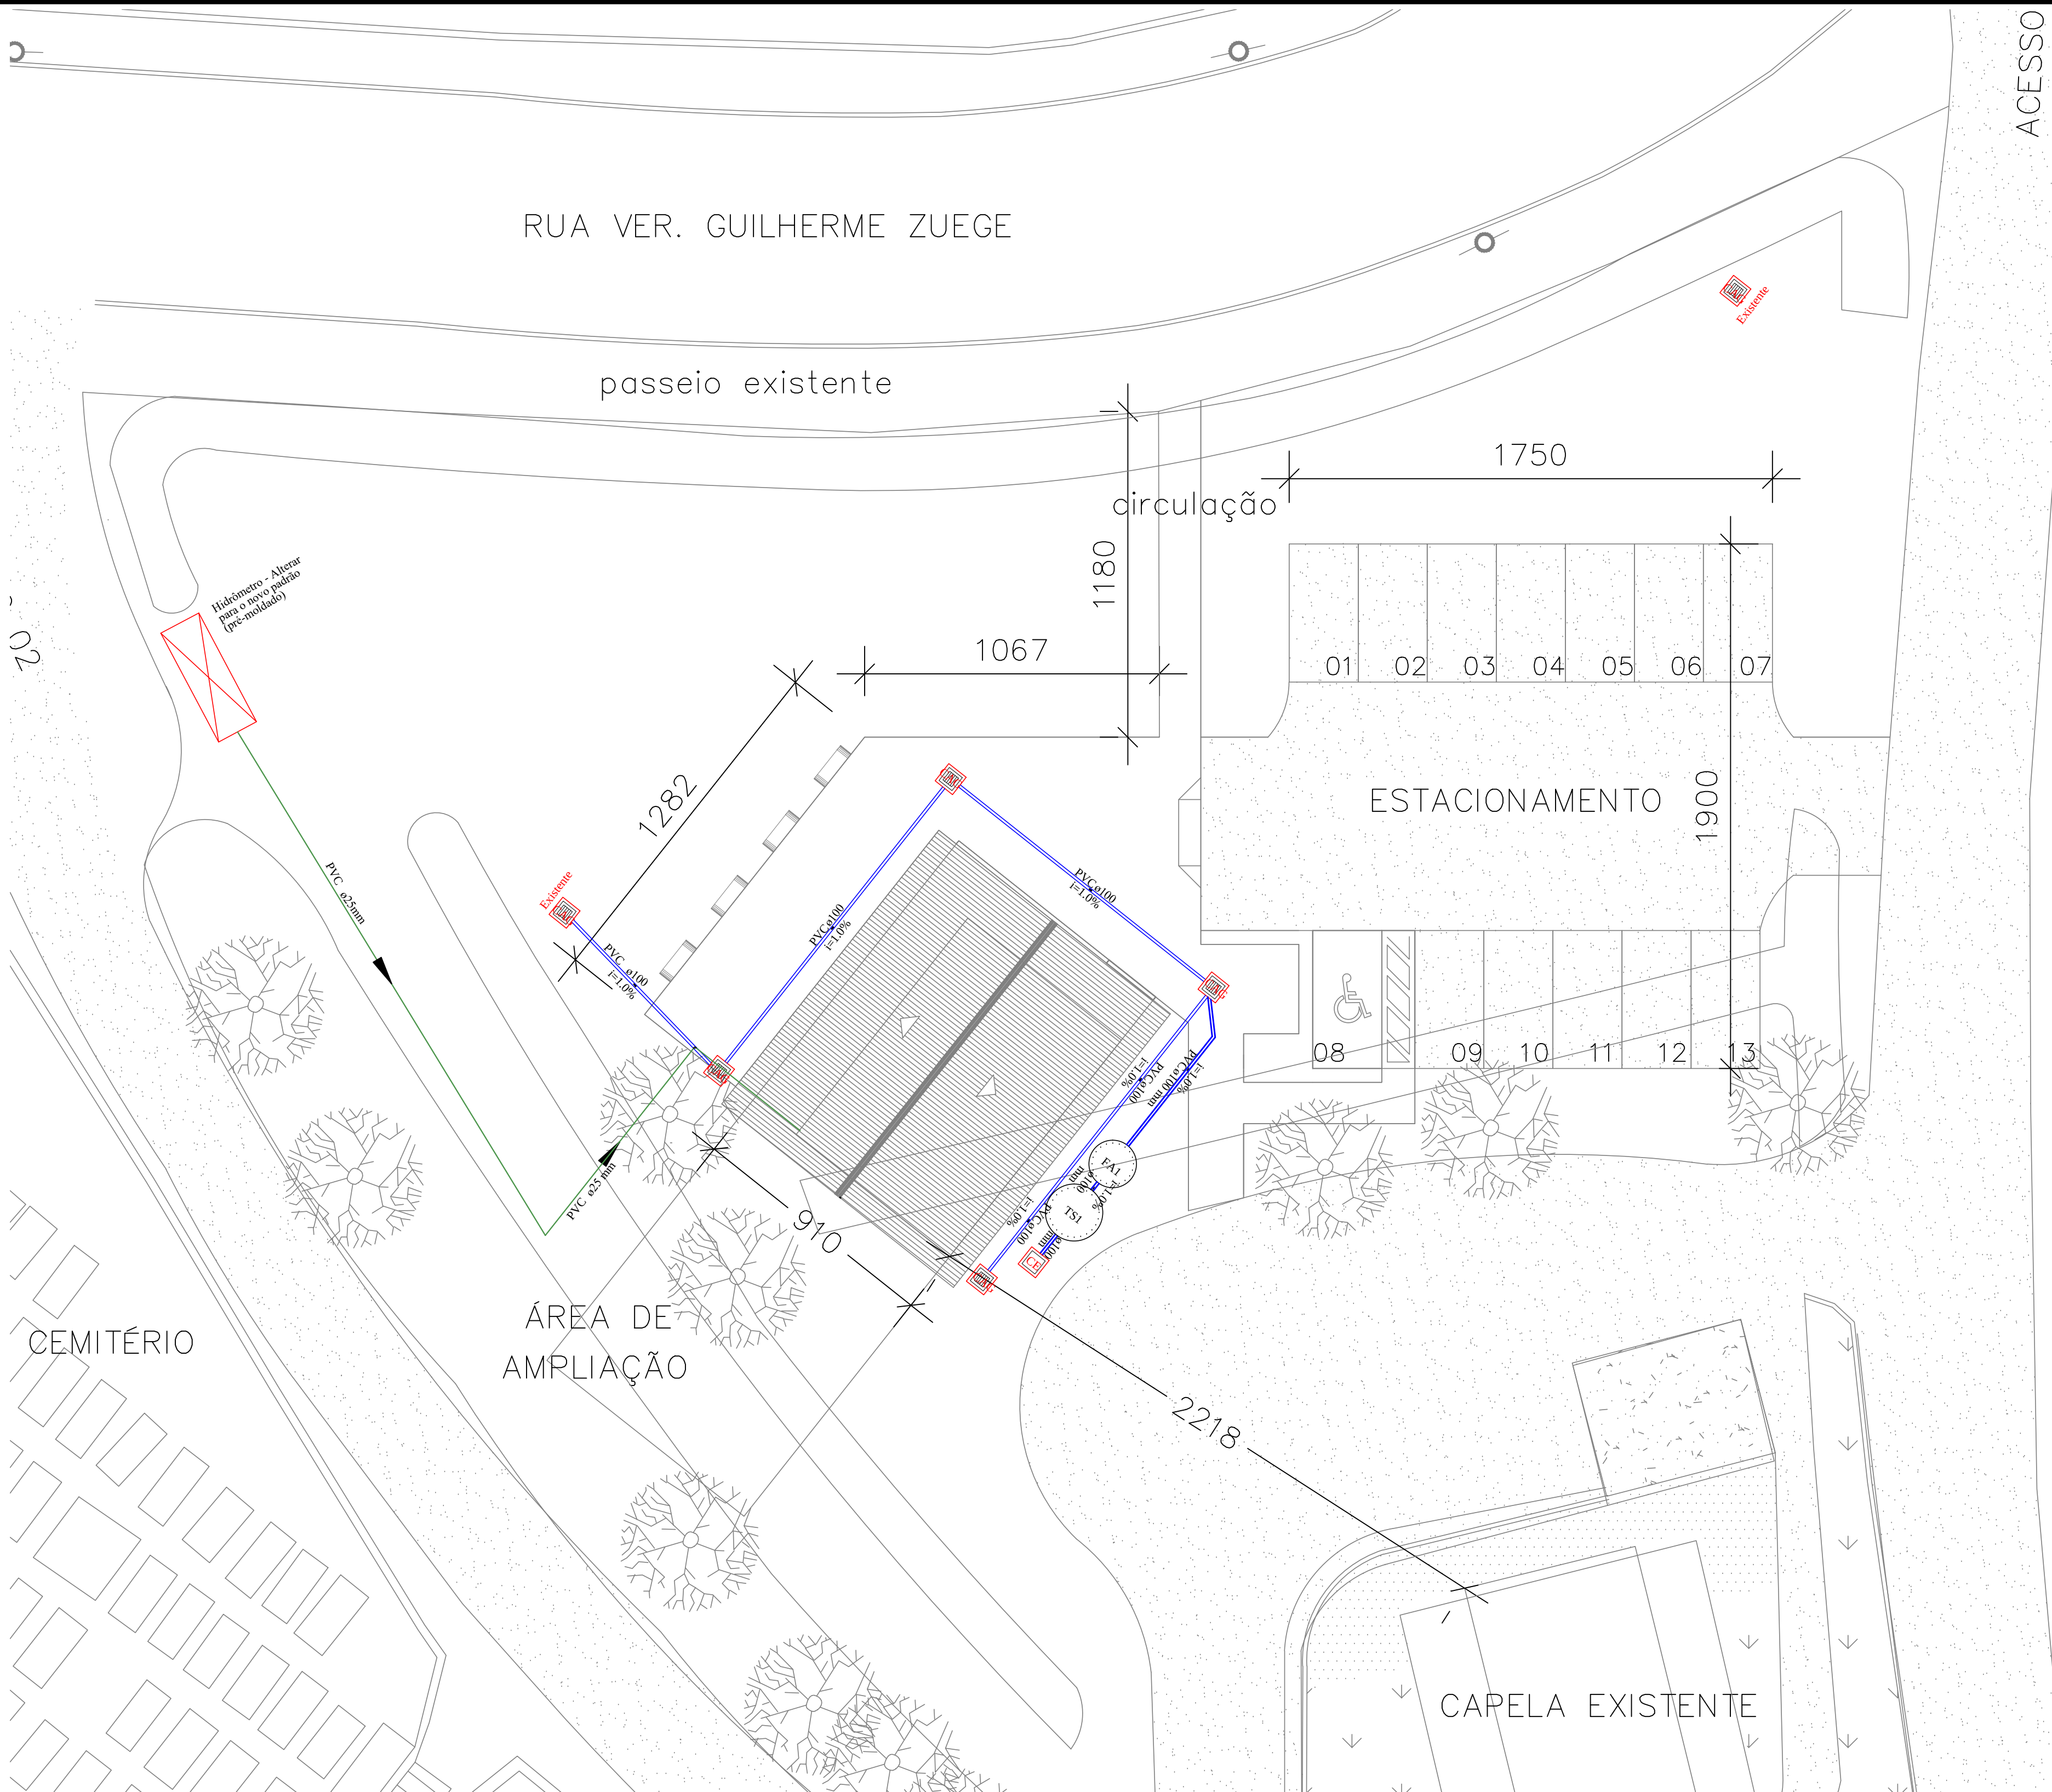

RUA VER. GUILHERME ZUEGE

passeio existente

circulação

1750

ESTACIONAMENTO


1900

01 02 03 04 05 06 07

08 09 10 11 12 13

ÁREA DE AMPLIAÇÃO


CAPELA EXISTENTE

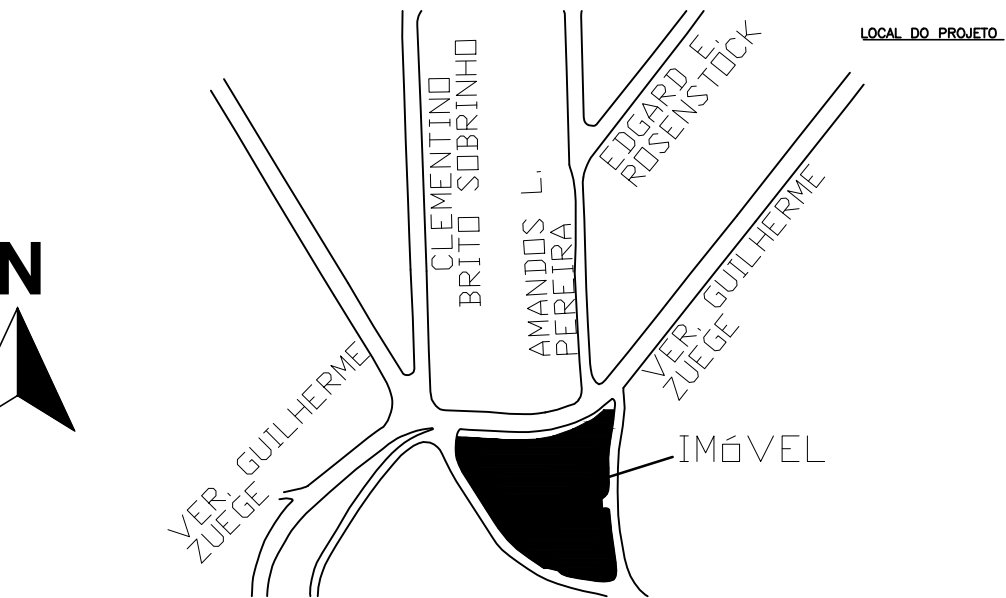


LOCALIZAÇÃO
Escala 1/1000

		SECRETARIA DE INFRAESTRUTURA URBANA UNIDADE DE BANCO DE PROJETOS	
Projeto: PROJETO HIDROSANITÁRIO / DRENAGEM CAPELA PARANAGUAMIRIM			
Conteúdo: Drenagem, localização, implantação			
Autor(es): Eng. Civil Eduardo Pedrosa cres/arc 055634-0		Ass.: _____	
Co-Autor(es): _____		Ass.: _____	
Ordenador da despesa: _____		Ass.: _____	
Requerente: SAMA		Ass.: _____	
Escala: INDICADA		Desenhista CAD: Eduardo	
Código: UBP / JCAPIRHRO-2024		Data: maio 24	
Número Prancha: HS 01/03		Nota: Para o Código do Projeto Defina-se: 1 grupo -Secretaria, Fundação entre outros; 2 grupo -Nome do Projeto (5 letras); 3 grupo -Tipo de Projeto; 4 grupo -Revisão / Ano; 5 grupo -Número de Pranchas; 6 grupo -Conteúdo das Pranchas.	


ACESSO

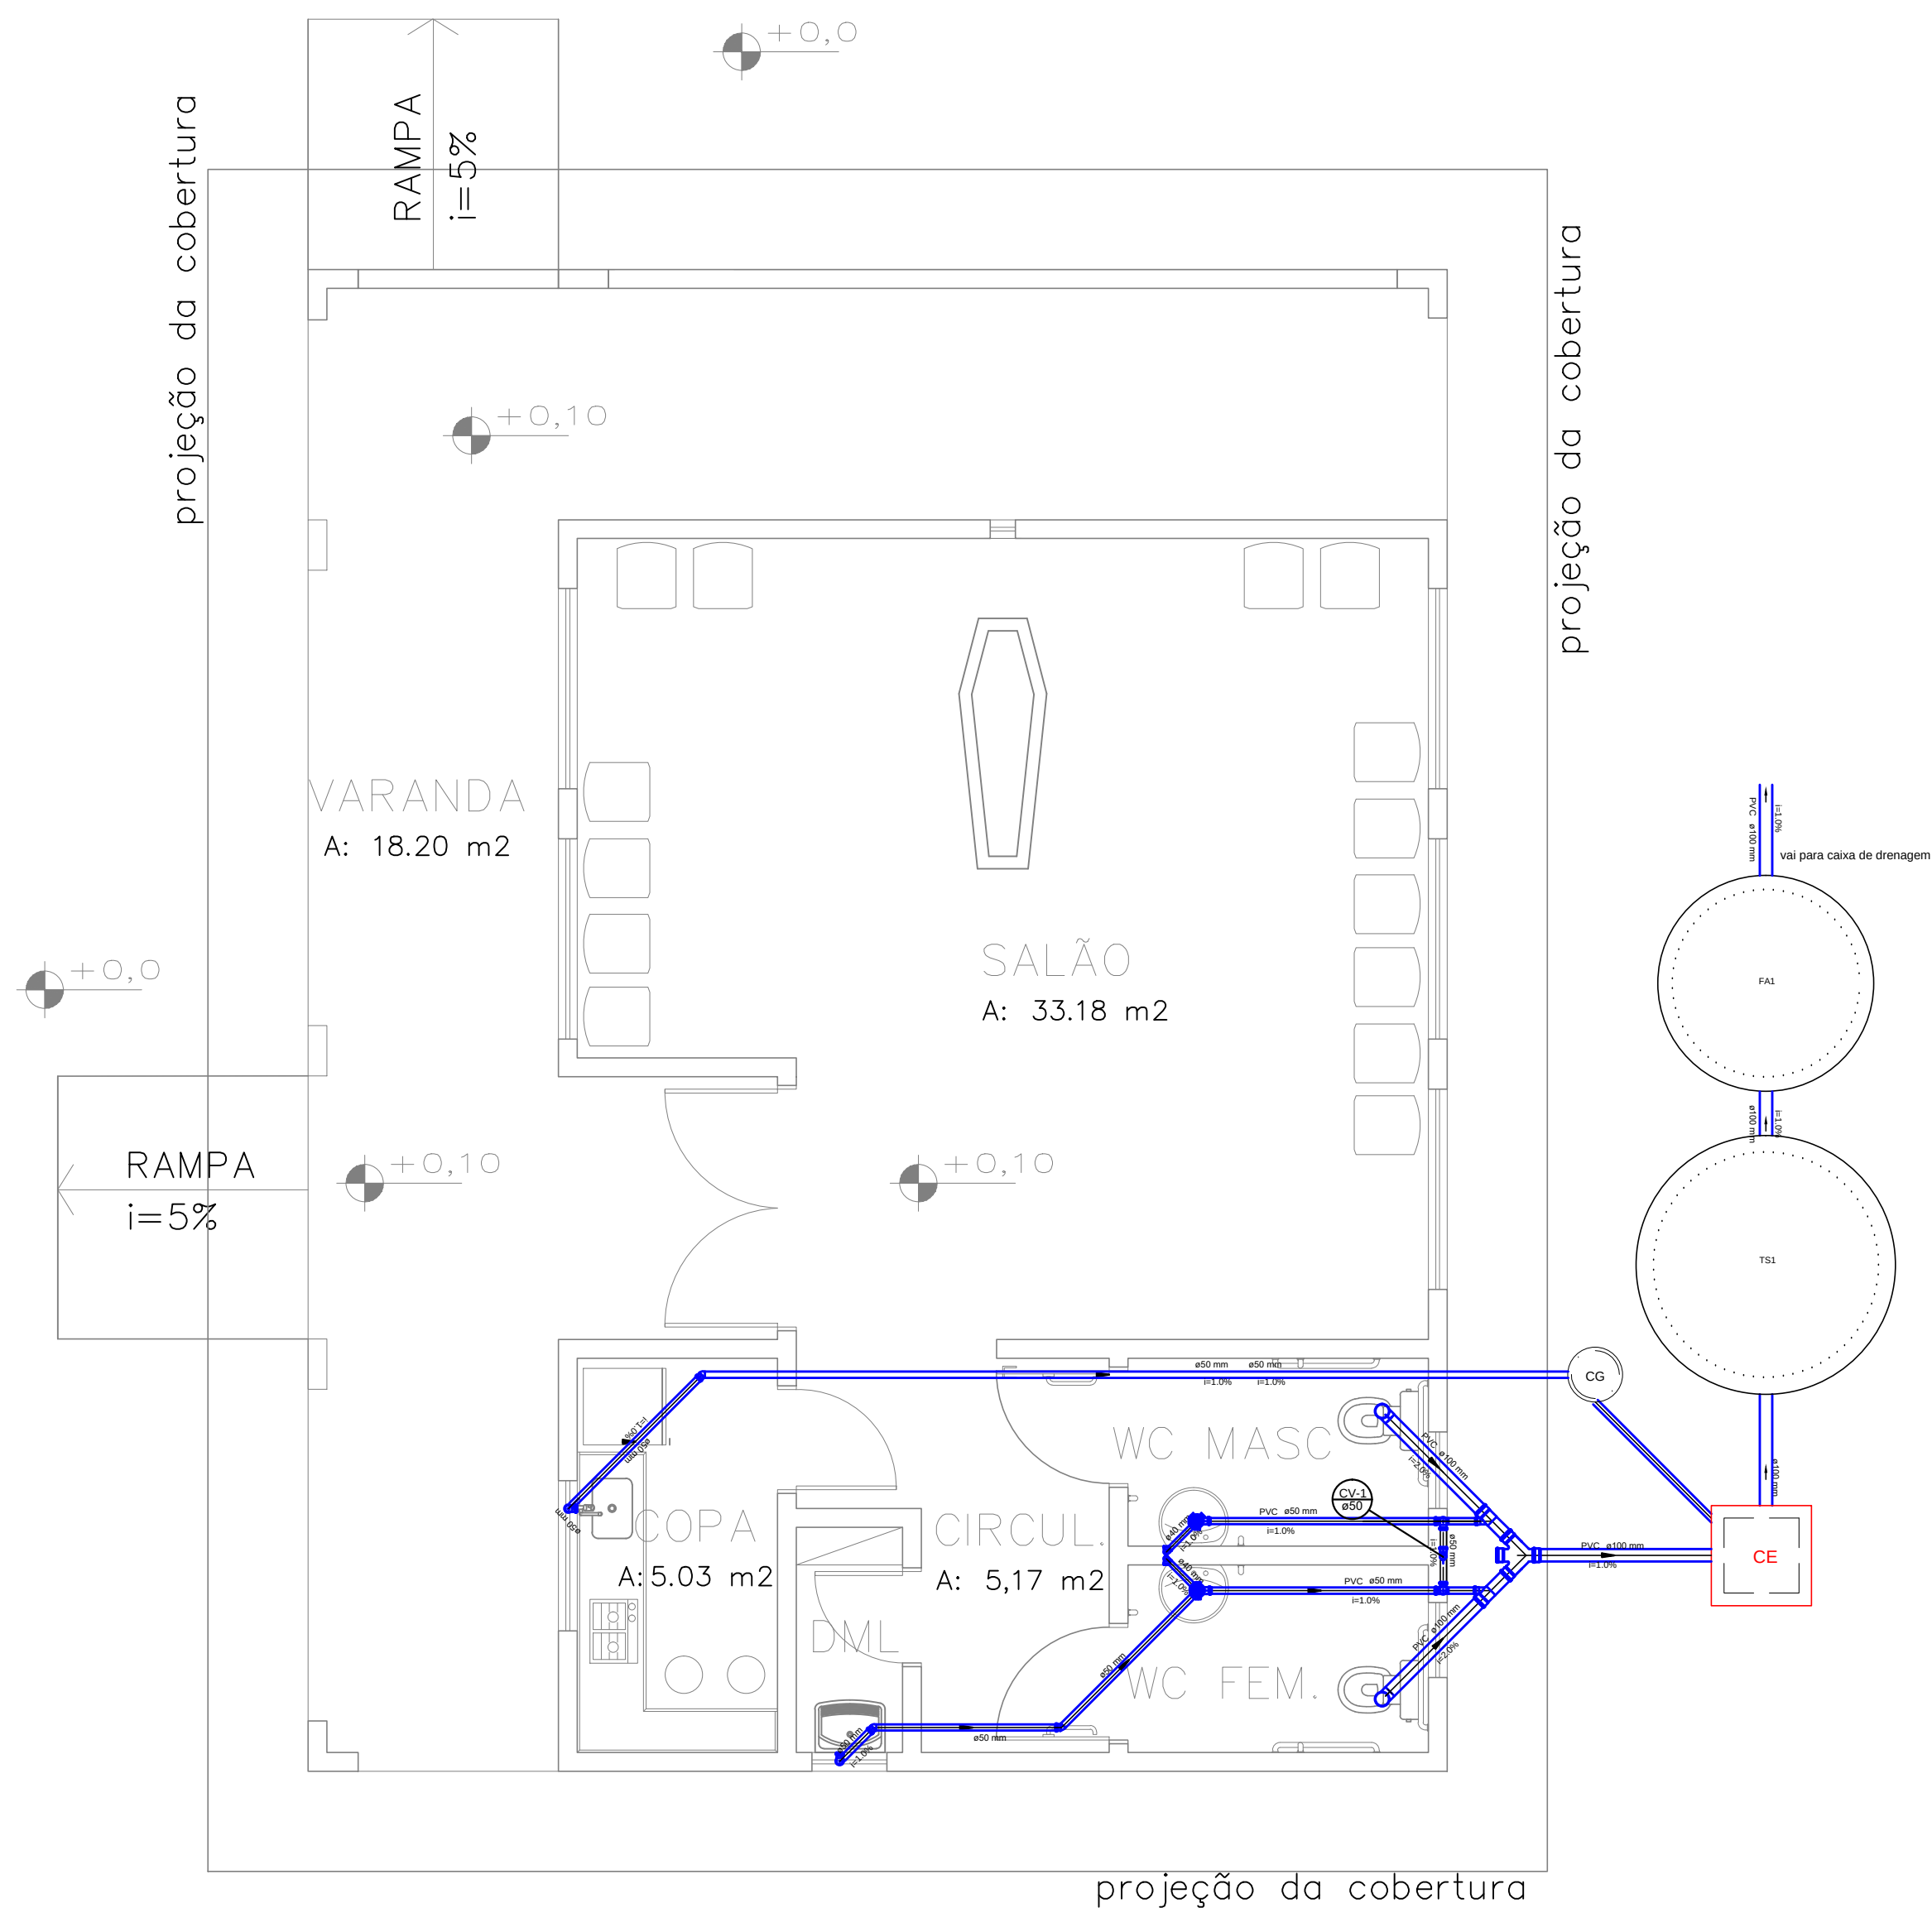


Distribuição esgoto
escala 1:25

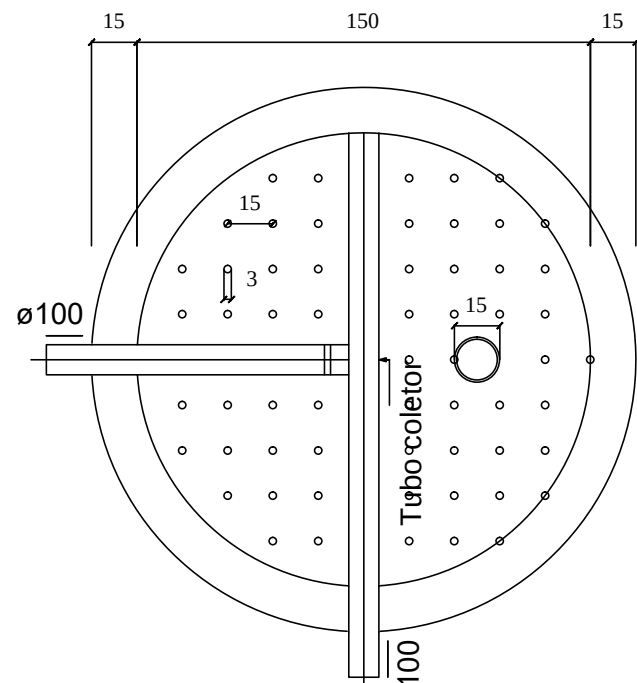


FILTRO ANAERÓBIO
PLANTA BAIXA - ESC. 1:25

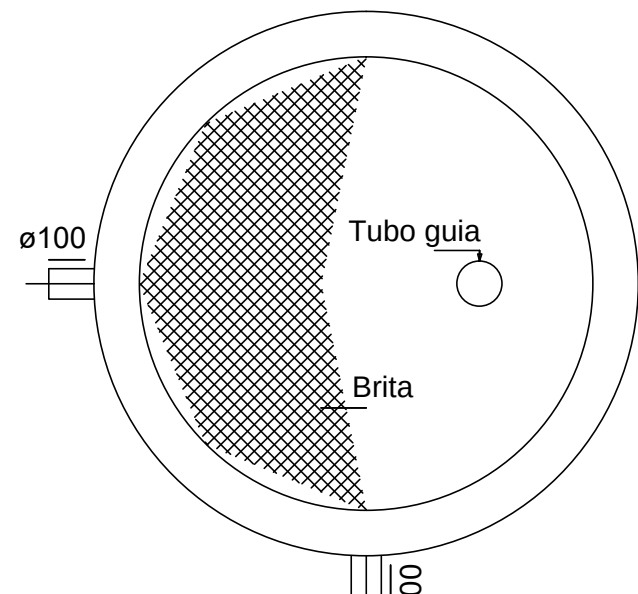


FILTRO ANAERÓBIO
PLANTA BAIXA -
ESC. 1:25

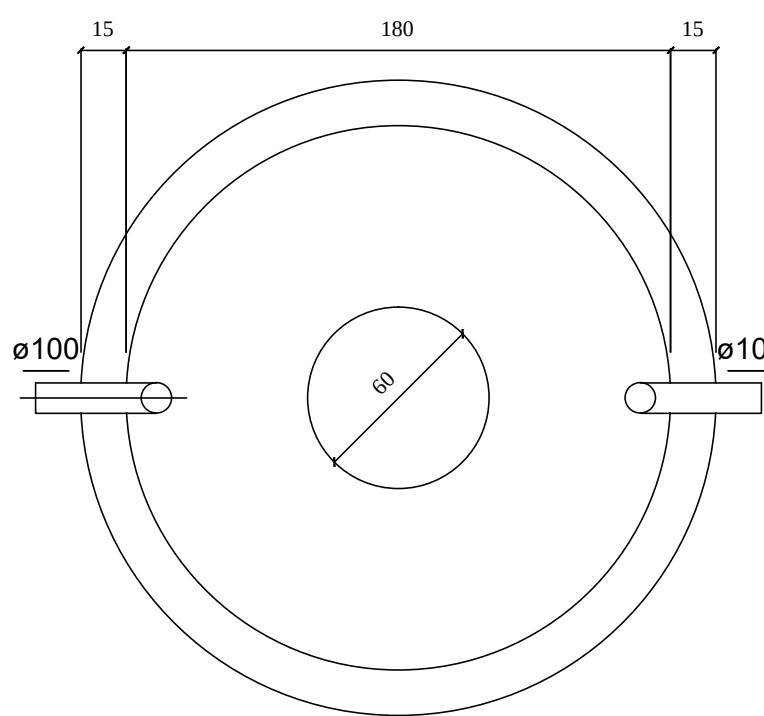


TANQUE SÉPTICO
PLANTA BAIXA - ESC. 1:25

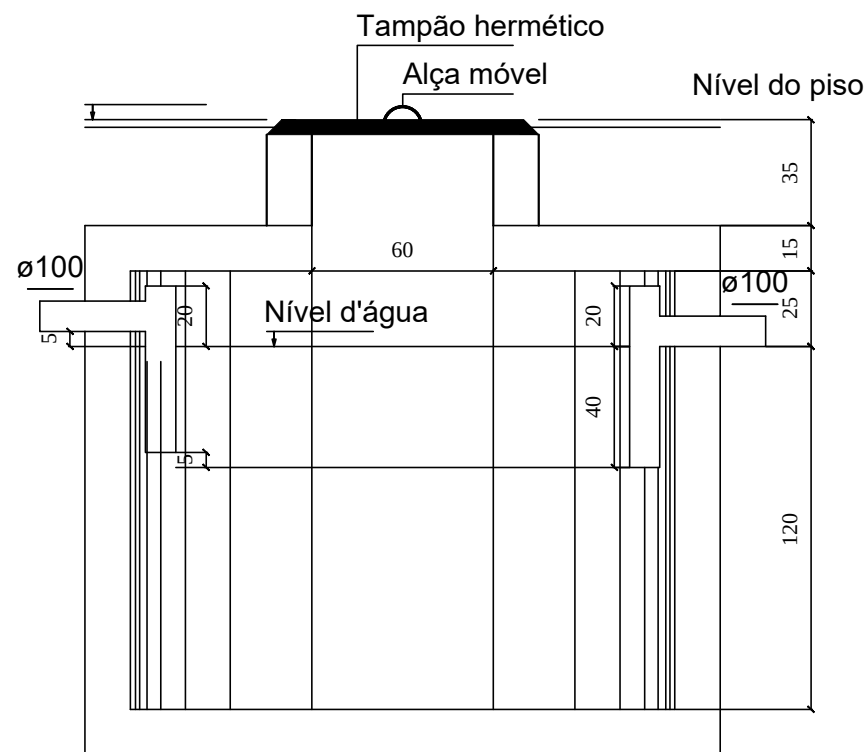


TANQUE SÉPTICO
CORTE - ESC. 1:25

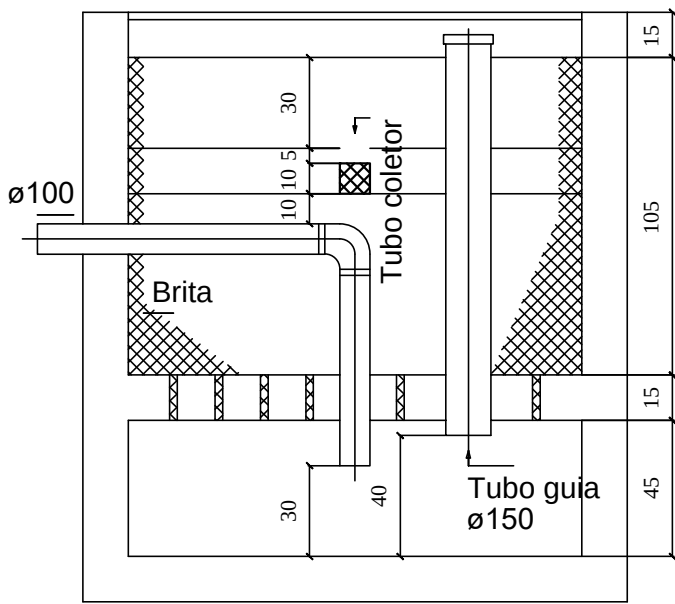

FILTRO ANAERÓBIO
CORTE - ESC. 1:25

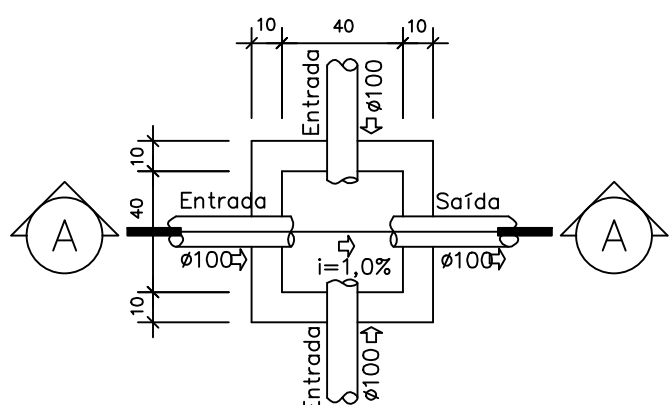

PLANTA
Escala 1/25

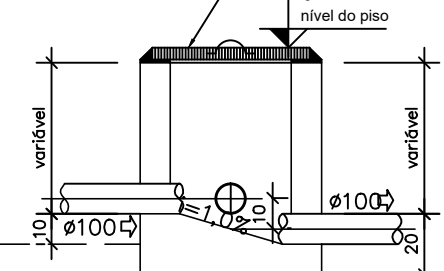


CORTE A-A
Escala 1/25



CAIXA DE INSPEÇÃO E PASSAGEM
Escala 1/20

R1	-	-	REVISÃO CADASTRAL	-	-
R0	-	-	EMIÇÃO INICIAL	-	-
REV.	DATA	DESENHO	MODIFICAÇÃO	VERIFICAÇÃO	APROVAÇÃO
 PREFEITURA MUNICIPAL DE JARI			SECRETARIA DE INFRAESTRUTURA URBANA UNIDADE DE BANCO DE PROJETOS		
Projeto: PROJETO HIDROSANITÁRIO / DRENAGEM CAPELA - PARANAGUAMIRIM					
Conteúdo: DISTRIBUIÇÃO TUBULAÇÃO ESGOTO / DETALHES					
Autor(es): Eng. Civil Eduardo Pedrosa cres/sc 055634-0			Código: UBP / JCAPIRHRO-2024		
Co-Autor(es):			Data: maio 24		Número Prancha: HS 02/03
Ordenador da despesa:			Nota: Para o Código do Projeto Defina-se: 1 grupo -Secretaria, Fundação entre outros; 2 grupo -Nome do Projeto (5 letras); 3 grupo -Tipo de Projeto; 4 grupo -Revisão / Ano. 5 grupo -Número de Pranchas; 6 grupo -Conteúdo das Pranchas.		
Requerente: SAMA					
Escala: INDICADA	Desenhista CAD: Eduardo				


GABARITO DE ALTURA DE ÁGUA E ESGOTO
SEM ESCALA
APARELHOS
LAVATÓRIOS - LAVABOS - BANHEIROS

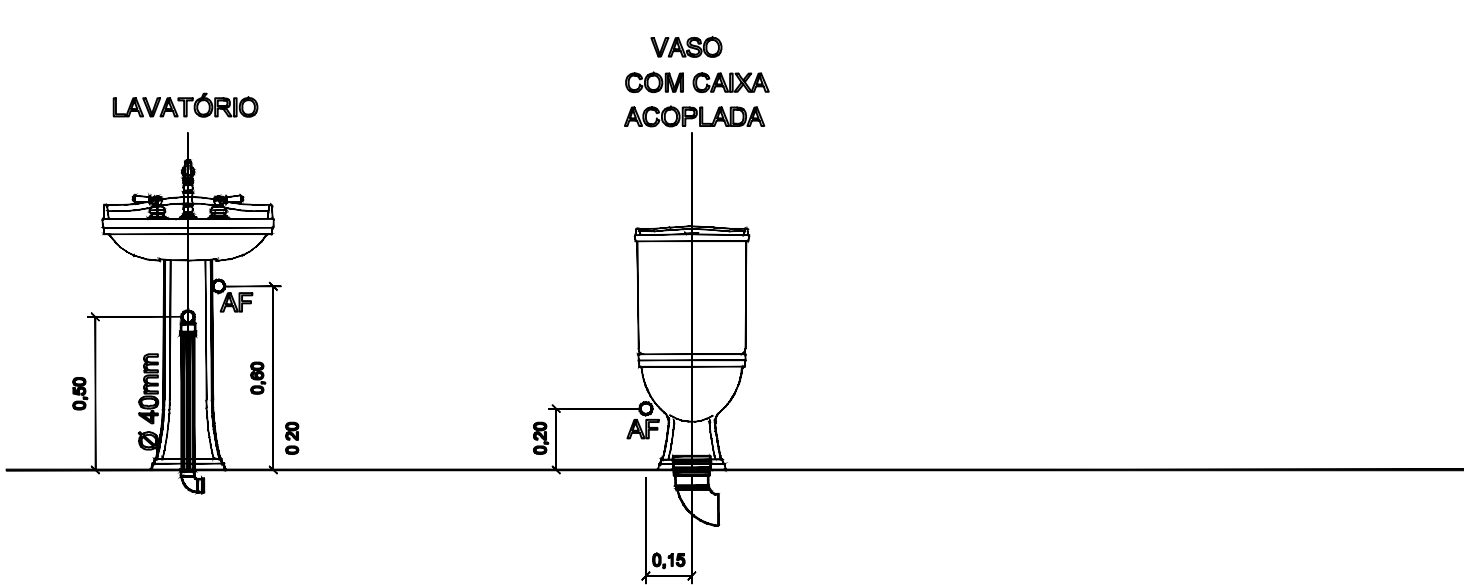


GABARITO DE ALTURA DE ÁGUA E ESGOTO
SEM ESCALA
APARELHOS
COZINHAS - ÁREAS DE SERVIÇOS

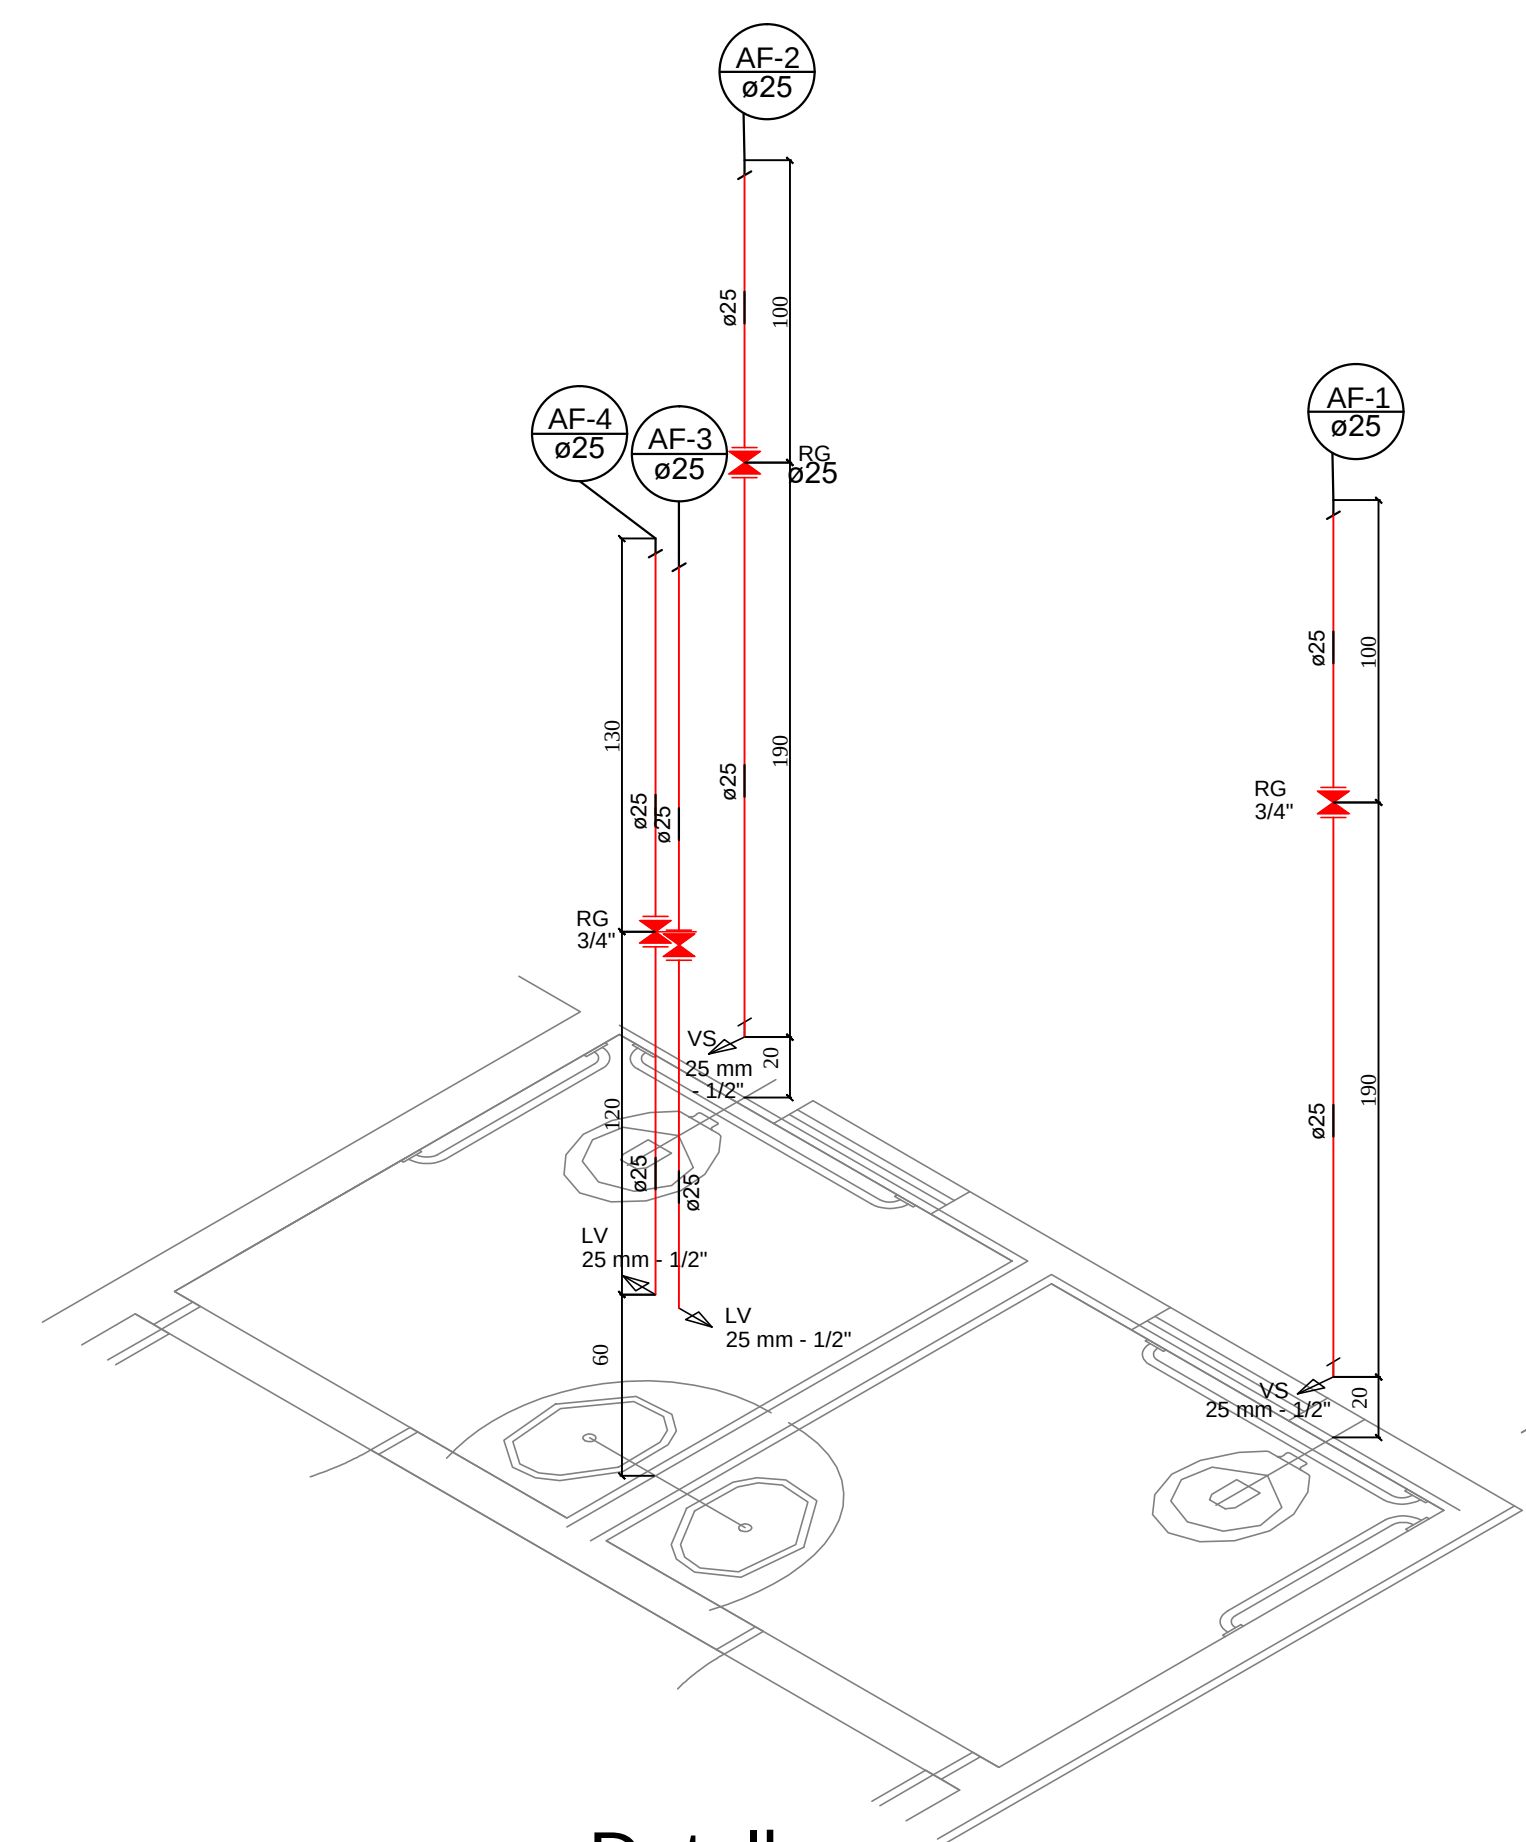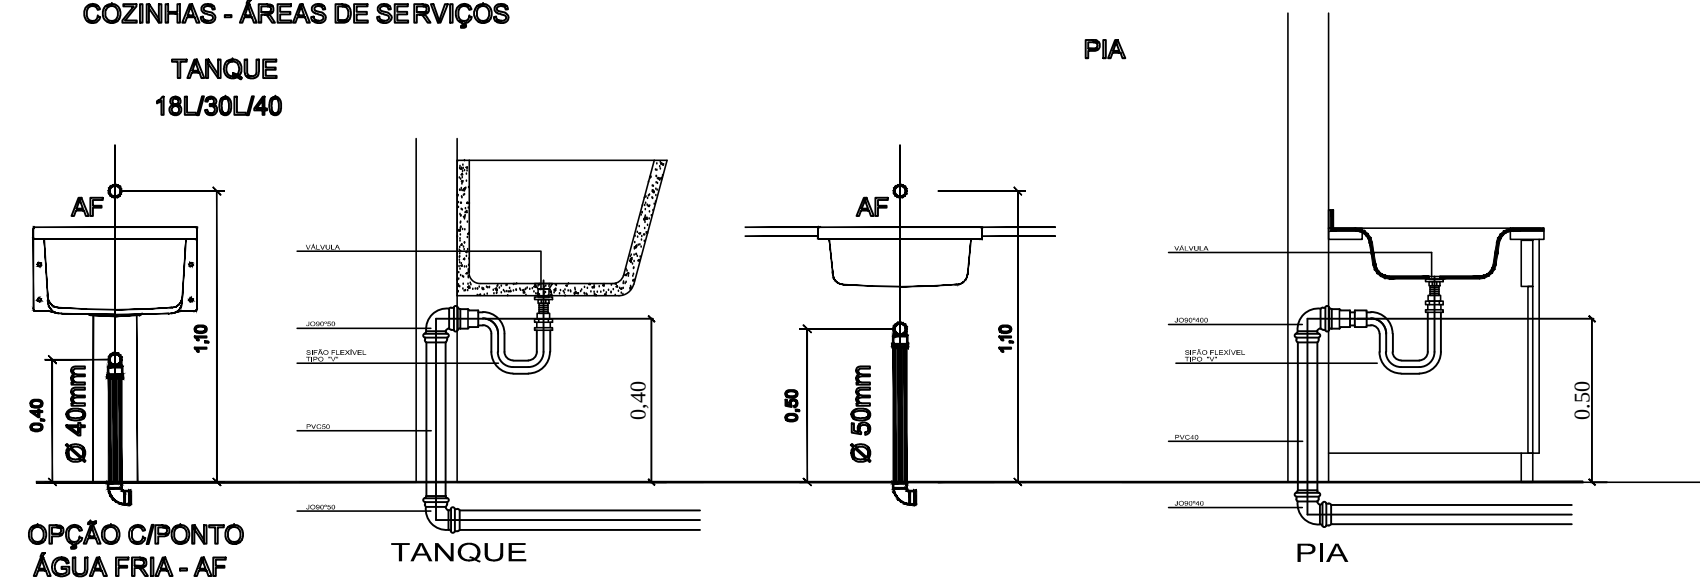


Detalhe
escala 1:25

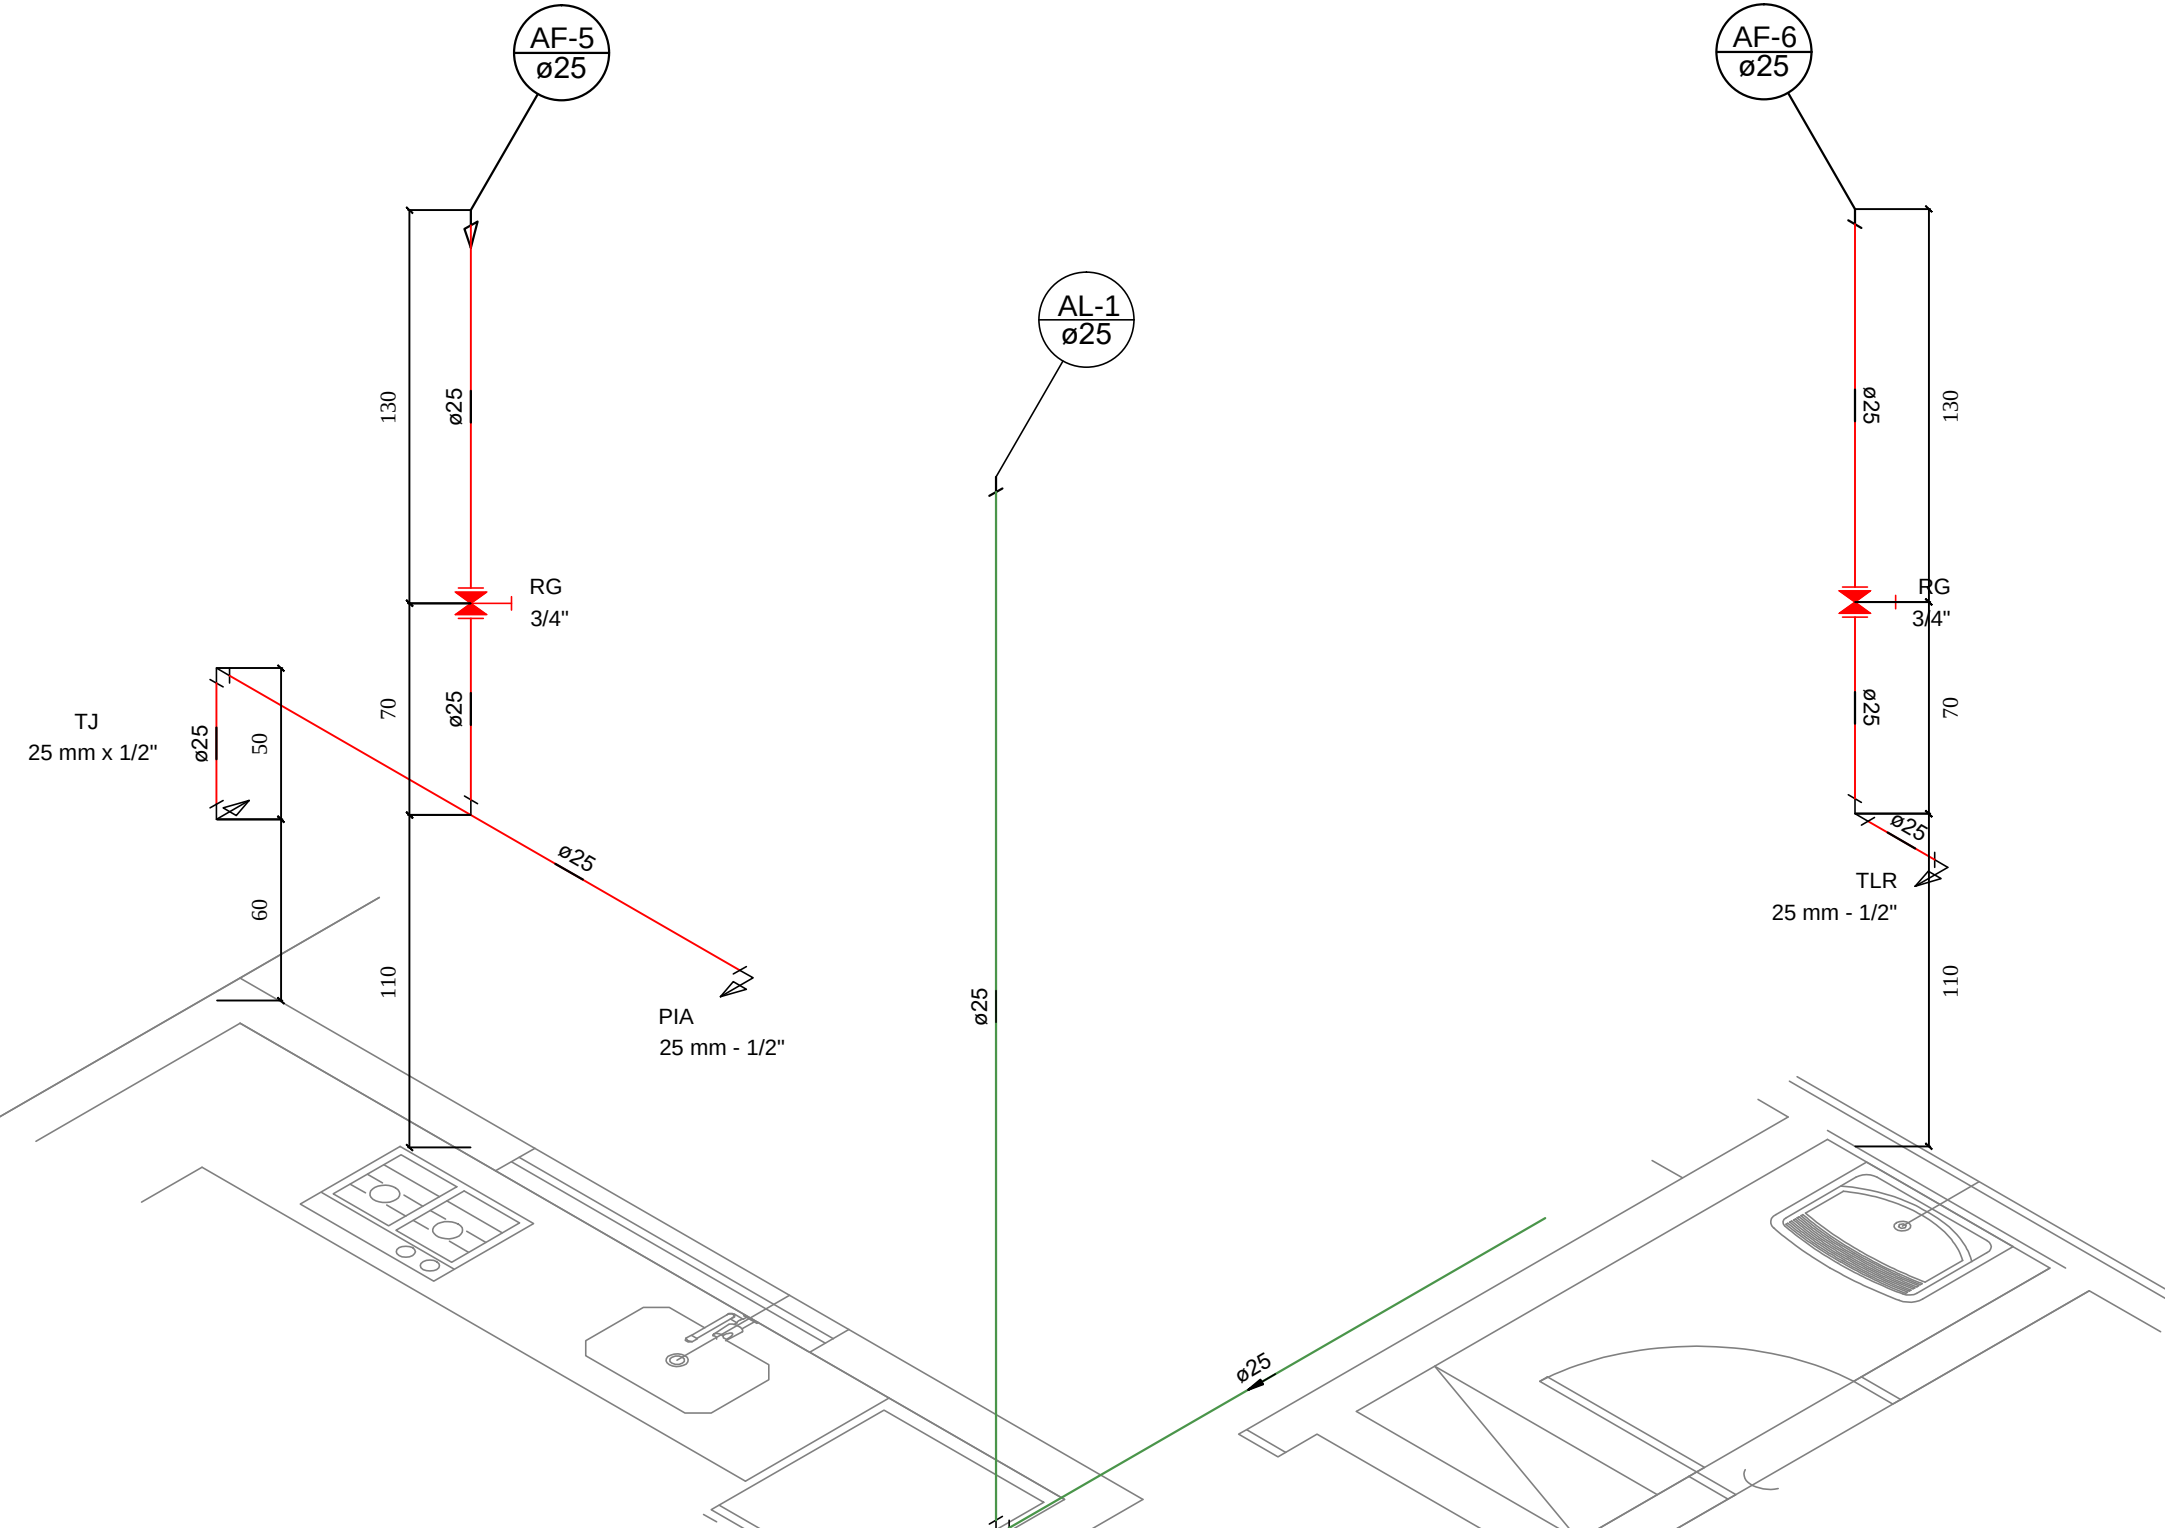


Detalhe
escala 1:25

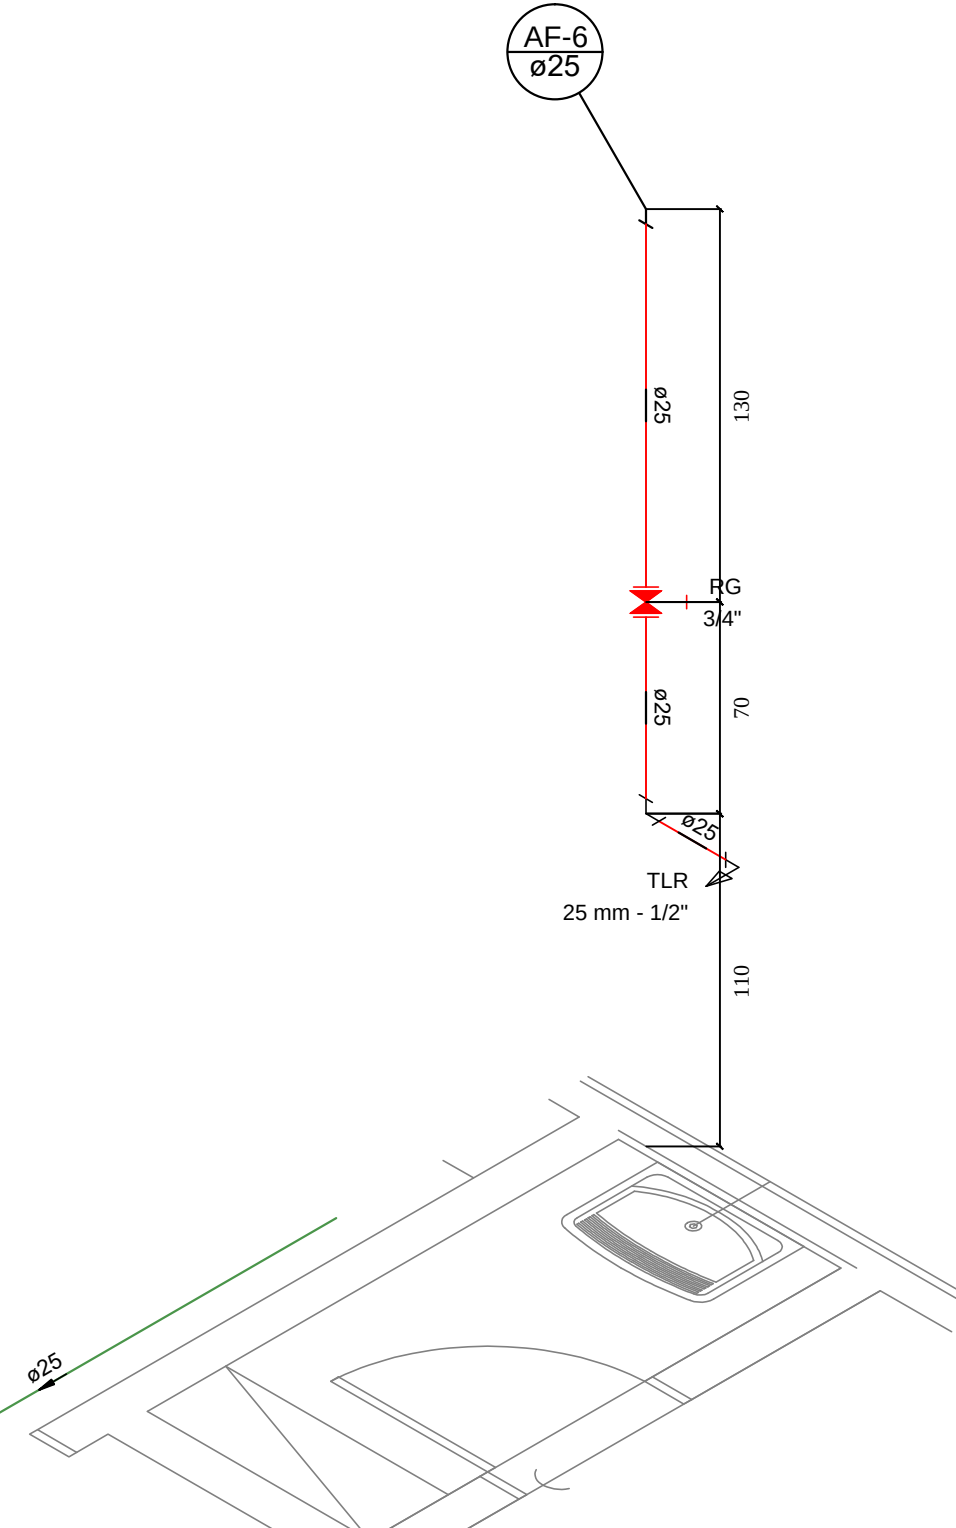

Detalhe
escala 1:25

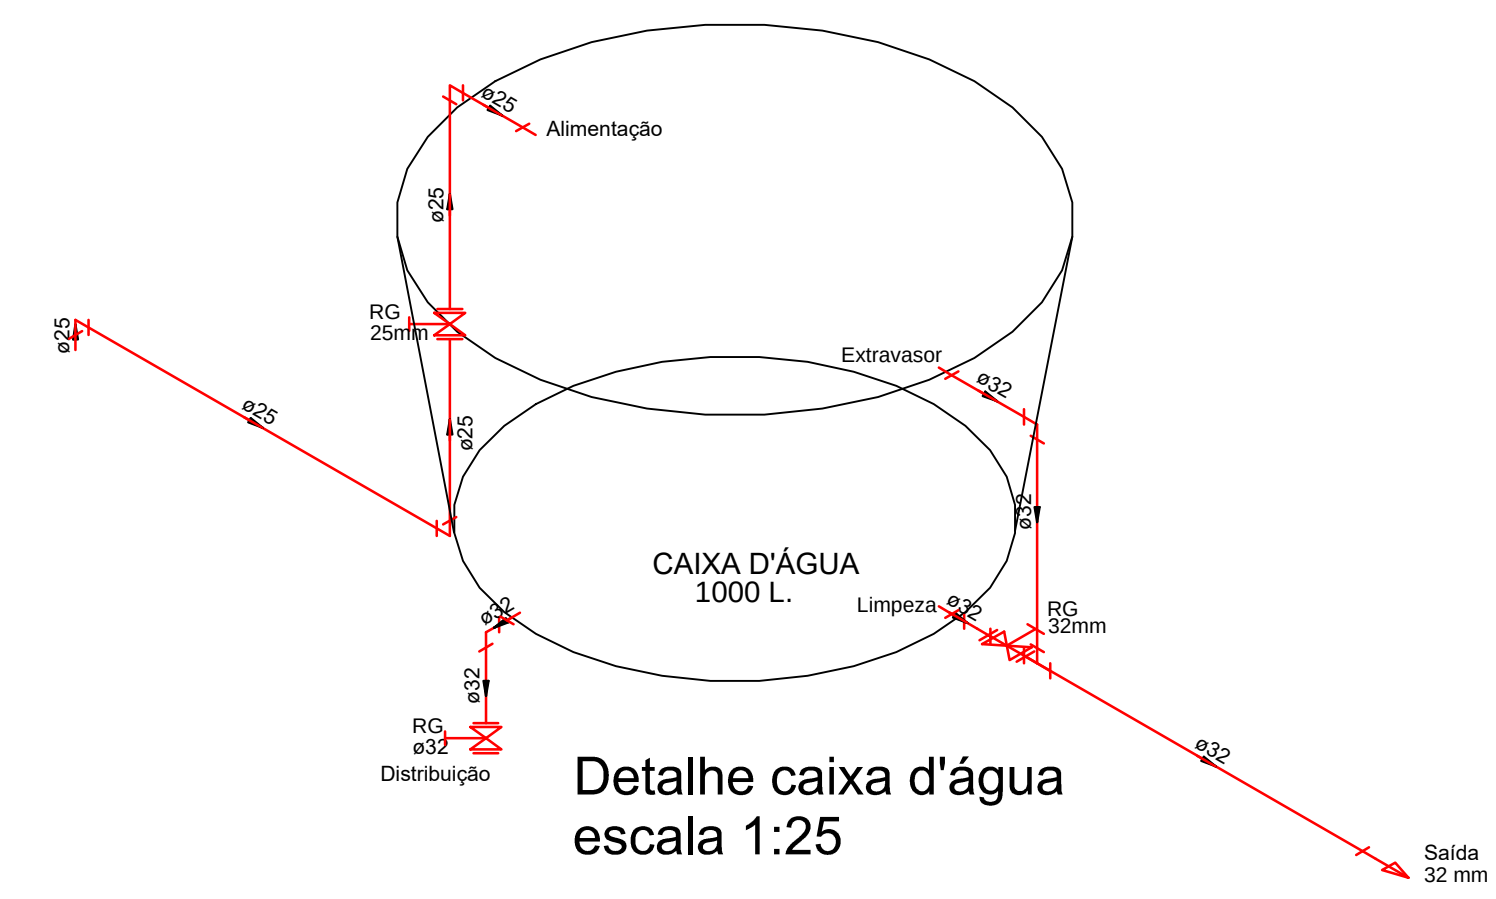

Detalhe caixa d'água
escala 1:25

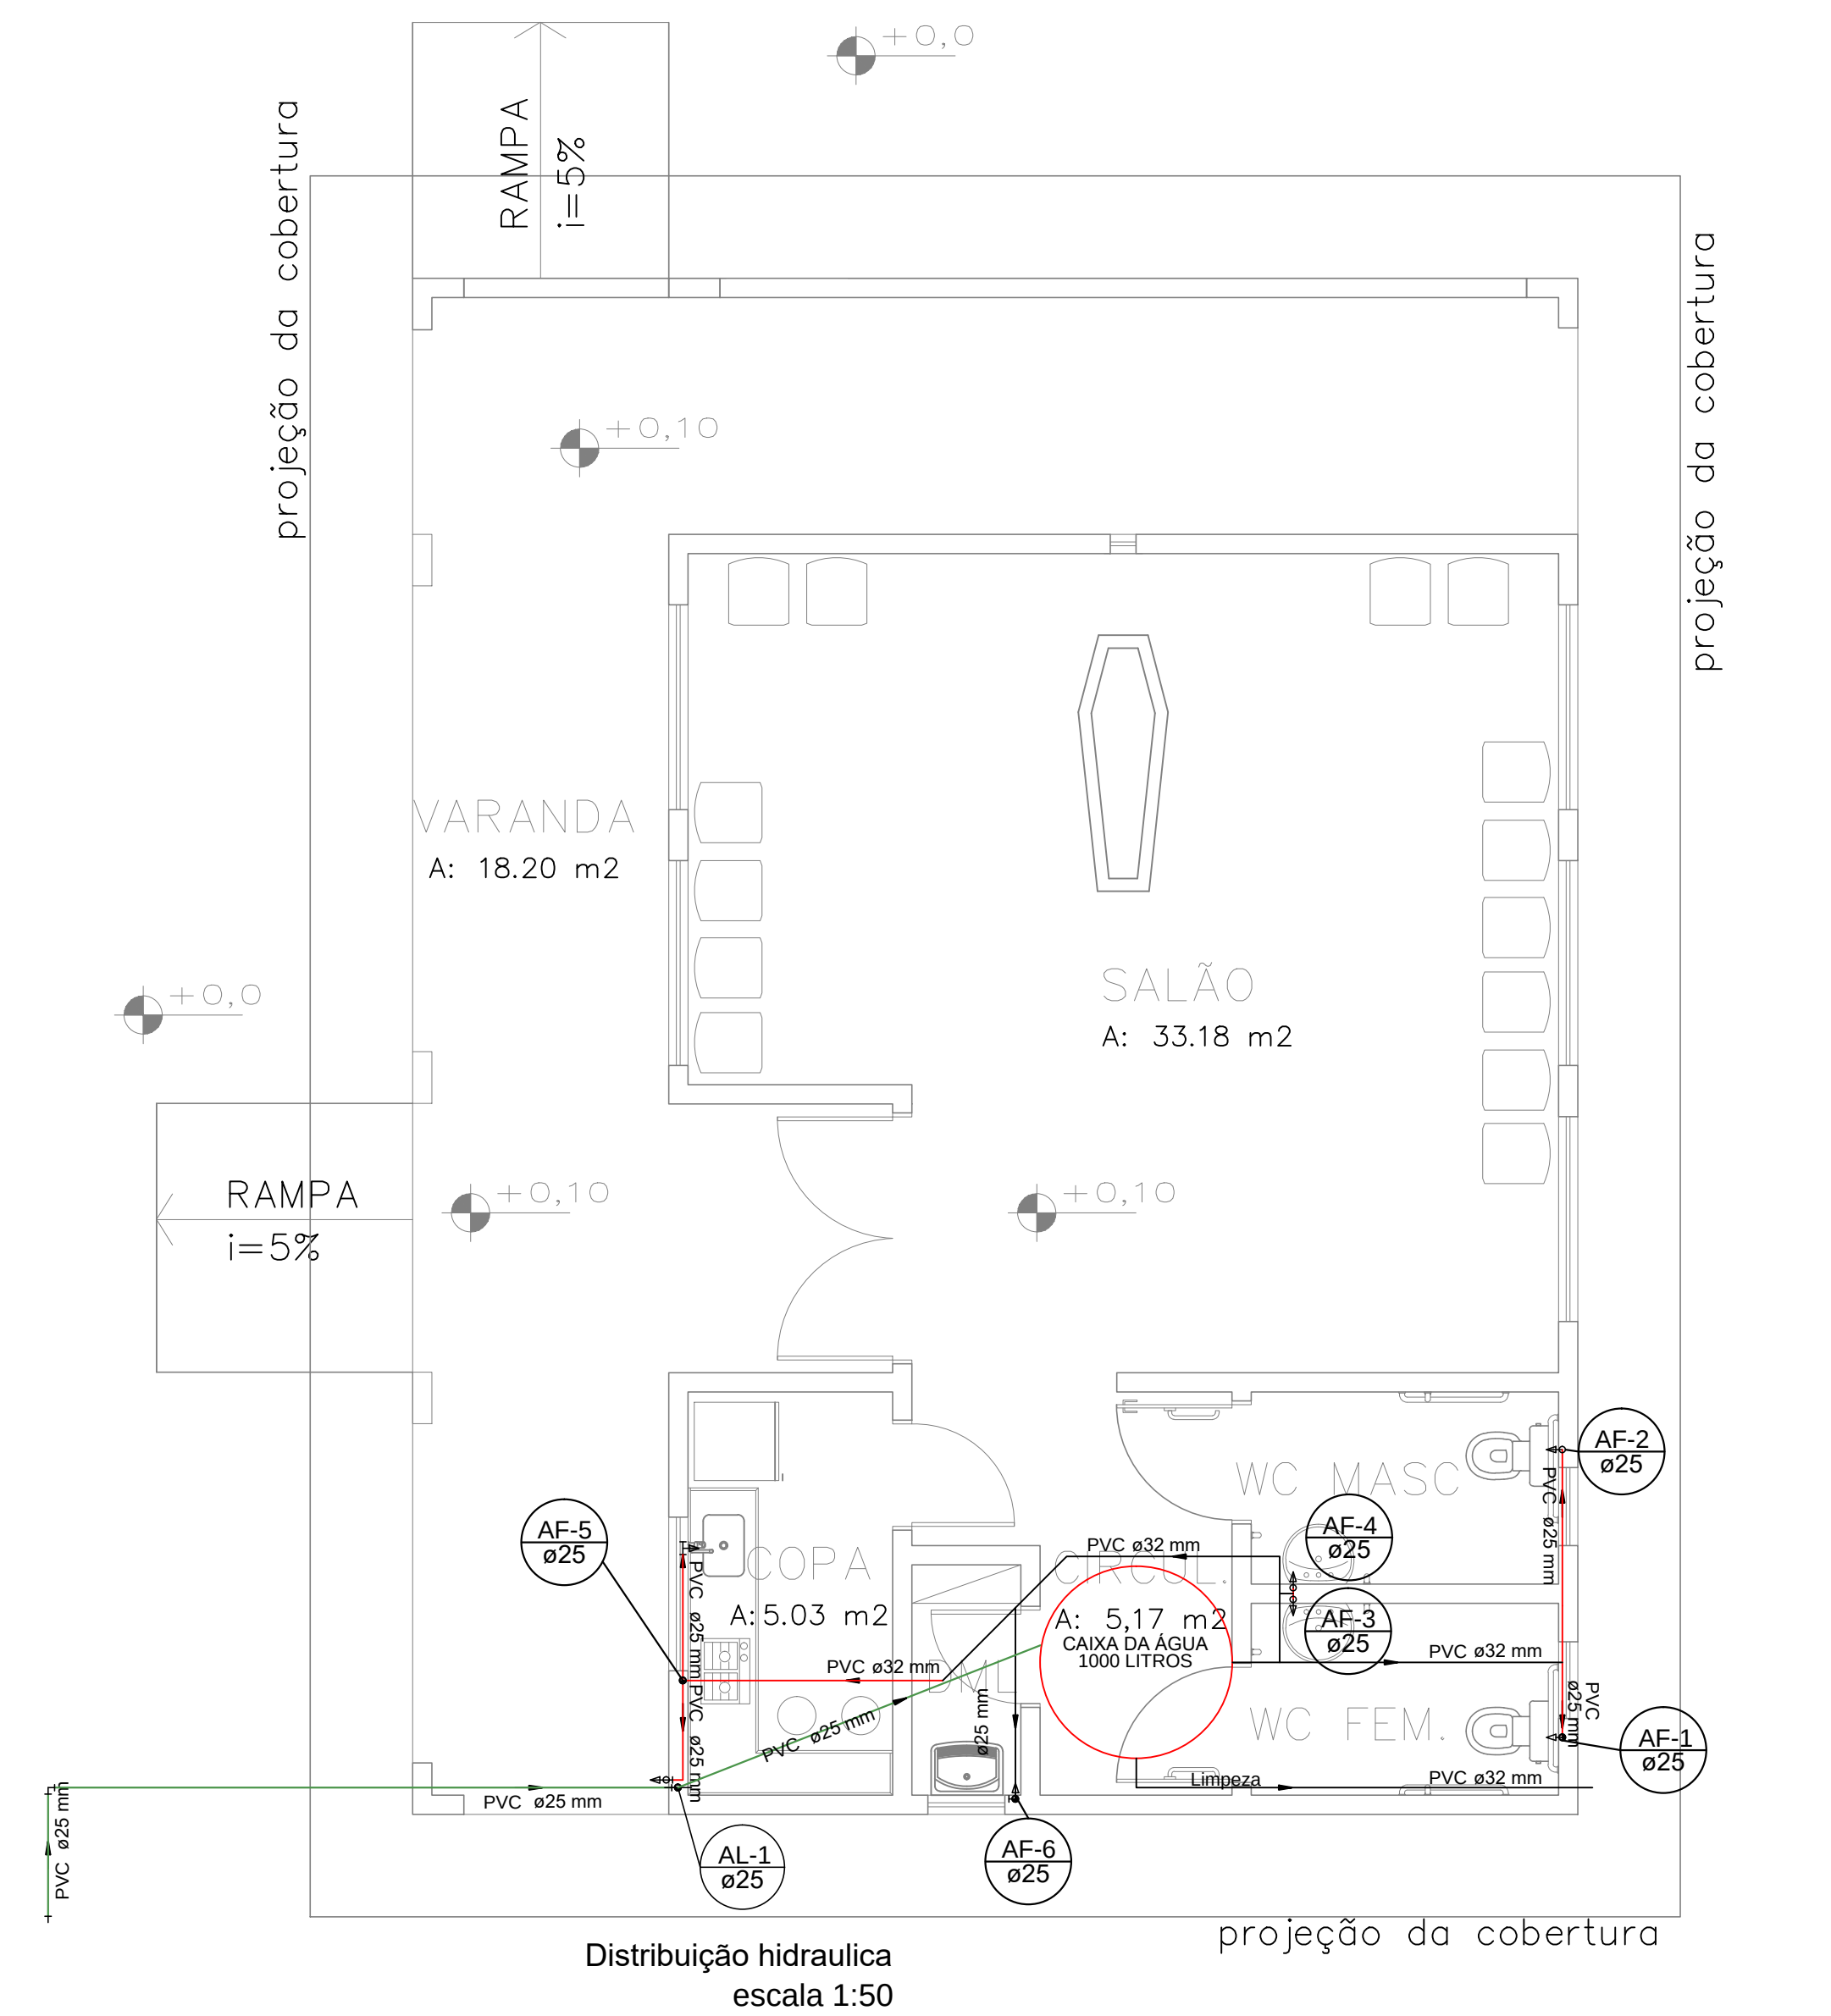

Distribuição hidráulica
escala 1:50

R1	-	-	REVISÃO CADASTRAL	-	-
R0	-	-	EMISSION INICIAL	-	-
REV.	DATA	DESENHO	MODIFICAÇÃO	VERIFICAÇÃO	APROVAÇÃO
					
SECRETARIA DE INFRAESTRUTURA URBANA UNIDADE DE BANCO DE PROJETOS					
Projeto: PROJETO HIDROSANITÁRIO / DRENAGEM CAPELA PARANAGUAMIRIM					
Conteúdo: Distribuição hidráulica / Detalhes					
Autor(es): Eng. Civil Eduardo Pedrosa area/sc 055634-0			Ass.: _____		
Co-Autor(es):			Ass.: _____		
Ordenador da despesa:			Ass.: _____		
Requerente: SAMA			Ass.: _____		
Escala: 1:25			Desenhista CAD: Eduardo		
Código: UBP / JCAPIRHRO-2024					
Data: maio 24					
Número Prancha: HS 03/03					
Nota: Para o Código do Projeto Defina-se: 1 grupo -Secretaria, Fundação entre outros; 2 grupo -Nome do Projeto (5 letras); 3 grupo -Tipo de Projeto; 4 grupo -Revisão / Ano. 5 grupo -Número de Pranchas; 6 grupo -Conteúdo das Pranchas.					