








PLANTA DISTRIBUIÇÃO HIDRAULICA
ESC. 1/75

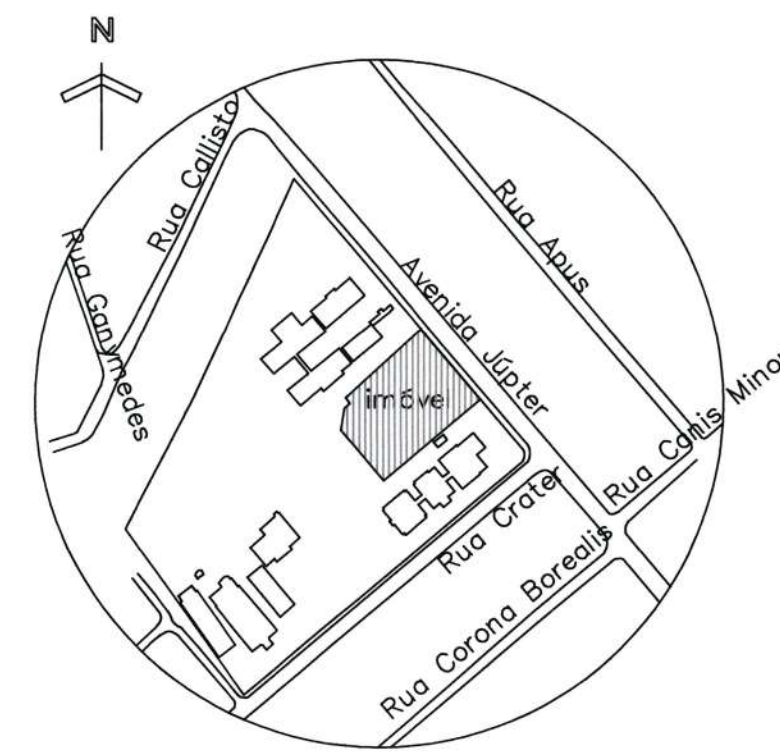

LOCALIZAÇÃO
sem escala


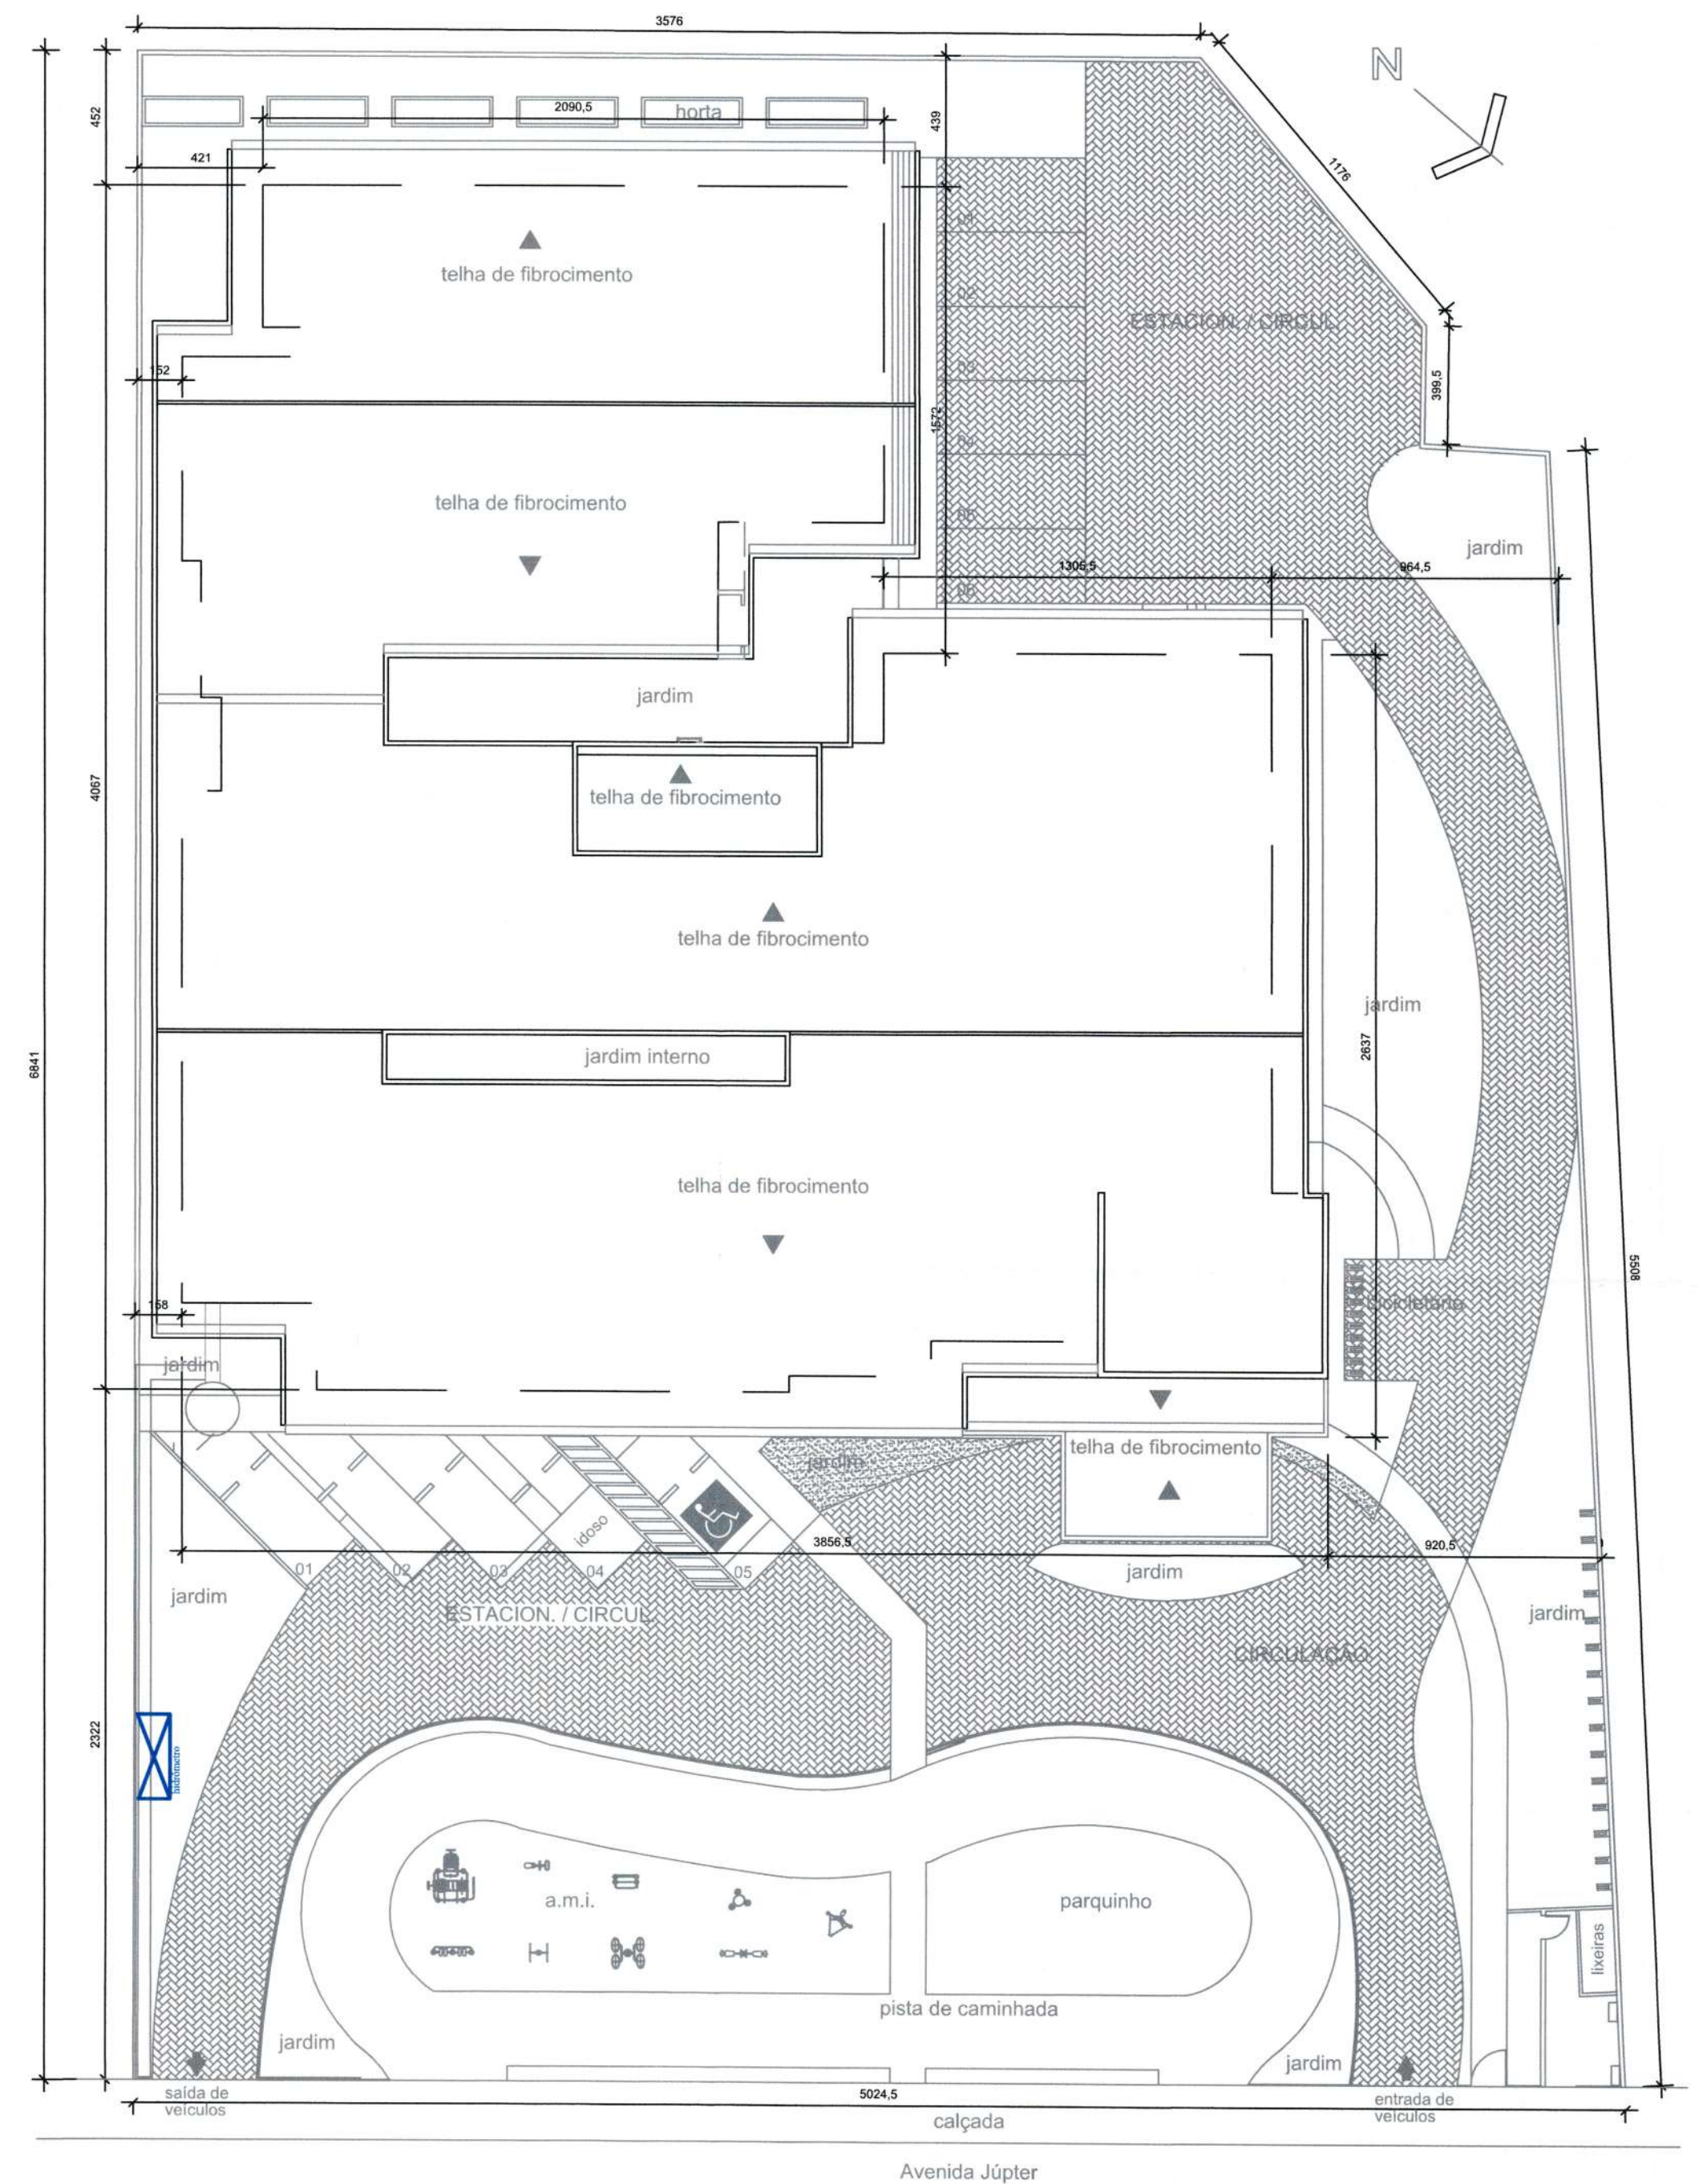


   IMPLANTAÇÃO
Escala 1/200

		SECRETARIA DE INFRAESTRUTURA URBANA	
		UNIDADE DE BANCO DE PROJETOS	
Projeto:		PROJETO HIDROSANITÁRIO UBSF JARDIM PARAÍSO	
Conteúdo:		Distribuição, localização, implantação	
Autor(es): Eng. Civil Eduardo Pedroso ara/fe: 005634-0	Ass.: 	Código:	UBP / SUBSFJPH-RO-2020
Co-Autor(es):	Ass.: 	Data:	abril 21
Ordenador do despesa:	Ass.: 	Número Prancha:	HS 01/09
Requerente: SES	Ass.: 	Nota: Para o Código do Projeto Defina-se: 1 grupo -Secretaria, Fundação entre outros; 2 grupo -Nome do Projeto (5 letras); 3 grupo -Tipo de Projeto; 4 grupo -Revisão / Ano; 5 grupo -Número de Pranchas; 6 grupo -Conteúdo das Pranchas.	
Escala:	INDICADA	Desenhista CAD:	Eduardo



LOCALIZAÇÃO DETALHES
ESC. 1/100

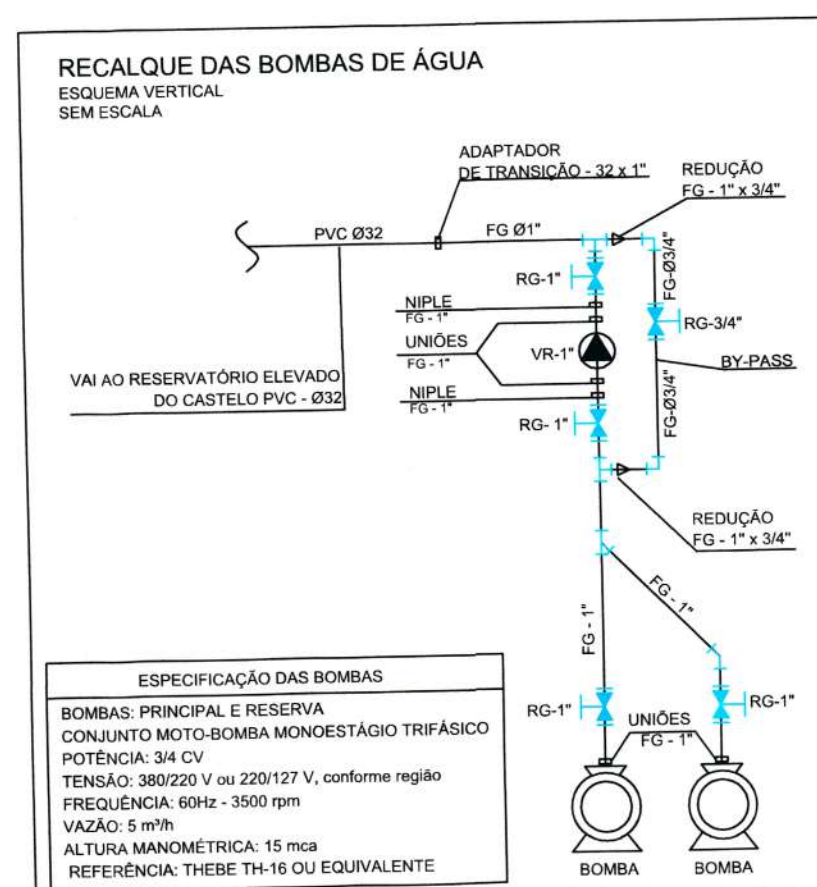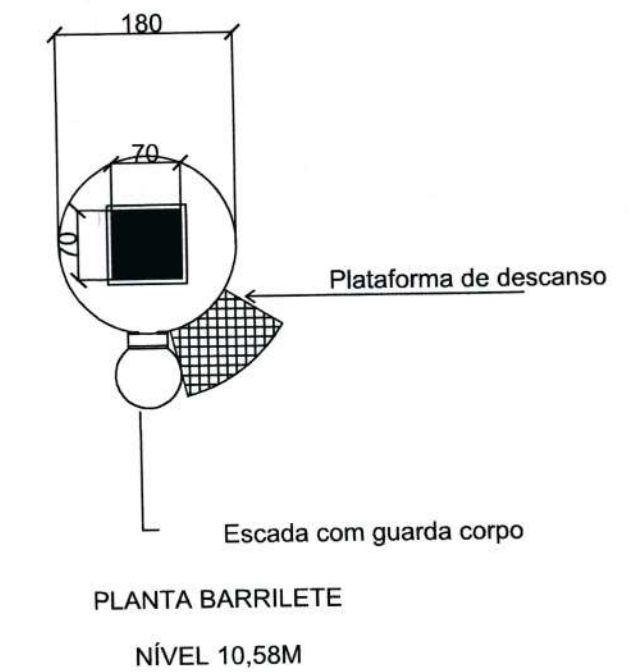




R1	.	.	REVISÃO CADASTRAL	.	.	.
R0	.	.	EMISSÃO INICIAL	.	.	.
REV.	DATA	DESENHO	MODIFICAÇÃO		VERIFICAÇÃO	APROVAÇÃO




SECRETARIA DE INFRAESTRUTURA URBANA
UNIDADE DE BANCO DE PROJETOS


Projeto: **PROJETO HIDROSANITÁRIO**
UBSF JARDIM PARAÍSO

   Conteúdo: **DETALHES**


Autor(es): Eng. Civil Eduardo Padroa ara/c 050634-0	Ass.: 	Código: UBP / SUBSFJPH-R0-2020
Co-Autor(es):	Ass.: 	Data: abril 21
Ordenador da despesa: SECRETARIA MUNICIPAL DE INFRAESTRUTURA URBANA DIRETORIA DE PROJETOS Diretor Executivo Matrícula 41224	Ass.: 	Número Prancha: HS 02/09
Requerente: SES	Desenhista CAD: Eduardo	Notas: Para o Código do Projeto Defina-se: 1 grupo -Secretaria, Fundação entre outros; 2 grupo -Nome do Projeto (5 letras); 3 grupo -Tipo do Projeto; 4 grupo -Revisão / Ano. 5 grupo -Número de Pranchas; 6 grupo -Conteúdo das Pranchas.

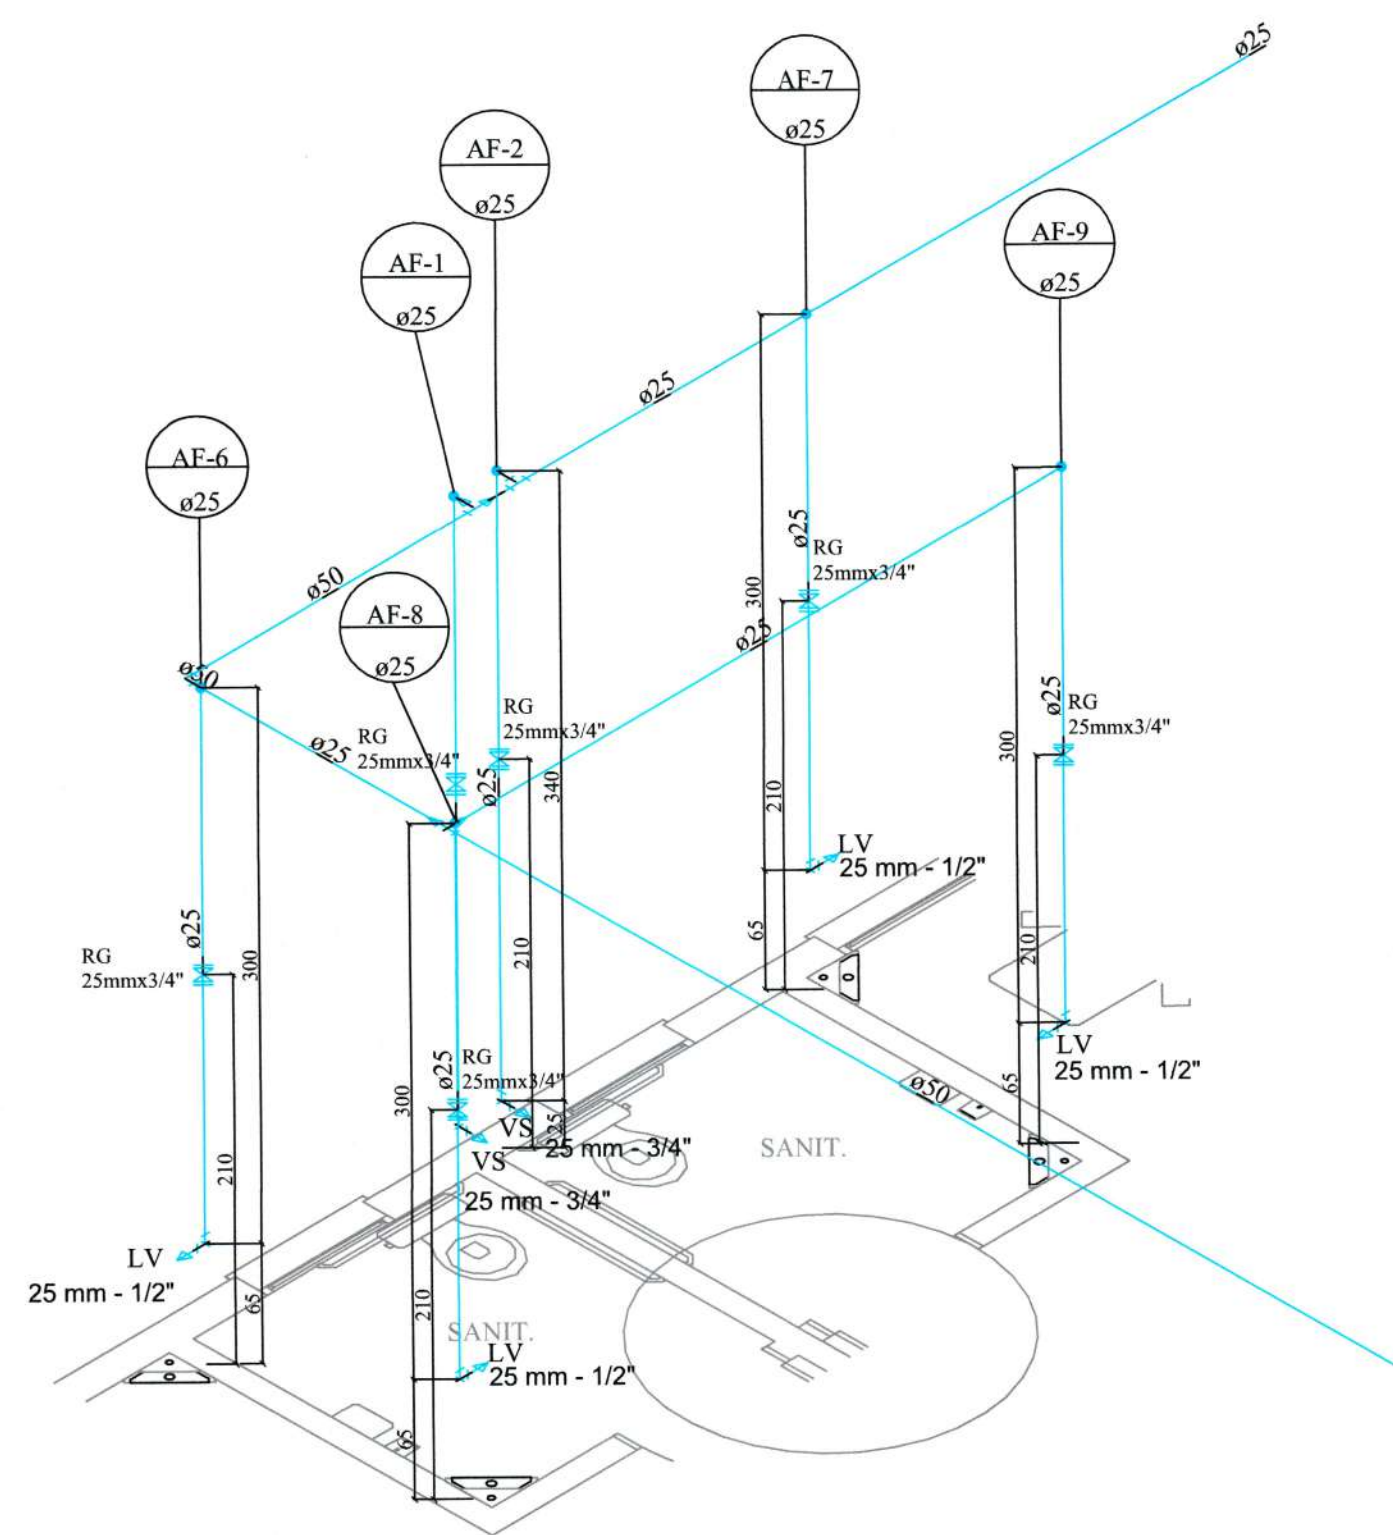


DETALHE H1

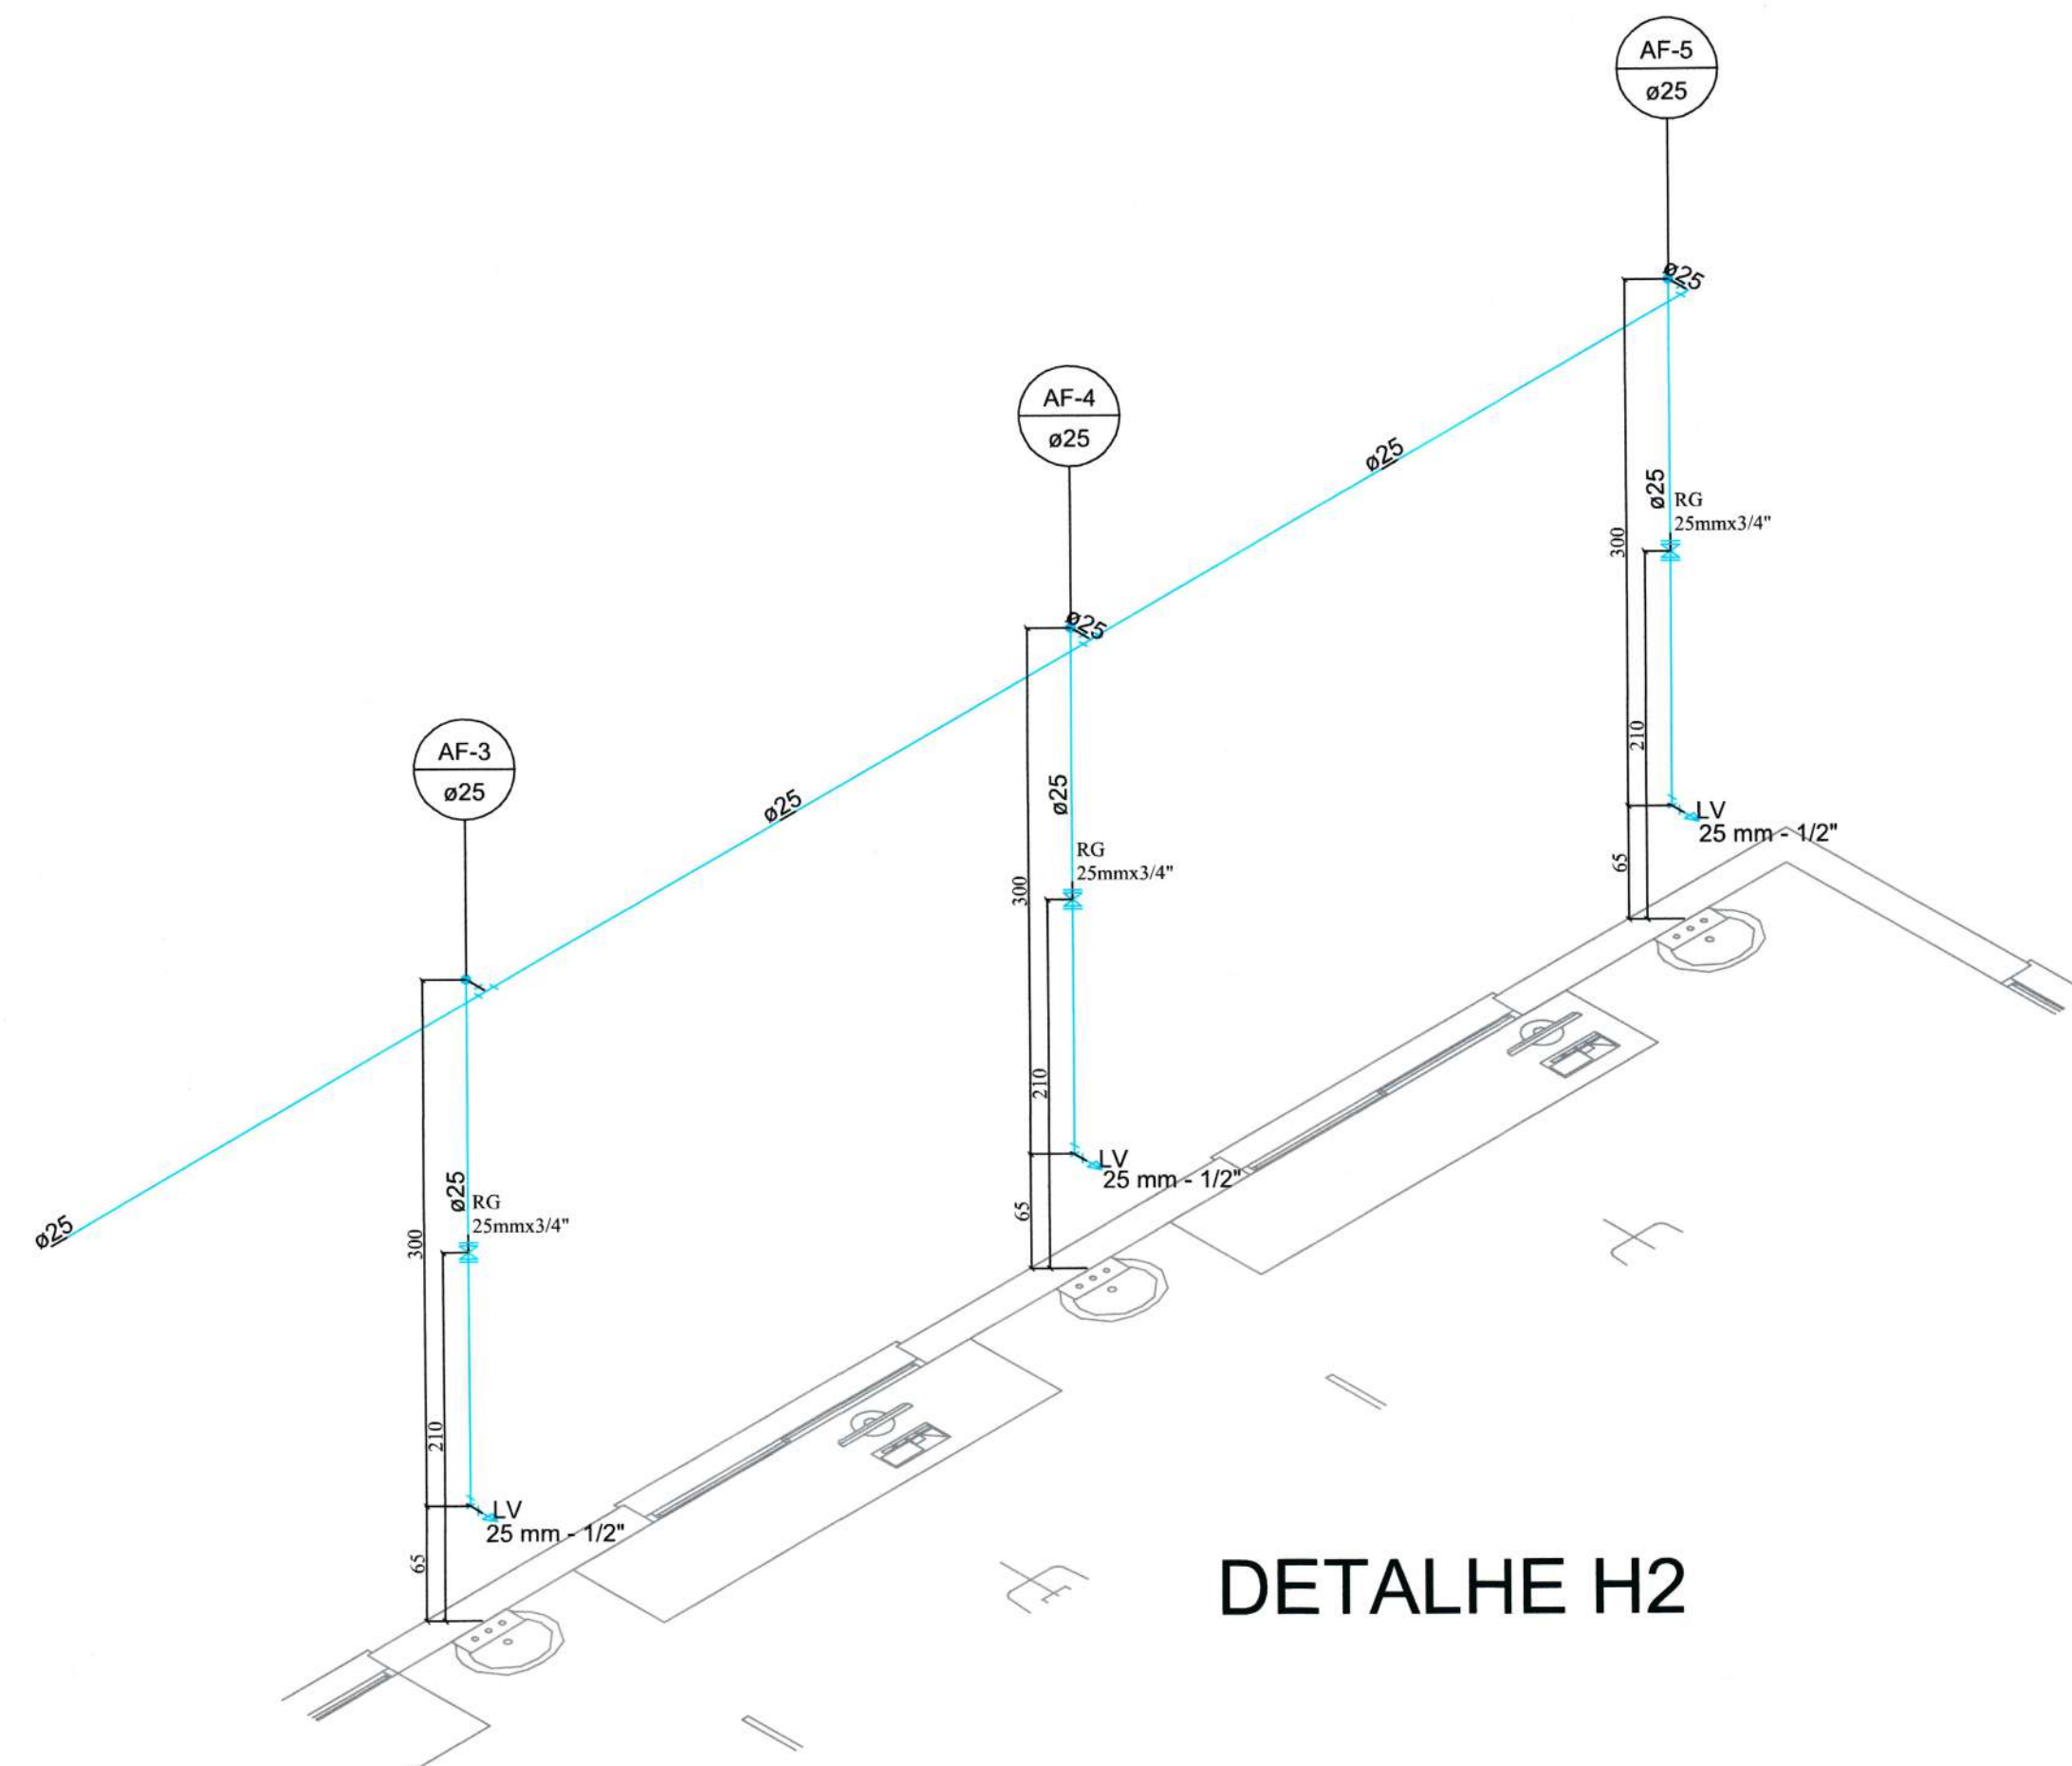


DETALHE H2

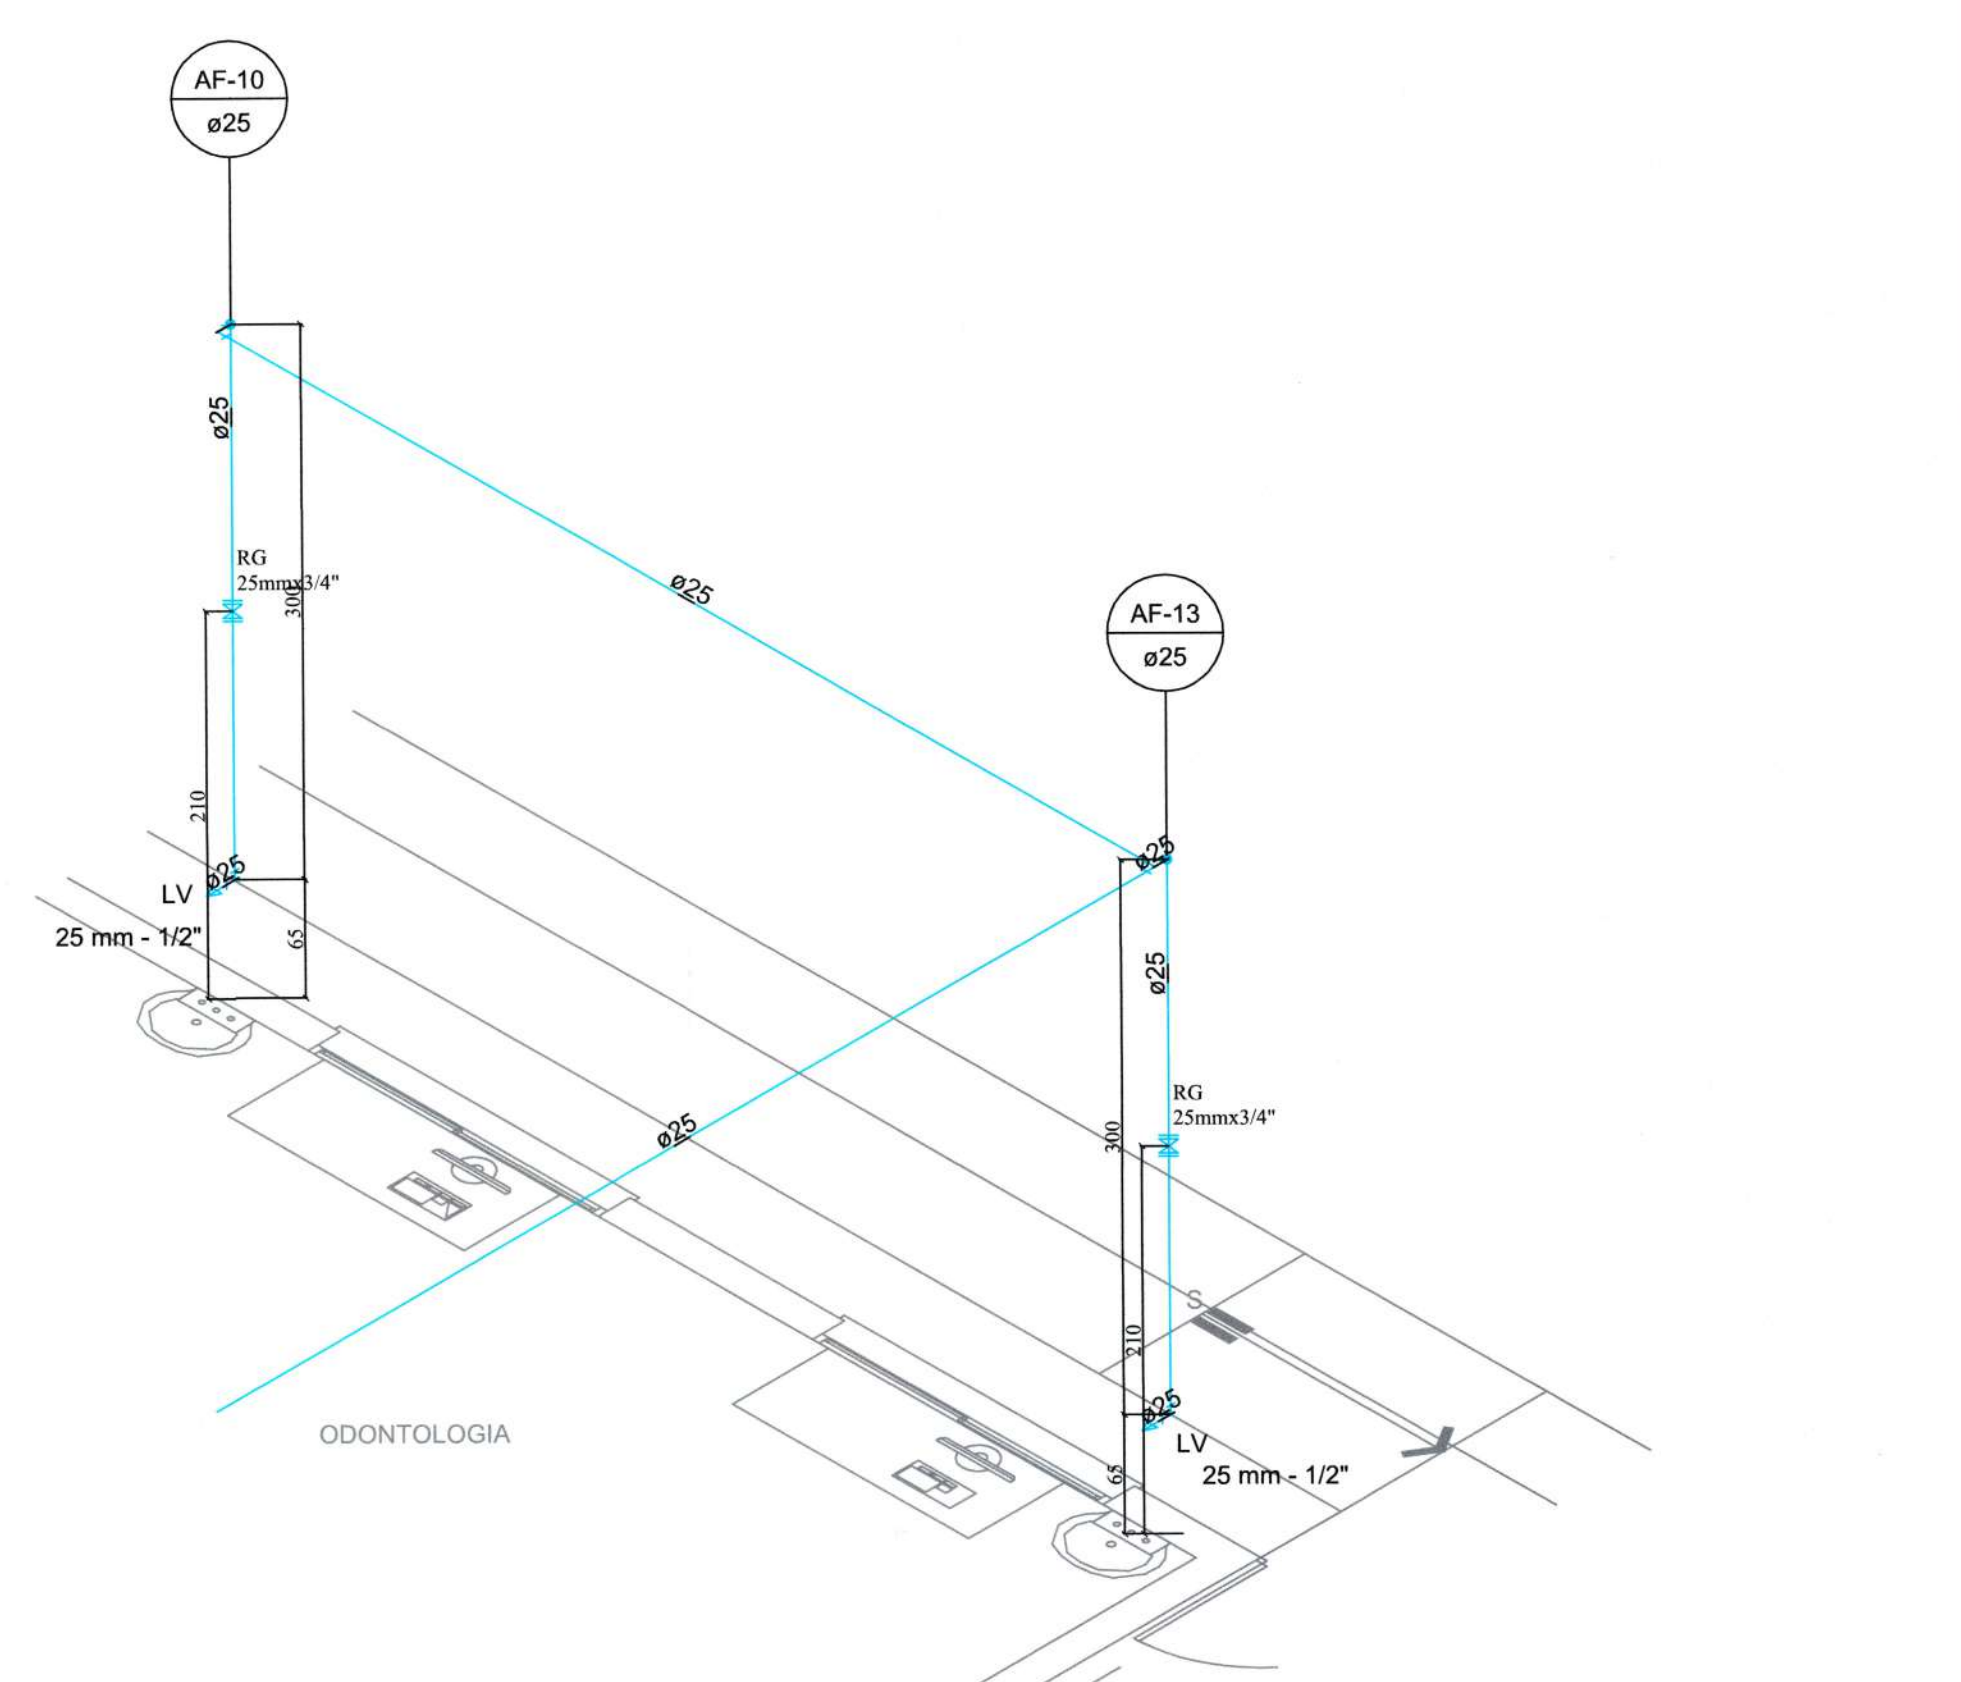


DETALHE H3

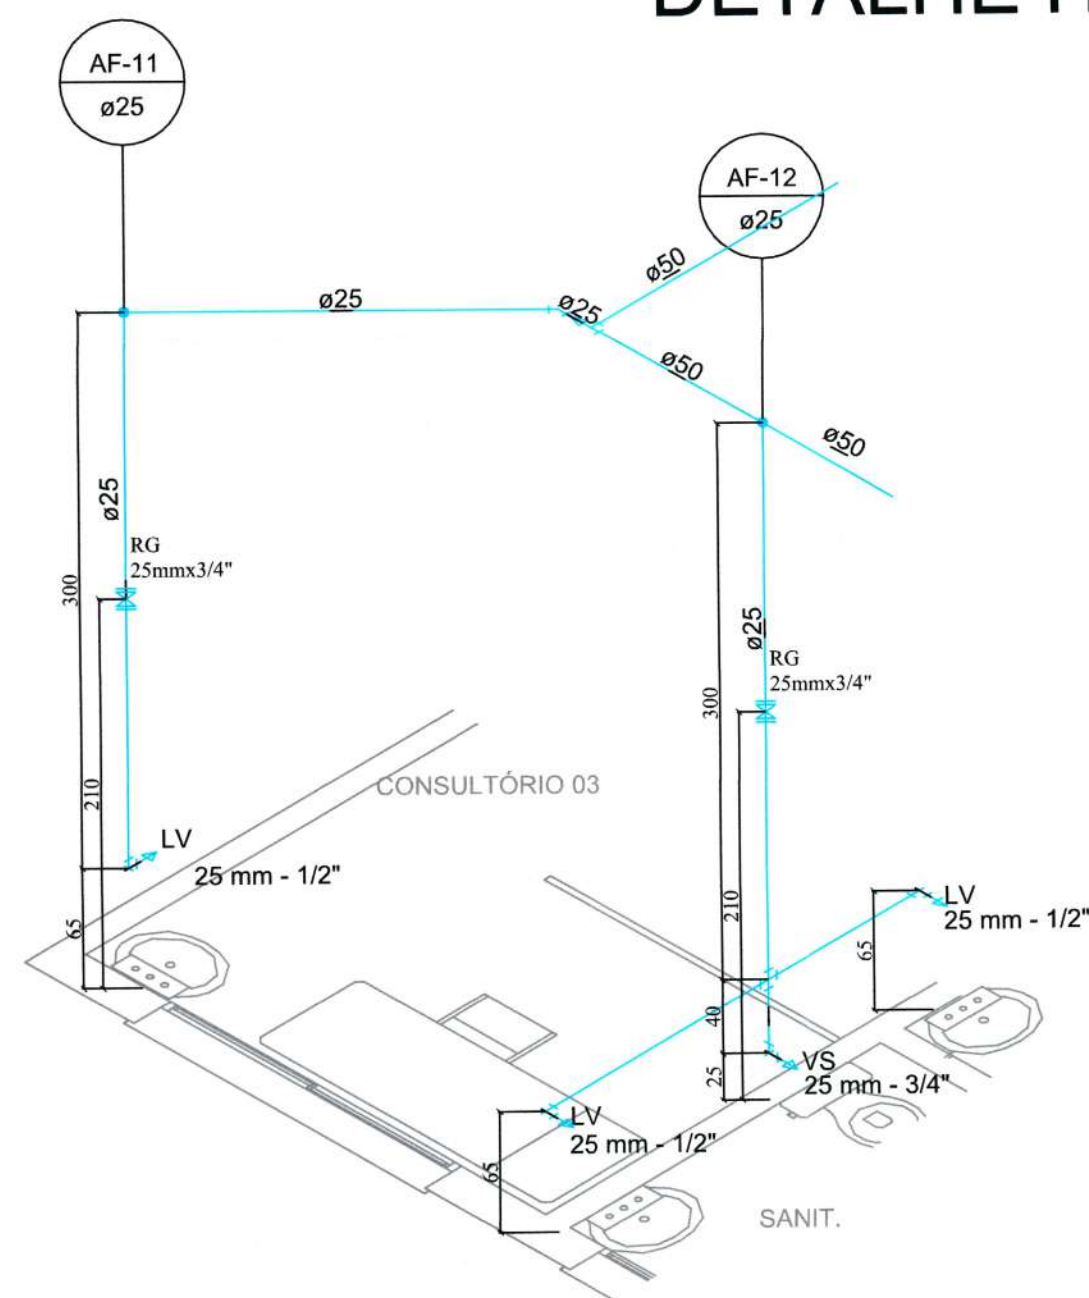


DETALHE H4

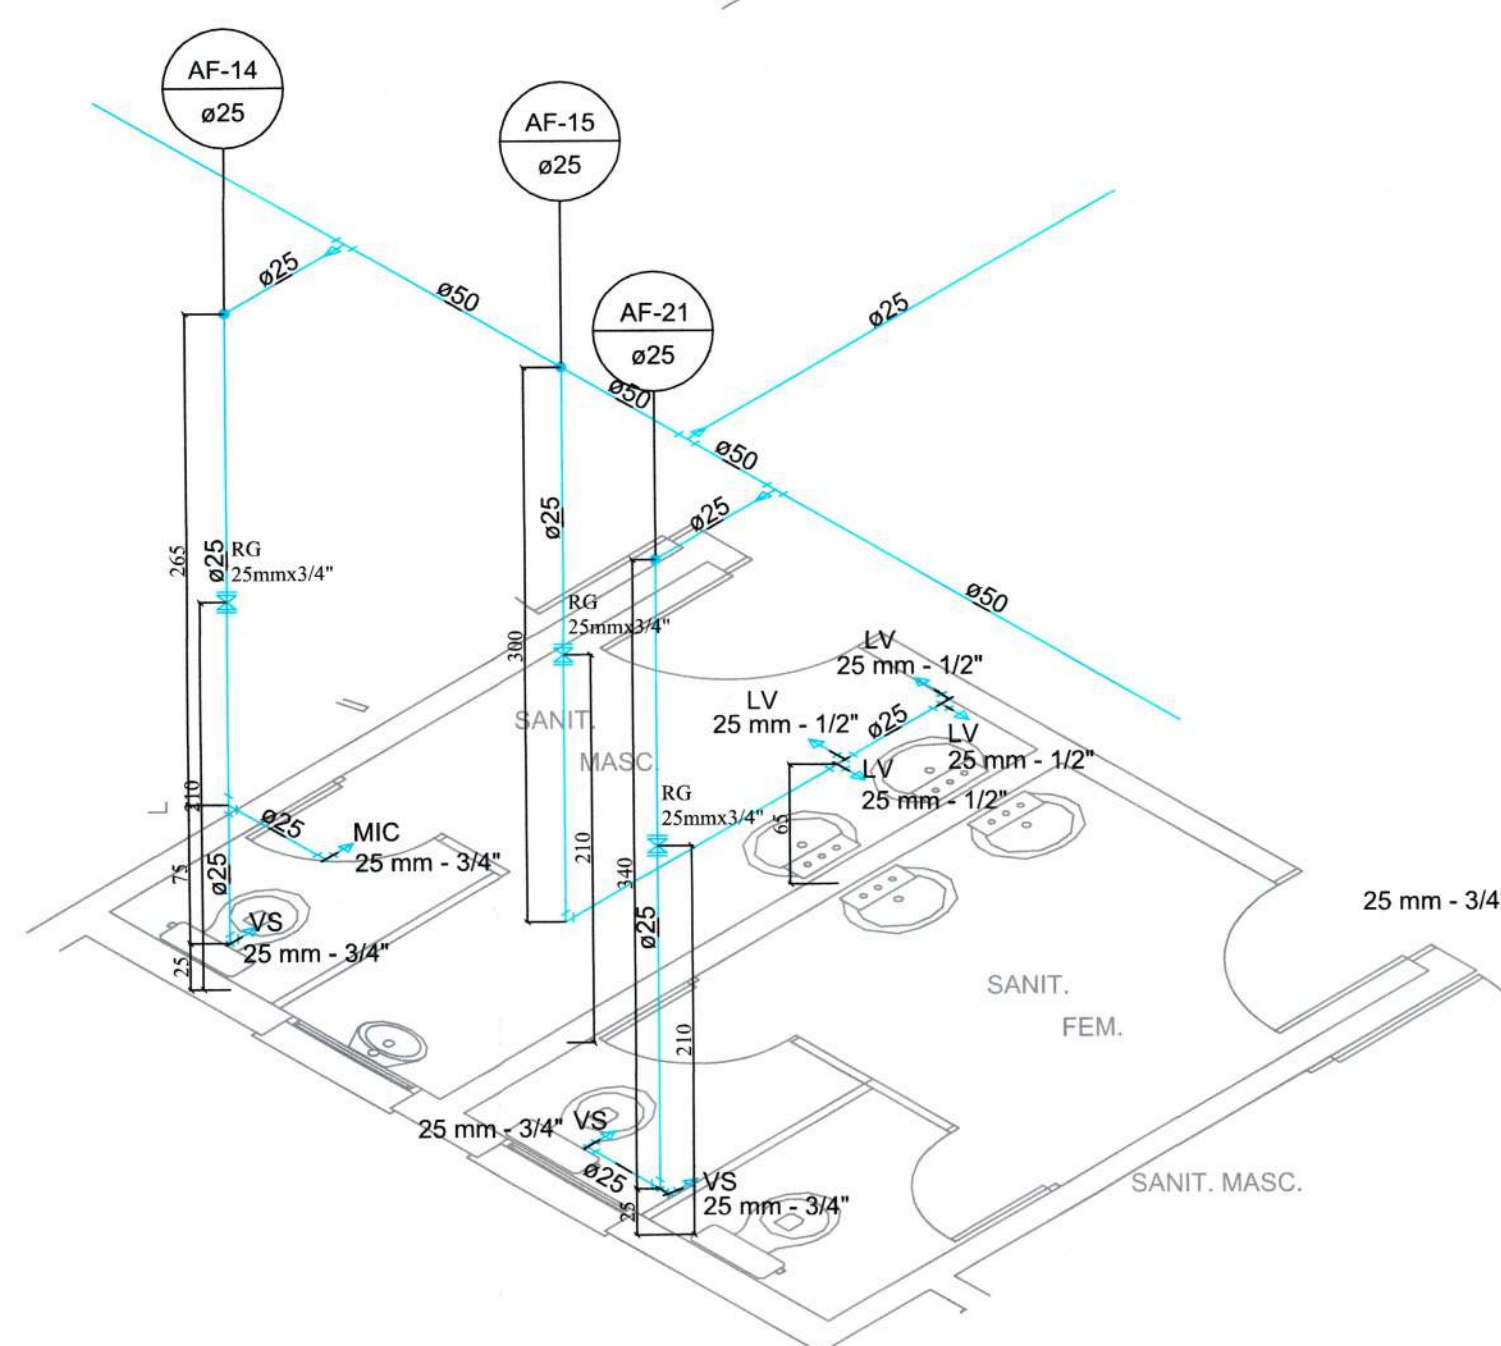

DETALHE H5



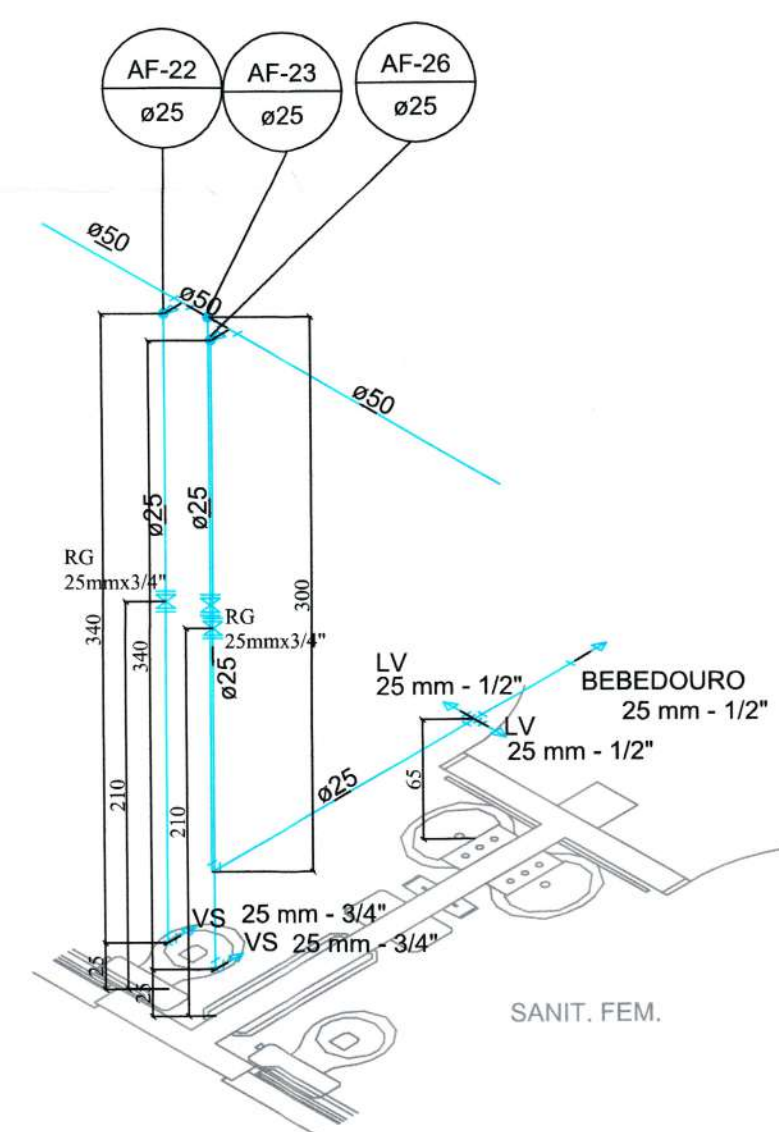



DETALHE H6

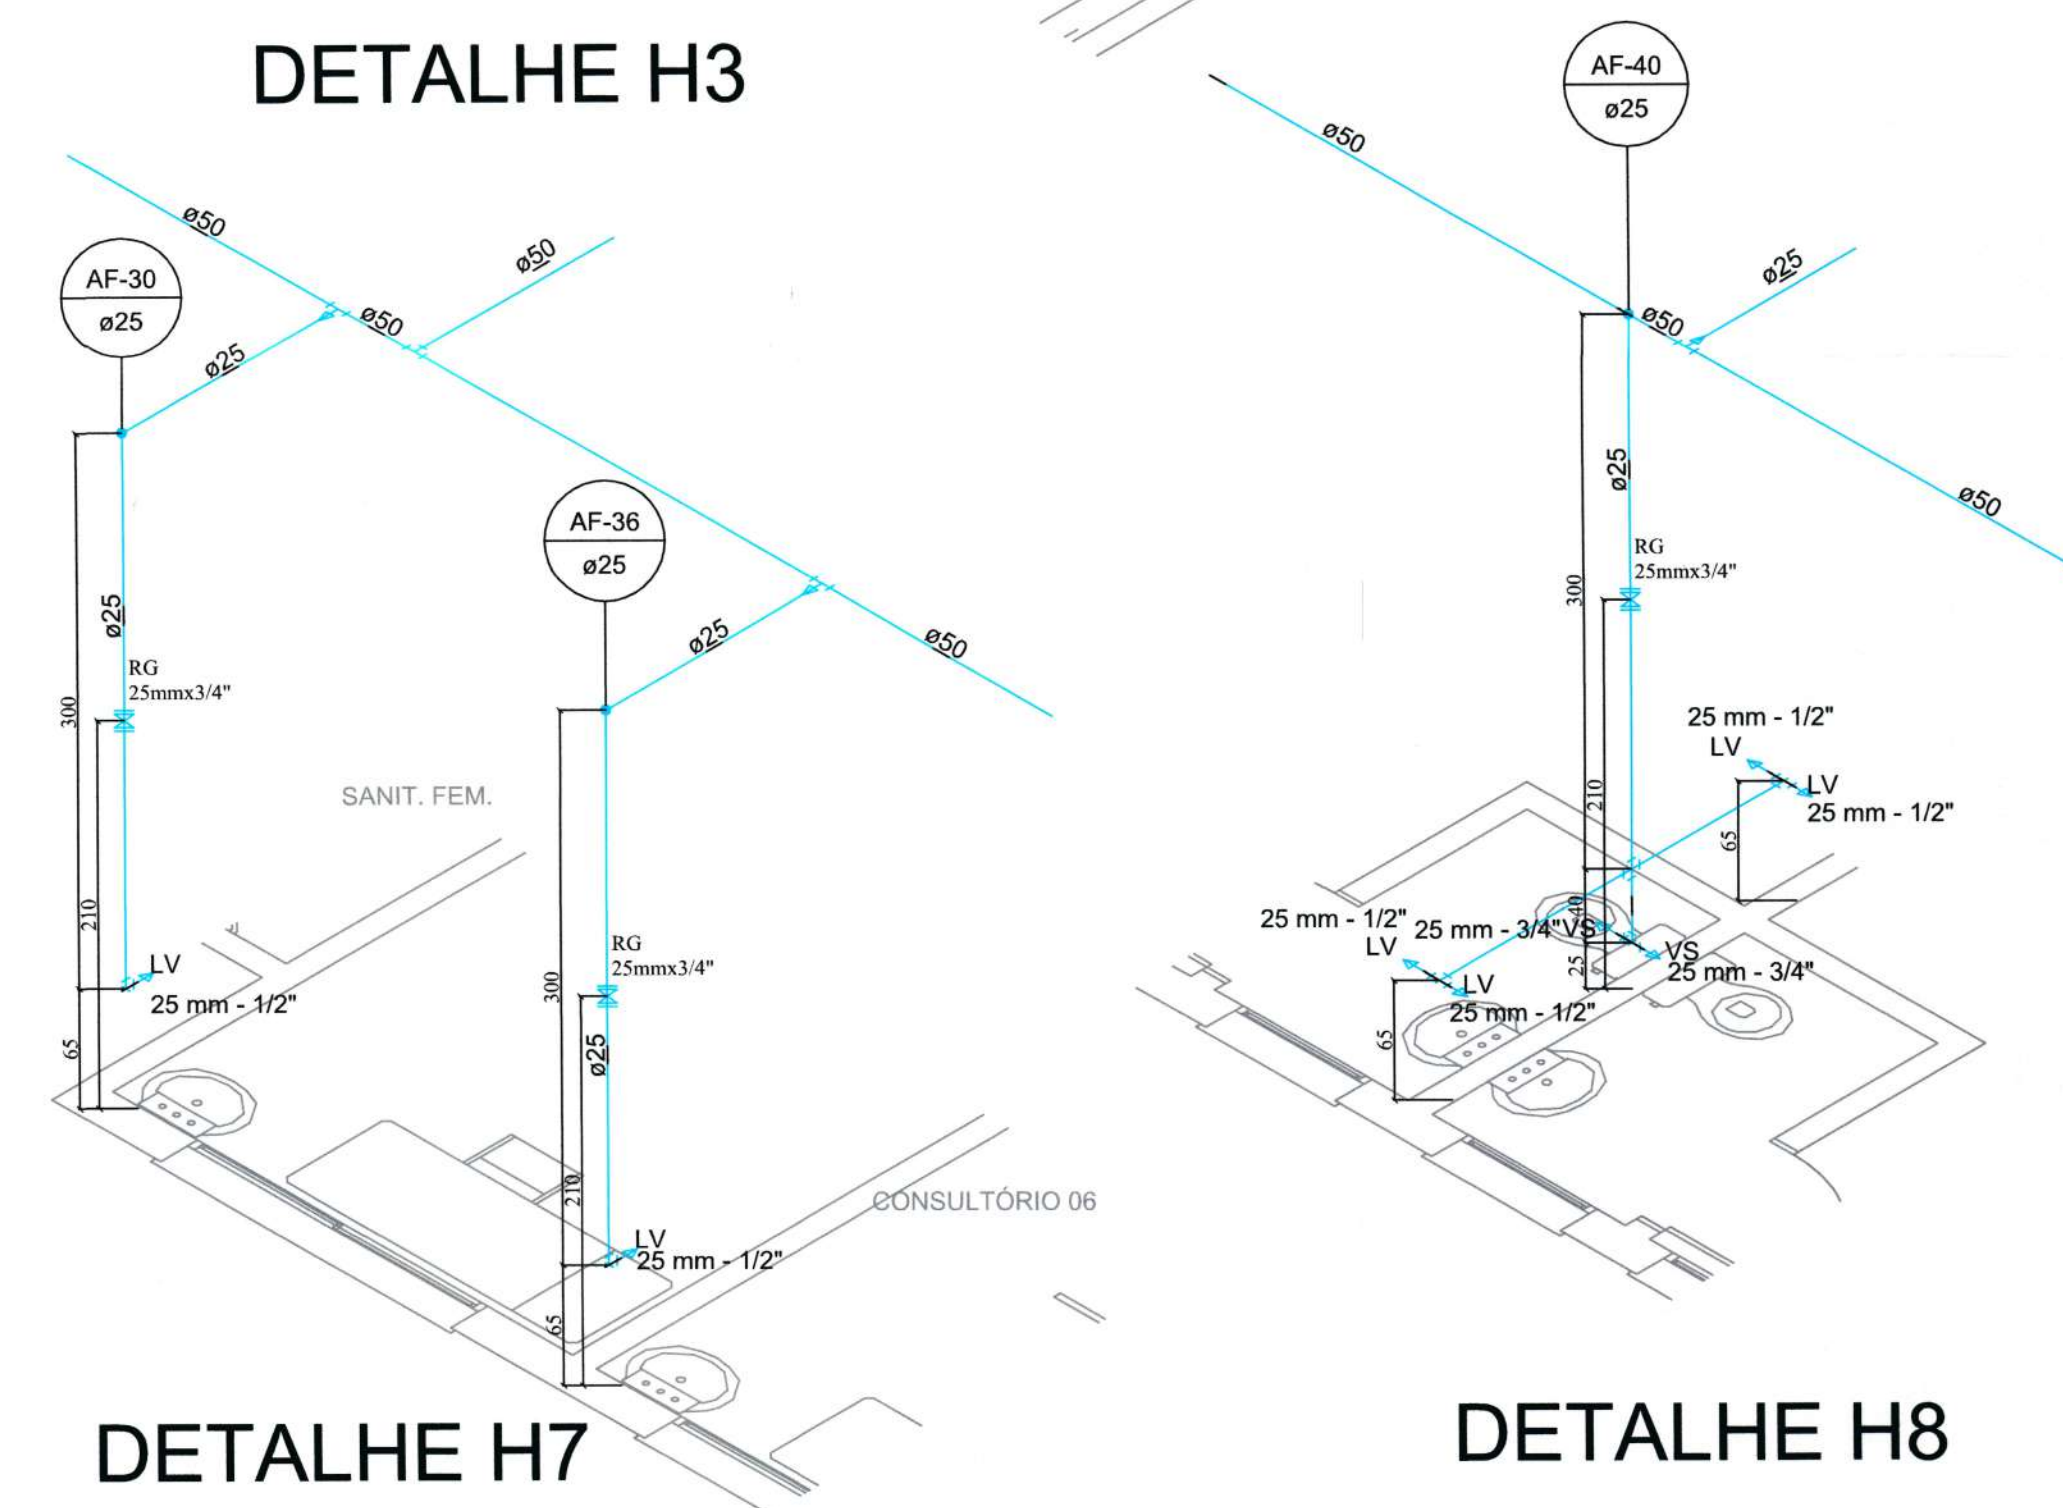


DETALHE H7

DETALHE H8

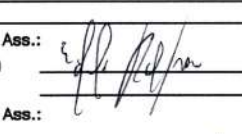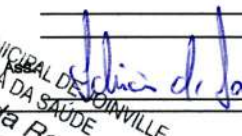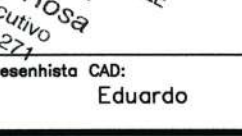
R1		REVISÃO CADASTRAL		
RO		EMIÇÃO INICIAL		
REV.	DATA	DESENHO	MODIFICAÇÃO	VERIFICAÇÃO APROVAÇÃO
 SECRETARIA DE INFRAESTRUTURA URBANA UNIDADE DE BANCO DE PROJETOS				
Projeto: PROJETO HIDROSANITÁRIO UBSF JARDIM PARAÍSO				
Conteúdo: DETALHES HIDRAULICOS				
Autor(es): Eng. Civil Eduardo Pedroso ara/ae 055634-0		Ass.: 		
Co-Autor(es): PREFEITURA MUNICIPAL DE SÃO PAULO SECRETARIA MUNICIPAL DE SAÚDE DIRETORIA DE SAÚDE MATEUS DA SILVA		Ass.: 		
Ordenador da despesa: SES		Ass.: 		
Requerente: SES		Ass.: 		
Escala: 1:40		Desenhista CAD: Eduardo		
Código: UBP / SUBSFJPH-R0-2020				
Data: abril 21		Número Prancha: HS 03/09		
Nota: Para o Código do Projeto Defina-se: 1 grupo -Secretaria, Fundação entre outros; 2 grupo -Nome do Projeto (5 letras); 3 grupo -Tipo de Projeto; 4 grupo -Revisão / Ano; 5 grupo -Número de Pranchas; 6 grupo -Conteúdo das Pranchas.				

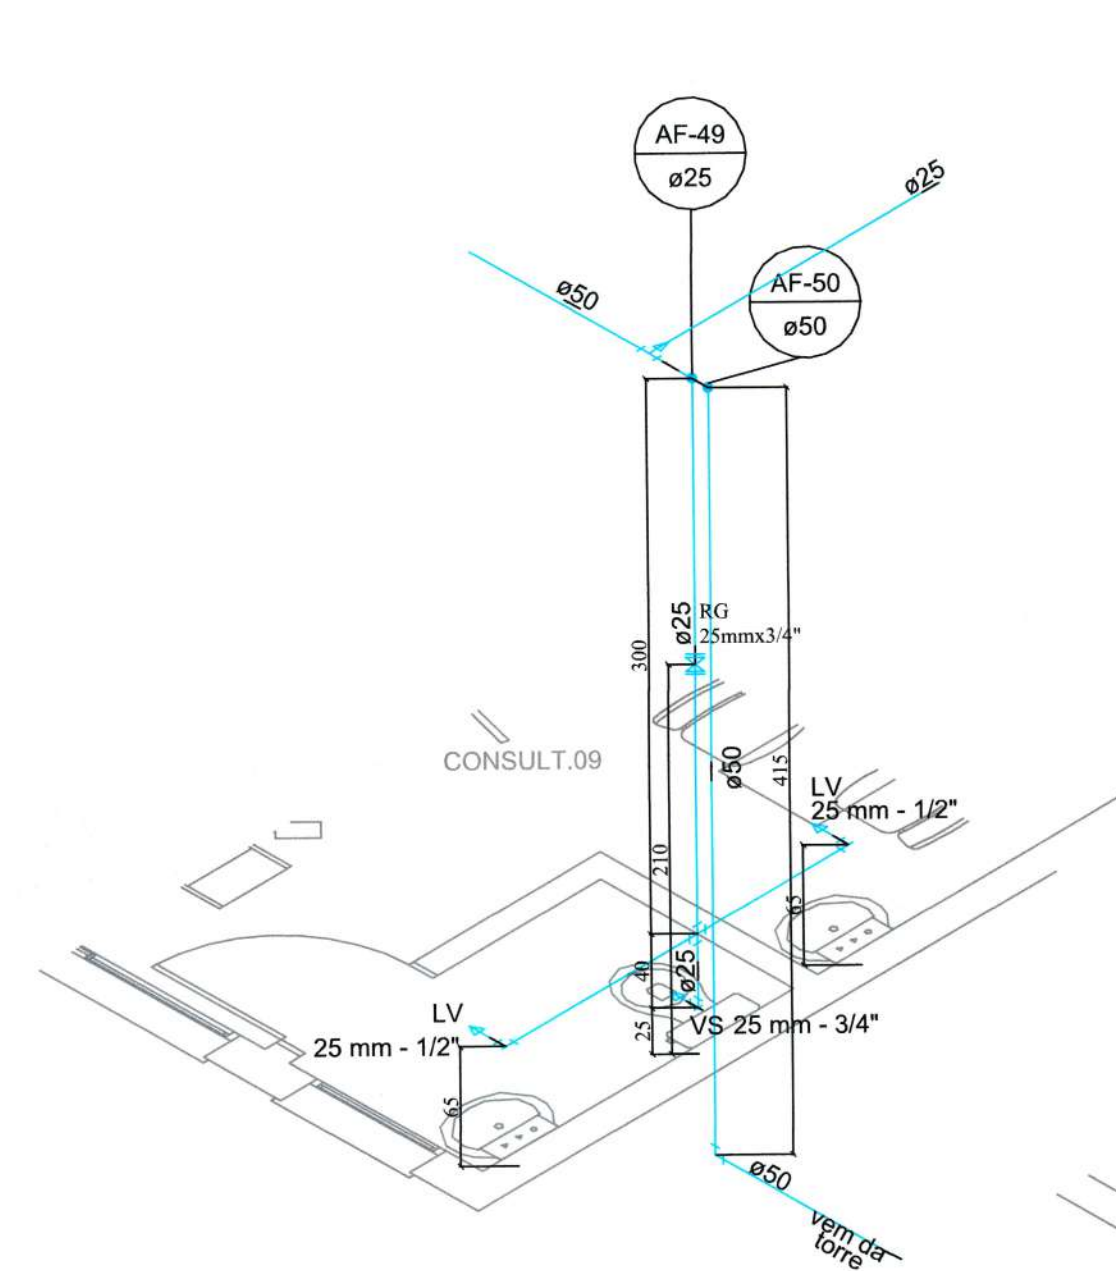


DETALHE H9

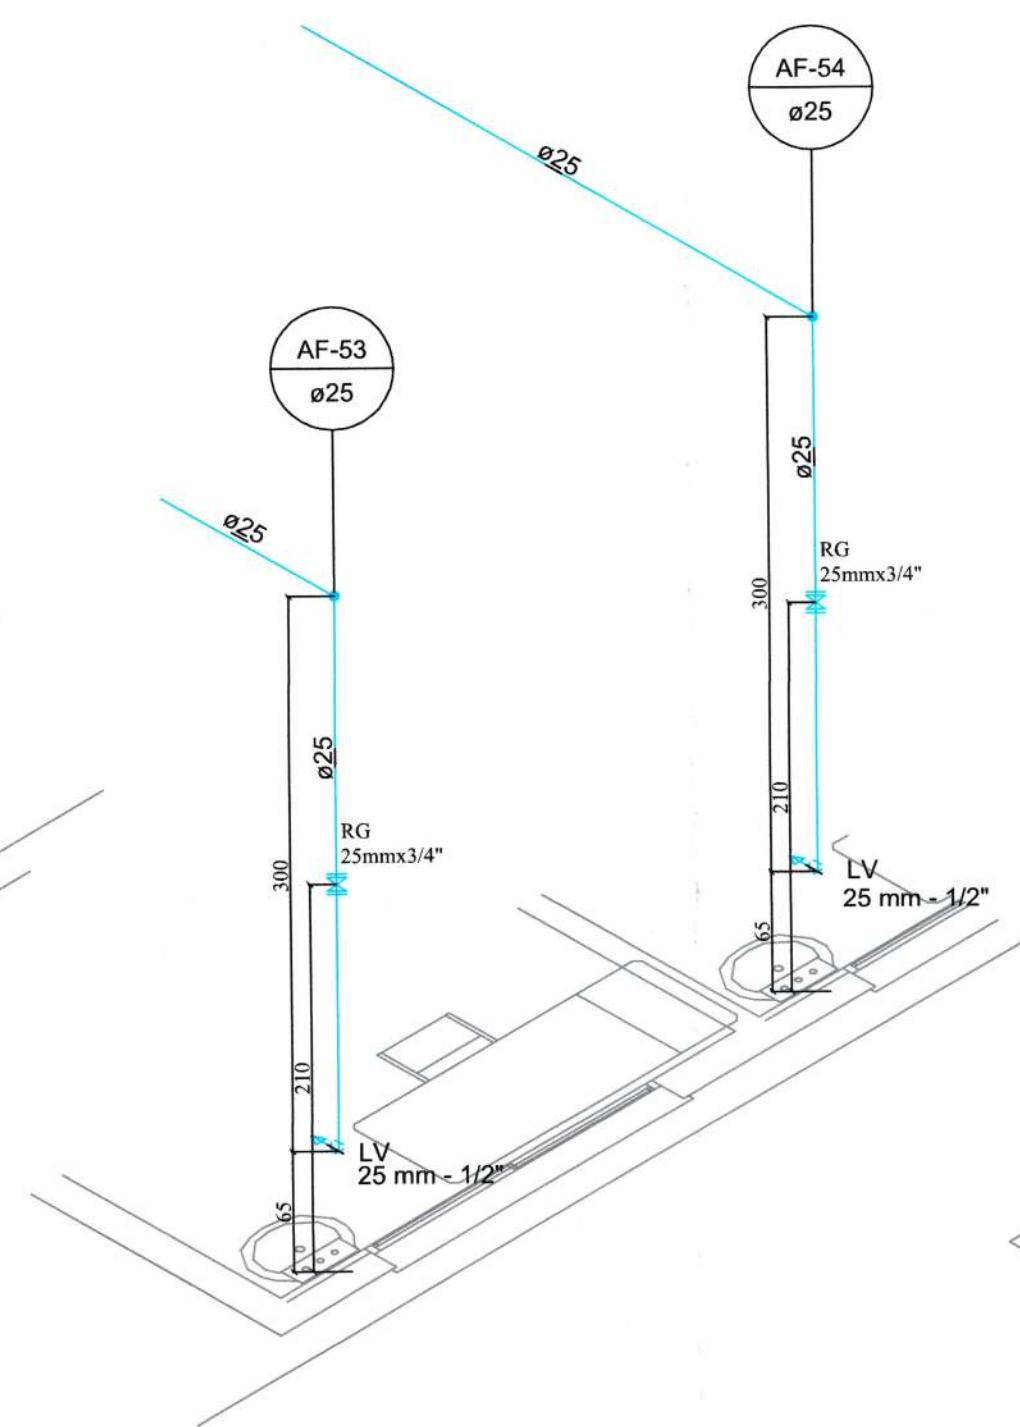


DETALHE H10

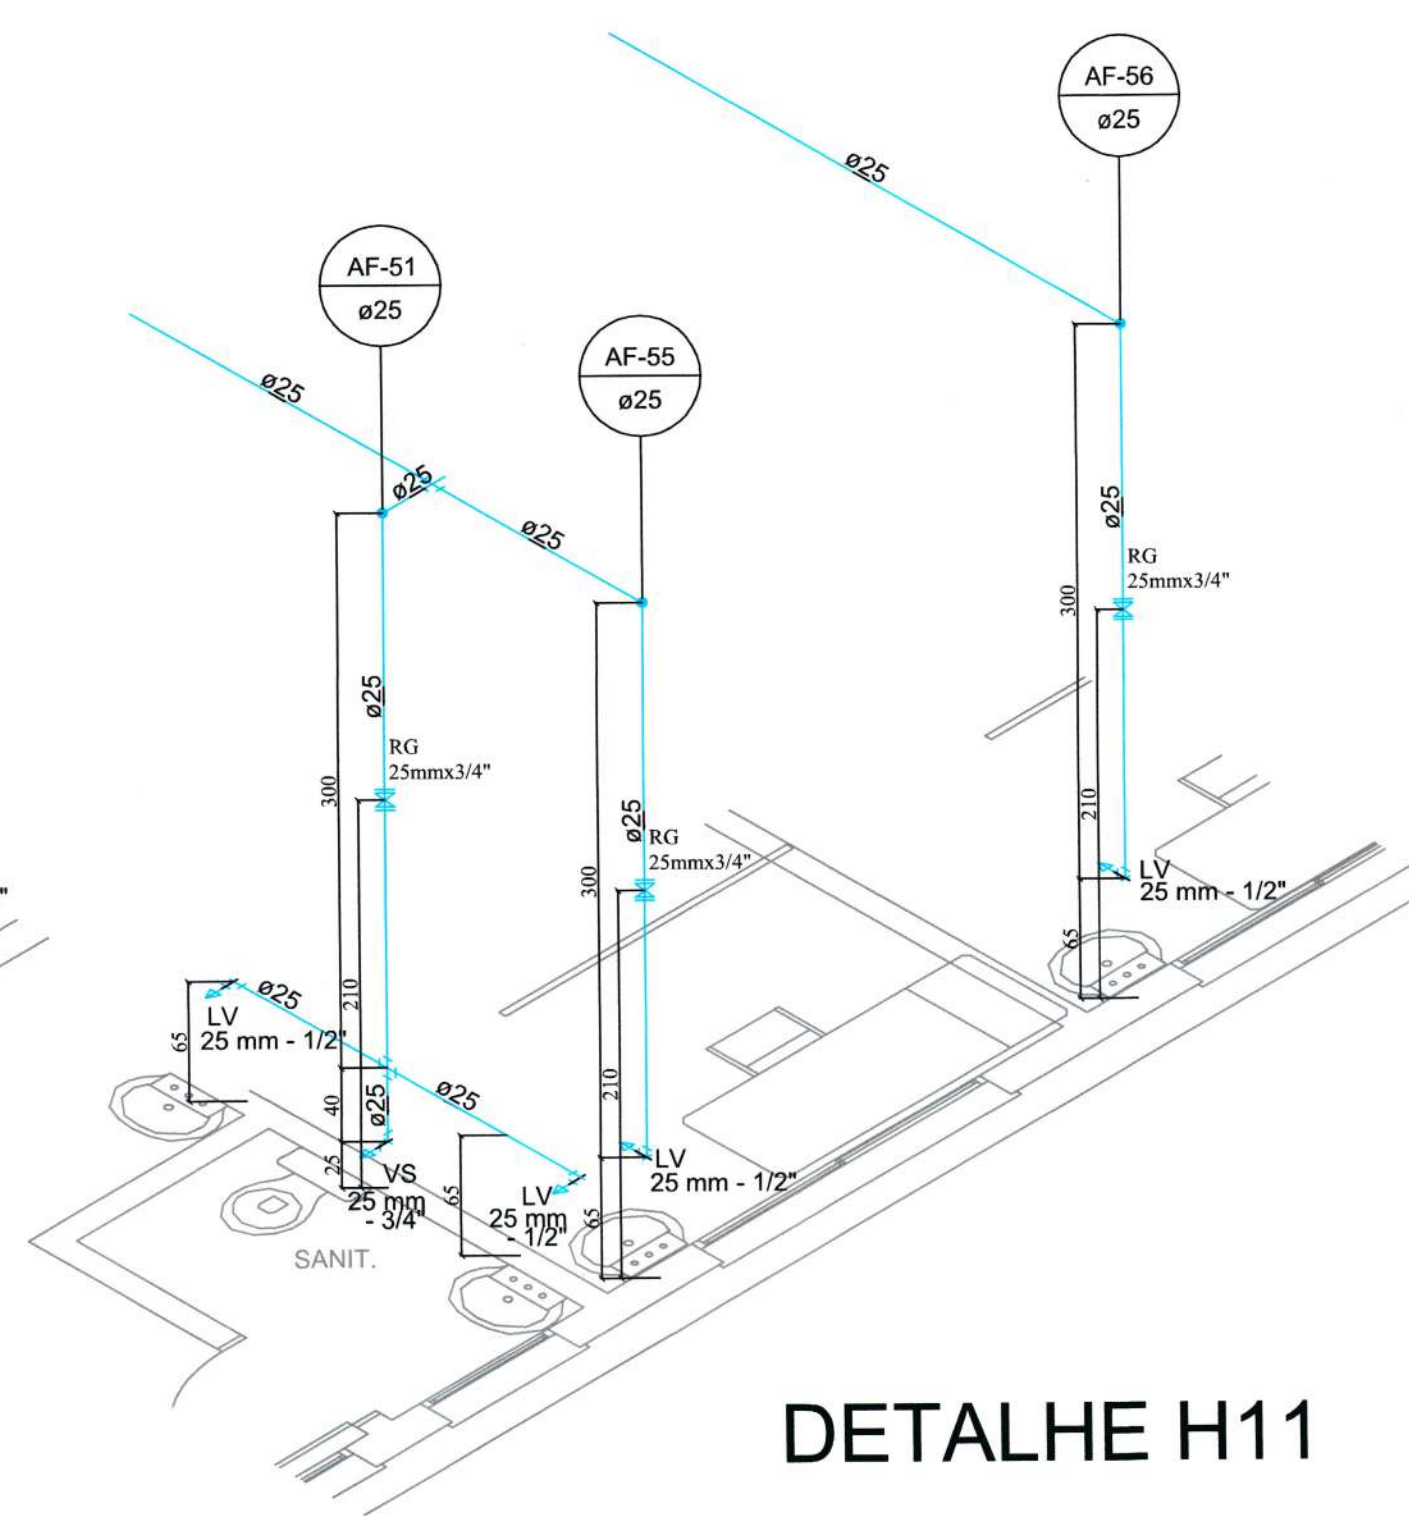


DETALHE H11

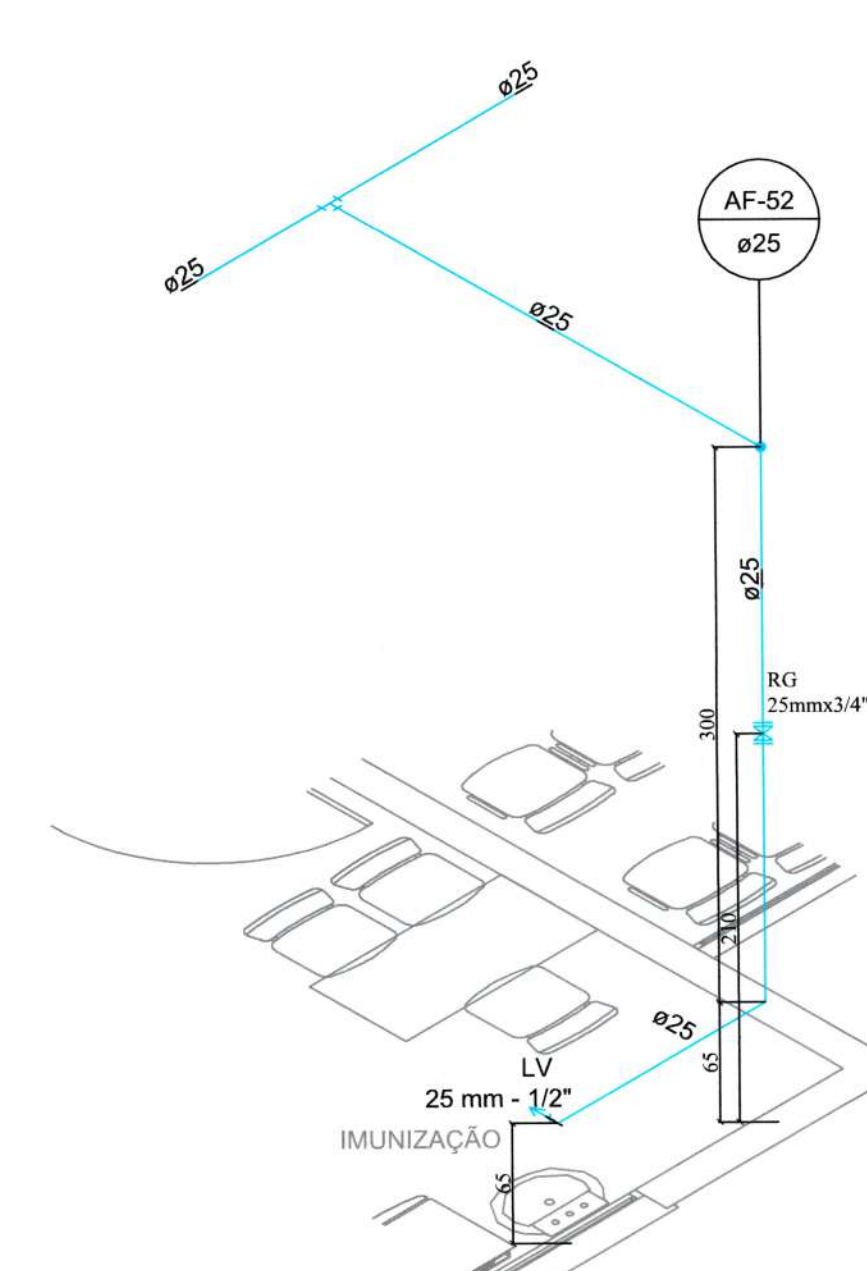


DETALHE H12

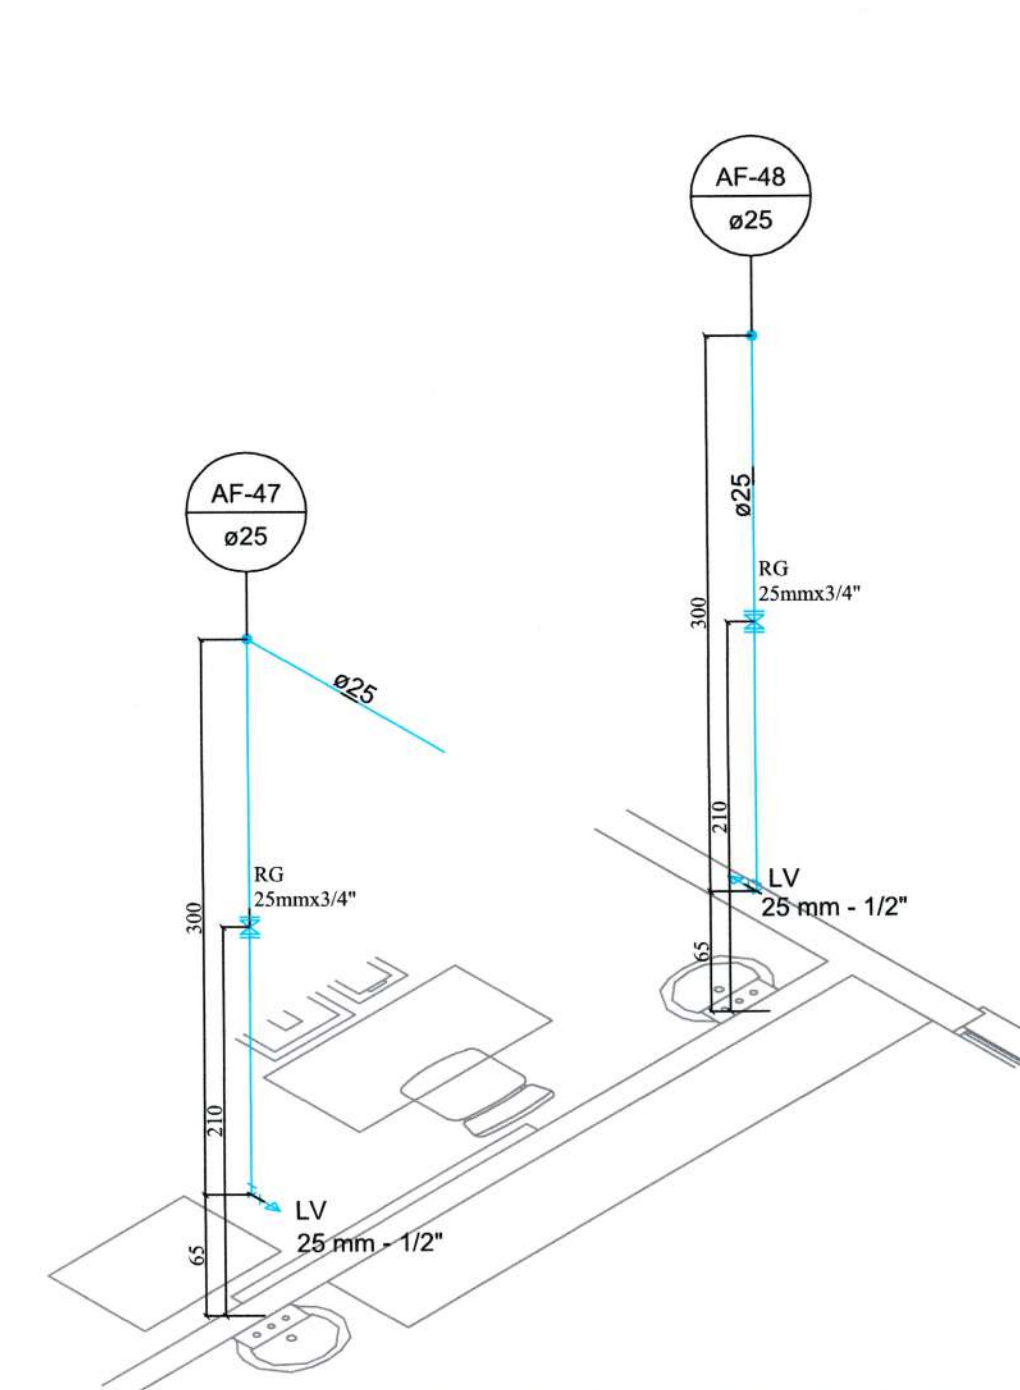


DETALHE H13

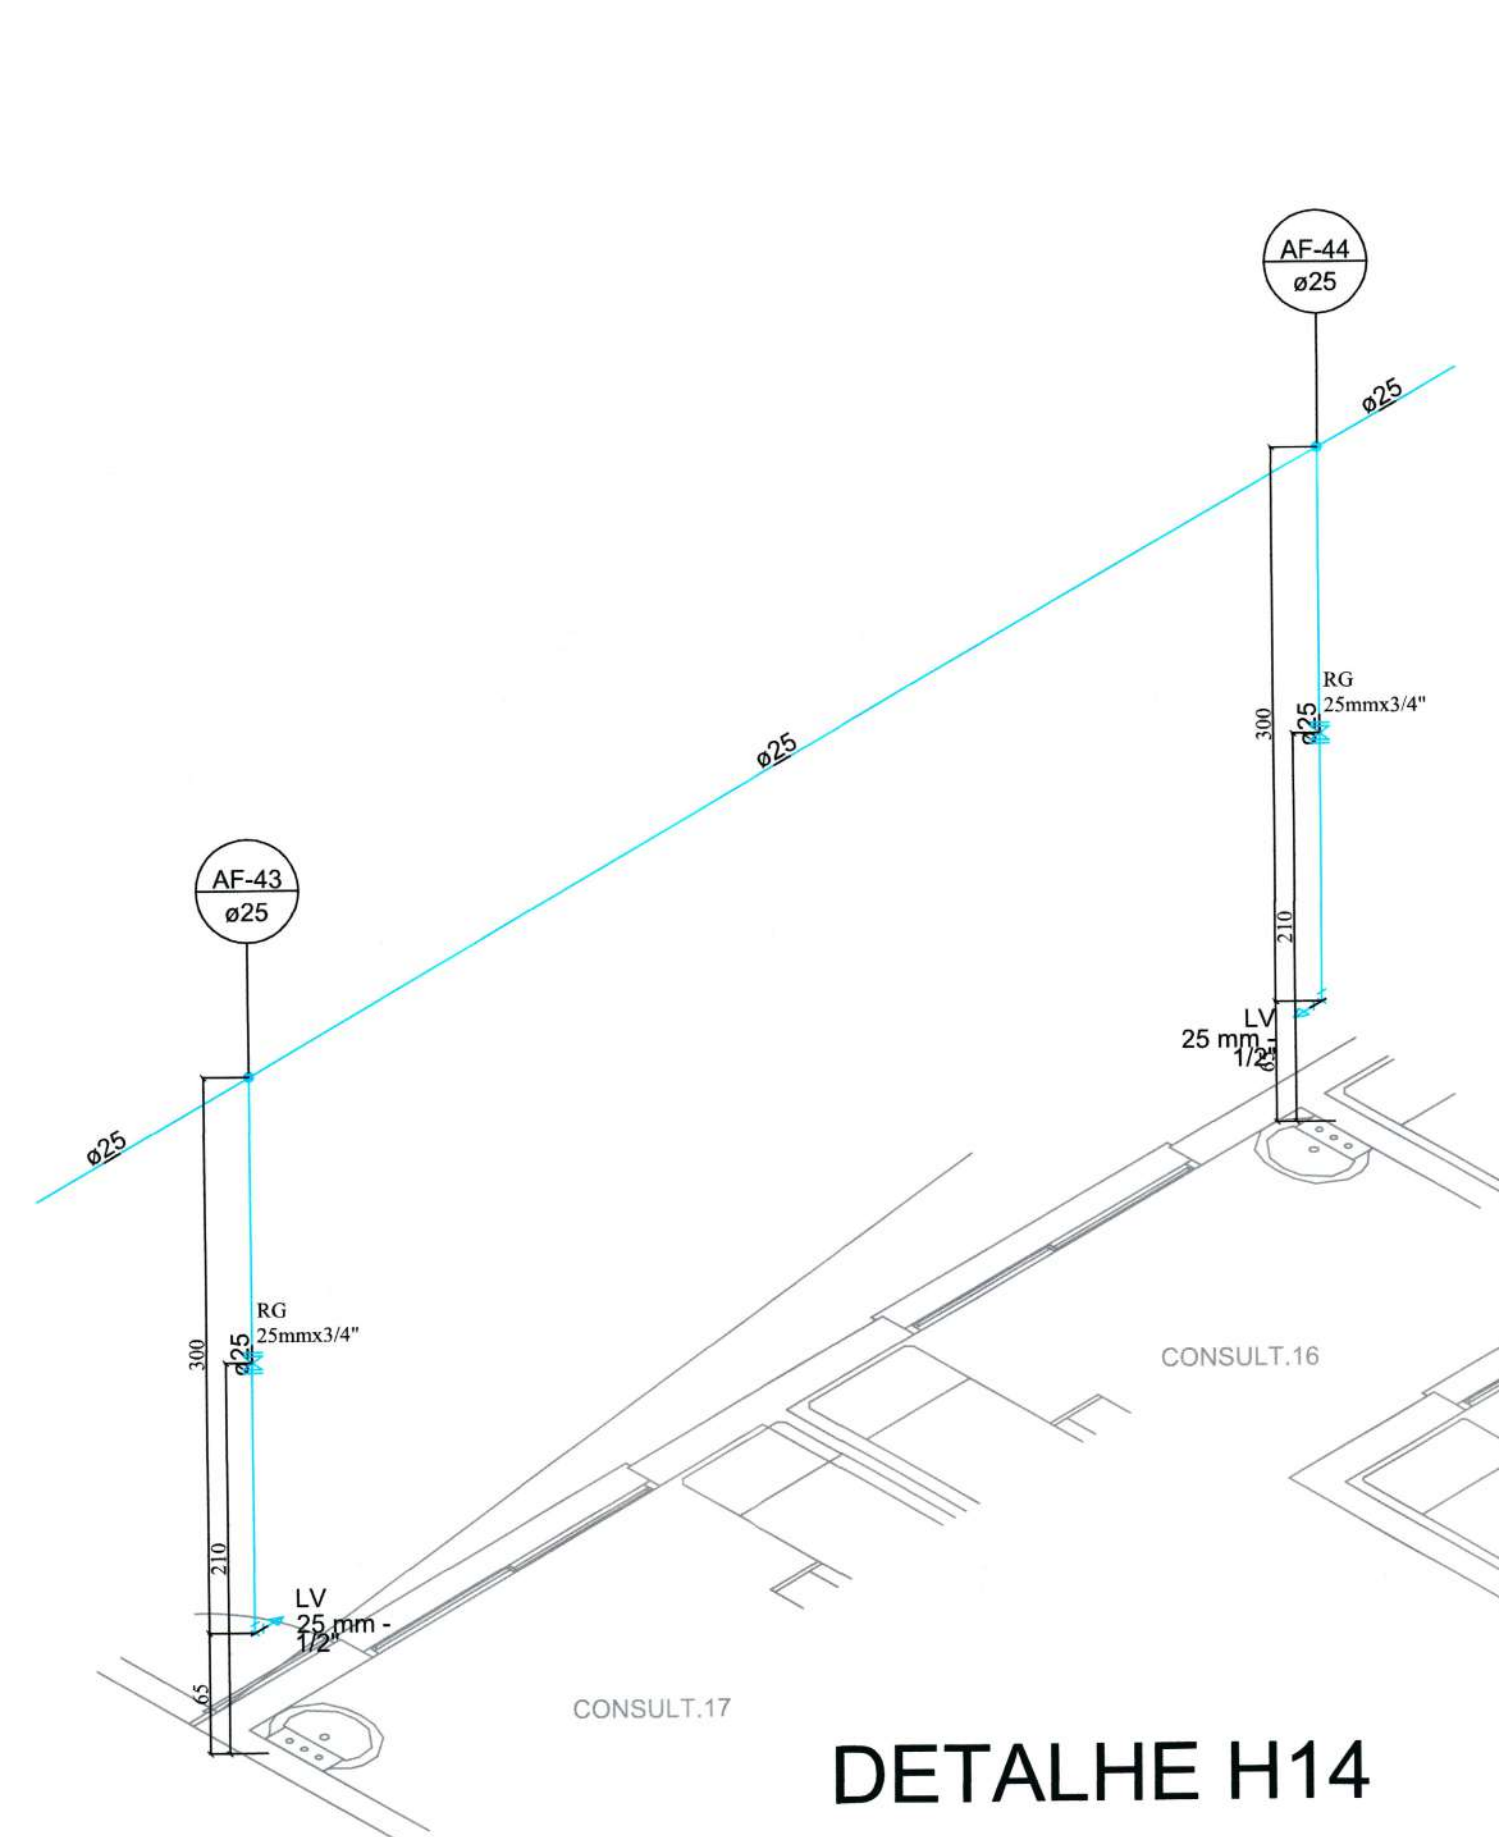

DETALHE H14

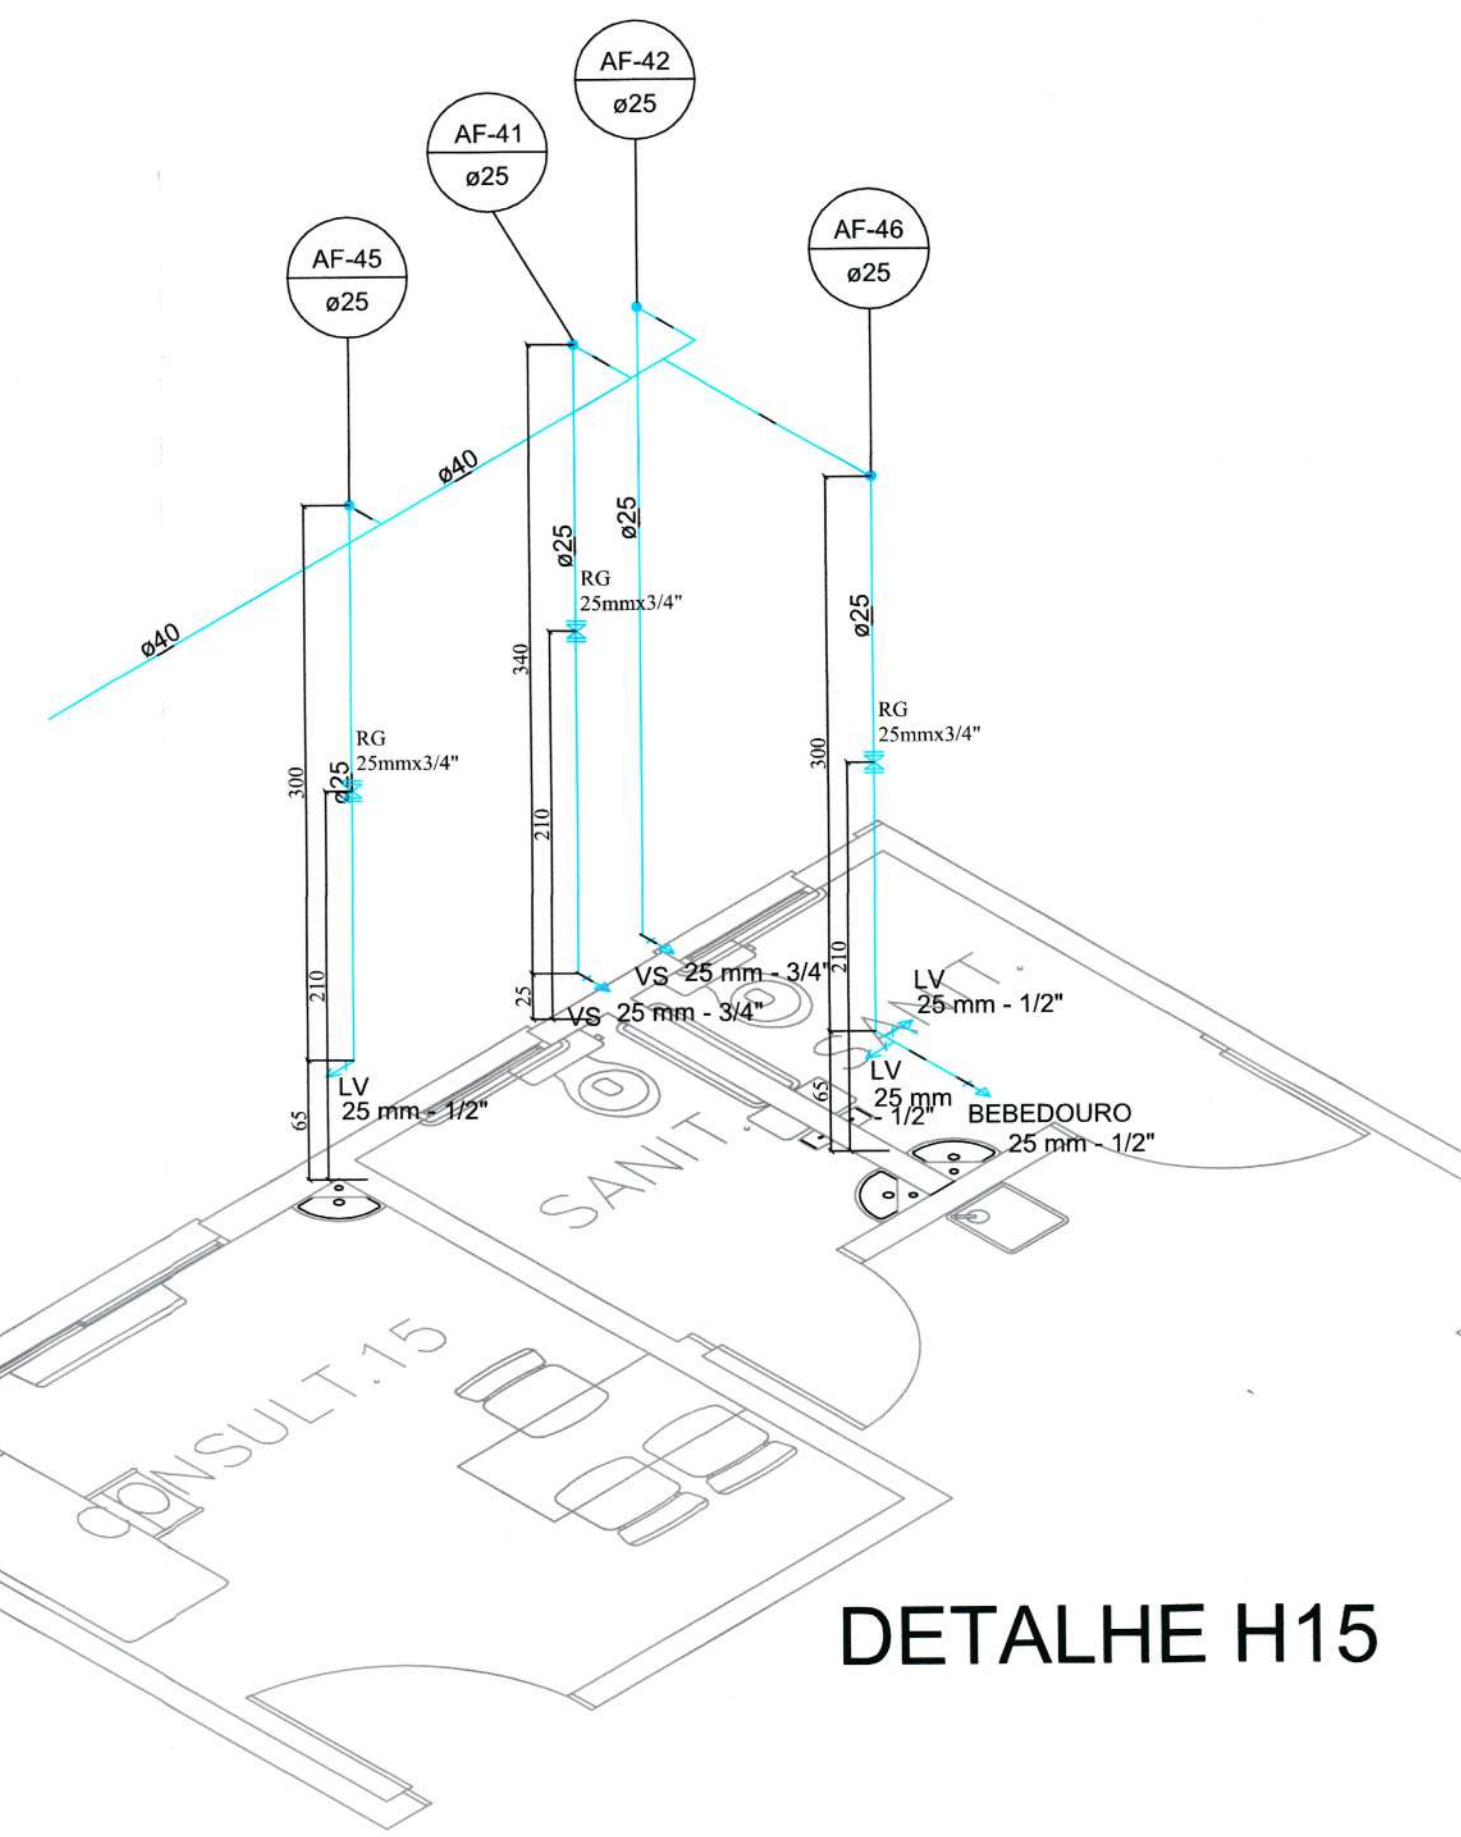

DETALHE H15

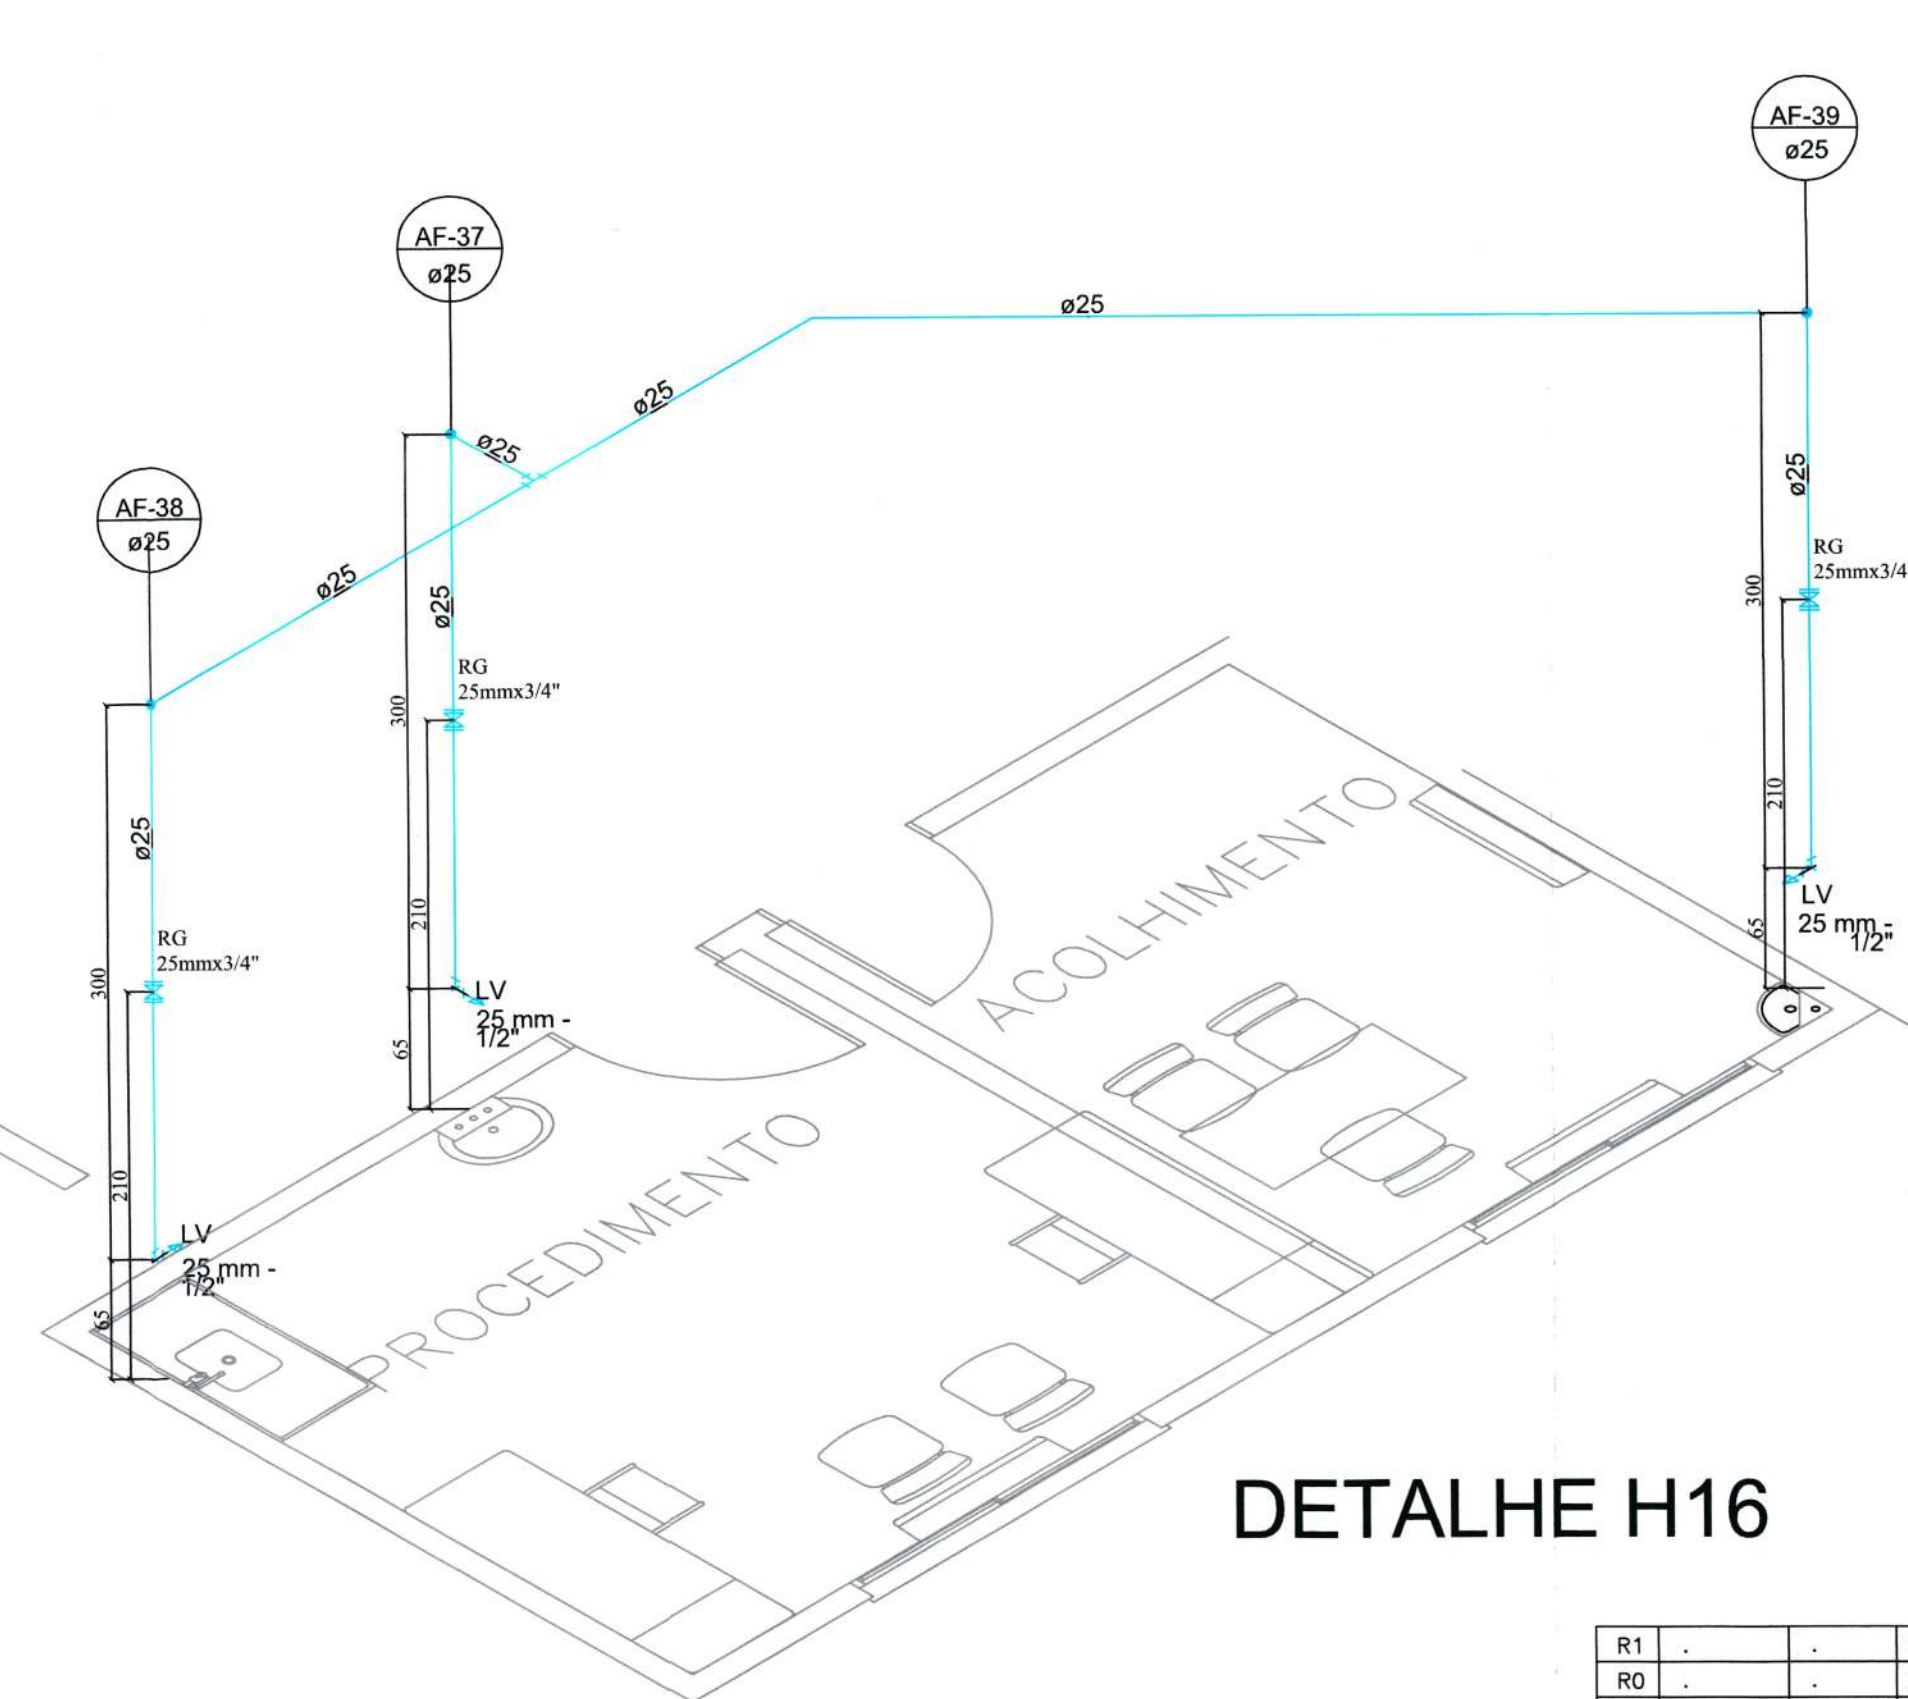

DETALHE H16

R1		REVISÃO CADASTRAL		
R0		EMIÇÃO INICIAL		
REV.	DATA	DESENHO	MODIFICAÇÃO	VERIFICAÇÃO APROVAÇÃO



SECRETARIA DE INFRAESTRUTURA URBANA
UNIDADE DE BANCO DE PROJETOS

Projeto: PROJETO HIDROSANITÁRIO
UBSF JARDIM PARAISO

Conteúdo: DETALHES HIDRAULICOS


Autor(es): Eng. Cláudio Eduardo de Souza	Ass.: [Assinatura]	Código: UBP / SUBSFJPH-R0-2020
Co-Autor(es): [Assinatura]	Ass.: [Assinatura]	Data: abril 21
Ordenador da despesa: [Assinatura]	Ass.: [Assinatura]	Número Prancha: HS 04/09

Requerente: SES


Escala: 1:40

Desenhista CAD: Eduardo


Nota: Para o Código do Projeto Defina-se:
1 grupo -Secretaria, Fundação entre outros;
2 grupo -Nome do Projeto (5 letras);
3 grupo -Tipo de Projeto;
4 grupo -Revisão / Ano;
5 grupo -Número de Pranchas;
6 grupo -Conteúdo das Pranchas.

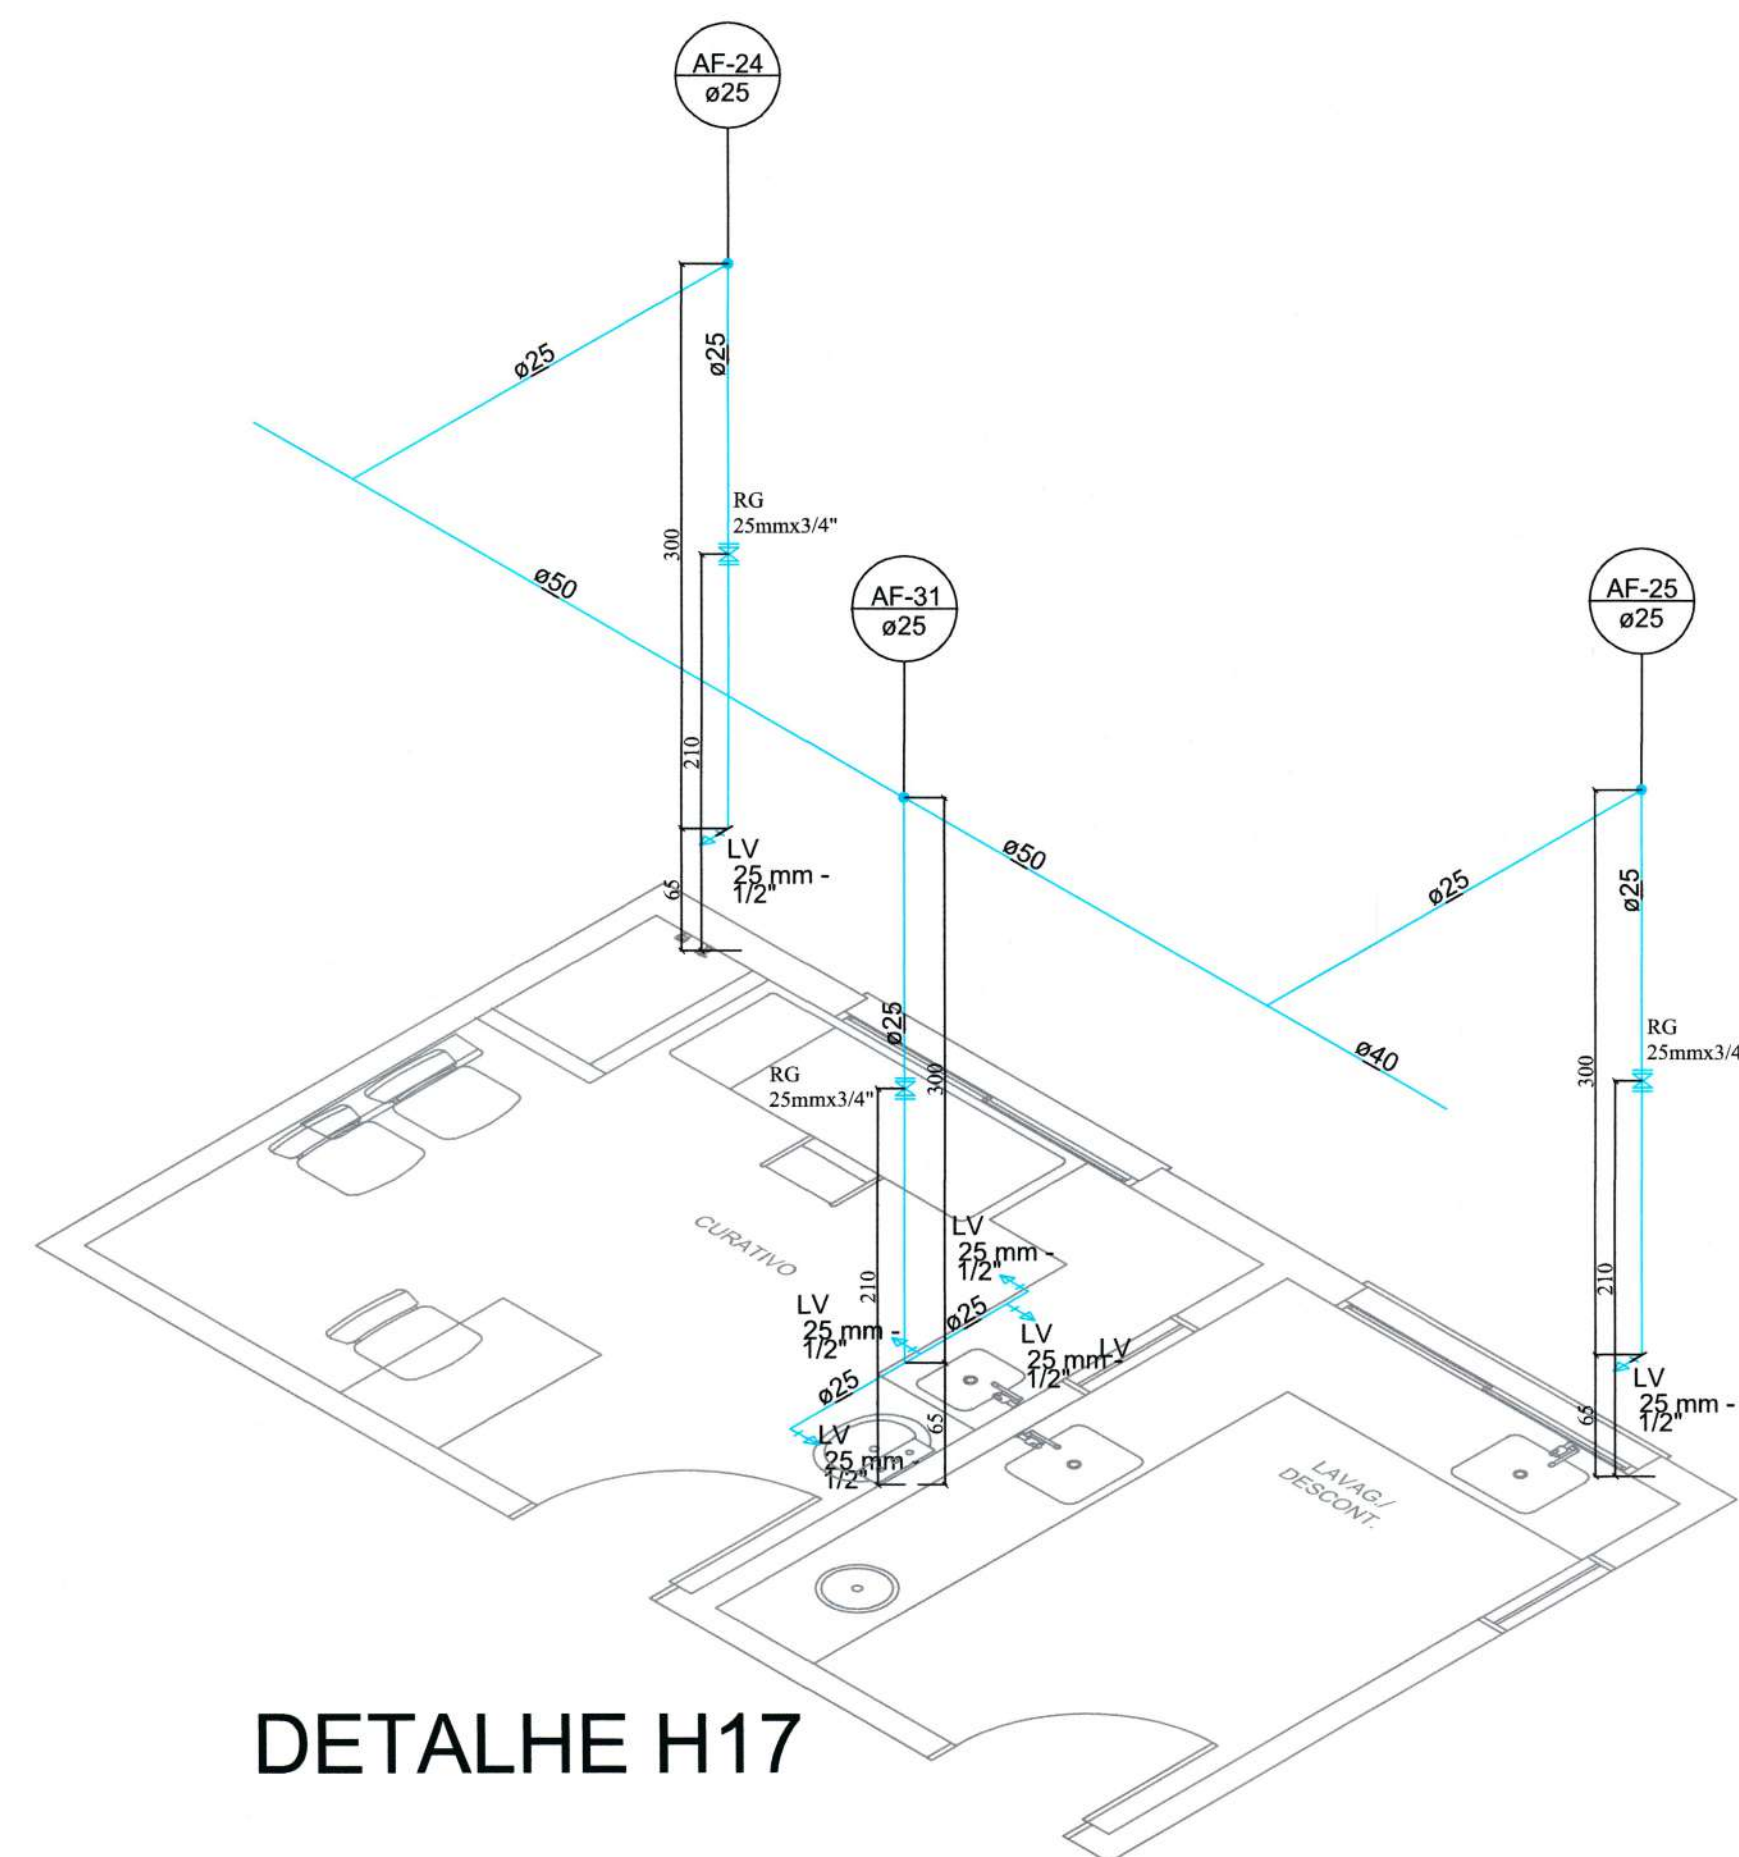


DETALHE H17

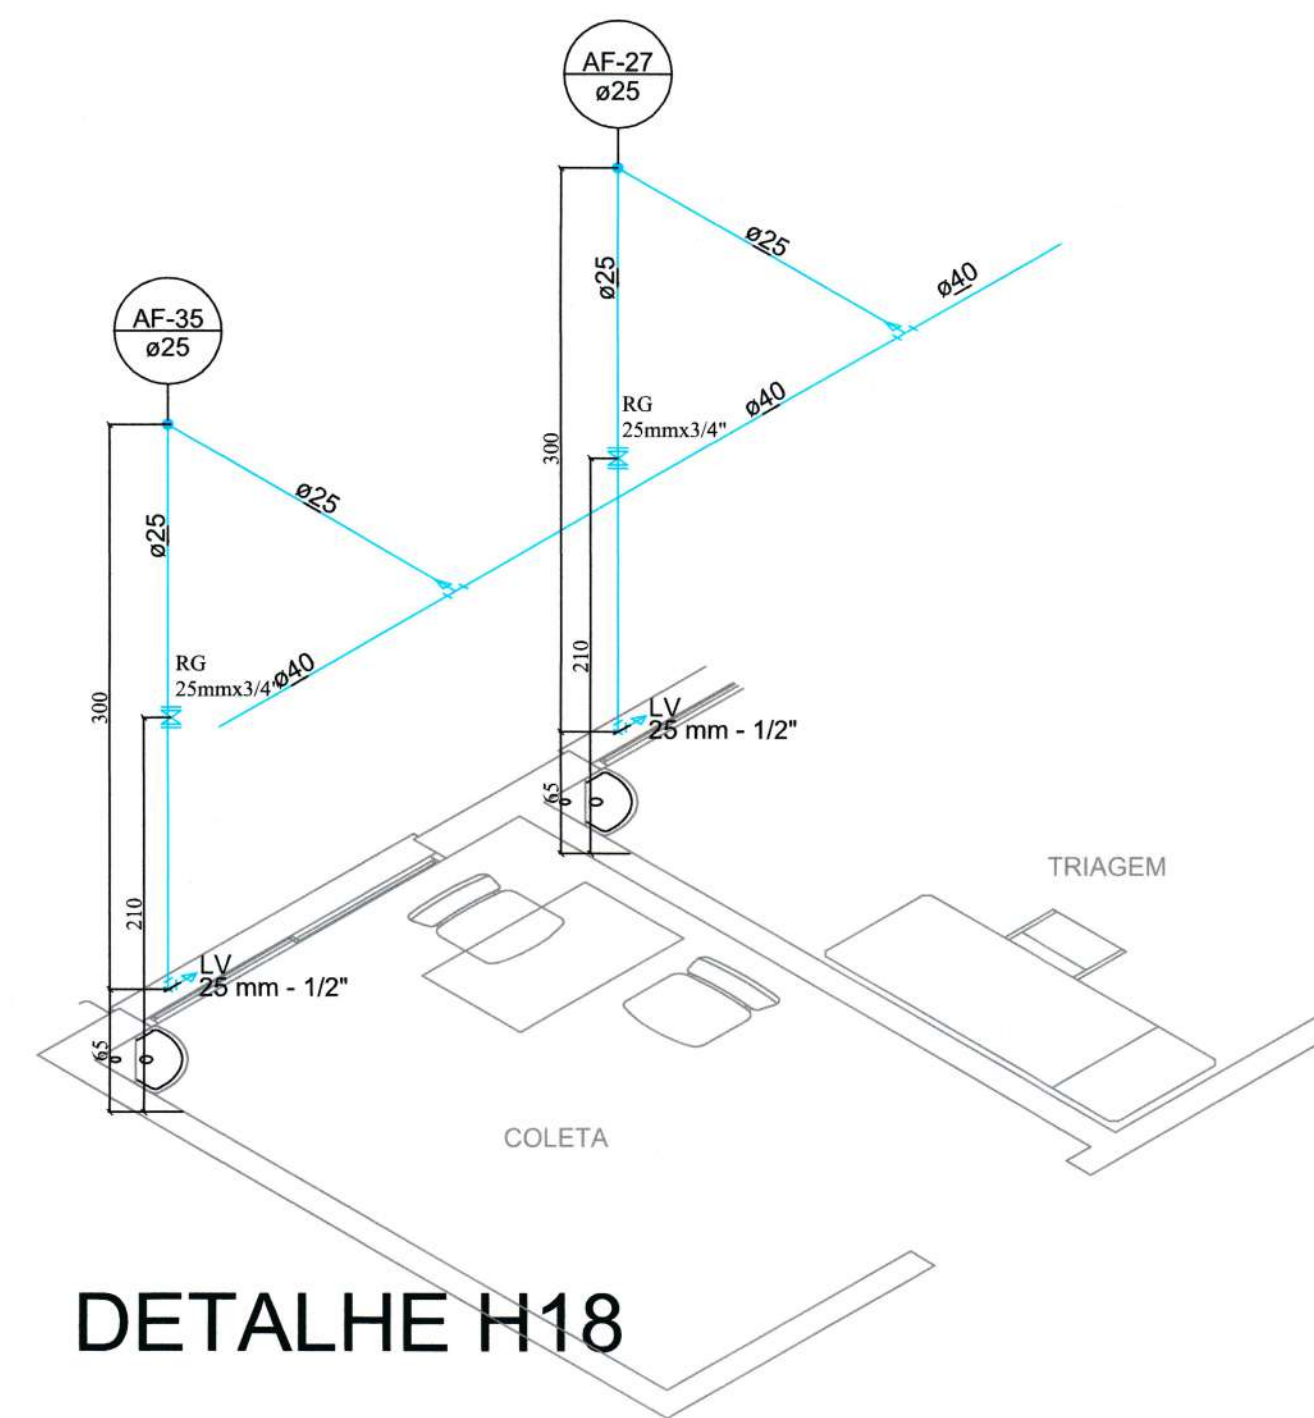


DETALHE H18

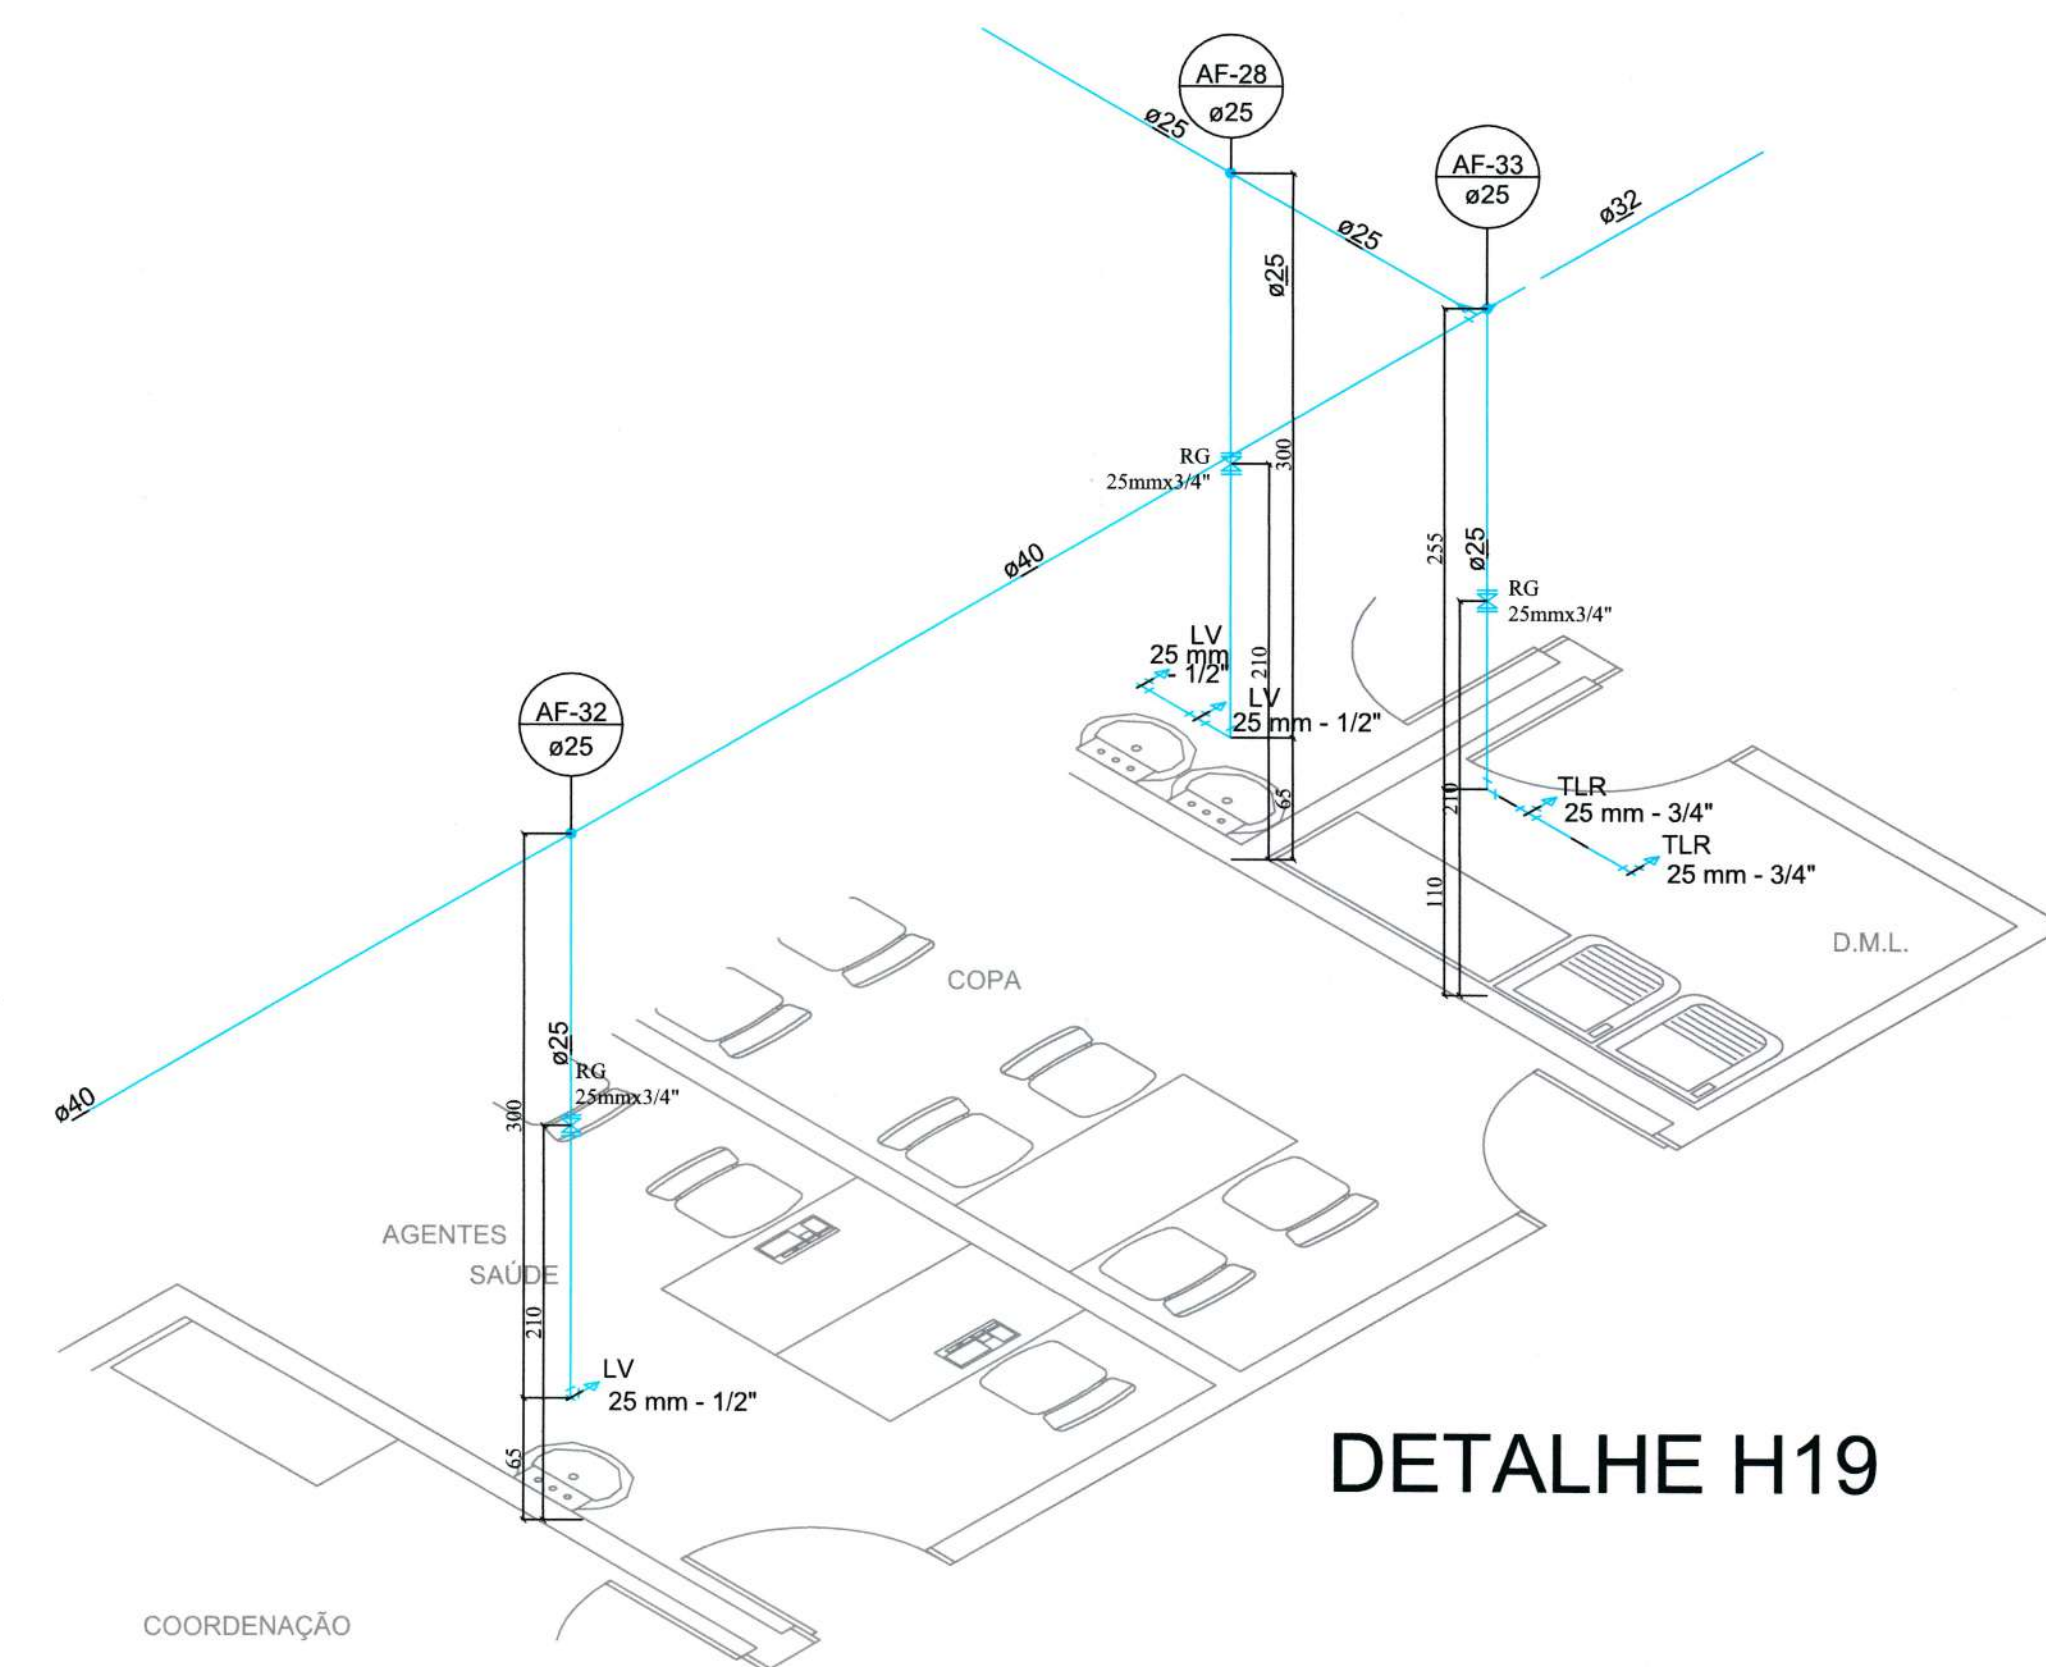


DETALHE H19

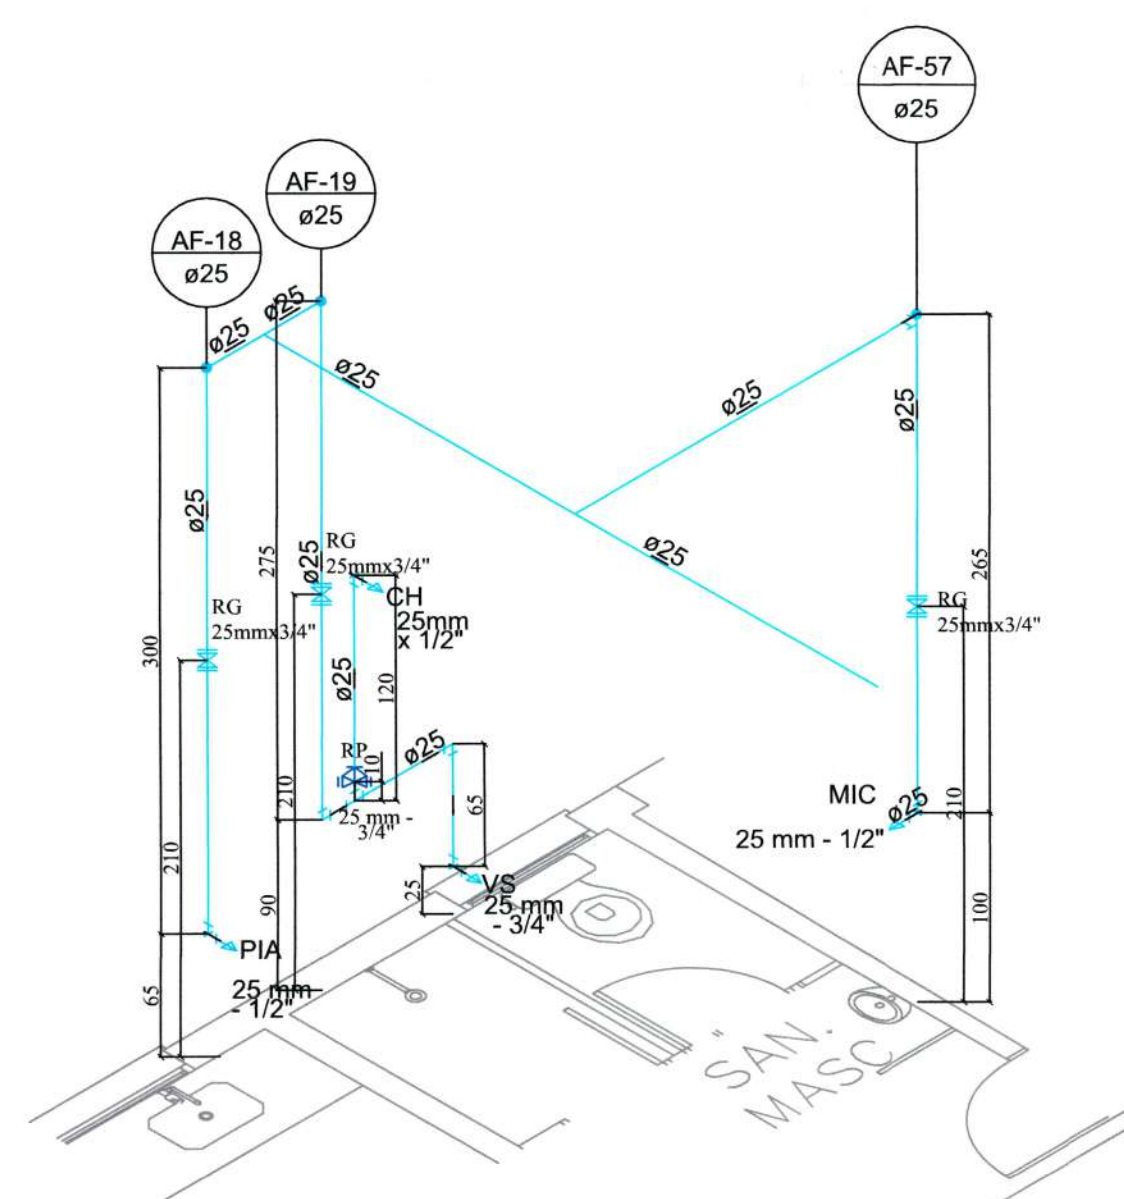


DETALHE H20

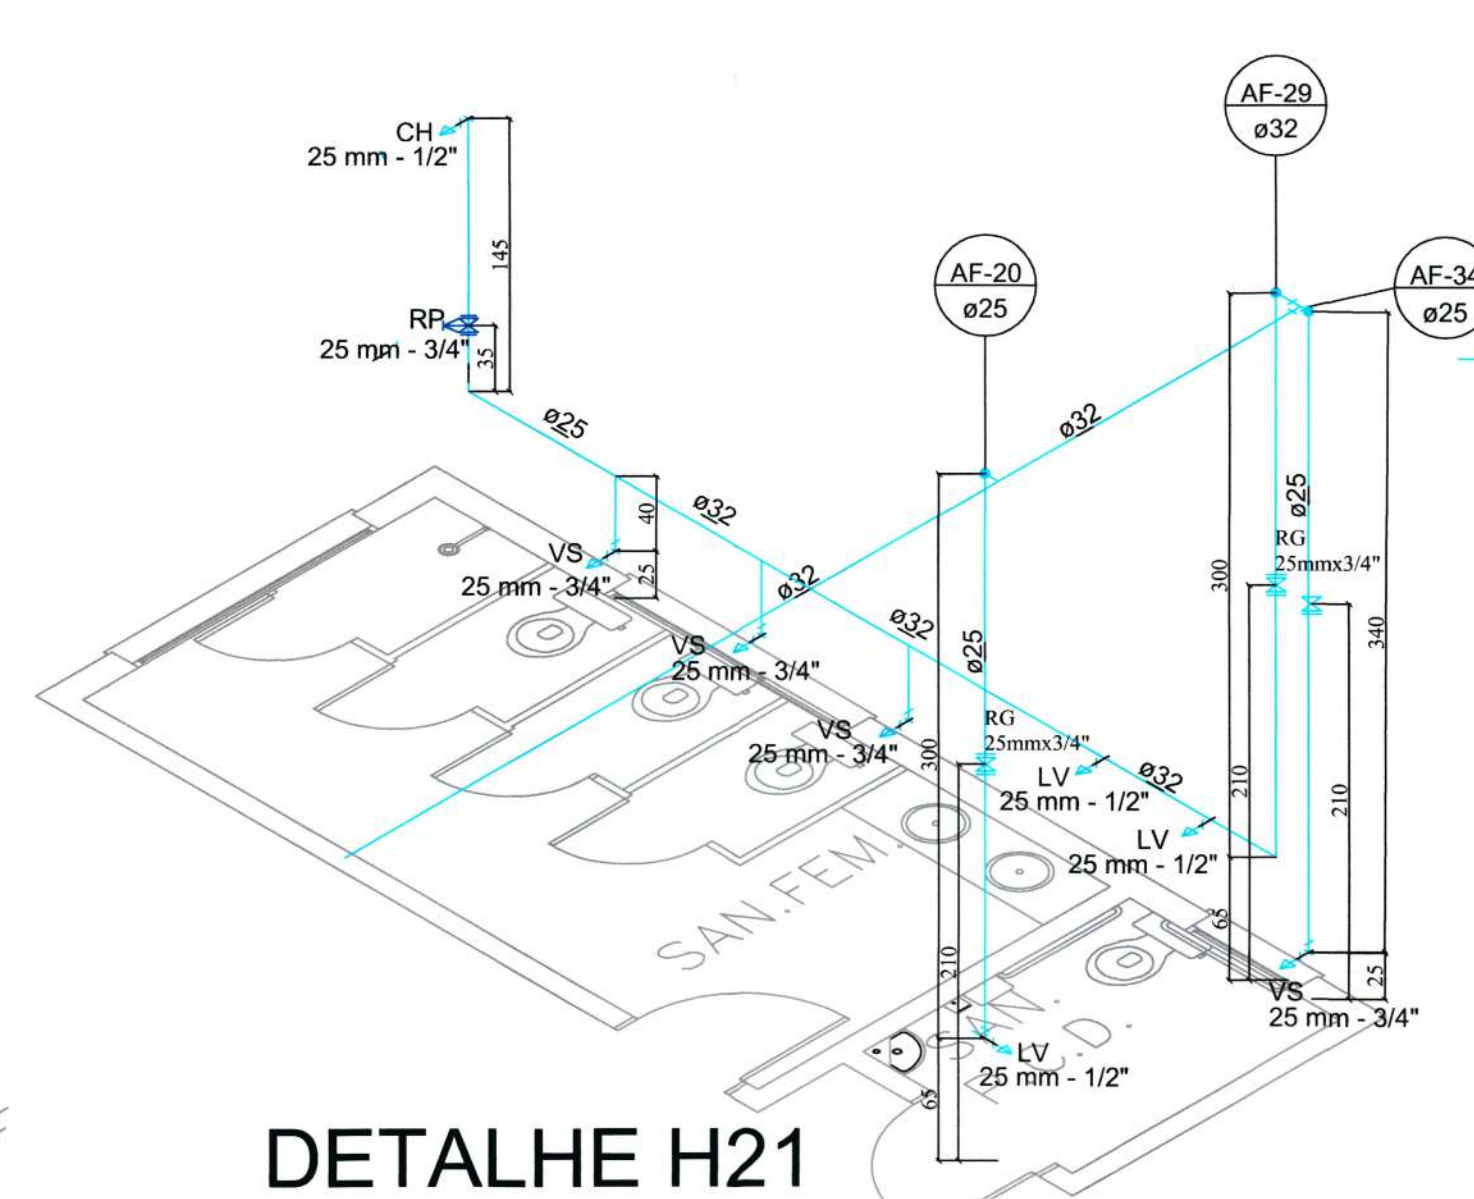




DETALHE H21

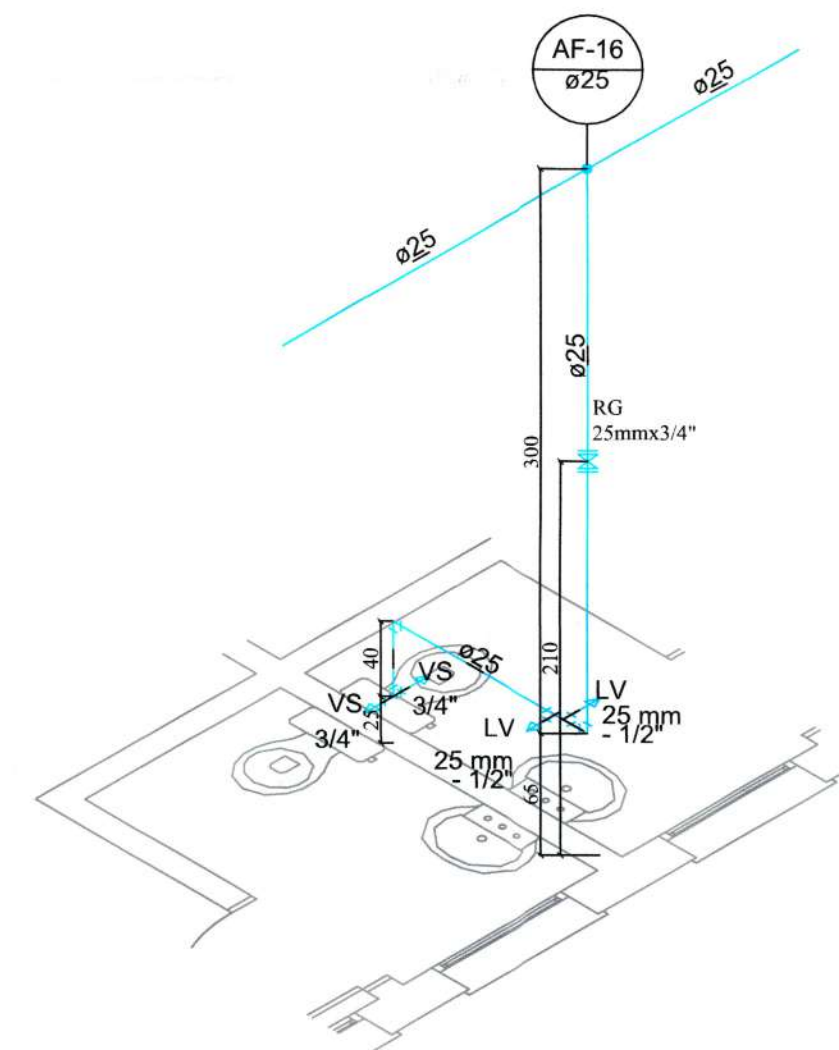

DETALHE H22

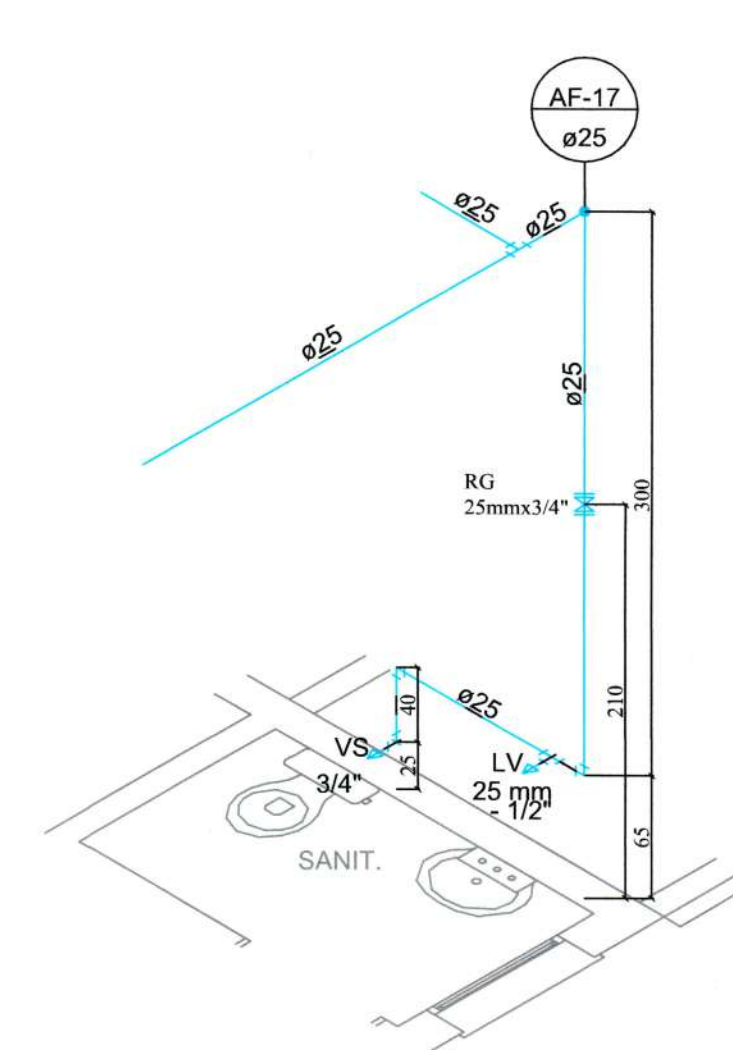

DETALHE H23

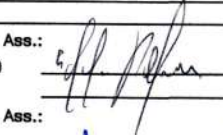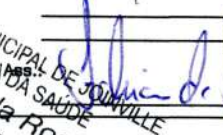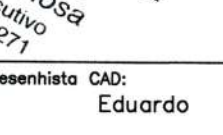R1	REVISÃO CADASTRAL		
R0	EMIÇÃO INICIAL		
REV.	DATA	DESENHO	MODIFICAÇÃO
			VERIFICAÇÃO APROVAÇÃO
 SECRETARIA DE INFRAESTRUTURA URBANA UNIDADE DE BANCO DE PROJETOS			
Projeto: PROJETO HIDROSANITÁRIO UBSF JARDIM PARAÍSO			
Conteúdo: DETALHES HIDRAULICOS			
Autor(es): Eng. Cláudio Pedroso eiro/sc 055634-0		Ass.: 	
Co-Autor(es):		Ass.: 	
Ordenador da despesa: Prefeitura Municipal de São Paulo		Ass.: 	
Requerente: SES		Ass.: 	
Escala: 1:40		Desenhista CAD: Eduardo	
Código: UBP / SUBSFJPH-R0-2020			
Data: abril 21		Número Prancha: HS 05/09	
Nota: Para o Código do Projeto Defina-se: 1 grupo - Secretário, Fundação entre outros; 2 grupo - Nome do Projeto (5 letras); 3 grupo - Tipo do Projeto; 4 grupo - Revisão / Ano; 5 grupo - Número de Pranchas; 6 grupo - Conteúdo das Pranchas.			




RI	-	-	REVISÃO CADASTRAL	-	-	-	-
RO	-	-	EMISSÃO INICIAL	-	-	-	-
REV.	DATA	DESENHO	MODIFICAÇÃO	VERIFICAÇÃO	APROVAÇÃO		




SECRETARIA DE INFRAESTRUTURA URBANA
UNIDADE DE BANCO DE PROJETOS

Projeto: **PROJETO HIDROSANITÁRIO**
UBSF JARDIM PARAÍSO

 Conteúdo: **DISTRIBUIÇÃO TUBULAÇÃO**

Auto(r)en: 

 Eng Civil Edson Pedro Pinheiro nº 200034-0


Co-Auto(r)en: 

Arq.:

Código: **UBF / SUBSF-JFH-RQ-2020**

Data: **abril 21**

 Número Projeto: **HS 06/09**

Ordemador do desenh: 

Eng Civil Edson Pedro Pinheiro nº 200034-0

Desenhista: **GABRIELA**
EDUARDO

Requisito: **PROJETO DE TUBULAÇÃO DE REDE DE ESGOTO SANITÁRIO**


ESG

Notas: Para o Código do Projeto Definir-se:


- 1 grupo - Secretaria, Fundação entre outros;
- 2 grupo - Nome do Projeto (3 letras);
- 3 grupo - Tipo de Projeto;
- 4 grupo - Material / Ano;
- 5 grupo - Nome de Proponente;
- 6 grupo - Contêido de Proponente.

Série: **INDICADA**


Desenhista: **GAB**
Eduardo

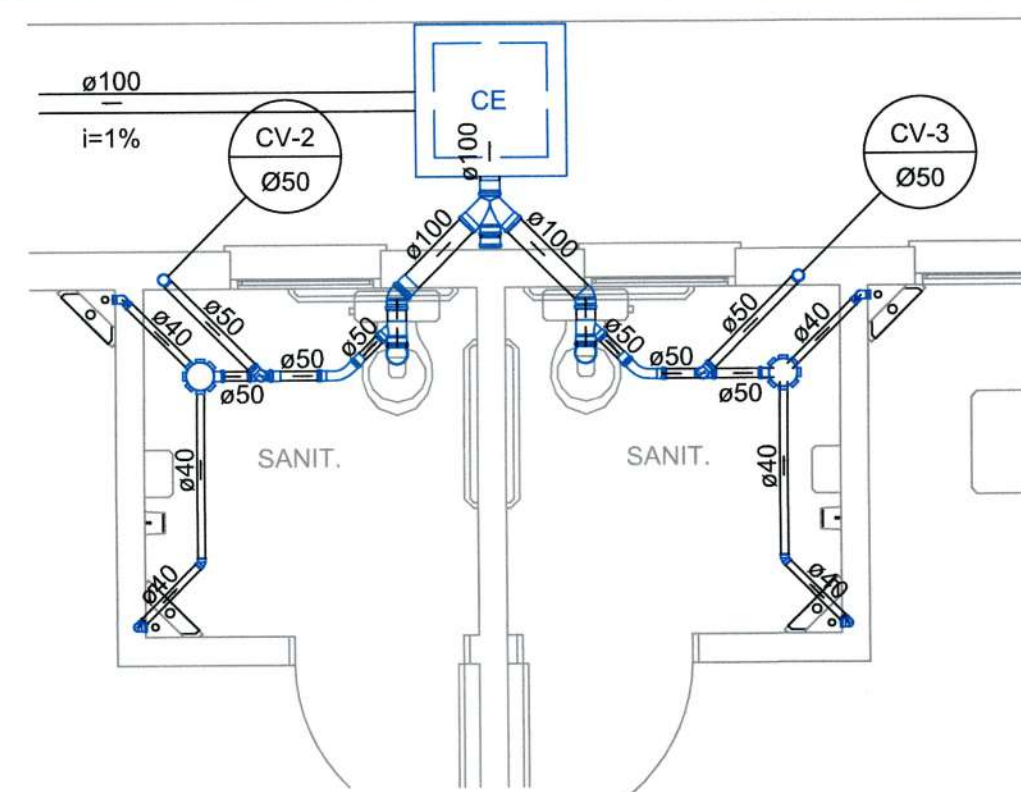


DETALHE S1

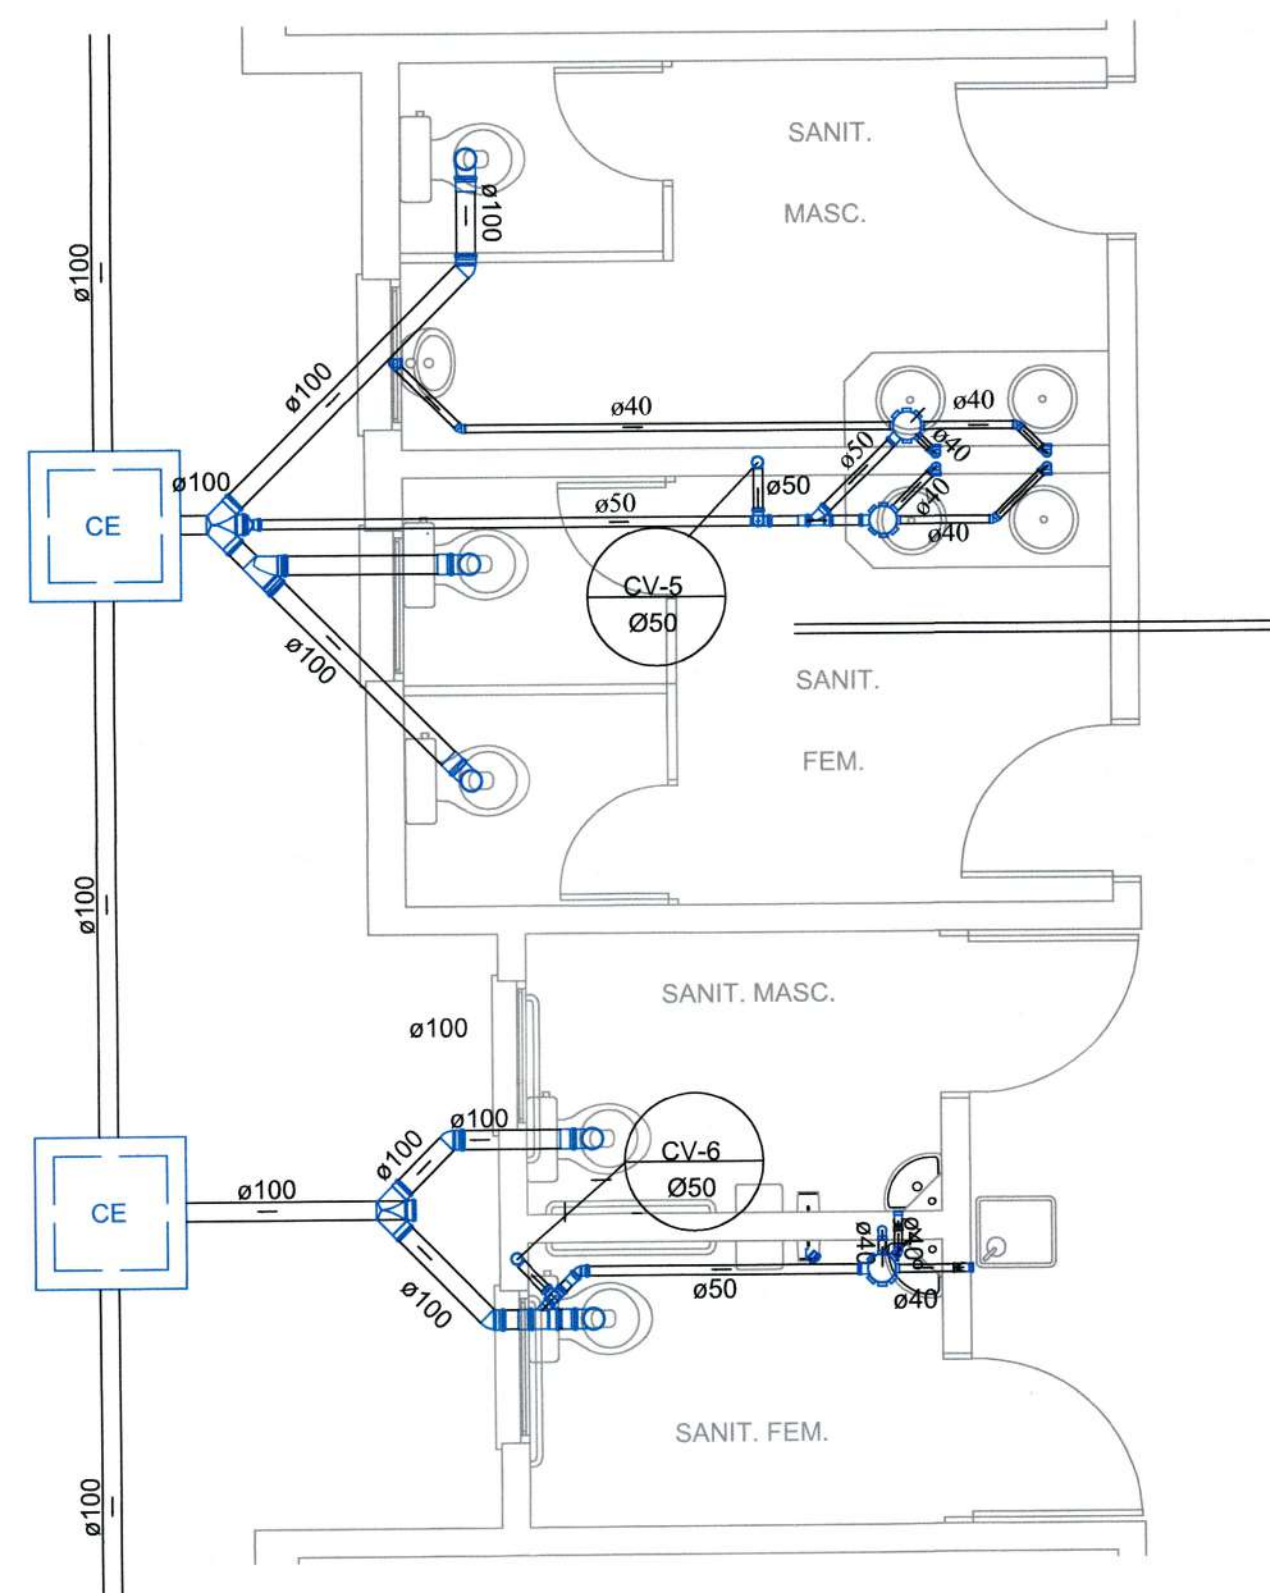


DETALHE S4

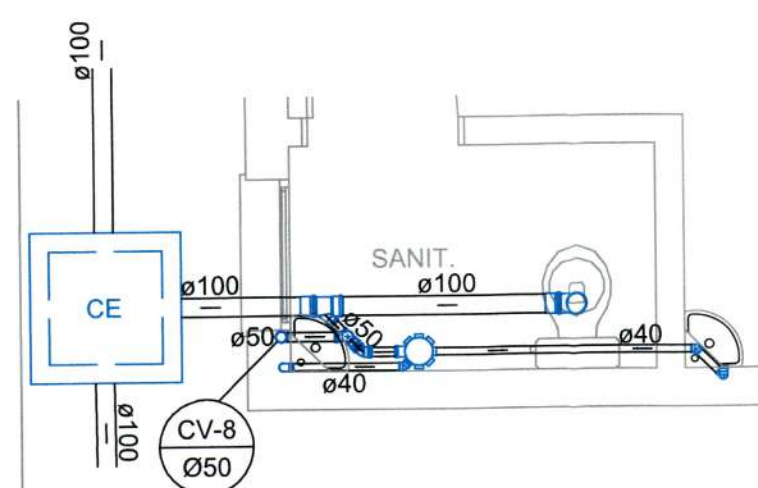


DETALHE S6

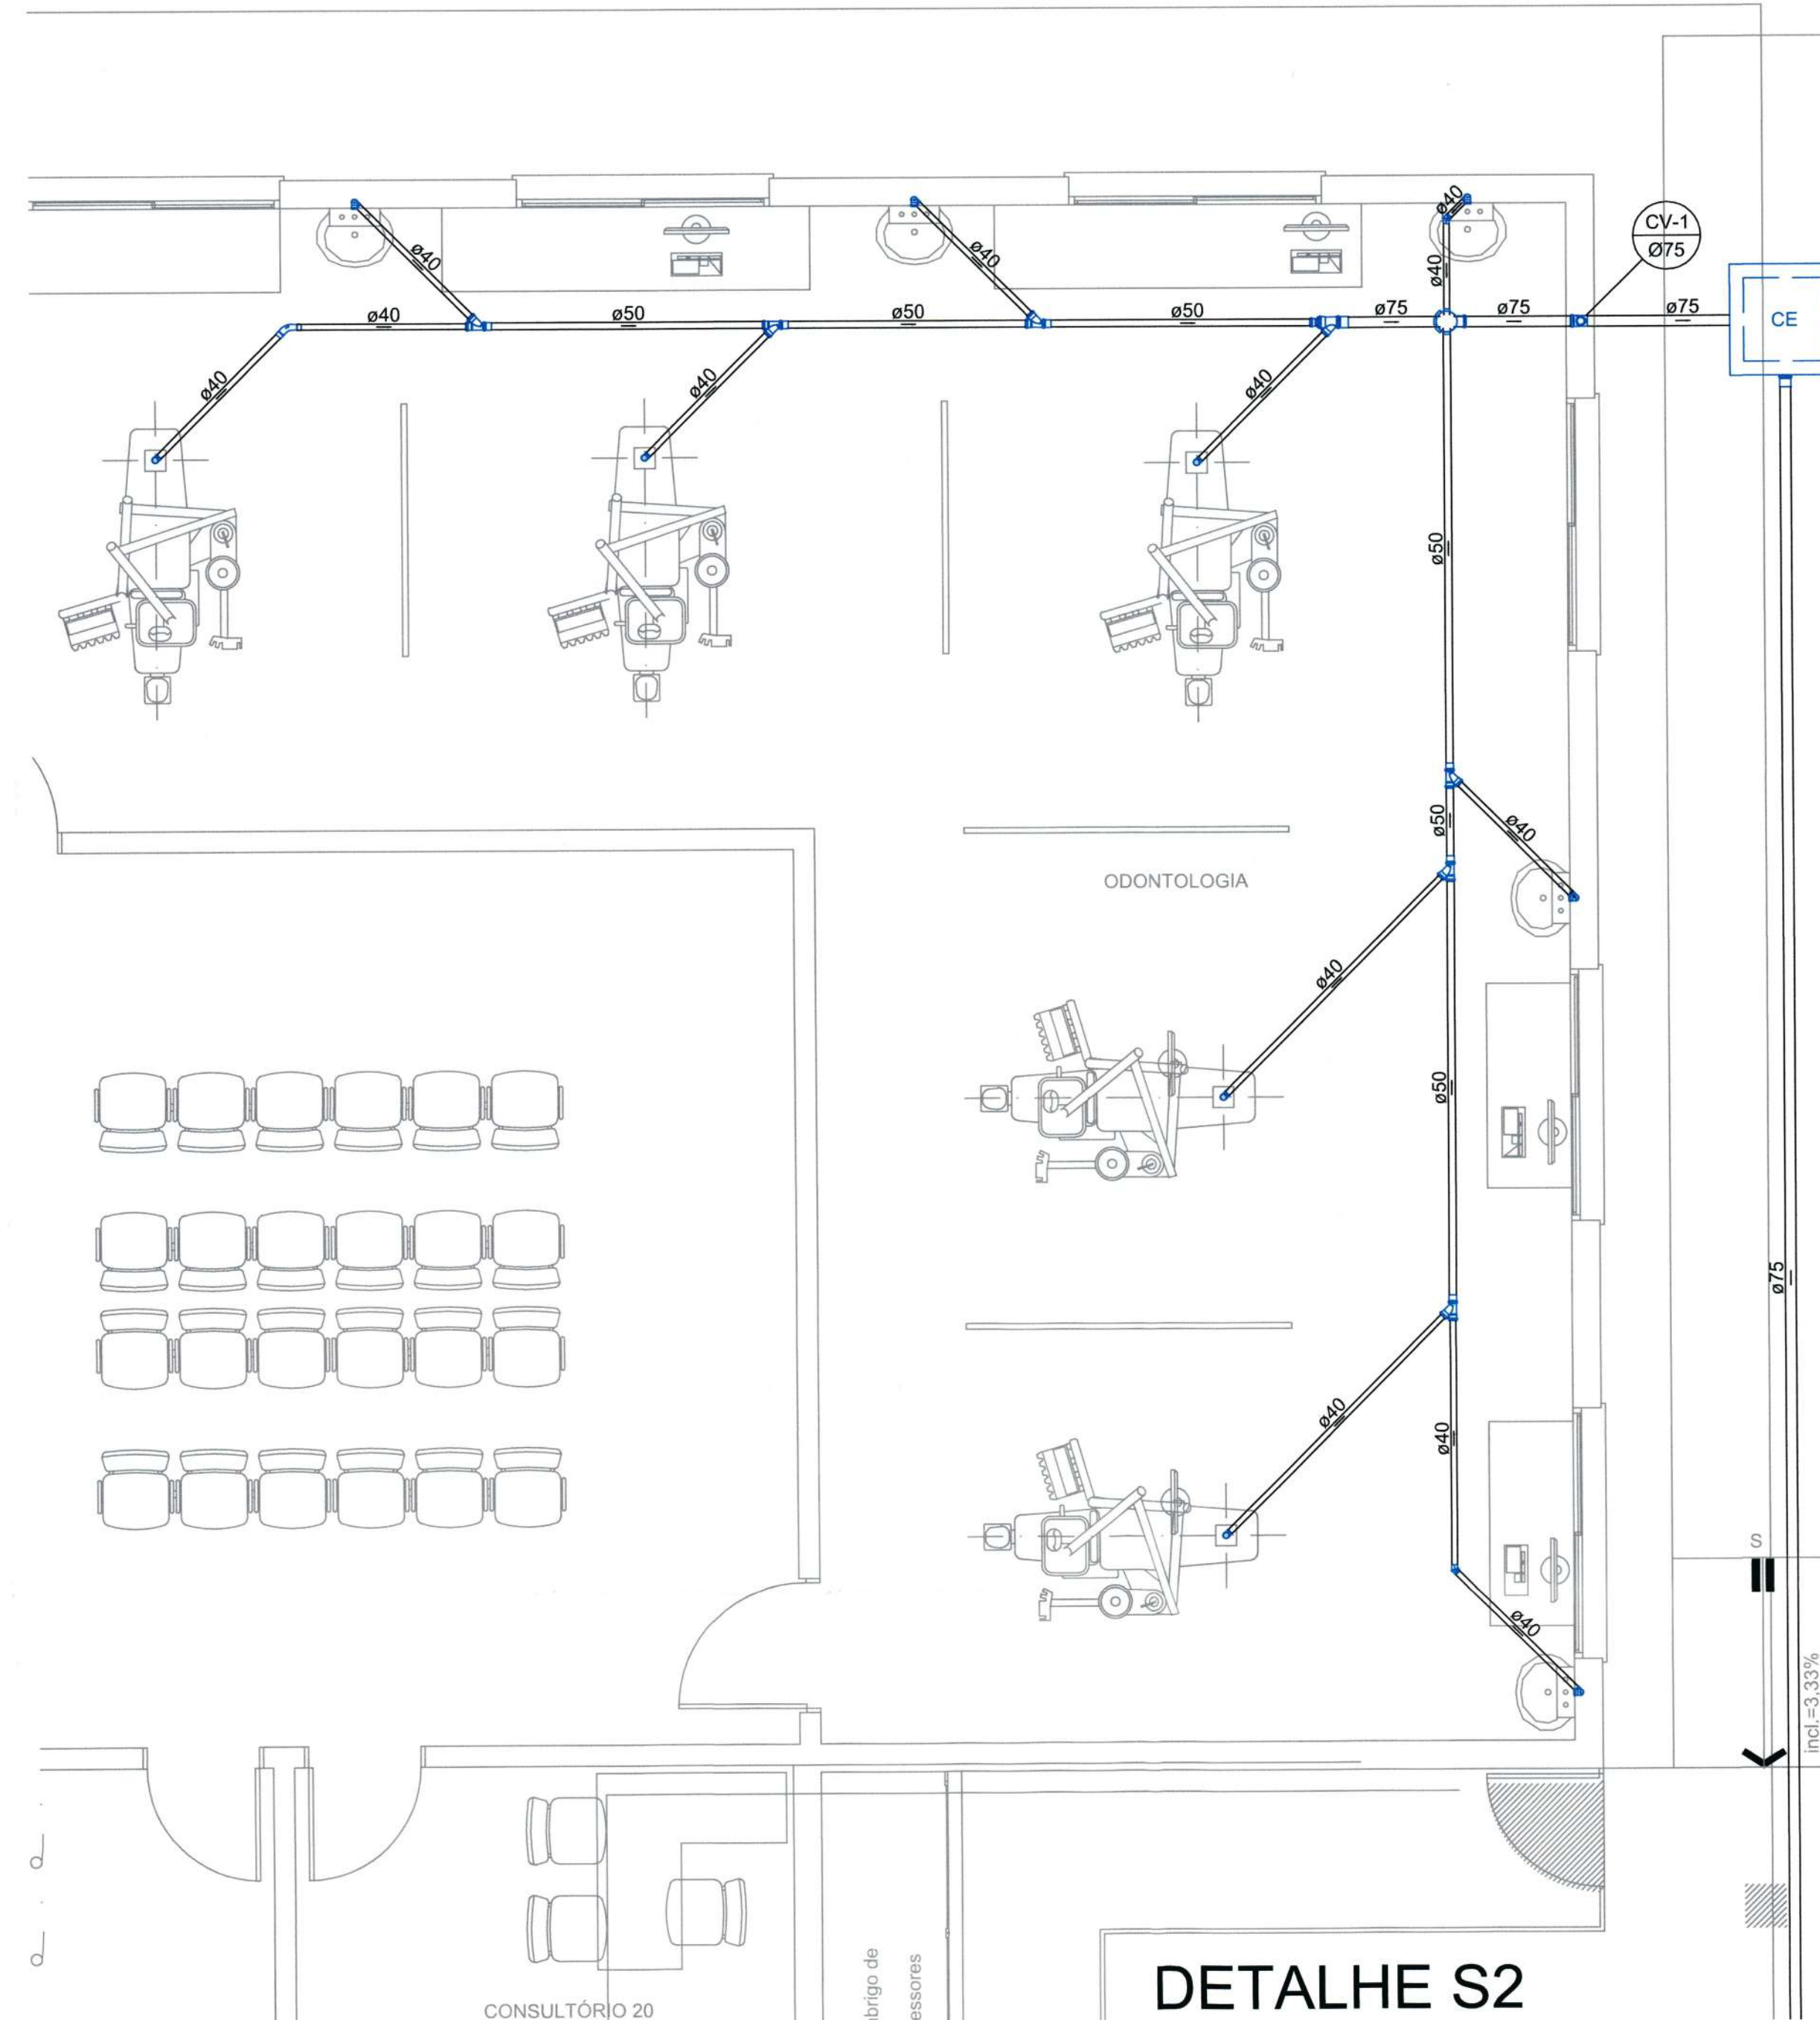


DETALHE S2

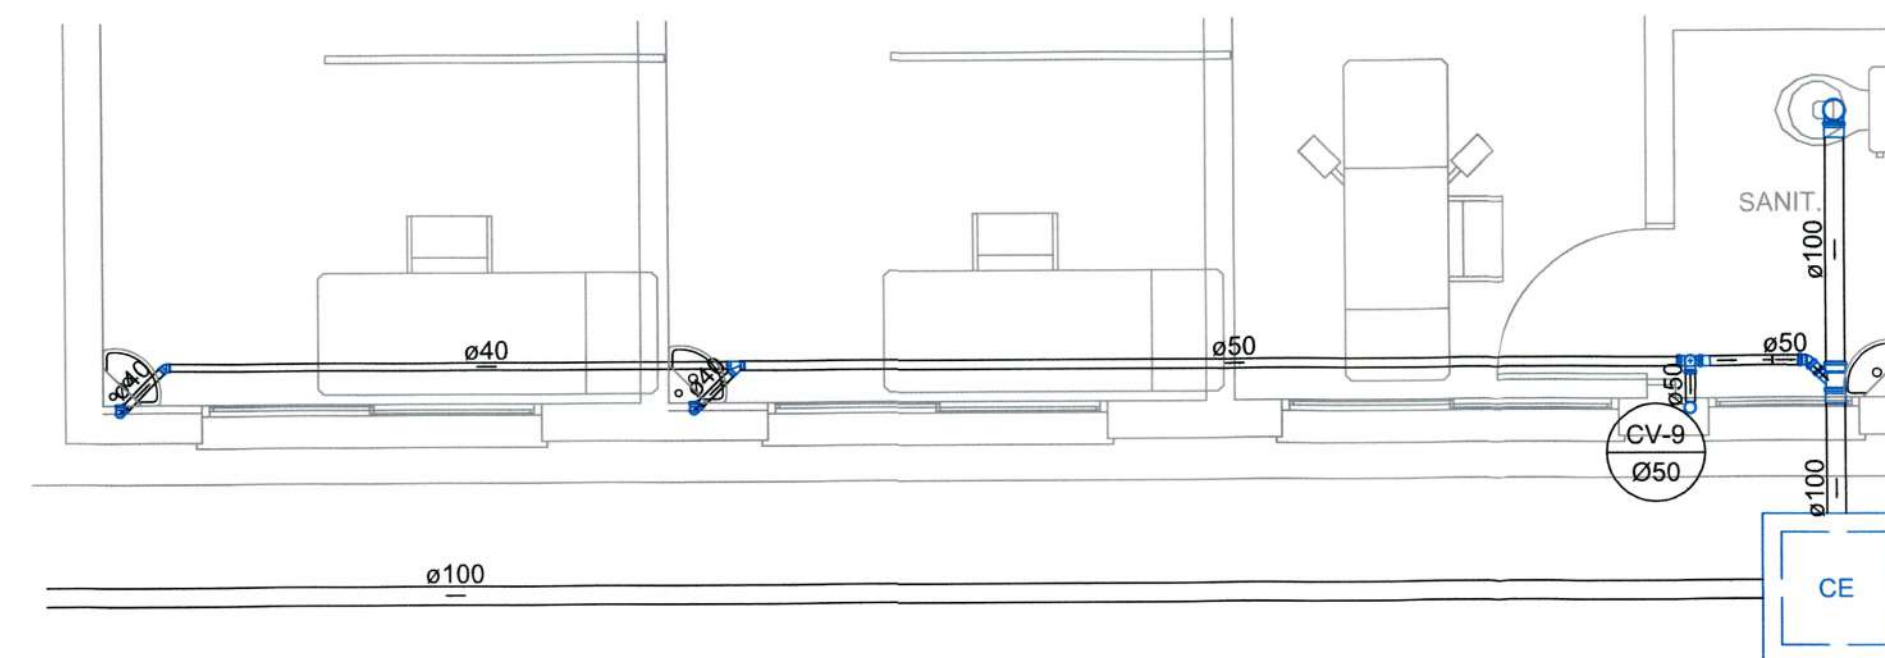

DETALHE S7

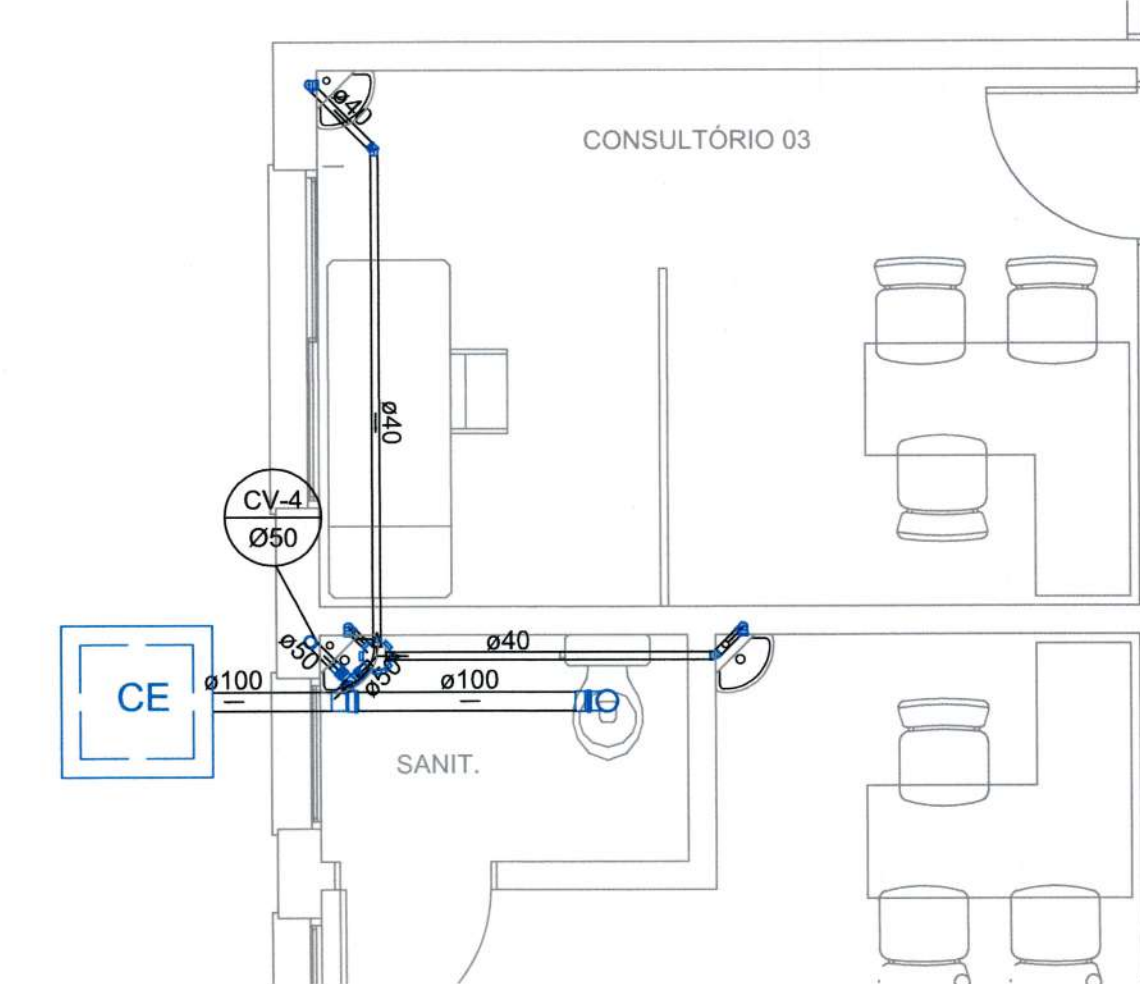

DETALHE S3

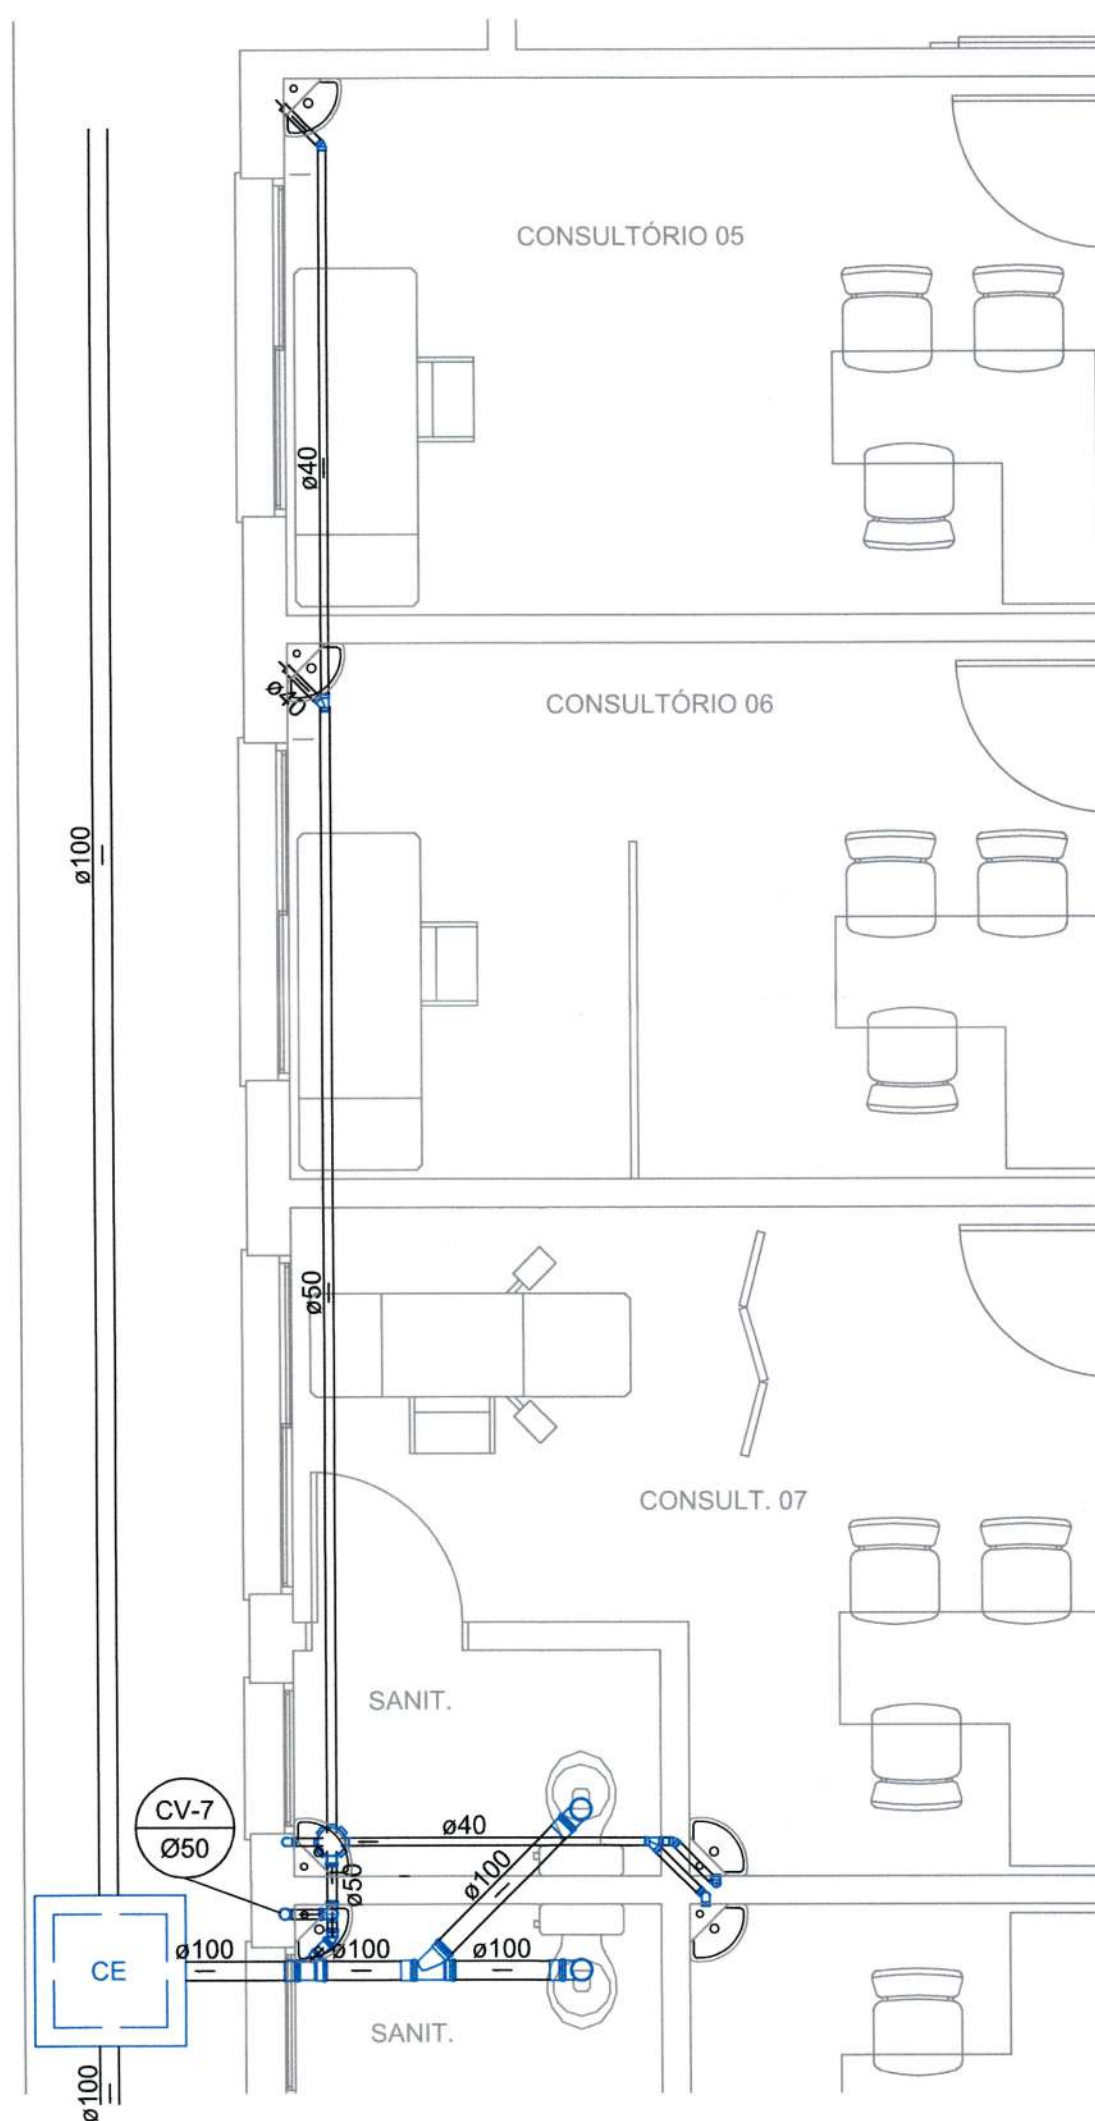

DETALHE S5 OBS.: INCLINAÇÃO MÍNIMA=1%

R1	-	-	REVISÃO CADASTRAL	-	-
R0	-	-	EMIÇÃO INICIAL	-	-
REV.	DATA	DESENHO	MODIFICAÇÃO	VERIFICAÇÃO	APROVAÇÃO




SECRETARIA DE INFRAESTRUTURA URBANA
UNIDADE DE BANCO DE PROJETOS

Projeto: **PROJETO HIDROSANITÁRIO**
UBSF JARDIM PARAISO


Conteúdo: **DETALHES SANITÁRIOS**

Autor(es): Eng. Civil Eduardo Pedrosa ara/arc 055634-0	Ass.: <i>[Signature]</i>	Código: UBP / SUBSFJPH-R0-2020
Co-Autor(es): PREFEITURA MUNICIPAL DE SÃO PAULO SECRETARIA MUNICIPAL DE INFRAESTRUTURA URBANA FABRICIO DA SILVA Diretor Executivo	Ass.: <i>[Signature]</i>	Data: abril 21
Ordenador do despesas: SES	Ass.: <i>[Signature]</i>	Número Prancha: HS 07/09
Requerente: SES	Ass.: <i>[Signature]</i>	
Escala: 1:40	Desenhista CAD: Eduardo	


Nota: Para o Código do Projeto Defina-se:
1 grupo -Secretaria, Fundação entre outros;
2 grupo -Nome do Projeto (5 letras);
3 grupo -Tipo de Projeto;
4 grupo -Revisão / Ano.
5 grupo -Número de Pranchas;
6 grupo -Conteúdo das Pranchas.

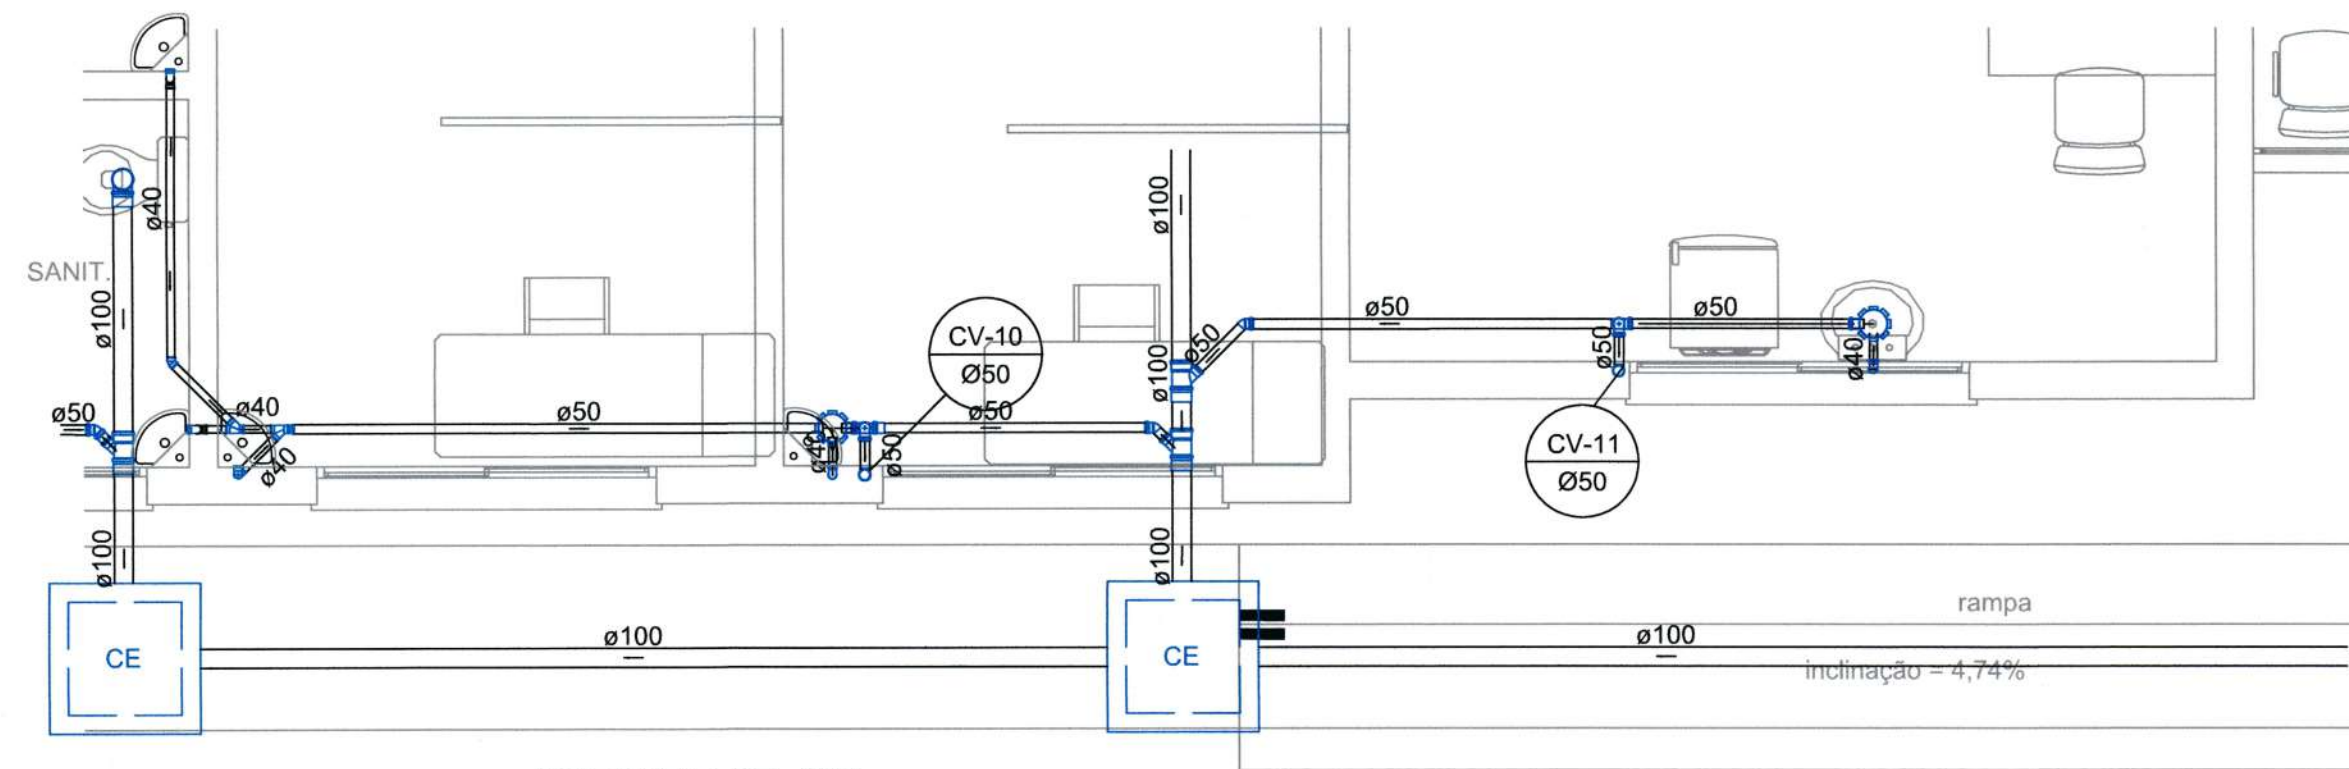


DETALHE S8

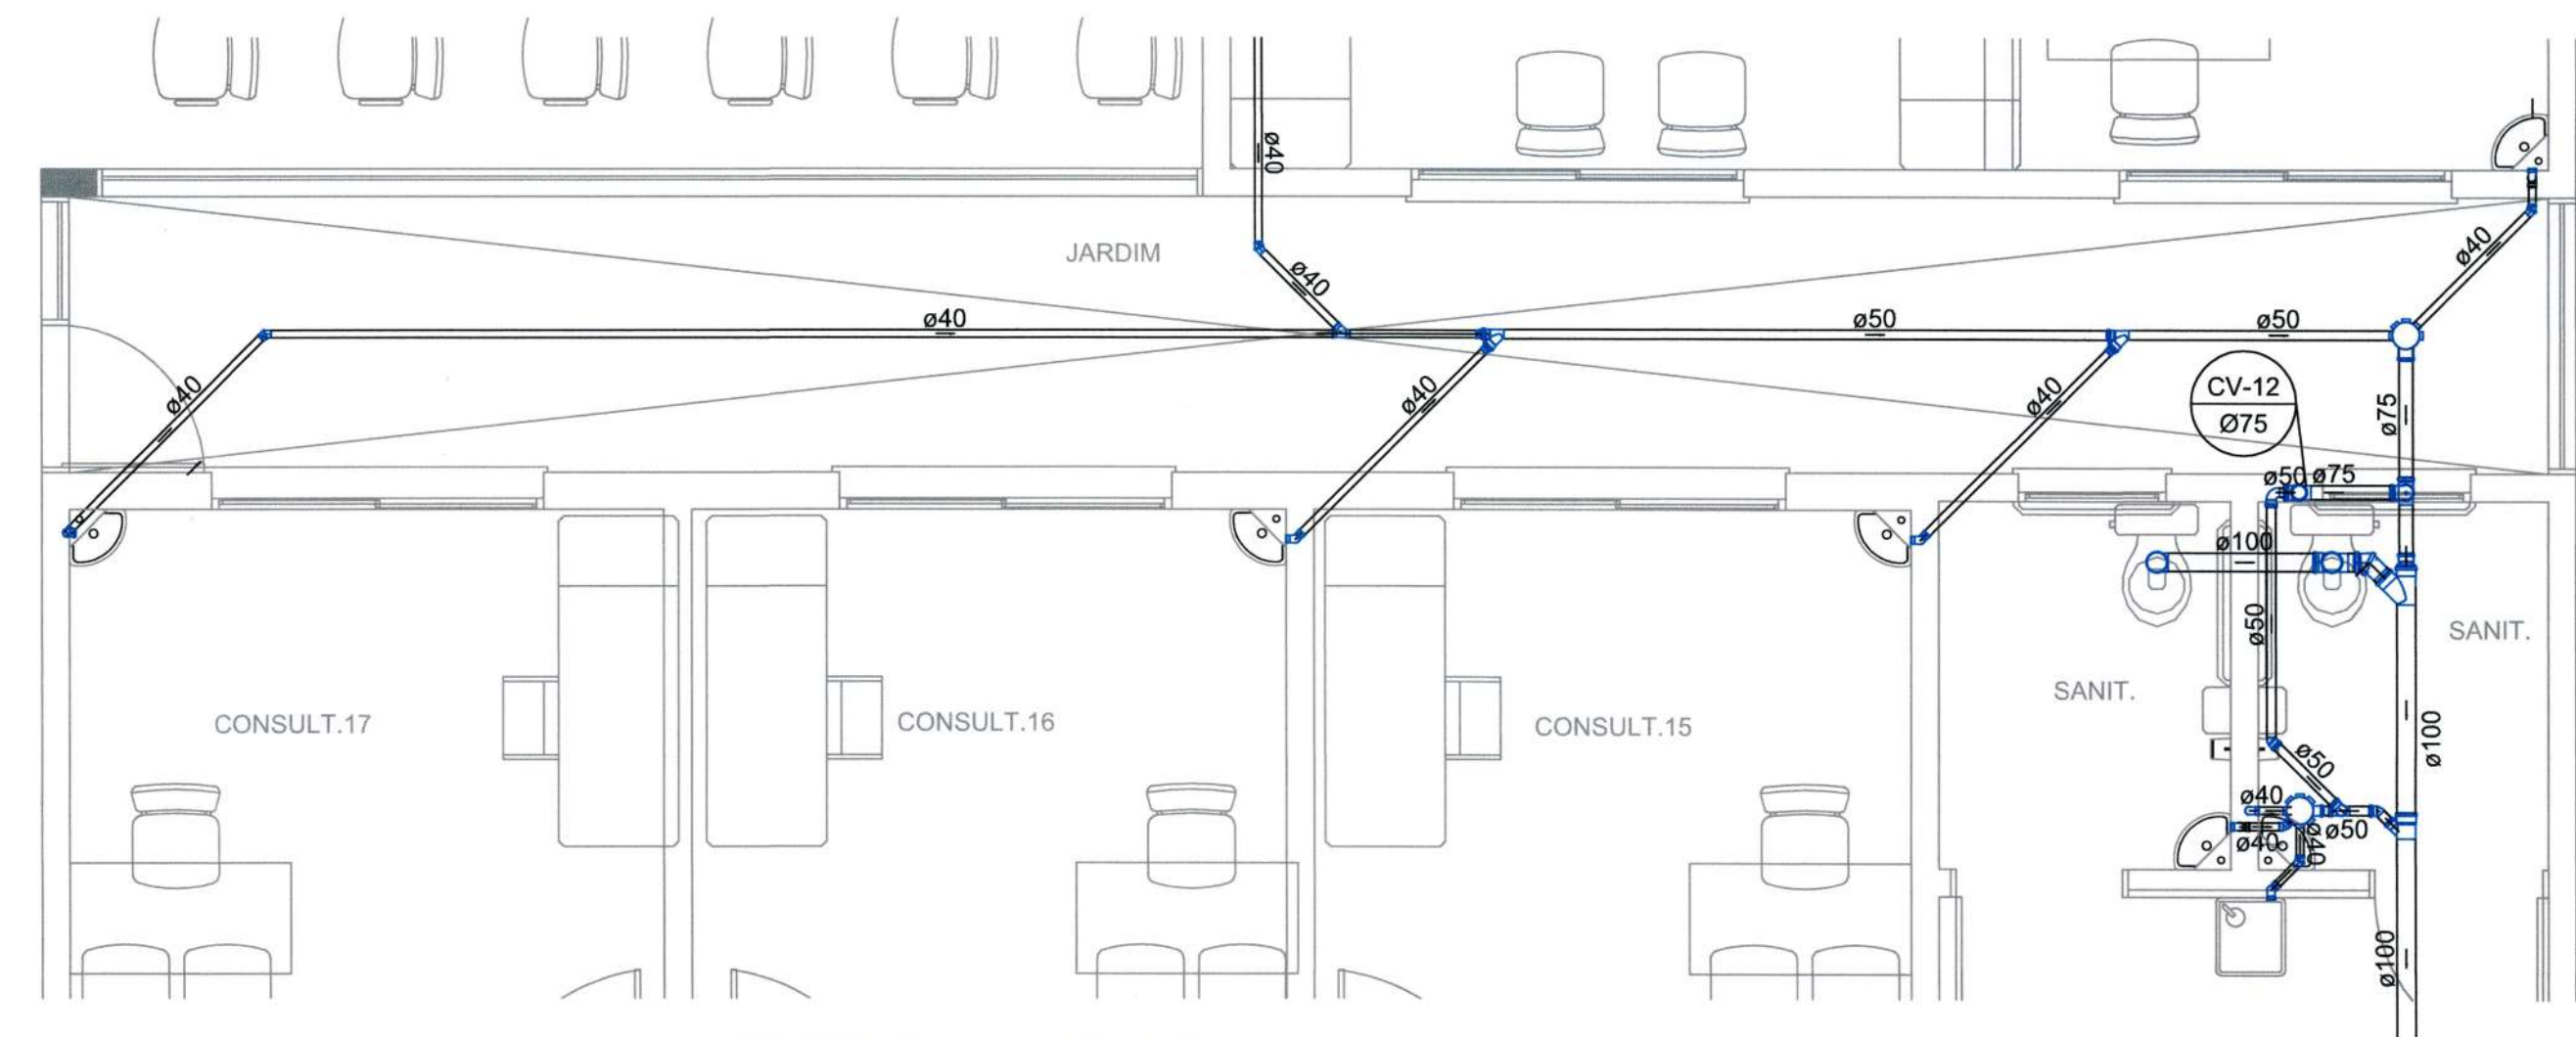


DETALHE S9

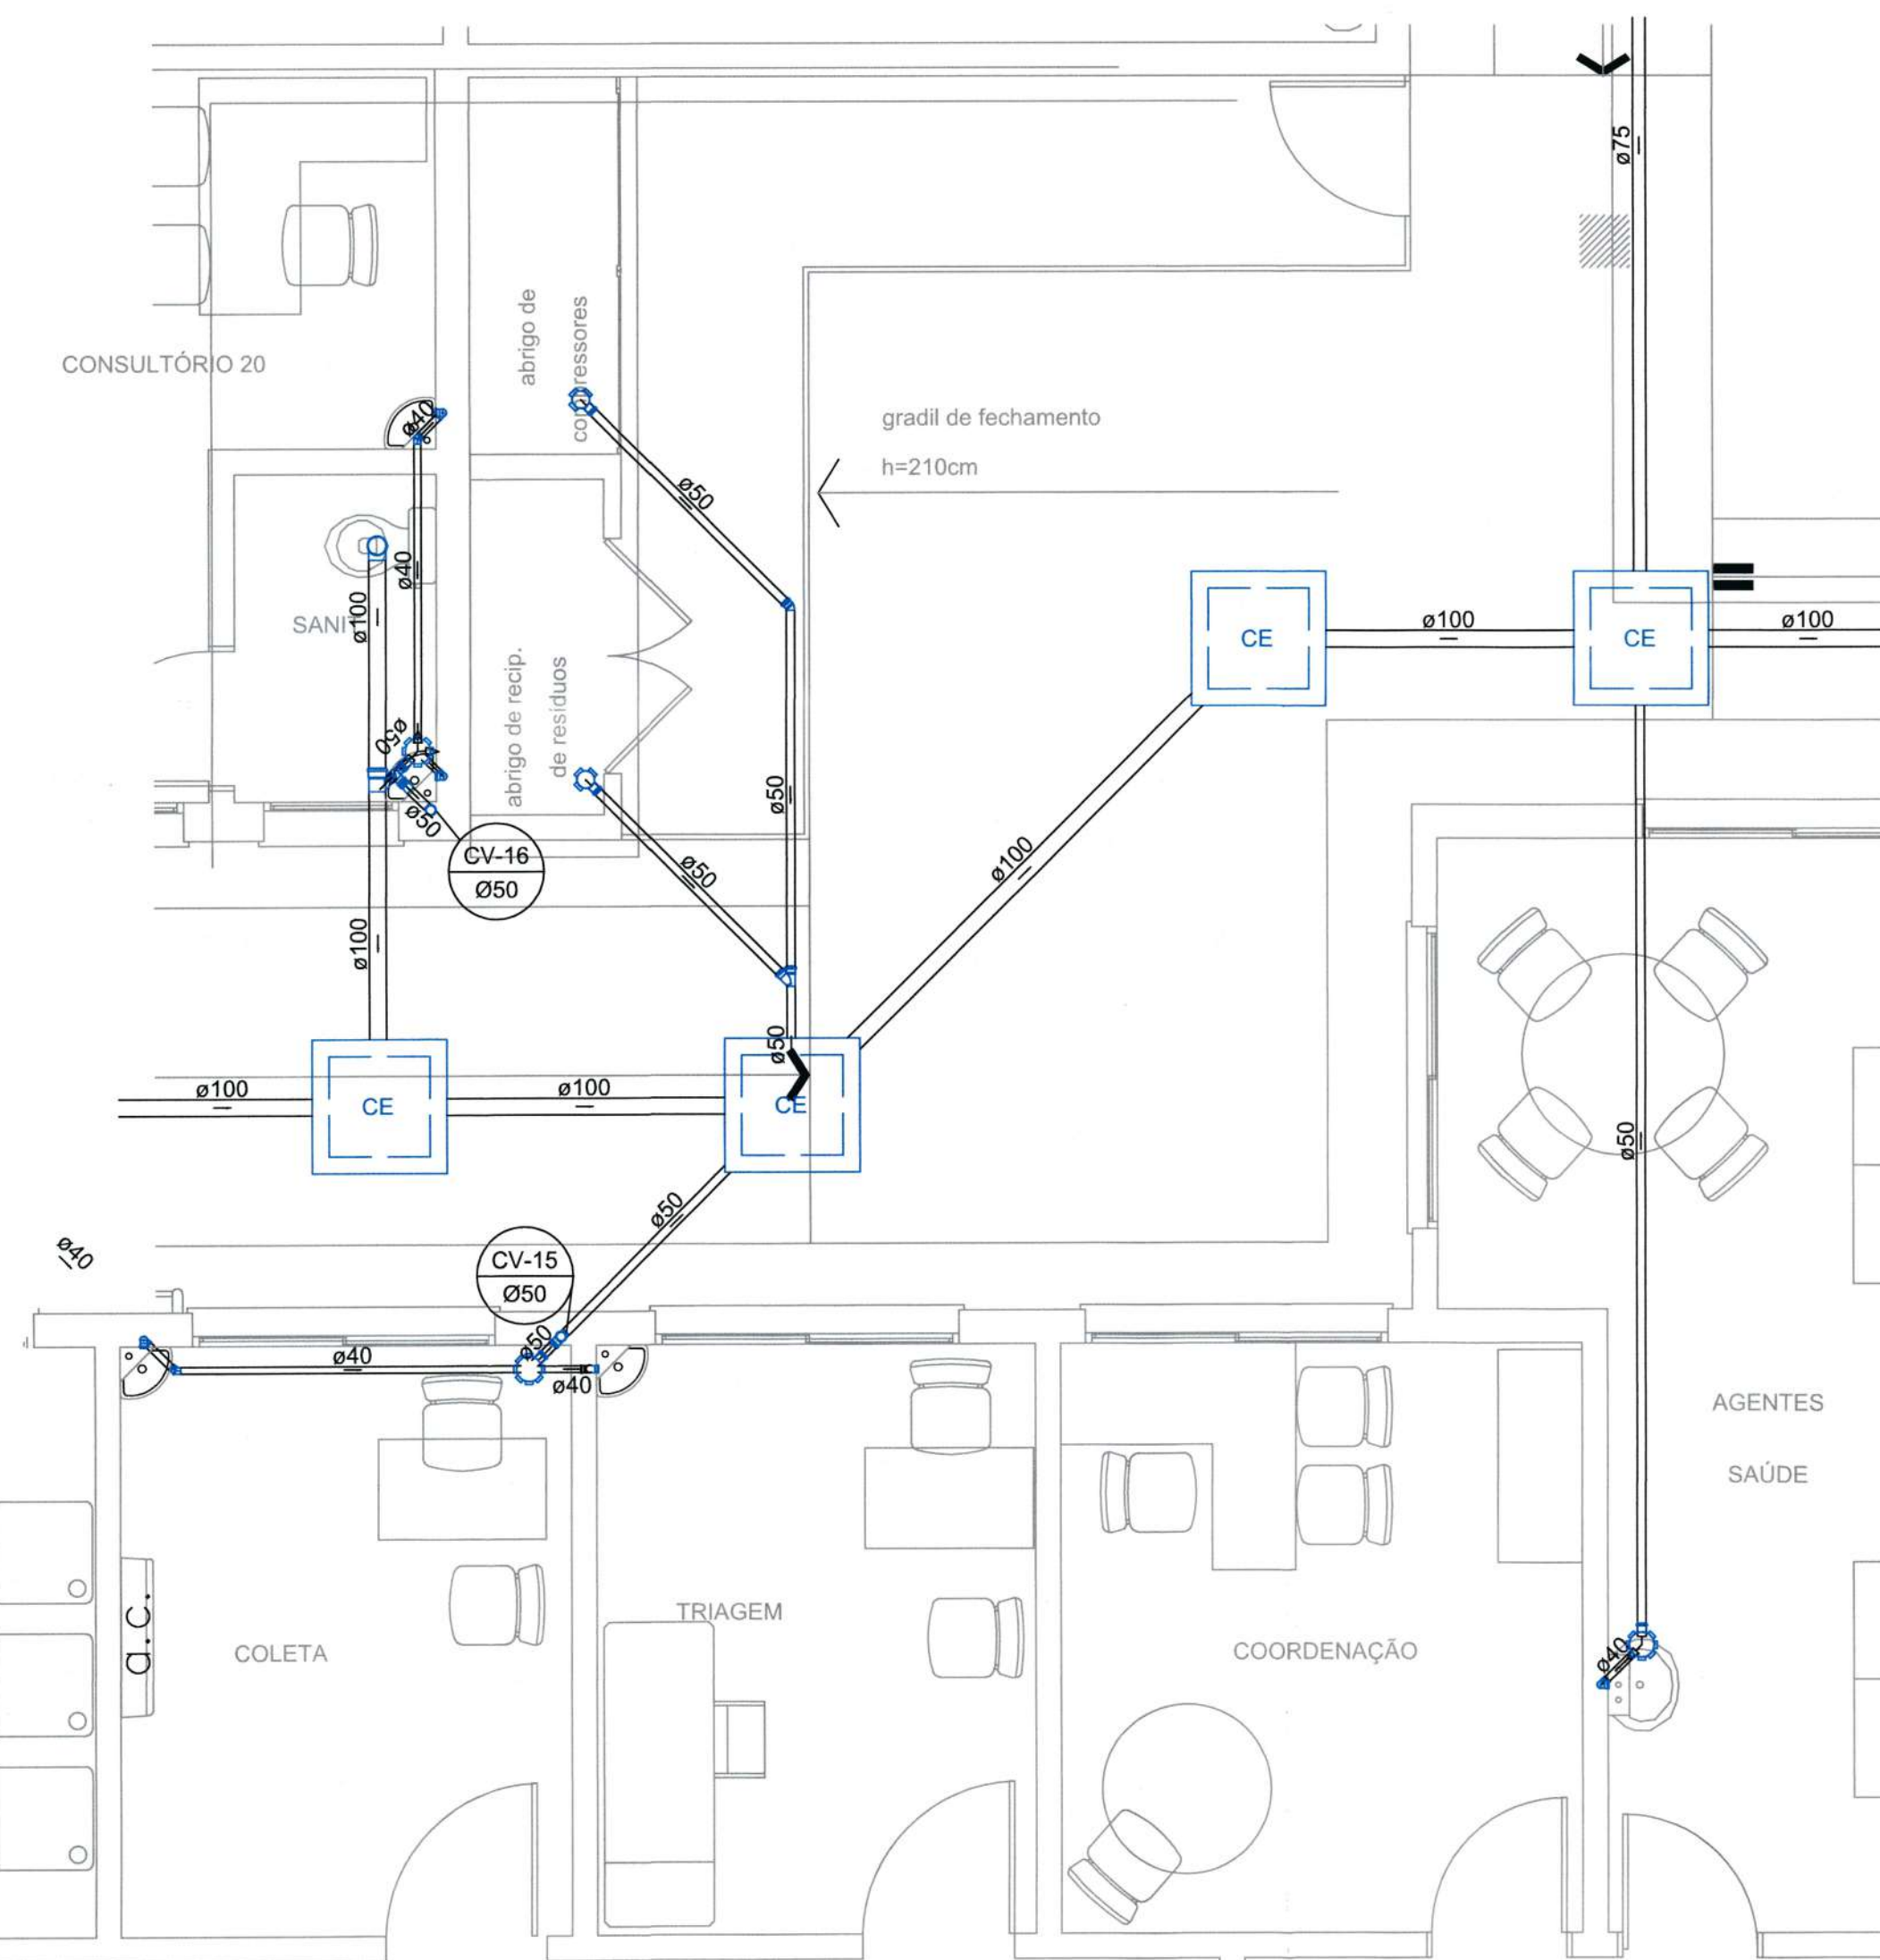


DETALHE S12

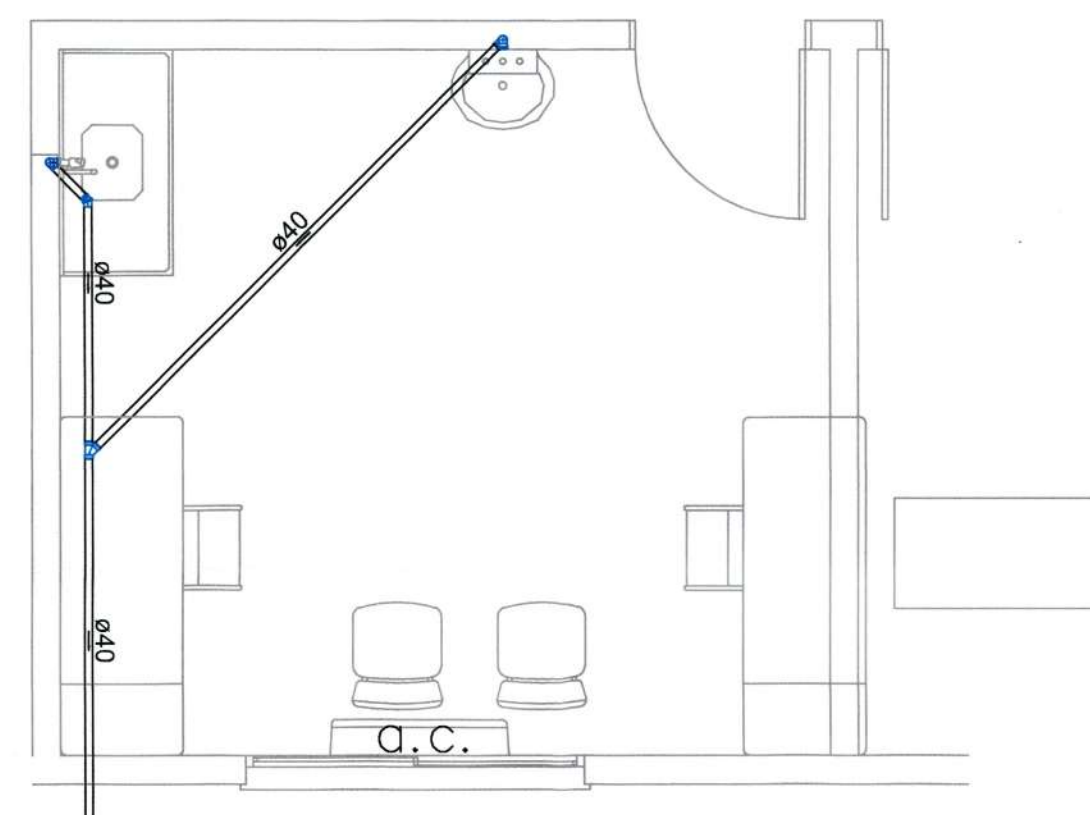

DETALHE S10



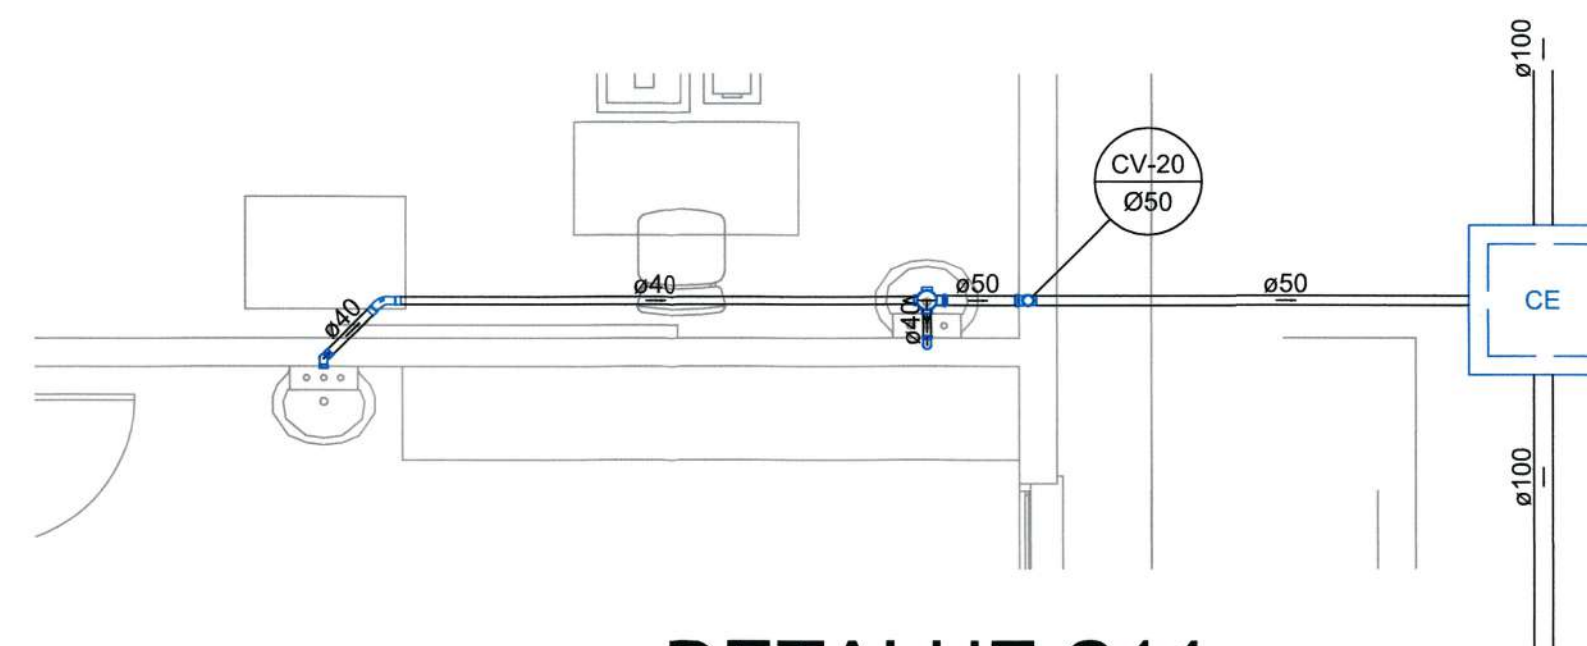



DETALHE S14

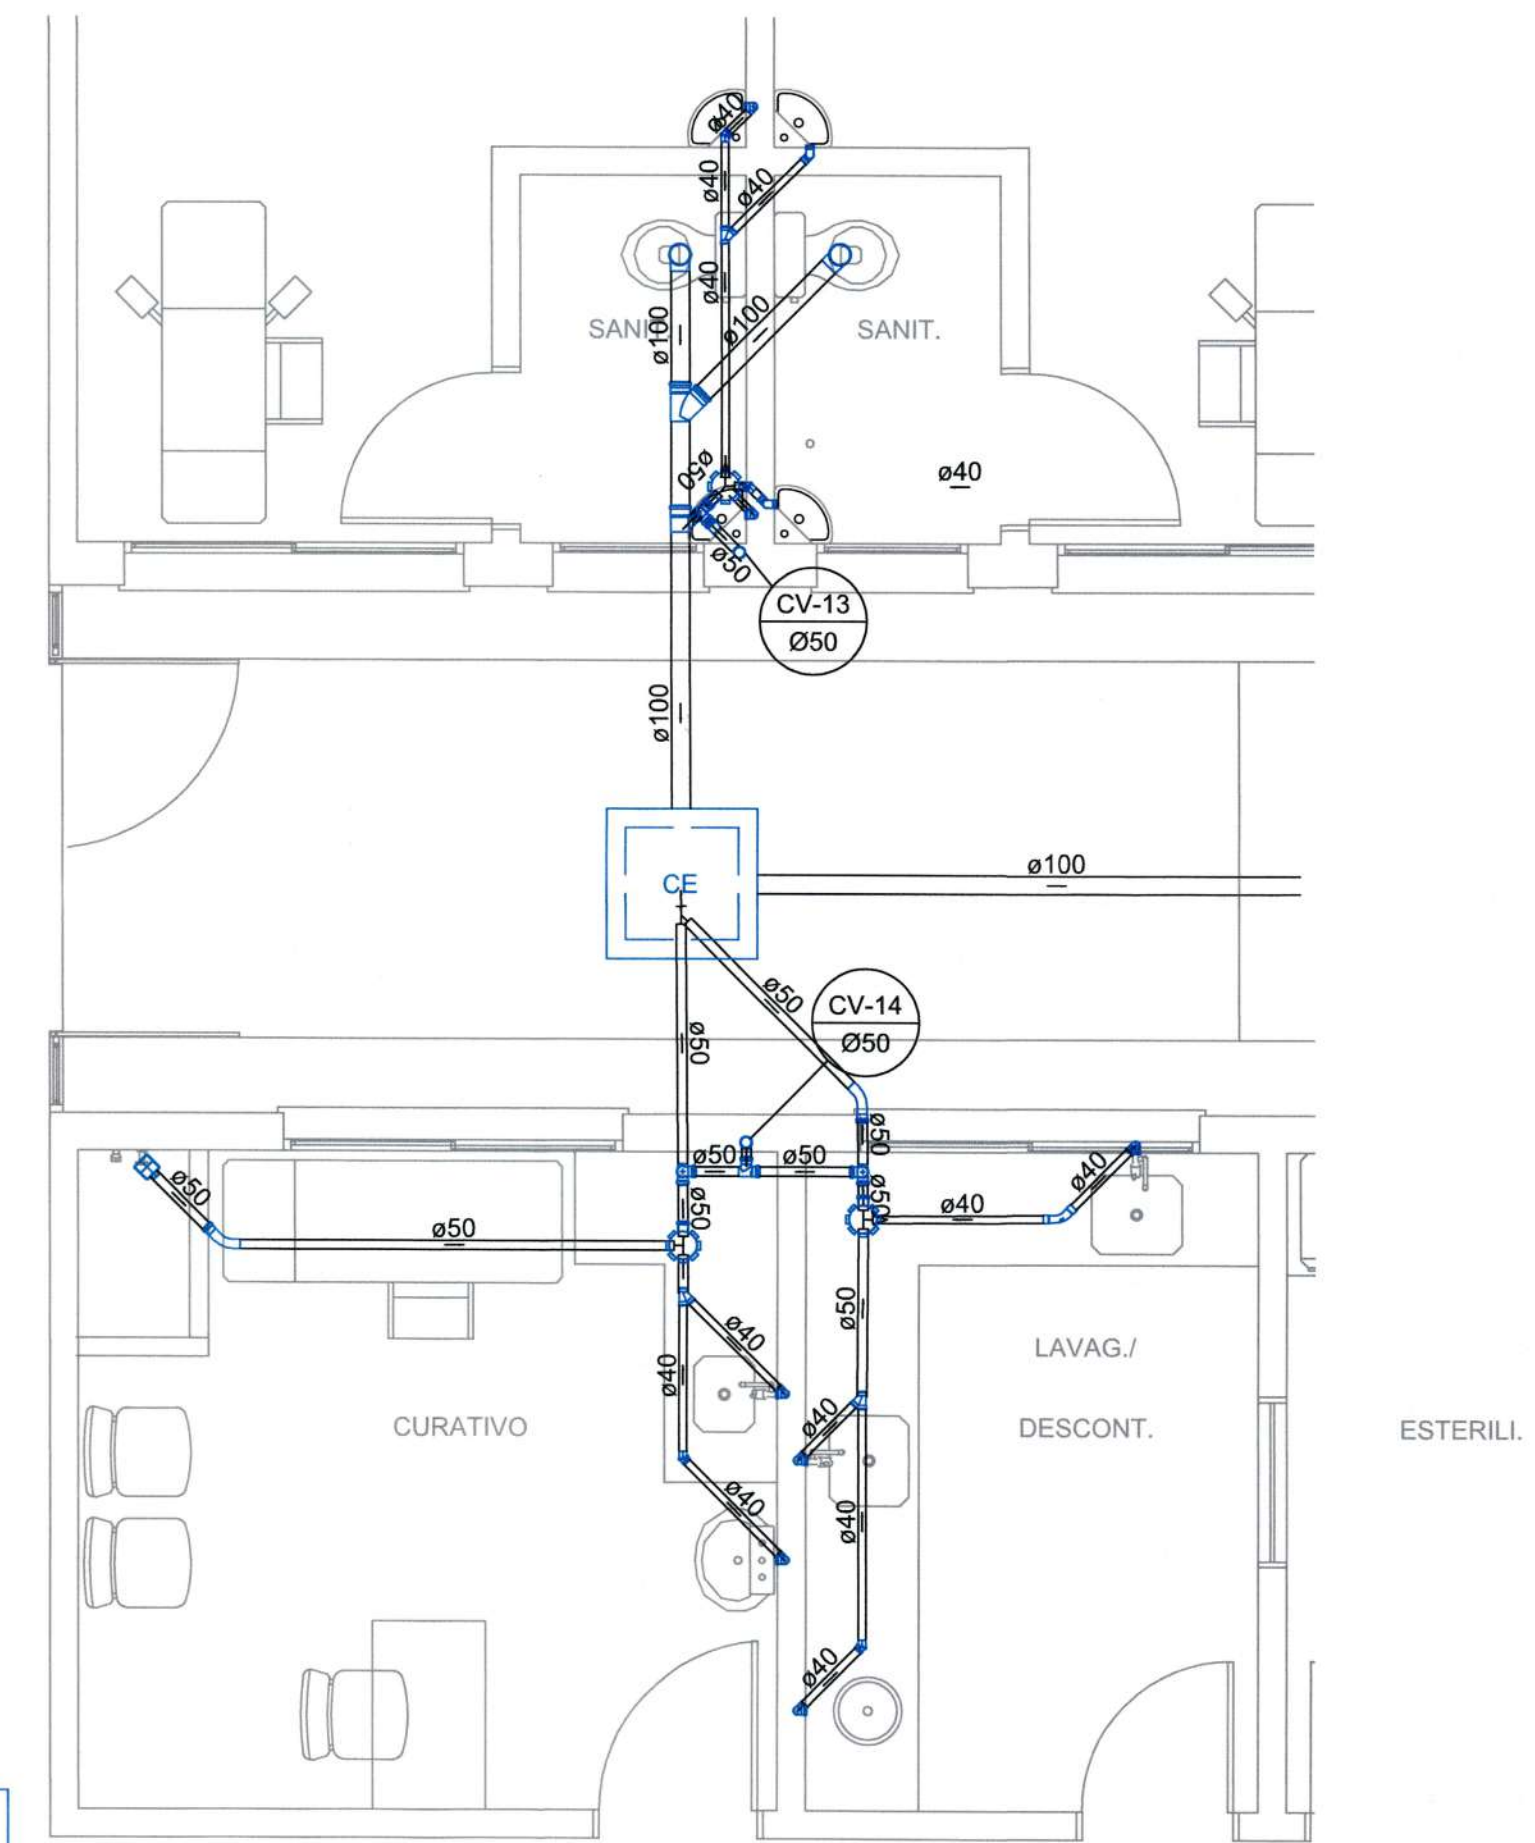


DETALHE S11

OBS.: INCLINAÇÃO MÍNIMA=1%

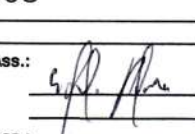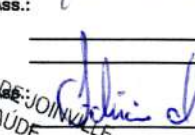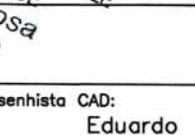
R1	-	-	REVISÃO CADASTRAL	-	-
RO	-	-	EMISSION INICIAL	-	-
REV.	DATA	DESENHO	MODIFICAÇÃO	VERIFICAÇÃO	APROVAÇÃO
					
SECRETARIA DE INFRAESTRUTURA URBANA					
UNIDADE DE BANCO DE PROJETOS					
Projeto: PROJETO HIDROSANITÁRIO					
UBSF JARDIM PARAISO					
Conteúdo: DETALHES SANITÁRIOS					
Autor(es): Eng. Cid Eduardo Pedrosa ara/ae: 055634-0			Ass.: 		
Co-Autor(es):			Ass.: 		
Ordenador do departamento: SECRETARIA MUNICIPAL DE INFRAESTRUTURA URBANA			Ass.: 		
Requerente: SES			Ass.: 		
Escala: 1:40			Desenhista CAD: Eduardo		
Código: UBP / SUBSFJPH-RO-2020			Data: abril 21		
Número Prancha: HS 08/09			Nota: Para o Código do Projeto Defina-se:		
			1 grupo - Secretaria, Fundação entre outros;		
			2 grupo - Nome do Projeto (5 letras);		
			3 grupo - Tipo do Projeto;		
			4 grupo - Revisão / Ano.		
			5 grupo - Número de Pranchas;		
			6 grupo - Conteúdo das Pranchas.		

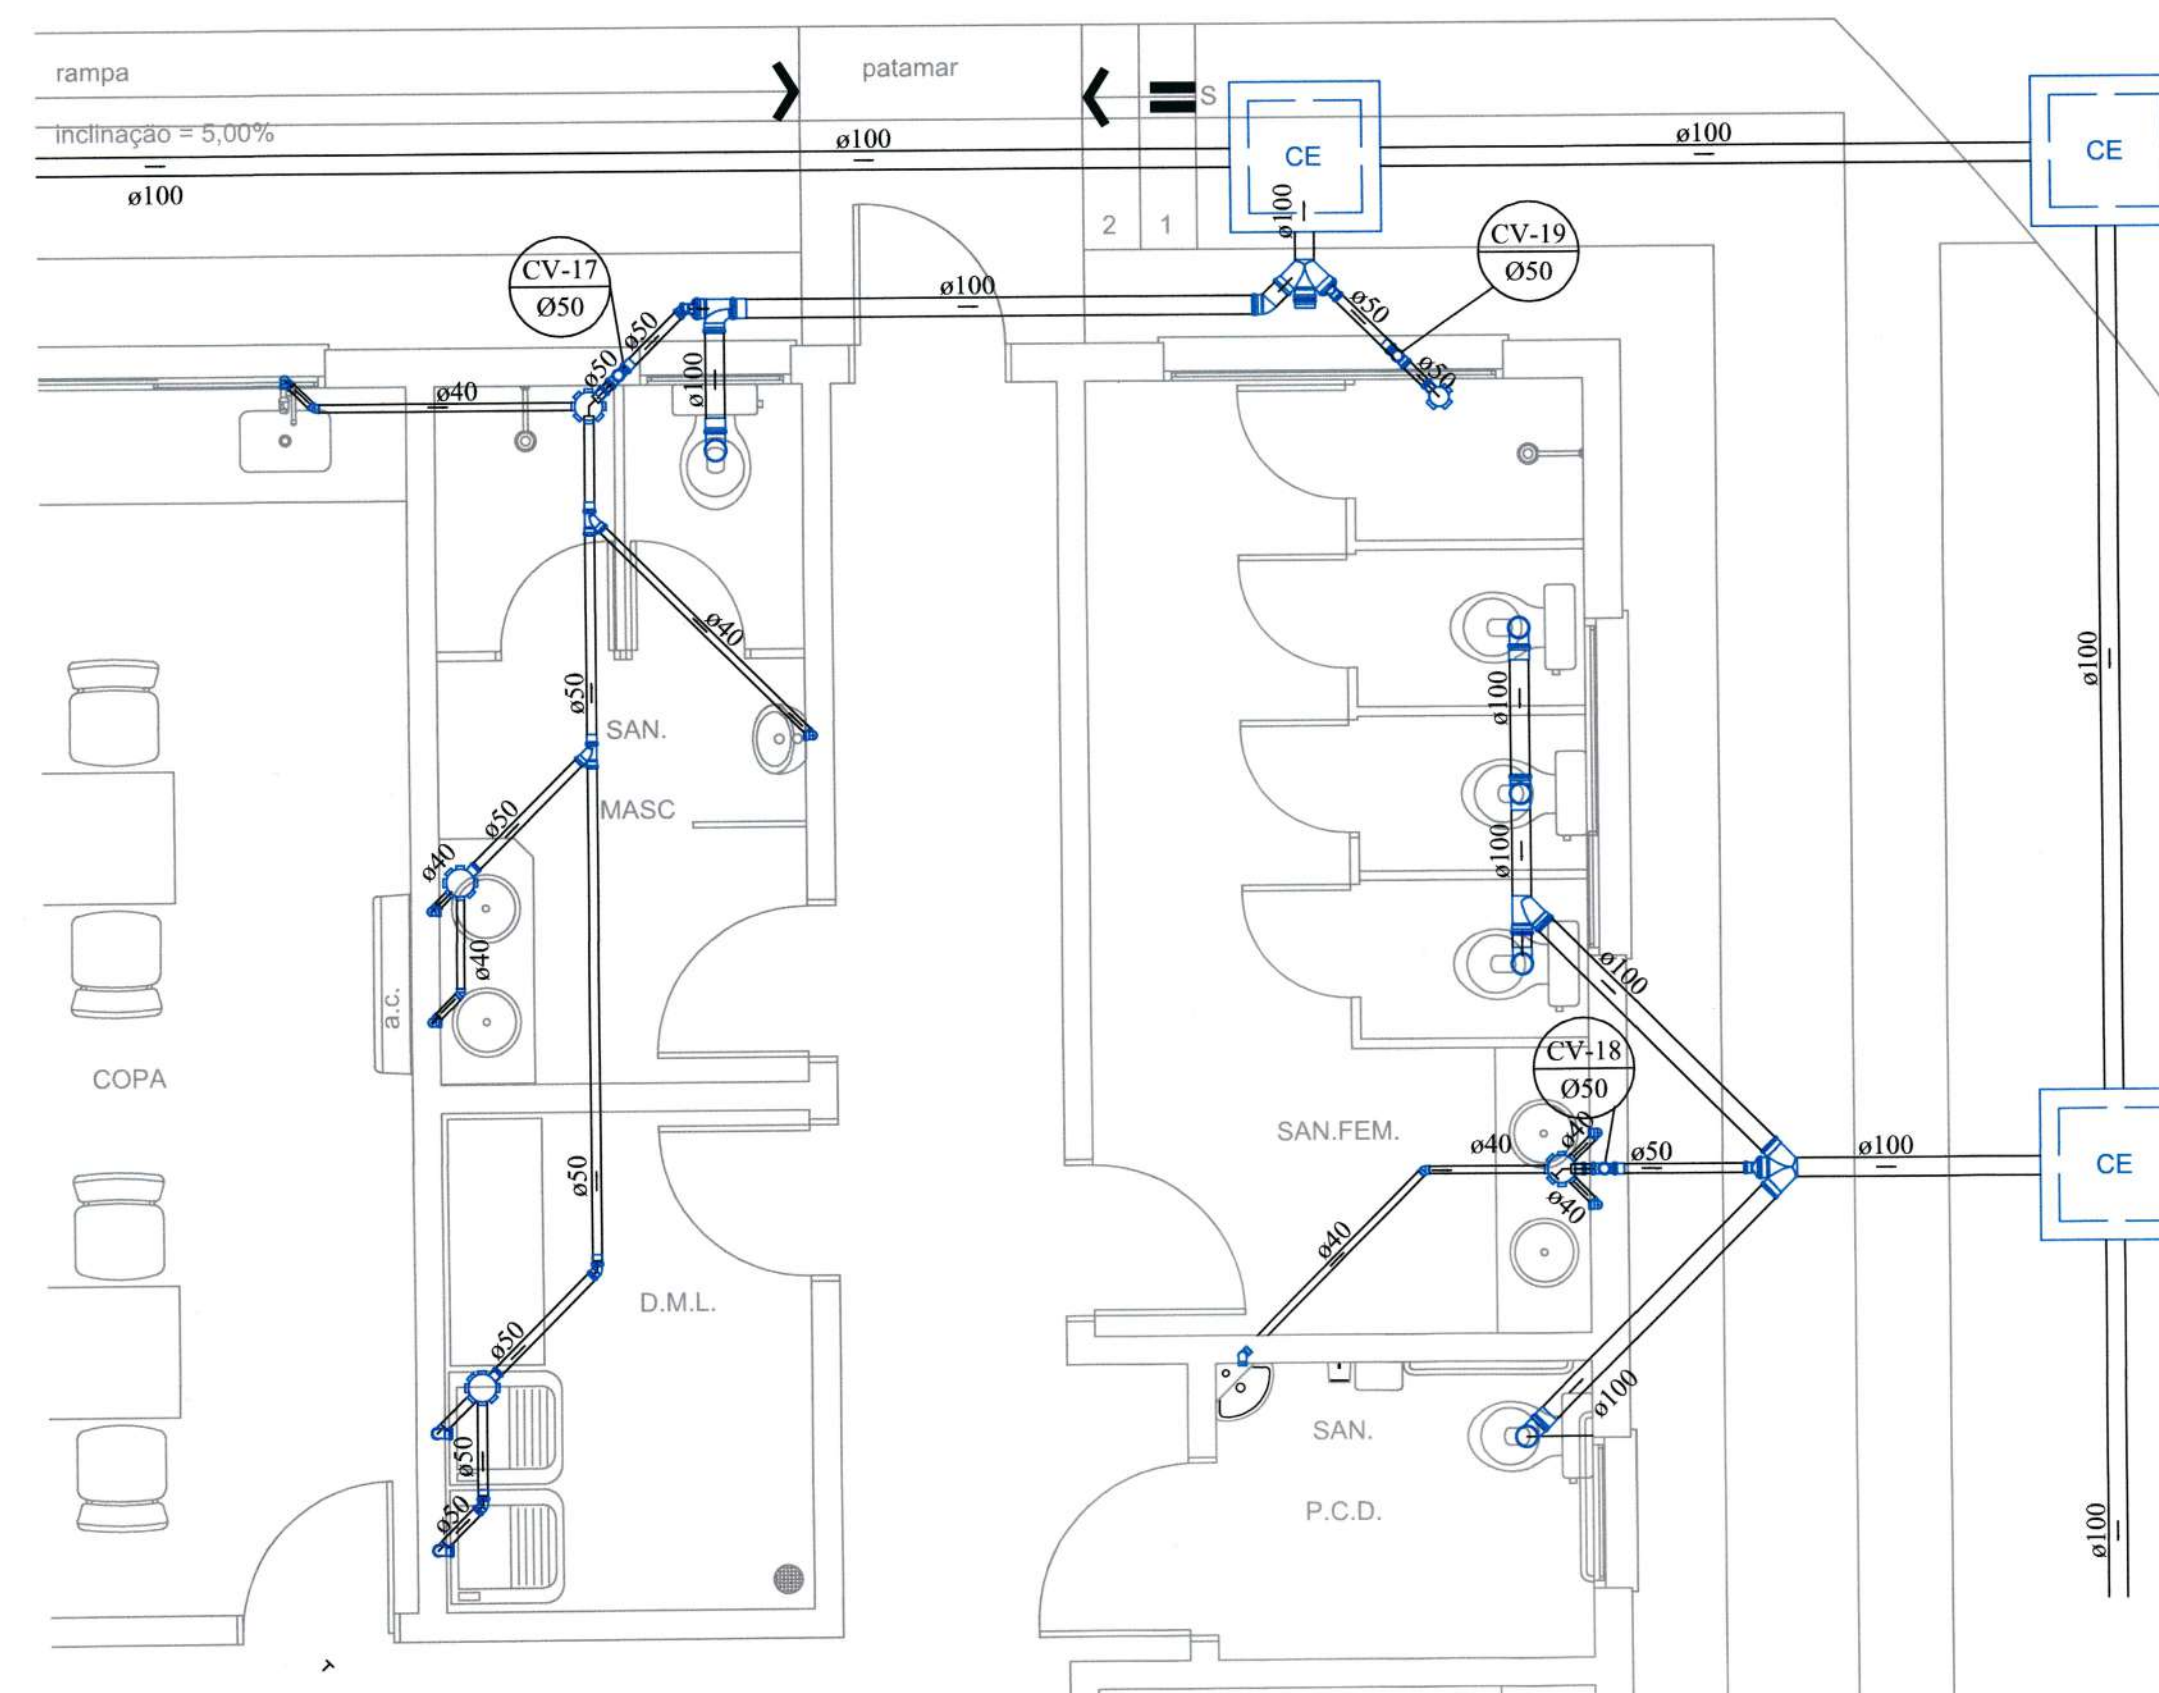


DETALHE S13

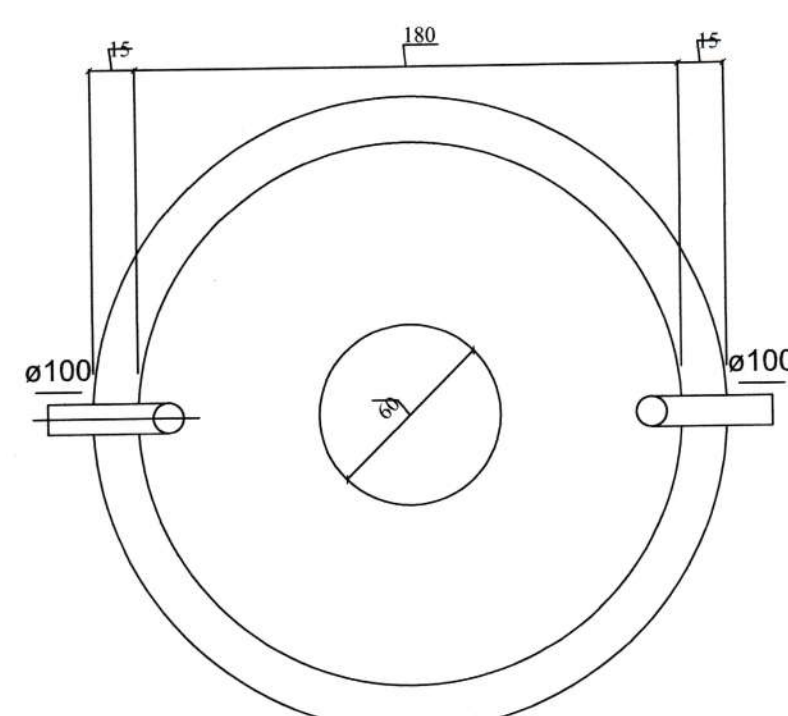


TANQUE SÉPTICO
PLANTA BAIXA - ESC. 1:25

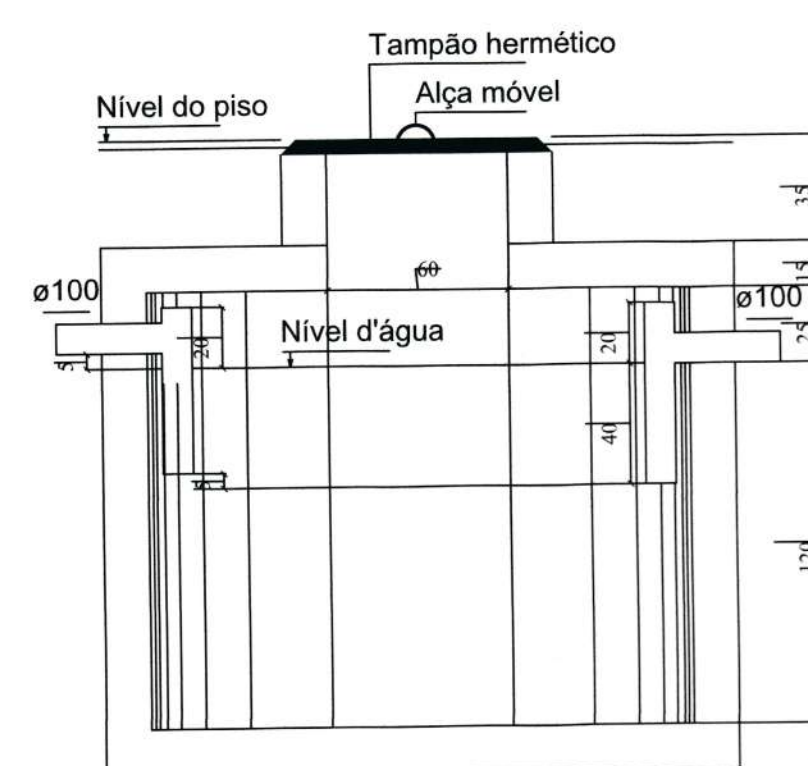


TANQUE SÉPTICO
CORTE - ESC. 1:25

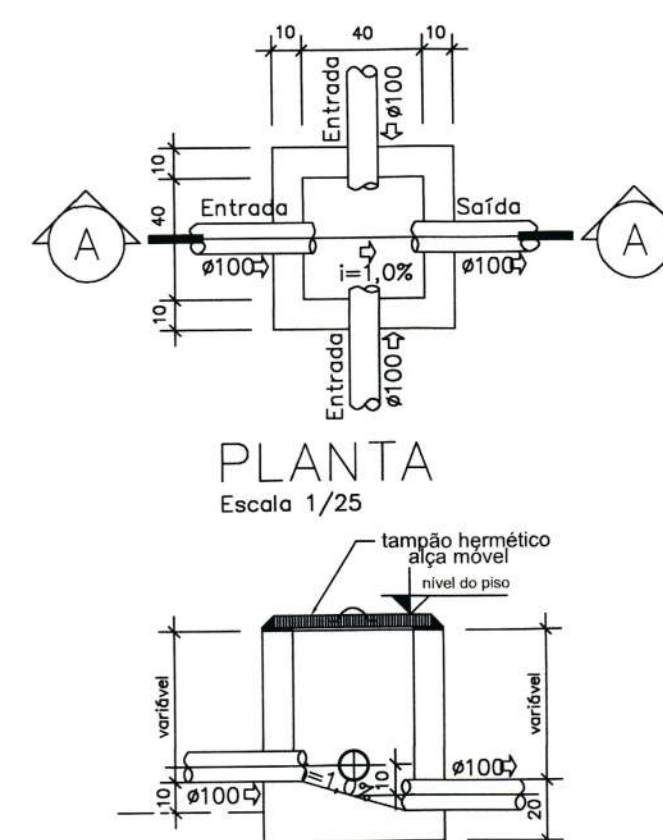


CAIXA DE INSPEÇÃO E PASSAGEM
Escala 1/20

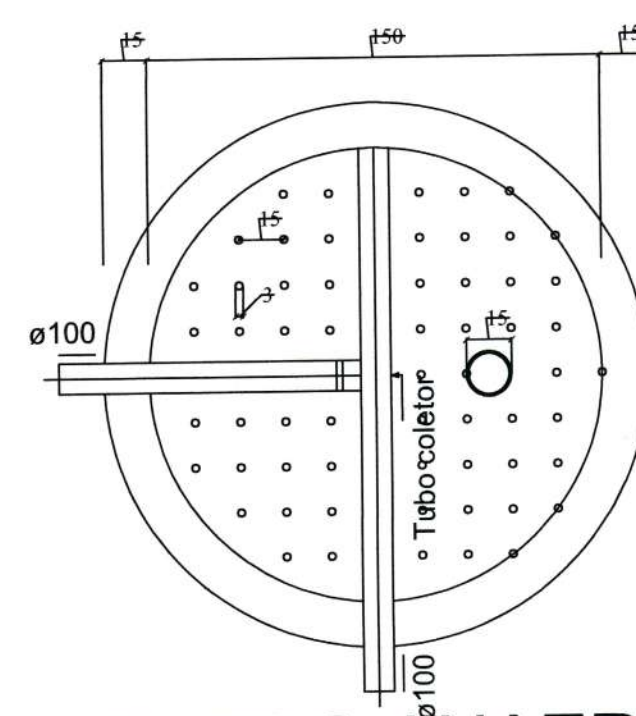


FILTRO ANAERÓBIO
PLANTA BAIXA - ESC. 1:25

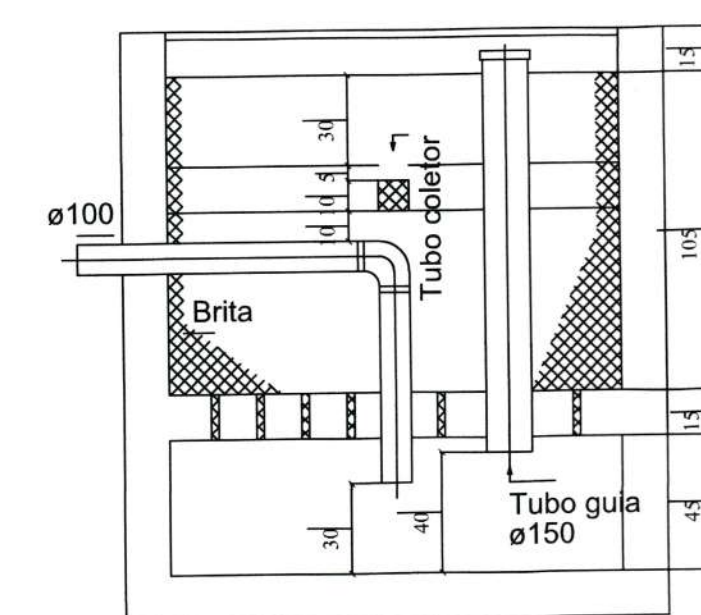

FILTRO ANAERÓBIO
CORTE - ESC. 1:25

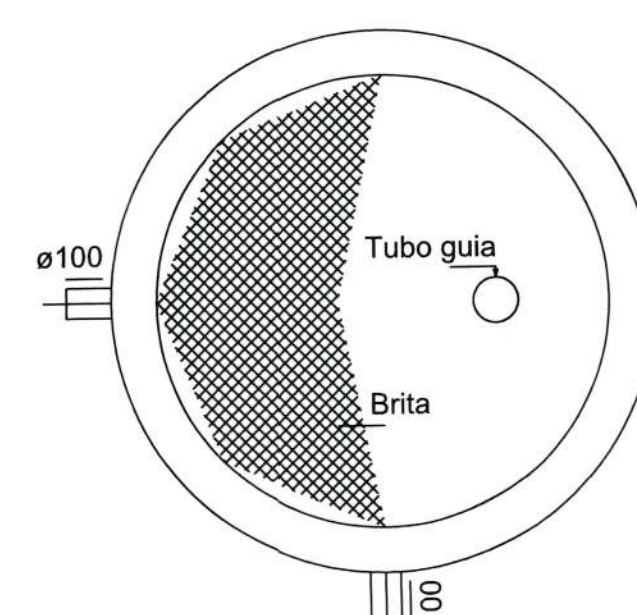

FILTRO ANAERÓBIO
PLANTA BAIXA - ESC. 1:25




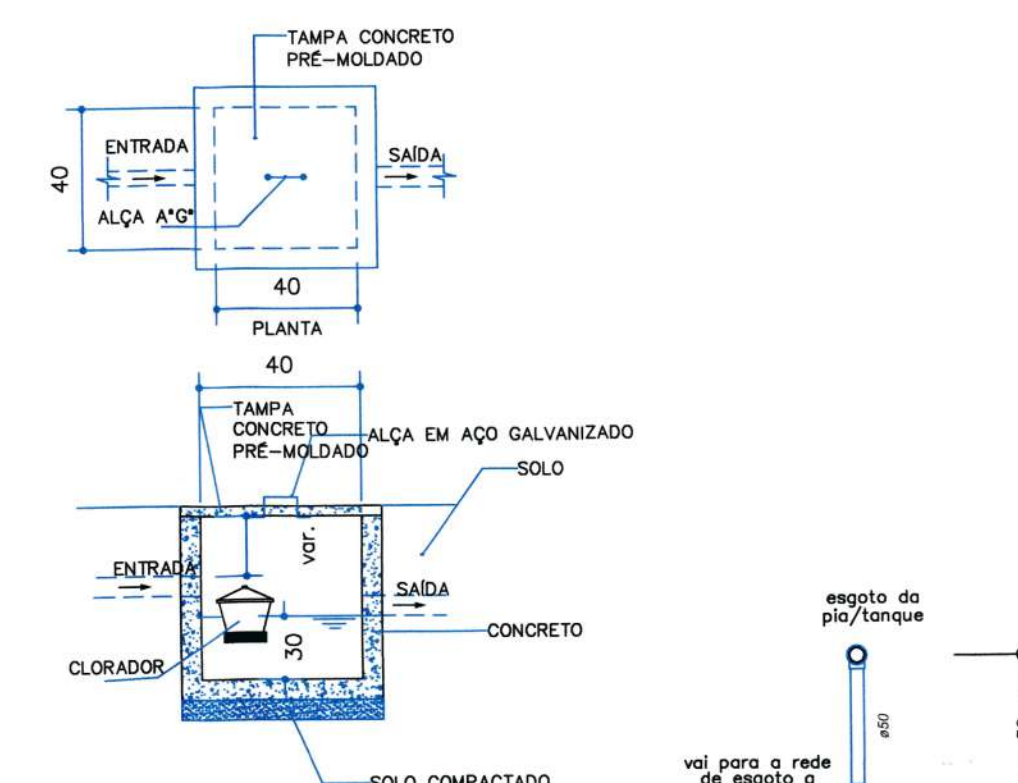


DETALHE CLORADOR
ESC. 1/25



DETALHE ESGOTO
Escala 1/25

    OBS.: INCLINAÇÃO MÍNIMA=1%

R1	-	-	REVISÃO CADASTRAL	-	-
R0	-	-	EMIÇÃO INICIAL	-	-
REV.	DATA	DESENHO	MODIFICAÇÃO	VERIFICAÇÃO	APROVAÇÃO
 SECRETARIA DE INFRAESTRUTURA URBANA UNIDADE DE BANCO DE PROJETOS					
Projeto: PROJETO HIDROSANITÁRIO UBSF JARDIM PARAÍSO					
Conteúdo: DETALHES SANITÁRIOS					
Autor(es): Eng. Civil Eduardo Pedrosa ara/055834-0			Ass.: 		
Co-Autor(es): PREFEITURA MUNICIPAL DE SÃO PAULO SECRETARIA DE INFRAESTRUTURA URBANA DIRETORIA DE PROJETOS Diretor Executivo Matrícula 41277			Ass.: 		
Ordenador da despesa: SES			Ass.: 		
Requerente: SES			Ass.: 		
Escala: 1:40			Desenhista CAD: Eduardo		
Código: UBP / SUBSFUPH-R0-2020			Data: abril 21		
Número Prancha: HS 09/09			Nota: Para o Código do Projeto Defina-se: 1 grupo - Secretaria, Fundação entre outros; 2 grupo - Nome do Projeto (5 letras); 3 grupo - Tipo de Projeto; 4 grupo - Revisão / Ano; 5 grupo - Número de Pranchas; 6 grupo - Conteúdo das Pranchas.		