




Implantação e Planta Baixa
Escala 1/100

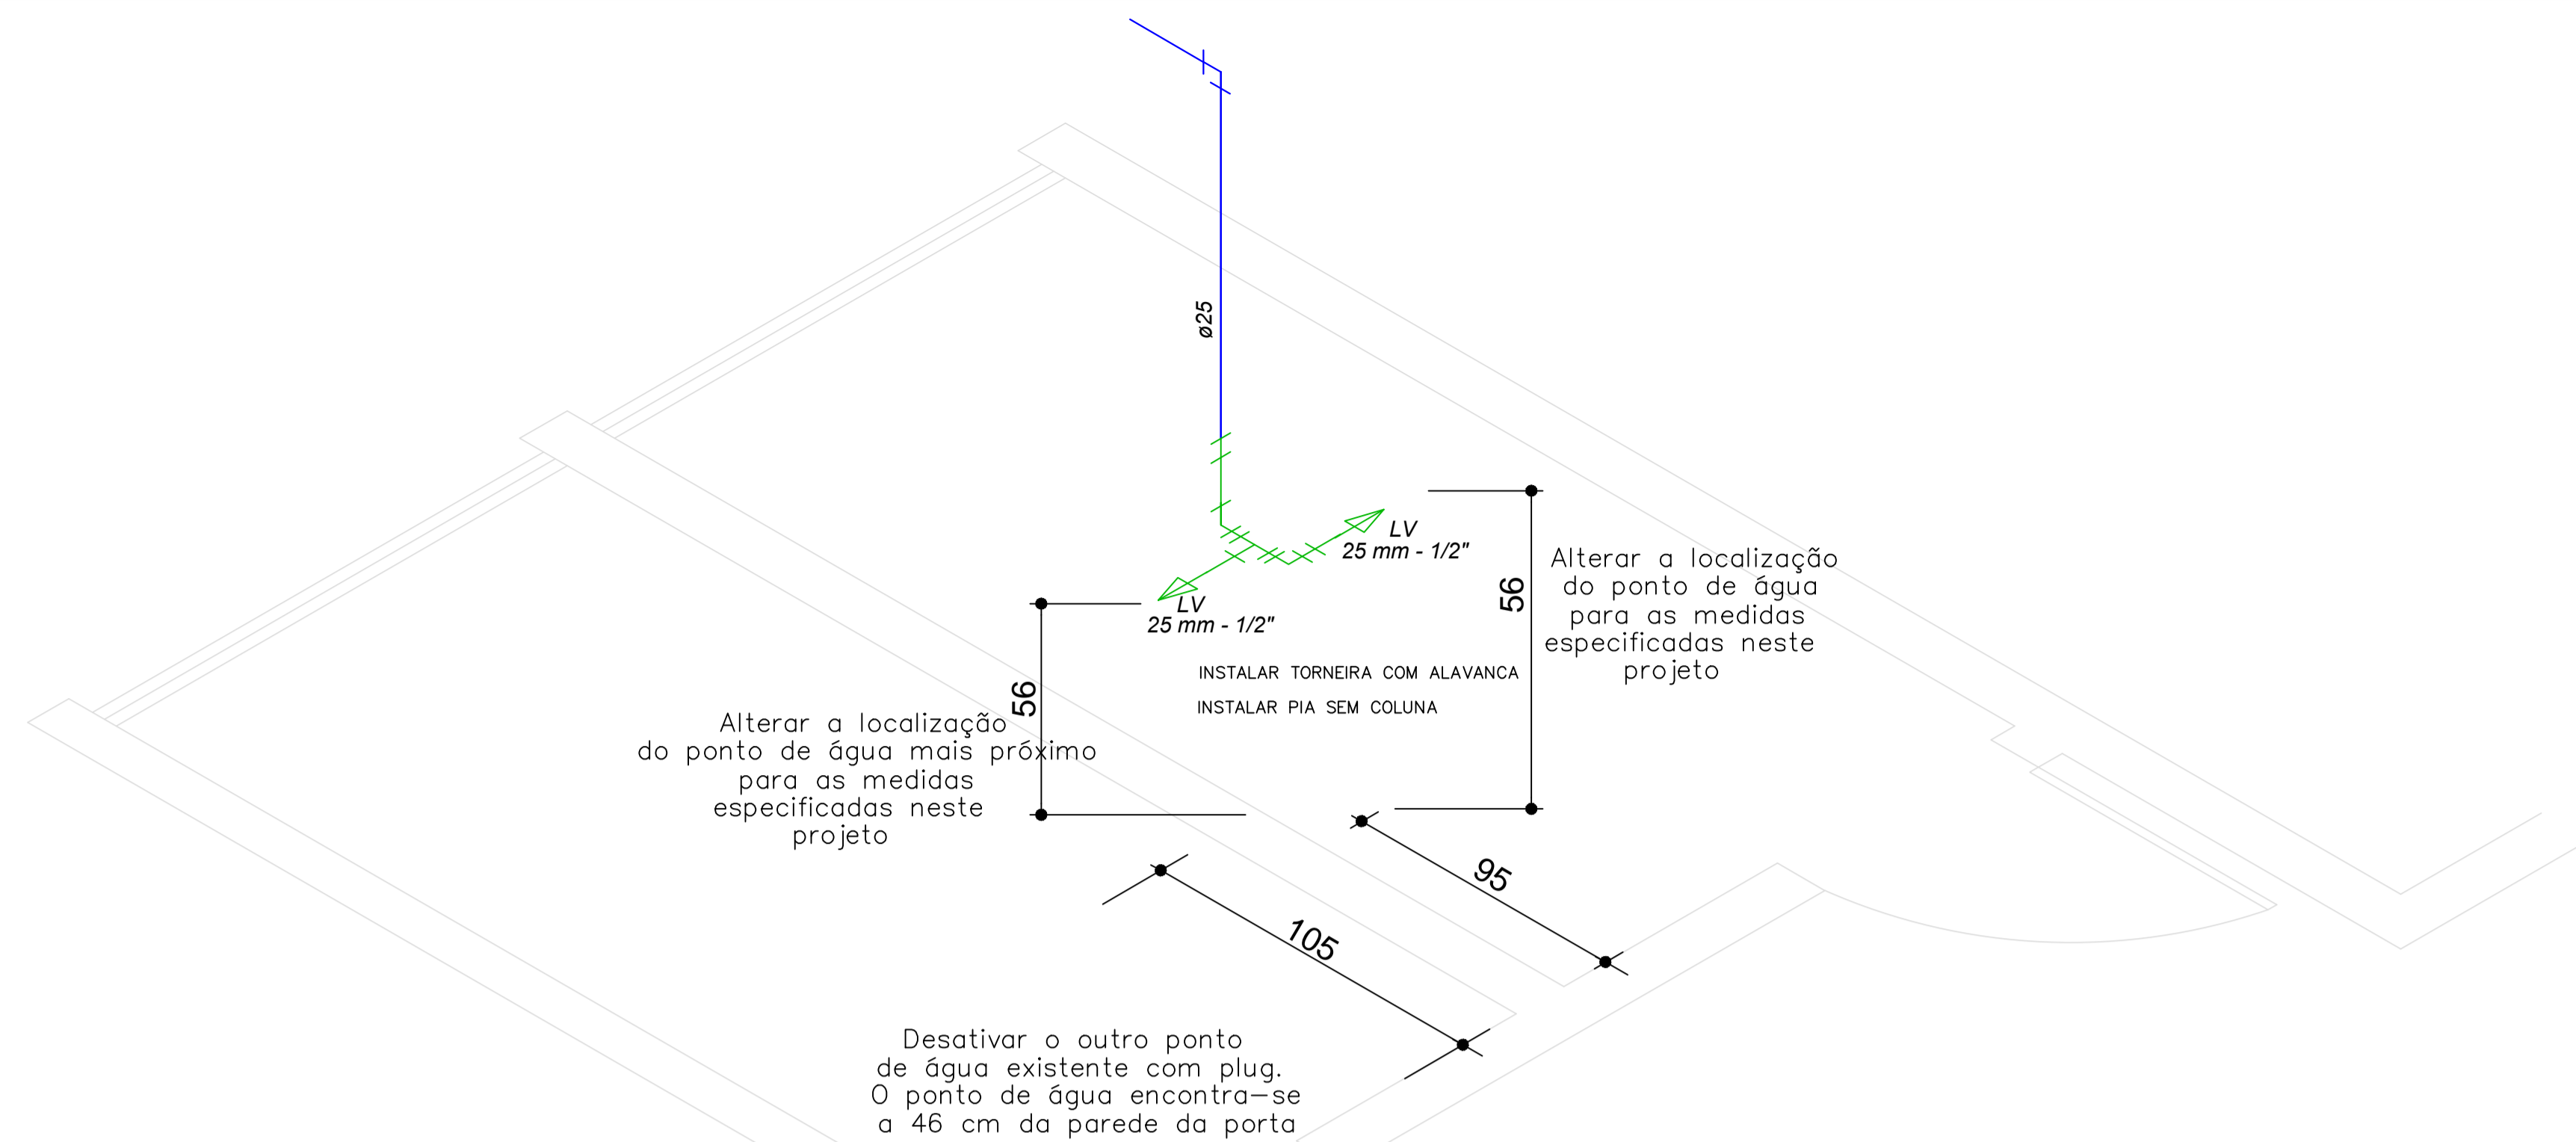

ISOMÉTRICO
Escala 1/25

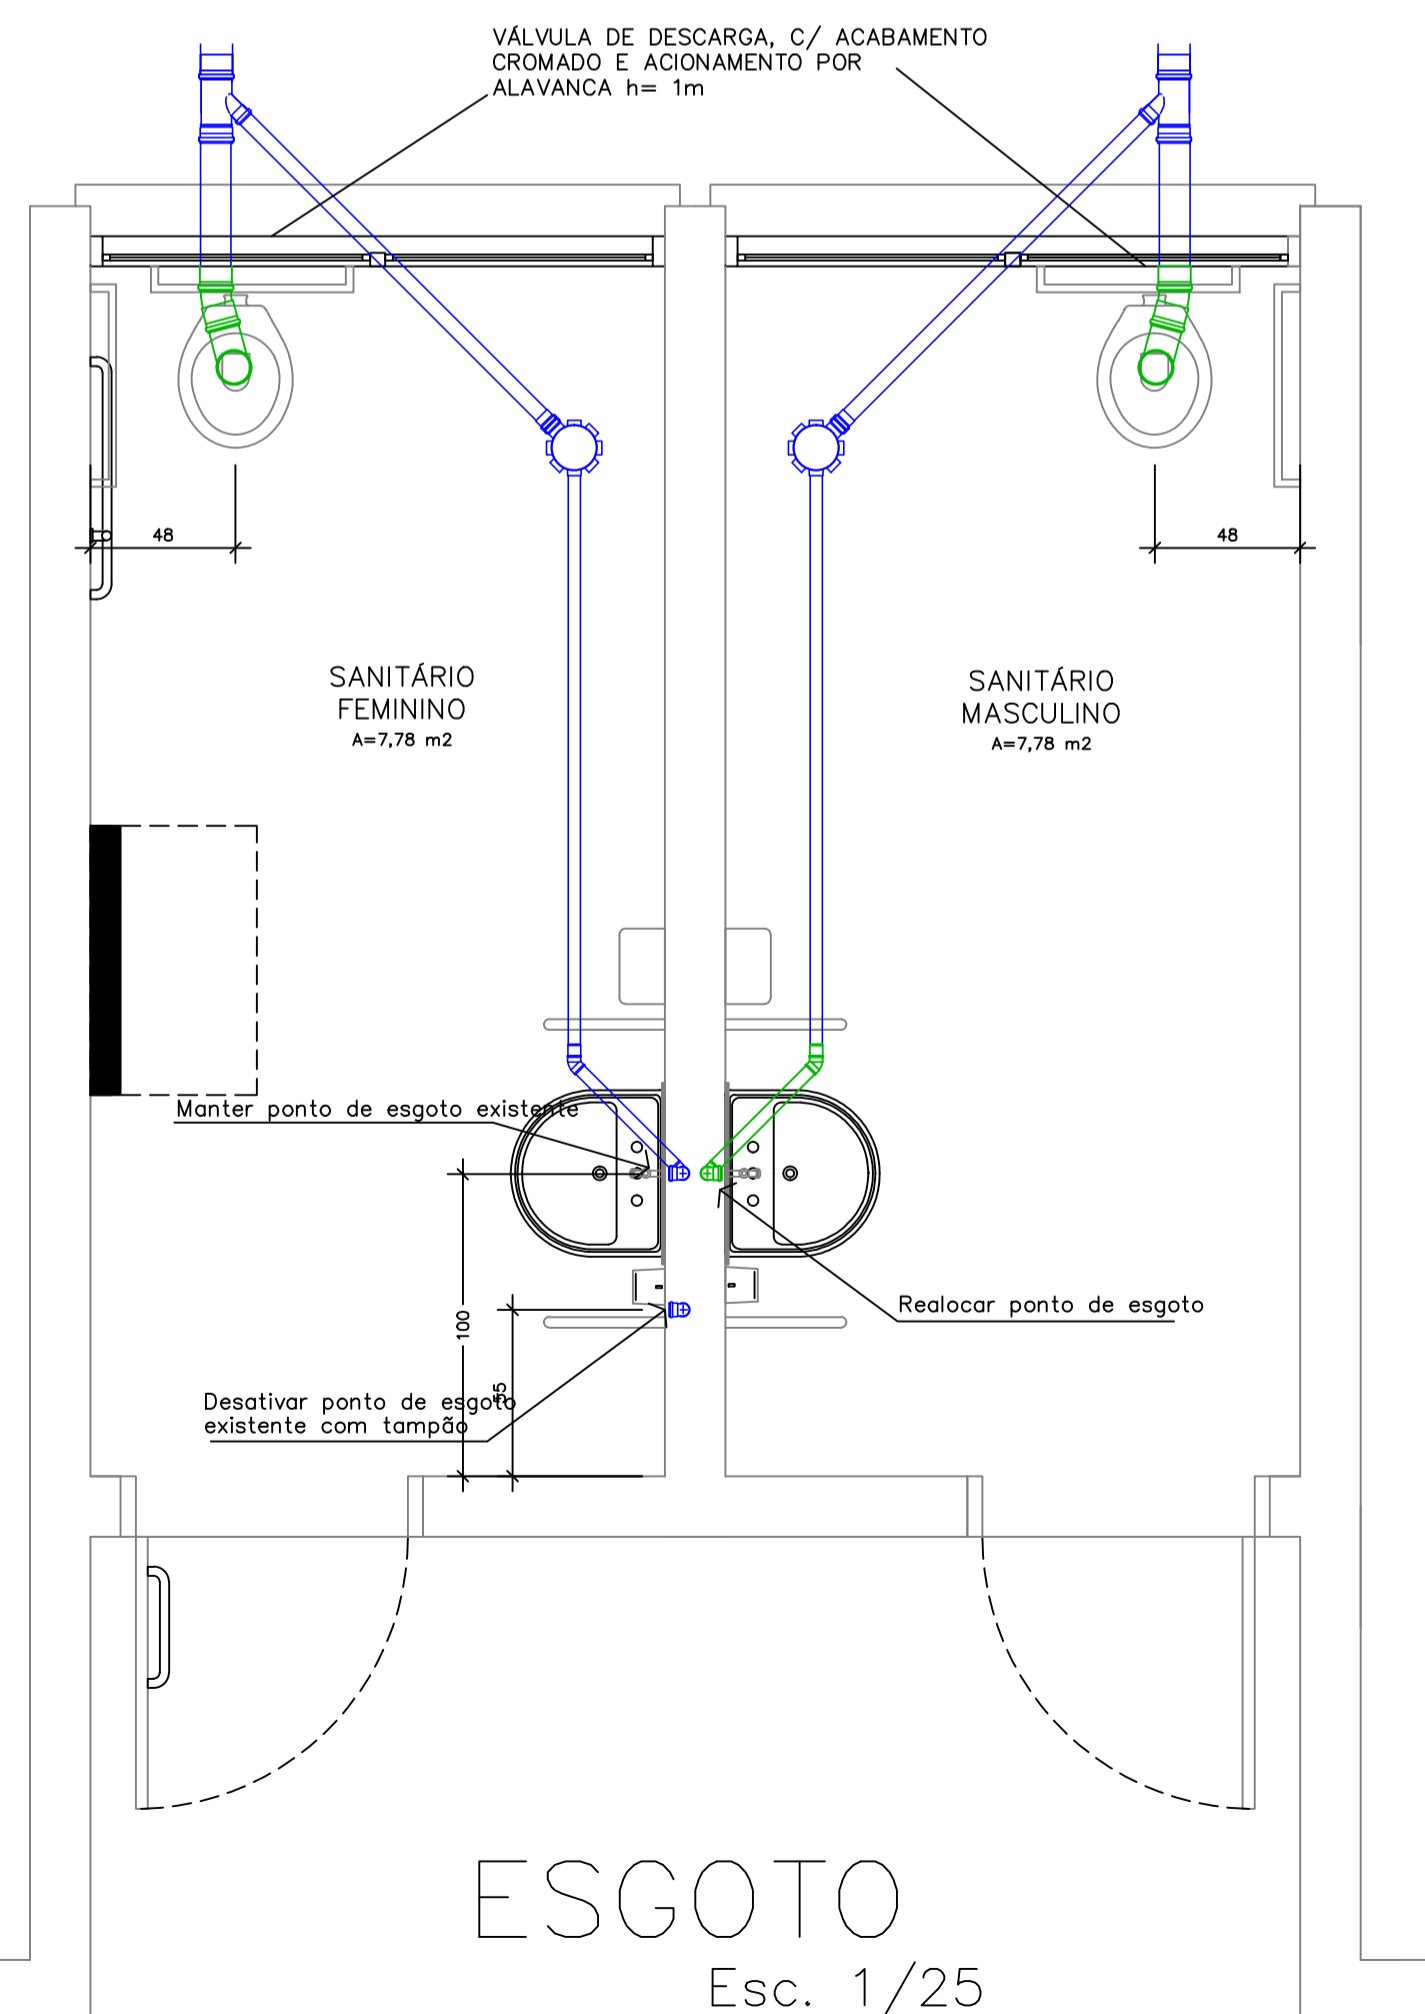

ESGOTO
Escala 1/25

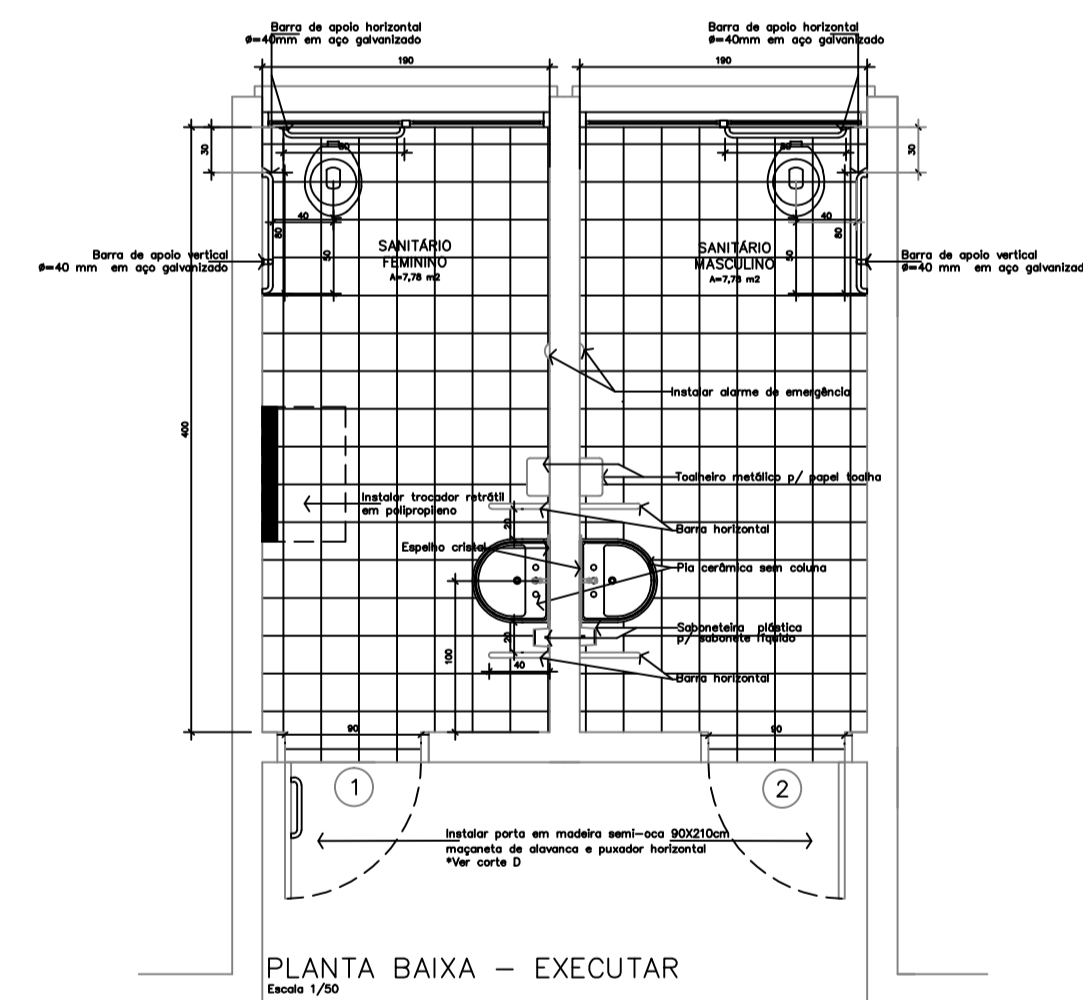

R1			REVISÃO CADASTRAL		
RO			EMISSÃO INICIAL		
REV.	DATA	DESENHO	MODIFICAÇÃO	VERIFICAÇÃO	APROVAÇÃO
 SECRETARIA DE INFRAESTRUTURA URBANA UNIDADE DE BANCO DE PROJETOS					
Projeto: PROJETO HIDROSANITÁRIO CRAS JD, PARAÍSO - RUA CRATER, S/N - JD PARAÍSO - JOINVILLE - SC					
Conteúdo: IMPLANTAÇÃO, PLANTA BAIXA E DETALHES					
Autor(es): Eng. Civil Eduardo Pedroso crec/icc 055634-0			Código: UBP/BCRASJPH1		
Co-Autor(es):			Data: 21/03/2018		Número Prancha: HS 01/01
Ordenador da despesa: Sec. Assist. Social - SAS					
Requerente: SECRETARIA DE ASSISTÊNCIA SOCIAL					
Escala: INDICADA			Desenhista CAD: Eduardo		
Nota: Para o Código do Projeto Defina-se: 1 grupo Secretária, Fundação entre outros; 2 grupo Nome do Projeto (5 letras); 3 grupo Tipo de Projeto; 4 grupo Revisão / Ano; 5 grupo Número de Pranchas; 6 grupo Conteúdo das Pranchas.					