



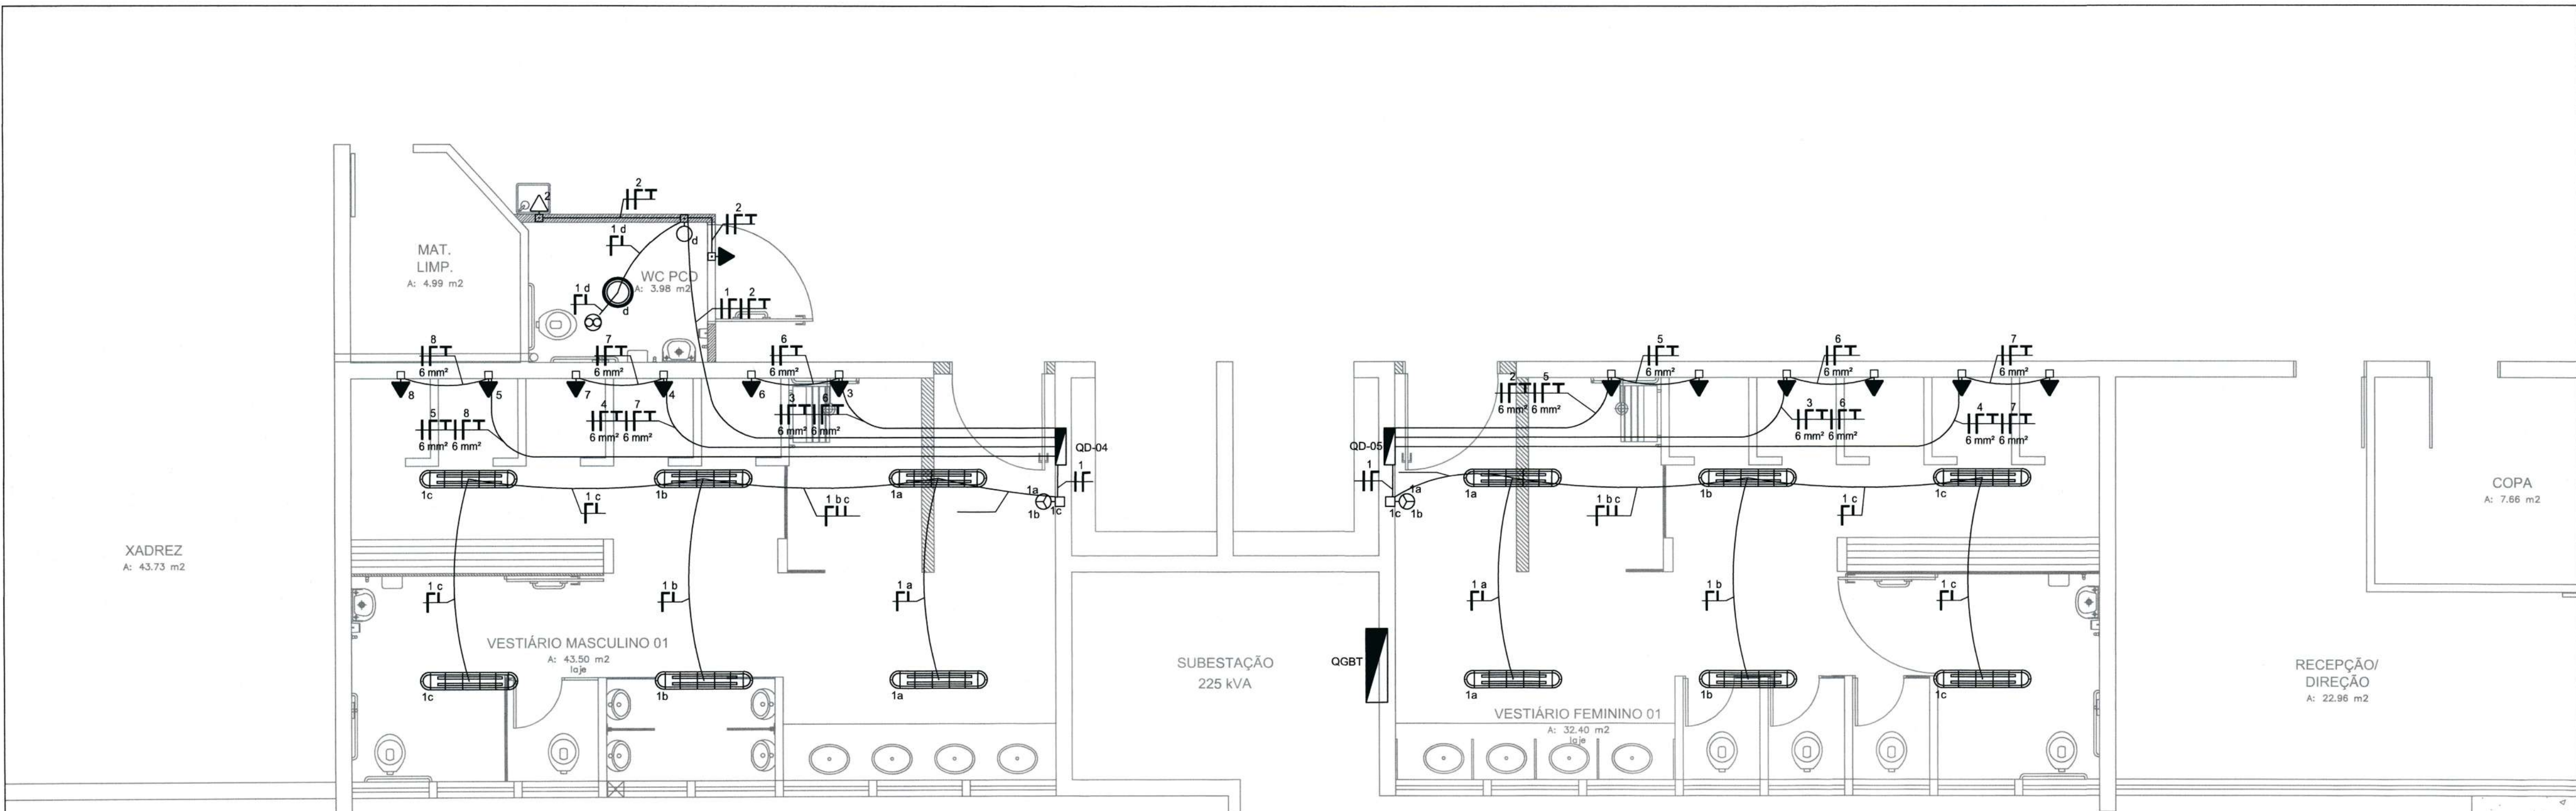

PLANTA BAIXA - DISTRIBUIÇÃO ILUMINAÇÃO E ALARME
Escala 1/50

LEGENDA	
SÍMBOLO	DESCRIÇÃO
	PONTO DE LUZ NO TETO P/ LUMINÁRIA TIPO PLAFON REDONDO DE VIDRO C/ 2 X LÂMPADAS LED COMPACTAS 12W 6000K
	EXAUSTOR DE BANHEIRO
	TOMADA ALTA 10A (h=2,30m)
	TOMADA BAIXA 10A (h=0,30m)
	INTERRUPTOR SIMPLES (h=0,9m) (h=0,8 no banheiro PNE)
	1 TECLA / 3 TECLAS (RESPECTIVAMENTE)
	CAIXA DE PASSAGEM 2X4" EMBUTIDA NA PAREDE
	QUADRO DE DISTRIBUIÇÃO DE ELÉTRICA
	DUTO CORRUGADO Ø3/4" DISTRIBUIDO POR CIMA DO FORRO OU LAJE
	CONDUTORES FASE, NEUTRO, TERRA, RETORNO, 220 VAC (CONDUTORES NÃO COTADOS SÃO DE SEÇÃO #2,5mm²)


NOTA	
NOTA 01A - OS INTERRUPTORES NOS BANHEIROS ATENDIDOS COM ALARME PNE DEVERÃO SER INSTALADOS A 0,8M DE ALTURA DO PISO;	
NOTA 02A - A TOMADA DE ENERGIA DEVERÁ SER PARA USO USO EXCLUSIVO DO ALARME AUDIOVISUAL PNE.	

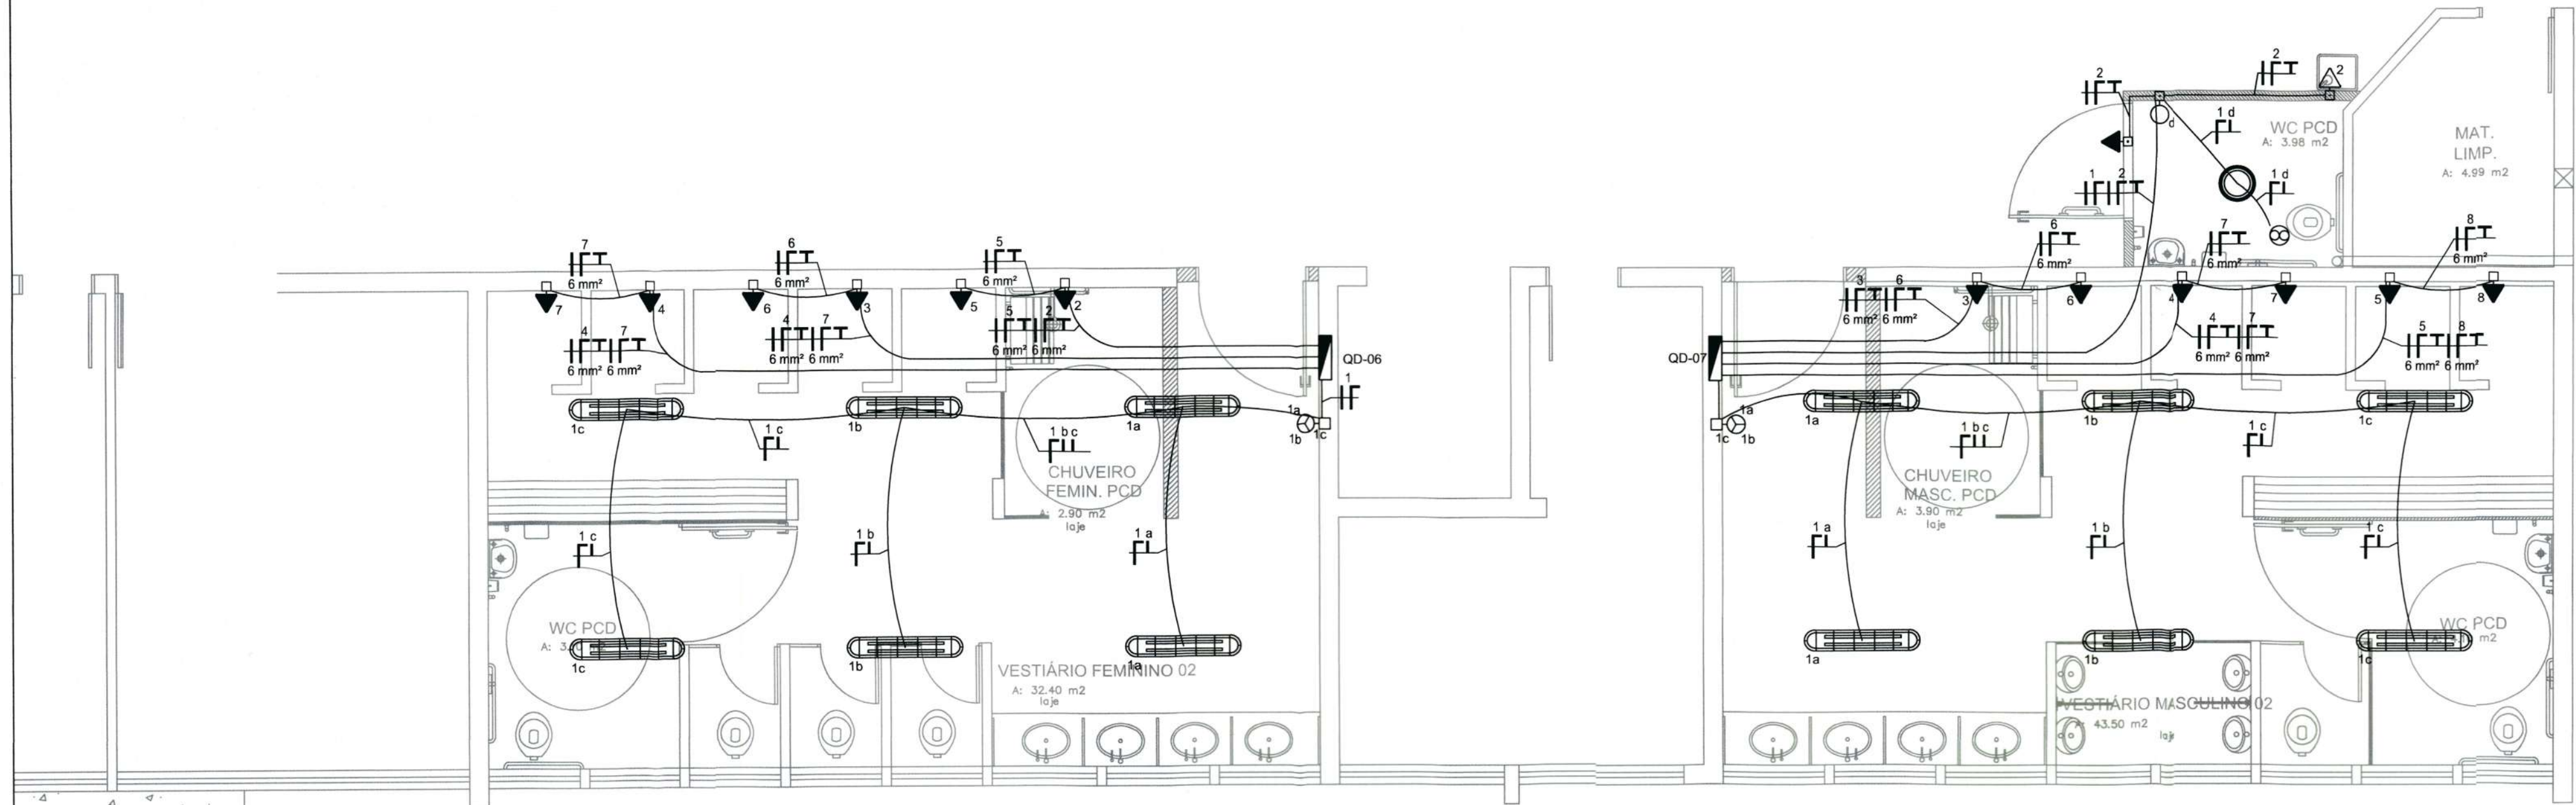

PLANTA BAIXA - DISTRIBUIÇÃO ILUMINAÇÃO E ALARME
Escala 1/50

		SECRETARIA DE INFRAESTRUTURA URBANA UNIDADE DE BANCO DE PROJETOS	
Projeto: PROJETO ELETRICO CENTRO DE TREINAMENTO IVO VARELLA			
Conteúdo: PROJ. ELETRICO - ILUMINAÇÃO - BANHEIRO PNE			
Autor(es): Fabricio de Andrade Engº Eletricista Crea/SC: 143270-8 Co-Autor(es):		Ass.: <i>Fabricio de Andrade</i> Ass.: Ass.: Ass.:	
Requerente: PREFEITURA MUNICIPAL DE JOINVILLE		Escala: INDICADA Desenhista CAD: Fabricio	
Código: UBP-E-CIVB-E-R0-20		Data: OUTUBRO / 2019 Número Prancha: EL 01/03	
Ordenador da despesa: ANDRE MENONÇA FURTADO MATOS MATE. 52.924		Ass.: <i>Andre Menonça</i>	

GINÁSIO IVO VARELA

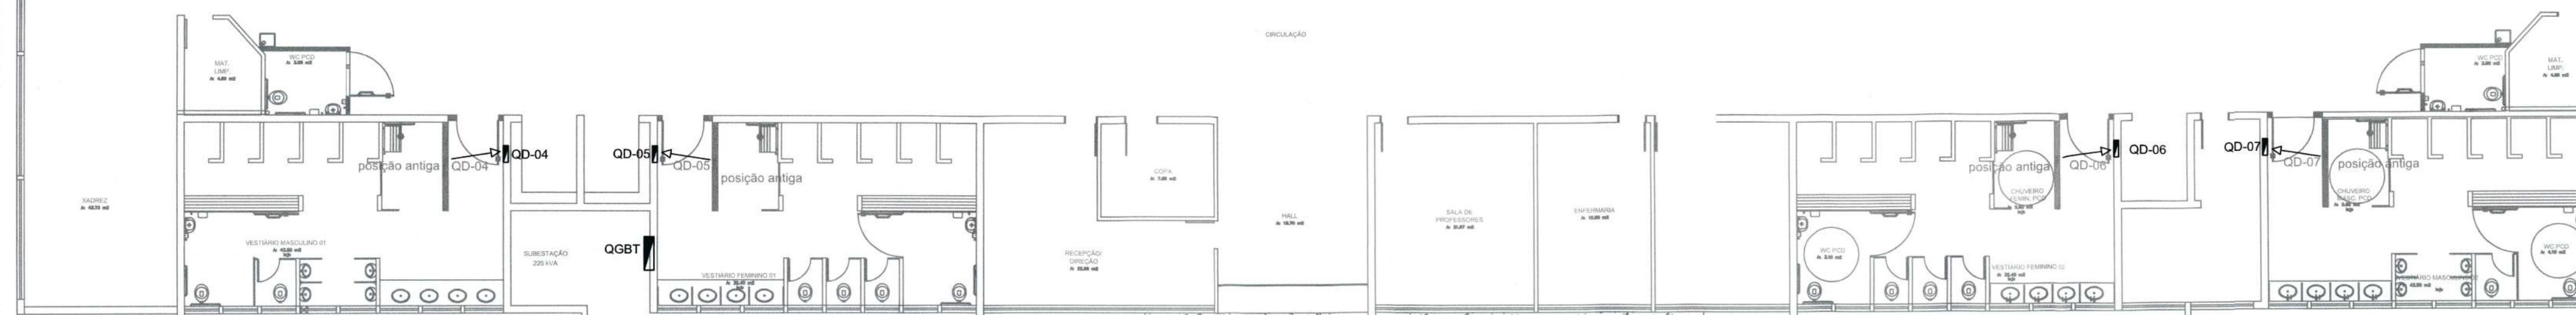


PLANTA BAIXA - DISTRIBUIÇÃO QUADROS

LEGENDA	
SÍMBOLO	DESCRIÇÃO
	PONTO DE LUZ NO TETO / LUMINÁRIA TIPO PLAFON REDONDO DE VIDRO C/ 2 X LÂMPADAS LED COMPACTAS 12W 6000K
	TOMADA ALTA 10A (h=2,30m)
	TOMADA BAIXA 10A (h=0,30m)
	INTERRUPTOR SIMPLES (h=0,8m) 1 TECLA
	CAIXA DE PASSAGEM 2X4" EMBUTIDA NA PAREDE
	QUADRO DE DISTRIBUIÇÃO DE ELÉTRICA
	DUTO CORRUGADO Ø3/4" DISTRIBUIDO POR CIMA DO FORRO E EMBUTIDO NA PAREDE
	CONDUTORES FASE, NEUTRO, TERRA, RETORN, 220 VAC (CONDUTORES NÃO COTADOS SÃO DE SEÇÃO #2,5mm²)

NOTA

NOTA 01B - A POSIÇÃO DOS QUADROS, NOVOS A SEREM INSTALADOS, SERÁ ALTERADA ASSIM COMO PARTE DO PERCURSO DOS ELETRODUTOS PARA A NOVA POSIÇÃO;
NOTA 02B - CONDUTORES DE 16 MM² 1 kV PARA ALIMENTAÇÃO TRIFÁSICA COM NEUTRO E TERRA DOS 4 QUADROS DE DISTRIBUIÇÃO;

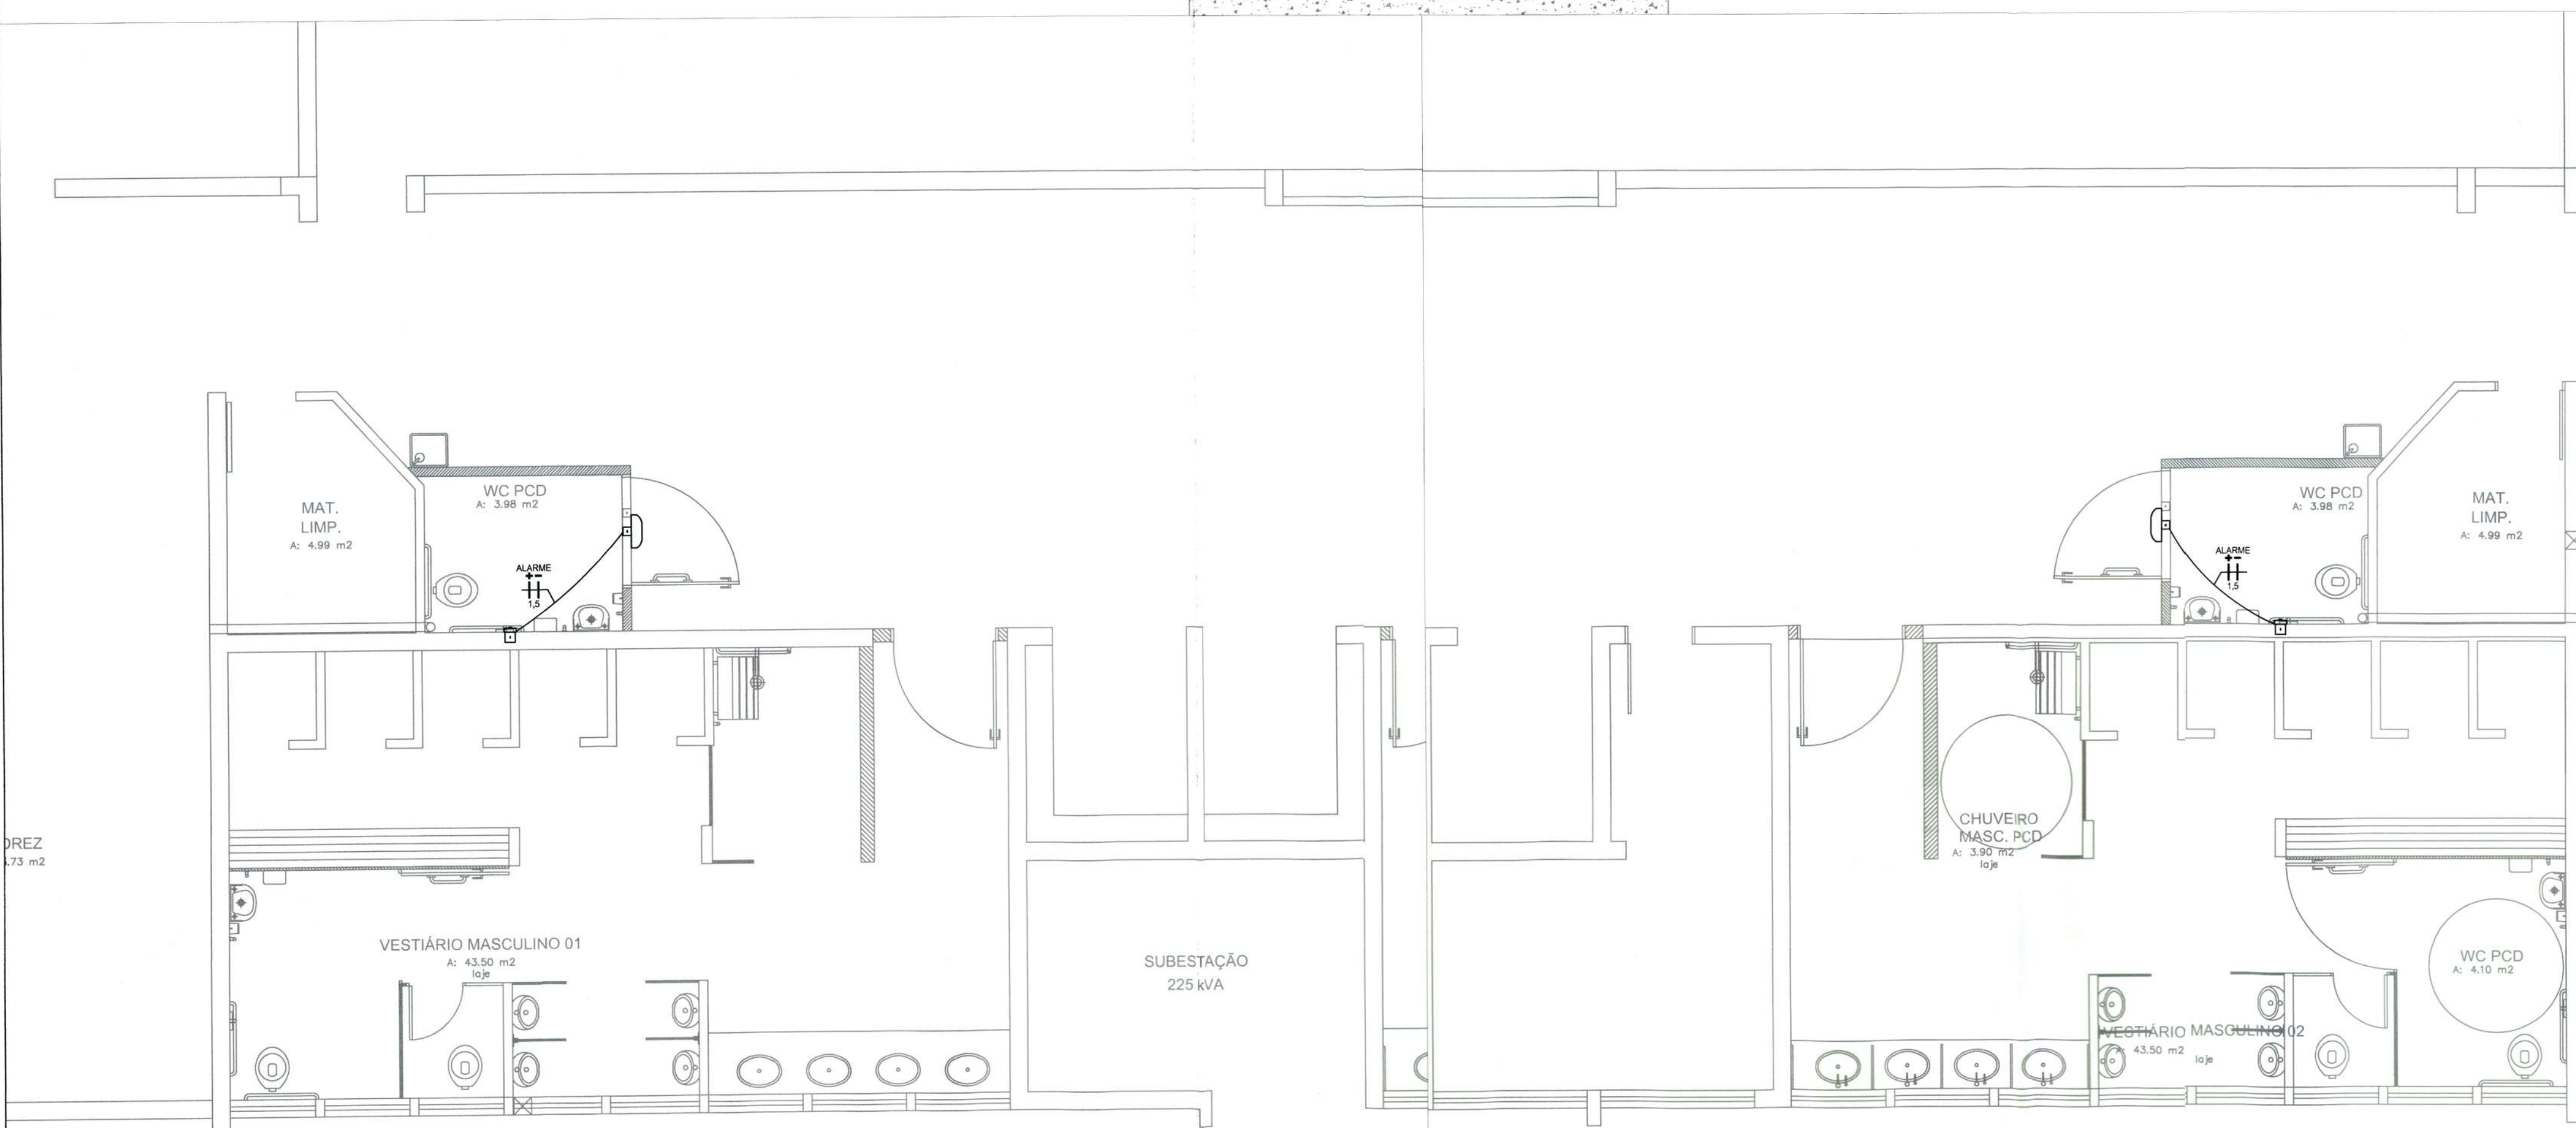

PLANTA BAIXA - EBT - ALARME PNE
Escala 1/50

PLANTA BAIXA - EBT - ALARME PNE
Escala 1/50

LEGENDA	
SÍMBOLO	DESCRIÇÃO
	ALARME AUDIOVISUAL PNE (n=2,3M, acima da porta)
	INTERRUPTOR DE EMERGENCIA (n=0,4m)
	DUTO CORRUGADO Ø12"Z EM CIMA DO FORRO E EMBUTIDO NA PAREDE
	CAIXA DE PASSAGEM 2X4" EMBUTIDA NA PAREDE
	CONDUTORES DE EXTRA BAIXA TENSÃO, POSITIVO E NEGATIVO 12 VDC (CONDUTORES NÃO COTADOS POSSUIM SEÇÃO #1 5mm²)

NOTA

NOTA 01C - O CONDUTOR DE EBT(EXTRA BAIXA TENSÃO) COM CORRENTE CONTÍNUA DEVERÁ SER USADO EXCLUSIVAMENTE PARA A LIGAÇÃO DO ACIONADOR DO ALARME;

NOTA 02C - A TENSÃO EM EXTRA BAIXA TENSÃO SERÁ FORNECIDA PELO APARELHO DE ALARME ALIMENTADO EM BAIXA TENSÃO;

NOTA 03C - NENHUM OUTRO SISTEMA DEVERÁ SER UTILIZADO NO MESMO ELETRODUTO DO ALARME AUDIOVISUAL PNE, COMO NO CASO DO CABEAMENTO DE TV, TELEFONE, ELÉTRICA DE BAIXA TENSÃO, ETC..

NOTA 04C - O ACIONADOR DE ALARME DEVERÁ SER INSTALADO A 0,4M DO PISO COM PLACA DE AVISO



SECRETARIA DE INFRAESTRUTURA URBANA
UNIDADE DE BANCO DE PROJETOS

Projeto:

PROJETO ELETRICO
CENTRO DE TREINAMENTO IVO VARELLA

Conteúdo:	
-----------	--

PROJ. ELETRICO - ILUMINAÇÃO - BANHEIRO PNE

Autor(es):

Fabrisio de Andrade *Fabrisio de Andrade*

Engº Eletricista - Crea/SC: 142270-8

Co-Autor(es):

[illegible]

Ordering de classe:

Ordenador da despesa:
ANDRÉ MENDONÇA

FURTADO MATOS
MATH 639-14

MAIR. 52.924

Requerente:

PREFEITURA MUNICIPAL DE JOINVILLE





Escala:

INDICADA	Desenhista CAD: Fabricio
----------	-----------------------------

Código: **UBP-E-CIVBV-E-R0-20**

Data: OUTUBRO / 2019

OCTUBRO / 2019

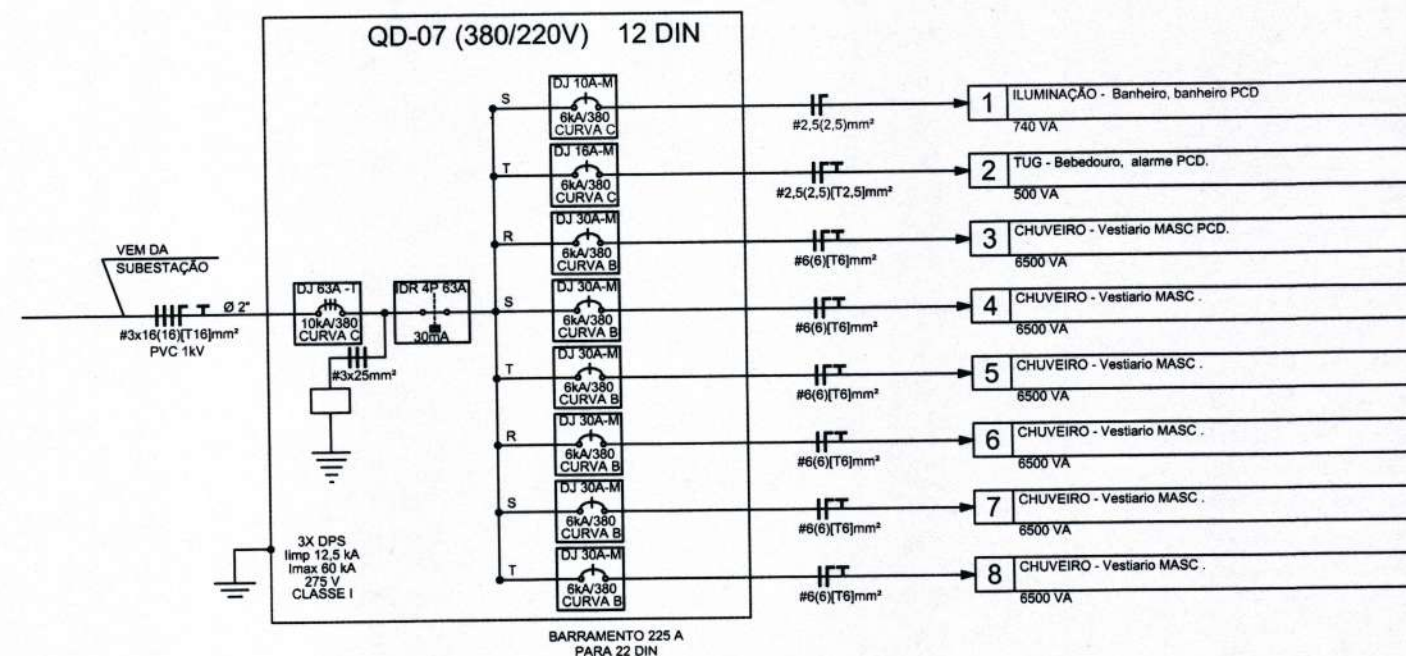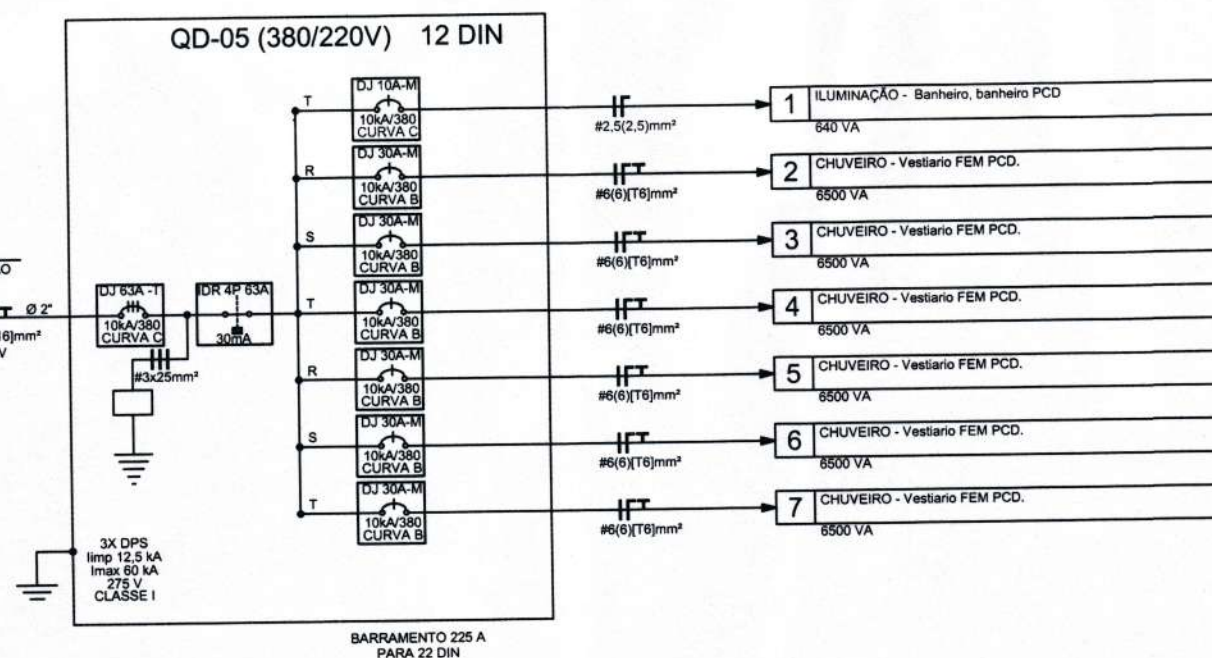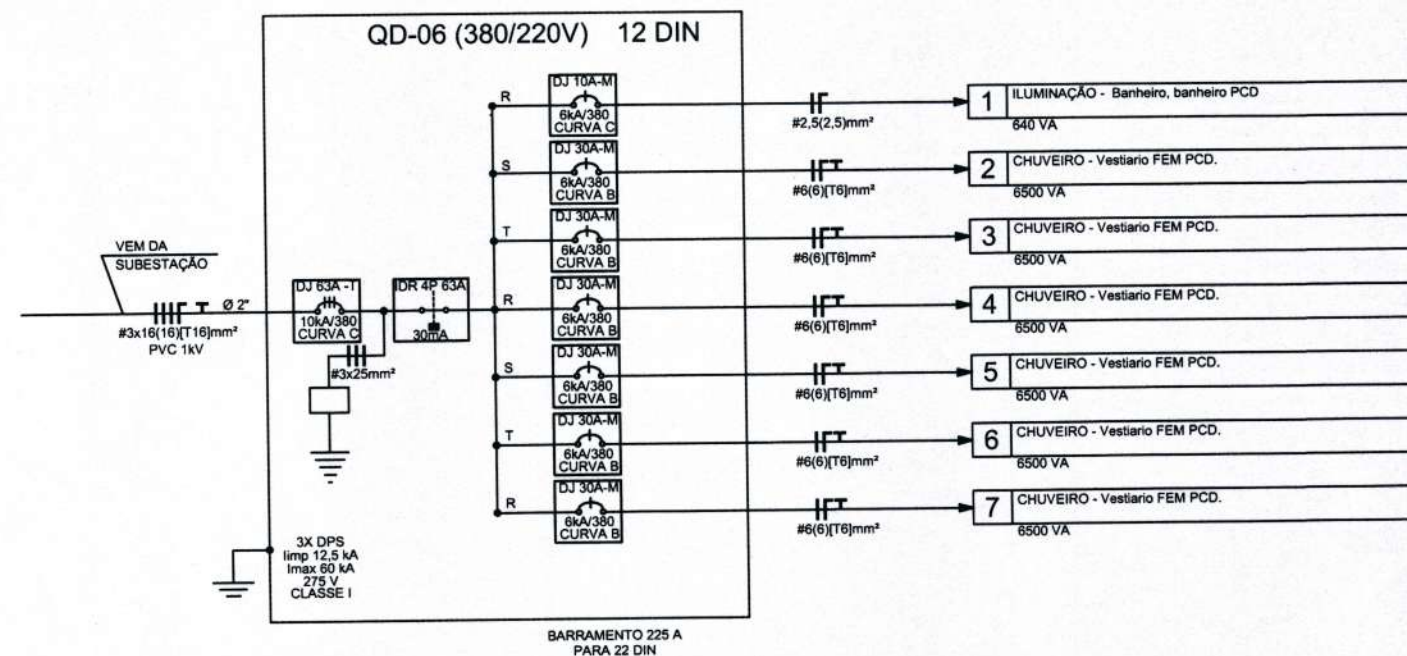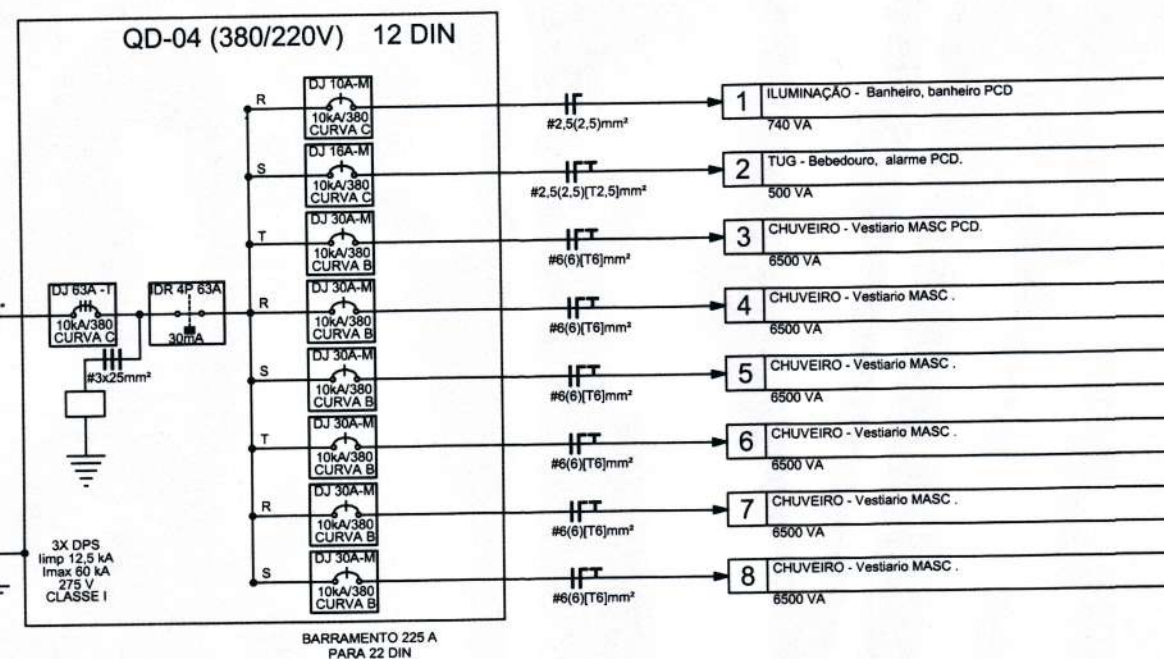

PREFEITURA MUNICIPAL DE JOINVILLE SECRETARIA DE INFRAESTRUTURA URBANA UNIDADE DE BANCOS DE PROJETOS Rua Saguaçu, 265 Saguaçu, Joinville - SC CEP: 88221-010 (47) 3433-5024	Código: UBP-E-CIVBV-E-R0-20 Requerente:	Projeto: PROJETO ELÉTRICO CENTRO DE TREINAMENTO IVO VARELLA Conteúdo: UNIFILAR ELÉTRICO	Núm. Prancha: EL 03/03
	Autor: Fabricio de Andrade, Eng. Eletr. CREA/SC 143270-8 Co-Autor: Ordenador da Despesa:	Desenhista CAD: Fabricio A. Data: 10/2020 Escala: 1/1000	