


Equipamento	Local	Ano/mt	Favor Area	Real (km)	Favor Real, Nr	Nº Ouperantes	Ceap. Ocos	Q. Parc. (mt)	Q. Parc. (km)	Q. Total (km)	Total (km)	Equipamento	Modelo	Type	Grila	Filigran
01	Consul. Aem.01	13.02	6000	7112.00	1.00	2.000	10000	8462.00	23885.00	23885.00	8462.00	8000	H-Wal	Exp. Dents	1.00	D. Fabrica
02	Consul. Aem.02	13.02	6000	7112.00	1.00	2.000	10000	8462.00	23885.00	23885.00	8462.00	8000	H-Wal	Exp. Dents	1.00	D. Fabrica
03	Consul. Aem.03	13.02	6000	7112.00	1.00	2.000	10000	8462.00	23885.00	23885.00	8462.00	8000	H-Wal	Exp. Dents	1.00	D. Fabrica
04	Consul. Aem.04	13.02	6000	7112.00	1.00	2.000	10000	8462.00	23885.00	23885.00	8462.00	8000	H-Wal	Exp. Dents	1.00	D. Fabrica
05	Consul. Aem.05	13.02	6000	7112.00	1.00	2.000	10000	8462.00	23885.00	23885.00	8462.00	8000	H-Wal	Exp. Dents	1.00	D. Fabrica
06	Consul. Aem.06	13.02	6000	7112.00	1.00	2.000	10000	8462.00	23885.00	23885.00	8462.00	8000	H-Wal	Exp. Dents	1.00	D. Fabrica
07	Consul. Aem.07	13.02	6000	7112.00	1.00	2.000	10000	8462.00	23885.00	23885.00	8462.00	8000	H-Wal	Exp. Dents	1.00	D. Fabrica
08	Consul. Aem.08	13.02	6000	7112.00	1.00	2.000	10000	8462.00	23885.00	23885.00	8462.00	8000	H-Wal	Exp. Dents	1.00	D. Fabrica
09	Consul. Aem.09	13.02	6000	7112.00	1.00	2.000	10000	8462.00	23885.00	23885.00	8462.00	8000	H-Wal	Exp. Dents	1.00	D. Fabrica
10	Consul. Aem.10	13.02	6000	7112.00	1.00	2.000	10000	8462.00	23885.00	23885.00	8462.00	8000	H-Wal	Exp. Dents	1.00	D. Fabrica
11	Consul. Aem.11	13.02	6000	7112.00	1.00	2.000	10000	8462.00	23885.00	23885.00	8462.00	8000	H-Wal	Exp. Dents	1.00	D. Fabrica
12	Consul. Aem.12	13.02	6000	7112.00	1.00	2.000	10000	8462.00	23885.00	23885.00	8462.00	8000	H-Wal	Exp. Dents	1.00	D. Fabrica
13	Consul. Aem.13	13.02	6000	7112.00	1.00	2.000	10000	8462.00	23885.00	23885.00	8462.00	8000	H-Wal	Exp. Dents	1.00	D. Fabrica
14	Consul. Aem.14	13.02	6000	7112.00	1.00	2.000	10000	8462.00	23885.00	23885.00	8462.00	8000	H-Wal	Exp. Dents	1.00	D. Fabrica
15	Consul. Aem.15	13.02	6000	7112.00	1.00	2.000	10000	8462.00	23885.00	23885.00	8462.00	8000	H-Wal	Exp. Dents	1.00	D. Fabrica
16	Consul. Aem.16	13.02	6000	7112.00	1.00	2.000	10000	8462.00	23885.00	23885.00	8462.00	8000	H-Wal	Exp. Dents	1.00	D. Fabrica
17	Consul. Aem.17	13.02	6000	7112.00	1.00	2.000	10000	8462.00	23885.00	23885.00	8462.00	8000	H-Wal	Exp. Dents	1.00	D. Fabrica
18	Consul. Aem.18	13.02	6000	7112.00	1.00	2.000	10000	8462.00	23885.00	23885.00	8462.00	8000	H-Wal	Exp. Dents	1.00	D. Fabrica
19	Consul. Aem.19	13.02	6000	7112.00	1.00	2.000	10000	8462.00	23885.00	23885.00	8462.00	8000	H-Wal	Exp. Dents	1.00	D. Fabrica
20	Consul. Aem.20	13.02	6000	7112.00	1.00	2.000	10000	8462.00	23885.00	23885.00	8462.00	8000	H-Wal	Exp. Dents	1.00	D. Fabrica
21	Consul. Aem.21	13.02	6000	7112.00	1.00	2.000	10000	8462.00	23885.00	23885.00	8462.00	8000	H-Wal	Exp. Dents	1.00	D. Fabrica
22	Consul. Aem.22	13.02	6000	7112.00	1.00	2.000	10000	8462.00	23885.00	23885.00	8462.00	8000	H-Wal	Exp. Dents	1.00	D. Fabrica
23	Consul. Aem.23</															



PLANTA BAIXA - PAVTº TÉRREO
Escala: 1/75

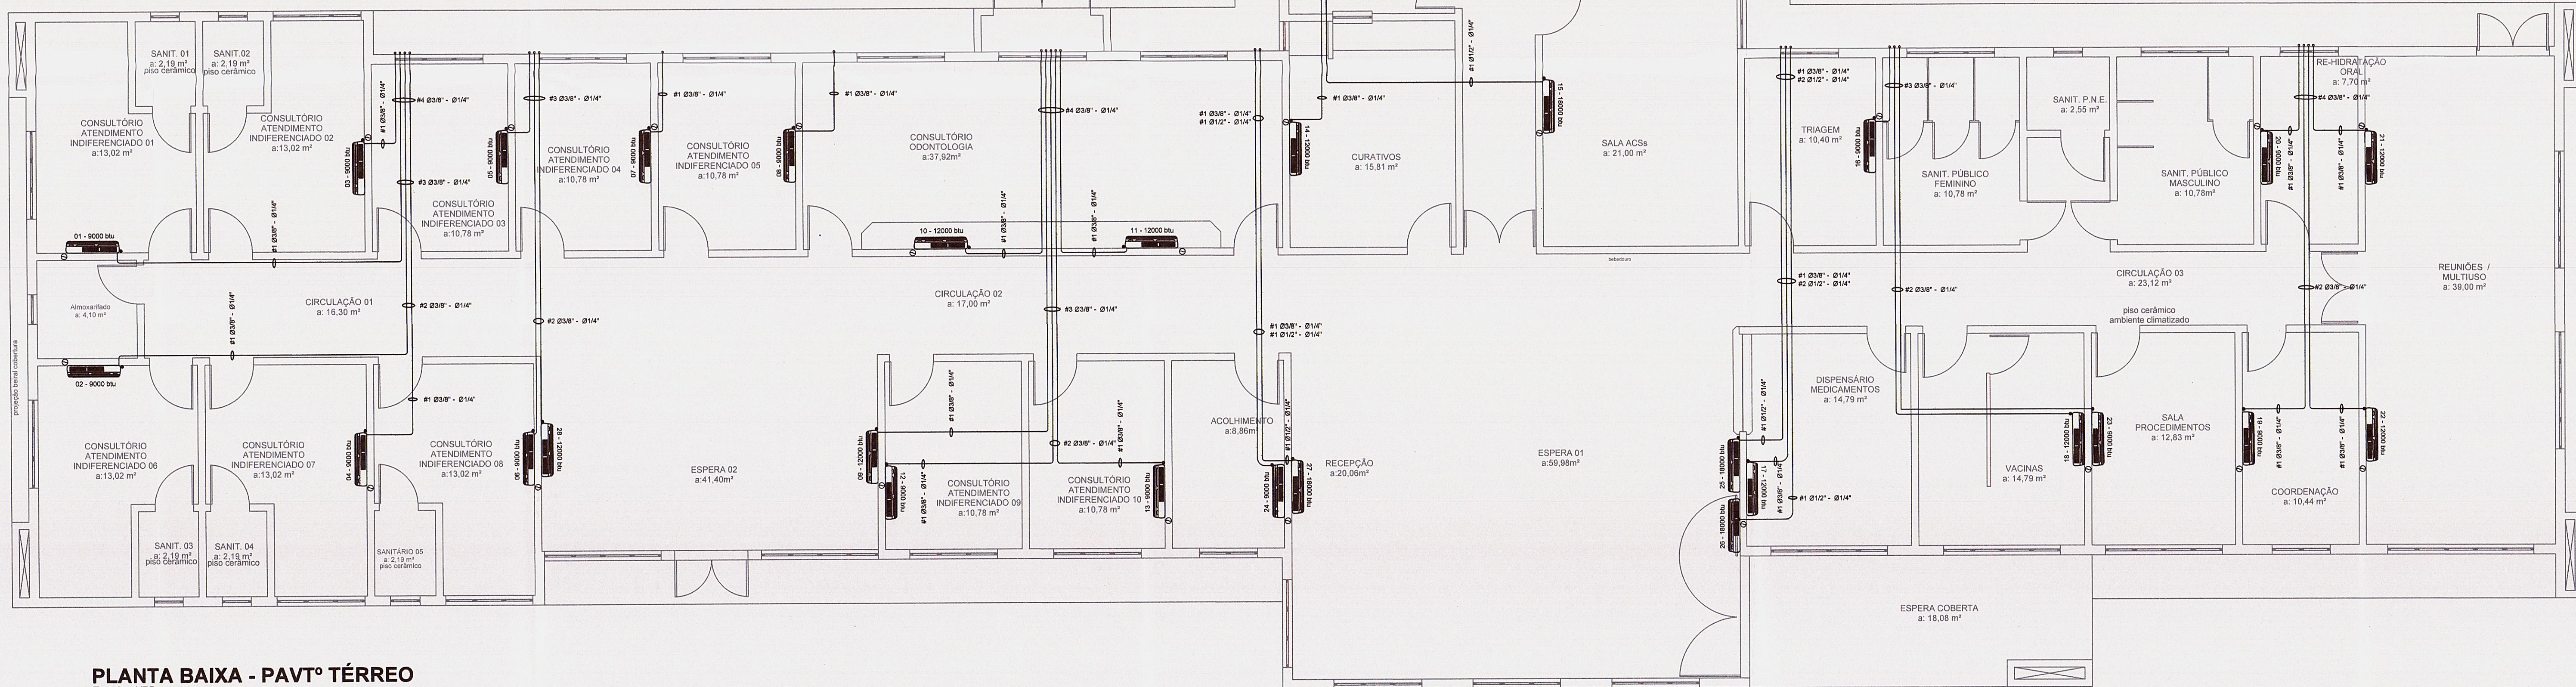

PLANTA BAIXA - PAVTº COBERTURA
Escala: 1/75

PROJETO	DIMENSIONAMENTO 16401			
Local	Área(m²)	Número de Pessoas	Vazão mín. de renovação (m³/h) pessoa	Vazão adotada de renovação (m³/h)
Vestibário de Funcionário Feminino	5,04	2,00	54,00	80,00
Vestibário de Funcionário Masculino	5,04	2,00	54,00	80,00




Código	Modelo	Equipamento	Especificação Mínima	Detalhe
EX	01	Exaustor	80 m³/h - D=100mm - ABS	D-01
GR	01	Greixa de Captação	D=100mm - V. Mín. = 80m³/h	D-02

Código	Modelo	Equipamento	Especificação Mínima	Detalhe
EX	01	Exaustor	80 m³/h - D=100mm - ABS	D-01
GR	01	Greixa de Captação	D=100mm - V. Mín. = 80m³/h	D-02



Código	Modelo	Equipamento	Especificação Mínima	Detalhe
EX	01	Exaustor	80 m³/h - D=100mm - ABS	D-01
GR	01	Greixa de Captação	D=100mm - V. Mín. = 80m³/h	D-02

NOTAS DO PROJETO

 
1. OS DUTOS SERÃO FIXADOS COM FITA METÁLICA, ESTAS PRESAS À LAJE;
2. OS DUTOS SERÃO INSTALADOS SOBRE A LAJE;
3. AS JUNÇÕES DEVERÃO SER SELADAS COM AUXÍLIO DE ABRAÇADEIRA DE NYLON E FITA METALIZADAS, INCLUSIVE NAS CONEXÕES;
4. DAS FURAÇÕES: 1 FURO NA LAJE Ø 100mm PARA INSTALAÇÃO DO EXAUSTOR E 1 FURO NA ALVENARIA DA PLATIBANDA PARA INSTALAÇÃO DA GRELHA;
5. TODOS OS EQUIPAMENTOS DEVEM SEGUIR RIGOROSAMENTE AS ESPECIFICAÇÕES MÍNIMAS RECOMENDADAS PELO PROJETO.

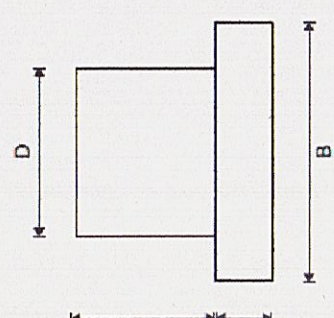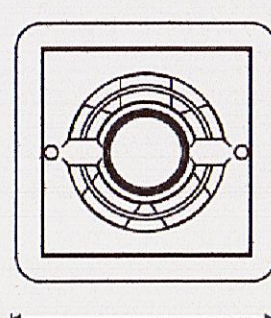



002 - DETALHE 02 - GRELHA DE CAPTAÇÃO D=100mm

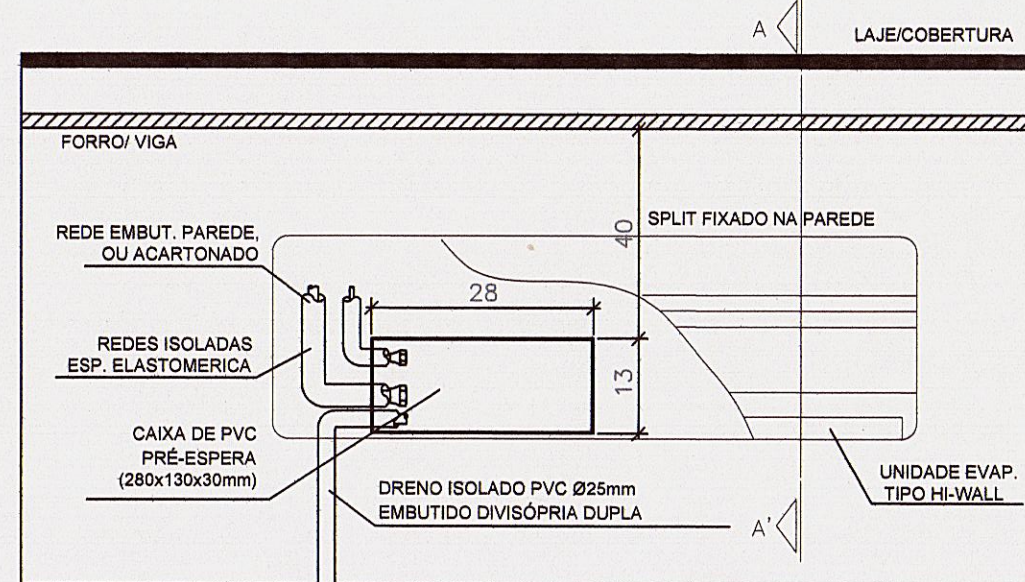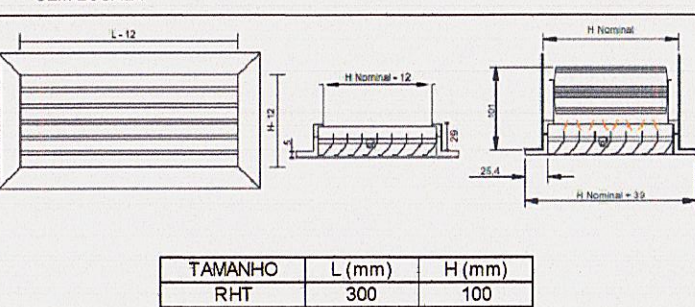

DETALHE TÍPICO INSTALAÇÃO EVAP. HI-WALL (PAREDE SEM ESCALA)

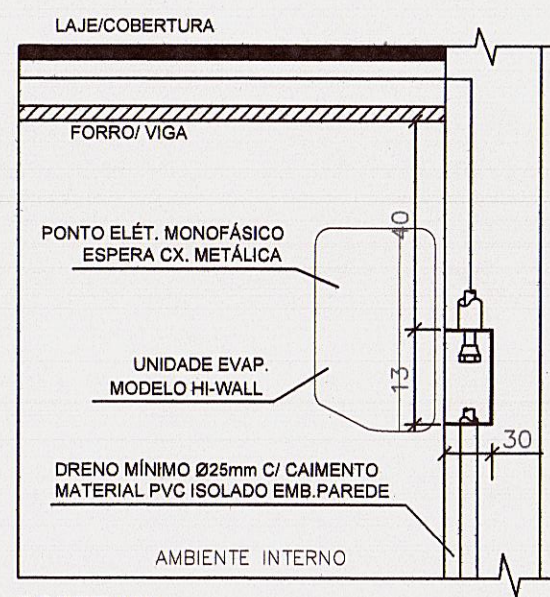

DETALHE TÍPICO INST. DRENO EVAP. HI-WALL (PAREDE,
SEM ESCALADA)

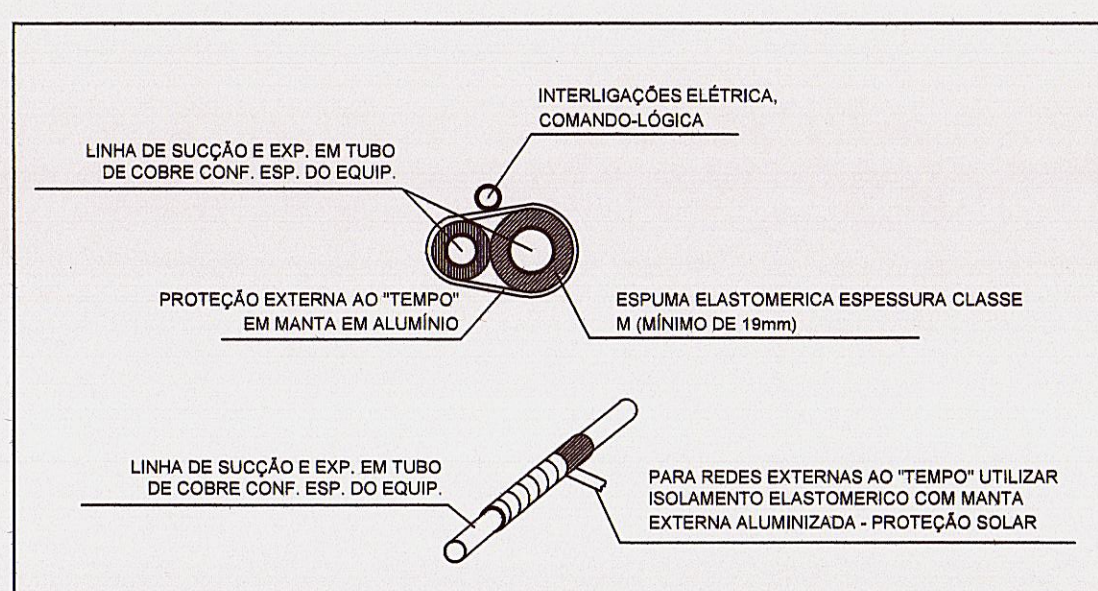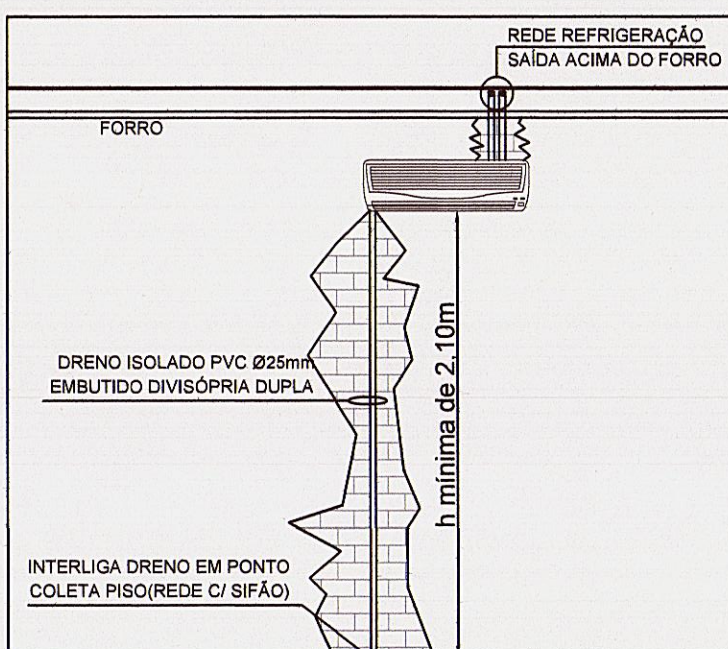

DET. TÍPICO INST. REDE REFRIGERAÇÃO (COBRE)

LEGENDA: _____ FIBRA REFRIG. DE CORTA - ISOLANTE ELASTOMÉRICO ESP. CLASSE M.

SÍMBOLOGIA:

- II PONTO ELÉTRICO (220V/1F/60Hz) - VOLTAGEM NOMINAL
- ☉ PONTO COLETA DRENHO ISOLADO
- FURO NA LAJE
- FURO NA PLATIBANCA (ALVENARIA)
-  EVAPORADORA
-  CONDENSADORA
-  SISTEMA DE VENTILAÇÃO MECÂNICA

NOTAS

- [illegible]

12. PARA DRENOS, VERIFICAR PROJETO DE HIDROSSANITÁRIO.		
C	REVISÃO CONFORME SOLICITAÇÕES DA SES	03/08/2020
B	REVISÃO CONFORME SOLICITAÇÕES DA SES	03/07/2020
A	EMIÇÃO INICIAL	25/03/2020
REV.	DESCRIÇÃO	DATA




ELABORAÇÃO	PLATAFORMA ENGENHARIA LTDA CNPJ: 24.765.679/0001-41	
------------	--	---

Plataforma
COMERCIAL@PLATAFORMA.ENG.BR
TEL/FONE: (47) 3096.3204

EMPREENDIMENTO / ENDEREÇO
UNIDADE BÁSICA DE SAÚDE DA FAMÍLIA - PARQUE JOINVILLE
RUA WILLI SCHÖSSL AND ESO. COM RUA AQUÁRIO, S/Nº - AVENTUREIRO/RS/SC

REFERÊNCIA				01 / 01
PROJETO DE CLIMATIZAÇÃO - PLANTA BAIXA E DETALHES				
FORMA	ARQUIVO	FORMA	VERSÃO	DATA

ESCALA	ARQUIVO	FOLHA	VERSAO	DATA
INDICADA	0282-PMJ-PRO-PCLI-02-01-C	A0 (1189 x 841mm)	REV. C	03/08/2020

* PROVEDA NA FORMA DA FIC E REPRODUÇÃO TOTAL OU PARCIAL DESTA DE-
CORA SEM COMUNICAÇÃO A TIPOLOGIA DE AUTORIZAÇÃO DO AUTOR = DU