
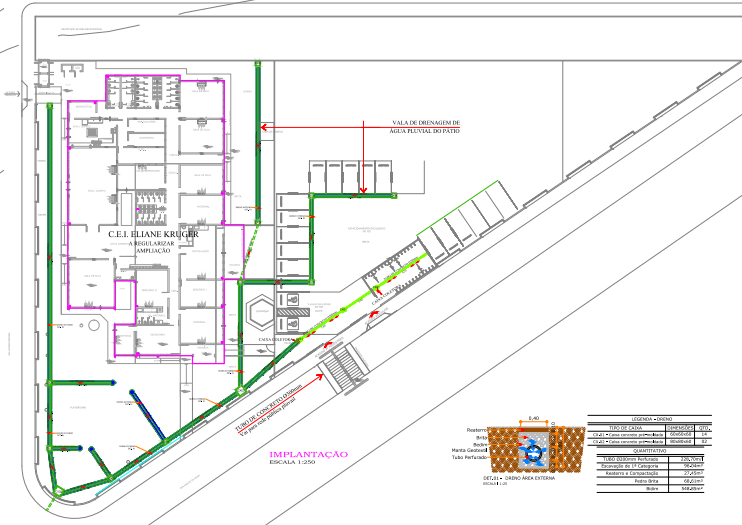


**IMPLANTÇÃO**  
ESCALA 1:125

- Caixa de inspeção
- Caixa de gordura
- Caixa pluvial

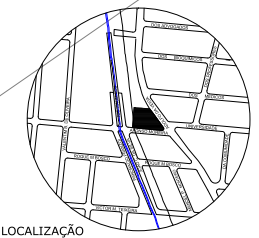

LEGENDA	
Material	Descrição
Água	Água Potável
Água	Água Pluvial
Água	Água de Chuva
Água	Água de Resíduo
Água	Água de Lixo
Água	Água de Esgoto
Água	Água de Fossa
Água	Água de Cisterna
Água	Água de Reservatório
Água	Água de Tanque
Água	Água de Reservatório
Água	Água de Reservatório

APROVAÇÕES

Nome		
Assinatura		
Carimbo		

**MAGNUS**  
ENGENHARIA ARQUITETURA


**SECRETARIA DE EDUCAÇÃO**  
SECRETARIA DE EDUCAÇÃO  
SECRETARIA DE EDUCAÇÃO  
SECRETARIA DE EDUCAÇÃO  
SECRETARIA DE EDUCAÇÃO  
SECRETARIA DE EDUCAÇÃO

**MUNICÍPIO DE JORNILLE - SECRETARIA DA EDUCAÇÃO**  
EDUCACIONAL C. E. I. ELIANE KRUGER  
RUA ADOLFO DA VEIGA, 749  
BOEHMERWALD LOMVILLE / SC


**PROJETO DE ARQUITETURA**  
PROJETO DE ARQUITETURA  
PROJETO DE ARQUITETURA  
PROJETO DE ARQUITETURA  
PROJETO DE ARQUITETURA

**IMPLANTÇÃO SITUAÇÃO**  
IMPLANTÇÃO SITUAÇÃO  
IMPLANTÇÃO SITUAÇÃO  
IMPLANTÇÃO SITUAÇÃO  
IMPLANTÇÃO SITUAÇÃO

**HID01/06**

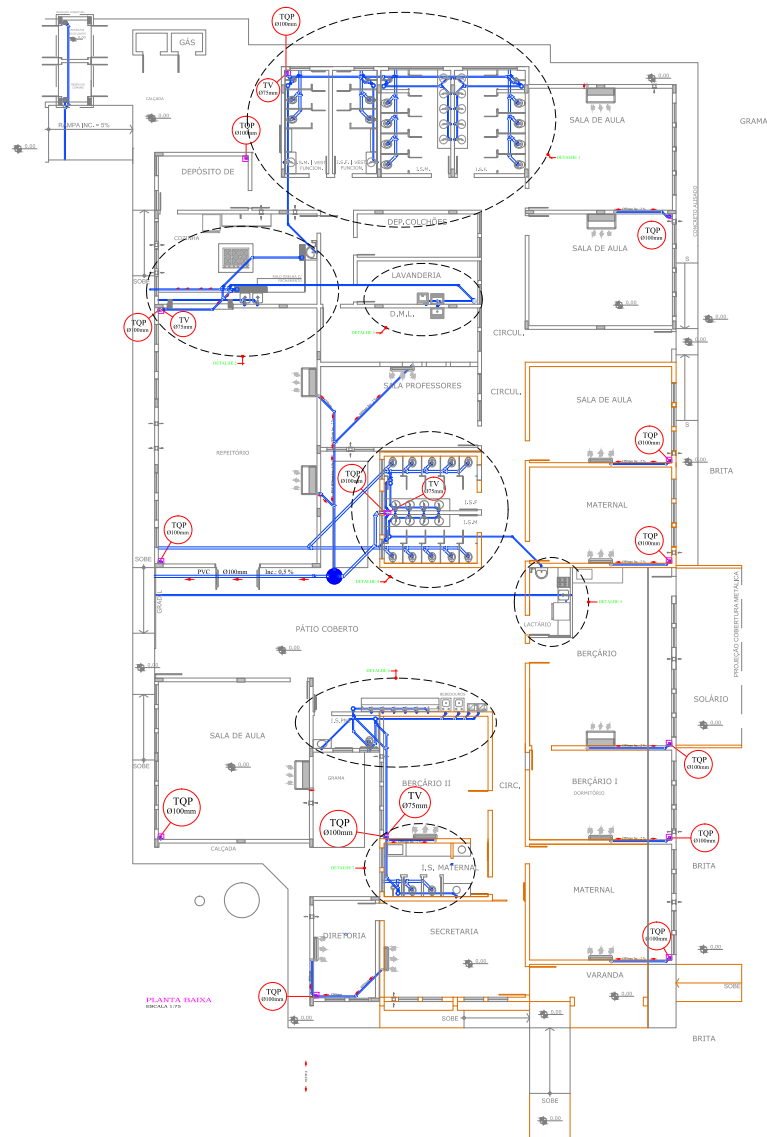

PLANTA BAIXA  
SALA 179

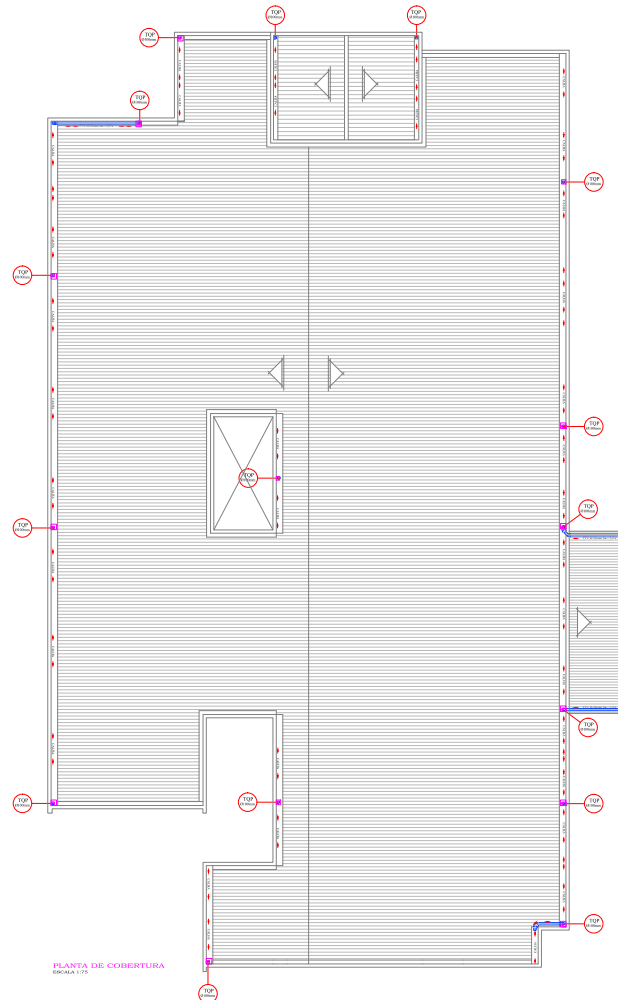


PLANTA DE COBERTURA  
SALA 179

PROJ. ARQ.	PROJ. ELT.
PROJ. MEC.	PROJ. SANEAM.
PROJ. SANEAM.	PROJ. SANEAM.


APROVAÇÕES

<b>MAGNUS</b> ENGENHARIA ARQUITETURA	<b>SECRETARIA MUNICIPAL DE EDUCAÇÃO</b> SECRETARIA MUNICIPAL DE EDUCAÇÃO


MUNICÍPIO DE JOINVILLE SECRETARIA DA EDUCAÇÃO	EDUCACIONAL C. E. J. ELIANE KRUGER
RUA ADOLFO DA VEIGA 749	BOEMERWALD I. LOUVILLE / SC
HIDROSSANITÁRIO	PROJ. SANEAM.
PLANTA BAIXA PLANTA DE COBERTURA	REVISÃO
	<b>HID02/06</b>

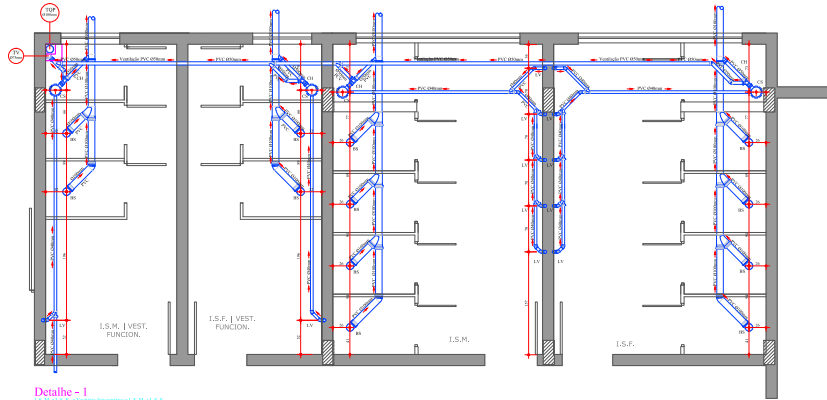


**Detalhe - 1**  
E.S.M. I VEST. FUNCION.  
E.S.F. I VEST. FUNCION.  
E.S.M.

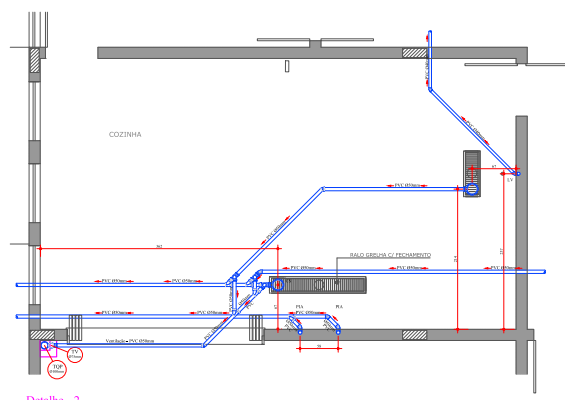


**Detalhe - 2**  
E.S.F.

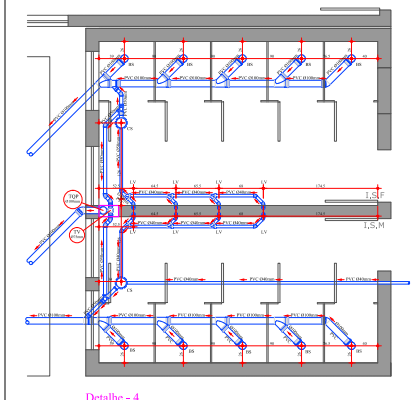


**Detalhe - 4**  
E.S.F.  
E.S.M.

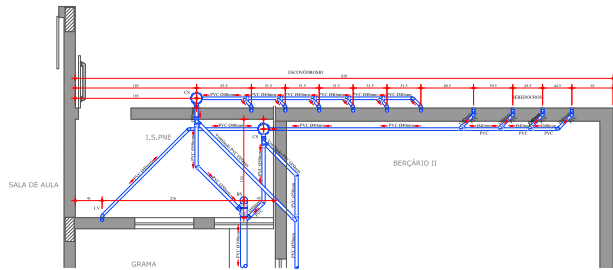


**Detalhe - 6**  
E.S.PNE  
E.S.F.  
E.S.M.

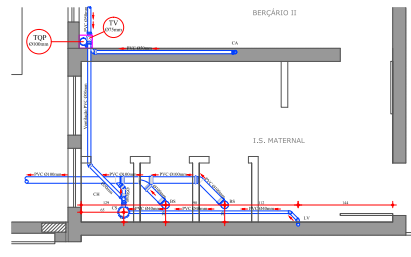


**Detalhe - 7**  
E.S.F.  
E.S.M.

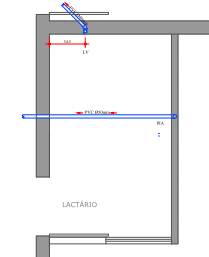


**Detalhe - 5**  
E.S.F.

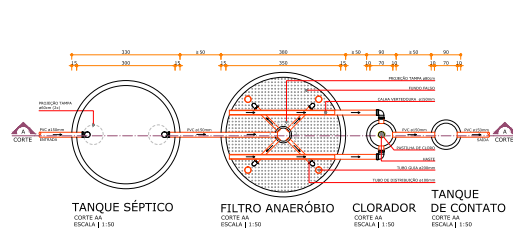


**TANQUE SÉPTICO** ESCALA | 1:50  
**FILTRO ANAERÓBIO** ESCALA | 1:50  
**CLORADOR** ESCALA | 1:50  
**TANQUE DE CONTATO** ESCALA | 1:50

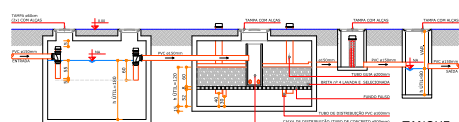

**TANQUE SÉPTICO** ESCALA | 1:50  
**FILTRO ANAERÓBIO** ESCALA | 1:50  
**CLORADOR** ESCALA | 1:50  
**TANQUE DE CONTATO** ESCALA | 1:50

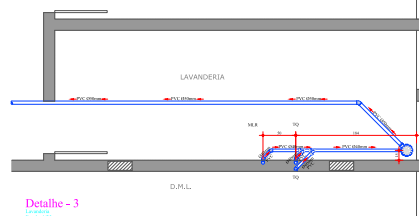


**Detalhe - 3**  
E.S.F.  
E.S.M.

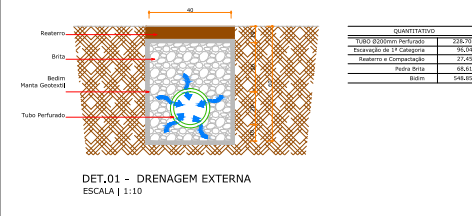


**DET.01 - DRENAGEM EXTERNA**  
ESCALA | 1:10


QUANTITATIVO	
150x150mm Perforado	218,00m <sup>2</sup>
Revestimento 4" Calçada	218,00m <sup>2</sup>
Revestimento 4" Concreto	218,00m <sup>2</sup>
Placa de Seta	218,00m <sup>2</sup>
Grate	218,00m <sup>2</sup>

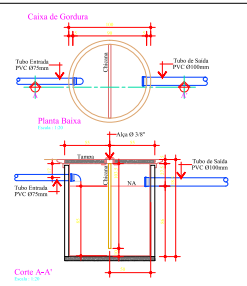


**Corte A-A'**  
Escala 1:10

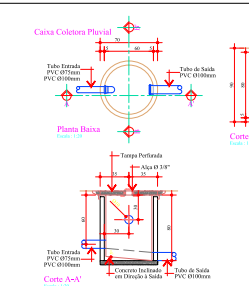

**Corte A-A'**  
Escala 1:10

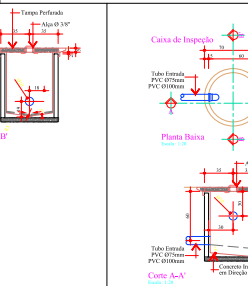

**Corte B-B'**  
Escala 1:10

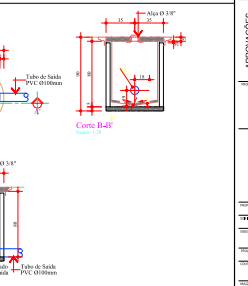

**Corte B-B'**  
Escala 1:10

APROVAÇÕES	
<p>_____ MUNICÍPIO DE JORNALLE I SECRETARIA DA EDUCAÇÃO EDUCACIONAL C. E. J. ELINNE KRUGER RUA ADOLFO DA VEIGA, 749 BOEMERWALD I JORNALLE I SC</p>	<p>_____ MUNICÍPIO DE JORNALLE I SECRETARIA DA EDUCAÇÃO EDUCACIONAL C. E. J. ELINNE KRUGER RUA ADOLFO DA VEIGA, 749 BOEMERWALD I JORNALLE I SC</p>
<p>_____ HIDROSSANITÁRIO</p>	<p>_____ HIDROSSANITÁRIO</p>
<p>_____ DETALHES (CAIXAS DE INSPEÇÃO)</p>	<p>_____ HIDROSSANITÁRIO</p>


HIDROMETRO  
3m3/h=3/4"

Abastecimento  
Vem da CASAN

ACESSO  
SERVIÇO




RUA AFRASIO MOREIRA

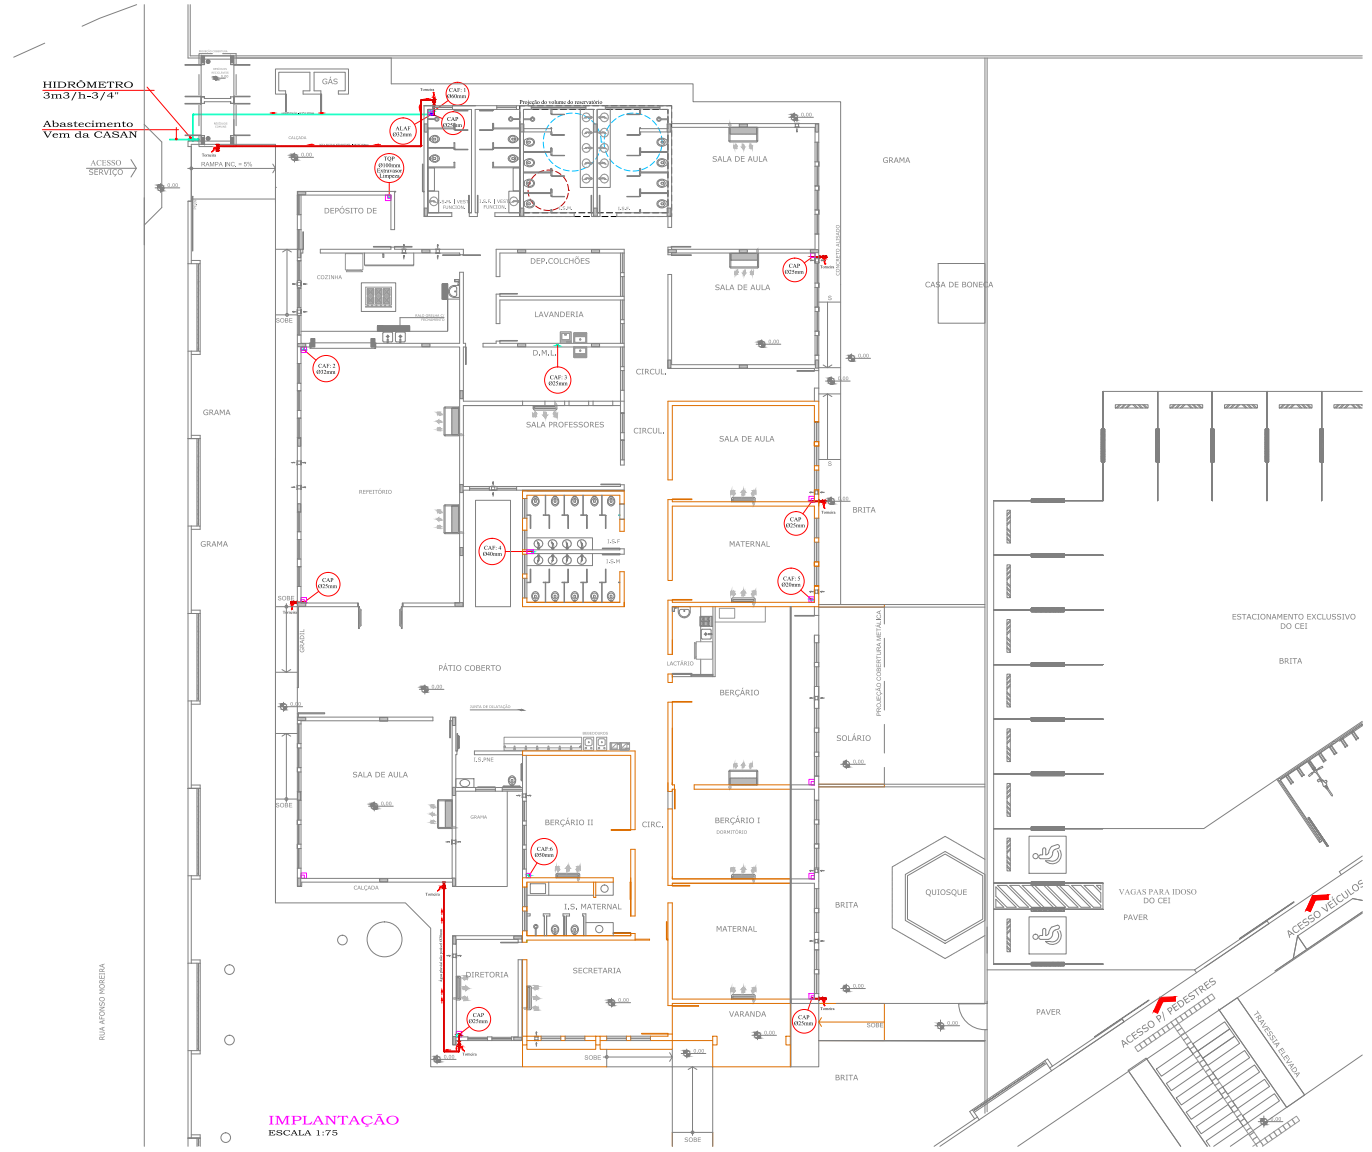IMPLANTAÇÃO  
ESCALA 1:75




DATA	FEITO
20/06/2024	APROVADO
20/06/2024	APROVADO
20/06/2024	APROVADO
20/06/2024	APROVADO

APROVAÇÕES


 MAGNUS ENGENHARIA ARQUITETURA	 MUNICÍPIO DE JORVILLE SECRETARIA DE EDUCAÇÃO	 MUNICÍPIO DE JORVILLE SECRETARIA DE EDUCAÇÃO
---	--	--

MUNICÍPIO DE JORVILLE SECRETARIA DA EDUCAÇÃO	
EDUCACIONAL C. E. J. ELIANE KRUGER	
RUA ADOLFO DA VEIGA 749	
HIDROSSANFANO	
IMPLANTAÇÃO	HID04/06




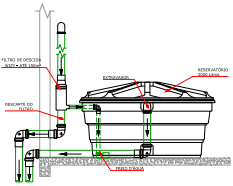

SISTEMA DE ARMAZENAMENTO E DECARTE  
Escala 1:25

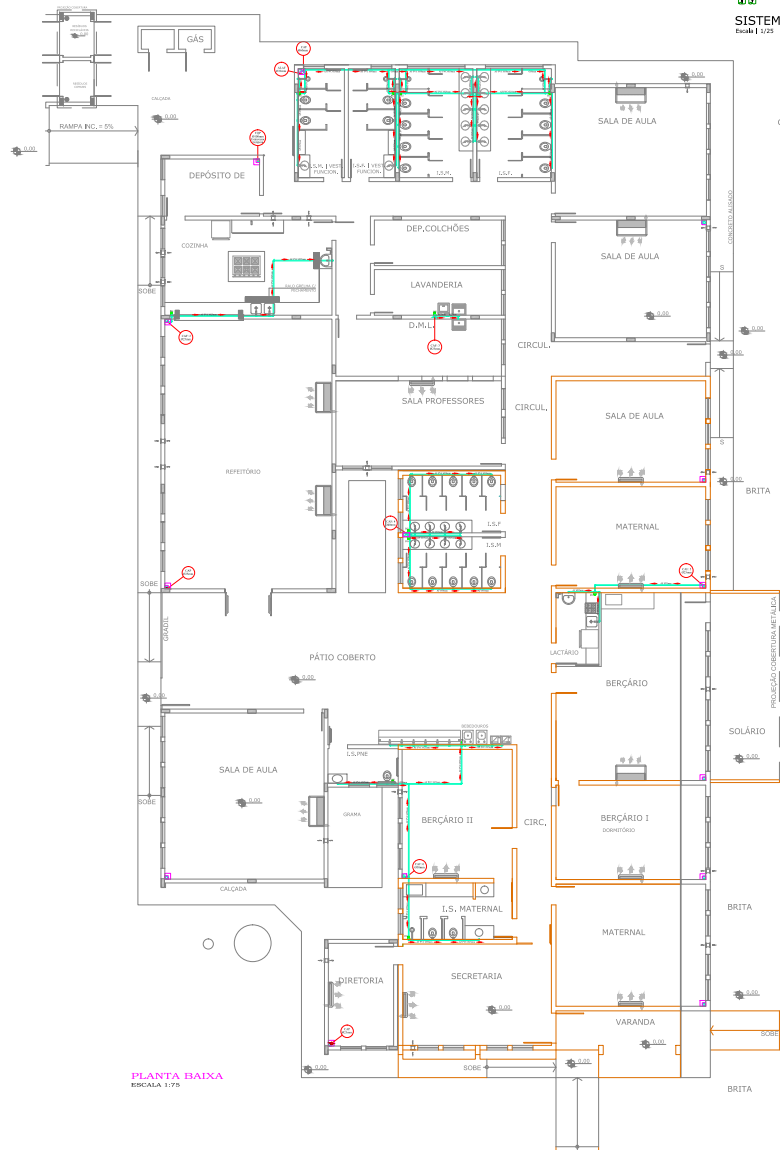

PLANTA BAIXA  
ESCALA 1:75

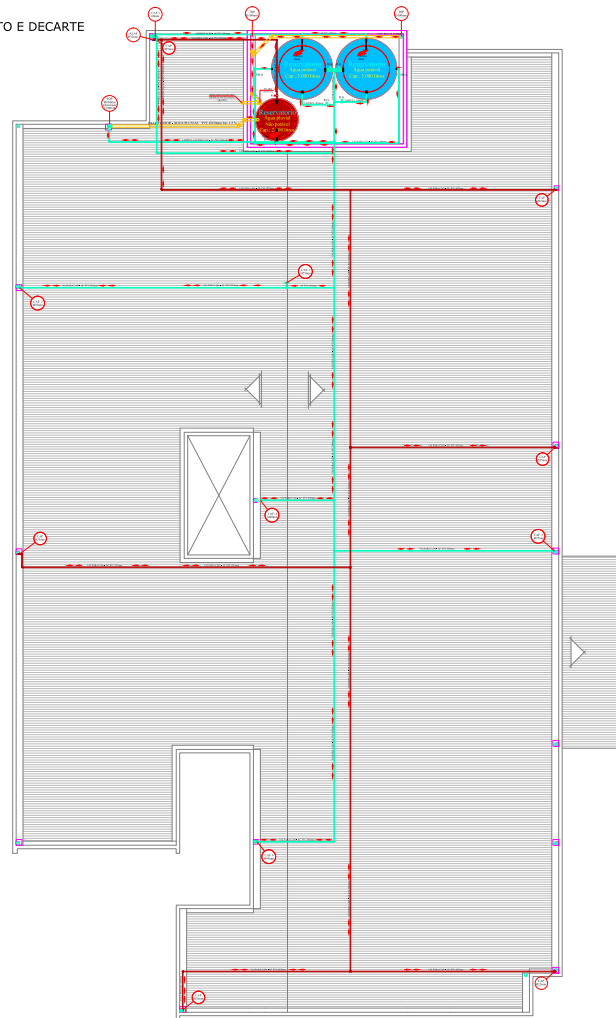

PLANTA DE COBERTURA  
ESCALA 1:75

PROJETO	PROJ. ARQUITETURA	PROJ. ELÉTRICO	PROJ. MECÂNICO	PROJ. CIVIL	PROJ. PAVIMENTAÇÃO	PROJ. SANEAMENTO	PROJ. VENTILAÇÃO	PROJ. LUMINÁRIAS	PROJ. PLANTAS	PROJ. CORTA-VENTO	PROJ. SINALIZAÇÃO	PROJ. MOBILIÁRIO	PROJ. OUTROS
PROJ. ARQUITETURA	PROJ. ELÉTRICO	PROJ. MECÂNICO	PROJ. CIVIL	PROJ. PAVIMENTAÇÃO	PROJ. SANEAMENTO	PROJ. VENTILAÇÃO	PROJ. LUMINÁRIAS	PROJ. PLANTAS	PROJ. CORTA-VENTO	PROJ. SINALIZAÇÃO	PROJ. MOBILIÁRIO	PROJ. OUTROS	

APROVAÇÕES

<p><b>MAGNUS</b> ENGENHARIA E ARQUITETURA</p>	<p>MUNICÍPIO DE JOINVILLE SECRETARIA DA EDUCAÇÃO</p>
---	--

MUNICÍPIO DE JOINVILLE | SECRETARIA DA EDUCAÇÃO  
 EDUCACIONAL I. C. E. LILIANE KRUGER  
 RUA ADOLFO DA VEIGA, 749  
 BOEHMERWALD I, JOINVILLE / SC

HIDROSSANITÁRIO

PLANTA BAIXA | PLANTA DE COBERTURA

PROJ. ARQUITETURA: ANDRÉIA KESLER  
 PROJ. ELÉTRICO: THIAGO BRAND  
 PROJ. MECÂNICO: THIAGO BRAND  
 PROJ. CIVIL: THIAGO BRAND  
 PROJ. PAVIMENTAÇÃO: THIAGO BRAND  
 PROJ. SANEAMENTO: THIAGO BRAND  
 PROJ. VENTILAÇÃO: THIAGO BRAND  
 PROJ. LUMINÁRIAS: THIAGO BRAND  
 PROJ. PLANTAS: THIAGO BRAND  
 PROJ. CORTA-VENTO: THIAGO BRAND  
 PROJ. SINALIZAÇÃO: THIAGO BRAND  
 PROJ. MOBILIÁRIO: THIAGO BRAND  
 PROJ. OUTROS: THIAGO BRAND

PROJ. ARQUITETURA: THIAGO BRAND

PROJ. ELÉTRICO: THIAGO BRAND

PROJ. MECÂNICO: THIAGO BRAND

PROJ. CIVIL: THIAGO BRAND

PROJ. PAVIMENTAÇÃO: THIAGO BRAND

PROJ. SANEAMENTO: THIAGO BRAND

PROJ. VENTILAÇÃO: THIAGO BRAND

PROJ. LUMINÁRIAS: THIAGO BRAND

PROJ. PLANTAS: THIAGO BRAND

PROJ. CORTA-VENTO: THIAGO BRAND

PROJ. SINALIZAÇÃO: THIAGO BRAND

PROJ. MOBILIÁRIO: THIAGO BRAND

PROJ. OUTROS: THIAGO BRAND

PROJ. ARQUITETURA: THIAGO BRAND

PROJ. ELÉTRICO: THIAGO BRAND

PROJ. MECÂNICO: THIAGO BRAND

PROJ. CIVIL: THIAGO BRAND

PROJ. PAVIMENTAÇÃO: THIAGO BRAND

PROJ. SANEAMENTO: THIAGO BRAND

PROJ. VENTILAÇÃO: THIAGO BRAND

PROJ. LUMINÁRIAS: THIAGO BRAND

PROJ. PLANTAS: THIAGO BRAND

PROJ. CORTA-VENTO: THIAGO BRAND

PROJ. SINALIZAÇÃO: THIAGO BRAND

PROJ. MOBILIÁRIO: THIAGO BRAND

PROJ. OUTROS: THIAGO BRAND

