



PLANTA BAIXA - SAINT. P.N.E. Escala 1:25

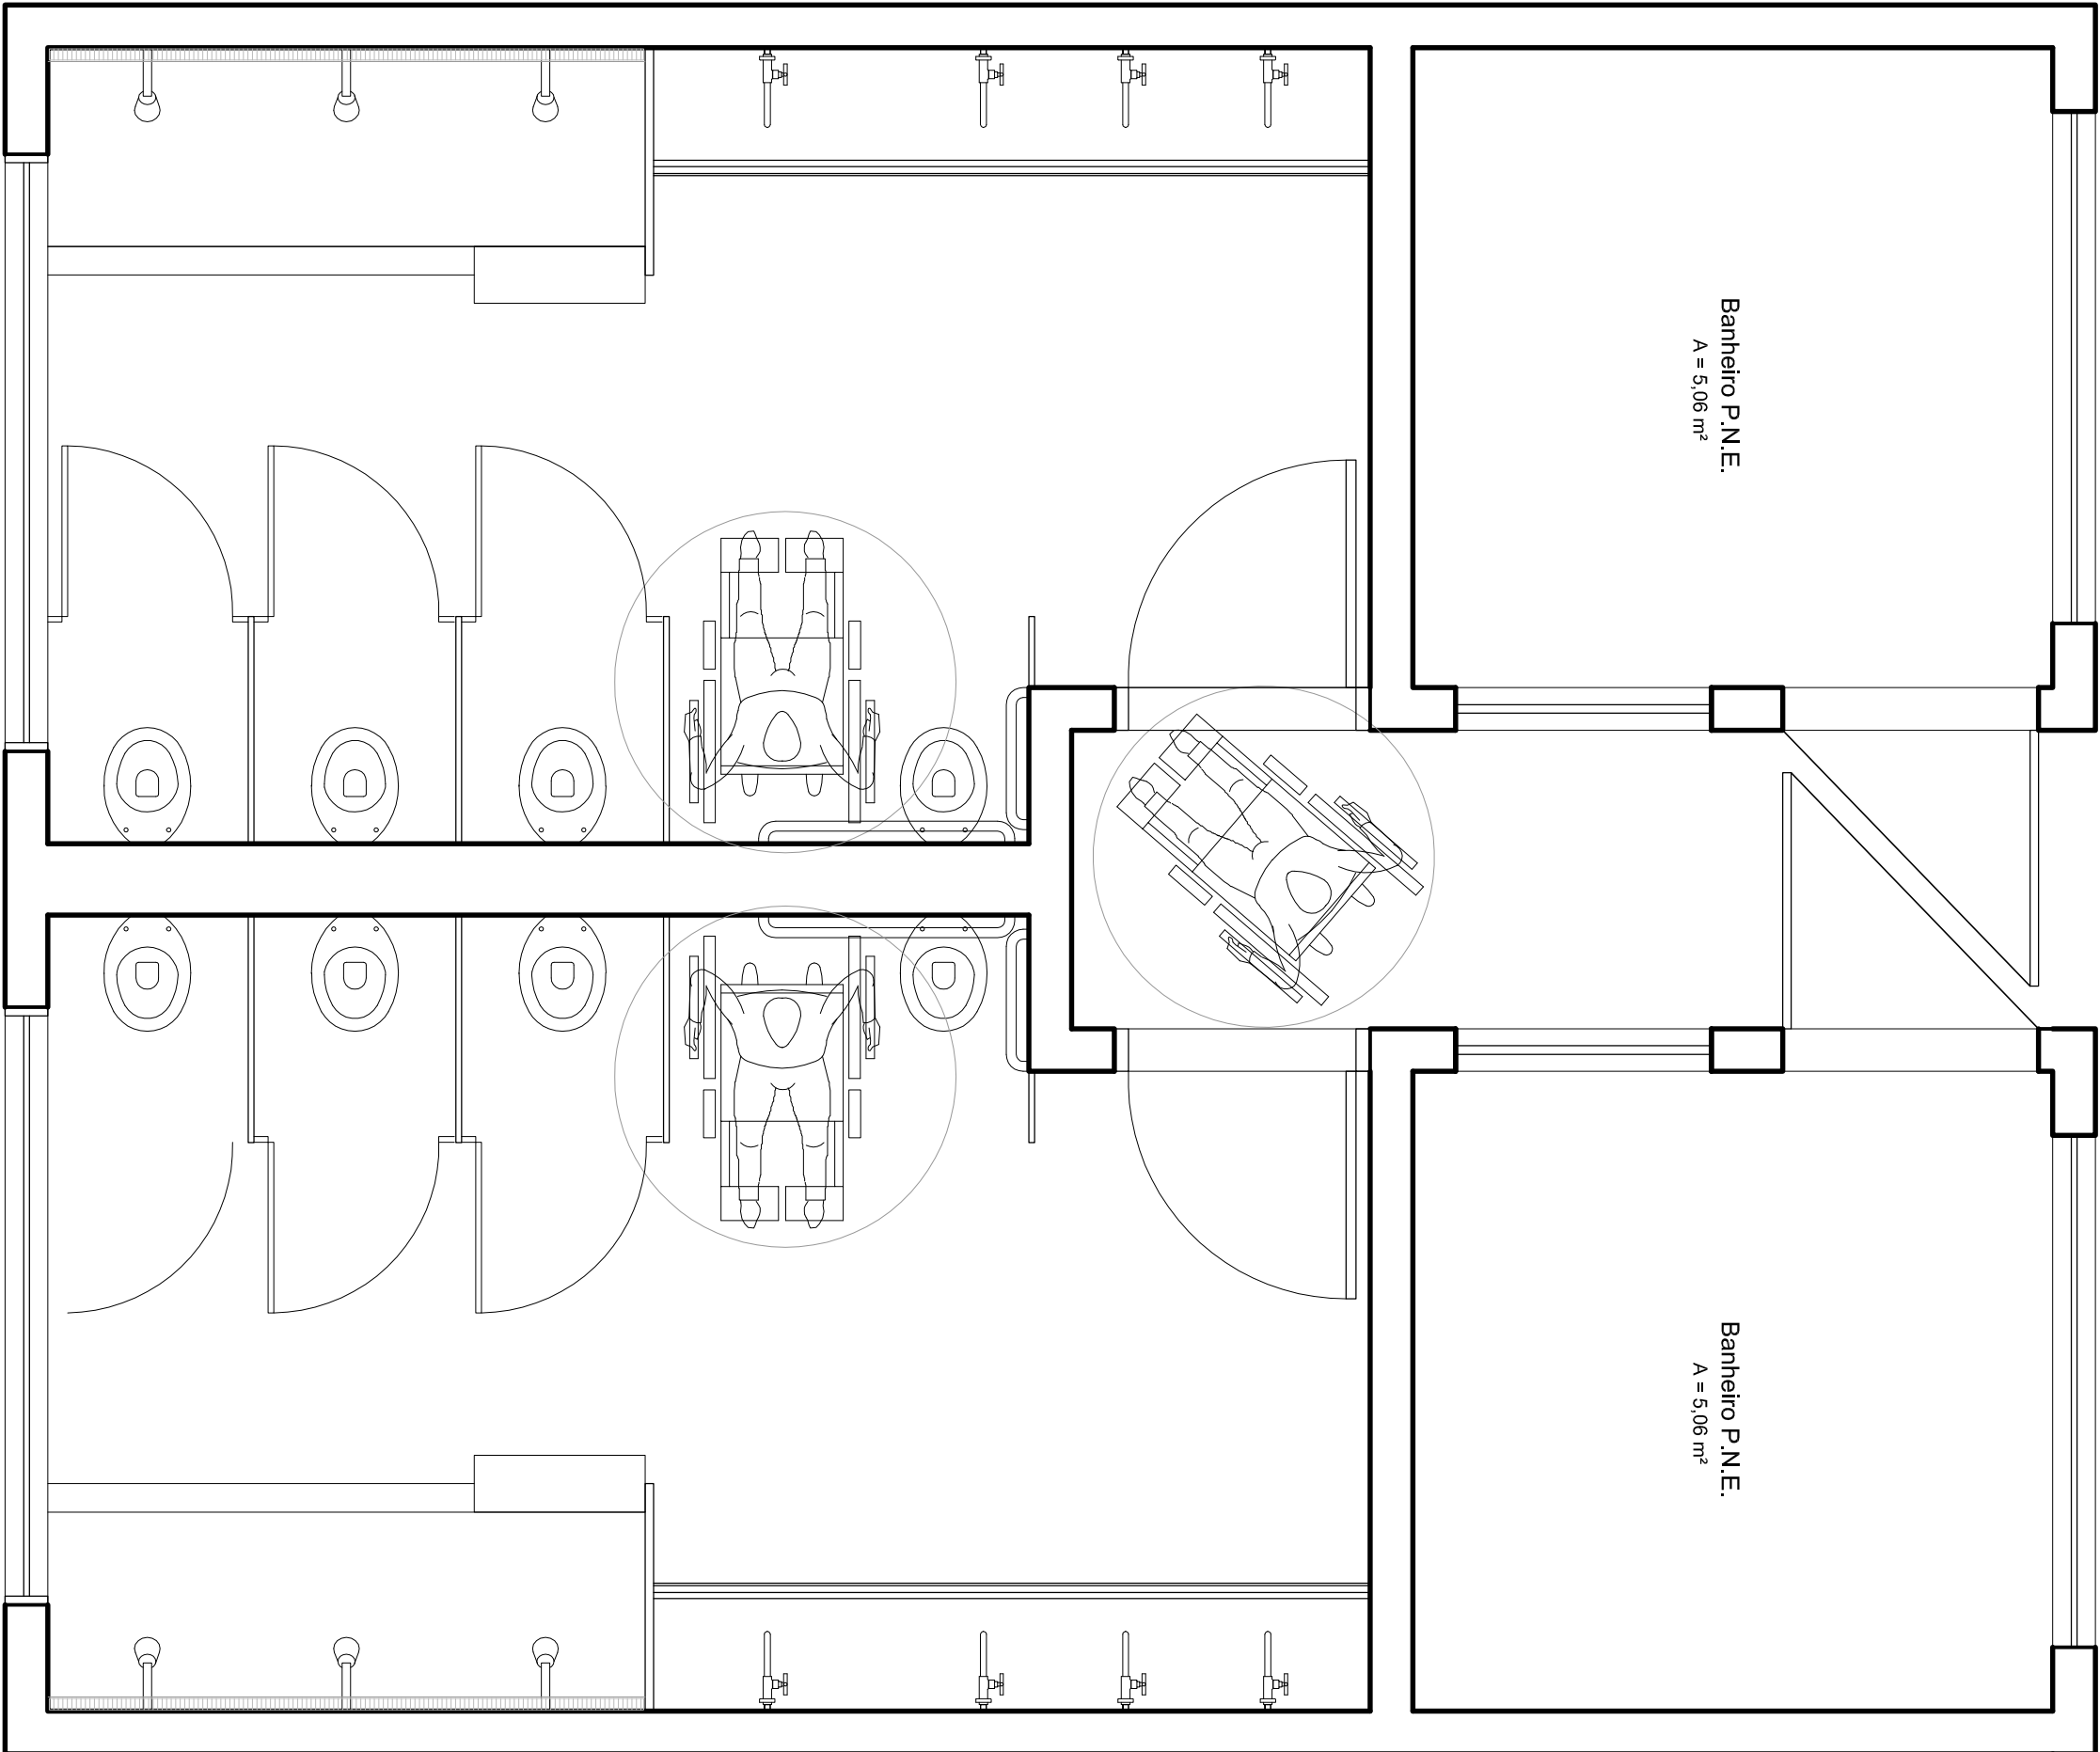


PLANTA BAIXA - BANHEIROS Escala 1:25

OBS: TODOS OS ACESSÓRIOS E DIMENSÕES APLICADAS ESTÃO DE ACORDO COM A NBR 9050 E O DECRETO FEDERAL 5296.

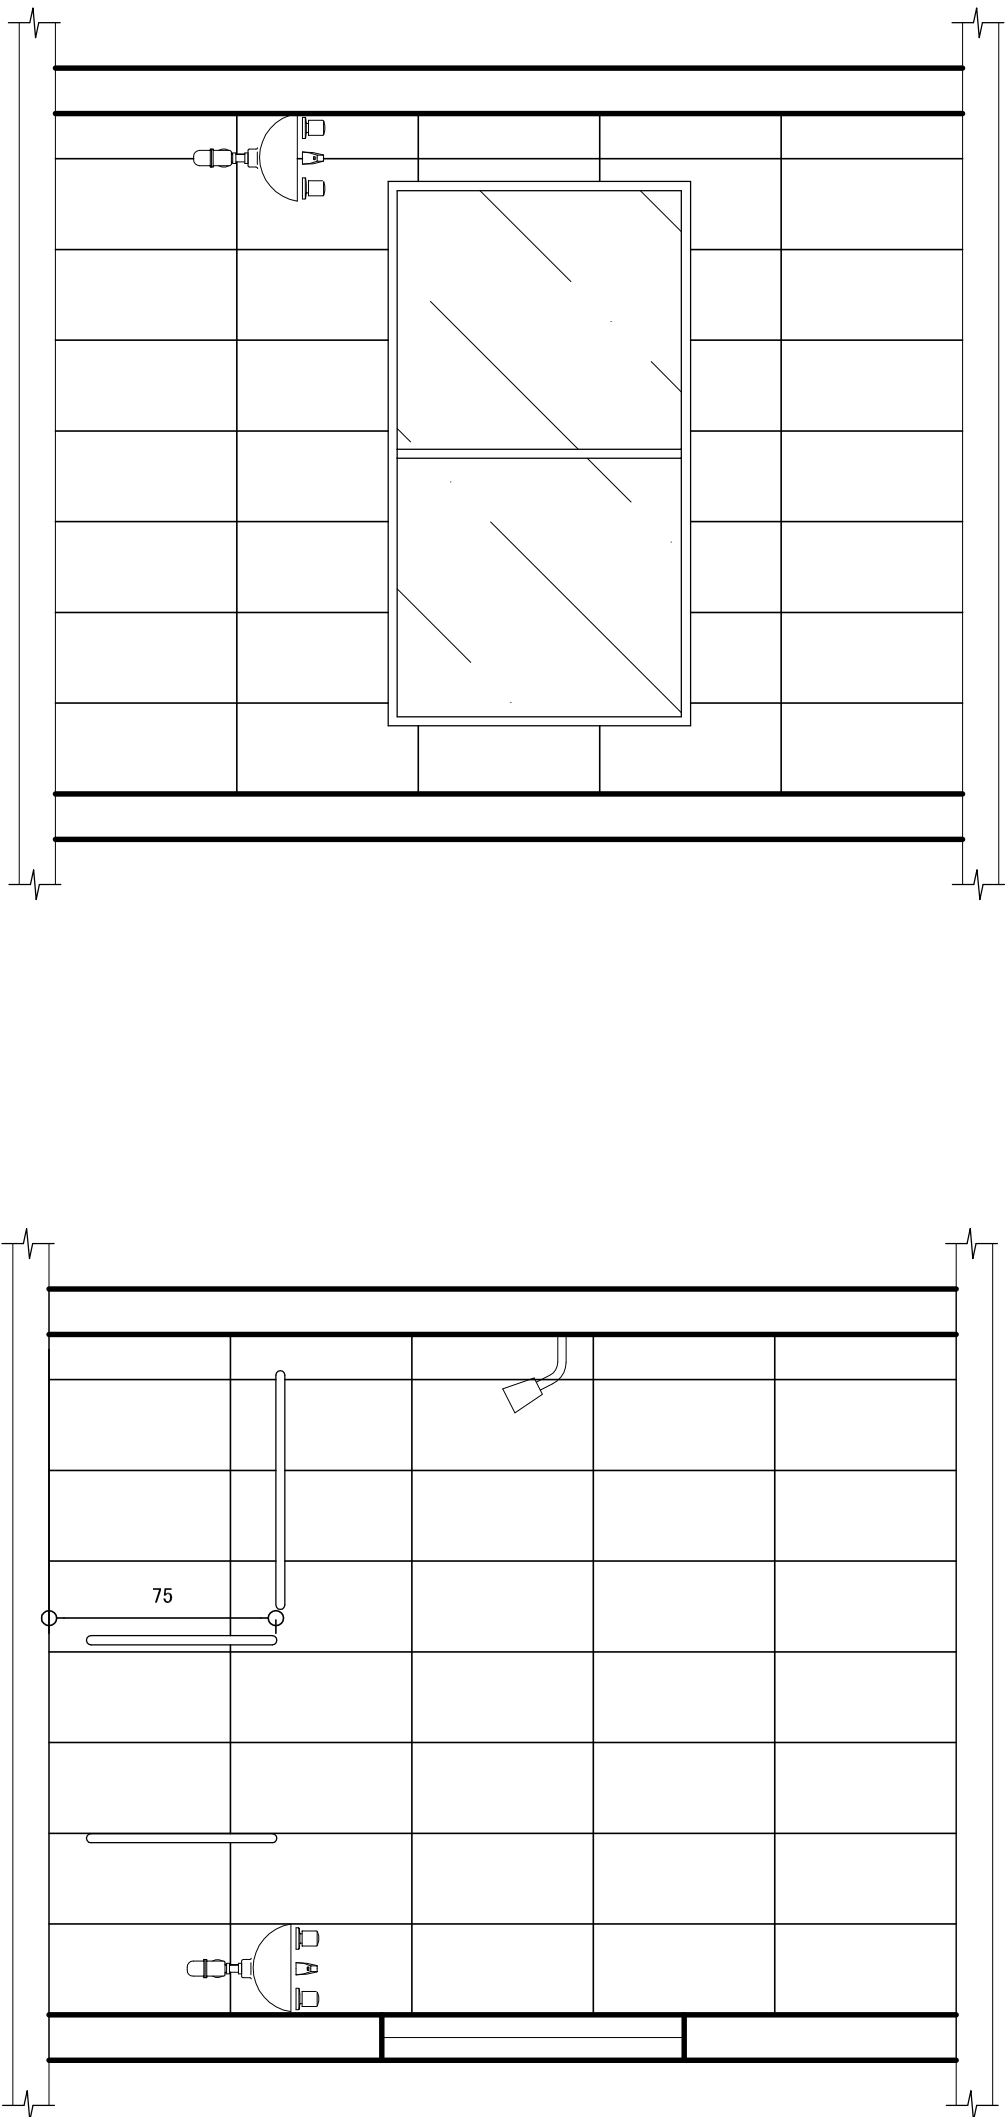

CORTE AA Escala 1:25

CORTE BB Escala 1:25

CONTRATADA:				CONTRATANTE:			
SOLAR CONSTRUÇÕES,PROJETOS E CONSULTORIA LTDA.							
END.: R. Padre Rossini, Candido,n.º 230,Corqçdo Eucarístico				PREFEITURA MUNICIPAL DE JOINVILLE			
E-MAIL: ekan@solarengenharia.ing.br				Av. Hermon August Lepper,n.º 10, Centro			
CNPJ: 13.411.864/0001-48				TEL.: (47)3431-3233 – Joinville/SC			
TEL.: (31)3568-2814 Belo Horizonte/MG							
ANEXO PROJETO CEIS TIPO B – DETALHAMENTO BANHEIRO P.N.E.							
RESPONSÁVEL TÉCNICO:		DESENHISTA:		CONTRATANTE:			
CYLEIA CRISTINA DE RESENDE MORALES		ISABELLA TEOTONIO		PREFEITURA MUNICIPAL DE JOINVILLE			
CAU 134.003-4		112.325.276-96		CNPJ: 83.169.623/0001-10			
DETALHE:		PROJETO ARQUITETONICO					
PLANTA BAIXA E CORTES		ENDEREÇO DA OBRA:		FOLHA:			
		NÚMERO DO PROJETO:		01 / 01			
		00					
MARÇO/2013		ESCALA:		REVISÃO:			
		INDICADA		00			