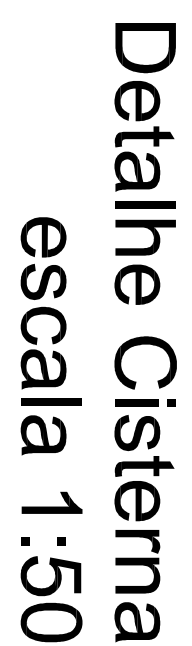
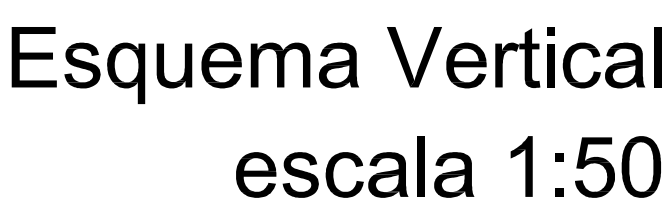


[illegible]

APROVAÇÃO DE PROJETO HIDROSSANITÁRIO - ÁGUA

DADOS DO EMPREENHIMENTO		
NOME DO EMPREENHADOR		
Residencial Envy Club Porto Belo		
LOCALIDADE:	VOLUNTÁRIO	BAIRRO
Rua Porto Belo	47	Bucareti
ENDEREÇO DO TERRENO	LAPSO DO IMPLANTAR	

CONSUMO DE AGUA	PERMANENCIA VIGIL. COTIZACION	PERMANENCIA VIGIL. COTIZACION	PERMANENCIA VIGIL. COTIZACION
1800	00	00	1800

RESERVATÓRIO			
VOLUME RESERVATÓRIO ARMazenado	VOLUME RESERVATÓRIO Armazenado	VOLUME RESERVATÓRIO Armazenado em sedimentos	VOLUME TOTAL
288,000 Litros	00	00	288,000 Litros


CONTRIBUIÇÃO DE ESGOTO			
POPULAÇÃO RESIDENCIAL TOTAL:	POPULAÇÃO COMERCIAL TOTAL:	POPULAÇÃO INDUSTRIAL TOTAL:	TOTAL DE CONTRIBUIÇÃO DIÁRIA
16000	00	00	230.400 L
CARGA DIÁRIA DE ESGOTO (L/S):			
CARGA DIÁRIA DE LIXO (KG/S):			
VARIOS			

PROJETO IMPRIMINDO LULA	APROVANDO EM ACORDO COM	APROVANDO DO PROJETO
APROVAÇÃO DE PROJETO COMPLETA RECALCULADO DA PERÍCIAÇÃO ANUAL 6/9/2016		

[illegible]


	FICHA DO PROJETO	14/05/2009
PROJETO	RESIDENCIAL EASY CLUB PORTO BELO	14/05/2009

 03/05




CONVENÇÃO	
	Coluna de Água Fria - r° Diâmetro (mm)
	Coluna de Alimentação - r° Diâmetro (mm)
	Tubo de alimentação em PVC
	Tubo de água fria em PVC
	Indicação do Sentido de Escoramento


[illegible]

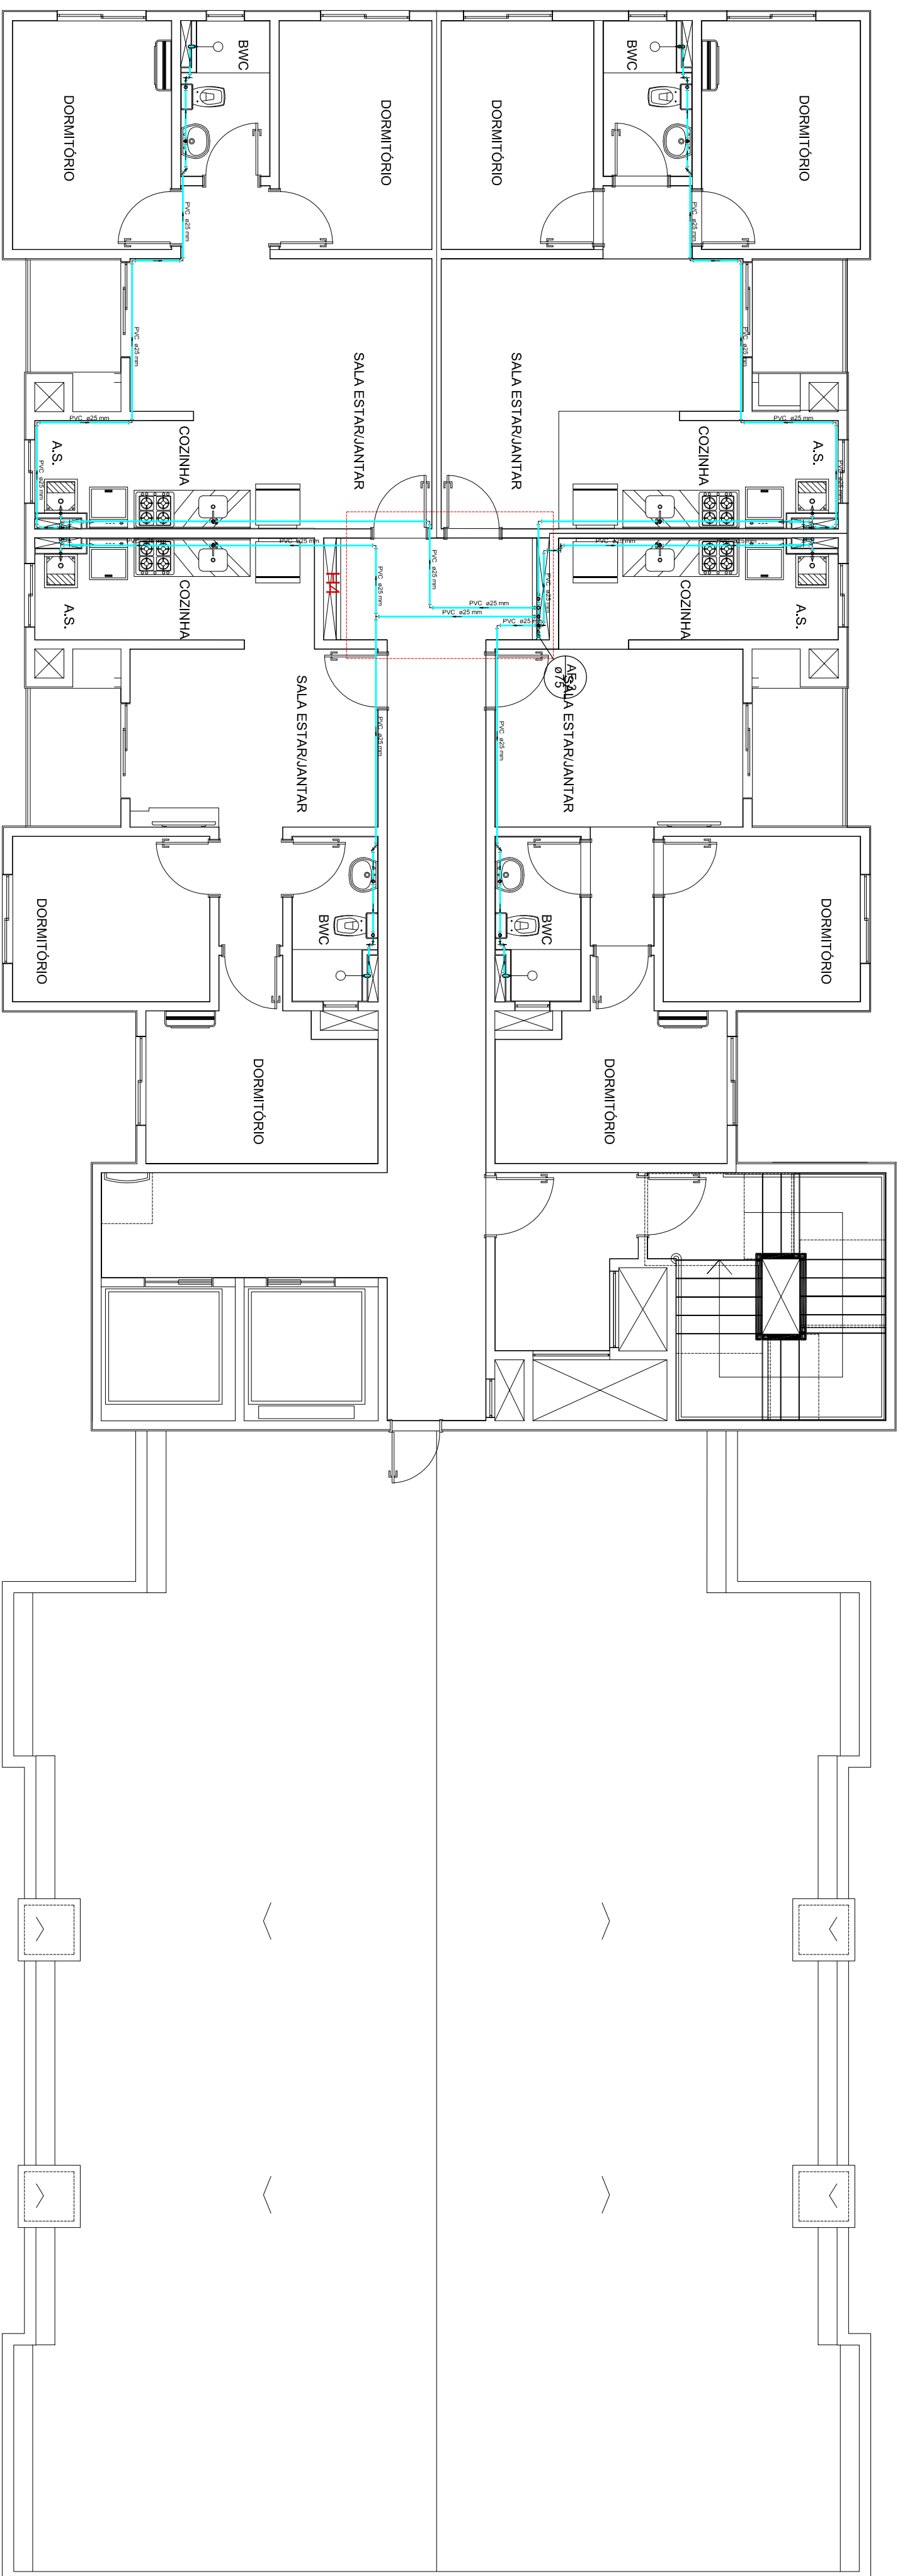


Planta Baixa Cobertura
escala 1:75

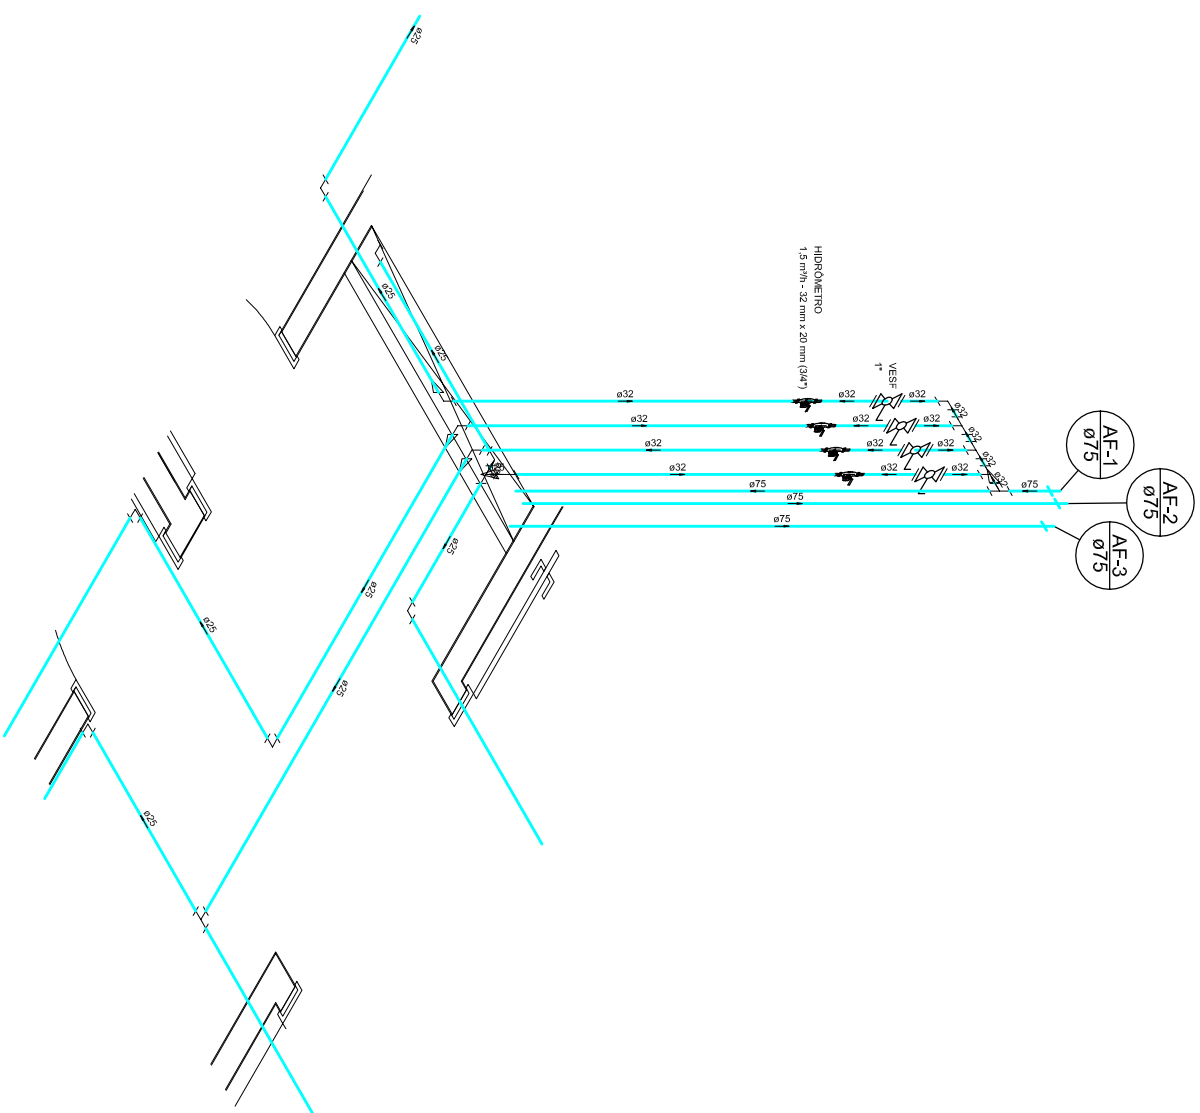

Detalhe H2
escala 1:25

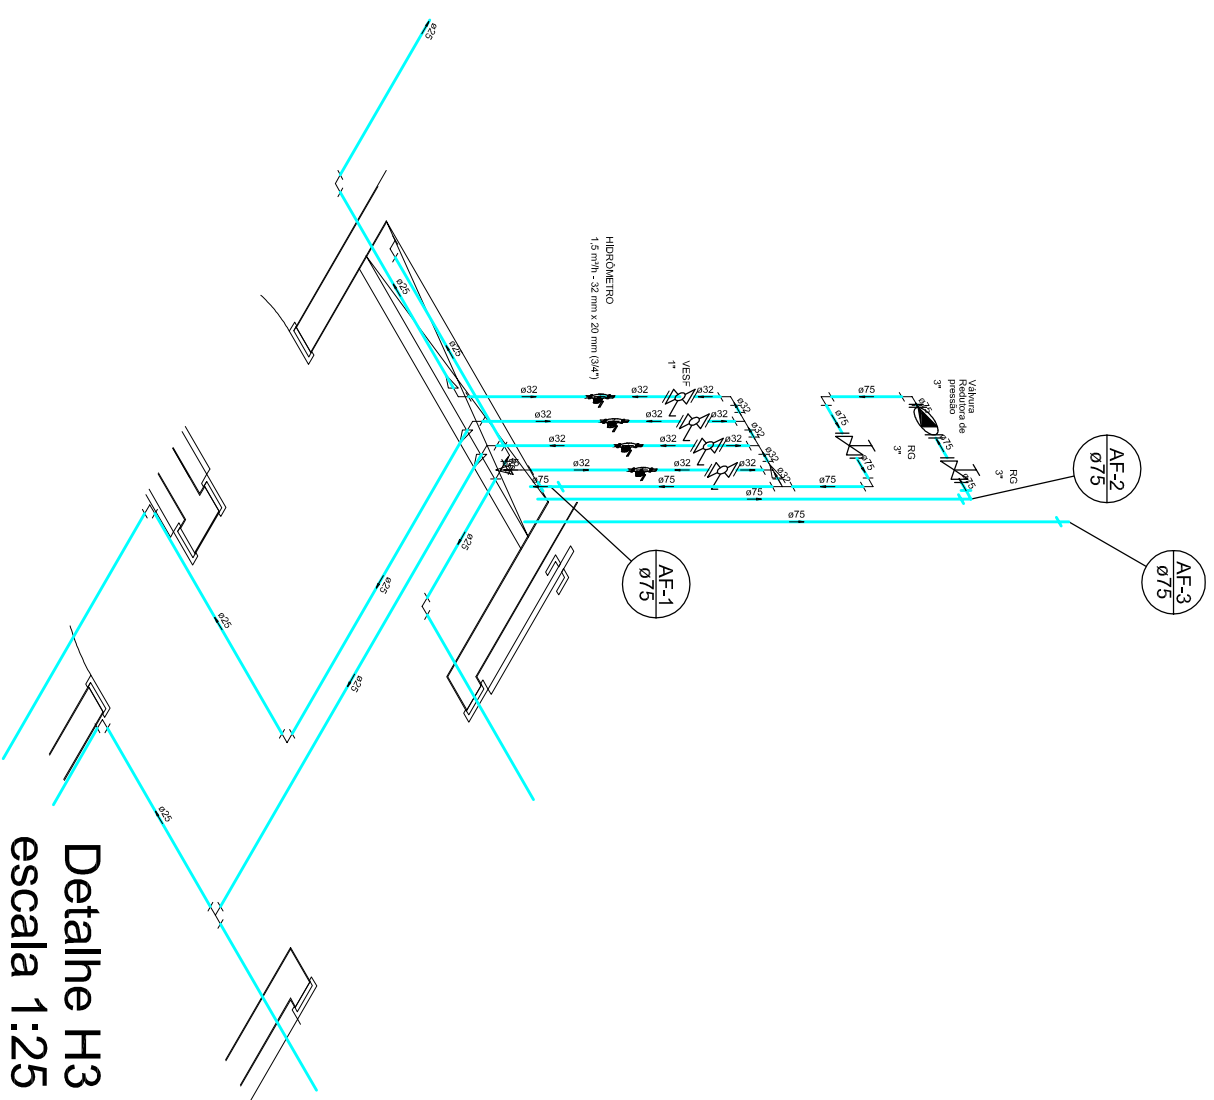

Detalhe H3
escala 1:25

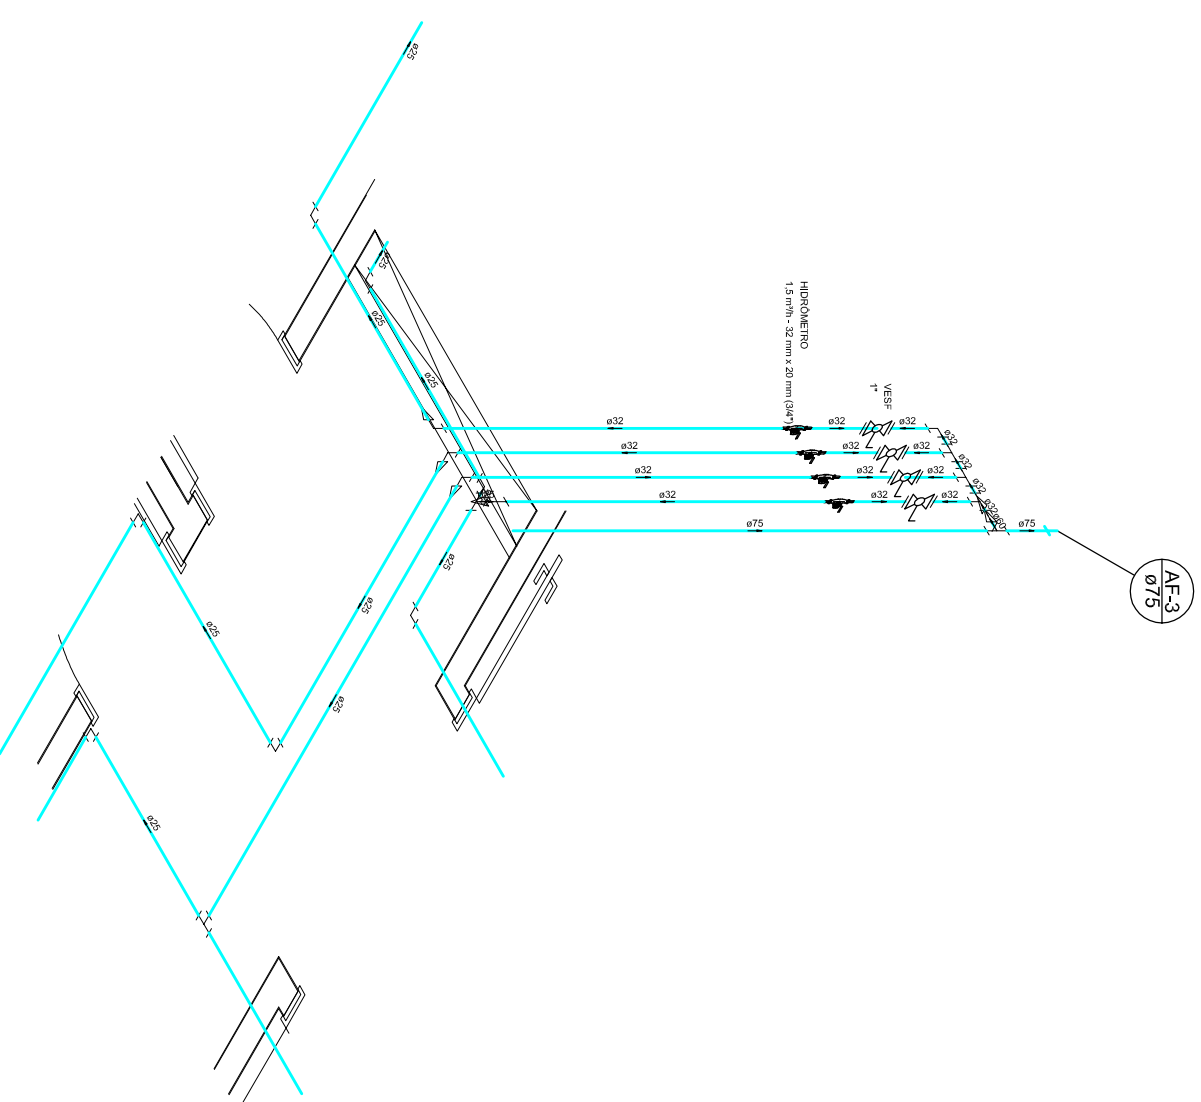

Detalhe H4
escala 1:25

Diagrama de uma seção transversal de um tubo de PVC com escamamento. O tubo é rotulado "PVC" e "Diâmetro (mm)". O escamamento é rotulado "PVC" e "Diâmetro (mm)". O tubo de alimentação é rotulado "Tubo de alimentação em PVC" e "Diâmetro (mm)". O tubo de água fria é rotulado "Tubo de água fria em PVC" e "Diâmetro (mm)". O tubo de água quente é rotulado "Tubo de água quente em PVC" e "Diâmetro (mm)". O tubo de água fria e quente é rotulado "Tubo de água fria e quente em PVC" e "Diâmetro (mm)".

[illegible]

Aguaes de São Paulo Associação de Proprietários Imobiliários Rua José de Fátima, 100 Jd. São Francisco, 13150-000 São Paulo, SP		PROJETO RESIDENCIAL EASY CLUB PORTO BELO ROGGA S.A. CONSTRUÇÃO E INCORPORAÇÃO (47) 3426-4050		PROJETO	
ELABORADO POR: JACIEL BRIZOT Eng.º CREA 066723/2014	REVISADO POR:	ELABORAÇÃO ORIGINAL	REVISÃO	DATA	ASSINATURA
APPROVADO POR:		APPROVADO POR:		DATA	ASSINATURA