


PLANTA BAIXA GALPÃO
DISTRIBUIÇÃO REDE ESGOTO
ESCALA: 1/150

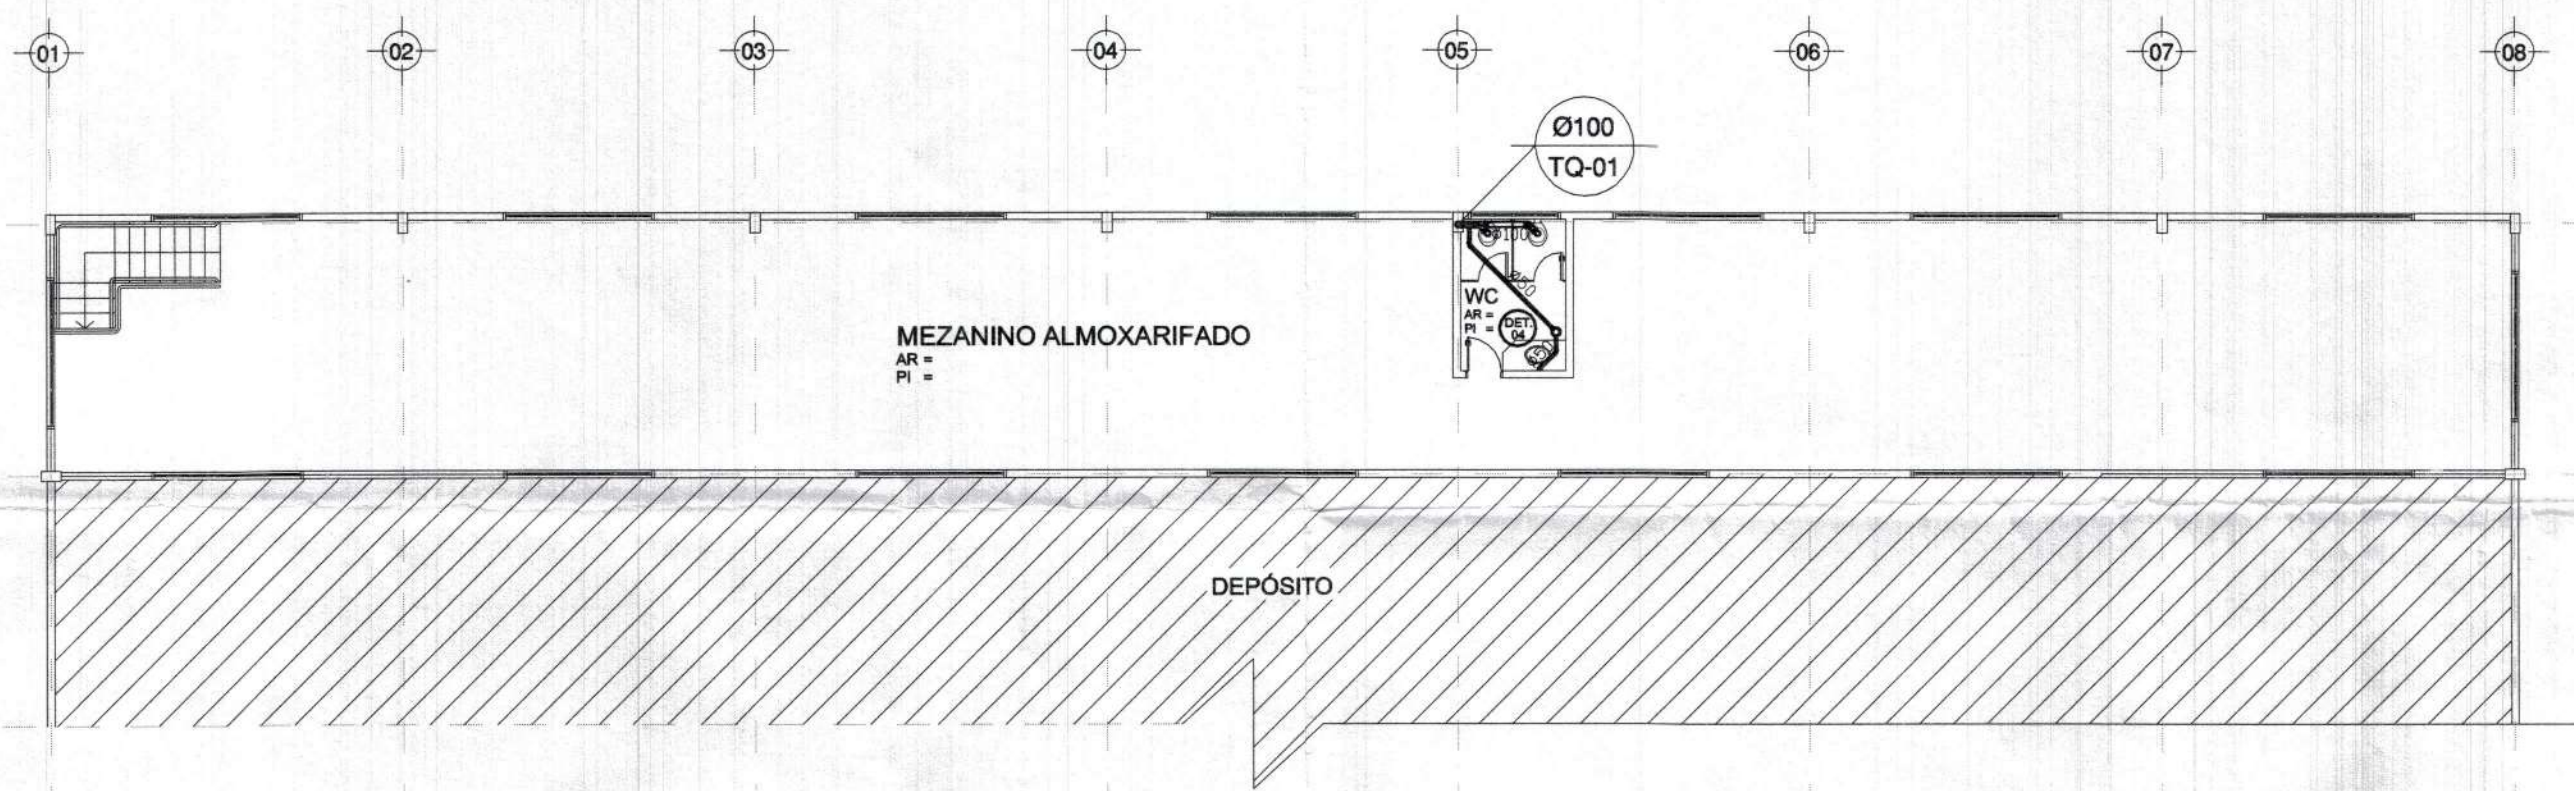

PLANTA BAIXA MEZANNO
DISTRIBUIÇÃO REDE ESGOTO
ESCALA: 1/150

LEGENDA HIDRAÚLICA
CG - CAIXA DE GORDURA
Ci - CAIXA DE INSPEÇÃO
TUBO QUEDA ESGOTO SANITÁRIO

- OBSERVAÇÕES:
- 1 - QUALQUER MODIFICAÇÃO NO PROJETO OU NA OBRA, ANTES OU DEPOIS DE INICIADA SOMENTE PODERÁ SER FEITA PELO RESPONSÁVEL DO PROJETO.
 - 2 - NA ALTURA DE 1,50m. PISOS E PAREDES DAS INSTALAÇÕES SANITÁRIAS, SACADAS E COZINHAS SERÃO IMPERMEABILIZADOS.
 - 3 - HAVENDO DIVERGÊNCIA ENTRE COTA E ESCALA PREVALECE A COTA.
 - 4 - CONSULTAR PROJETOS COMPLEMENTARES

[Signature]
Assinatura Resp. Técnico

Elizabetha Adm. e Serv. Ltda
César Augusto Theist
Sócio Gerente
[Signature]
Assinatura Proprietário

DIREITO AUTORAIS SOBRE O PROJETO RESERVADOS NA FORMA DA LEI (5988 / 73)



FraGon Engenharia Ltda.

Rua 25 DE JULHO, 134 - Itoupava Norte - Blumenau/SC - CEP-89053-000
CREA/SC 41332-0 - CGC 00.765.272/0001-82 - I.M. 54.592-9
e-mail: fragoneng@terra.com.br
FONE / FAX : (47) 339-3127 CEL. 9982 - 2536

PROJETO HIDRAÚLICO

CLIENTE
ELIZABETHA ADM. E SERV. LTDA
BR-101 ESQUINA C/ RUA PORTUGAL BAIRRO PROFÍPO- JOINVILLE-SC

OBRA
GALPÃO COMERCIAL 01 PAVTO. EM ALVENARIA
BR-101 ESQUINA C/ RUA PORTUGAL BAIRRO PROFÍPO- JOINVILLE-SC

RESPONSÁVEL TÉCNICO Engº Civil Elomar Franzmann	CREA-Nº 32.655-4
EXECUÇÃO PLANTA BAIXA TÉRREO E MEZANINO DISTRIBUIÇÃO REDE ESGOTO	ÁREA 2.248,05m²
	DATA 12/2005
	ESCALA 1/150
NOME DO ARQUIVO Hidr_Esg-60	DESENHISTA THIAGO CRESTANI
	FOLHA 01 / 08