



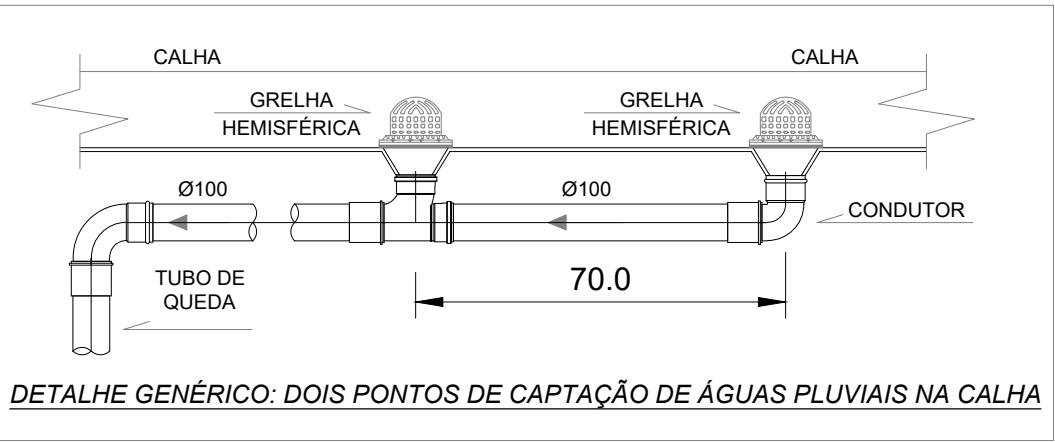

DETALHE GÊNÉRICO DE 02 PONTOS DE CAPTAÇÃO DE AGUAS PLUVIAIS NA CALHA

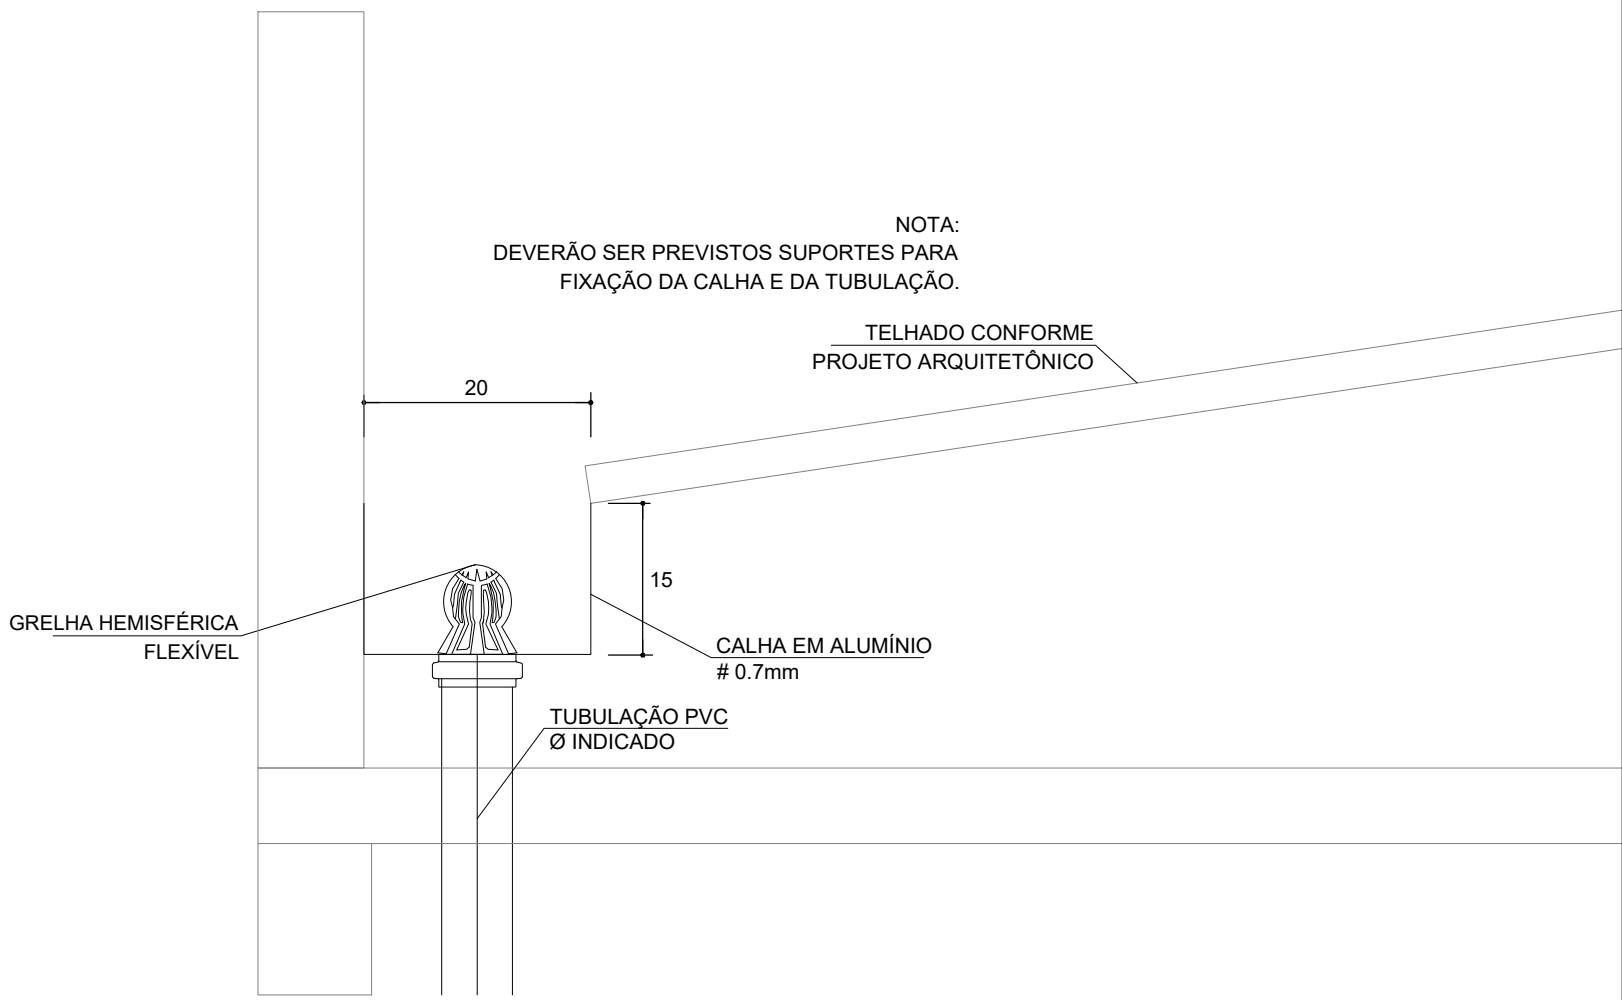

LEGENDA

|         |                                                    |            |                                     |
|---------|----------------------------------------------------|------------|-------------------------------------|
|         | CAIXA DE INSPEÇÃO (Ø 60cm)                         |            | CAIXA DE INSPEÇÃO SIFONADA (Ø 60cm) |
|         | CAIXA DE GORDURA (Ø 60cm)                          |            | TUBULAÇÃO DE ESGOTO - PVC           |
|         | TUBULAÇÃO DE ÁGUAS PLUVIAIS - PVC                  |            | CALHA EM ALUMÍNIO                   |
| 02      | Revisão conforme comentários MRV                   | 02/05/2018 | RICHARD                             |
| 01      | Atualização de implantação conforme arq_2018.03.28 | 10/04/2018 | KARLA B.                            |
| 00      | Projeto Inicial                                    | 29/03/2018 | KARLA B.                            |
| REVISÃO | ALTERAÇÕES                                         | DATA       | Responsável                         |


OBSERVAÇÕES:  
PROJETO LEGAL ENVIADO PARA APROVAÇÃO. NÃO UTILIZAR NA OBRA.

|                     |                                    |
|---------------------|------------------------------------|
| ÁGUAS DE JOINVILLE: | OBSERVAÇÕES:<br>OUTRAS OBSERVAÇÕES |
|---------------------|------------------------------------|


|  |  |                   |
|--|--|-------------------|
|  |  | PROJETO: KARLA B. |
|  |  | ARQUIVO: VG 18006 |
|  |  | DATA: 02/05/2018  |
|  |  | REVISÃO: 02       |

PROJETO SANITÁRIO LEGAL

|                                                                                                       |                                  |
|-------------------------------------------------------------------------------------------------------|----------------------------------|
| ASSINATURA DO PROPRIETÁRIO:<br>JARDIM DI STUTTGART INCORPORAÇÕES SPE LTDA<br>CNPJ: 28.709.144/0001-30 |                                  |
| ASSINATURA DO RESPONSÁVEL TÉCNICO:<br>VALDIR CAMPOS JÚNIOR<br>ENGENHEIRO CIVIL / CREA: 41770-4 SC     |                                  |
| OBRA:<br>CONJUNTO RESIDENCIAL JARDIM DI STUTTGART                                                     |                                  |
| LOCAL:<br>RUA ISRAEL - Nº: 48<br>JOÃO COSTA - JOINVILLE-SC                                            |                                  |
| CONTEÚDO:<br><b>PLANTA DE CAPTAÇÃO DE ÁGUAS PLUVIAIS<br/>COBERTURA - BLOCOS 01 AO 15</b>              | <b>SD<br/>05<br/>06</b>          |
| WWW.VAEA.COM.BR                                                                                       | JOINVILLE/SC<br>(47) 3427 - 1577 |
| SÃO JOSÉ DOS PINHAIS/ PR<br>(41) 3081 - 4325                                                          |                                  |

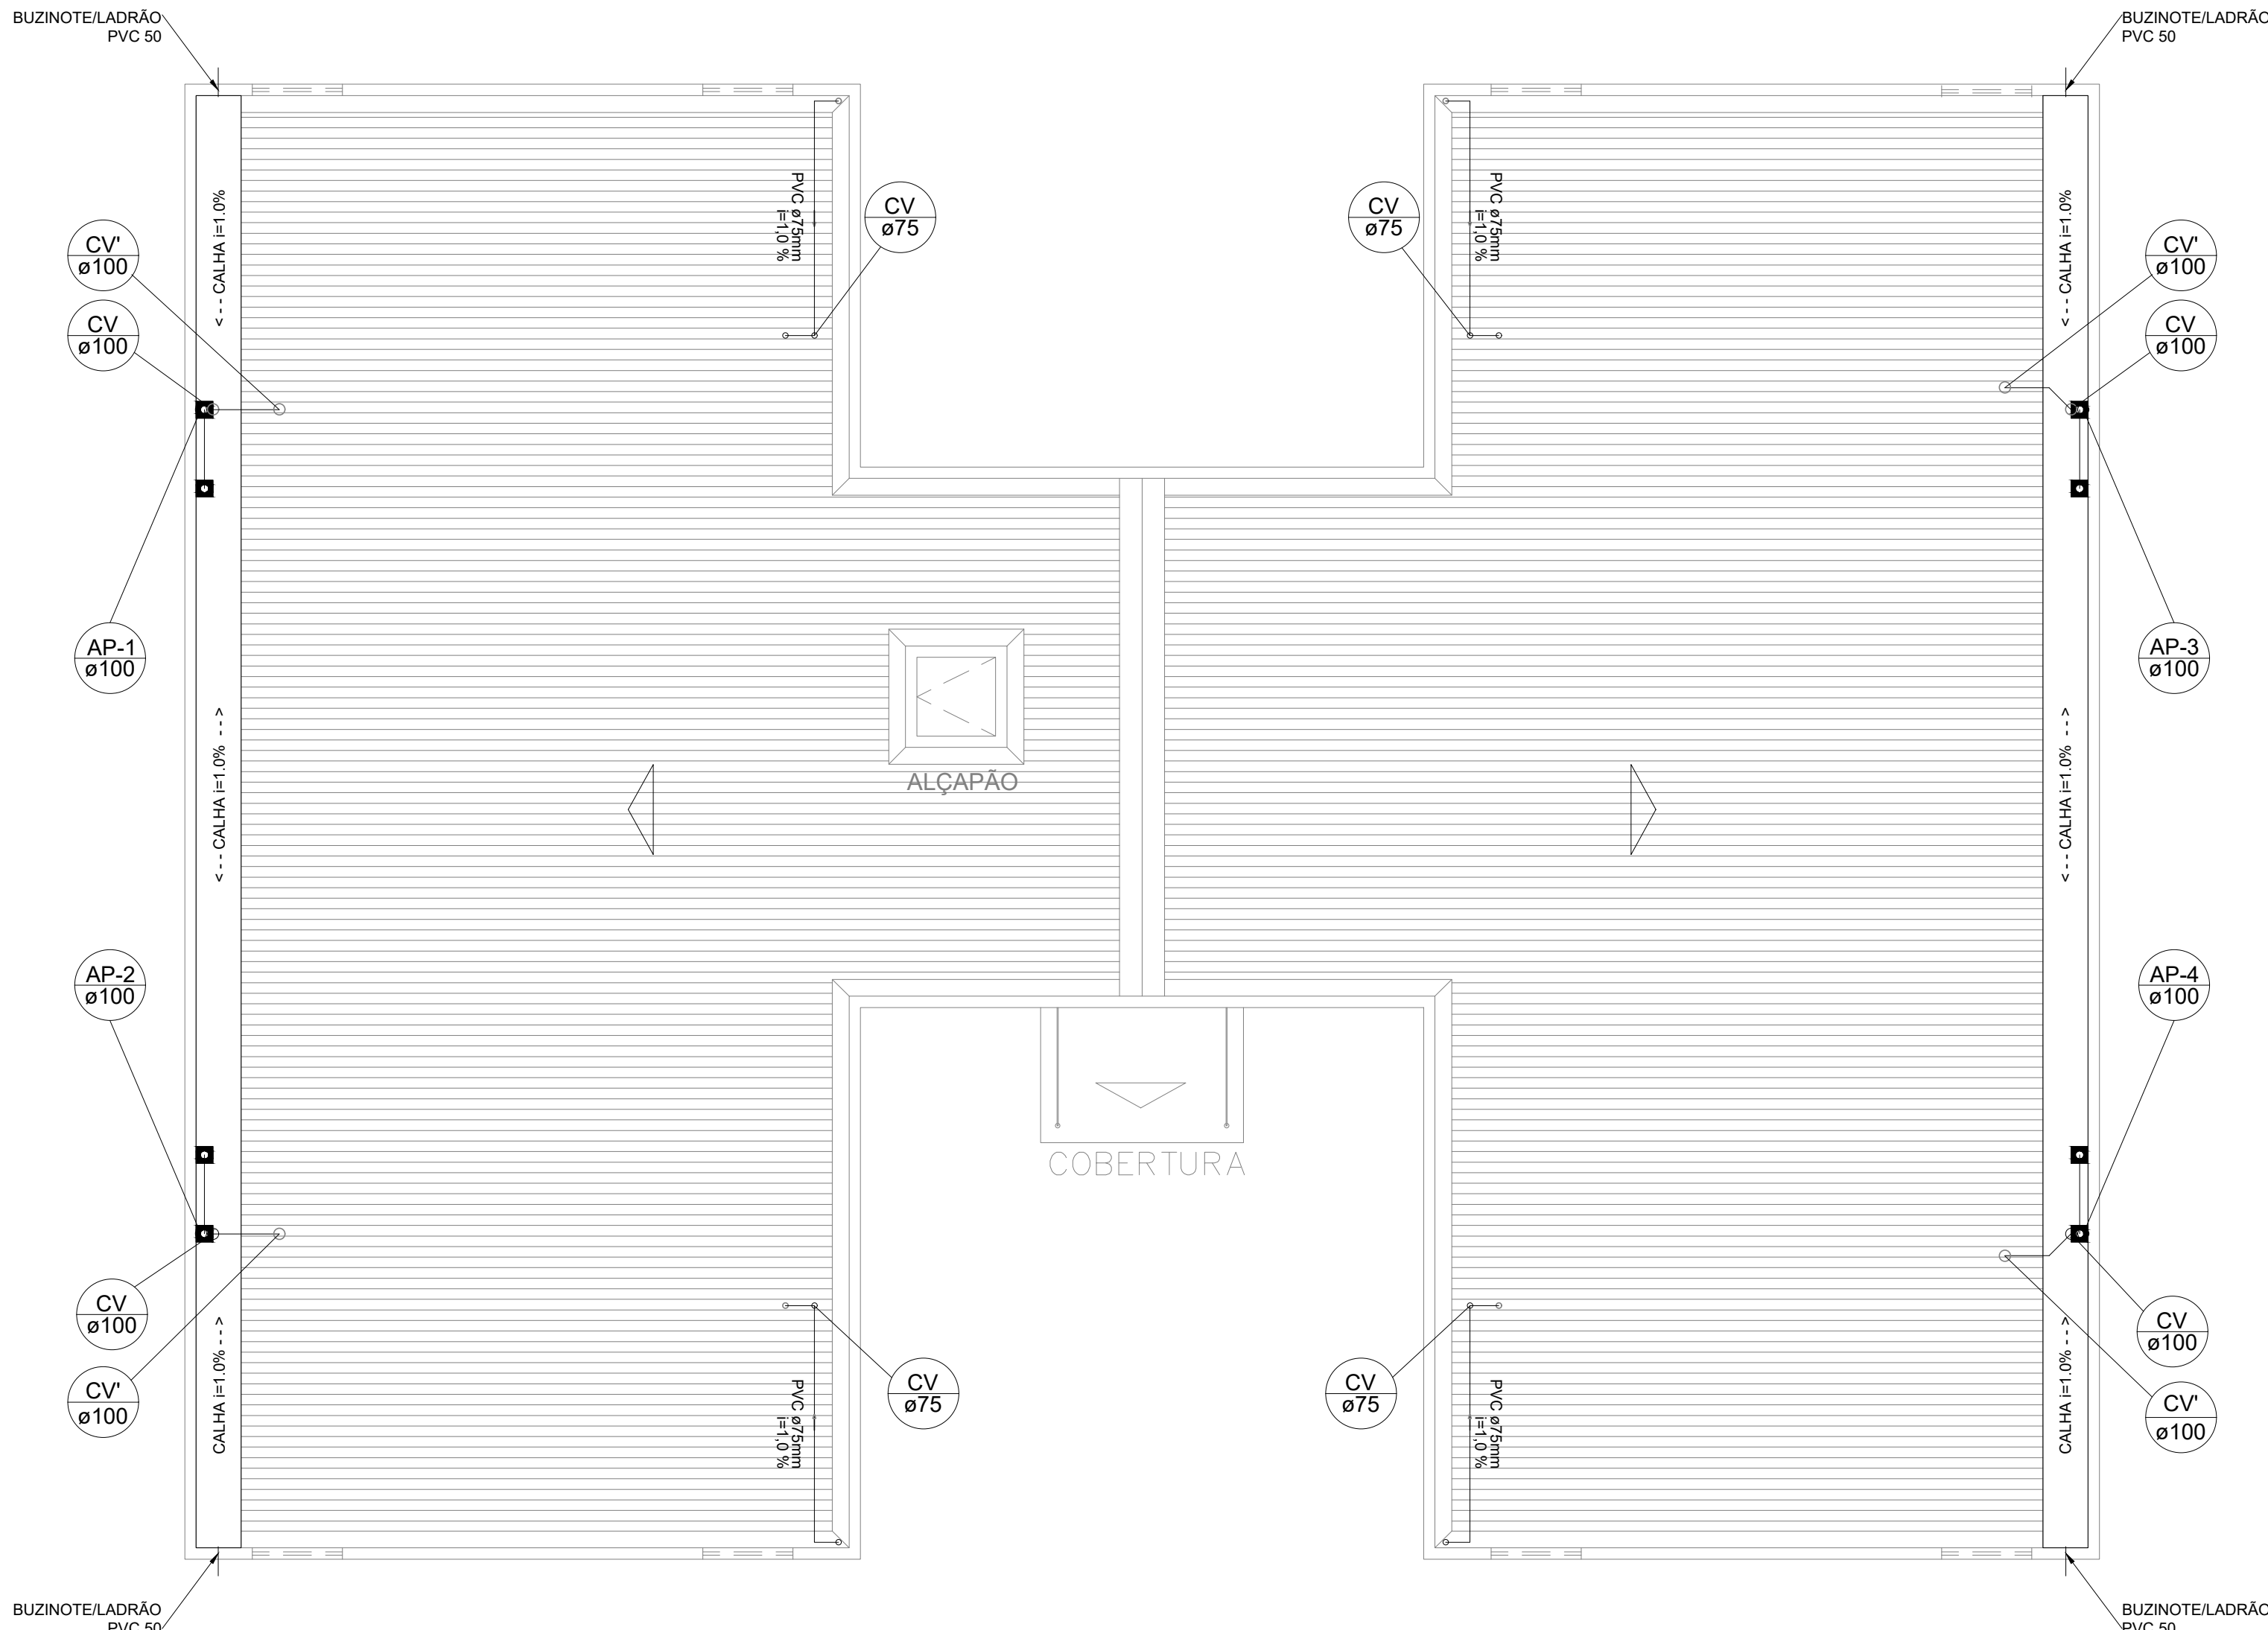

PLANTA COBERTURA - BLOCOS 01 AO 15  
ESCALA 1:50

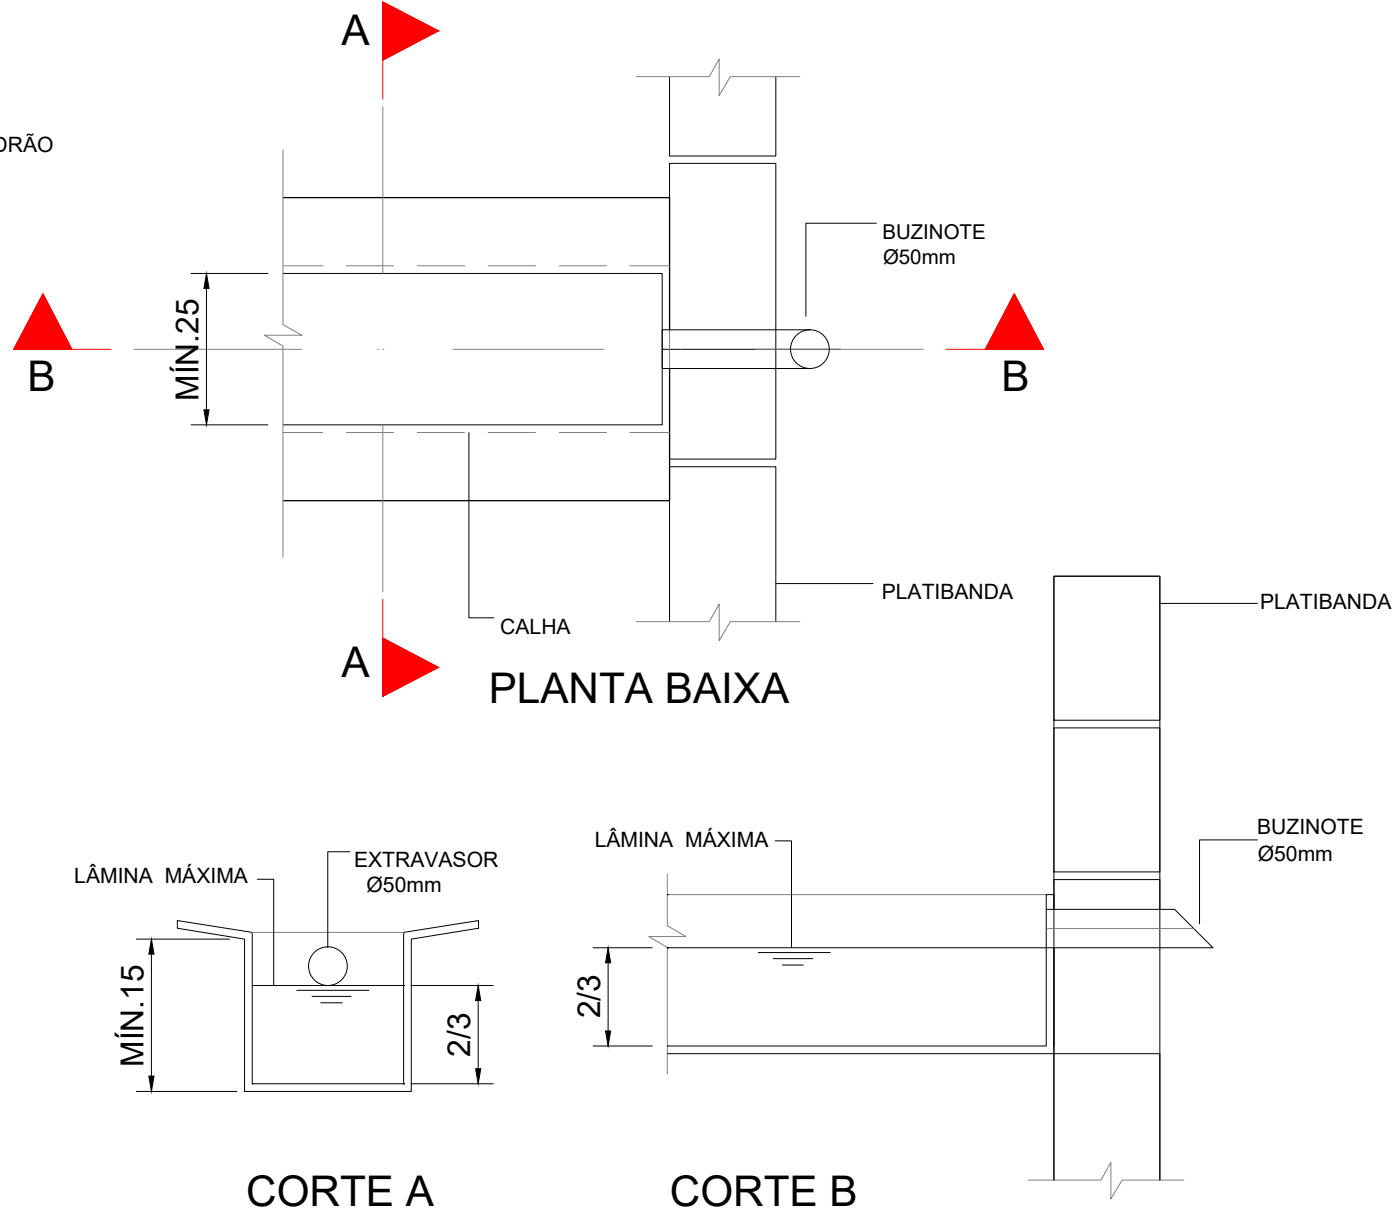

PLANTA BAIXA

CORTE A

CORTE B