




2P_A(541x559).mm

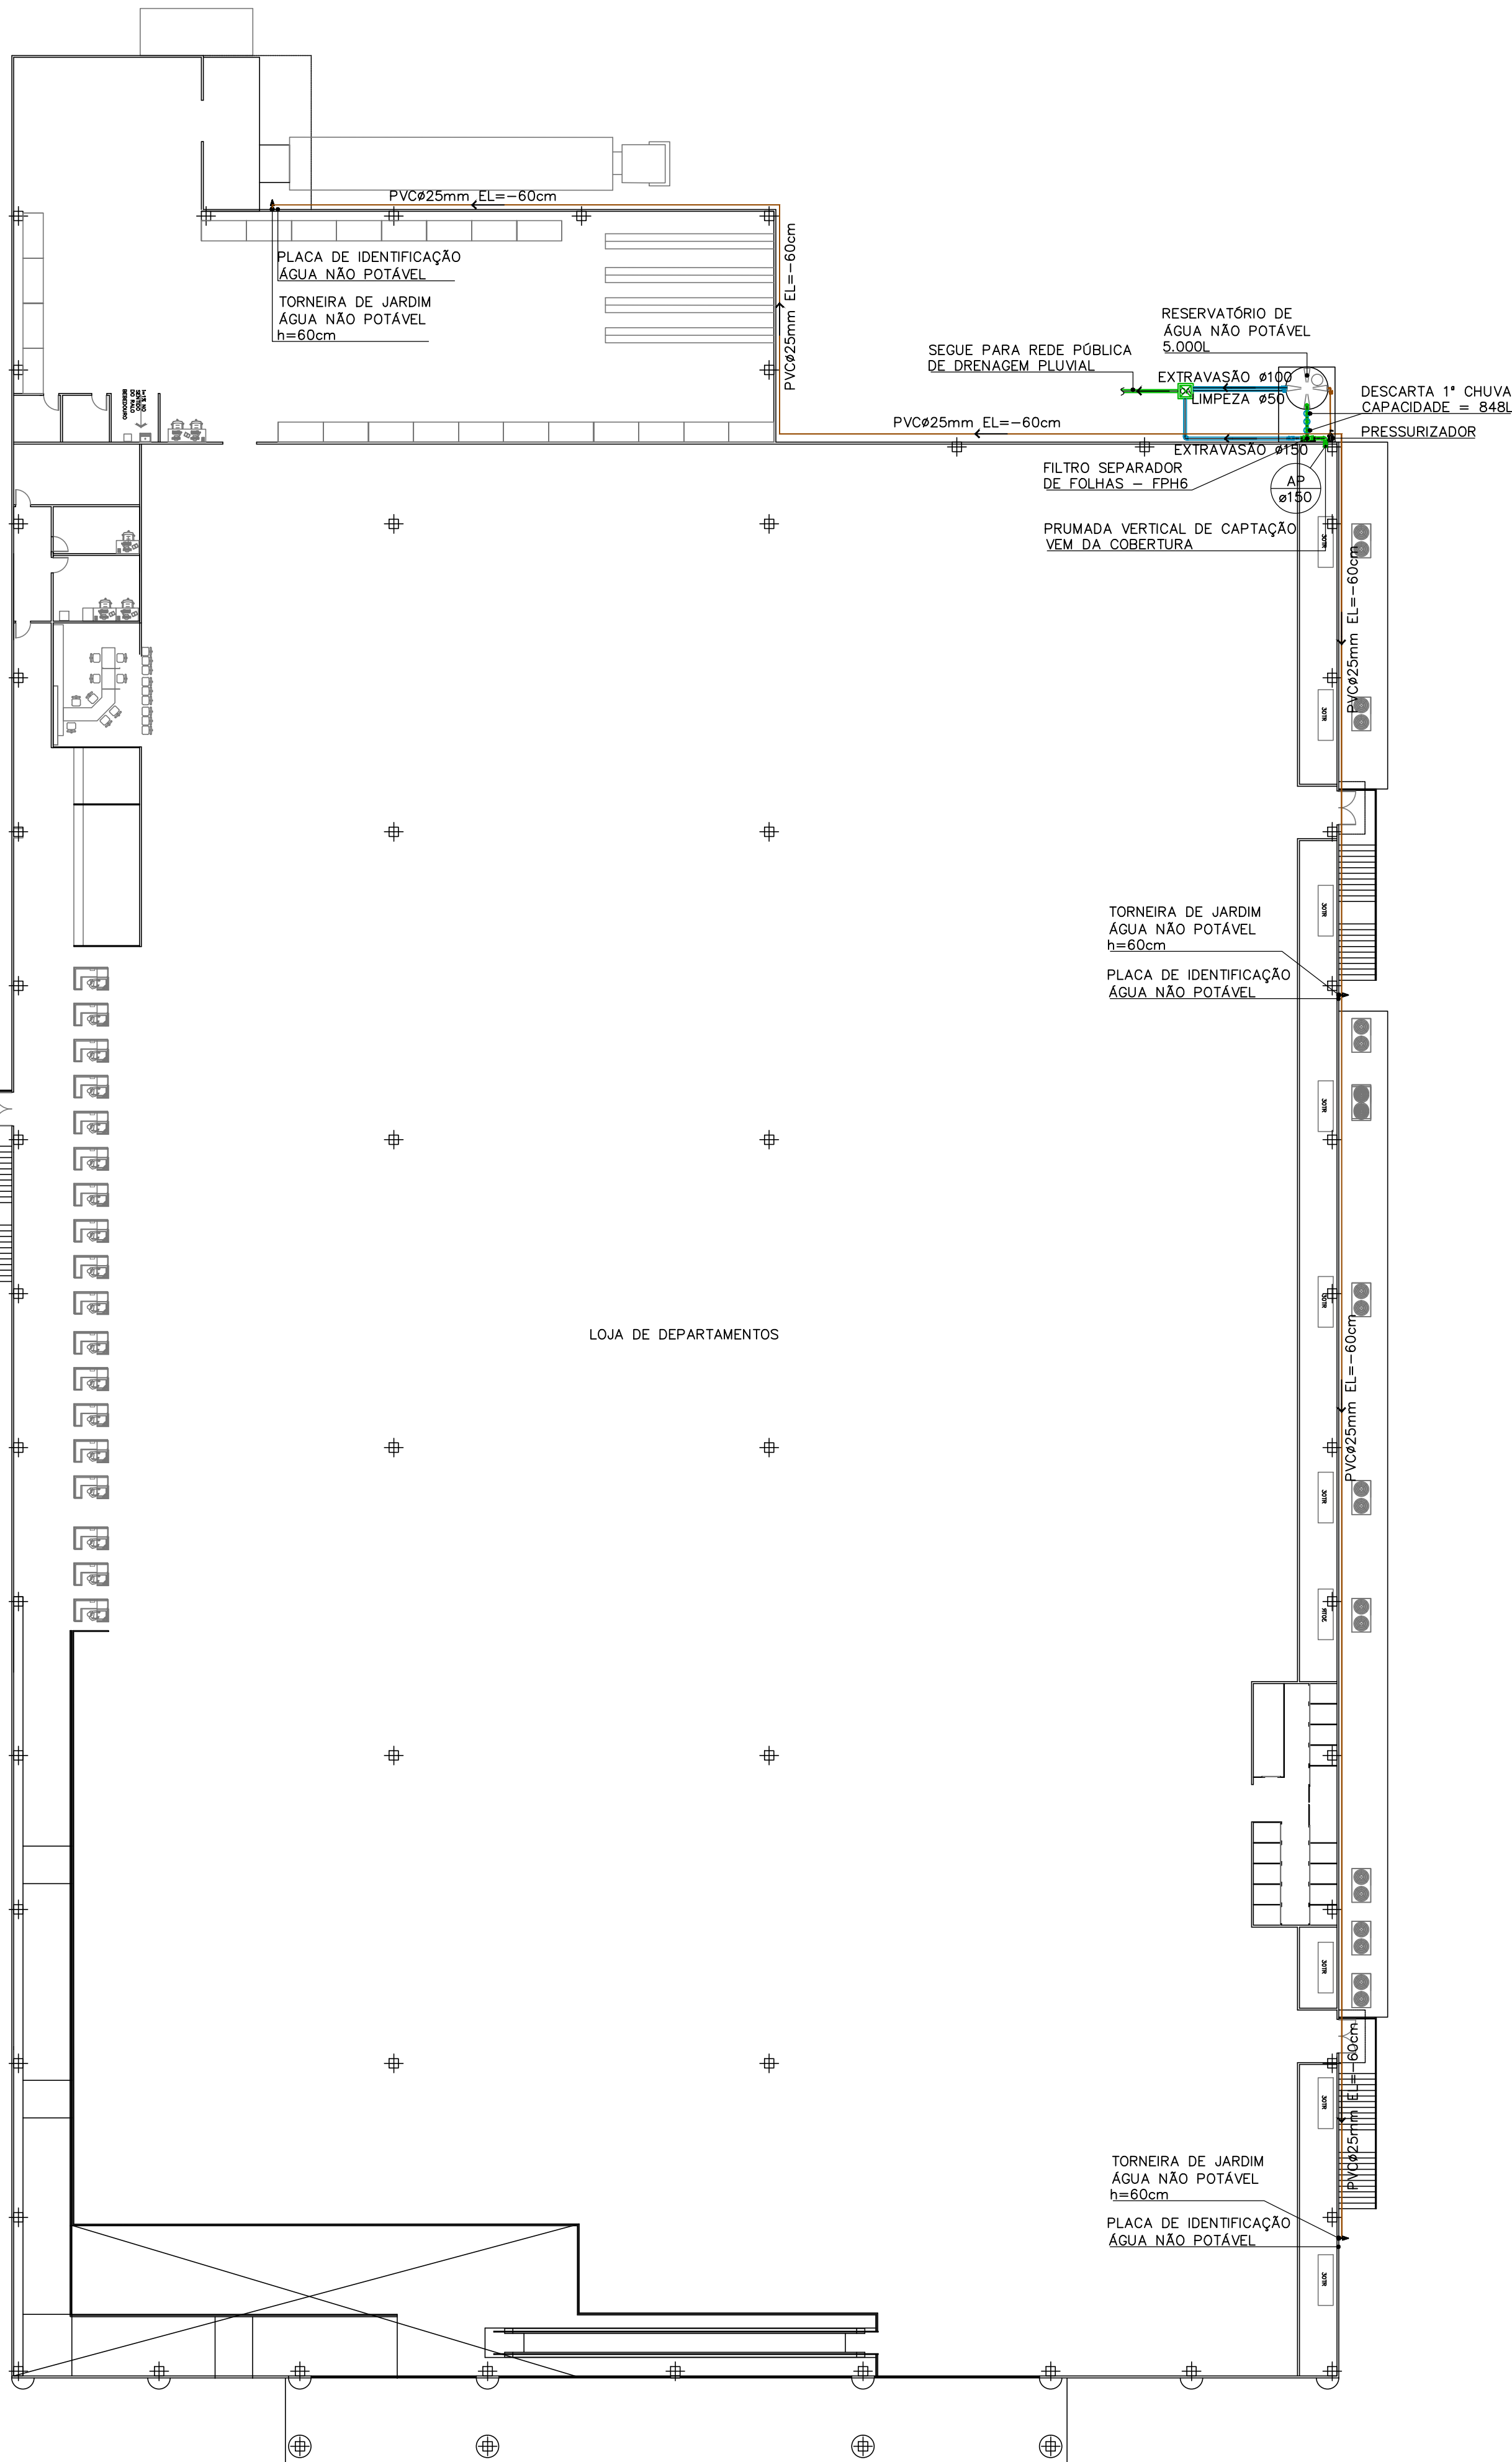

PLANTA BAIXA TÉRREO
ESCALA: 1/250

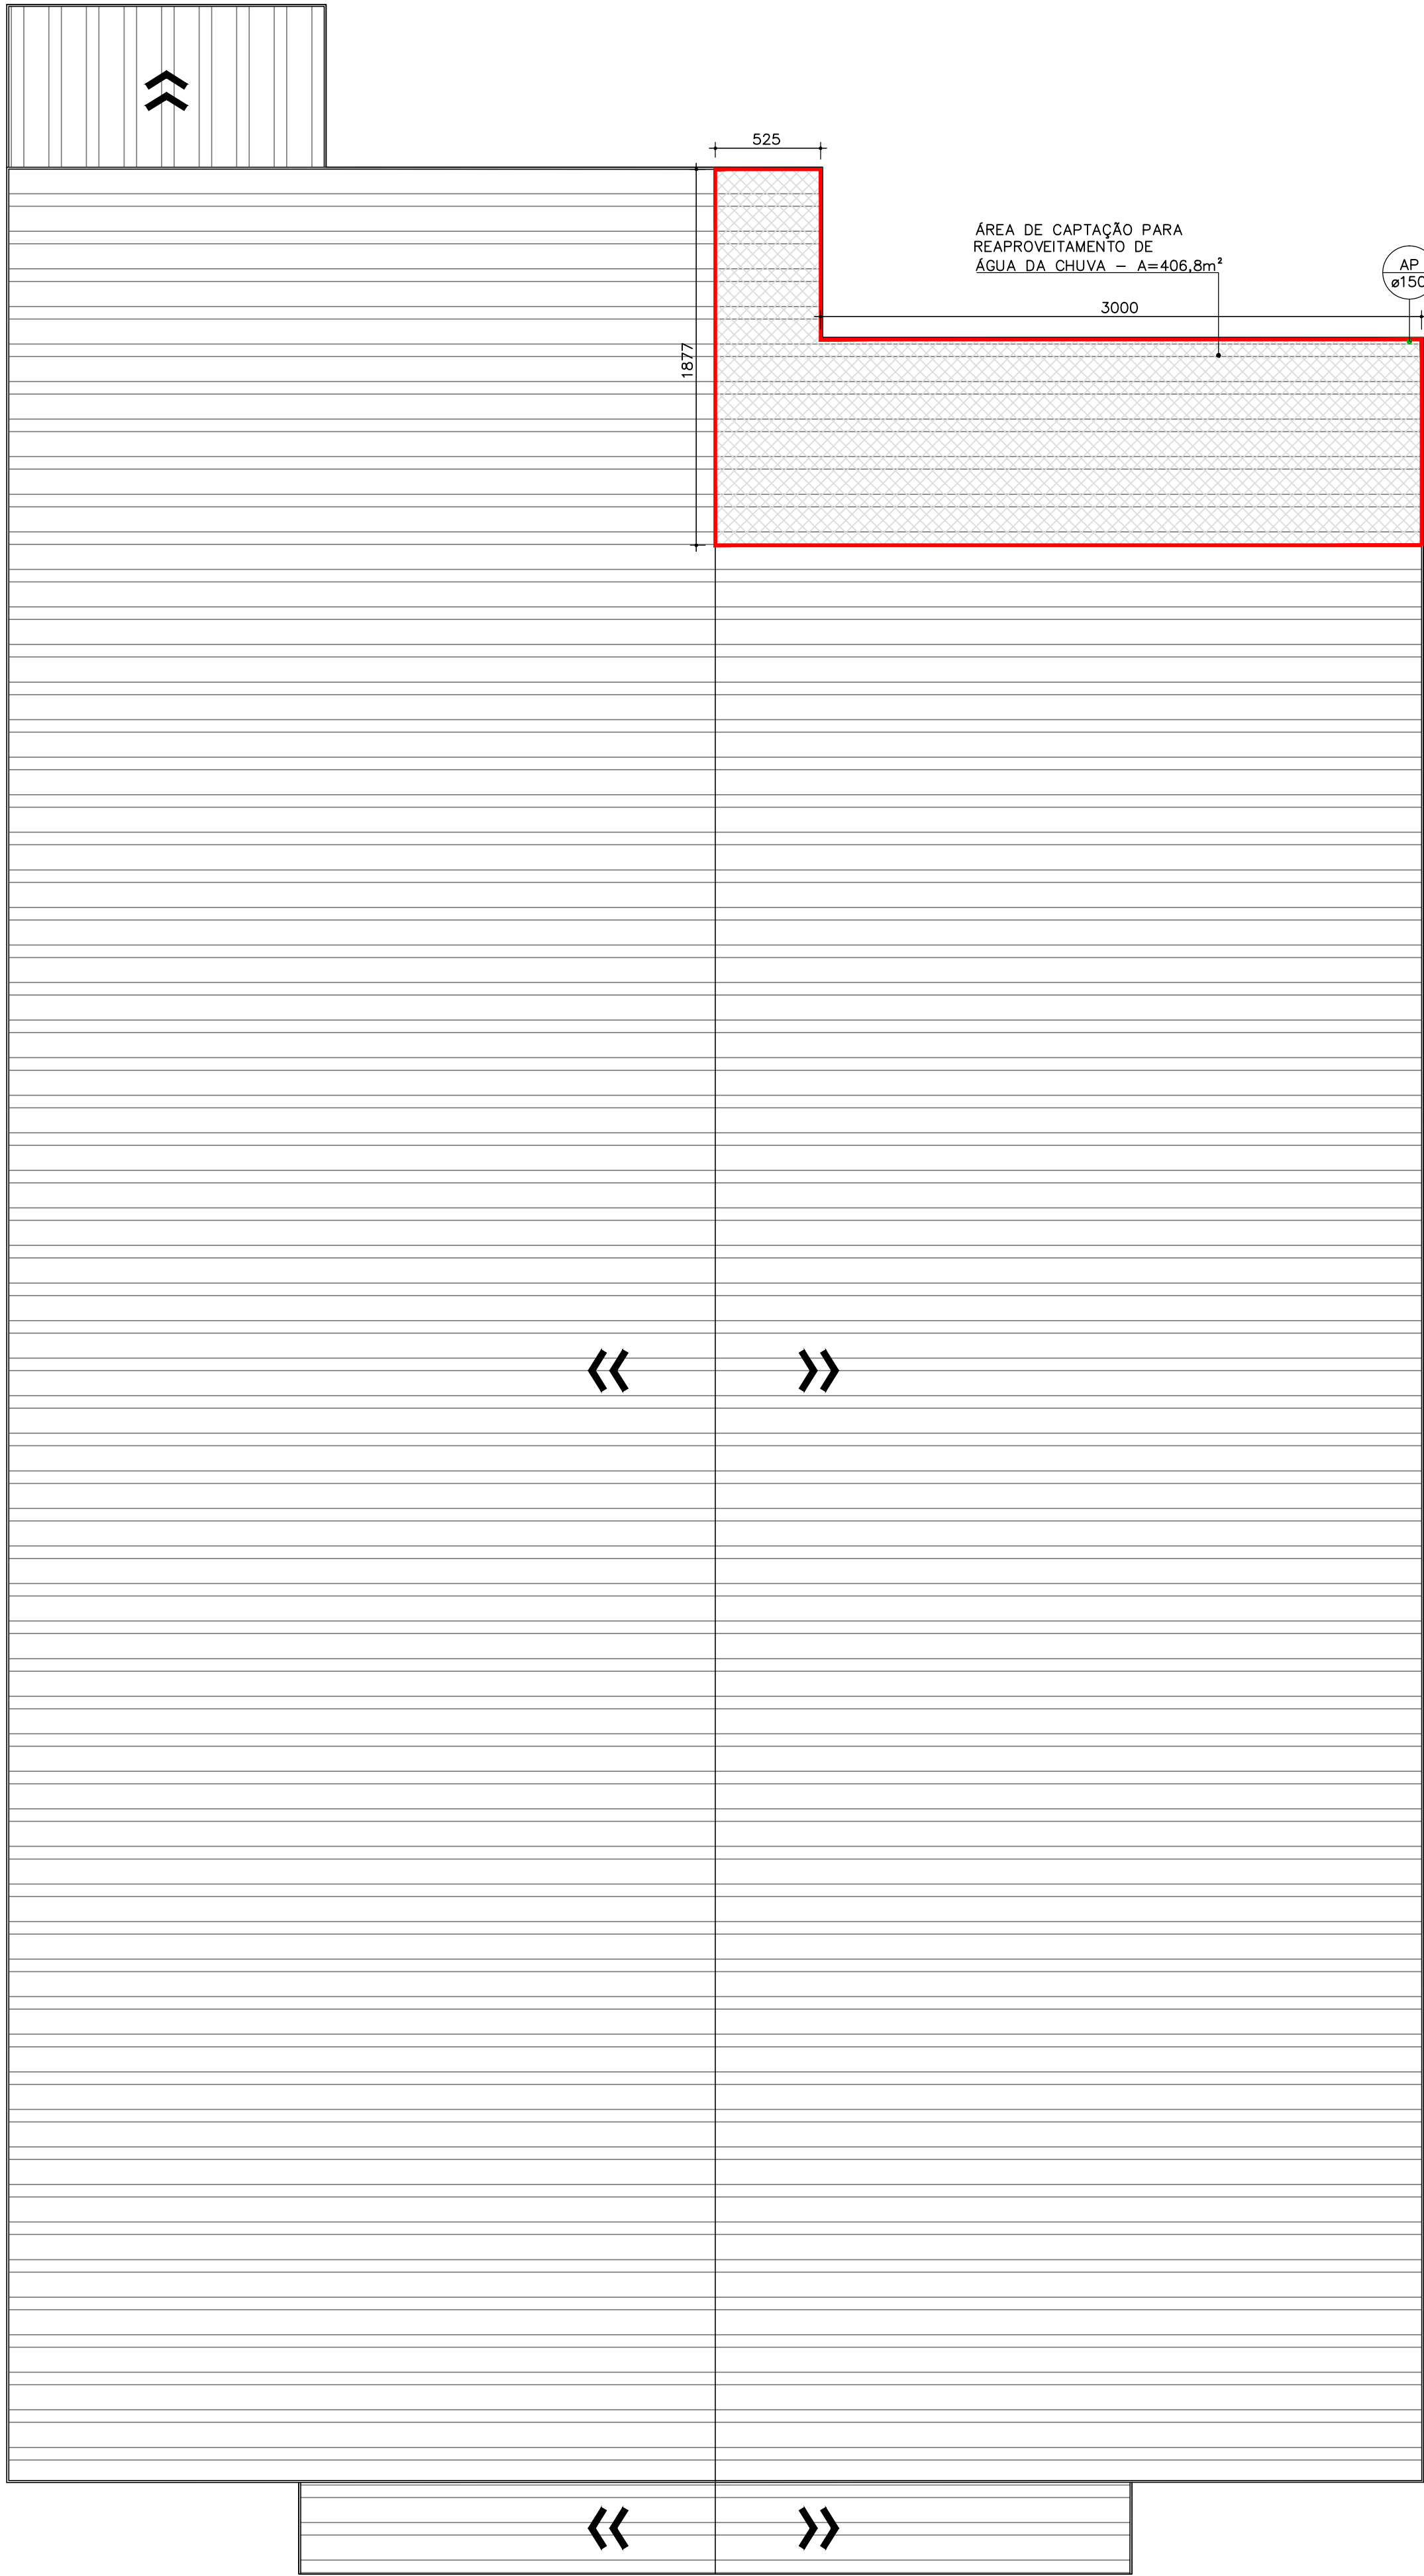

PLANTA DE COBERTURA
ESCALA: 1/250

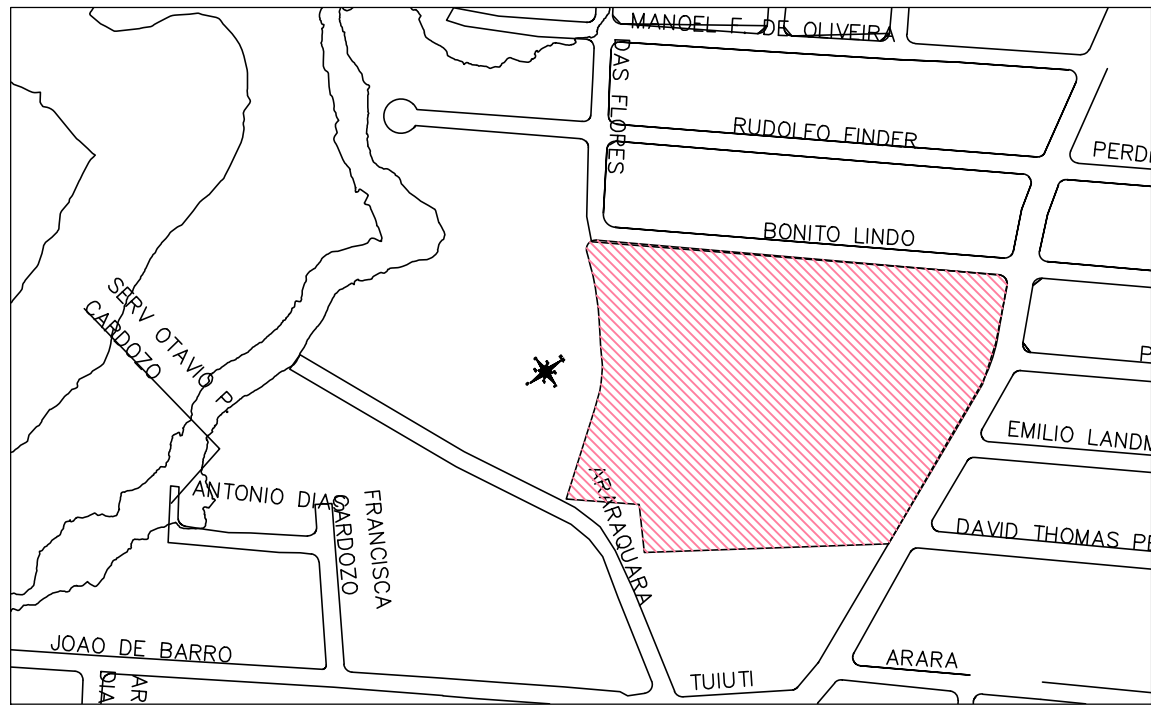

PLANTA DE LOCALIZAÇÃO
SEM ESCALA

LEGENDA		
REDE SANITÁRIA-APARENTE	REDE NÃO POTÁVEL-APARENTE	CAIXA DE ESPUMA
REDE SANITÁRIA-EMBITUDO	REDE NÃO POTÁVEL-EMBITUDO	CAIXA DE INSPEÇÃO
REDE VENTILAÇÃO-APARENTE	TQ TUBO DE QUEDA	CAIXA DE AREIA
REDE VENTILAÇÃO	PIA PIA DE COZINHA	CAIXA DE GORDURA
REDE ESGOTO SABÃO-APARENTE	RG REGISTRO DE GAVETA	BOMBA DE RECÁLQUE
REDE ESGOTO SABÃO-EMBITUDO	RL RALO	TUBULAÇÃO QUE DESCE, SOBE, PASSA
REDE ESGOTO GORDURA-APARENTE	RP REGISTRO DE PRESSÃO	CAIXA SIFONADA
REDE ESGOTO GORDURA-EMBITUDO	TJ TORNEIRA DE JARDIM	
EXTRAVASOR/LIMPEZA	AF COLUNA DE ÁGUA FRIA	
REDE ÁGUA FRIA-APARENTE	AL ALIMENTAÇÃO/ABASTECIMENTO	
REDE ÁGUA FRIA-EMBITUDO	AP COLUNA ÁGUA PLUVIAL	
REDE PLUVIAL-APARENTE	CH CHUVEIRO	
REDE PLUVIAL-EMBITUDO	CS CAIXA SIFONADA	
REDE ALIMENTAÇÃO-APARENTE	VS VASO SANITÁRIO	
REDE ALIMENTAÇÃO-EMBITUDO	CV COLUNA DE VENTILAÇÃO	

NOTAS:
1) DECLIVIDADES NA TUBULAÇÃO QUANDO NÃO INDICADO:
6% 10mm : 2% / ø=100mm: 1%
2) EM CASO DE DÚVIDAS CONSULTAR O ENGENHEIRO RESPONSÁVEL PELO PROJETO.
3) AS MEDIDAS ESTÃO EM CM.
4) NA DIVERGÊNCIA ENTRE COTA E ESCALA PREVALECERÁ A COTA.
5) ATENDER AS ESPECIFICAÇÕES DO FABRICANTE DE TUBOS E CONEXÕES QUANTO AO ARMAZENAMENTO, MANUSEIO E APLICAÇÃO DOS MATERIAIS.
6) ESTE PROJETO É COMPLETADO PELA INFORMAÇÕES CONSTANTES NO MEMORIAL DESCRITIVO - LER ANTES DE INICIAR AS ATIVIDADES.
LEGENDA GÊNÉRICA, CASO ALGUM ITEM NÃO CONSTAR NO PROJETO DEVE SER DESCONSIDERADO

A EMISSÃO INICIAL				20/11/2019		JULIANO	
REV.				DESCRIÇÃO		DATA RESP.	
OBRA: NW5 ADMINISTRADORA DE BENS E PARTICIPAÇÕES EIRELI							
ENDEREÇO: RUA TUIUTI, 2295 - AVENTUREIRO, JOINVILLE/SC							
PROJETO: REAPROVEITAMENTO DE ÁGUA DA CHUVA				Nº PROJETO: 052-19-REA			
DESCRIÇÃO: PLANTA DE LOCALIZAÇÃO PLANTA BAIXA TÉRREO PLANTA DE COBERTURA				01/02		ESCALA INDICADA DATA 20/11/2019 DESENHO JULIO	
				RESPONSÁVEIS TÉCNICOS: ENG. CIVIL JULIANO PERAZZOLI CREA 055.296-7 ENG. CIVIL THAISE C. DE SOUZA CREA 127.378-8 ENG. ELETRICISTA THIAGO L. MÜLLER CREA 119.043-2			
RUA PRES. PRUDENTE DE MORAES, 673, SALA 01, BAIRRO SANTO ANTÔNIO 89.218-000 www.2Pengenharia.com.br				JOINVILLE/SC (47) 3028-8288 2P@2Pengenharia.com.br			
ESTE DESENHO É DE PROPRIEDADE DA 2P ENGENHARIA, NÃO PODERÁ SER ALTERADO, MODIFICADO, COPIADO OU REPRODUZIDO DE FORMA PARCIAL OU INTEGRAL SEM AUTORIZAÇÃO POR ESCRITO DA 2P ENGENHARIA - LEI FEDERAL Nº 9.610 DE 19 DE FEVEREIRO DE 1998.							