




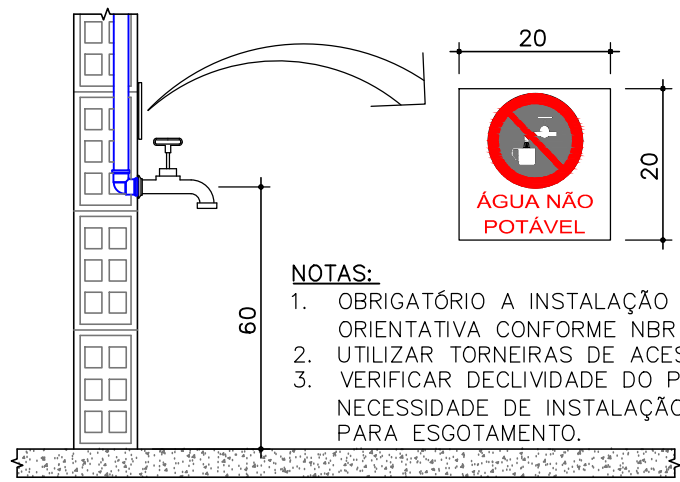

DETALHE PONTO DE ÁGUA NÃO POTÁVEL
SEM ESCALA

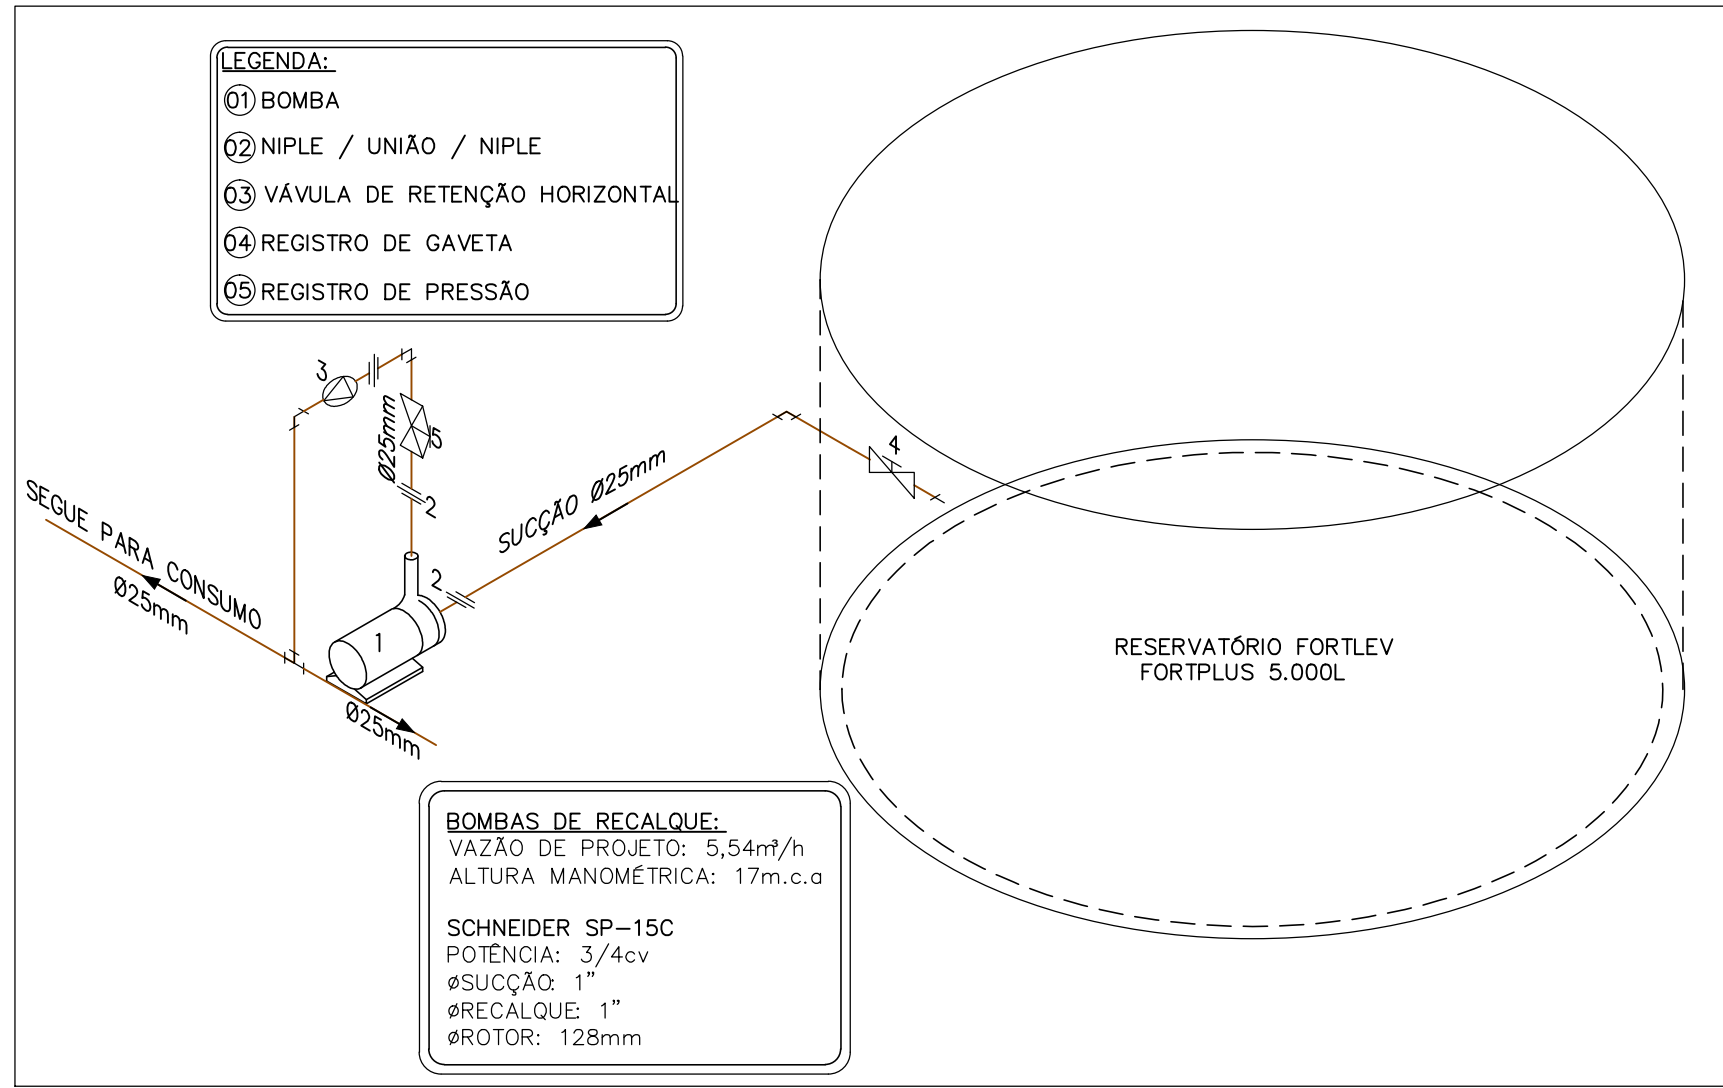

DETALHE DO SISTEMA DE RECALQUE PARA USO
SEM ESCALA

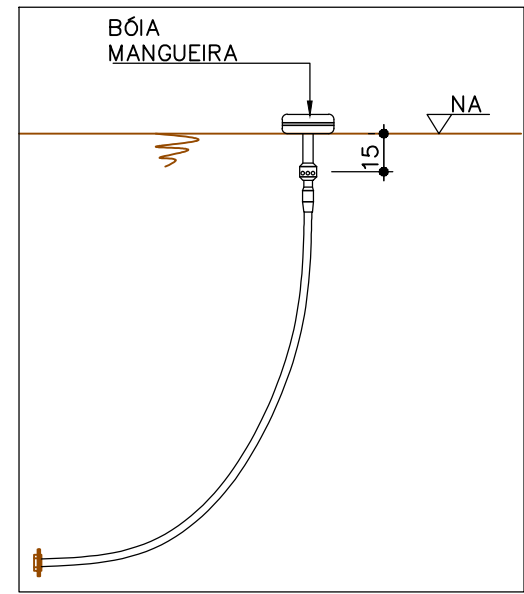

DETALHE CAPTAÇÃO DE ÁGUA PLUVIAL
(15cm DA SUPERFÍCIE DE ÁGUA)
SEM ESCALA

A DESINFECÇÃO DA ÁGUA É REALIZADA COM CLORO POR MEIO DE CLORADOR FLUTUANTE




DETALHE SISTEMA DE DESINFECÇÃO
SEM ESCALA




INSTALADO NO FUNDO DA CISTERNA, INVERTENDO O FLUXO, EVITANDO O MOVIMENTO DE MICRO PARTICULAS SEDIMENTADAS BITOLA: Ø100mm




DETALHAMENTO FREIO D'ÁGUA
SEM ESCALA

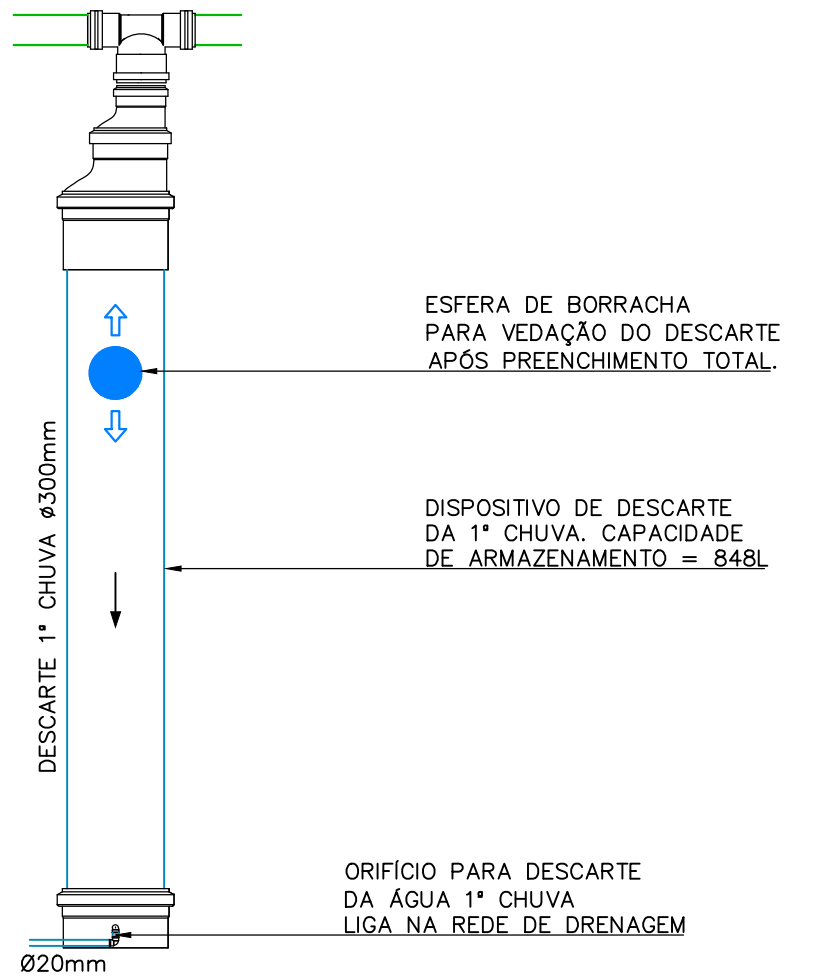


DETALHE SISTEMA ANTI REFLUXO
SEM ESCALA

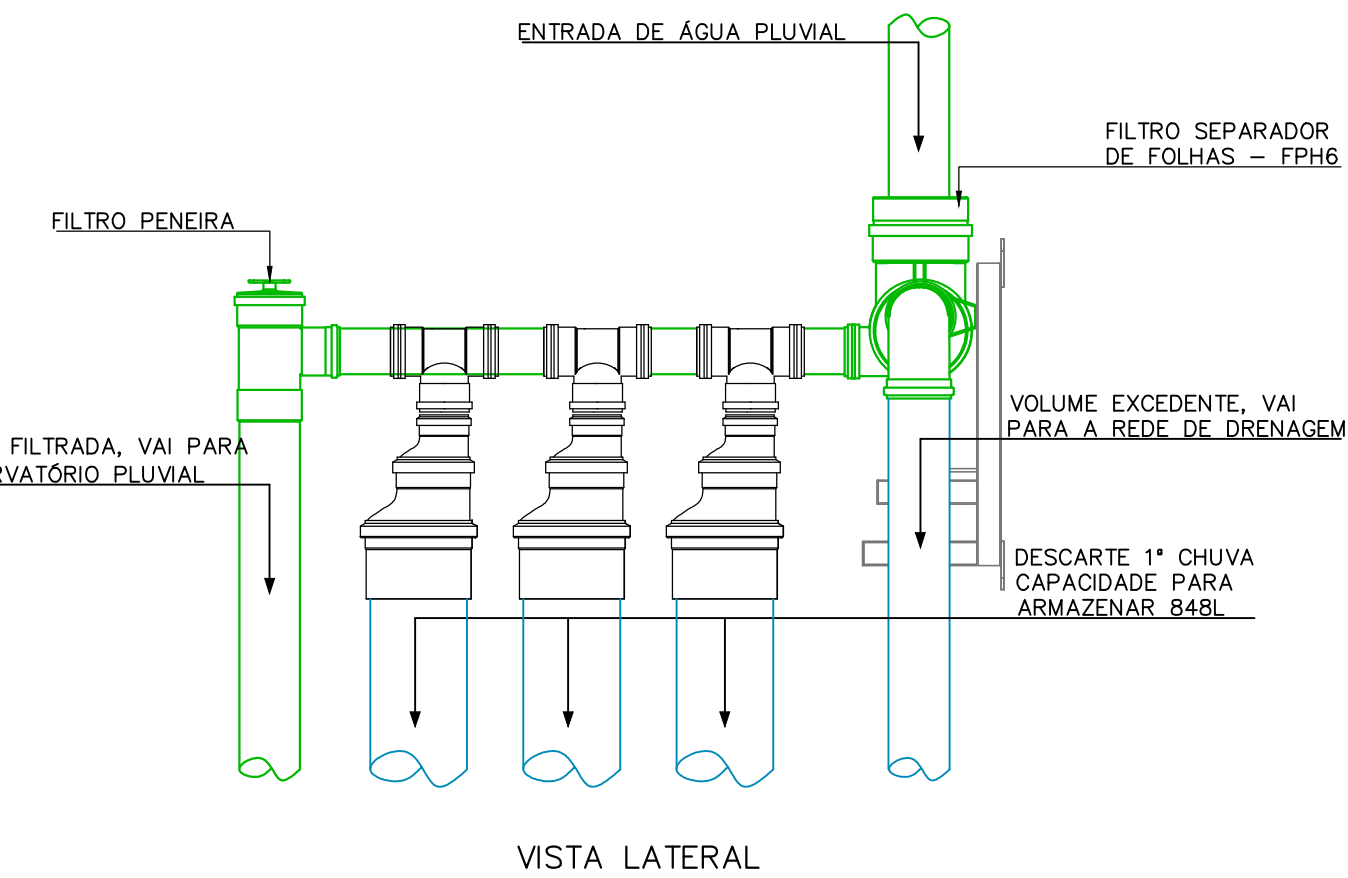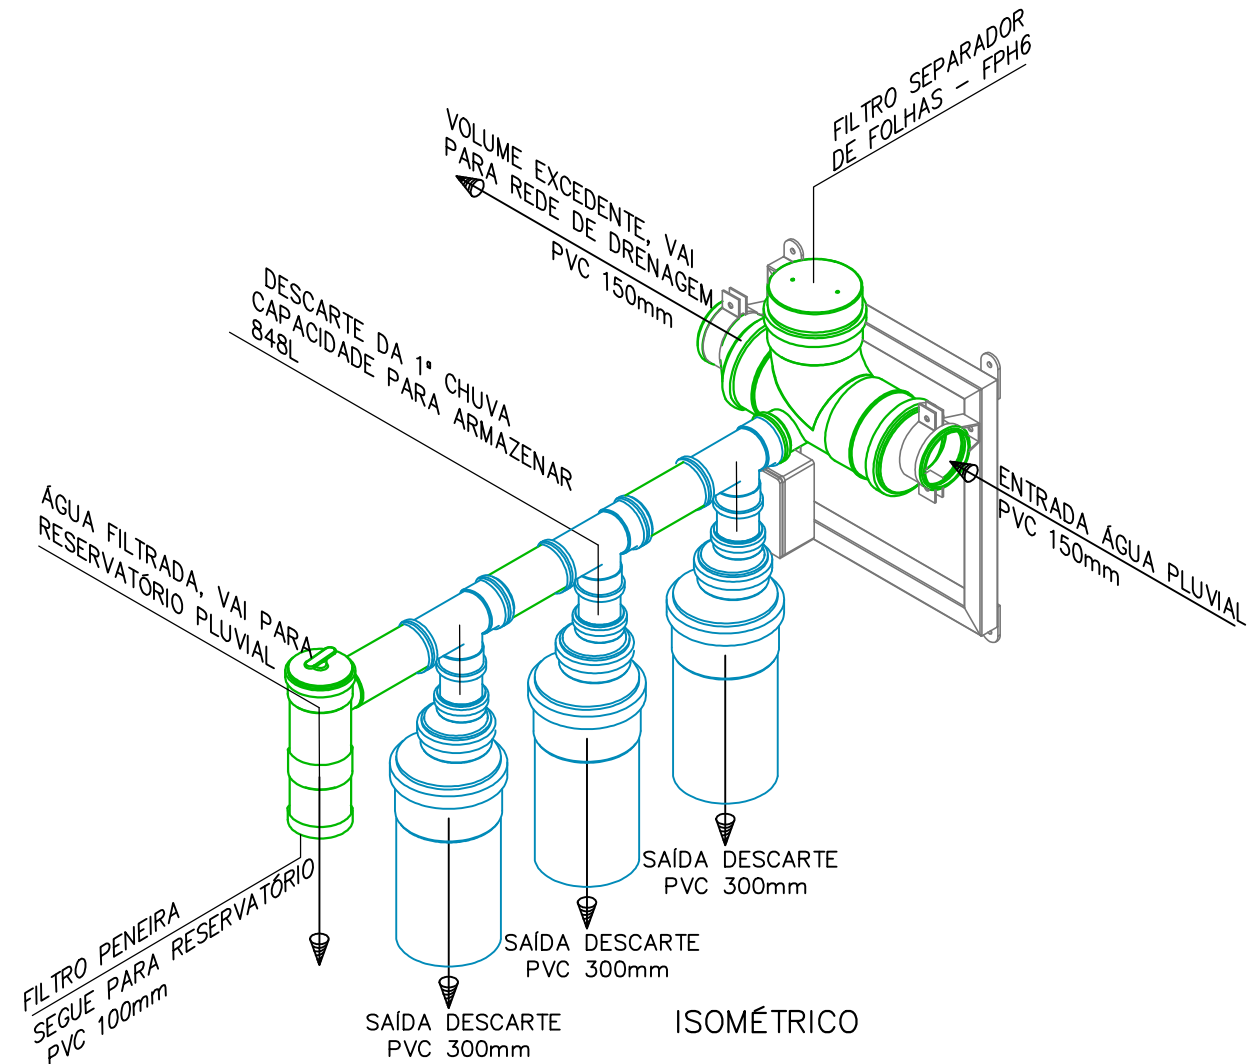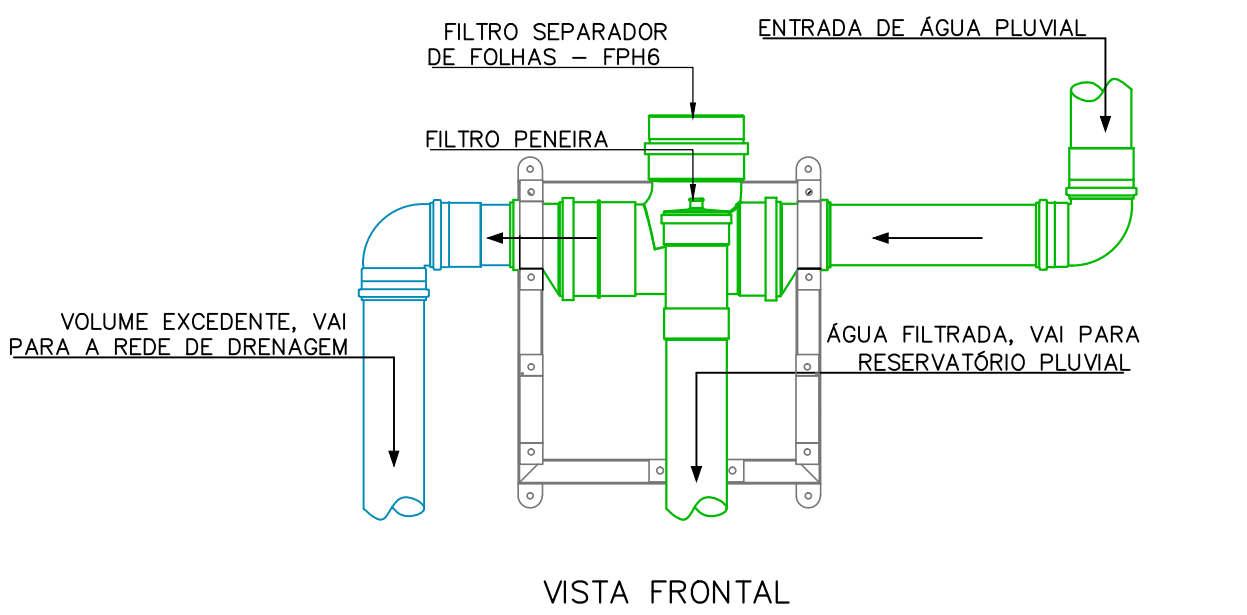

DETALHE FILTRO FPH-6/DESCARTE 1ª CHUVA/FILTRO PENEIRA
SEM ESCALA

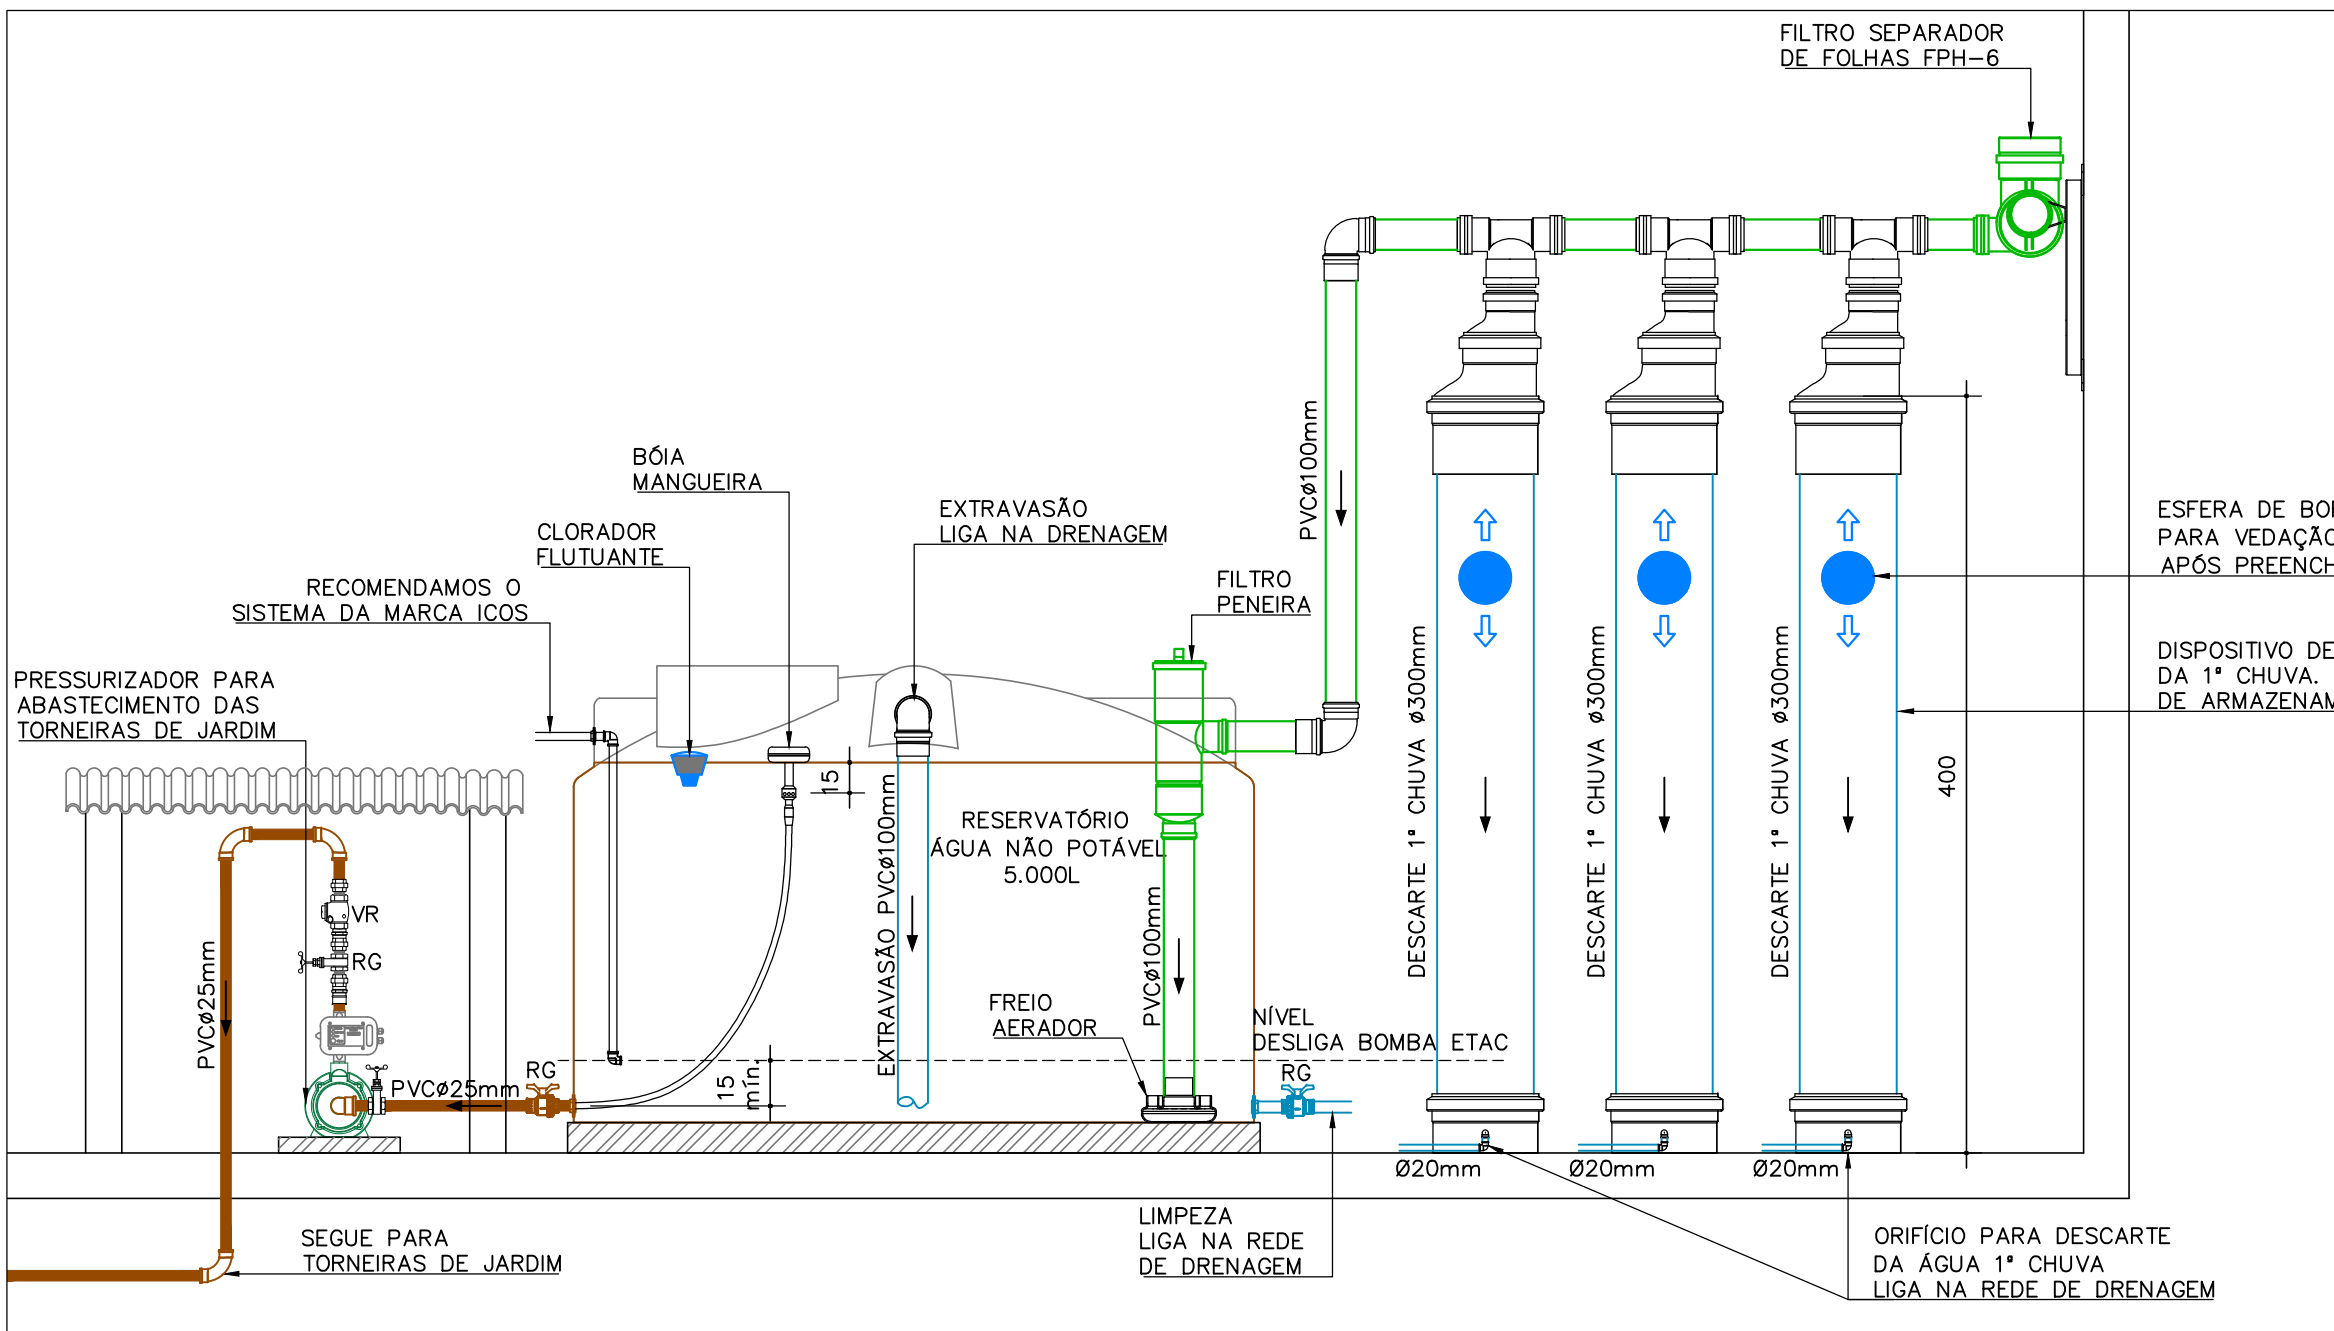

DETALHE DO RESERVATÓRIO DE ÁGUA PLUVIAL
SEM ESCALA

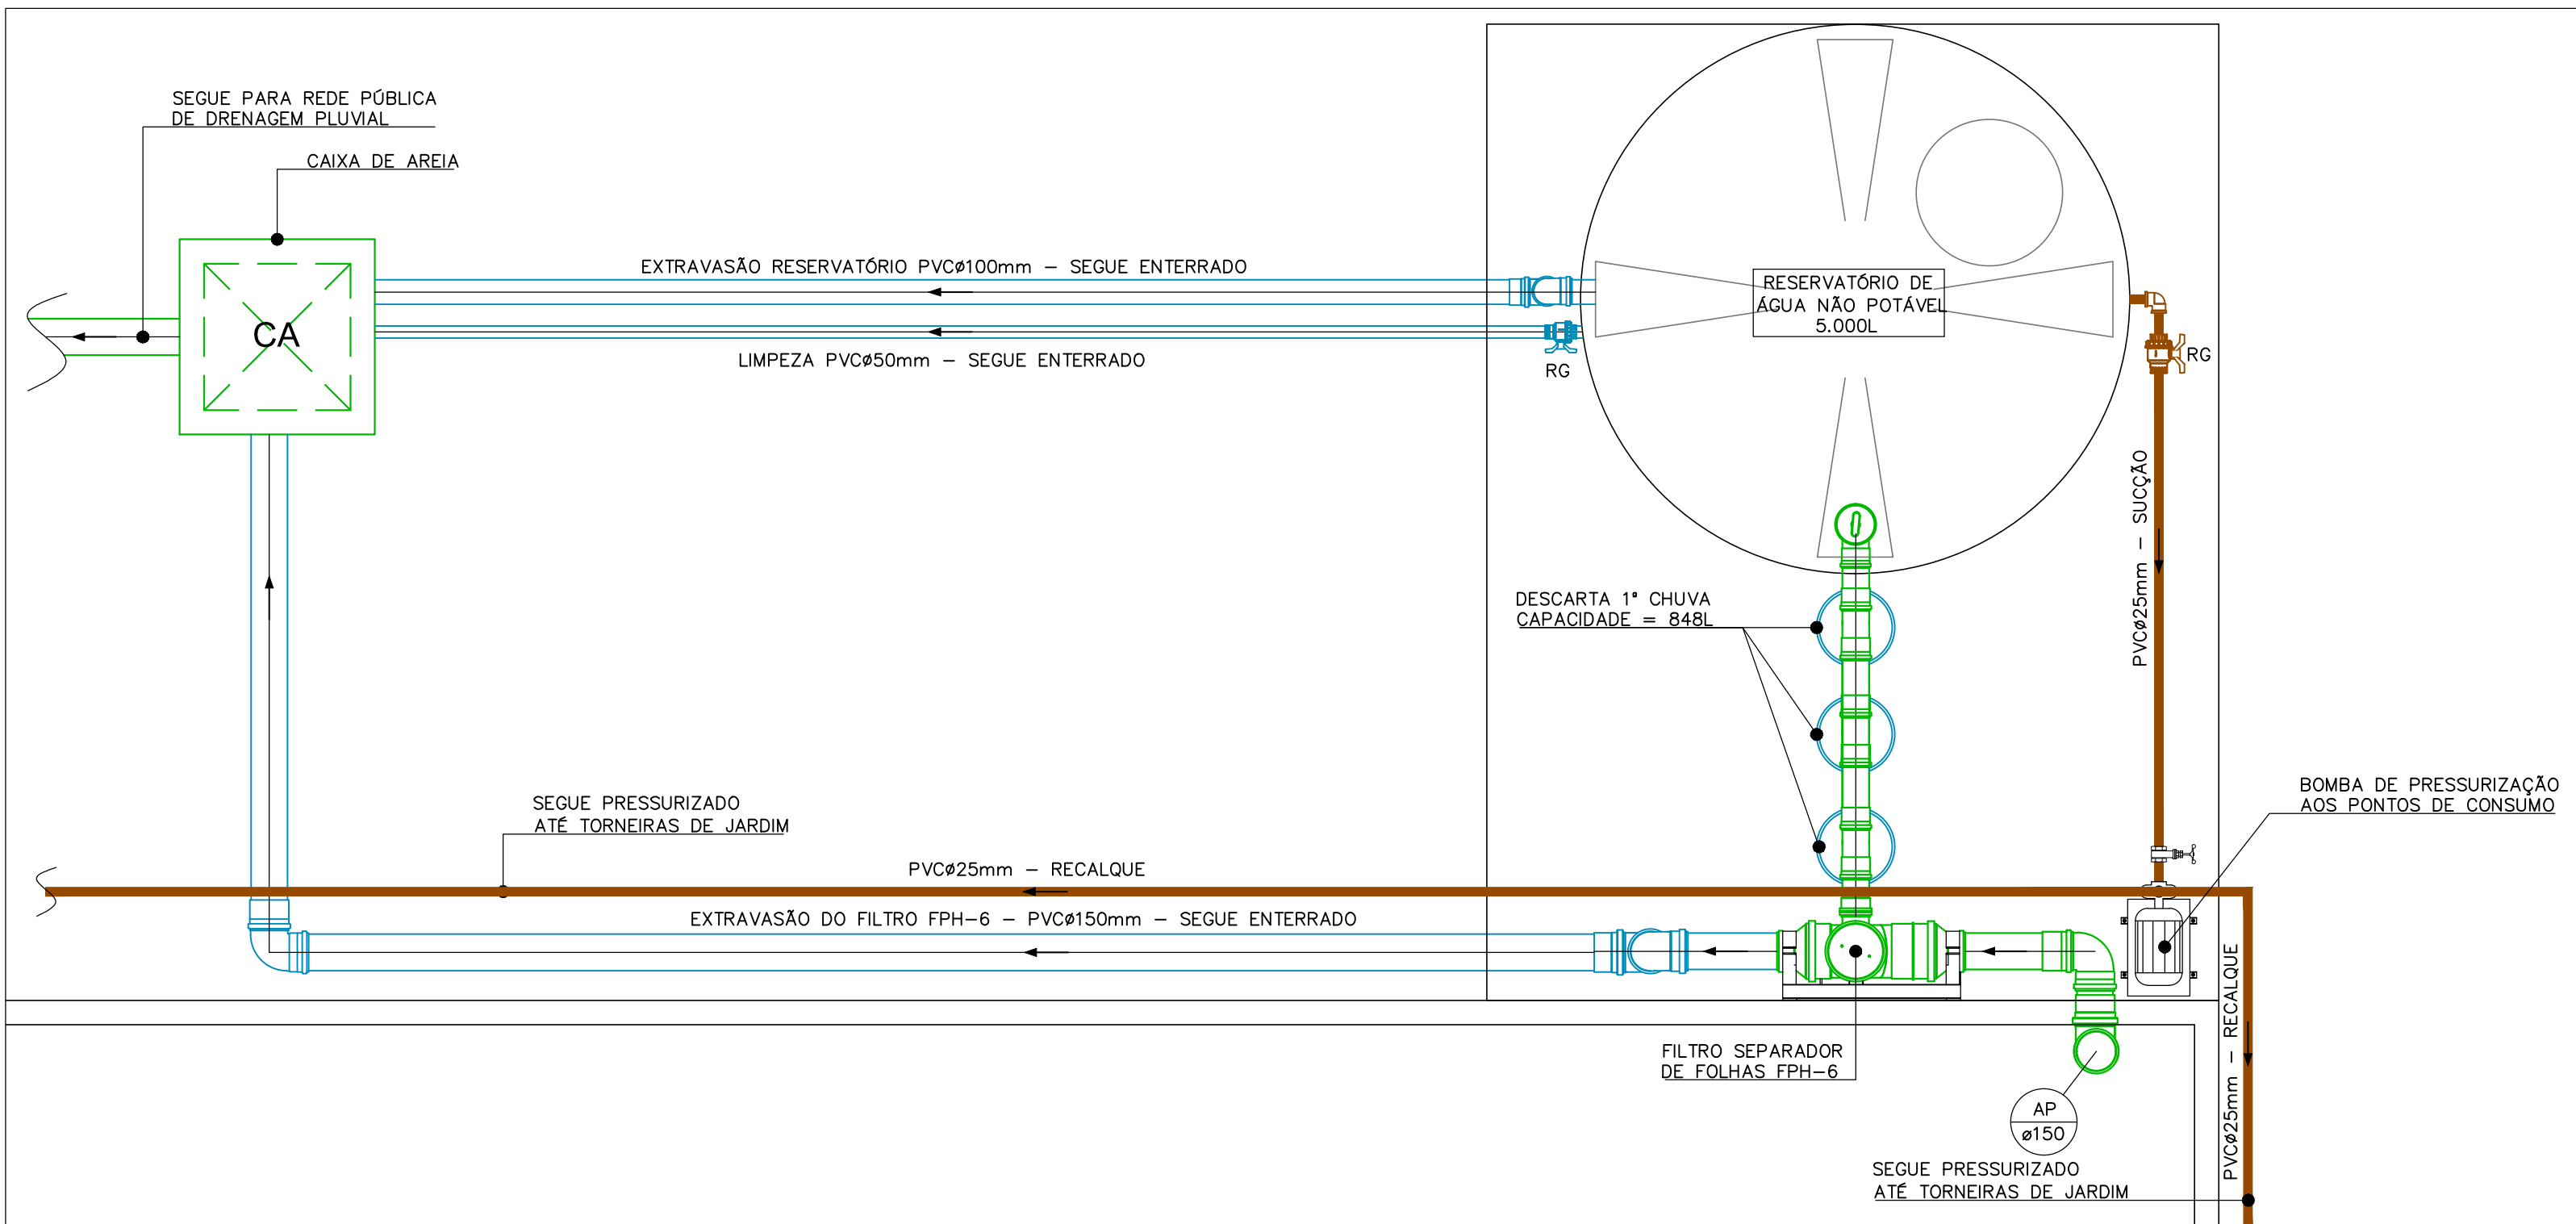

PLANTA BAIXA SISTEMA DE REAPROVEITAMENTO DE ÁGUAS PLUVIAIS
ESCALA: 1/25

LEGENDA	
REDE SANITÁRIA-APARENTE	REDE NÃO POTÁVEL-APARENTE
REDE SANITÁRIA-EMBITUDO	REDE NÃO POTÁVEL-EMBITUDO
REDE VENTILAÇÃO-APARENTE	TQ TUBO DE QUEDA
REDE VENTILAÇÃO	PIA PIA DE COZINHA
REDE ESGOTO SABÃO-APARENTE	RG REGISTRO DE GAVETA
REDE ESGOTO SABÃO-EMBITUDO	RL RALO
REDE ESGOTO GORDURA-APARENTE	RP REGISTRO DE PRESSÃO
REDE ESGOTO GORDURA-EMBITUDO	TJ TORNEIRA DE JARDIM
EXTRAVASOR/LIMPEZA	AF COLUNA DE ÁGUA FRIA
REDE ÁGUA FRIA-APARENTE	AL ALIMENTAÇÃO/ABASTECIMENTO
REDE ÁGUA FRIA-EMBITUDO	AP COLUNA ÁGUA PLUVIAL
REDE PLUVIAL-APARENTE	CH CHUVEIRO
REDE PLUVIAL-EMBITUDO	CS CAIXA SIFONADA
REDE ALIMENTAÇÃO-APARENTE	VS VASO SANITÁRIO
REDE ALIMENTAÇÃO-EMBITUDO	CV COLUNA DE VENTILAÇÃO
	CA CAIXA DE ESPUMA
	CE CAIXA DE INSPEÇÃO
	CA CAIXA DE AREIA
	CG CAIXA DE GORDURA
	BOMBA DE RECALQUE
	TUBULAÇÃO QUE DESCE, SOBE, PASSA
	CAIXA SIFONADA
	ALIMENTAÇÃO/HIDROMETRO

NOTAS:
1) DECLIVIDADES NA TUBULAÇÃO QUANDO NÃO INDICADO:
6% 10mm - 2% / Ø100mm: 1%
2) EM CASO DE DÚVIDAS CONSULTAR O ENGENHEIRO RESPONSÁVEL PELO PROJETO.
3) AS MEDIAS ESTÃO EM CM
4) NA DIVERGÊNCIA ENTRE COTA E ESCALA PREVALECERÁ A COTA.
5) ATENDER AS ESPECIFICAÇÕES DO FABRICANTE DE TUBOS E CONEXÕES QUANTO AO ARMAZENAMENTO, MANUSEIO E APLICAÇÃO DOS MATERIAIS.
6) ESTE PROJETO É COMPLETADO PELA INFORMAÇÕES CONSTANTES NO MEMORIAL DESCRITIVO - LER ANTES DE INICIAR AS ATIVIDADES.

LEGENDA GERAL, CASO ALGUM ITEM NÃO CONSTAR NO PROJETO DEVE SER DESCONSIDERADO

JULIANO PERAZZOLI Engº Civil CREA/SC 055.296-7		NW5 ADMINISTRADORA DE BENS E PARTICIPAÇÕES EIRELI CNPJ 09.912.141/0001-55	
PROJETO:	REAPROVEITAMENTO DE ÁGUA DA CHUVA	Nº PROJETO:	052-19-REA
DESCRIÇÃO:	DETALHES GERAIS	ESCALA INDICADA	02
RESPONSÁVEIS TÉCNICOS:		CREA 055.296-7	
ENG. CIVIL		JULIANO PERAZZOLI	
ENG. CIVIL		THAISE C. DE SOUZA	
ENG. ELETRICISTA		THIAGO L. MÜLLER	
RUA PRES. PRUDENTE DE MORAES, 673, SALA 01, BAIRRO SANTO ANTÔNIO		JOINVILLE/SC	
89.218-000		(47) 3028-8288	
www.2P Engenharia.com.br		2P@2P Engenharia.com.br	
ESTE DESENHO É DE PROPRIEDADE DA 2P ENGENHARIA, NÃO PODERÁ SER ALTERADO, MODIFICADO, COPIADO OU REPRODUZIDO DE FORMA PARCIAL OU INTEGRAL SEM AUTORIZAÇÃO POR ESCRITO DA 2P ENGENHARIA - LEI FEDERAL Nº 6.910 DE 19 DE FEVEREIRO DE 1998.			