

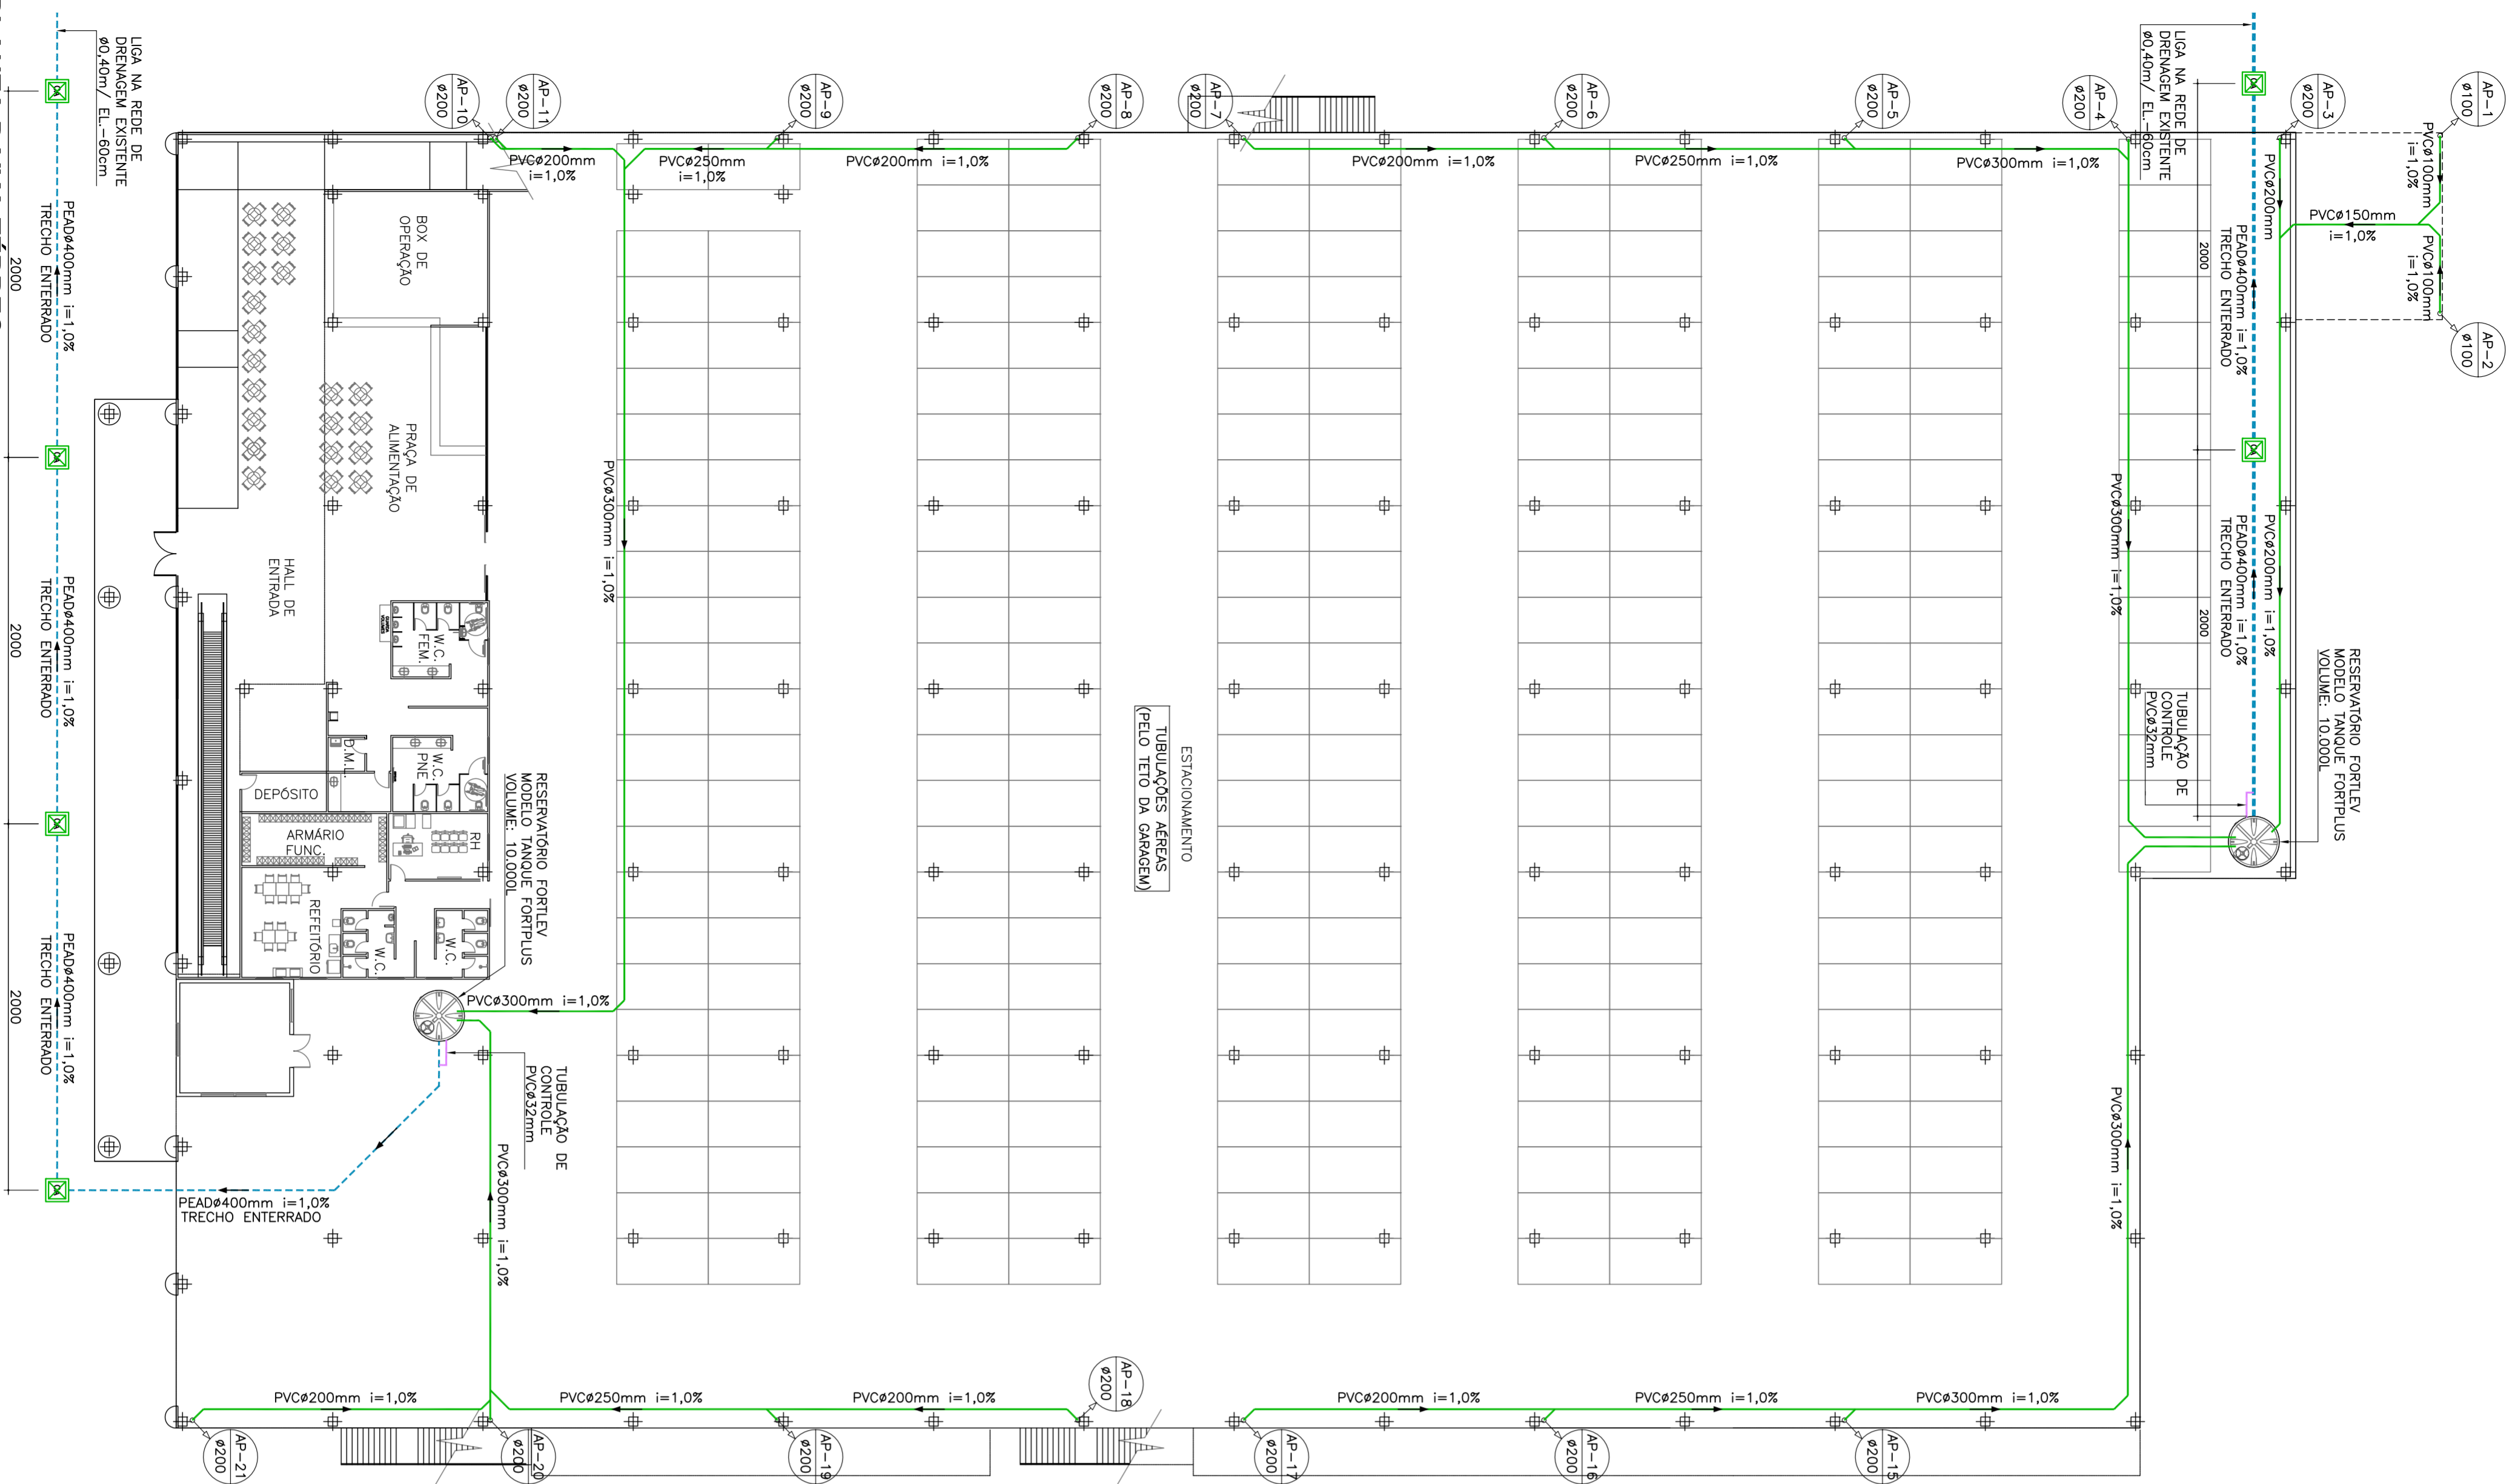


PLANTA BAIXA TÉRREO
ESCALA: 1/250

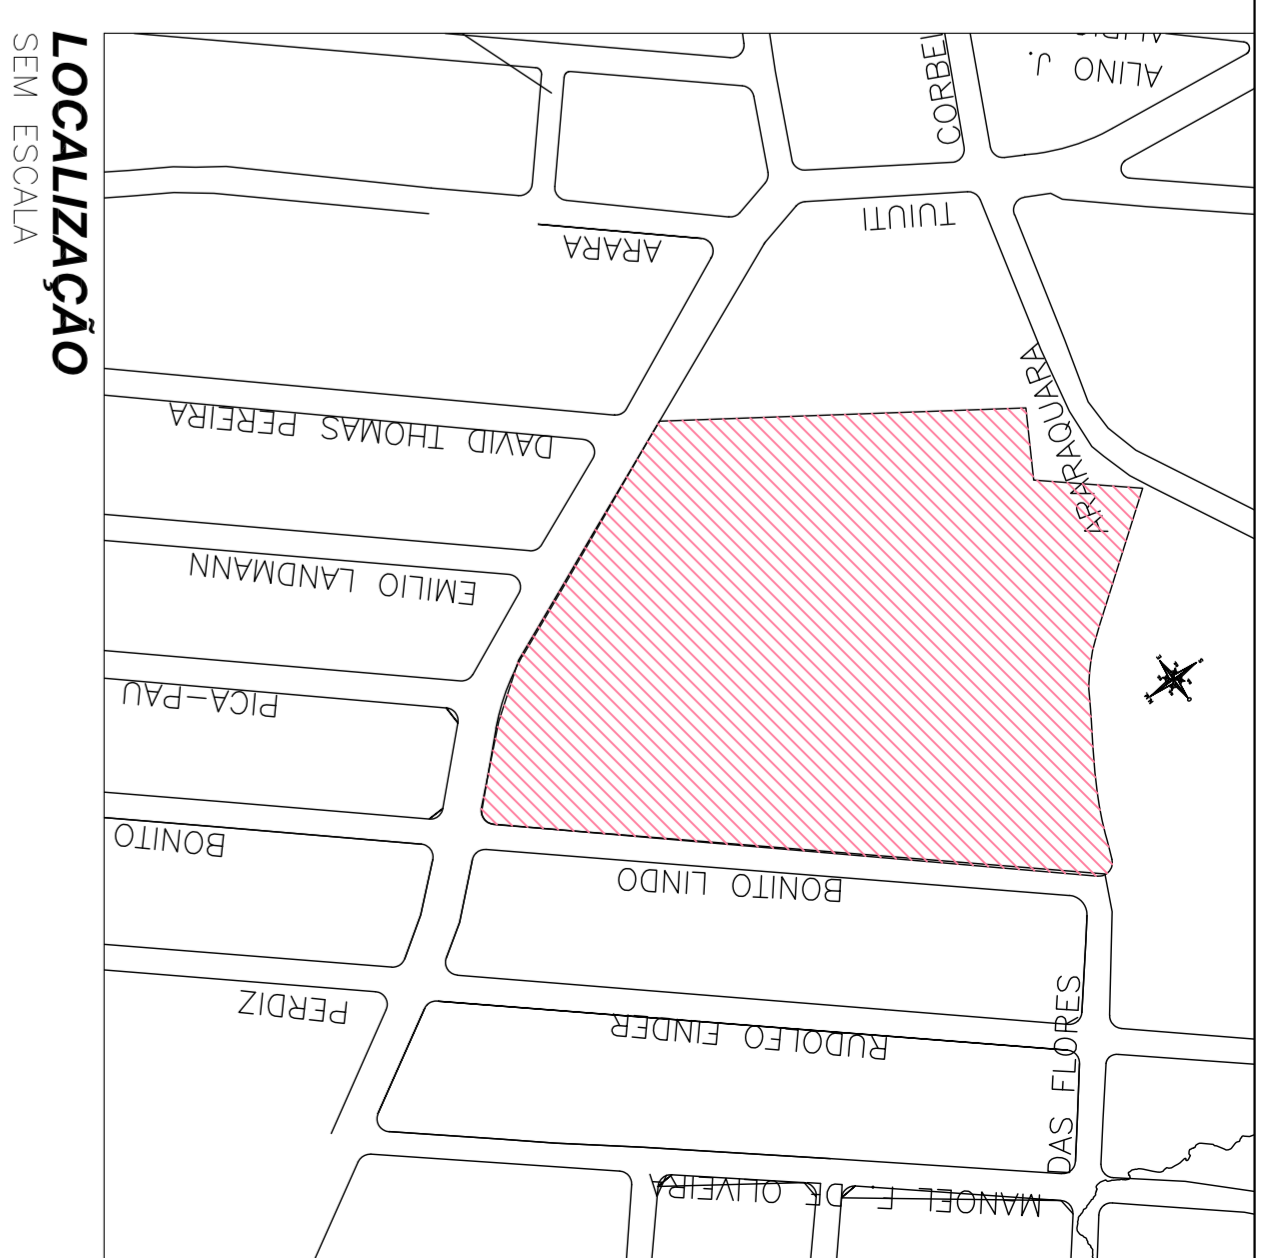

PLANTA BAIXA 1º PAVIMENTO (LOJA)
ESCALA: 1/250

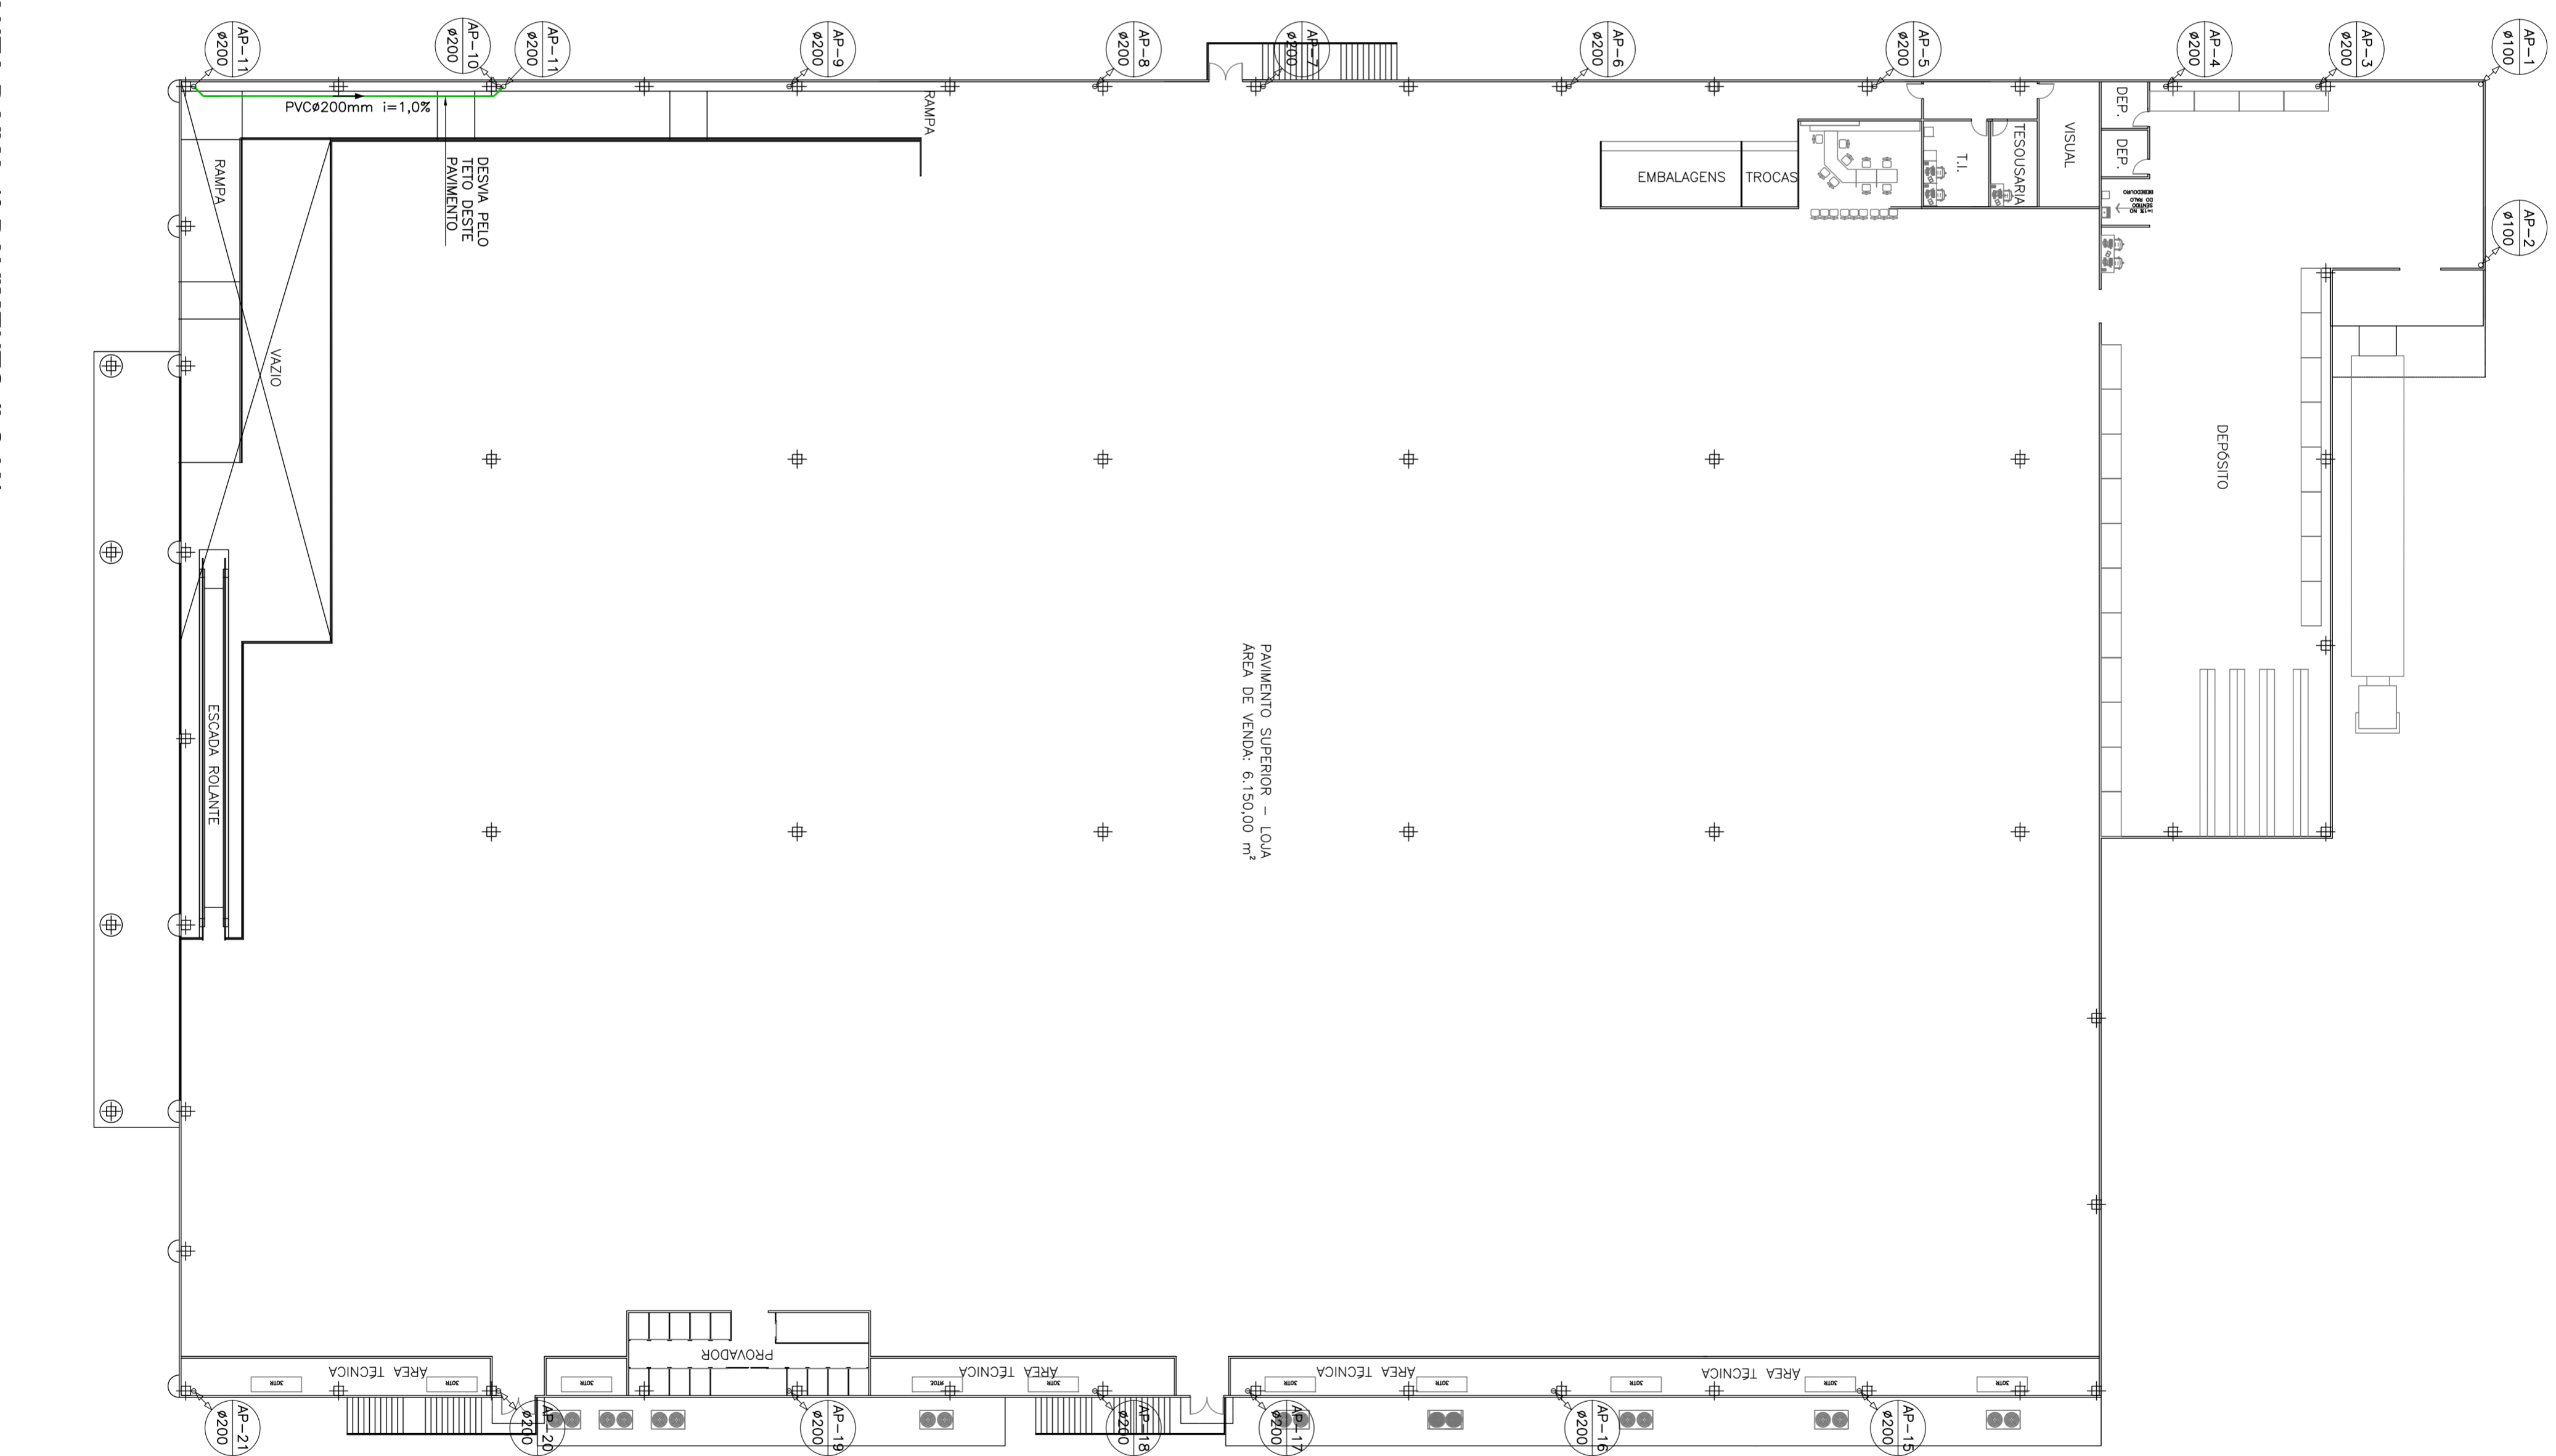

LEGENDA

- REDE FURAL-ÁRRENTRE
- REDE FURAL-EMBRILO
- EXTRATOR
- TUBO DE CONTROLE
- CAIXA DE ÁGUA
- TUBULAÇÃO DE REDE SANIT. FURAL

NOTAS:

- 1) CONSULTAR O PROJETO DE DRENAGEM PARA VERIFICAR A NECESSIDADE DE TUBULAÇÃO QUANDO NÃO INDICADO.
- 2) EM CASO DE DÚVIDAS CONSULTAR O ENGENHEIRO RESPONSÁVEL PELO PROJETO.
- 3) EM CASO DE DÚVIDAS CONSULTAR O ENGENHEIRO RESPONSÁVEL PELO PROJETO.
- 4) NA DISTRIBUIÇÃO ENTRE CORTA E ESCALA PREVIABILIDADE A COTAR.
- 5) FICAR ATENTOS COM AS ESPECIFICAÇÕES DO PAVIMENTO DE TUBOS E CONEXÕES QUANDO AO AMBUDAMENTO, MANUSEIO E APLICADO DOS TUBOS.
- 6) ESTE PROJETO É COMPLETO PELO INGENHAREIRO CONSULTANTE NO MOMENTO DO DESENHO - LER ANTES DE INICIAR AS ATIVIDADES.

LEGENDA GERAL: CASO ALGUM ITEM NÃO CONTA NA PLANILHA DE MATERIAIS, NÃO SER CONSIDERADO.

JULIANO PERAZZOLI
Eng. Civil
CREA: 055.296-7

TMS ADMINISTRADORA DE BENS E PARTICIPAÇÕES EIRELI
CNPJ: 08.912.141/0001-05

PROJETO	CONTENÇÃO DE ÁGUA DA CHUVA
LOCALIZAÇÃO	PLANTA BAIXA TÉRREO
PROJETO	032-19-DET
INDICADA	11/02/2021
REVISÃO	01
DATA	JULIANO
RESP	

2D ENGENHARIA

RESPOSTA TÉCNICA: JULIANO PERAZZOLI CREA 055.296-7
 ENGENHEIRO: THAISE C. DE SOUZA CREA 127.378-8
 ENGENHEIRO: THIAGO L. MÜLLER CREA 119.043-2

PROJETO: RUA TIJUTI, 2295 - AVENTUREIRO - JOINVILLE/SC

PROJETO: 032-19-DET

INDICADA: 11/02/2021

REVISÃO: 01

DATA: JULIANO

RESP: 02

ESCALA: 1/250

PROJETO: 032-19-DET

INDICADA: 11/02/2021

REVISÃO: 01

DATA: JULIANO

RESP: 02