

PLANTA BAIXA


CORTE AA

DETALHE DA CAIXA DE AREIA SEM ESCALA



O SISTEMA DE DRENAGEM É ESTANQUE E RECEBERÁ SOMENTE A CAPTAÇÃO DAS ÁREAS IMPERMEÁVEIS DO TÉRREO E DA TORRE E NÃO TEM POR FUNÇÃO PROMOVER O REBAIXO DO LENÇOL FREÁTICO.

LEGENDA			
	TUBO DE DRENAGEM PVC - DIÂMETRO INDICADO	CA	CAIXA DE DRENAGEM/AREIA
AP 00	TUBO DE QUEDA DE ÁGUAS PLUVIAIS - NUMERAÇÃO E DIÂMETRO INDICADOS		

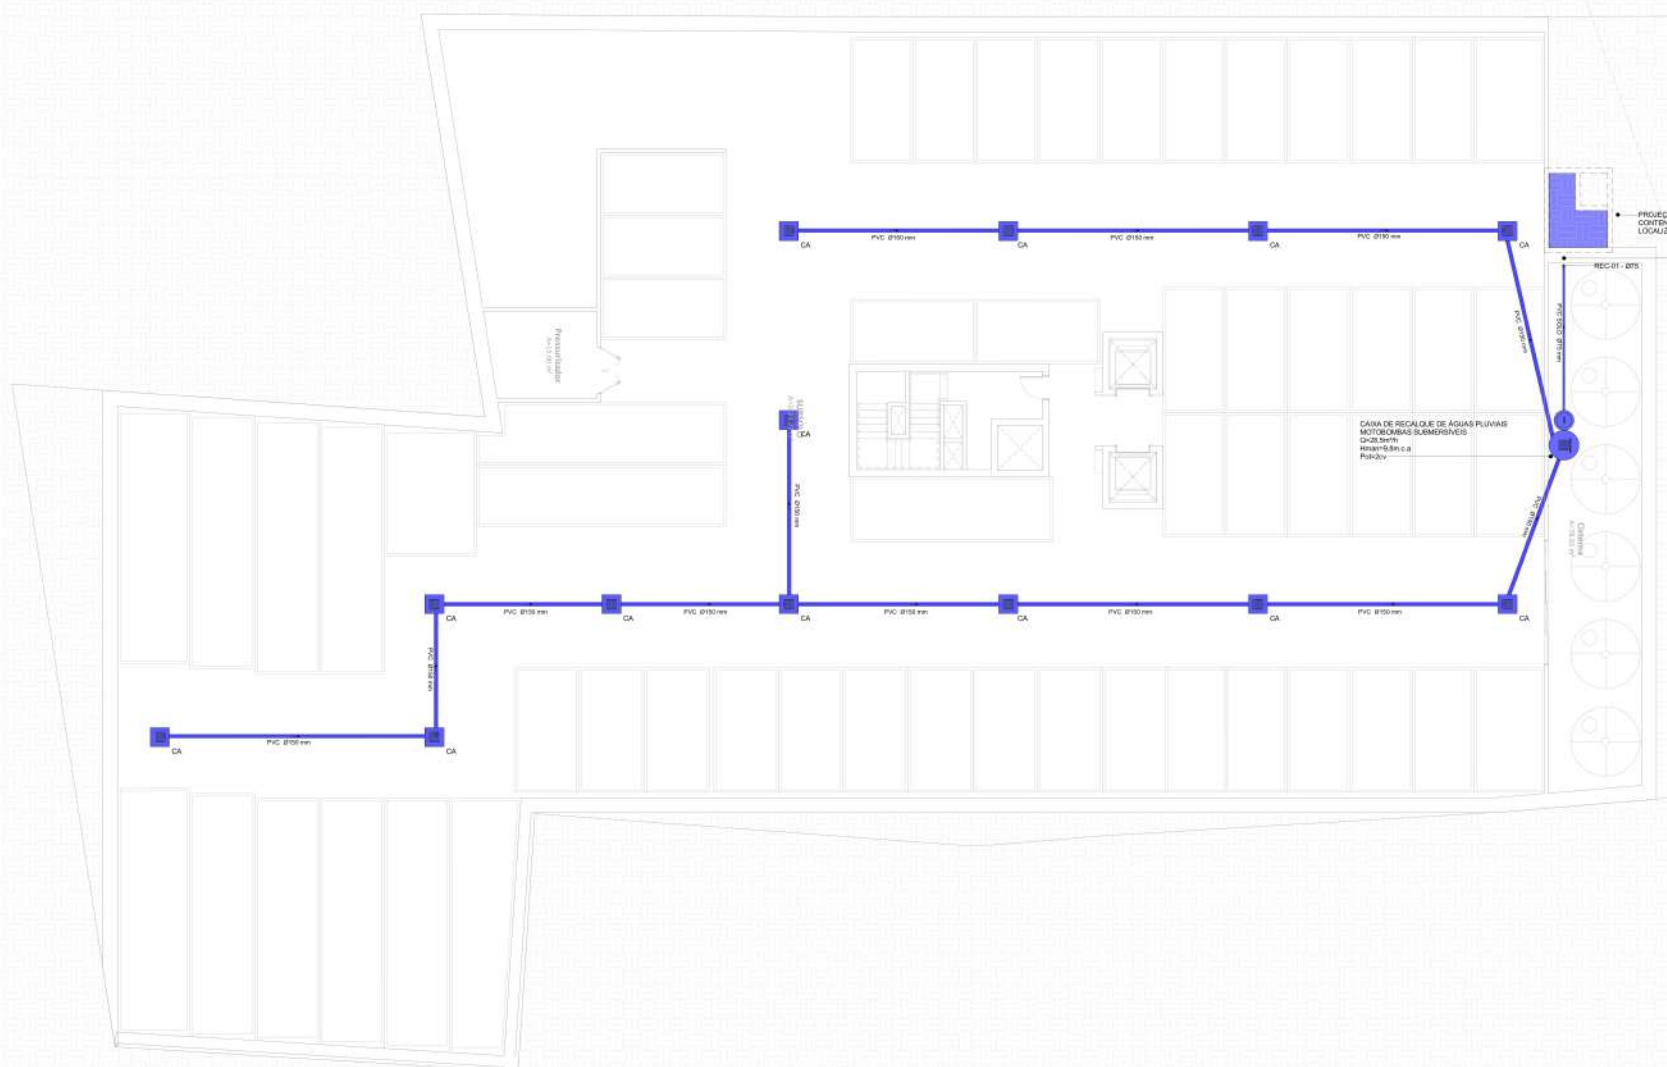

PLANTA BAIXA - PAVIMENTO SUBSOLO ESCALA 1:100

ARQUIVO BASE	REVISÃO	RECEBIDO EM
PROJETO ARQUITETÔNICO	CITCO_R17	05/04/2021

REVISÃO	DATA	DESCRIÇÃO	RESPONSÁVEL
RV01	28/04/2021	REVISÃO GERAL	ARISA
RV00	18/12/2020	EMISSÃO INICIAL	RAQUEL

PROJEÇÃO

RAFAEL ANTON <small>ENR. 0776 - CATEG. 17/0002-4</small>	INVESTORP EMPREENDIMENTOS LTDA <small>CNPJ: 17.988.178/0001-44</small>
THORUS ENGENHARIA	EQUIPE TÉCNICA: ANANDA LARENTEIS RAFAEL ANTON RAFAEL ANTON <small>PROJ. 01/2021 - 02/2021</small>

PROJETO DE DRENAGEM LEGAL

OBRA:
 EDIFÍCIO MULTIFAMILIAR OTTO BOEHM

ENDEREÇO:
 RUA OTTO BOEHM, 225 - CENTRO - JOINVILLE/SC

PROPOSTANTE:
 INVESTORP EMPREENDIMENTOS LTDA

CONTEÚDO:
 PLANTA BAIXA PAVIMENTO SUBSOLO

DRE 01/02

PROJETO	REVISÃO	FASE DO PROJETO	ESCALA	DATA	REVISÃO	ARQUIVO
PROJETO	RAQUEL	LEGAL	INDICADA	18/12/2020	RV00	20649