



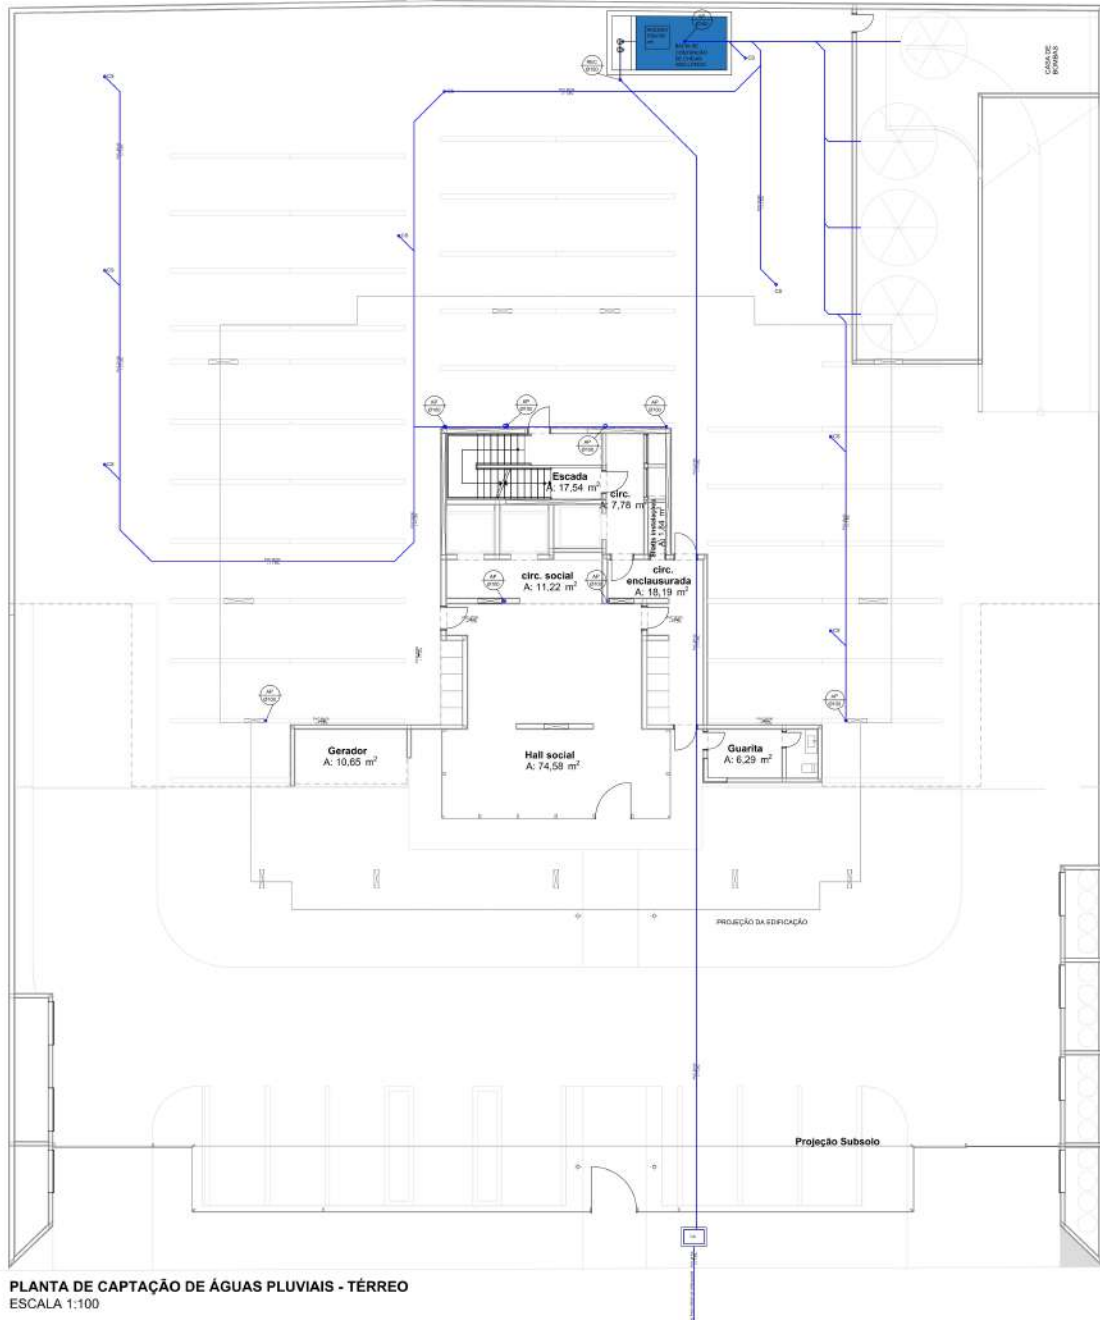

PLANTA DE CAPTAÇÃO DE ÁGUAS PLUVIAIS - TÉRREO
ESCALA 1:100

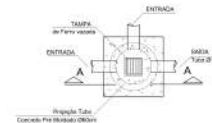

PLANTA BAIXA



CORTE AA

DETALHE DA CAIXA DE AREIA
SEM ESCALA

LEGENDA		
	CAIXA DE AREIA	AP. 10...
	COLUNA DE ÁGUA PLUVIAL	DIÂMETRO INDICADO
	TUBO DE ÁGUA PLUVIAL	PVC - DIÂMETRO INDICADO

ARQUIVOS BASE	NOME DO ARQUIVO	REVISÃO EM
PROJETO ARQUITETÔNICO	TERREO ENE DAXO EPC 08/18 REV.01	20/03/2021

REV.02	04-05-2021	AJUSTES CONFORME PARECER - SEPUD LPO	ÁREA
REV.01	14-05-2021	AJUSTES CONFORME PARECER OFÍCIO SGI Nº 008/19032021 - SEPUD LPO	ÁREA
REV.03	18-11-2021	EMISSÃO INICIAL PROJETO LEGAL	GABRIELA
REVISÃO	DATA	DESCRIÇÃO	RESPONSÁVEL

APROVAÇÃO	
RESPONSÁVEL TÉCNICO	PROJETISTA

RAFAEL ANTON ENR. 074 - PRO. 10.10.004	DAXO EMPREENDIMENTOS E PARTICIPAÇÕES LTDA CNPJ: 18.10.00000-01
---	---

thórus engenharia	ENGENHEIRO ANDRÉ LACORTES PRO. 10.10.004 - PRO. 10.10.004 RAUL PEDRO EMBELDEN PRO. 10.10.004 - PRO. 10.10.004 RAFAEL ANTON PRO. 10.10.004 - PRO. 10.10.004
-----------------------------	--

PROJETO DE DRENAGEM LEGAL

PROJETO	EDIFÍCIO RESIDENCIAL MULTIFAMILIAR
LOCAL	RUA PERNAMBUCO, nº 183 - ANITA GARIBALDI - JOINVILLE/SC
PROJETISTA	DAXO EMPREENDIMENTOS E PARTICIPAÇÕES LTDA
CONTEÚDO	PLANTA DE CAPTAÇÃO DE ÁGUAS PLUVIAIS - TÉRREO E SUBSOLO DETALHE CAIXAS DE AREIA E DE RECALQUE
PROJETO	ÁREA
LOCAL	ÁREA
REVISÃO	RAFAEL
REVISÃO	REVISÃO
DATA	04-05-2021
REVISÃO	REV.02
ÁREA	10004