




3P - 4/10/2019 15:00

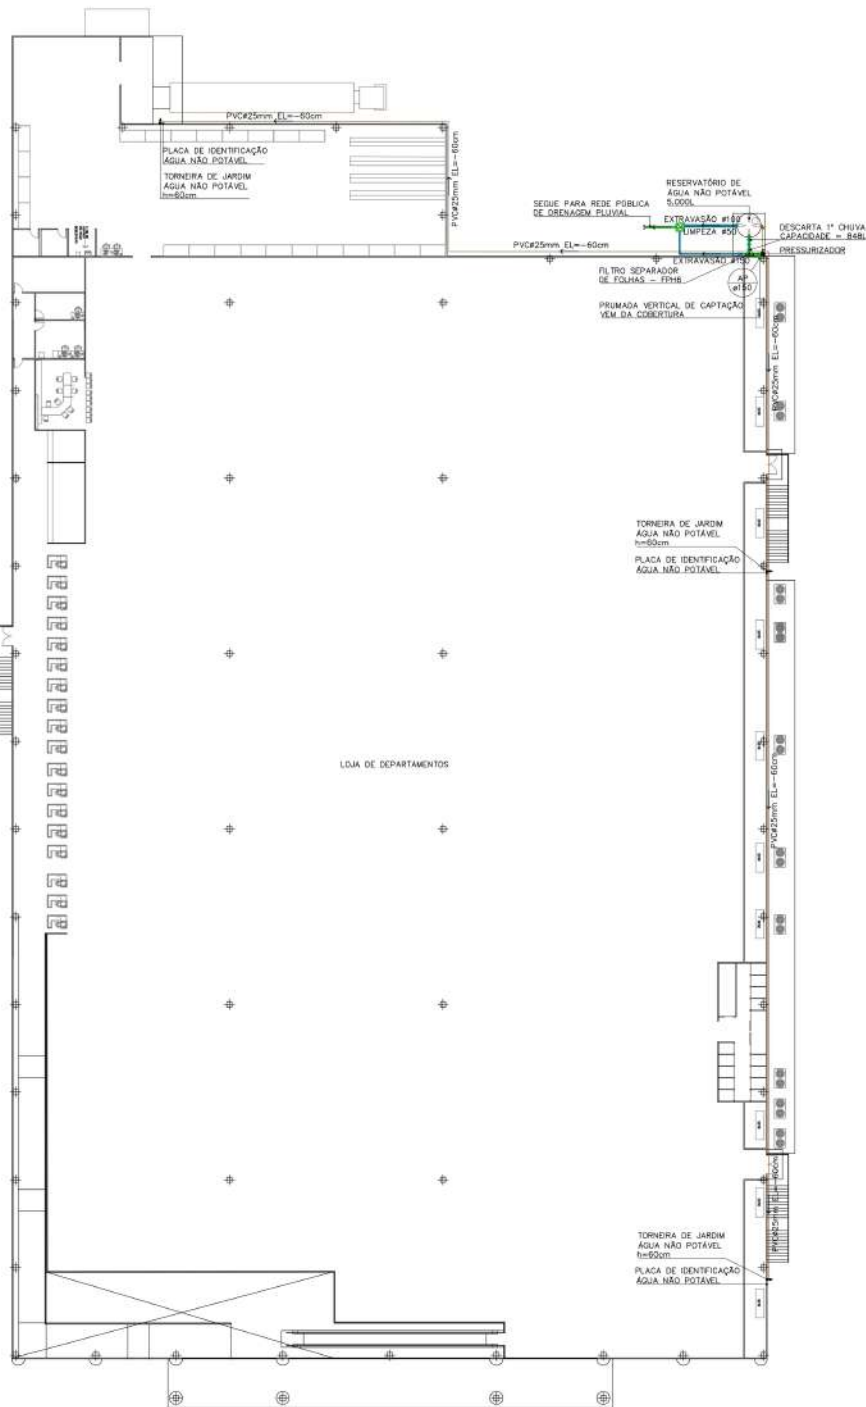

PLANTA BAIXA TERREO
ESCALA: 1/250

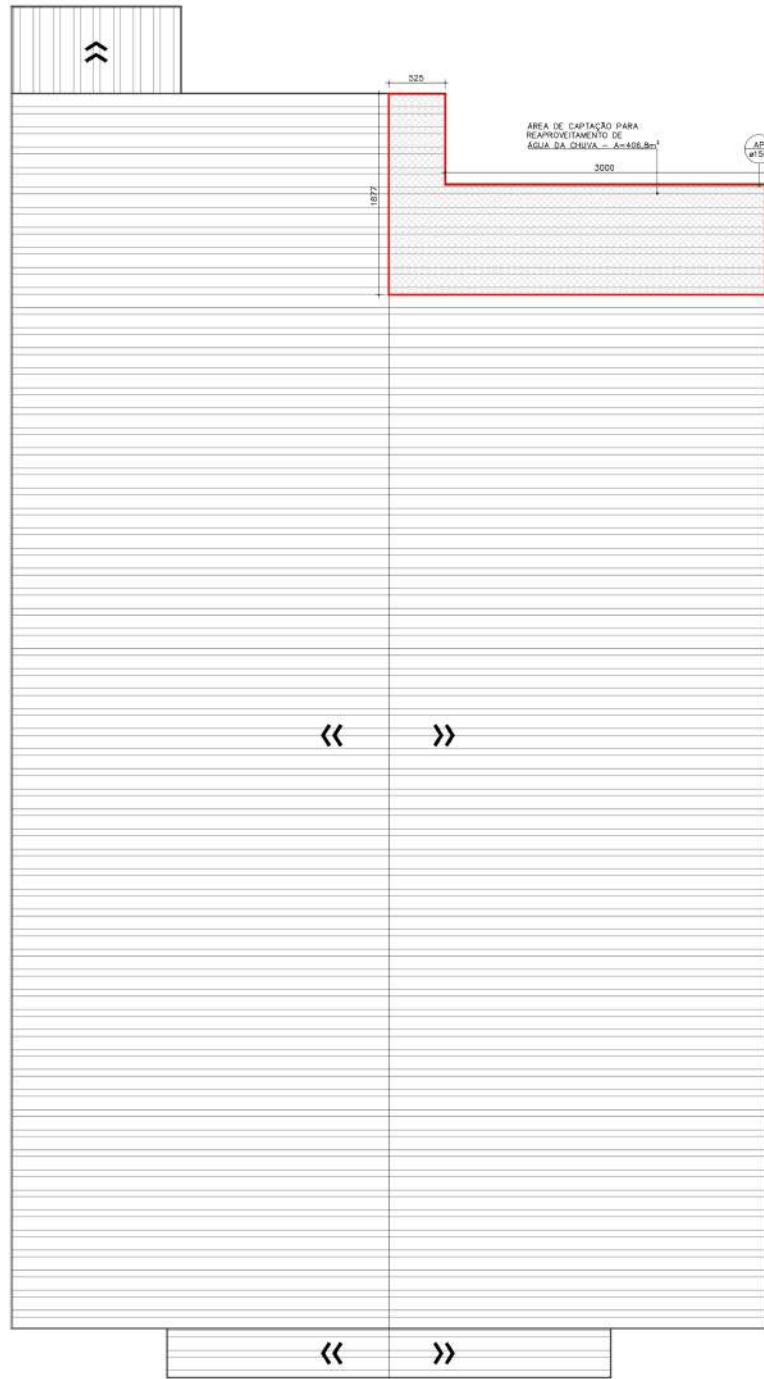

PLANTA DE COBERTURA
ESCALA: 1/250

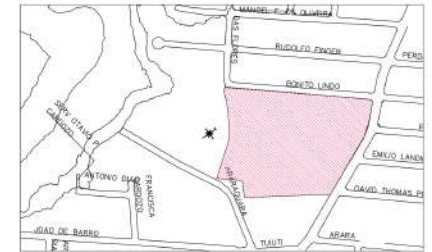

PLANTA DE LOCALIZAÇÃO
SEM ESCALA

LEGENDA	
REDE SANITÁRIA-APARENTE	REDE NÃO POTÁVEL-APARENTE
REDE SANITÁRIA-EMBITO	REDE NÃO POTÁVEL-EMBITO
REDE VENTILAÇÃO-APARENTE	TQ TUBO DE QUESO
REDE VENTILAÇÃO-EMBITO	PIA PIA DE COZINHA
REDE ESGOTO-SABÃO-APARENTE	RG RESERVOIRIO DE GAVETA
REDE ESGOTO-SABÃO-EMBITO	RL RALO
REDE ESGOTO-SORDEIRA-APARENTE	RP RESERVOIRIO DE PRESSÃO
REDE ESGOTO-SORDEIRA-EMBITO	TJ TORNEIRA DE JARDIM
EXTRAVALSA/LIMPEZA	AT COLUNA DE ÁGUA FRIA
REDE ÁGUA FRIA-APARENTE	AL ALIMENTAÇÃO/ABASTECIMENTO
REDE ÁGUA FRIA-EMBITO	AD COLUNA ÁGUA FUEVEL
REDE PLUVIAL-APARENTE	CH CHUVEIRO
REDE PLUVIAL-EMBITO	CS CABA SIFONADA
REDE ALIMENTAÇÃO-APARENTE	VS VASO SANITÁRIO
REDE ALIMENTAÇÃO-EMBITO	CV COLUNA DE VENTILAÇÃO
	CHUVA DE ESPUMA
	CHUVA DE MEDIÇÃO
	CHUVA DE VEDA
	CHUVA DE SORDEIRA
	BOMBA DE RECARGA
	TUBULAÇÃO QUE DEIXA SOB. PASSA
	CHUVA SIFONADA
	ALIMENTAÇÃO/ABASTECIMENTO

NOTAS:
1) OBRAS DE RECONSTRUÇÃO NA TUBULAÇÃO SANITÁRIA NÃO INCLUIDAS.
2) OBRAS DE RECONSTRUÇÃO NA TUBULAÇÃO SANITÁRIA NÃO INCLUIDAS.
3) OBRAS DE RECONSTRUÇÃO NA TUBULAÇÃO SANITÁRIA NÃO INCLUIDAS.
4) OBRAS DE RECONSTRUÇÃO NA TUBULAÇÃO SANITÁRIA NÃO INCLUIDAS.
5) OBRAS DE RECONSTRUÇÃO NA TUBULAÇÃO SANITÁRIA NÃO INCLUIDAS.
6) OBRAS DE RECONSTRUÇÃO NA TUBULAÇÃO SANITÁRIA NÃO INCLUIDAS.
7) OBRAS DE RECONSTRUÇÃO NA TUBULAÇÃO SANITÁRIA NÃO INCLUIDAS.
8) OBRAS DE RECONSTRUÇÃO NA TUBULAÇÃO SANITÁRIA NÃO INCLUIDAS.
9) OBRAS DE RECONSTRUÇÃO NA TUBULAÇÃO SANITÁRIA NÃO INCLUIDAS.
10) OBRAS DE RECONSTRUÇÃO NA TUBULAÇÃO SANITÁRIA NÃO INCLUIDAS.

JULIANO PERAZZOLI CREA/SC 056.290-7		NWS ADMINISTRADORA DE BENS E PARTICIPAÇÕES EIRELI CNPJ 08.910.141/0001-00	
A EMISSÃO INICIAL		20/11/2019	JULIANO
REV.	DESCRIÇÃO	DATA	RESP.
OBRA: NWS ADMINISTRADORA DE BENS E PARTICIPAÇÕES EIRELI			
ENDEREÇO: RUA TUIUTI, 2295 - AVENTUREIRO, JOINVILLE/SC			
PROJETO: REAPROVEITAMENTO DE ÁGUA DA CHUVA		Nº PROJETO: 052-19-REA	
DESCRIÇÃO: PLANTA DE LOCALIZAÇÃO PLANTA BAIXA TERREO PLANTA DE COBERTURA		01/02 INDICADA DATA: 20/11/2019 MÊS: JULHO	
2P ENGENHARIA		2P ENGENHARIA	
ENGENHEIRO RESPONSÁVEL: ENGR. CIVIL JULIANO PERAZZOLI ENGR. CIVIL THAISE C. DE SOUZA ENGR. ELETRICISTA THIAGO L. MÜLLER		CREA 055.290-7 CREA 127.378-8 CREA 119.043-2	
RUA PRES. PRUDENTE DE MORAES, 673, SALA 01, BAIRRO SANTO ANTÔNIO 89.215-000 www.2penginearia.com.br		JOINVILLE/SC (47) 3028-8088 2p@2penginearia.com.br	
ESTE DESENHO É DE PROPRIEDADE DA 2P ENGENHARIA. NÃO PODE SER ALIENADO, REPRODUZIDO, COPIADO OU REPRODUZIDO DE FORMA PARCIAL, SEM AUTORIZAÇÃO POR ESCRITO DA 2P ENGENHARIA. A 2P ENGENHARIA NÃO SE RESPONSABILIZA POR ERROS DE PROJETO.			